


森のシェーブル館乳製品製造設備整備工事

令和 4 年度

有限会社 汎連合設計

[illegible]

工事名称	森のシェーブル館乳製品製造設備整備工事		図面
図面名称	図面リスト		縮尺
有限会社 汎 連 合 設 計 水戸市宮原町1214-3(斉藤ビル) TEL 029-244-5472 1級建築士 雄殿大臣 登録第166337号 小室 昌			2020 年 2 月 設計 小室 製図 前澤

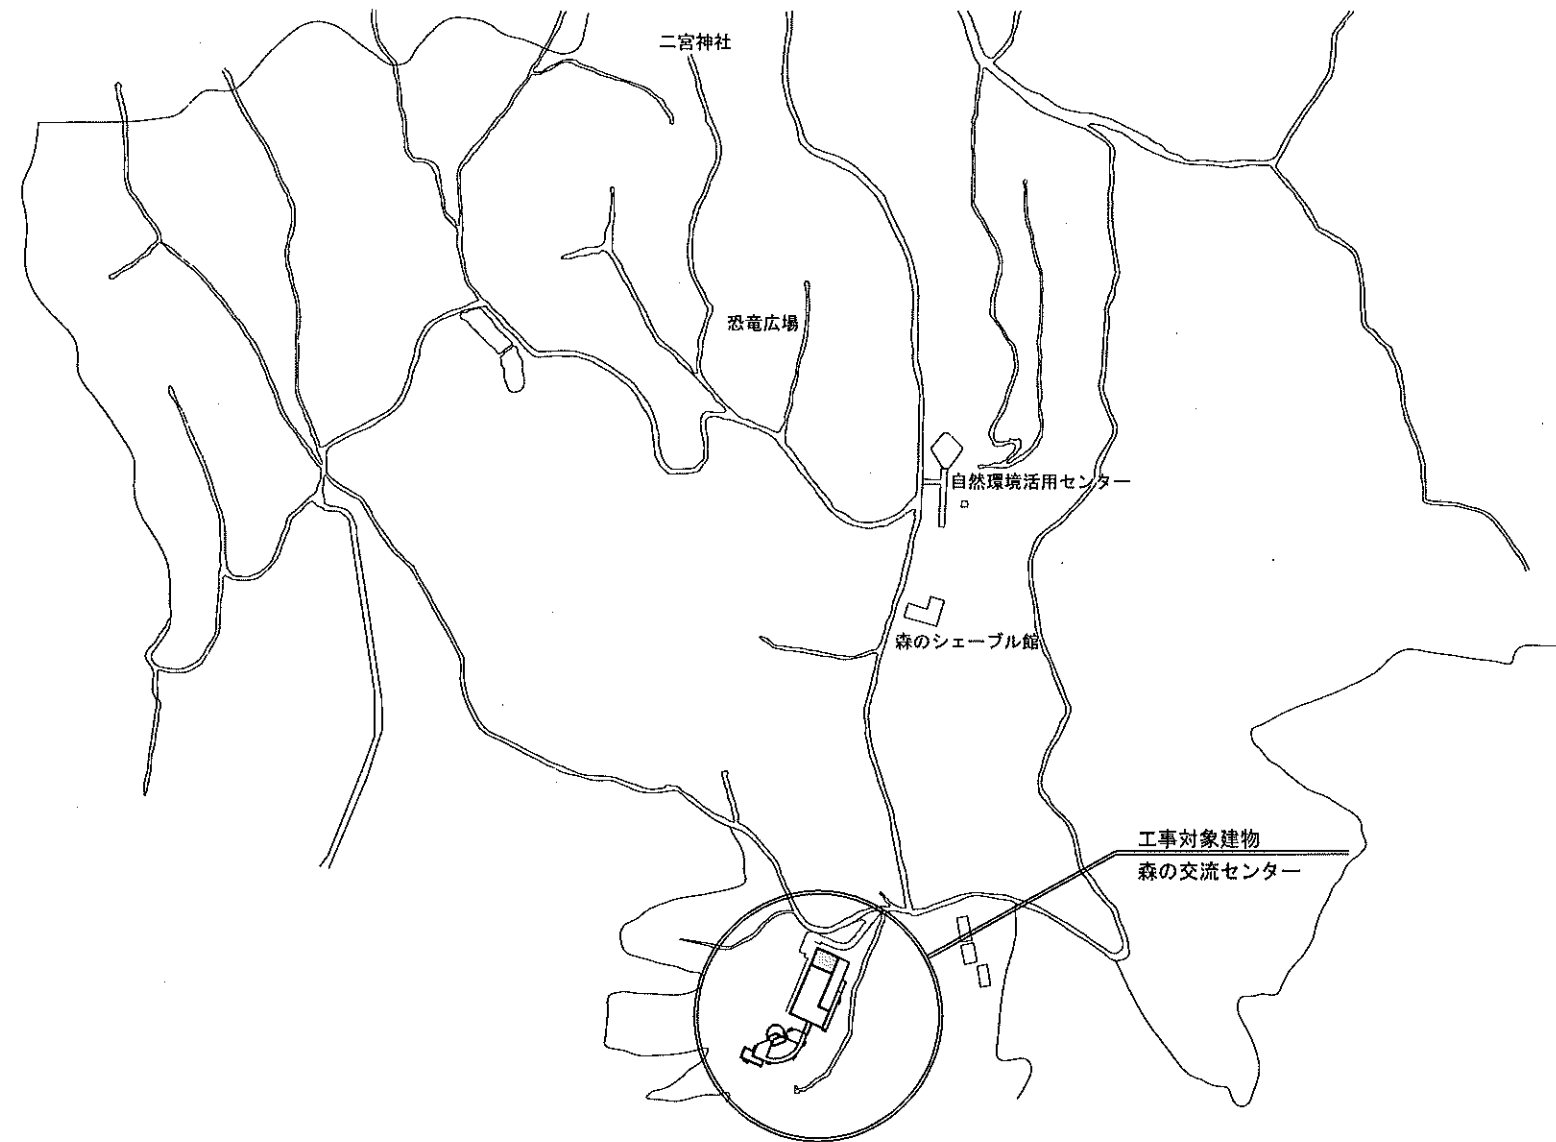

<凡例>

案内図

工事名称	森のシェーブル館乳製品製造設備整備工事	図面	A-00
図面名称	配置図・案内図・工事概要	縮尺	1:3200
有限会社 汎 連 合 設 計		2020 年 2 月	
水戸市並座町114-3 (芳藤ビル) TEL 029-244-6472 1級建築士 建設大臣 登録第166337号 小室 晶		設計	製図
		小室	前澤

外部仕上表

屋 根	既存仕上	屋 根：ガルバリウム鋼板一文字葺 t=0.35mm【既存のまま】	天井・壁断熱材 【別途工事】	既存仕上	天井・壁：グラスウールt=50mm敷込み【撤去】
	改修仕上			改修仕上	天井：グラスウールt=200mm敷込み 新設 壁：グラスウールt=150mm 新設
軒 天	既存仕上	石綿セメント板t=5mm 目スカシ V P 塗【既存のまま】	樋 【別途工事】	既存仕上	軒 樋：塩ビ製角150 金物@600共【既存のまま】 タテ樋：塩ビ製100φ 金物@1200共【一時撤去】
	改修仕上			改修仕上	タテ樋：塩ビ製100φ 金物@1200共 再取付
外 壁 【別途工事】	既存仕上	米杉板横羽目張 t=12mm 木材保護着色塗料(2回塗)【工事範囲内全て撤去】 一部：ラスモルタル押工 t=25mm リシン吹付【既存のまま】	水 切 り 【別途工事】	既存仕上	カラー鉄板t=0.35加工【工事範囲内全て撤去】
	改修仕上	米杉板横羽目張 t=12mm (タテ胴縁45×18) 下地透湿防水シート 木材保護着色塗料(2回塗) 新設		改修仕上	カラー鉄板t=0.35加工 新設
付桁・付柱・付土台 【別途工事】	既存仕上	付柱：米松(特1等) 120×45 木材保護着色塗料(2回塗)【既存のまま】 付土台・付桁：米松(特1等) 165×30 木材保護着色塗料(2回塗)【既存のまま】	床下換気口 【別途工事】	既存仕上	鋳鉄製：W480×H300【既存残し】
	改修仕上	既存厨房のスチール建具撤去部分は 付土台(特1等) 165×30 新設 木材保護着色塗料(B種) 既存休憩室の木製建具撤去部分は 付土台(特1等) 165×30 新設 木材保護着色塗料(B種)		改修仕上	改修部分は既存残し 内側ステンレス板 W580×H350 t=0.8mmビス留による閉塞
基 礎	既存仕上	コンクリート打放し【既存のまま】	デッキテラス 【別途工事】	既存仕上	デッキ材張 t=35mm 木材保護着色料(2回塗)【北西コーナー部分全て撤去(階段基礎・束基礎共)】
	改修仕上			改修仕上	
土間コンクリート 【別途工事】	既存仕上	改修部分(現況厨房、倉庫、トイレ) t=120mm ワイヤーマッシュ6φ@150×150【撤去】 断熱材：合成樹脂発砲材t=25mm 防湿材：ポリエチレンフィルムt=0.15mm 砕石：C40 t=150mm【全て撤去】	コンクリート階段 【別途工事】	既存仕上	既存厨房部分階段：撤去
	改修仕上	t=150mm D13@200(タテヨコ共) 新設 断熱材(FL+800部分)：合成樹脂発砲材t=25mm 新設 断熱材(FL+770部分)：合成樹脂発砲材t=100mm 防湿材：ポリエチレンフィルムt=0.15mm 砕石：RC40 t=150mm 全て新設		改修仕上	新設授乳室前面 床：コンクリート刷毛引き仕上げ
土間コンクリート (室外機置場) 【別途工事】	既存仕上				
	改修仕上	t=150mm D13@200(タテヨコ共) 砕石：RC40 t=150mm 床：コンクリート金コテ仕上 新設			


改 修 内 部 仕 上 表		本工事の対象は で囲った部分とする。						
室 名	床	床高	巾木	壁	天井	廻り縁	天井高	備考
発送作業室	土間コンクリート t=150mm金コテ押えの上 長尺塩ビシート t=2.0mm張	±0	ソフト巾木 H=100	P. B t=12.5mm張の上 (LGS下地・一部木下地) ビニールクロス貼	化粧P. B t=9.5mm張 (LGS下地)	ビニル見切	2400	ミニキッチン[設備工事] ライニング:ポストフォーム t=20mm 室名札:既存玄関ホール側(1)
			【既存玄関ホール側】 巾木:杉材 100×24	【既存玄関ホール側】 壁 : P. B t=12.5mm張の ビニールクロス貼 腰壁:OSB合板t=9.0mm貼 OS塗				
ホ ー ル	土間コンクリート t=150mm金コテ押えの上 長尺塩ビシート t=2.0mm張	±0	ソフト巾木 H=100	耐水P. B t=12.5mm張の上 (LGS下地・一部木下地) ビニールクロス貼	化粧P. B t=9.5mm張 (LGS下地)	ビニル見切	2400	化粧洗面台: LDBA075BAGCS1A + LMB A075B1GD1G エアシャワー、室名札:各室(6)
倉 庫	土間コンクリート t=150mm金コテ押えの上 長尺塩ビシート t=2.0mm張	±0	ソフト巾木 H=100	P. B t=12.5mm張の上 (LGS下地・一部木下地) ビニールクロス貼	化粧P. B t=9.5mm張 (LGS下地)	ビニル見切	2400	造り付棚
ト イ レ	土間コンクリート t=150mm金コテ押えの上 長尺塩ビシート t=2.0mm張	±0	ソフト巾木 H=100	耐水P. B t=12.5mm張の上 (LGS下地・一部木下地) ビニールクロス貼	化粧P. B t=9.5mm張 (LGS下地)	ビニル見切	2400	洋風便器、二連紙巻き器 手洗器[設備工事] ライニング:ポストフォーム t=20mm
更衣室(女)	土間コンクリート t=150mm金コテ押えの上 長尺塩ビシート t=2.0mm張	±0	ソフト巾木 H=100	P. B t=12.5mm張の上 (LGS下地・一部木下地) ビニールクロス貼	化粧P. B t=9.5mm張 (LGS下地)	ビニル見切	2600	
更衣室(男)	土間コンクリート t=150mm金コテ押えの上 長尺塩ビシート t=2.0mm張	±0	ソフト巾木 H=100	P. B t=12.5mm張の上 (LGS下地・一部木下地) ビニールクロス貼	化粧P. B t=9.5mm張 (LGS下地)	ビニル見切	2400	
資 材 庫	土間コンクリート t=150mm金コテ押えの上 長尺塩ビシート t=2.0mm張	±0	ソフト巾木 H=100	耐水P. B t=12.5mm張の上 (LGS下地・一部木下地) 化粧ケイ酸カルシウム板 t=6mm張 (シーリング目地)	耐水P. B t=9.5mm張の上 (LGS下地) 化粧ケイ酸カルシウム板 t=6mm張 (シーリング目地)	ビニル見切	2500	造り付棚
製 造 室	土間コンクリート t=150mm モルタル塗金コテ押えの上 水性硬質ウレタン系塗床材(タフクリートMH同等品以上) t=6.0mm 防滑塗の上 トップコート仕上	-30 ~ -60	コンクリート打放し下地 水性硬質ウレタン系塗床仕上 H=300 t=3.0mm(タフクリートMW同等品以上)	耐水P. B t=12.5mm張の上 (LGS下地) 化粧ケイ酸カルシウム板 t=6mm張 (シーリング目地)	耐水P. B t=9.5mm張の上 (LGS下地) 化粧ケイ酸カルシウム板 t=6mm張 (シーリング目地)	ビニル見切	2700	厨房用排水桝:□450、バスケット付、 ステンレスグレーチングタイプ、手洗器 [設備工事]、室名札:加工・受乳室(2) ライニング:ポストフォーム t=20mm
加 工 室	土間コンクリート t=150mm 金コテ押えの上 水性硬質ウレタン系塗床材(タフクリートMH同等品以上) t=6.0mm 防滑塗の上 トップコート仕上	-30	コンクリート打放し下地 水性硬質ウレタン系塗床仕上 H=300 t=3.0mm(タフクリートMW同等品以上)	耐水P. B t=12.5mm張の上 (LGS下地) 化粧ケイ酸カルシウム板 t=6mm張 (シーリング目地)	耐水P. B t=9.5mm張の上 (LGS下地) 化粧ケイ酸カルシウム板 t=6mm張 (シーリング目地)	ビニル見切	2500	手洗器 [設備工事] ライニング:ポストフォーム t=20mm
受 乳 室	土間コンクリート t=150mm モルタル塗金コテ押えの上 水性硬質ウレタン系塗床材(タフクリートMH同等品以上) t=6.0mm 防滑塗の上 トップコート仕上	-30 ~ -45	コンクリート打放し下地 水性硬質ウレタン系塗床仕上 H=300 t=3.0mm(タフクリートMW同等品以上)	耐水P. B t=12.5mm張の上 (LGS下地) 化粧ケイ酸カルシウム板 t=6mm張 (シーリング目地)	耐水P. B t=9.5mm張の上 (LGS下地) 化粧ケイ酸カルシウム板 t=6mm張 (シーリング目地)	ビニル見切	2500	厨房用排水桝:□450、バスケット付、 ステンレスグレーチングタイプ [設備工事] ライニング:ポストフォーム t=20mm
前 室 (1)	土間コンクリート t=150mm モルタル塗金コテ押えの上 水性硬質ウレタン系塗床材(タフクリートMH同等品以上) t=6.0mm 防滑塗の上 トップコート仕上	-30	コンクリート打放し下地 水性硬質ウレタン系塗床仕上 H=300 t=3.0mm(タフクリートMW同等品以上)	耐水P. B t=12.5mm張の上 (LGS下地) 化粧ケイ酸カルシウム板 t=6mm張 (シーリング目地)	耐水P. B t=9.5mm張の上 (LGS下地) 化粧ケイ酸カルシウム板 t=6mm張 (シーリング目地)	ビニル見切	2300	厨房用排水桝:□450、バスケット付、 ステンレスグレーチングタイプ 室名札:カット梱包室・熟成庫群(2)
カット梱包室	土間コンクリート t=150mm 金コテ押えの上 水性硬質ウレタン系塗床材(タフクリートMH同等品以上) t=6.0mm 防滑塗の上 トップコート仕上	-30	コンクリート打放し下地 水性硬質ウレタン系塗床仕上 H=300 t=3.0mm(タフクリートMW同等品以上)	耐水P. B t=12.5mm張の上 (LGS下地) 化粧ケイ酸カルシウム板 t=6mm張 (シーリング目地)	耐水P. B t=9.5mm張の上 (LGS下地) 化粧ケイ酸カルシウム板 t=6mm張 (シーリング目地)	ビニル見切	2400	ライニング:ポストフォーム t=20mm
冷 蔵 庫	断熱材(7)50mm敷込の上 増打コンクリート金ゴテ押え 水性硬質ウレタン系塗床材(タフクリートMH同等品以上) t=6.0mm 防滑塗の上 トップコート仕上			冷蔵庫パネル	冷蔵庫パネル			
通 路	土間コンクリート t=150mm モルタル塗金コテ押えの上 水性硬質ウレタン系塗床材(タフクリートMH同等品以上) t=6.0mm 防滑塗の上 トップコート仕上	-30	コンクリート打放し下地 水性硬質ウレタン系塗床仕上 H=300 t=3.0mm(タフクリートMW同等品以上)	耐水P. B t=12.5mm張の上 (LGS下地) 化粧ケイ酸カルシウム板 t=6mm張 (シーリング目地)	耐水P. B t=9.5mm張の上 (LGS下地) 化粧ケイ酸カルシウム板 t=6mm張 (シーリング目地)	ビニル見切	2300	厨房用排水桝:□450、バスケット付、 ステンレスグレーチングタイプ [設備工事]
前 室 (2)	土間コンクリート t=150mm モルタル塗金コテ押えの上 水性硬質ウレタン系塗床材(タフクリートMH同等品以上) t=6.0mm 防滑塗の上 トップコート仕上	-30	コンクリート打放し下地 水性硬質ウレタン系塗床仕上 H=300 t=3.0mm(タフクリートMW同等品以上)	耐水P. B t=12.5mm張の上 (LGS下地) 化粧ケイ酸カルシウム板 t=6mm張 (シーリング目地)	耐水P. B t=9.5mm張の上 (LGS下地) 化粧ケイ酸カルシウム板 t=6mm張 (シーリング目地)	ビニル見切	2300	厨房用排水桝:□450、バスケット付、 ステンレスグレーチングタイプ [設備工事]
熟 成 庫 1	断熱材(7)50mm敷込の上 増打コンクリート金ゴテ押え 水性硬質ウレタン系塗床材(タフクリートMH同等品以上) t=6.0mm 防滑塗の上 トップコート仕上			冷蔵庫パネル	冷蔵庫パネル			
熟 成 庫 2	断熱材(7)50mm敷込の上 増打コンクリート金ゴテ押え 水性硬質ウレタン系塗床材(タフクリートMH同等品以上) t=6.0mm 防滑塗の上 トップコート仕上			冷蔵庫パネル	冷蔵庫パネル			
熟 成 庫 3	断熱材(7)50mm敷込の上 増打コンクリート金ゴテ押え 水性硬質ウレタン系塗床材(タフクリートMH同等品以上) t=6.0mm 防滑塗の上 トップコート仕上			冷蔵庫パネル	冷蔵庫パネル			
熟 成 庫 4	断熱材(7)50mm敷込の上 増打コンクリート金ゴテ押え 水性硬質ウレタン系塗床材(タフクリートMH同等品以上) t=6.0mm 防滑塗の上 トップコート仕上			冷蔵庫パネル	冷蔵庫パネル			

<特記>

※ 壁及び天井仕上げ材:化粧ケイ酸カルシウム板 t=6mm張 のシーリング目地は全て、SR-1(防カビ仕様)とすること

※ 床レベルは既存建物FLを基準とする。


工事名称	森のシェーブル館乳製品製造施設整備工事	図面	A-02
図面名称	改修内部仕上表	縮尺	
有限会社 汎 連 合 設 計		2020 年 2 月	
水戸市笠原町1214-3(斎藤ビル) TEL.029-244-5472 1級建築士 建設大臣 登録第165337号 小室 晶		設計	小室 製図 前澤

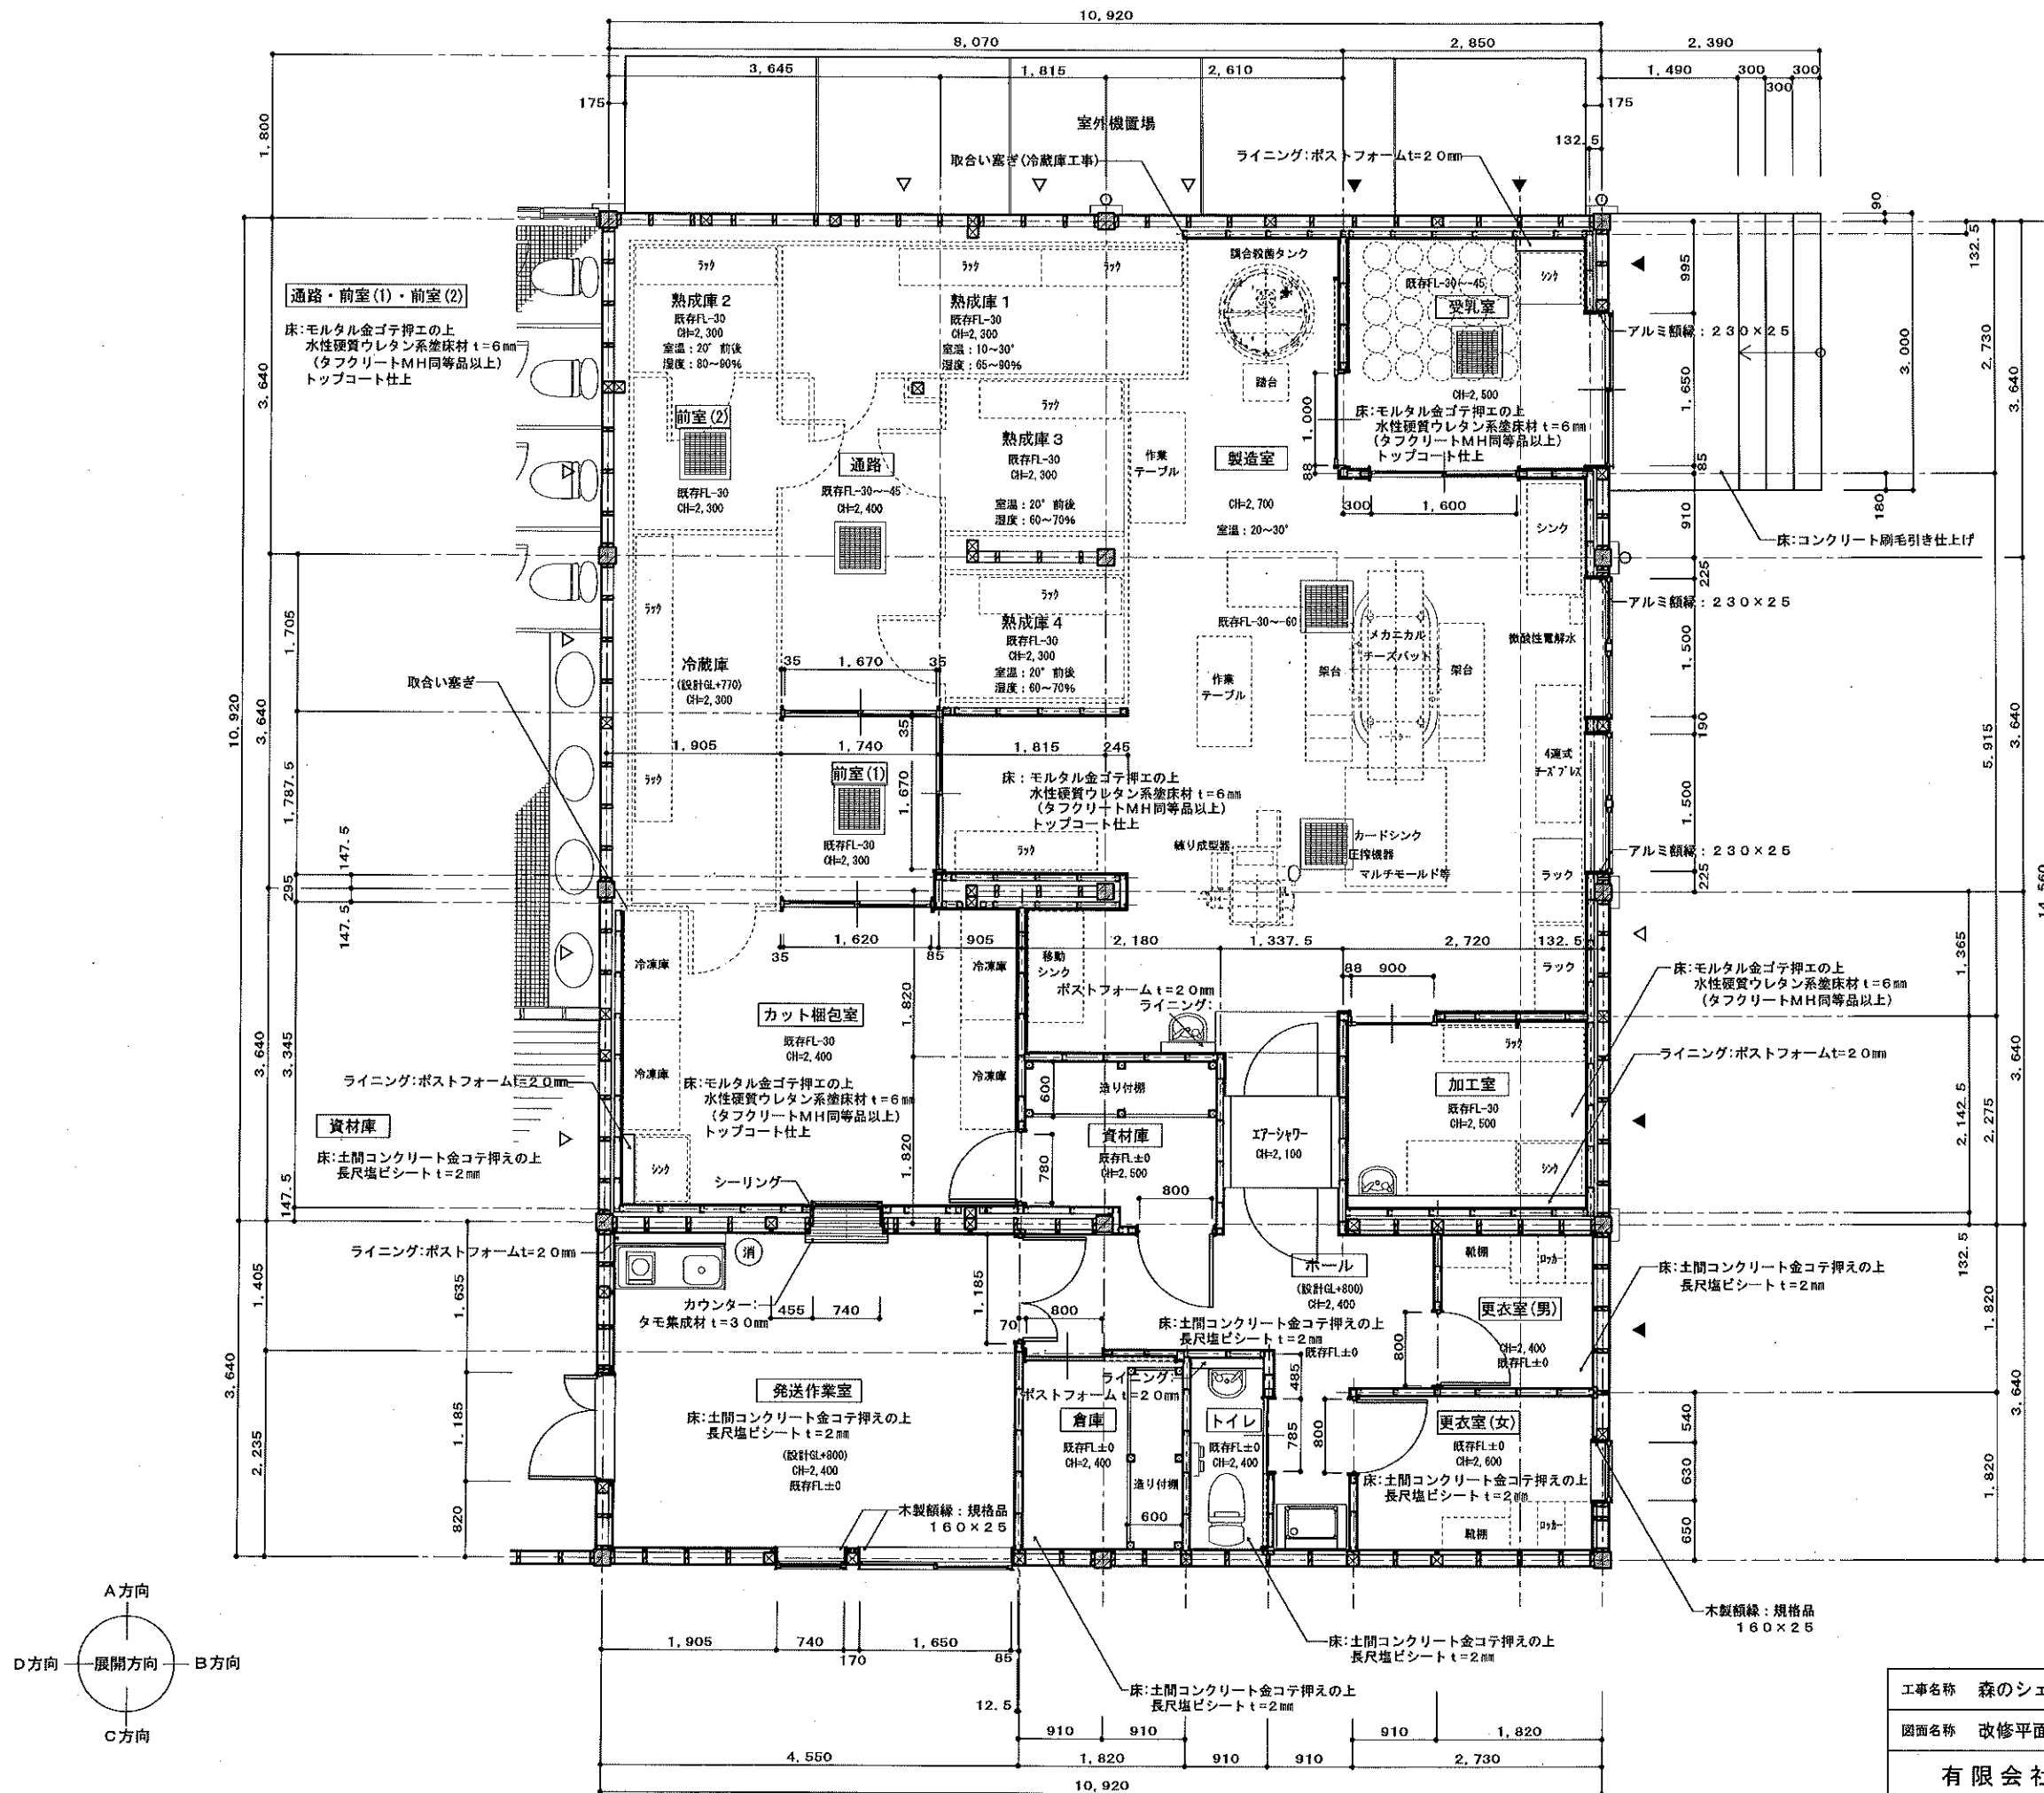

＜凡例＞
消・・・消火器(ABC粉末:10型)設置を示す
1か所


＜特記＞
※ 既存FLを基準とする
※ 新設 壁LGS下地は全て W=65@455
(倉庫及びトイレの片引き建具部分は W=100@455)
※ 新設 壁木下地は 杉特1等45×45@455(タテヨコ共)
(FL=800範囲の既存木造軸組への壁新設部分)

工事名称	森のシェパード乳製品製造施設整備工事	図面	S-03
図面名称	改修平面詳細図	縮尺	1:50
有限会社 汎 連 合 設 計		2020年 2 月	
水戸市笠原町1214-3(赤澤ビル) TEL.029-244-5472 1部建築士 建設大臣 登録第165337号 小 室 昌		設計	小 室 昌
		製図	前 澤

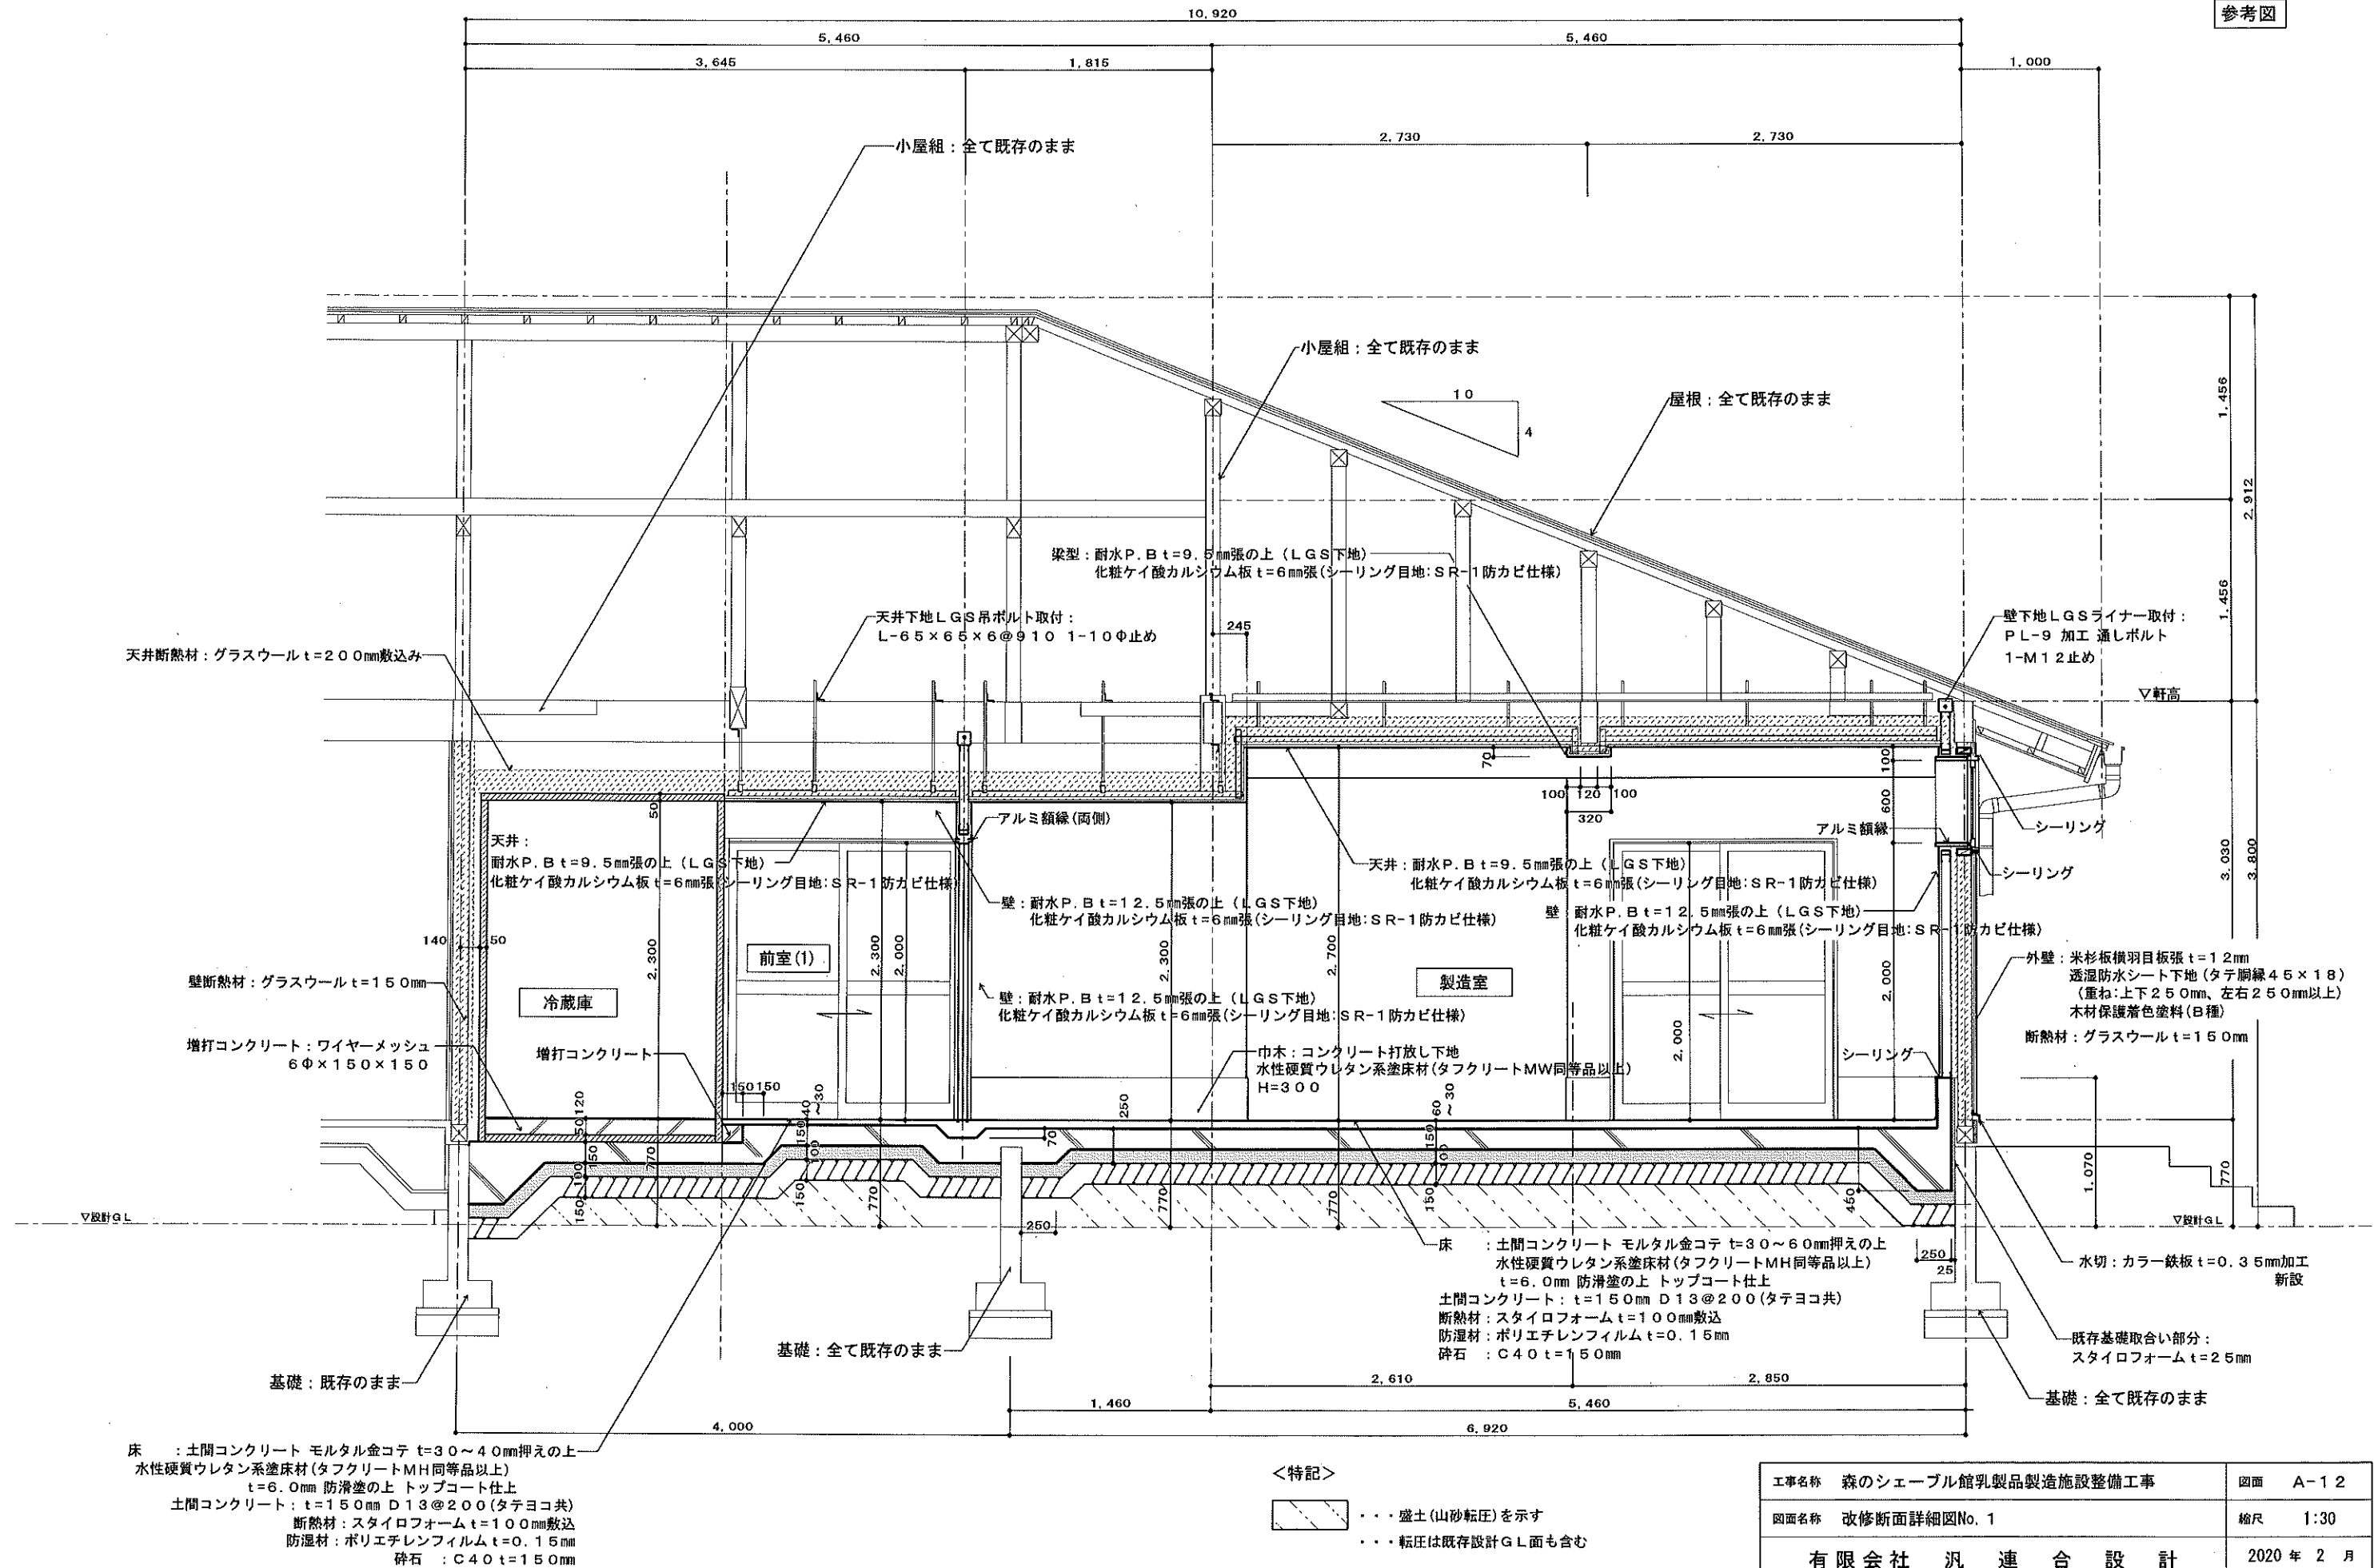

<特記>
.....盛土(山砂転圧)を示す
.....転圧は既存設計G.L.面も含む


工事名称	森のシェパード館乳製品製造施設整備工事	図面	A-12
図面名称	改修断面詳細図No. 1	縮尺	1:30
有限会社 汎 連 合 設 計		2020 年 2 月	
水戸市笠原町1214-3(済藤ビル) TEL 029-244-5472 1級建築士 建設大臣 登録第165337号 小 室 晶		設計	製図

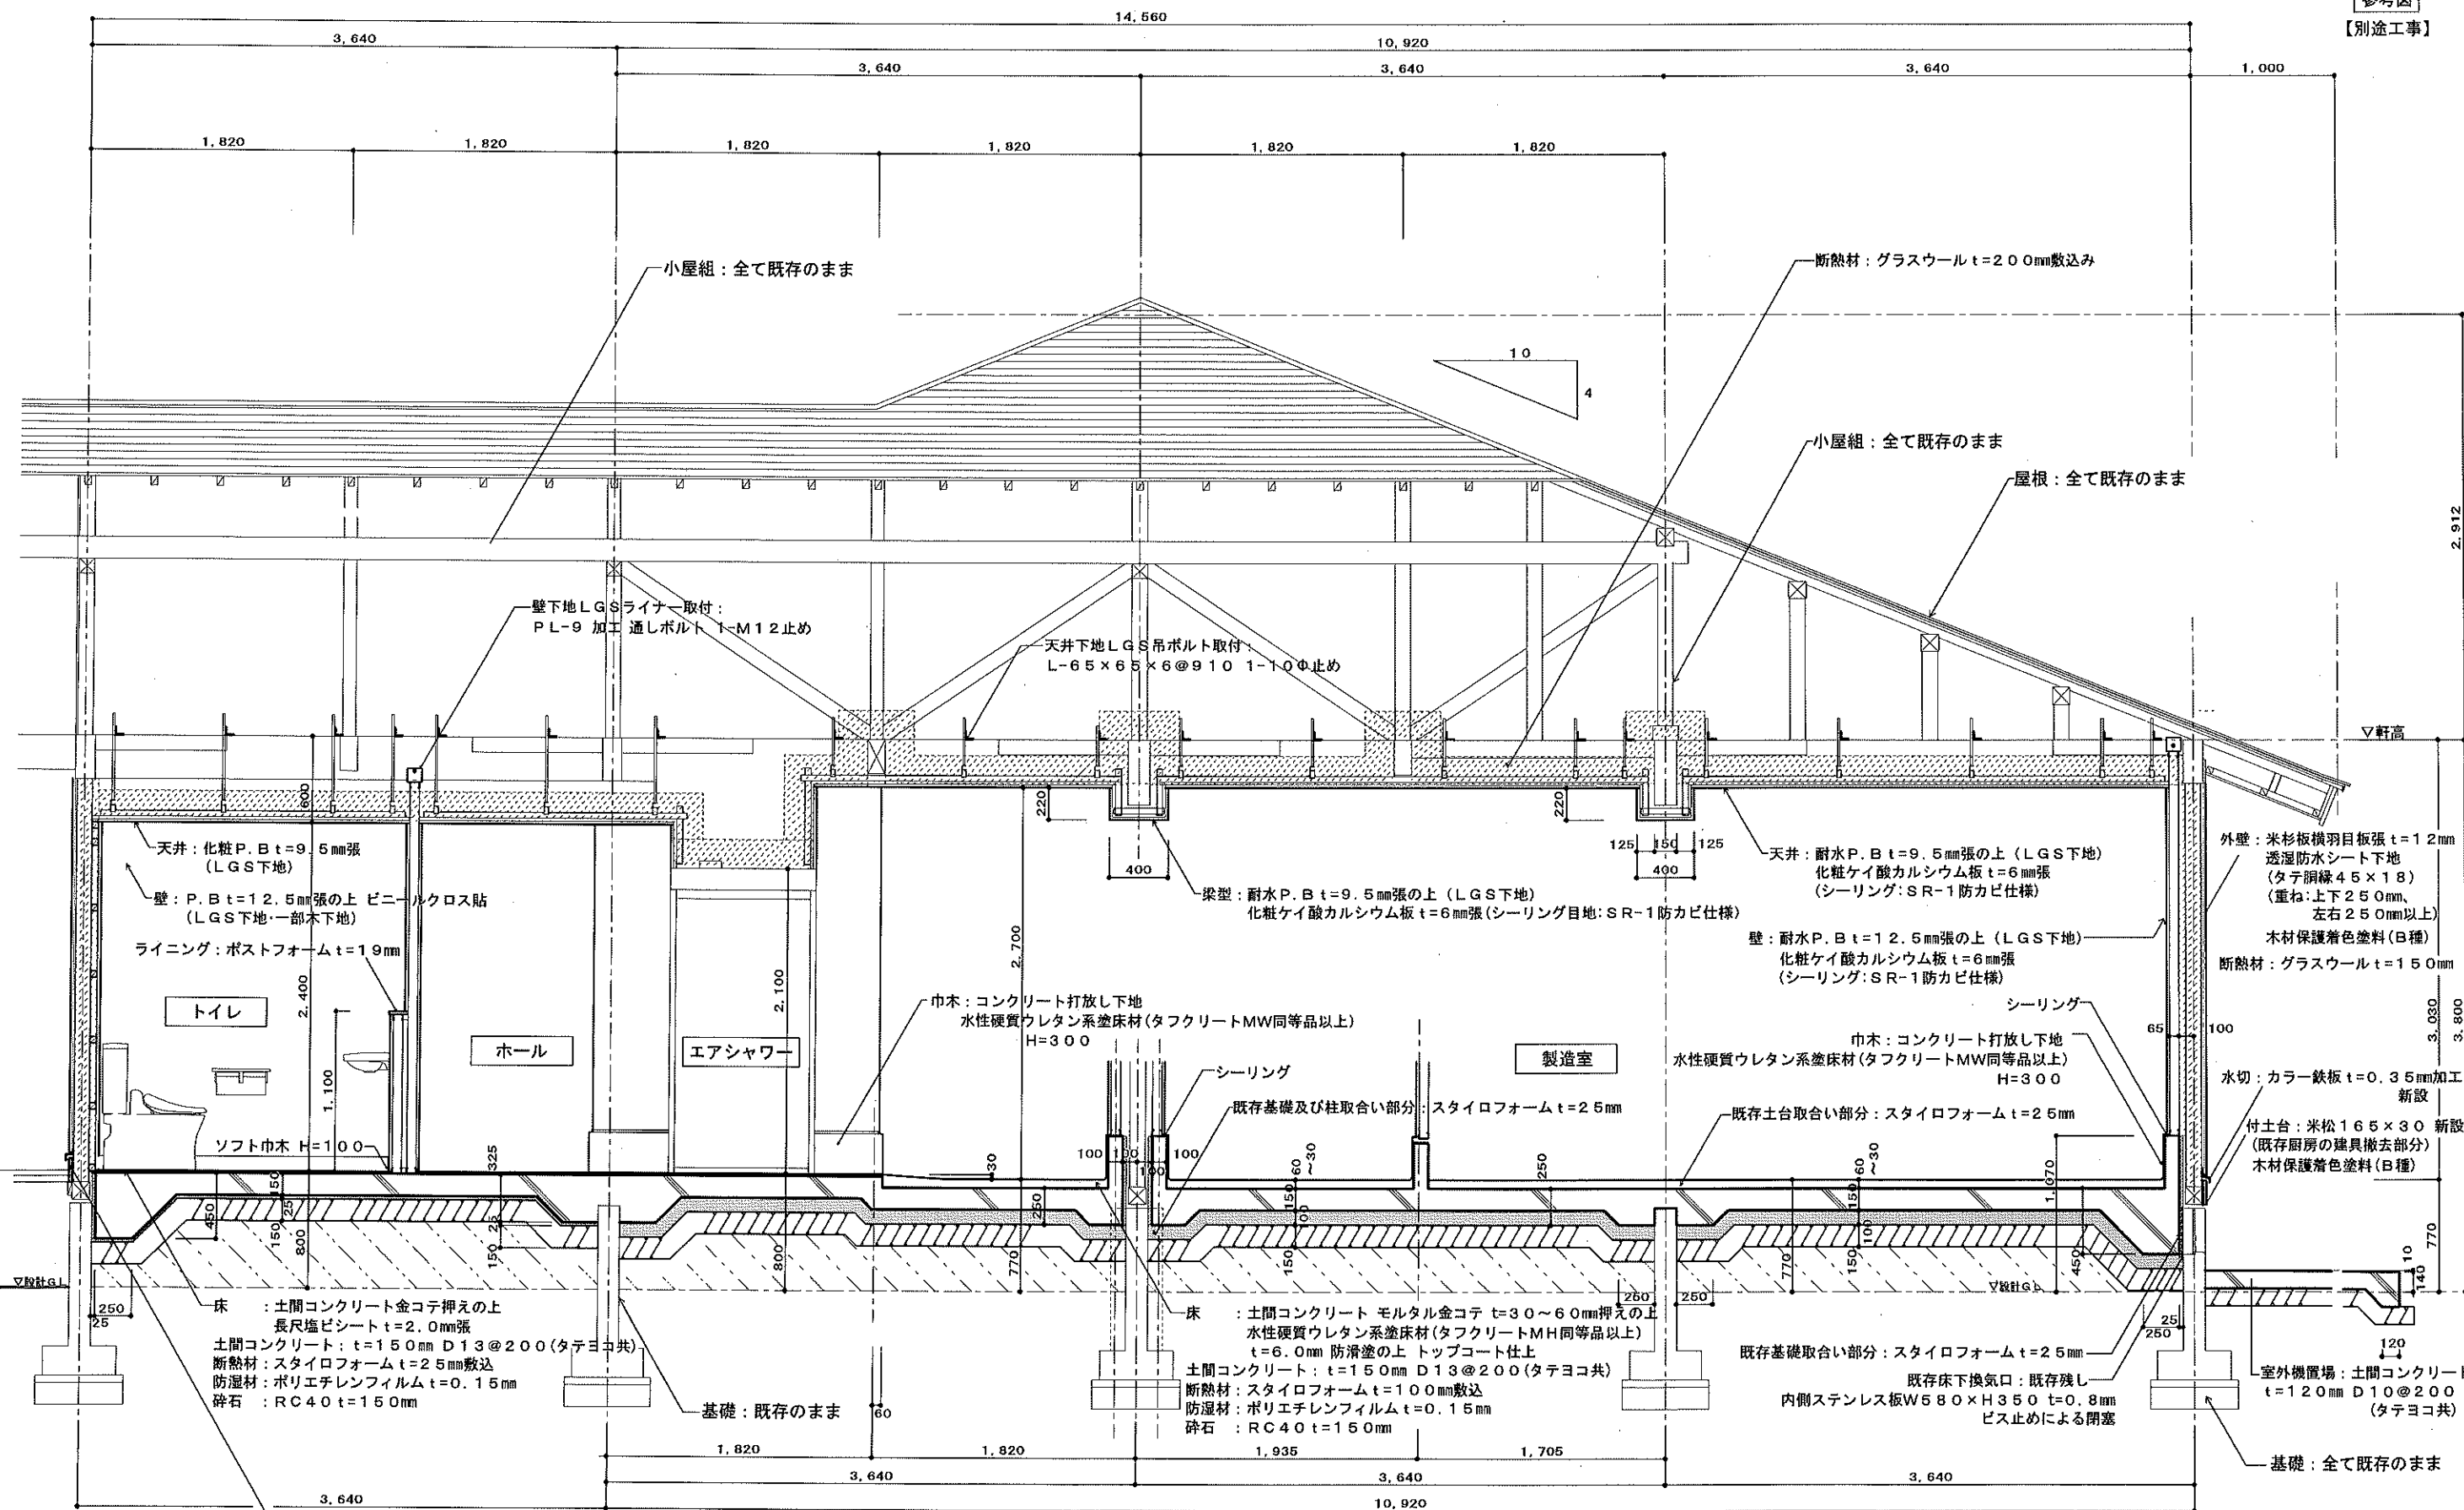

<特記>

- 〰〰〰 盛土(山砂転圧)を示す
〰〰〰 転圧は既存設計GL面も含む

工事名称	森のシェブル館乳製品製造施設整備工事	図面	A-13
図面名称	改修断面詳細図No. 2	縮尺	1:30
有限会社 汎 連 合 設 計		2020年2月	
水戸市笠原町1214-3(青森ビル) TEL 029-244-5472 1級建築士 建設大臣 登録第165337号 小 笠 晶		設計	小 笠 晶

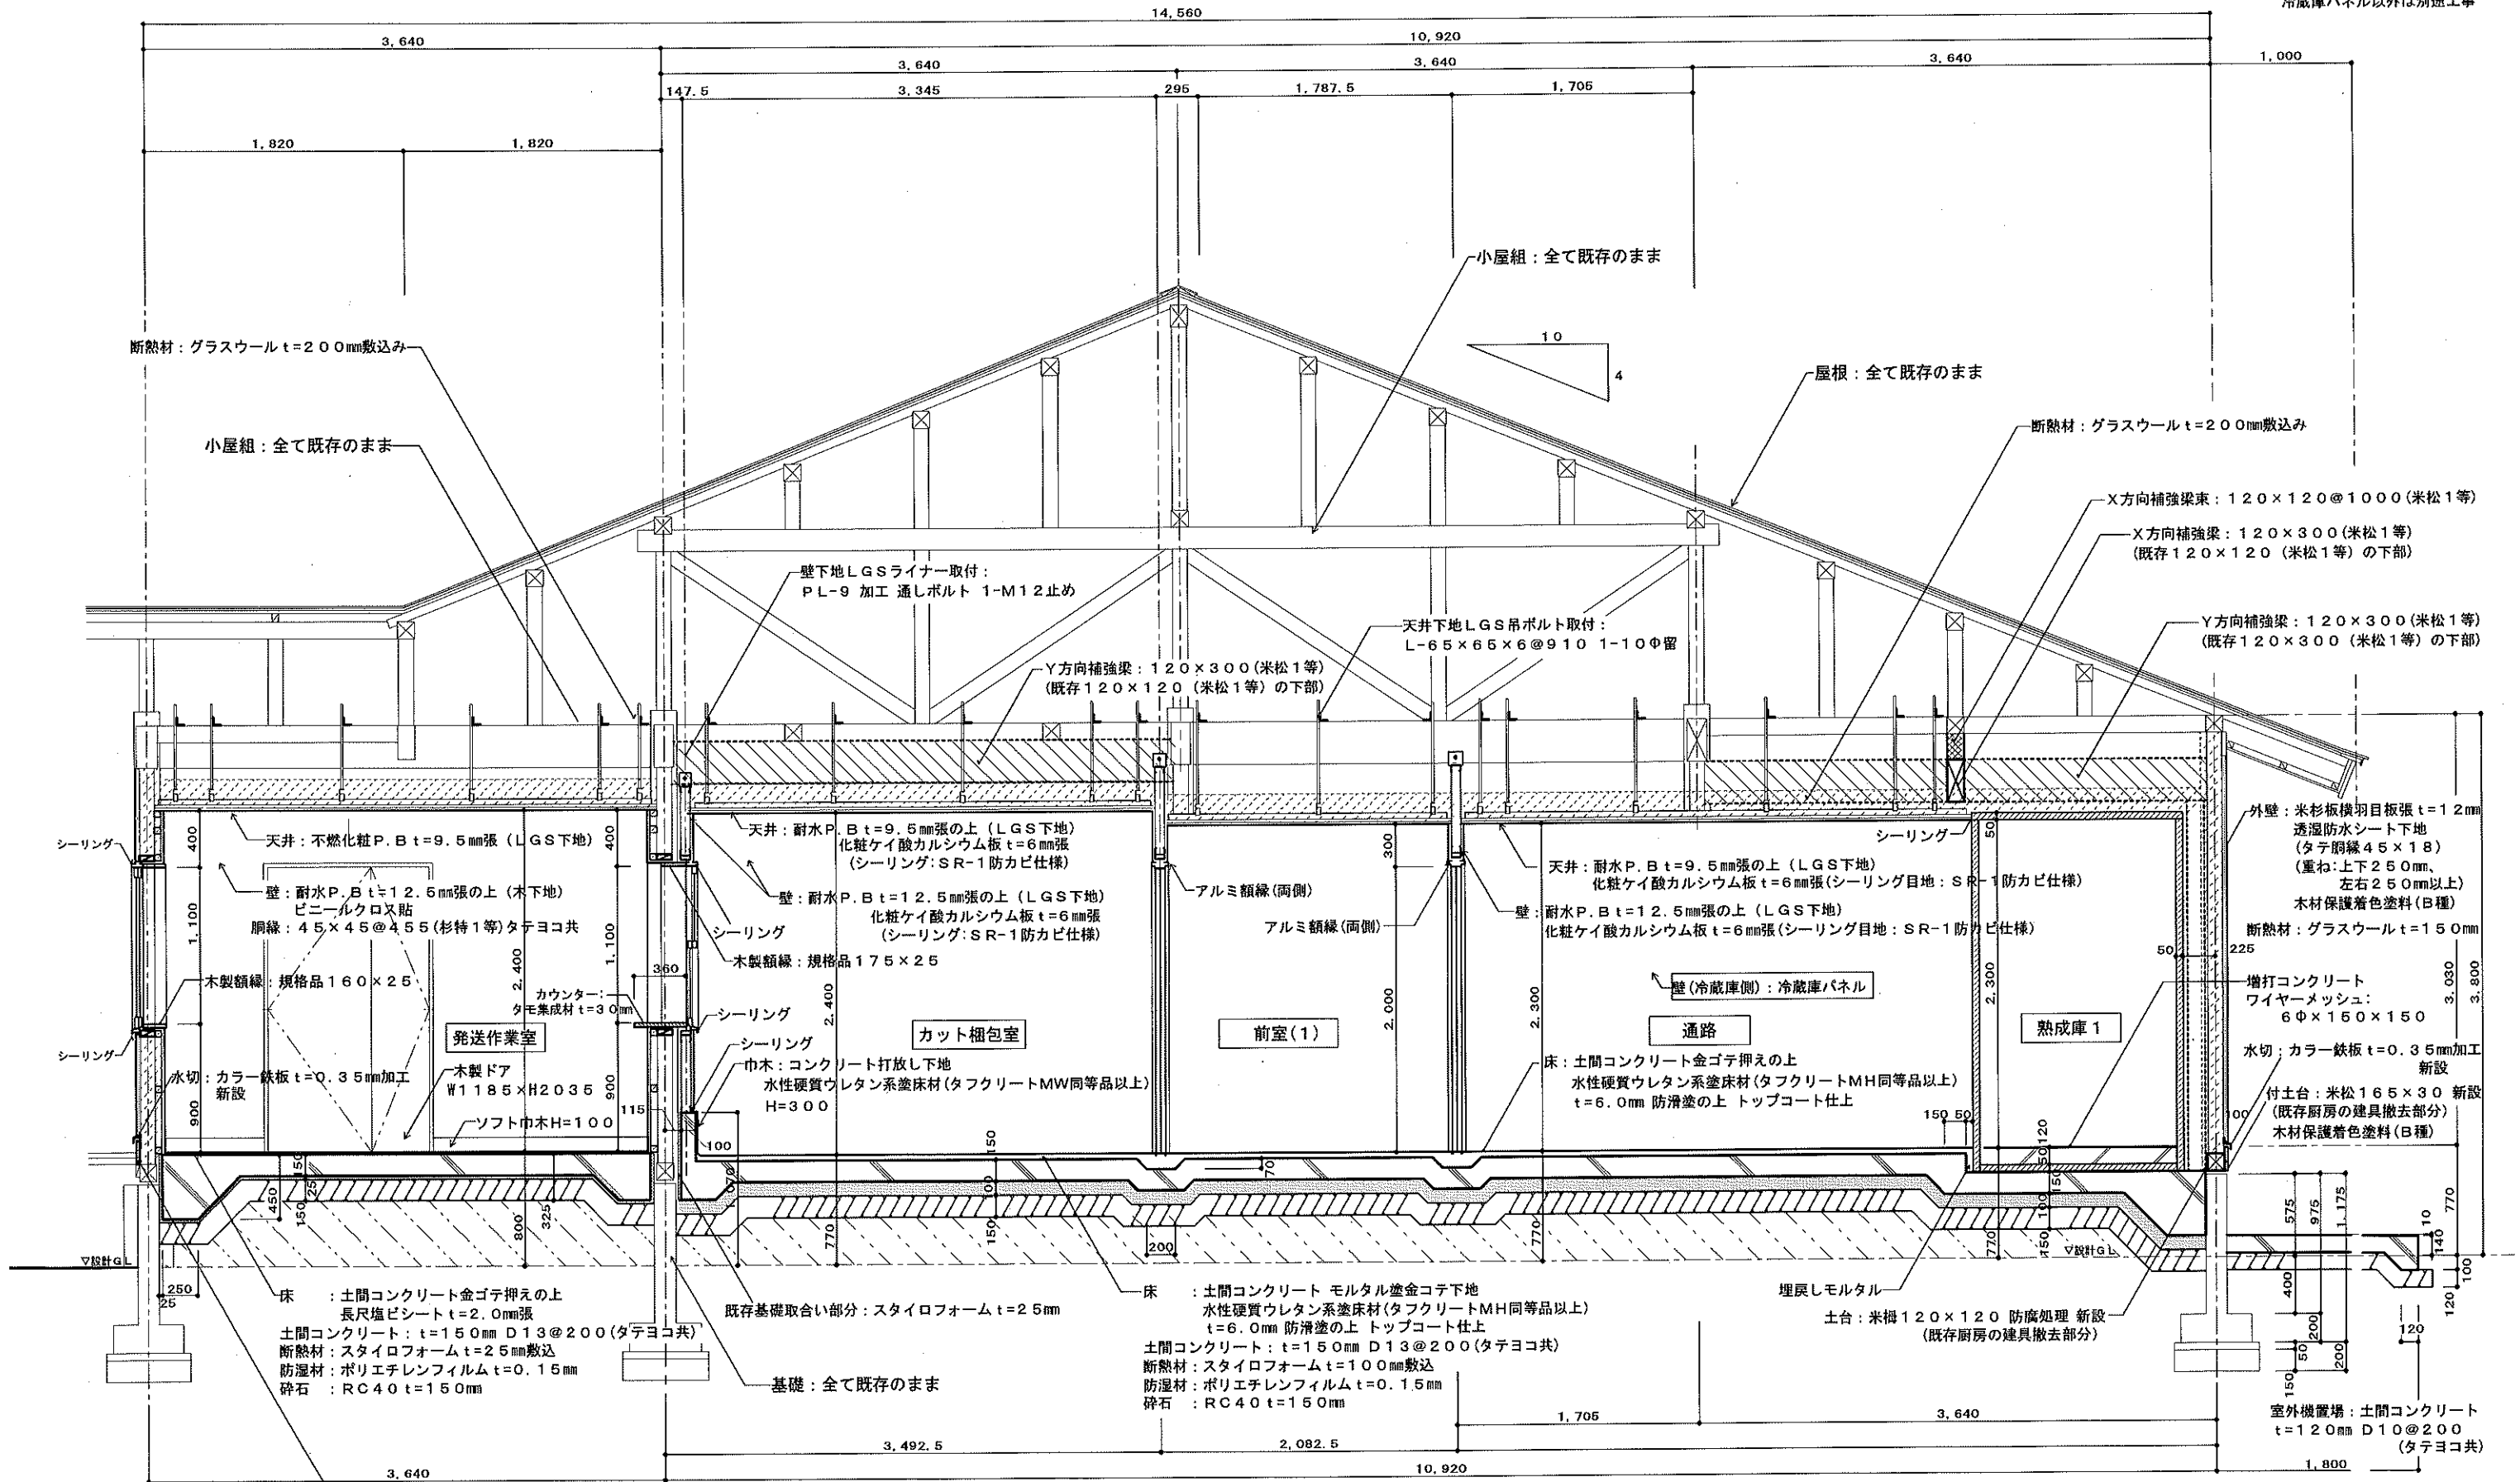


<特記>


- 盛土 (山砂転圧) を示す
- 転圧は既存設計 G.L. 面も含む

工事名称	森のシェーブル館乳製品製造施設整備工事	図面	A-14
図面名称	改修断面詳細図 No. 3	縮尺	1:30
有限会社 汎 連 合 設 計		2020 年 2 月	
水戸市笠原町 1214-3 (青藤ビル) TEL 029-244-6472 1 級建築士 建設大臣 登録第 165337 号 小 室 晶		設計 小室 製図 前澤	


	ホール
床	金ゴテ押えの上 長尺塩ビシートt=2.0mm張
巾木	ソフト巾木H=100
壁	耐水P.B t=12.5mm張の上 ビニールクロス貼
天井	化粧P.B t=9.5mm張
廻縁	ビニル見切
備考	室名札・化粧洗面台・エアシャワー

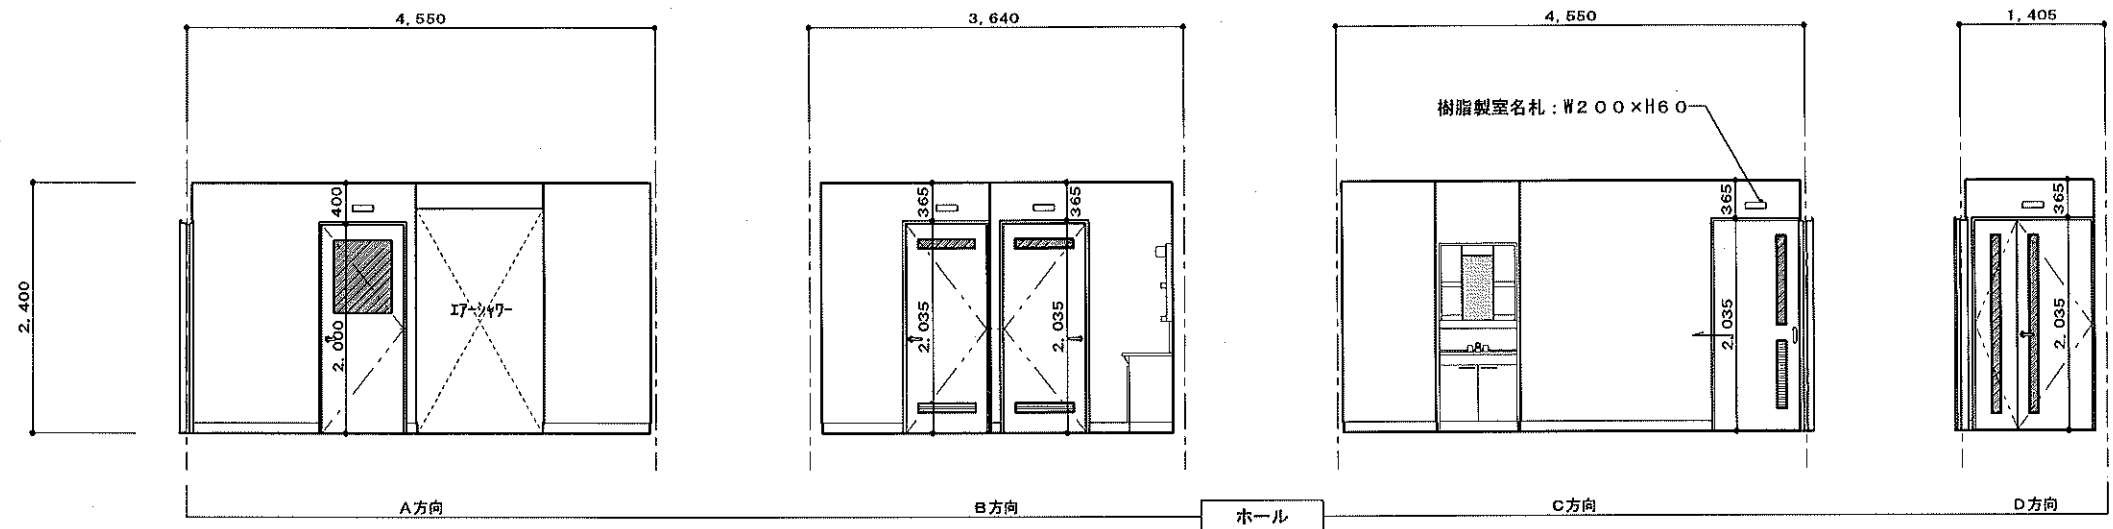

	更衣室(女)
床	金ゴテ押えの上 長尺塩ビシートt=2.0mm張
巾木	ソフト巾木H=100
壁	P.B t=12.5mm張の上 ビニールクロス貼
天井	化粧P.B t=9.5mm張
廻縁	ビニル見切
備考	

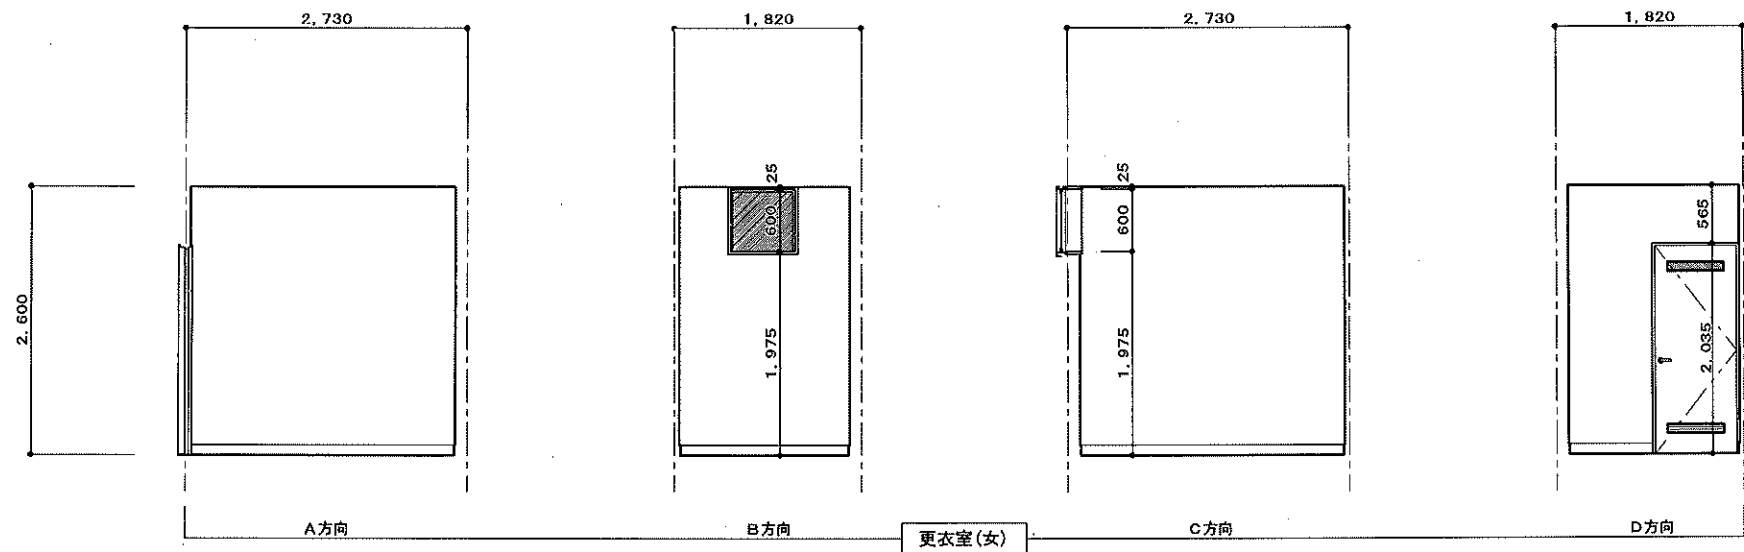


	更衣室(男)
床	金ゴテ押えの上 長尺塩ビシートt=2.0mm張
巾木	ソフト巾木H=100
壁	P.B t=12.5mm張の上 ビニールクロス貼
天井	化粧P.B t=9.5mm張
廻縁	ビニル見切
備考	

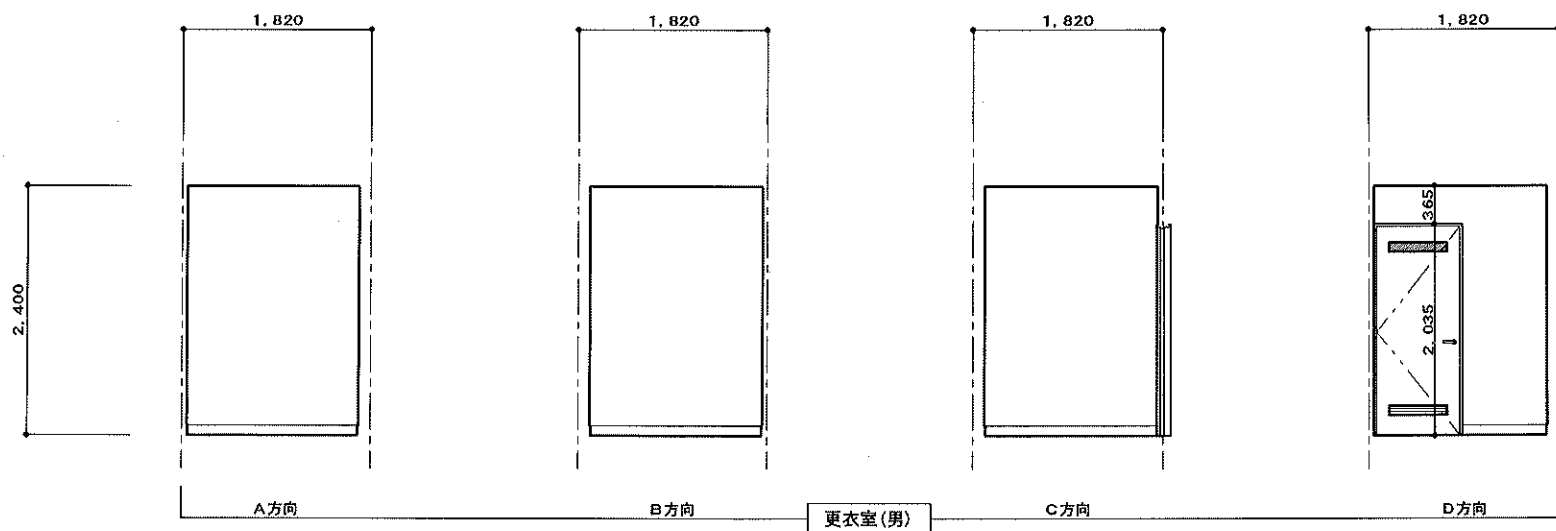


工事名称	森のシェーブル館乳製品製造施設整備工事	図面	A-16
図面名称	改修展開図No. 2 (ホール・更衣室(男女))	縮尺	1:50
有限会社 汎 連 合 設 計 水戸市笠原町1214-3 (青森ビル) TEL 029-244-5472 1級建築士 建設大臣 登録第166337号 小室 晶		2020年2月	
設計	小室 晶	製図	前澤 浩

	受乳室
床	モルタル金ゴテ押えの上 水性硬質ウレタン系塗床材 t=6.0mm 防滑塗の上 トップコート仕上
巾木	水性硬質ウレタン系塗床仕上 H=300
壁	耐水P.B t=12.5mm張の上 化粧ケイ酸カルシウム板 t=6mm張
天井	耐水P.B t=9.5mm張の上 化粧ケイ酸カルシウム板 t=6mm張
廻縁	ビニル見切
備考	厨房用排水樹：□450、バスケット付 ステンレスグレーチングタイプ ライニング：ポストフォーム t=20mm

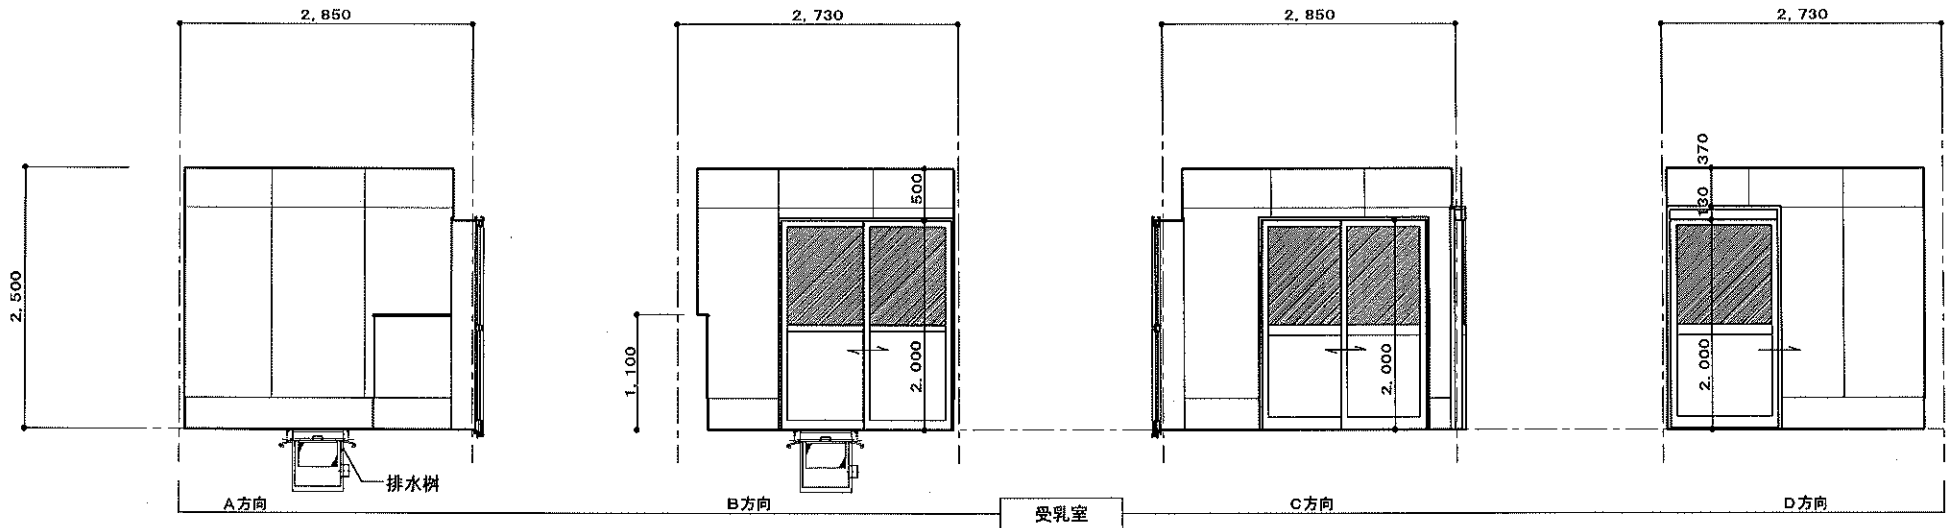


参考図

	加工室
床	金ゴテ押えの上 水性硬質ウレタン系塗床材 t=6.0mm 防滑塗の上 トップコート仕上
巾木	水性硬質ウレタン系塗床仕上 H=300
壁	耐水P.B t=12.5mm張の上 化粧ケイ酸カルシウム板 t=6mm張
天井	耐水P.B t=9.5mm張の上 化粧ケイ酸カルシウム板 t=6mm張
廻縁	ビニル見切
備考	手洗器【設備工事】 ライニング：ポストフォーム t=20mm


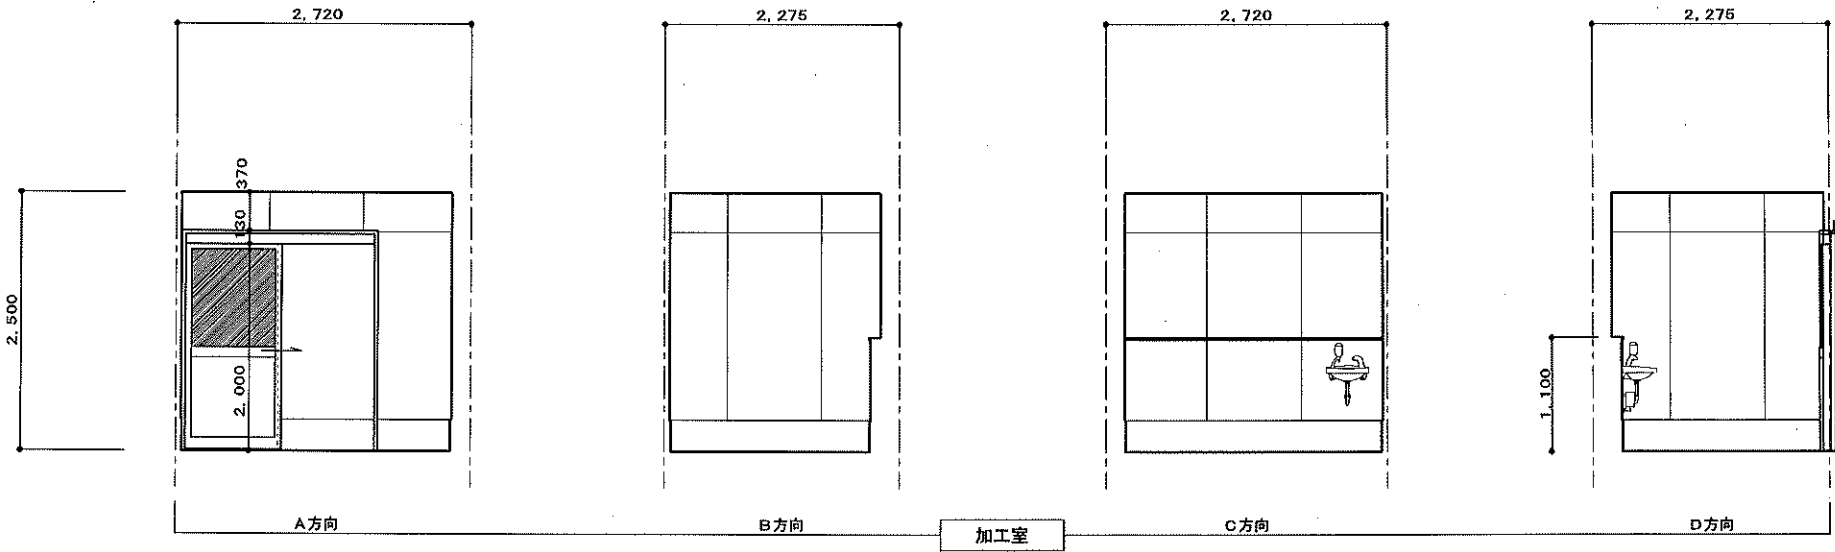


	資材庫
床	金ゴテ押えの上 長尺塩ビシート t=2.0mm張
巾木	ソフト巾木H=100
壁	耐水P.B t=12.5mm張の上 化粧ケイ酸カルシウム板 t=6mm張
天井	耐水P.B t=9.5mm張の上 化粧ケイ酸カルシウム板 t=6mm張
廻縁	ビニル見切
備考	造り付棚

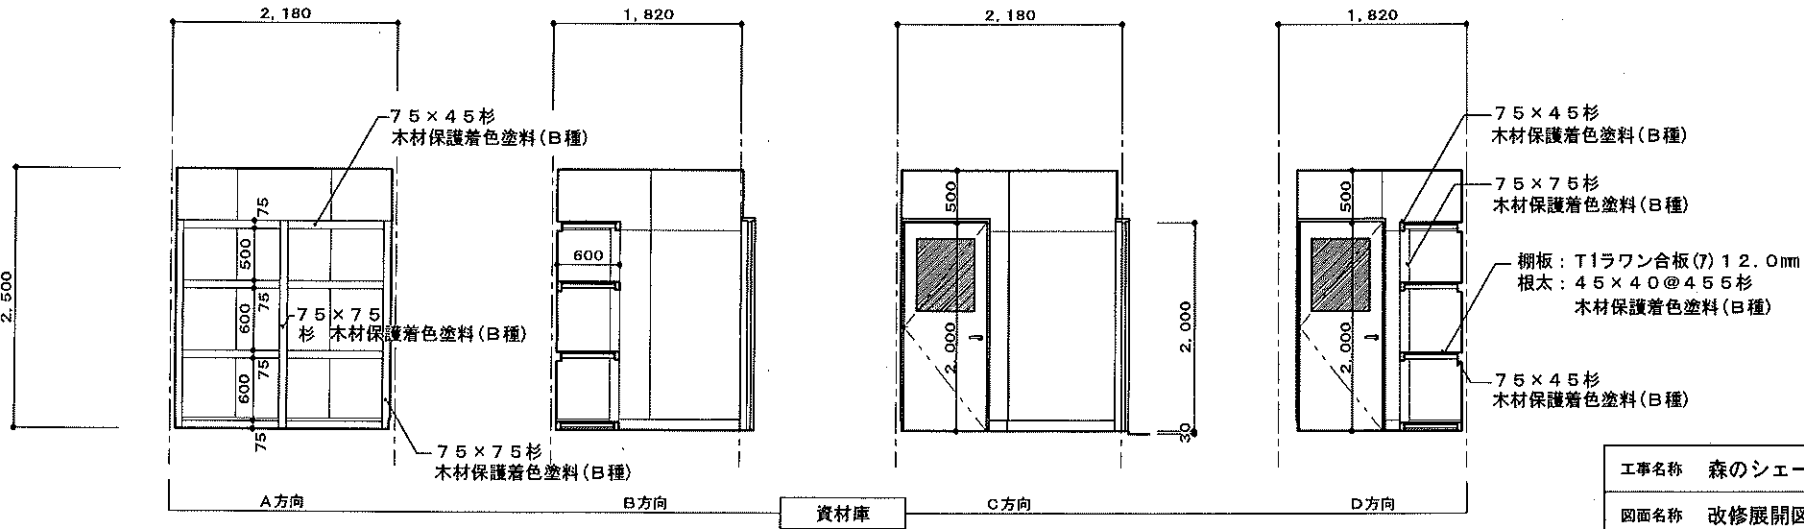


工事名称	森のシェパード館乳製品製造施設整備工事	図面	A-17
図面名称	改修展開図No.3 (資材庫・加工室・受乳室)	縮尺	1:50
有限会社 汎 連 合 設 計		2020 年 2 月	
水戸市笠原町1214-3 (斉藤ビル) TEL 029-244-5472 1級建築士 建設大臣 登録第165337号 小 室 晶		設計	小室 製図 前澤

	製造室
床	モルタル金ゴテ押えの上 水性硬質ウレタン系塗床材 t=6.0mm 防滑塗の上 トップコート仕上
巾木	水性硬質ウレタン系塗床仕上 H=300
壁	耐水P.B t=12.5mm張の上 化粧ケイ酸カルシウム板 t=6mm張 一部：冷蔵庫パネル
天井	耐水P.B t=9.5mm張の上 化粧ケイ酸カルシウム板 t=6mm張
廻縁	ビニル見切
備考	厨房用排水桝：□450、バスケット付 ステンレスグレーチングタイプ 手洗器（設備工事） 室名札、ライニング：ポストフォーム t=20mm

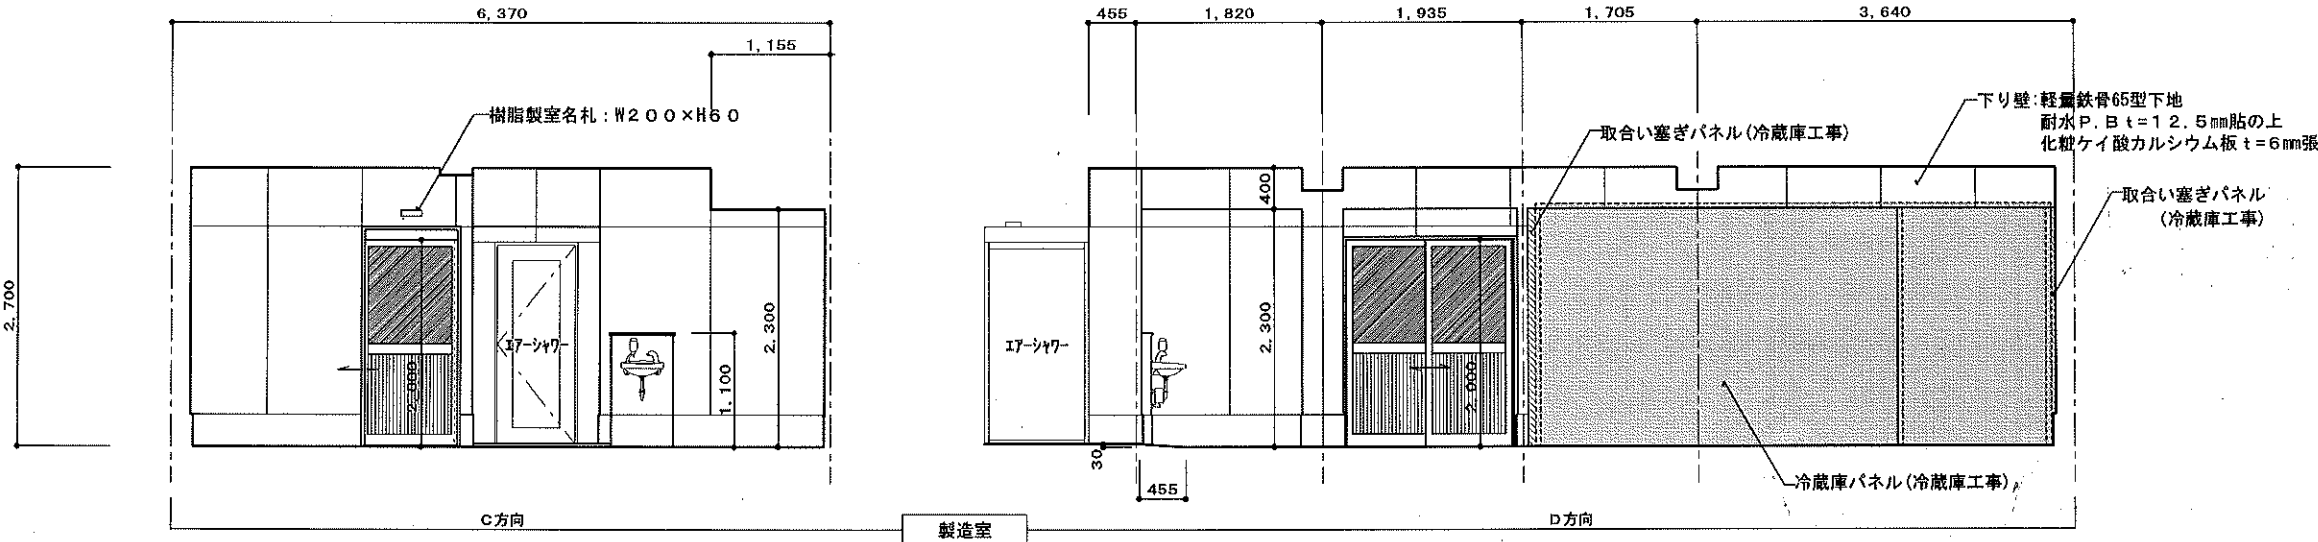
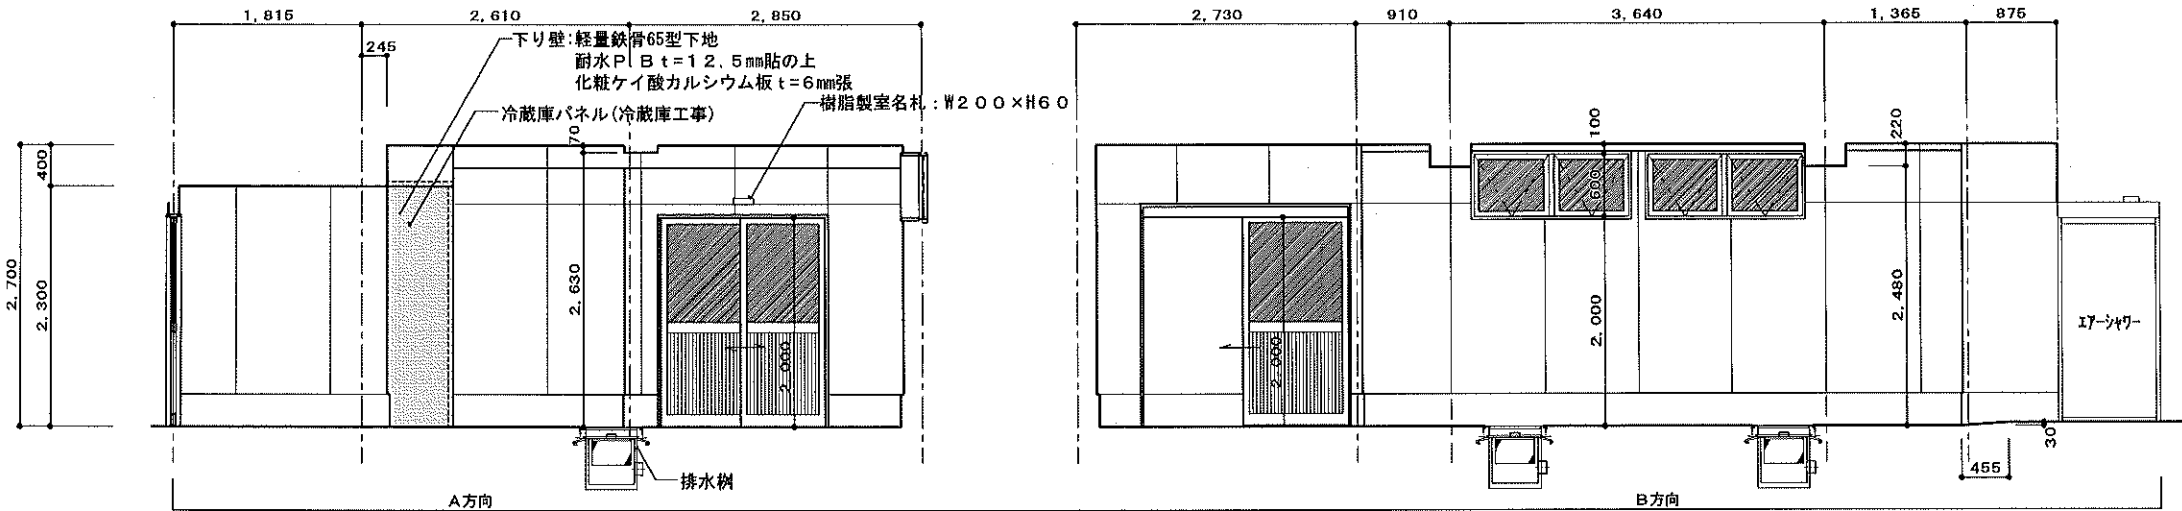


	前室(1)
床	モルタル金ゴテ押えの上 水性硬質ウレタン系塗床材 t=6.0mm 防滑塗の上 トップコート仕上
巾木	水性硬質ウレタン系塗床仕上 H=300
壁	耐水P.B t=12.5mm張の上 化粧ケイ酸カルシウム板 t=6mm張 一部：冷蔵庫パネル
天井	耐水P.B t=9.5mm張の上 化粧ケイ酸カルシウム板 t=6mm張
廻縁	ビニル見切
備考	厨房用排水桝：□450、バスケット付 ステンレスグレーチングタイプ（設備工事） 室名札

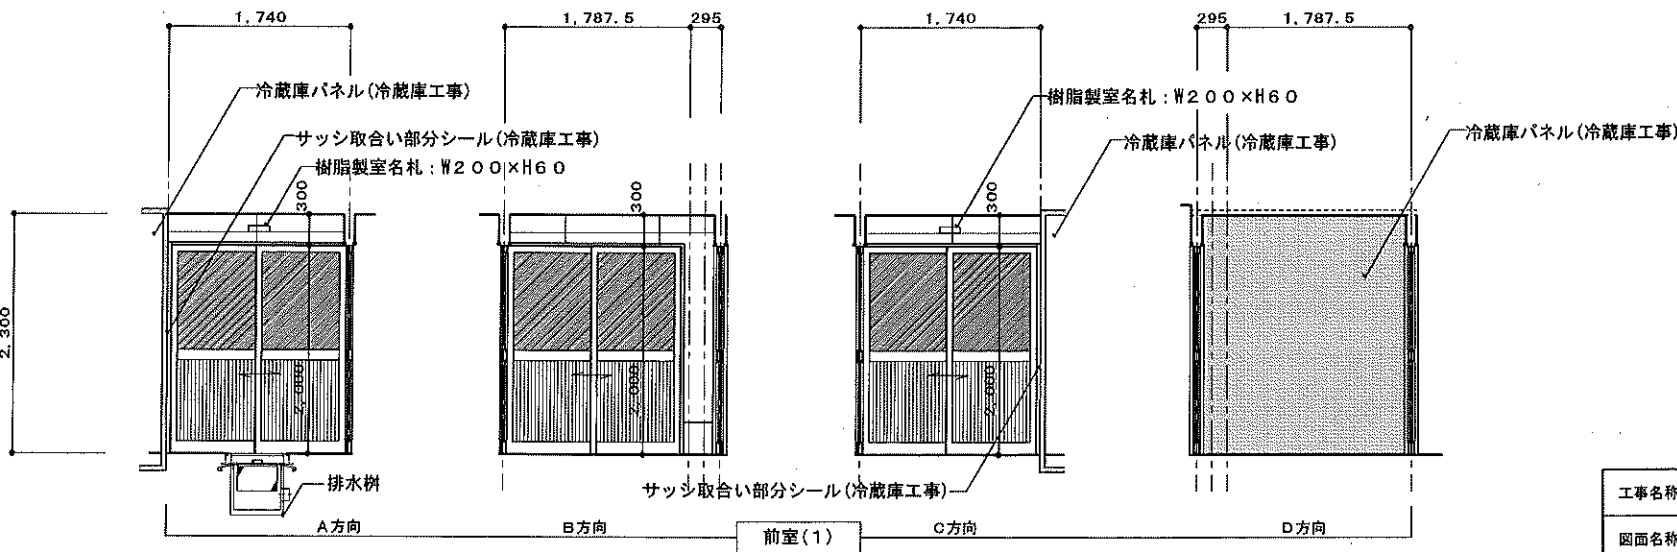


工事名称	森のシェール館乳製品製造施設整備工事	図面	A-18
図面名称	改修展開図No. 4（製造室・前室(1)）	縮尺	1:50
有限会社 汎 連 合 設 計		2020 年 2 月	
水戸市笠原町1214-3（斉藤ビル） TEL 029-244-6472 1級建築士 建設大臣 登録第165337号 小室 晶		設計	製図

	カット梱包室
床	モルタル金ゴテ押えの上 水性硬質ウレタン系塗床材 t=6.0mm 防滑塗の上 トップコート仕上
巾木	水性硬質ウレタン系塗床仕上 H=300
壁	耐水P.B t=12.5mm張の上 化粧ケイ酸カルシウム板 t=6mm張 一部：冷蔵庫パネル
天井	耐水P.B t=9.5mm張の上 化粧ケイ酸カルシウム板 t=6mm張
廻縁	ビニル見切
備考	ライニング：ポストフォーム t=20mm

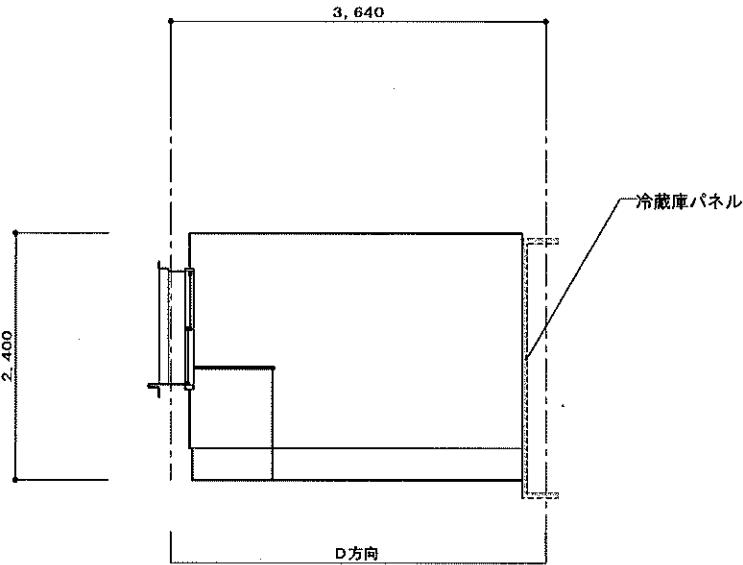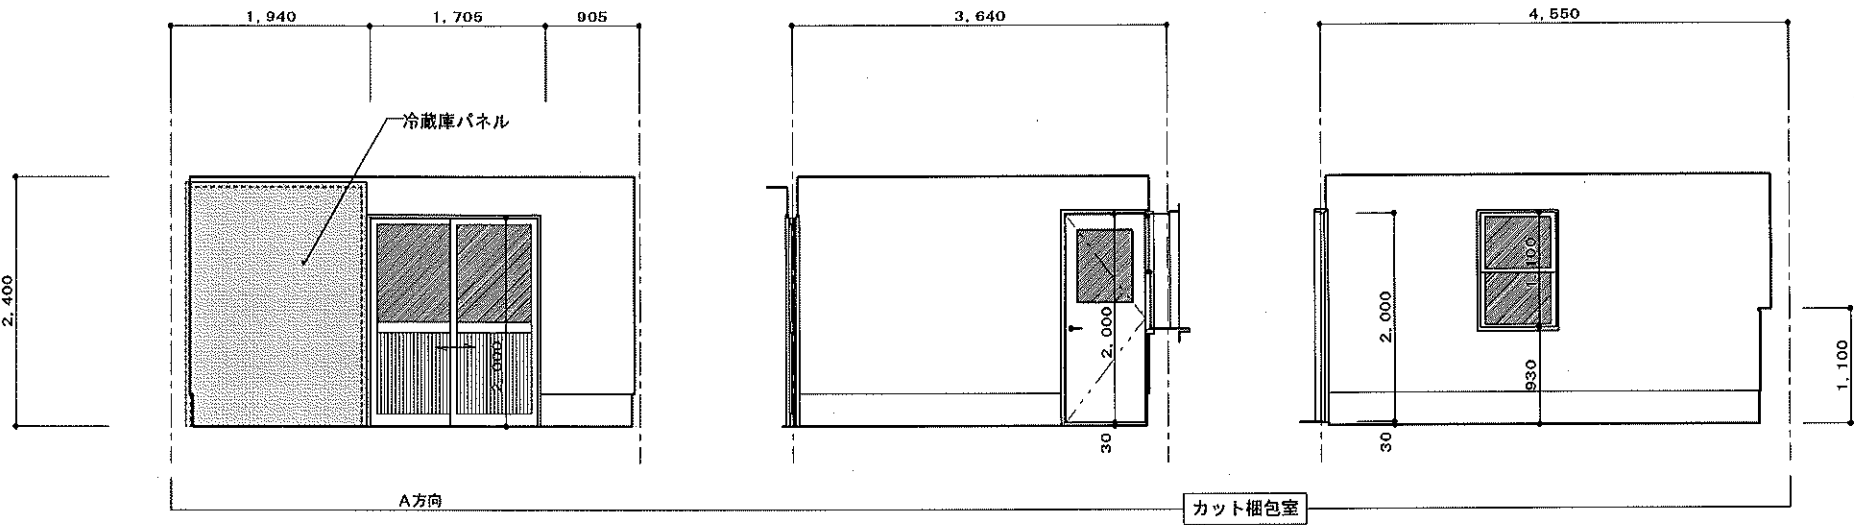

	通路
床	モルタル金ゴテ押えの上 水性硬質ウレタン系塗床材 t=6.0mm 防滑塗の上 トップコート仕上
巾木	水性硬質ウレタン系塗床仕上 H=300
壁	耐水P.B t=12.5mm張の上 化粧ケイ酸カルシウム板 t=6mm張 一部：冷蔵庫パネル
天井	耐水P.B t=9.5mm張の上 化粧ケイ酸カルシウム板 t=6mm張
廻縁	ビニル見切
備考	厨房用排水桝：□450、バスケット付 ステンレスグレーティングタイプ

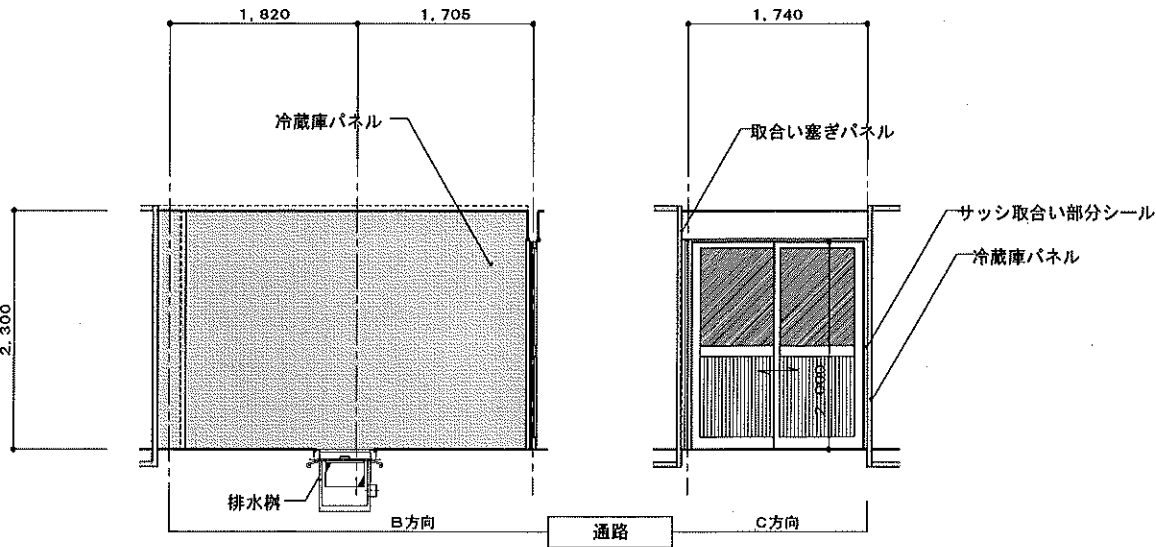


工事名称	森のシェーブル館乳製品製造施設整備工事	図面	A-19
図面名称	改修展開図No. 5 (カット梱包室・通路)	縮尺	1:50
有限会社 汎 連 合 設 計		2020 年 2 月	
水戸市笠原町1214-3 (芥蔵ビル) TEL 029-244-5472 1級建築士 建設大臣 登録第165337号 小 室 晶		設計	小 室 晶
		製図	前 澤

現況内部仕上表


室名		床	巾木	壁	天井	廻り縁	天井高	備考
レストラン	既存仕上	デッキ材 t=35mm張 床用ポリウレタン樹脂塗料塗 [撤去]	杉 (特1等) H=100 [撤去]	P. B t=12.5mm張の上 ビニールクロス貼 [撤去]	P. B t=9.5mm張の上 ビニールクロス貼 [撤去]		2820 ~ 5530	間仕切り壁:H=2100 [撤去]
休憩室	既存仕上	デッキ材 t=35mm張 床用ポリウレタン樹脂塗料塗 [撤去]	杉 (特1等) H=100 [撤去]	(壁) P. B t=12.5mm張の上 ビニールクロス貼 [撤去] (腰) OSB合板 t=9mm張の上 OS塗	P. B t=9.5mm張の上 EP塗 [撤去]		2820 ~ 1950	
厨房	既存仕上	モルタル金ゴテ押えの上 カラクリート仕上 [撤去]	100角タイル張 [撤去]	ラスモルタル下地 100角タイル張 [撤去]	フレキシブルボード t=5mm張の上 VP塗 [撤去]	杉 (特1等) 25×30 [撤去]	2565	
パントリー	既存仕上	ラワン合板 t=15mm張の上 長尺シート貼 [撤去]	杉 (特1等) H=100 [撤去]	フレキシブルボード t=6mm張の上 VP塗 [撤去]	フレキシブルボード t=5mm張の上 VP塗 [撤去]	杉 (特1等) 25×30 [撤去]	2400	
便所	既存仕上	モルタル金ゴテ押えの上 カラクリート仕上 [撤去]	杉 (特1等) H=100 [撤去]	防水P. B t=12.5mm張の上 EP塗 [撤去]	フレキシブルボード t=5mm張の上 VP塗 [撤去]		2300	
倉庫	既存仕上	モルタル金ゴテ押えの上 カラクリート仕上 [撤去]	杉 (特1等) H=100 [撤去]	P. B t=12.5mm張の上 EP塗 [撤去]	P. B t=9.5mm張の上 EP塗 [撤去]		2300	棚 [撤去]

工事名称 森のシェーブル館乳製品製造施設整備工事	図面 C-01
図面名称 現況内部仕上表	縮尺
有限会社 汎 連 合 設 計 水戸市笠原町1214-3 (芥原ビル) TEL 029-244-5472 1級建築士 建設大臣 登録第165337号 小 室 晶	2020 年 2 月 設計 小室 製図 前澤

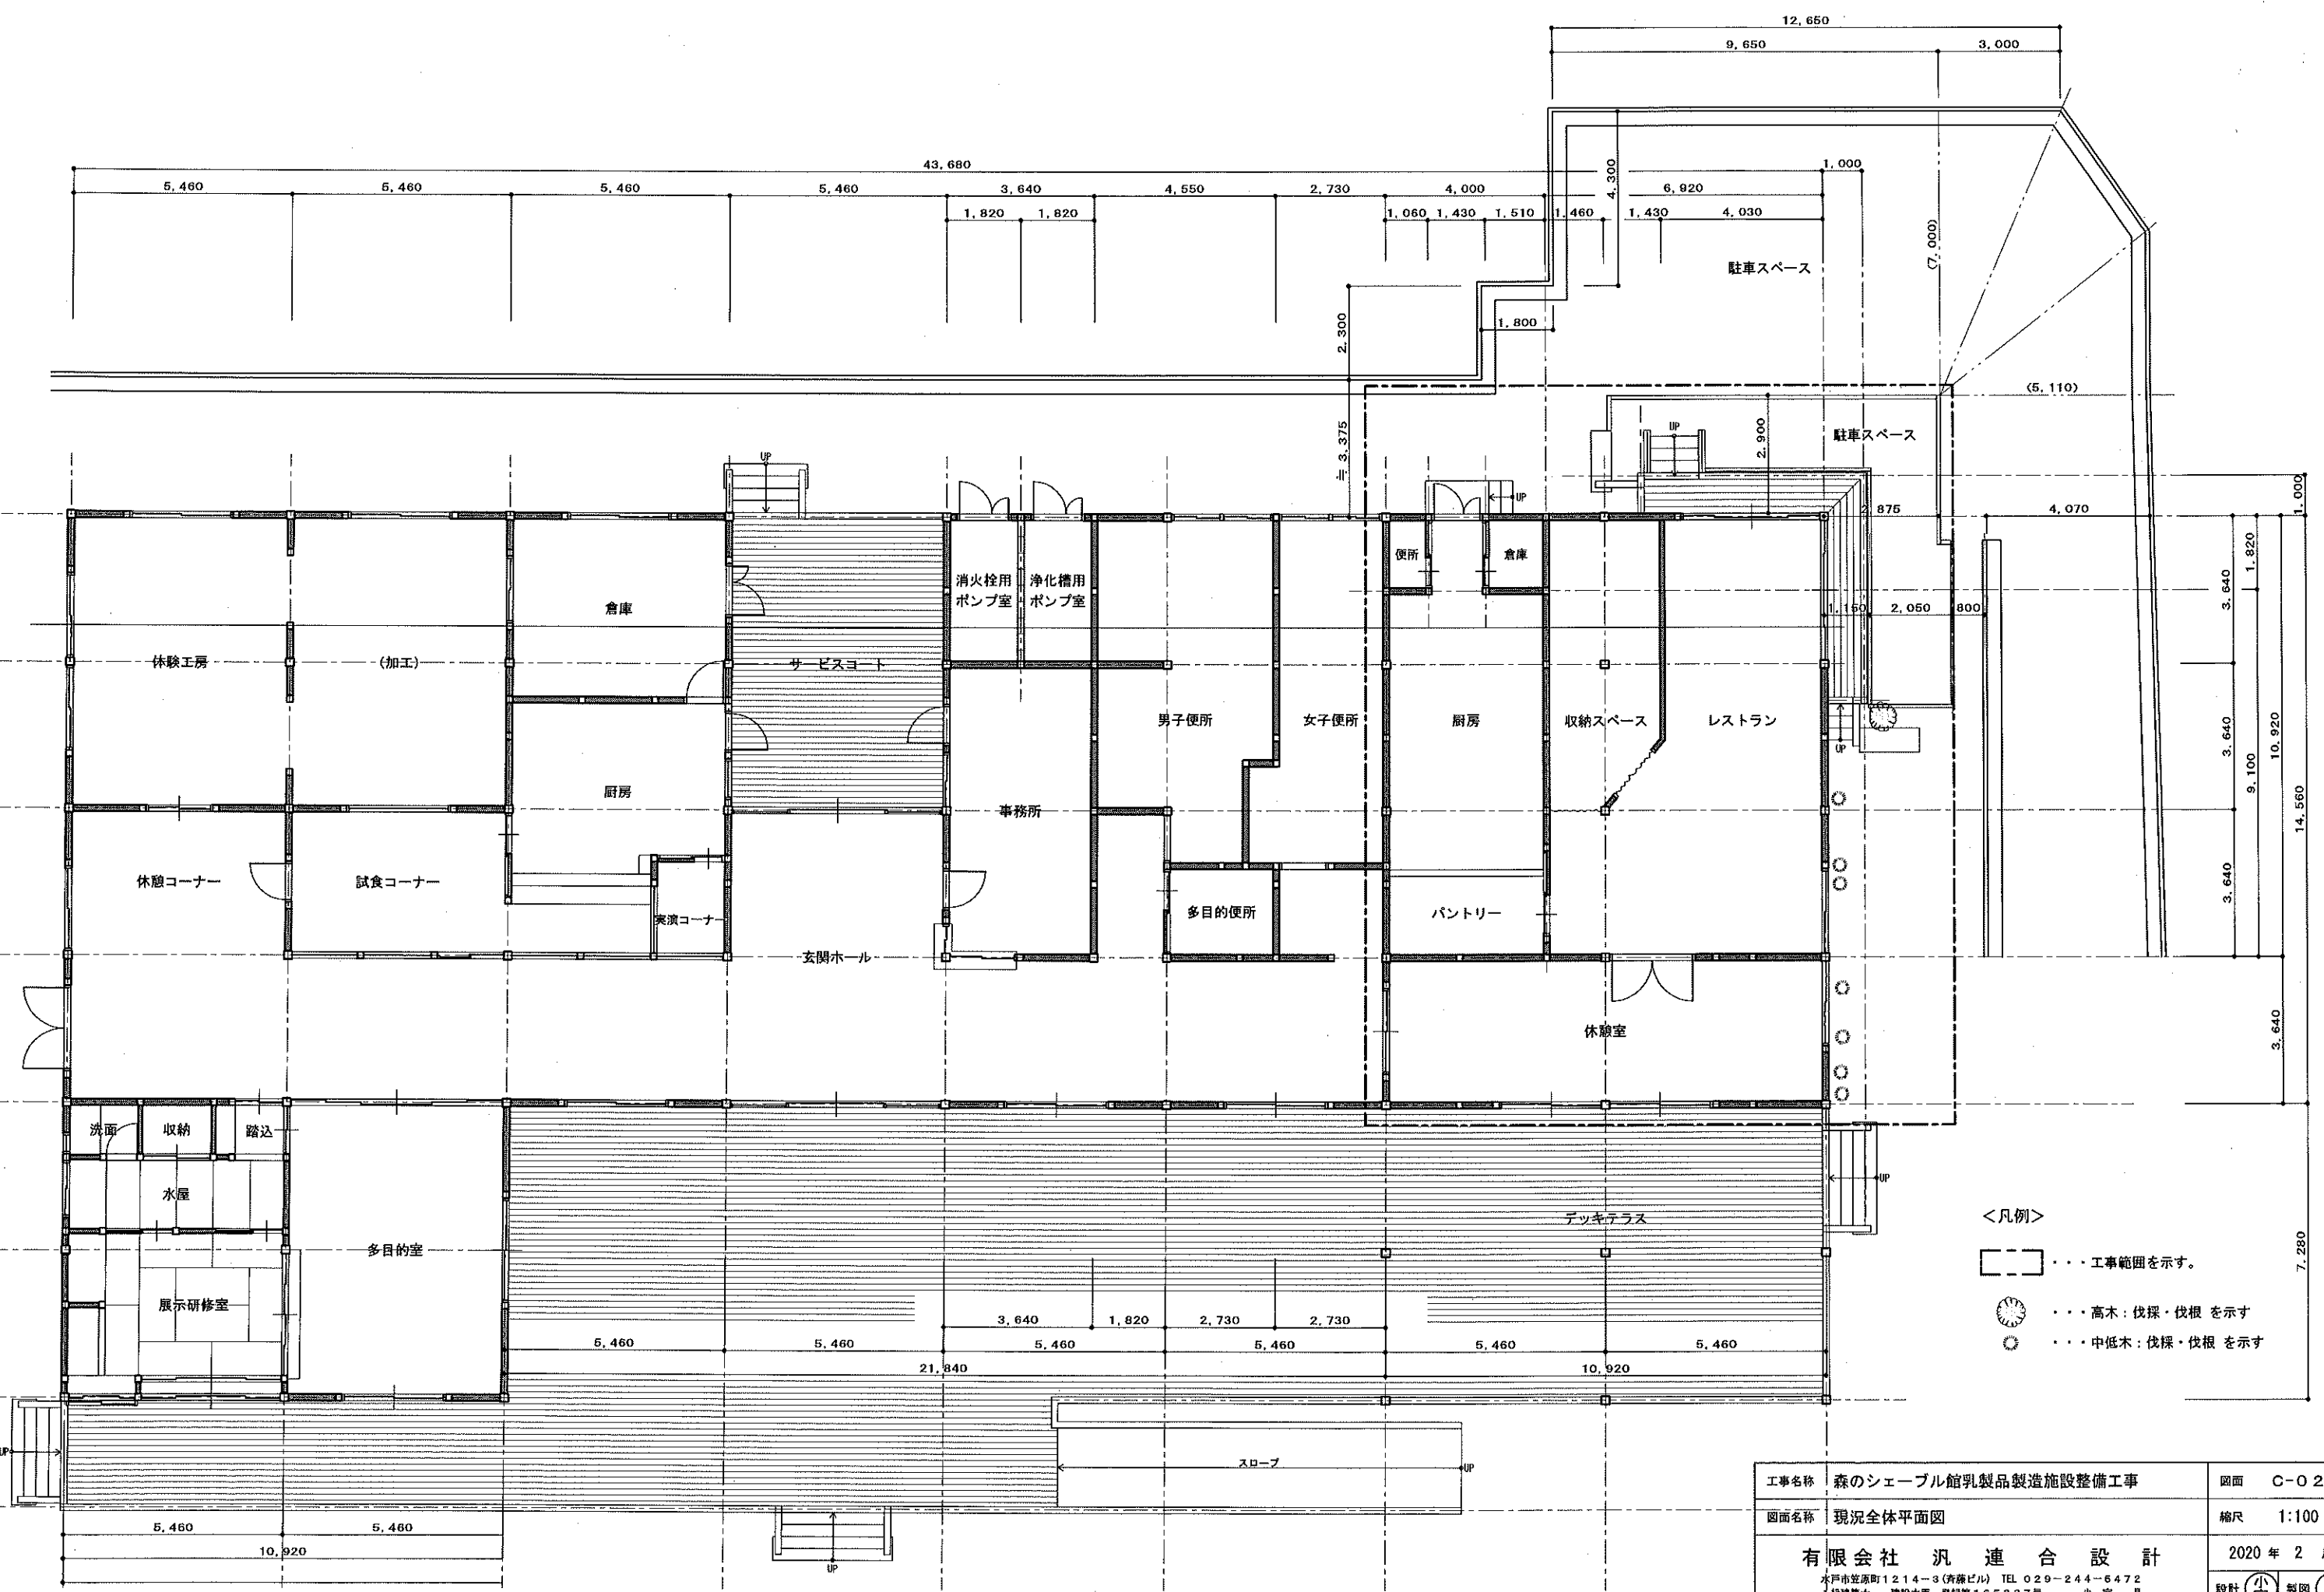

- <凡例>
- 工事範囲を示す。
 - ⊙ ... 高木：伐採・伐根を示す
 - ... 中低木：伐採・伐根を示す

工事名称	森のシェパード館乳製品製造施設整備工事	図面	C-02
図面名称	現況全体平面図	縮尺	1:100
有限会社 汎 連 合 設 計		2020 年 2 月	
水戸市笠原町1214-3(芥原ビル) TEL 029-244-6472 1級建築士 建設大臣 登録第165337号 小室 晶		設計	小室 製図 前澤

 


工事名称	森のシェーブル館乳製品製造施設整備工事	図面	E-O1
図面名称	受変電設備結線図(改修)	縮尺	
有限会社 汎 連 合 設 計 水戸市宮原町1214-3(斉藤ビル) TEL.029-244-5472 1級建築士 建設大臣 登録第1655337号 小室 晶		2020年2月	
		設計	小室 製図 根本

1、原則として、動力回路の起動方式は下表とする。


2. 主MCCBの定格遮断電流は短絡電流を遮断できるものとする。
3. 水中ポンプ主回路及び配線類は、直近上位の機種相当とする。
4. 湧水を除く排水動作回路は、フロートSWを使用する。
5. 漏電遮断器の感度電流は30mA、0.1秒とする。

6. 電流計は3倍公称赤指針付とする。又メータの目盛は負時時に中央にくるように表示する。
7. 2 KW以下は3 A、5 KW以上はC T付とする。
7. ベル、ブザーはタイマーに停止する回路とする。
8. 表示灯はLEDとし、ランプチェック回路とする。
9. 制御用電圧は規定として120 Vとして各動力盤の3相回路より單相供給とする。
10. 防災発動の自動・運動切替SW (CD) は自動・目録のみとする。
11. 低圧受電の場合はコンデンサ取付とする。
12. 配線の形状・構造等は表2を2.1.0とする。

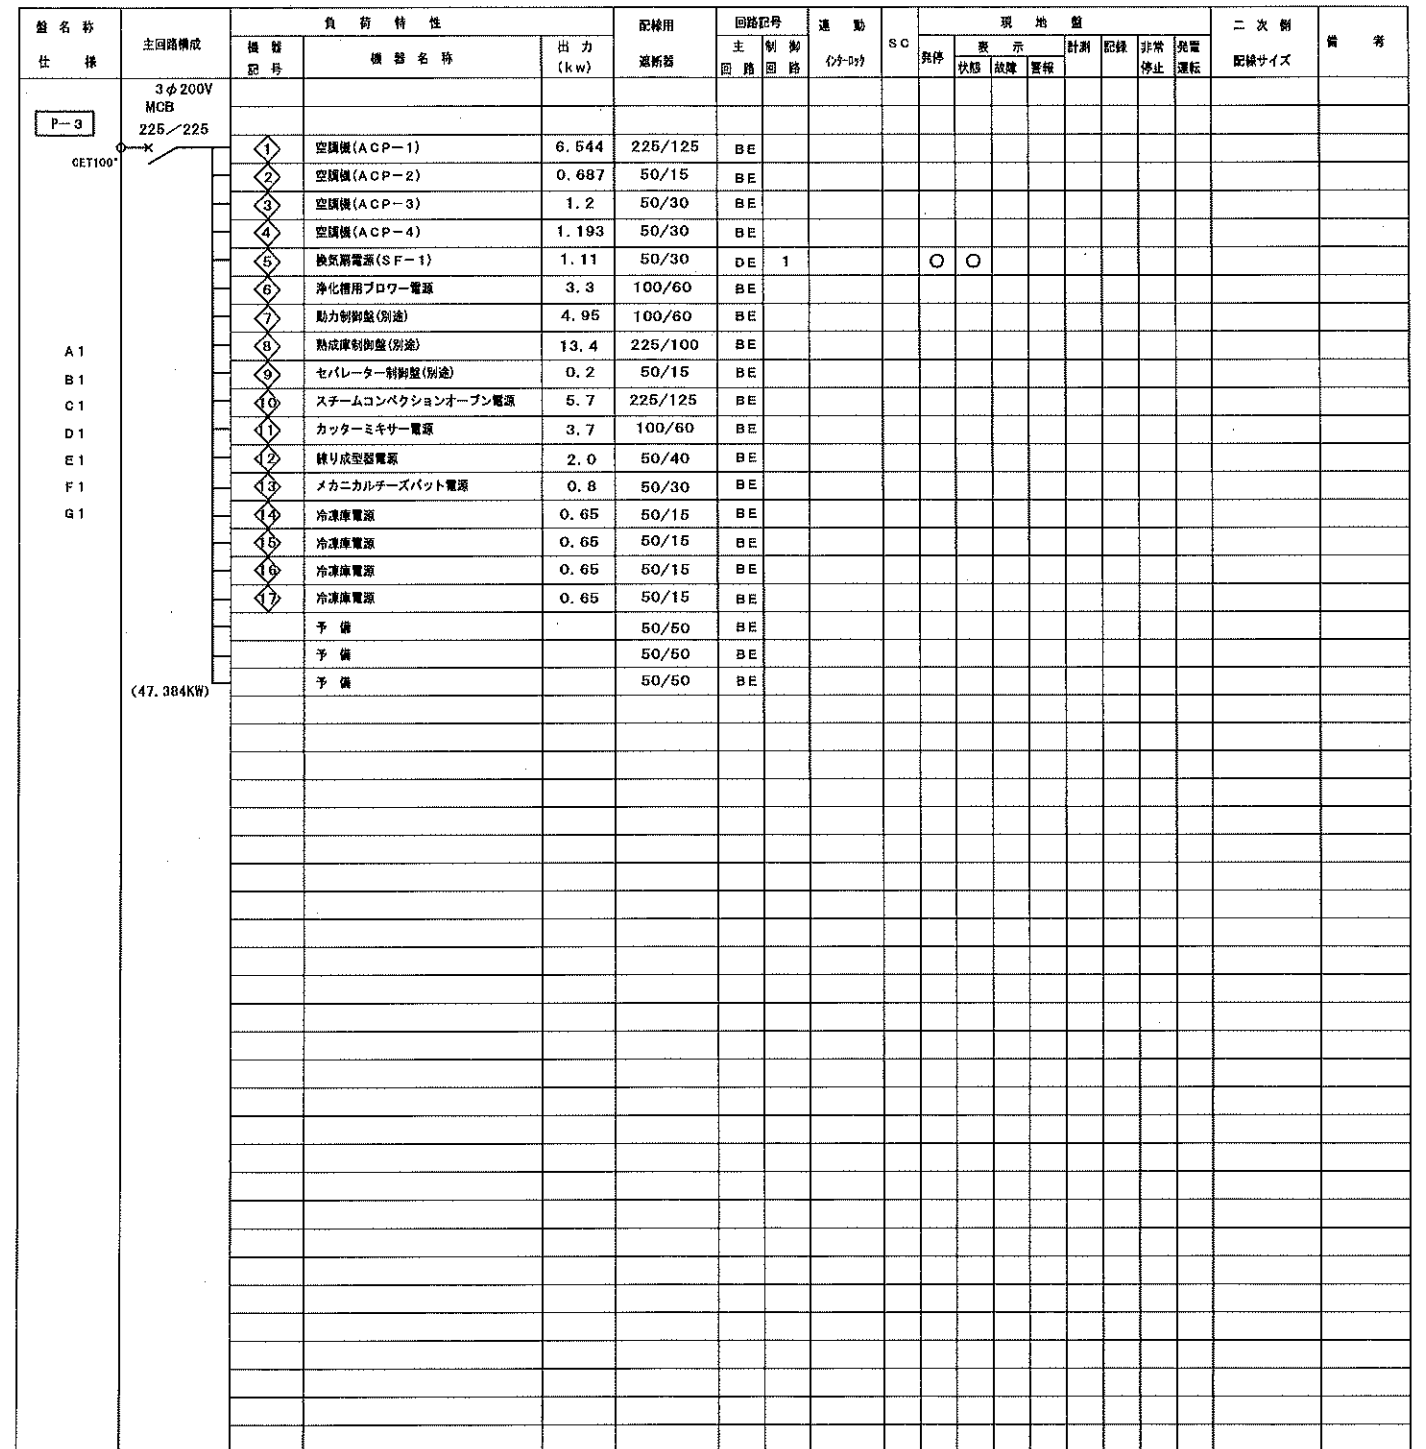


盤	材 質		形 状		構 造 1		構 造 2		差 額		
	記 号	仕 様	記 号	仕 様	記 号	仕 様	記 号	仕 様	記 号	仕 様	
仕 様	A 1	スチール	B 1	露 出	D 1	横 準	E 1	折 曲	G 1	焼付(標準)	
	A 2	ステンレス	B 2	埋 込	D 2	防 雨	E 2	ビス止	G 2	焼付(指定)	
	A 3	合成樹脂	C 1	自 立	D 3	防 湿	F 1	外裏付、中裏付	G 3	耐 塩 粉 体	
			C 2	壁 掛	D 4	耐 火	F 2	外裏無、中裏無	F 3		外裏無、中裏付
			C 3	電柱取付	D 5	耐熱(一種)	F 4	外裏無、中裏無			
					D 6	耐熱(二種)					

淨化槽

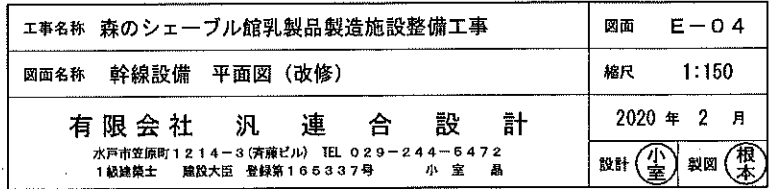

工事名称	森のシェーブル館乳製品製造施設整備工事	図面	E-04
図面名称	幹線設備 平面図 (改修)	縮尺	1:150
有限会社 沢連 合 設 計 水戸市立席町1214-3 (清澤ビル) TEL 029-244-5472 1級建築士 建設大臣 登録第165337号 小 室 晶		2020 年 2 月	
		設計	小室 (印) 製図 根本 (印)

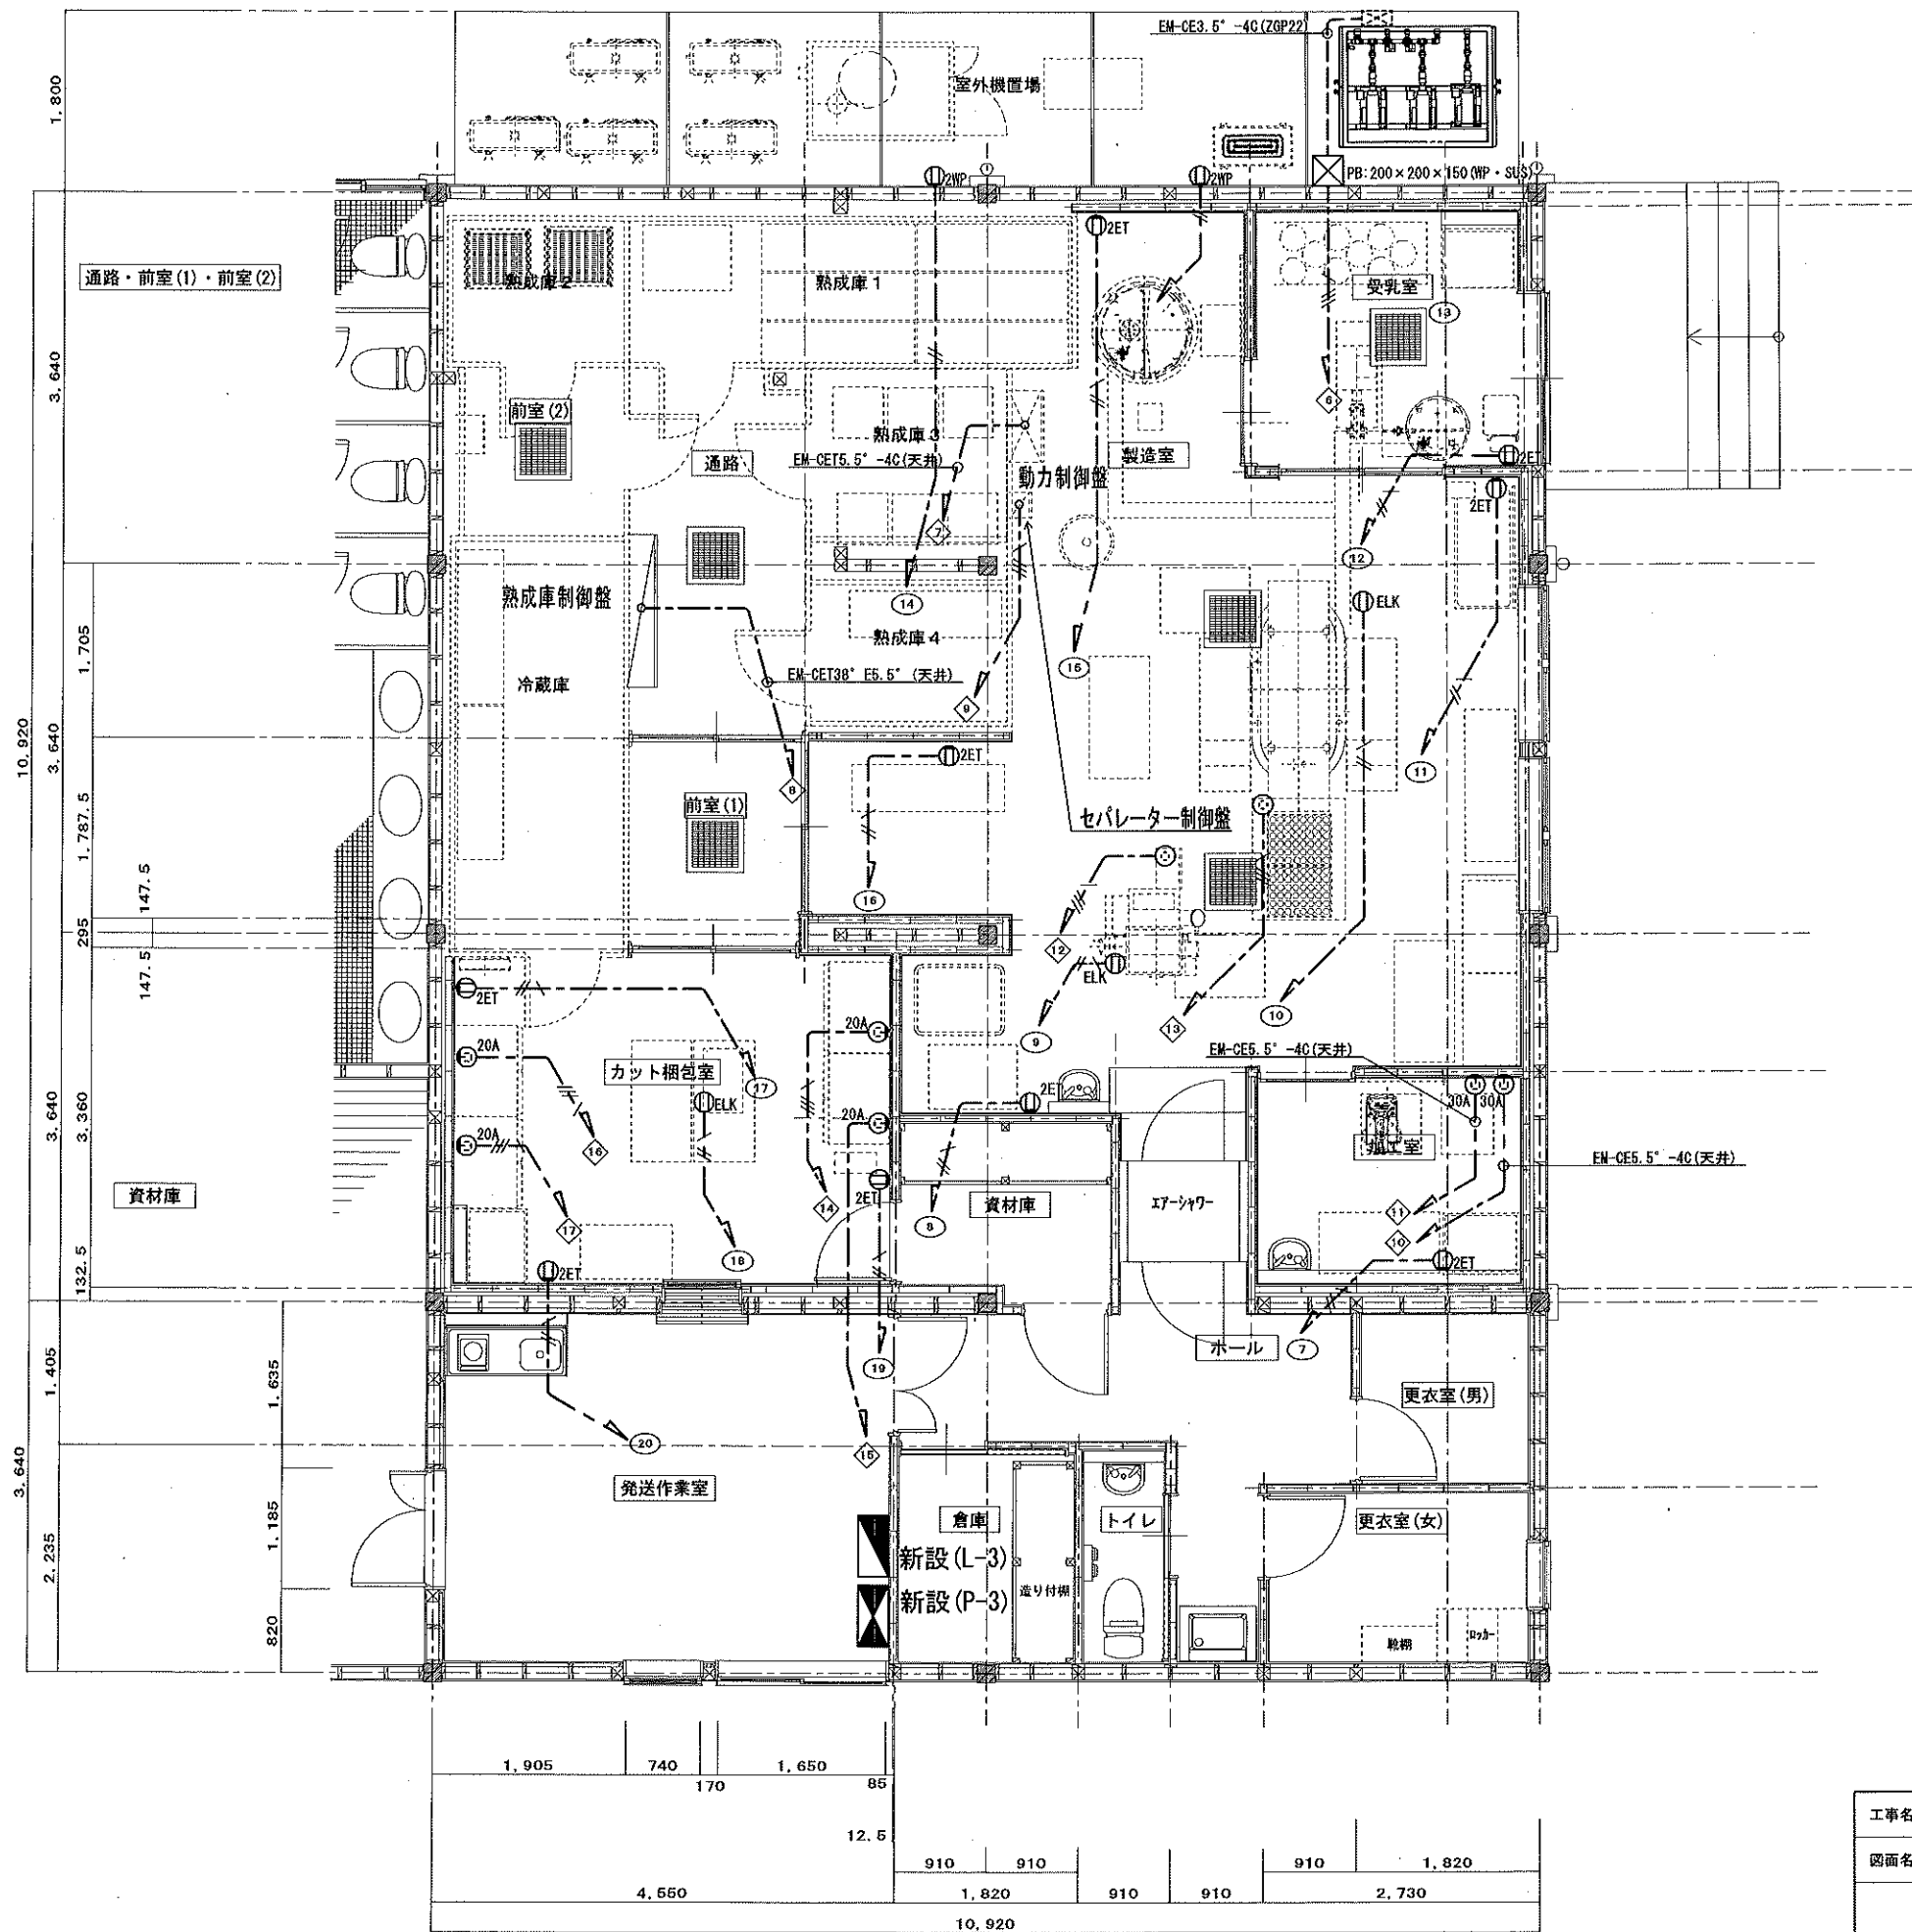


1. 特記なき配線は下記とする		
電線	電線種類	備考
—/—	EM-EEF2.0-2C	天井内
—/—/—	EM-EEF2.0-3C	天井内
—/—/—/—	EM-CE3.5"-4C	天井内

2. 制御盤(別途)への立ち下げ配線は金属管にて保護すること

凡例		
シンボル	シンボル名	備考
⊙ELK	接地2P15A抜け止め	天井付
⊙	接地3P20A250V	天井付
⊙20A	接地3P20A250V	
⊙30A	接地3P30A250V	

工事名称	森のシェーブル館乳製品製造施設整備工事	図面	E-05
図面名称	動力・コンセント平面詳細図(改修)	縮尺	1:50
有限会社 汎 連 合 設 計		2020 年 2 月	
水戸市並原町1214-3(青森ビル) TEL 029-244-5472 1級建築士 建設大臣 登録第166337号 小 宮 晶		設計	小 室 製 図 根 本

参考図
【別途工事】

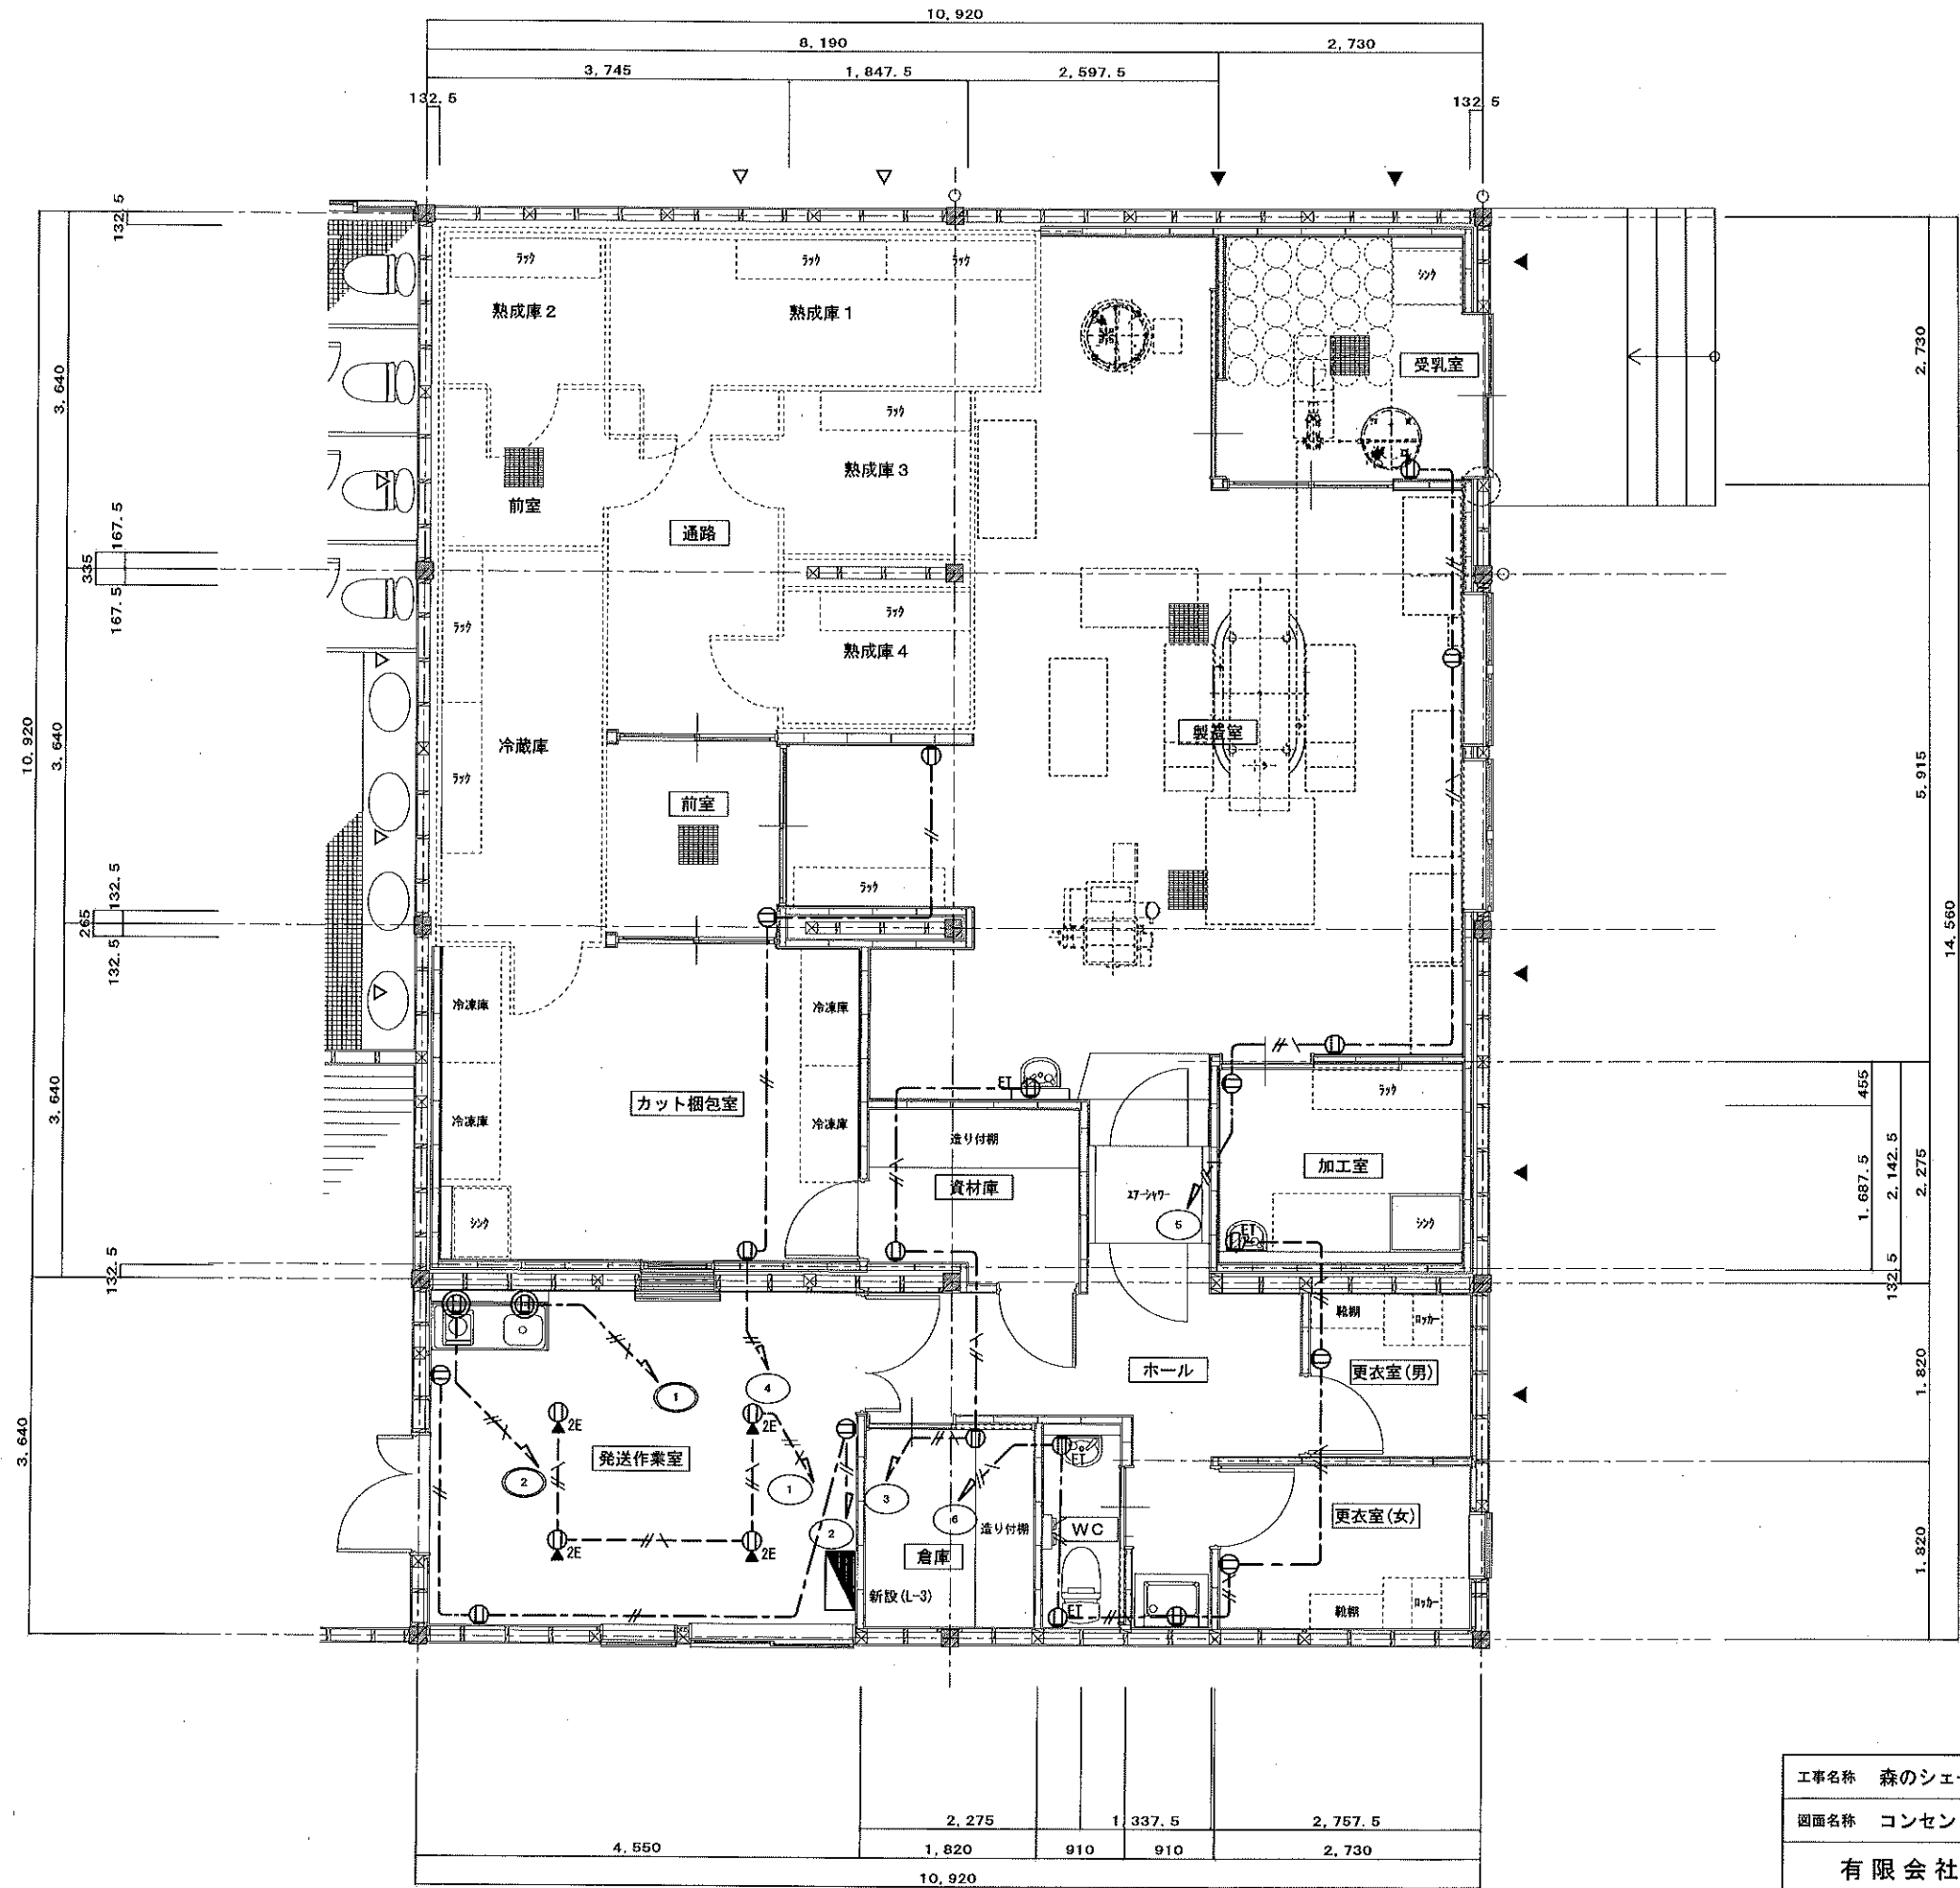


特記なき配線は下記とする		
電線	電線種類	備考
—//—	EM-EEF2.0-20	天井内
—//—	EM-EEF2.0-30	天井内
—//—	EM-EEF2.0-30(PF22)	床インベイ

工事名称	森のシェーブル館乳製品製造施設整備工事	図面	E-09	
図面名称	コンセント平面詳細図(改修)	縮尺	1:50	
有限会社 汎 連 合 設 計 水戸市笠原町1214-3(斉藤ビル) TEL 029-244-5472 1級建築士 建設大臣 登録第166337号 小 室 晶		2020 年 2 月		
		設計	製図	



給排水衛生設備凡例一覧表						空調設備凡例一覧表					
記 号	名 称	備 考	記 号	名 称	備 考	記 号	名 称	備 考	記 号	名 称	備 考
—	給水管 (上水)		—	防振継手		—O—	冷水管 (往)		—	吹出口	
—	雑用給水管 (中水・井水)		—	可とう継手		—OR—	冷水管 (還)		—	吸込口	
—I—	給湯管 (往)		—	可とう継手		—H—	温水管 (往)		—	排出口	手動開放装置付
—II—	給湯管 (還)		—Y—	Y形ストレーナー		—HR—	温水管 (還)		—	ベントキャップ	SUS製防虫網付・指定色焼付塗装
—C—	汚水管		—EJL(B)	ベローズ型伸縮継手 (様式)		—OH—	冷水水管 (往)		—	フレキシブル継手	
—	給排水管		—EJL(S)	ベローズ型伸縮継手 (様式)		—OR—	冷水水管 (還)		—	消音エルボ	DN25, 50mm 内貼
—	通気管		—	自動エア抜弁		—E—	配管管		—	消音ボックス	DN25, 50mm 内貼
—PB—	ポンプ圧送管		—	安全弁		—O—	油管 (往)		—	可変流量装置	
—(P-V)—	屋外排水管		—	三方弁装置		—OR—	油管 (還)		—	定流量装置	
—(P-V)—	屋外排水管 (コリドール側)		—	三方弁装置		—OV—	油通気管				
—Y—	消火管		—	電磁弁装置		—S—	蒸気管 (往)		—	仕切弁	
—YS—	連絡給水管		—	定水位弁		—SR—	蒸気管 (還)		—	ボール弁	
—XS—	連絡排水管		—	ボールタップ		—R—	冷媒管		—	玉留弁	
—SP—	スプリンクラー管		—	仕切弁 (隠蔽)・ボックス付		—RR—	冷媒管 (還)		—	逆止弁	
—C02—	炭酸ガス管		—	水栓 (水・湯)		—G—	給水管		—	防振継手	
—F—	消防火管		—	フラッシュ弁		—G—	雑用給水管		—	可とう継手	
—G—	ガス管 (低圧)	ガス供給会社指定品	—	湯水混合水栓		—D—	ドレン管		—	可とう継手	
—MG—	ガス管 (中圧)	ガス供給会社指定品	—	シャワー・金具		—HD—	高温ドレン管		—Y—	Y形ストレーナー	
—PG—	液化石油ガス管		—	床排水金具		—SA—	空調給気ダクト		—EJL(B)	ベローズ型伸縮継手 (様式)	
—RD—	ルーフドレン管	建築工事	—	床上掃除口		—RA—	空調送気ダクト		—EJL(S)	ベローズ型伸縮継手 (様式)	
—K—	厨房排水管		—	排水用トラップ		—GA—	外気取入ダクト		—	自動エア抜弁	
—A—	圧縮空気管		—	放水栓		—EA—	排気ダクト		—	安全弁	
—AT—	排気管		—	屋内消火栓	火報組込	—EA—	浴室排気ダクト		—	三方弁装置	
—Y—	吸引管		—	屋内消火栓 (放水口付)	火報組込	—EA—	厨房排気ダクト		—	電磁弁装置	
—OR—	酸素ガス管		—	連絡排水排水口		—A, B	矩形ダクト		—	電磁流量計装置	
—R—	窒素ガス管		—	屋外消火栓箱		—A, A	丸ダクト		—	減圧弁装置	
—R2—	炭素ガス管		—	送水口		—SW—	排煙ダクト		—	蒸気トラップ装置	
—E—	配管管		—	テスト弁		—PB—	防火ダンパー		—	流量計	
—O—	油管 (往)		—	ガスコック		—PB—	風量調整ダンパー				
—OR—	油管 (還)		—	量水器		—PB—	風量調整兼防火ダンパー				
—OV—	油通気管		—	ガスメーター		—PB—	煙感知器連動ダンパー				
—B—	仕切弁		—	雨水樹	ため樹	—PB—	逆流防止ダンパー				
—B—	バタフライ弁		—	汚水樹	排水・排水	—PB—	モーターダンパー				
—B—	玉留弁		—	トラップ樹		—PB—	ピストンダンパー				
—B—	逆止弁		—	枯子樹							
—	コック		—	公共樹							

配管材料 (給排水衛生設備)							ダクト・配管材料 (空調設備)											
注: ◎ 印のついたものを適用する。							注: ◎ 印のついたものを適用する。											
用途別	配 管 材 料	記号・規格	一般部	仕切部	備 考	保温・保冷材	用途別	配 管 材 料	記号・規格	一般部	仕切部	備 考	保温・保冷材					
給水管	水道用硬質塩化ビニルライニング管	SGP-YA	*	*	*	給水管 (汚水)	配管用軟質塩化ビニル管 (白管)	SGP	*	*	*	給水管 (汚水)	耐熱塩化ビニルライニング鋼管	HTVP	*	*	*	
	水道用硬質塩化ビニルライニング管	SGP-YB	*	*	*		硬質ポリ塩化ビニル管	VP	*	*	*		配管用軟質塩化ビニル管 (白管)	SGP	*	*	*	
	水道用硬質塩化ビニル内外面ライニング鋼管	SGP-YD	*	*	◎		耐熱二層管	TPP	*	*	*		硬質ポリ塩化ビニル管	STGP	*	*	*	
	水道用ポリエチレン給排水ライニング鋼管	SGP-PA	*	*	*		リサイクル硬質ポリ塩化ビニル発泡3層管	RF-VP	*	*	*		一般配管用ステンレス鋼管	SUS	*	*	*	
	水道用ポリエチレン給排水ライニング鋼管	SGP-PB	*	*	*		排水用硬質塩化ビニルライニング鋼管	D-YA	*	*	*		配管ポリエチレン管	XPE	*	*	*	
	水道用ポリエチレン給排水内外面ライニング鋼管	SGP-PD	*	*	*		排水用ソフトウェルエポキシ鋼管	SGP-WTA	*	*	*		耐熱塩化ビニルライニング鋼管	HTVP	*	*	*	
	耐熱塩性硬質ポリ塩化ビニル管	HIVP	*	*	◎		配管用軟質鋼管 (白管)	SGP	*	*	*		配管用軟質鋼管 (白管)	SGP	*	*	*	
	水道用ステンレス鋼管	SUS	◎	*	*		硬質ポリ塩化ビニル管	VP	◎	*	◎		圧力配管用軟質鋼管 (黒管)	STGP	*	*	*	
	水道用ポリエチレン管二層管	PP	*	*	*		硬質ポリ塩化ビニル管	VU	*	*	*		一般配管用ステンレス鋼管	SUS	*	*	*	
	水道用ポリエチレン管	PP	*	*	*		耐熱二層管	TPP	*	*	*		配管ポリエチレン管	XPE	*	*	*	
雑用給水管	水道用硬質塩化ビニルライニング管	SGP-YA	*	*	*	雑用給水管 (排水)	耐熱性硬質ポリ塩化ビニル管	HTVP	◎	*	◎	雑用給水管	配管用軟質鋼管 (白管)	SGP	*	*	*	
	水道用硬質塩化ビニルライニング管	SGP-YB	*	*	*		耐熱性硬質ポリ塩化ビニル管	HTVP	*	*	◎		高温度排水	配管用軟質鋼管 (黒管)	STGP	*	*	*
	水道用硬質塩化ビニル内外面ライニング鋼管	SGP-YD	*	*	*		排水用硬質塩化ビニルライニング鋼管	D-YA	*	*	*		ポンプ圧送管	圧力配管用軟質鋼管 (黒管)	STGP	*	*	*
	水道用ポリエチレン給排水ライニング鋼管	SGP-PA	*	*	*		排水用ソフトウェルエポキシ鋼管	SGP-WTA	*	*	*			一般配管用ステンレス鋼管	SUS	*	*	*
	水道用ポリエチレン給排水ライニング鋼管	SGP-PB	*	*	*		配管用軟質鋼管 (白管)	SGP	*	*	*			配管用軟質鋼管 (黒管)	STGP	*	*	*
	水道用ポリエチレン給排水内外面ライニング鋼管	SGP-PD	*	*	*		硬質ポリ塩化ビニル管	VP	◎	*	◎			硬質塩化ビニルライニング鋼管	SGP-YA	*	*	*
	耐熱塩性硬質ポリ塩化ビニル管	HIVP	*	*	*		硬質ポリ塩化ビニル管	VU	*	*	*			硬質塩化ビニルライニング鋼管	SGP-YB	*	*	*
	水道用ステンレス鋼管	SUS	*	*	*		耐熱二層管	TPP	*	*	*			配管用軟質鋼管 (黒管)	STGP	*	*	*
	水道用ポリエチレン管二層管	PP	*	*	*		耐熱性硬質ポリ塩化ビニル管	HTVP	◎	*	◎		高温度排水	圧力配管用軟質鋼管 (黒管)	STGP	*	*	*
	水道用ポリエチレン管	PP	*	*	*		耐熱性硬質ポリ塩化ビニル管	HTVP	*	*	*		ポンプ圧送管	一般配管用ステンレス鋼管	SUS	*	*	*
給湯管	水道用硬質塩化ビニルライニング管	SGP-YA	*	*	*	給湯管 (低圧)	コンクリート管	IP	*	*	*	給湯管 (低圧)	配管用軟質鋼管 (黒管)	STGP	*	*	*	
	水道用硬質塩化ビニルライニング管	SGP-YB	*	*	*		硬質ポリ塩化ビニル管	VP	*	*	◎			配管用軟質鋼管 (黒管)	STGP	*	*	*
	水道用硬質塩化ビニル内外面ライニング鋼管	SGP-YD	*	*	*		耐熱性硬質ポリ塩化ビニル管	HTVP	*	*	◎		高温度排水	圧力配管用軟質鋼管 (黒管)	STGP	*	*	*
	水道用ポリエチレン給排水ライニング鋼管	SGP-PA	*	*	*		耐熱性硬質ポリ塩化ビニル管	HTVP	*	*	◎		ポンプ圧送管	一般配管用ステンレス鋼管	SUS	*	*	*
	水道用ポリエチレン給排水ライニング鋼管	SGP-PB	*	*	*		耐熱性硬質ポリ塩化ビニル管	HTVP	*	*	◎		ポンプ圧送管	配管用軟質鋼管 (黒管)	STGP	*	*	*
	水道用ポリエチレン給排水内外面ライニング鋼管	SGP-PD	*	*	*		配管用軟質鋼管 (白管)	SGP	*	*	*			配管用軟質鋼管 (黒管)	STGP	*	*	*
	耐熱塩性硬質ポリ塩化ビニル管	HIVP	*	*	*		硬質ポリ塩化ビニル管	VP	◎	*	◎			圧力配管用軟質鋼管 (黒管)	STGP	*	*	*
	水道用ステンレス鋼管	SUS	*	*	*		耐熱性硬質ポリ塩化ビニル管	HTVP	*	*	*			一般配管用ステンレス鋼管	SUS	*	*	*
	水道用ポリエチレン管二層管	PP	*	*	*		コンクリート管	IP	*	*	*			硬質塩化ビニルライニング鋼管	SGP-YA	*	*	*
	水道用ポリエチレン管	PP	*	*	*		硬質ポリ塩化ビニル管	VP	*	*	◎			配管用軟質鋼管 (黒管)	STGP	*	*	*
消火管	水道用硬質塩化ビニルライニング鋼管	HTVP	*	*	*	消火管 (高圧)	耐熱性硬質ポリ塩化ビニル管	HTVP	◎	*	◎	消火管 (高圧)	配管用軟質鋼管 (白管)	SGP	*	*	*	
	水道用硬質塩化ビニル内外面ライニング鋼管	HTVP	*	*	*		耐熱性硬質ポリ塩化ビニル管	HTVP	*	*	*		配管用軟質鋼管 (黒管)	STGP	*	*	*	
	水道用ステンレス鋼管	SUS	*	*	*		排水用硬質塩化ビニルライニング鋼管	D-YA	*	*	*		圧力配管用軟質鋼管 (黒管)	STGP	*	*	*	
	水道用ポリエチレン管	PP	*	*	*		排水用ソフトウェルエポキシ鋼管	SGP-WTA	*	*	*		配管用軟質鋼管 (黒管)	STGP	*	*	*	
	配管ポリエチレン管	XPE	*	*	*		配管用軟質鋼管 (白管)	SGP	*	*	*		配管用軟質鋼管 (黒管)	STGP	*	*	*	
	配管用軟質鋼管 (白管)	SGP	*	*	*		硬質ポリ塩化ビニル管	VP	◎	*	◎		高温度排水	圧力配管用軟質鋼管 (黒管)	STGP	*	*	*
	配管用ステンレス鋼管	SUS	*	*	*		耐熱性硬質ポリ塩化ビニル管	HTVP	*	*	*		配管用軟質鋼管 (黒管)	STGP	*	*	*	
	圧力配管用軟質鋼管 (白管)	STGP	*	*	*		耐熱性硬質ポリ塩化ビニル管	HTVP	*	*	*		一般配管用ステンレス鋼管	SUS	*	*	*	
	消火用硬質塩化ビニル外面被覆鋼管	SGP-YG	*	*	*		配管用軟質鋼管 (黒管)	STGP	*	*	*		配管用軟質鋼管 (黒管)	STGP	*	*	*	
	塩化ビニル被覆鋼管	FLV	*	*	*		圧力配管用軟質鋼管 (黒管)	STGP	*	*	*			硬質塩化ビニルライニング鋼管	SGP-YA	*	*	*
ガス管	ポリエチレン被覆鋼管	FLP	*	*	*	ガス管	一般配管用ステンレス鋼管	SUS	*	*	*	ガス管	水道用硬質塩化ビニル内外面ライニング鋼管	SGP-YD	*	*	*	
	配管用軟質鋼管 (白管)	SGP	*	*	*		配管用軟質鋼管 (黒管)	STGP	*	*	*		耐熱塩性硬質ポリ塩化ビニル管	HIVP	*	*	*	
	配管用軟質鋼管 (黒管)	STGP	*	*	*		圧力配管用軟質鋼管 (黒管)	STGP	*	*	*		配管用軟質鋼管 (黒管)	STGP	*	*	*	
	ガス用ポリエチレン管	PE	*	*	*													

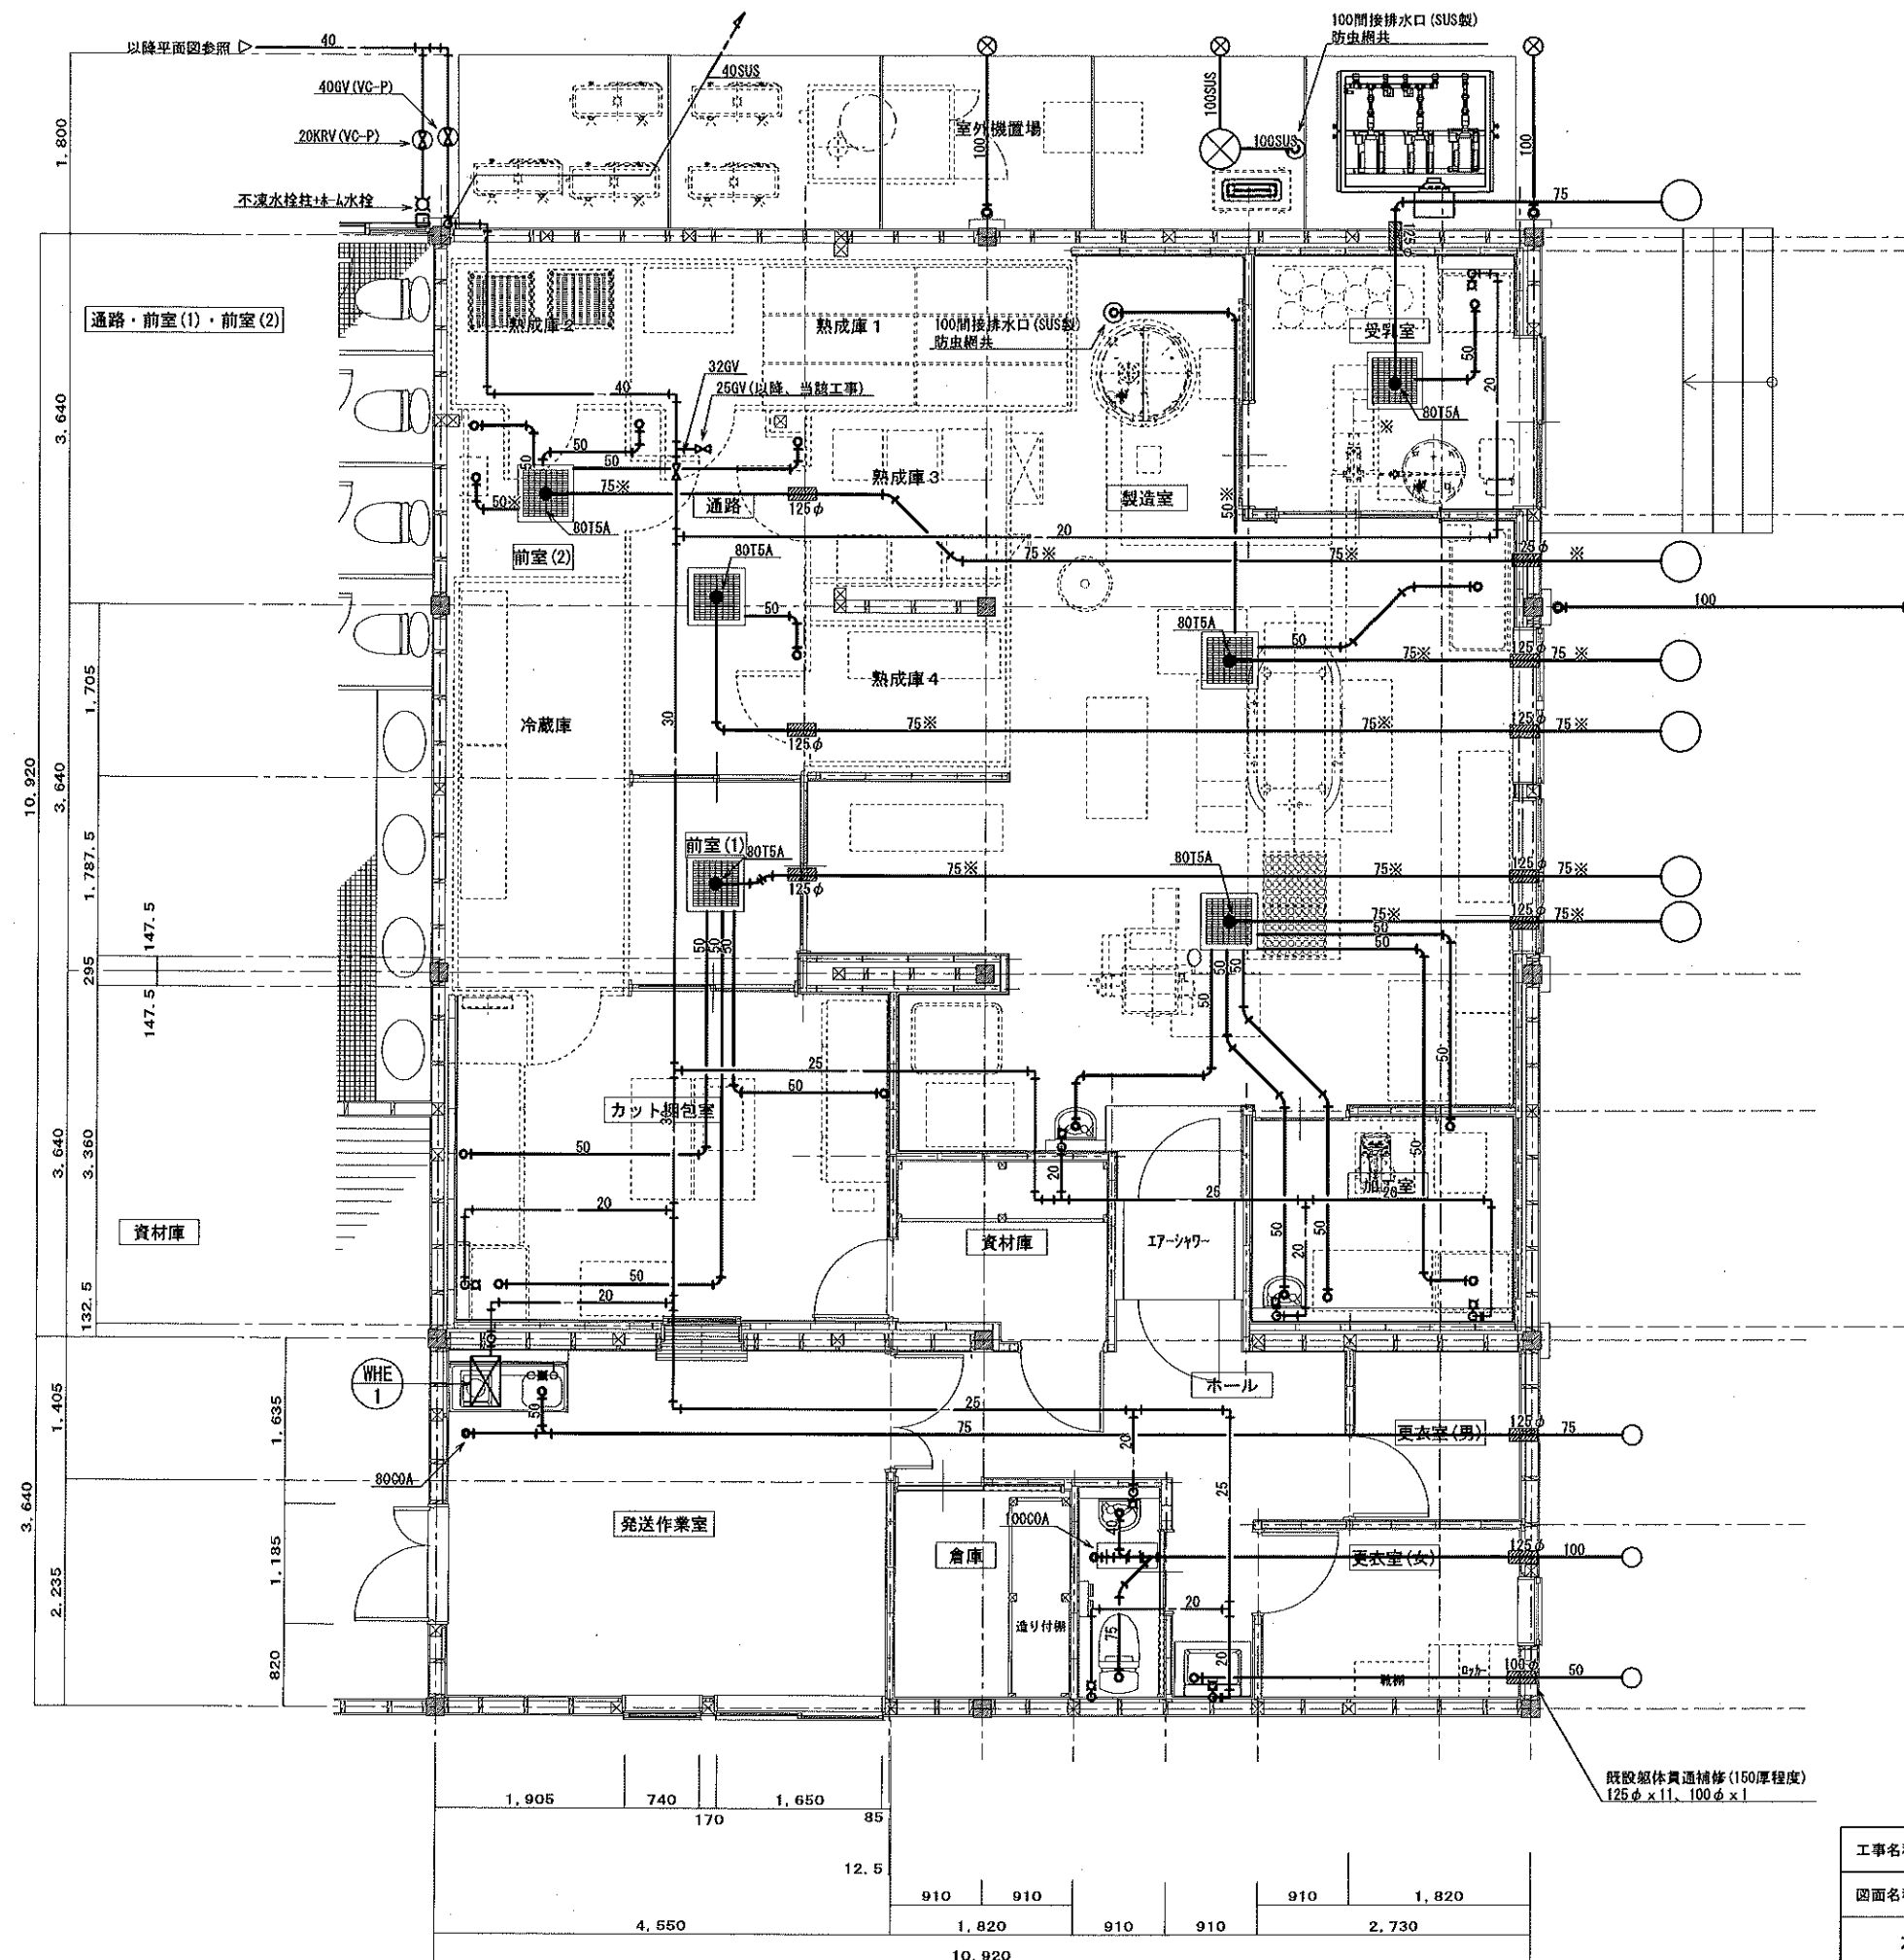

- 《注記》
1. 高温排水は耐熱性硬質ポリ塩化ビニル管とする。(※表示箇所)
但し、ホース及びストラップ用はステンレス管とする。
 2. 給水管は天井内配管とする。


工事名称	森のシェパード館乳製品製造施設整備工事	図面	M-04
図面名称	給排水衛生設備 平面詳細図 (改修)	縮尺	1:50
有限会社 汎 連 合 設 計		2020 年 2 月	
水戸市並原町1214-3 (済美ビル) TEL. 029-244-5472 1級建築士 建設大臣 登録第166337号 小室 晶		設計	小室 晶
		製図	根本

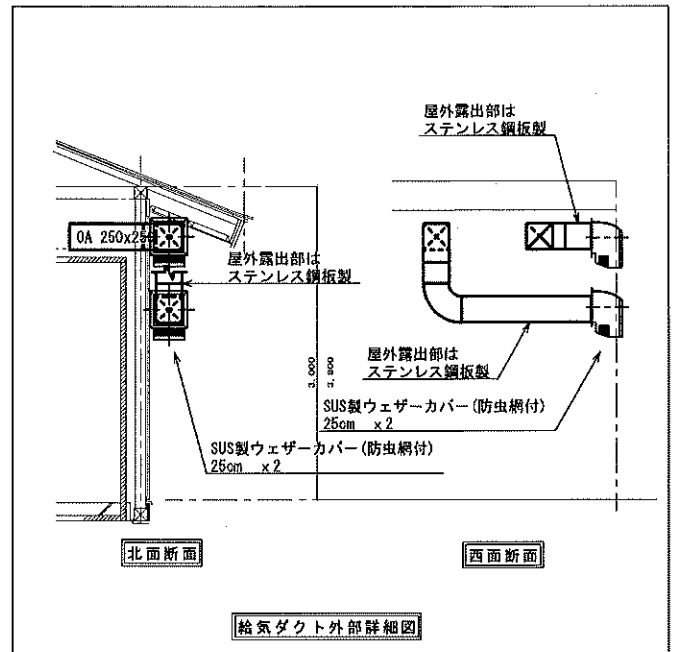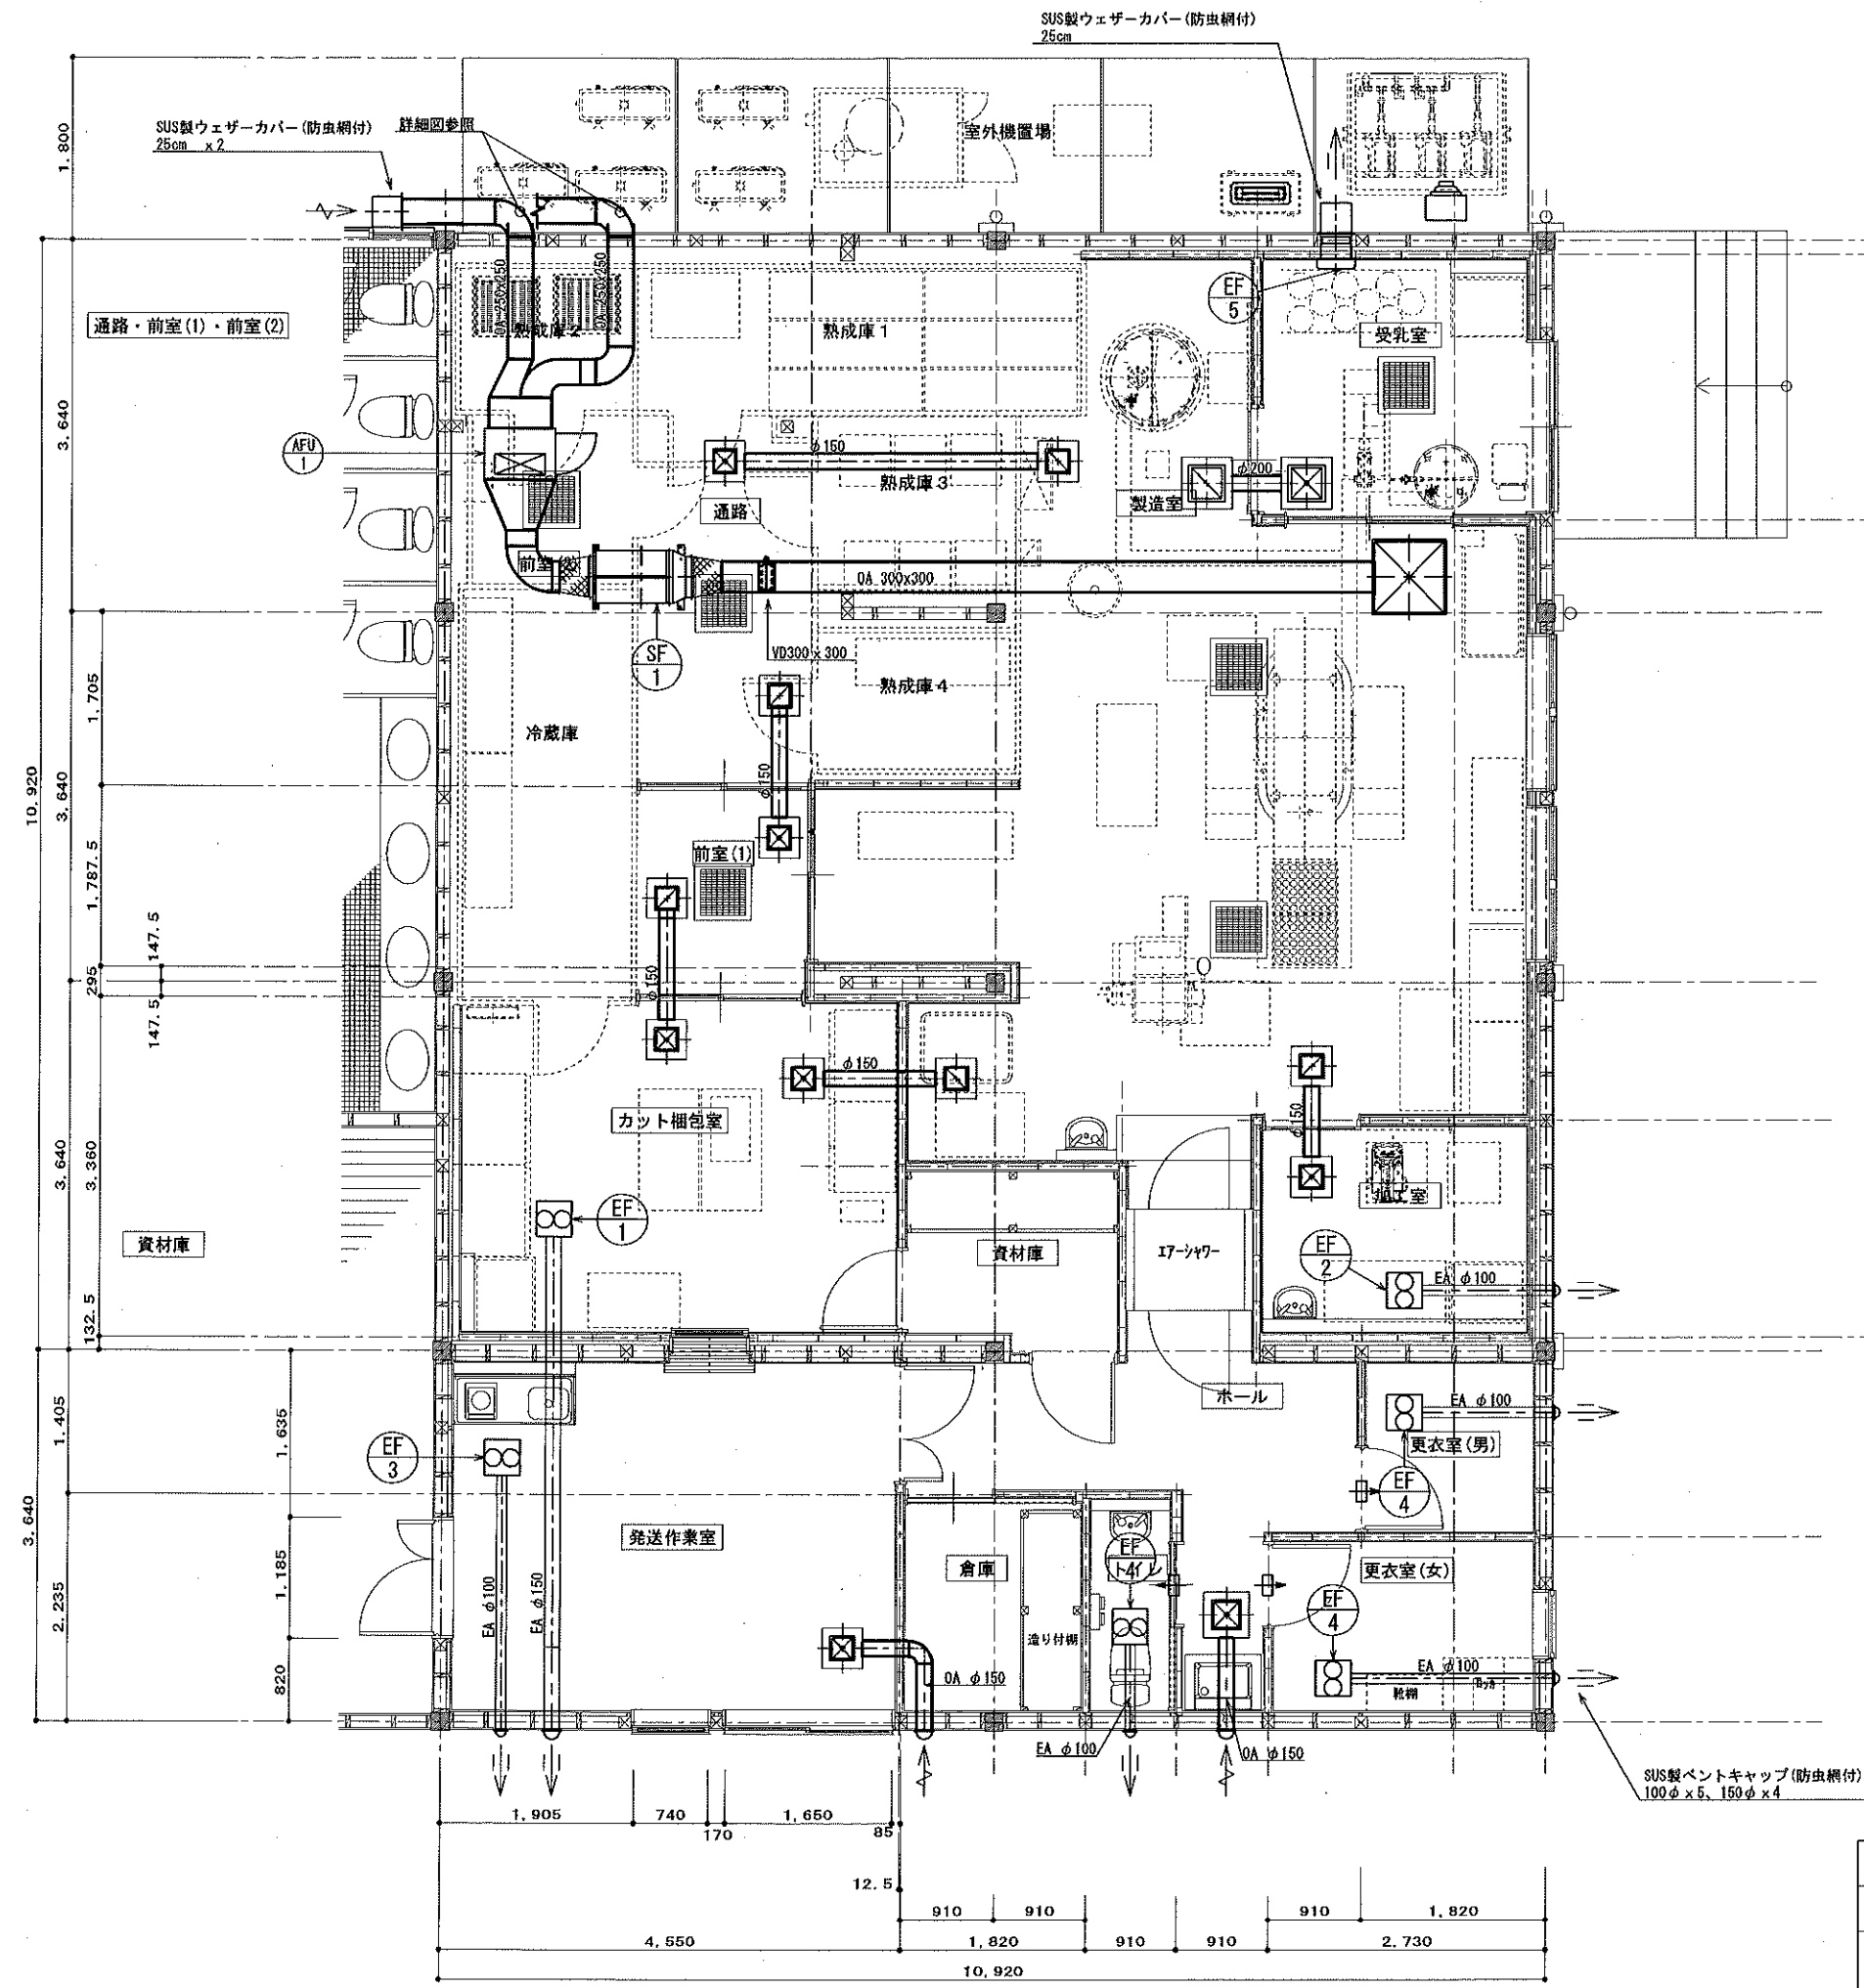

<table><tr><td>製造室</td><td></td></tr><tr><td>フィルターユニット</td><td>780 x 760</td></tr><tr><td>風量</td><td>1000 m3/h</td></tr><tr><td>本体寸法</td><td>690x690x440 H</td></tr><tr><td>HEPAフィルター共</td><td></td></tr><tr><td>(参考型番: クリーンAPCL型)</td><td></td></tr></table>	製造室		フィルターユニット	780 x 760	風量	1000 m3/h	本体寸法	690x690x440 H	HEPAフィルター共		(参考型番: クリーンAPCL型)		<table><tr><td>製造室</td><td></td></tr><tr><td>HS</td><td>200 x 200</td></tr><tr><td>風量</td><td>160 m3/h</td></tr><tr><td>BOX</td><td>400x400x400 H</td></tr><tr><td>BOX内貼</td><td>GW25 t</td></tr></table>	製造室		HS	200 x 200	風量	160 m3/h	BOX	400x400x400 H	BOX内貼	GW25 t		
製造室																									
フィルターユニット	780 x 760																								
風量	1000 m3/h																								
本体寸法	690x690x440 H																								
HEPAフィルター共																									
(参考型番: クリーンAPCL型)																									
製造室																									
HS	200 x 200																								
風量	160 m3/h																								
BOX	400x400x400 H																								
BOX内貼	GW25 t																								
<table><tr><td>製造室</td><td></td></tr><tr><td>HS</td><td>200 x 200</td></tr><tr><td>風量</td><td>170 m3/h</td></tr><tr><td>BOX</td><td>400x400x400 H</td></tr><tr><td>BOX内貼</td><td>GW25 t</td></tr></table>	製造室		HS	200 x 200	風量	170 m3/h	BOX	400x400x400 H	BOX内貼	GW25 t	<table><tr><td>加工室</td><td></td></tr><tr><td>VHS</td><td>200 x 200</td></tr><tr><td>風量</td><td>160 m3/h</td></tr><tr><td>BOX</td><td>400x400x400 H</td></tr><tr><td>BOX内貼</td><td>GW25 t</td></tr></table>	加工室		VHS	200 x 200	風量	160 m3/h	BOX	400x400x400 H	BOX内貼	GW25 t				
製造室																									
HS	200 x 200																								
風量	170 m3/h																								
BOX	400x400x400 H																								
BOX内貼	GW25 t																								
加工室																									
VHS	200 x 200																								
風量	160 m3/h																								
BOX	400x400x400 H																								
BOX内貼	GW25 t																								
<table><tr><td>前室(1)・通路</td><td></td></tr><tr><td>VHS</td><td>200 x 200</td></tr><tr><td>風量</td><td>170 m3/h</td></tr><tr><td>BOX</td><td>400x400x400 H</td></tr><tr><td>BOX内貼</td><td>GW25 t</td></tr></table>	前室(1)・通路		VHS	200 x 200	風量	170 m3/h	BOX	400x400x400 H	BOX内貼	GW25 t	<table><tr><td>製造室</td><td></td></tr><tr><td>HS</td><td>300 x 300</td></tr><tr><td>風量</td><td>350 m3/h</td></tr><tr><td>BOX</td><td>500x500x400 H</td></tr><tr><td>BOX内貼</td><td>GW25 t</td></tr></table>	製造室		HS	300 x 300	風量	350 m3/h	BOX	500x500x400 H	BOX内貼	GW25 t				
前室(1)・通路																									
VHS	200 x 200																								
風量	170 m3/h																								
BOX	400x400x400 H																								
BOX内貼	GW25 t																								
製造室																									
HS	300 x 300																								
風量	350 m3/h																								
BOX	500x500x400 H																								
BOX内貼	GW25 t																								
<table><tr><td>カット梱包室</td><td></td></tr><tr><td>VHS</td><td>200 x 200</td></tr><tr><td>風量</td><td>170 m3/h</td></tr><tr><td>BOX</td><td>400x400x400 H</td></tr><tr><td>BOX内貼</td><td>GW25 t</td></tr></table>	カット梱包室		VHS	200 x 200	風量	170 m3/h	BOX	400x400x400 H	BOX内貼	GW25 t	<table><tr><td>受乳室</td><td></td></tr><tr><td>VHS</td><td>300 x 300</td></tr><tr><td>風量</td><td>350 m3/h</td></tr><tr><td>BOX</td><td>500x500x400 H</td></tr><tr><td>BOX内貼</td><td>GW25 t</td></tr></table>	受乳室		VHS	300 x 300	風量	350 m3/h	BOX	500x500x400 H	BOX内貼	GW25 t				
カット梱包室																									
VHS	200 x 200																								
風量	170 m3/h																								
BOX	400x400x400 H																								
BOX内貼	GW25 t																								
受乳室																									
VHS	300 x 300																								
風量	350 m3/h																								
BOX	500x500x400 H																								
BOX内貼	GW25 t																								
<table><tr><td>発送作業室</td><td></td></tr><tr><td>VHS</td><td>200 x 200</td></tr><tr><td>風量</td><td>160 m3/h</td></tr><tr><td>BOX</td><td>400x400x400 H</td></tr><tr><td>BOX内貼</td><td>GW25 t</td></tr><tr><td>フィルドフィルター付</td><td></td></tr></table>	発送作業室		VHS	200 x 200	風量	160 m3/h	BOX	400x400x400 H	BOX内貼	GW25 t	フィルドフィルター付		<table><tr><td>ホール</td><td></td></tr><tr><td>VHS</td><td>250 x 250</td></tr><tr><td>風量</td><td>240 m3/h</td></tr><tr><td>BOX</td><td>450x450x400 H</td></tr><tr><td>BOX内貼</td><td>GW25 t</td></tr><tr><td>フィルドフィルター付</td><td></td></tr></table>	ホール		VHS	250 x 250	風量	240 m3/h	BOX	450x450x400 H	BOX内貼	GW25 t	フィルドフィルター付	
発送作業室																									
VHS	200 x 200																								
風量	160 m3/h																								
BOX	400x400x400 H																								
BOX内貼	GW25 t																								
フィルドフィルター付																									
ホール																									
VHS	250 x 250																								
風量	240 m3/h																								
BOX	450x450x400 H																								
BOX内貼	GW25 t																								
フィルドフィルター付																									

注記
1. は、引戸換気経路及びアンダーカット換気経路を示す。


工事名称	森のシェーブル館乳製品製造施設整備工事	図面	M-10
図面名称	換気設備 平面詳細図 (改修)	縮尺	1:50
有限会社 汎 連 合 設 計		2020年2月	
水戸市並所町1214-3 (斉藤ビル) TEL 029-244-6472 1級建築士 建設大臣 登録第165337号 小室 昌		設計 小室 製図 根本	

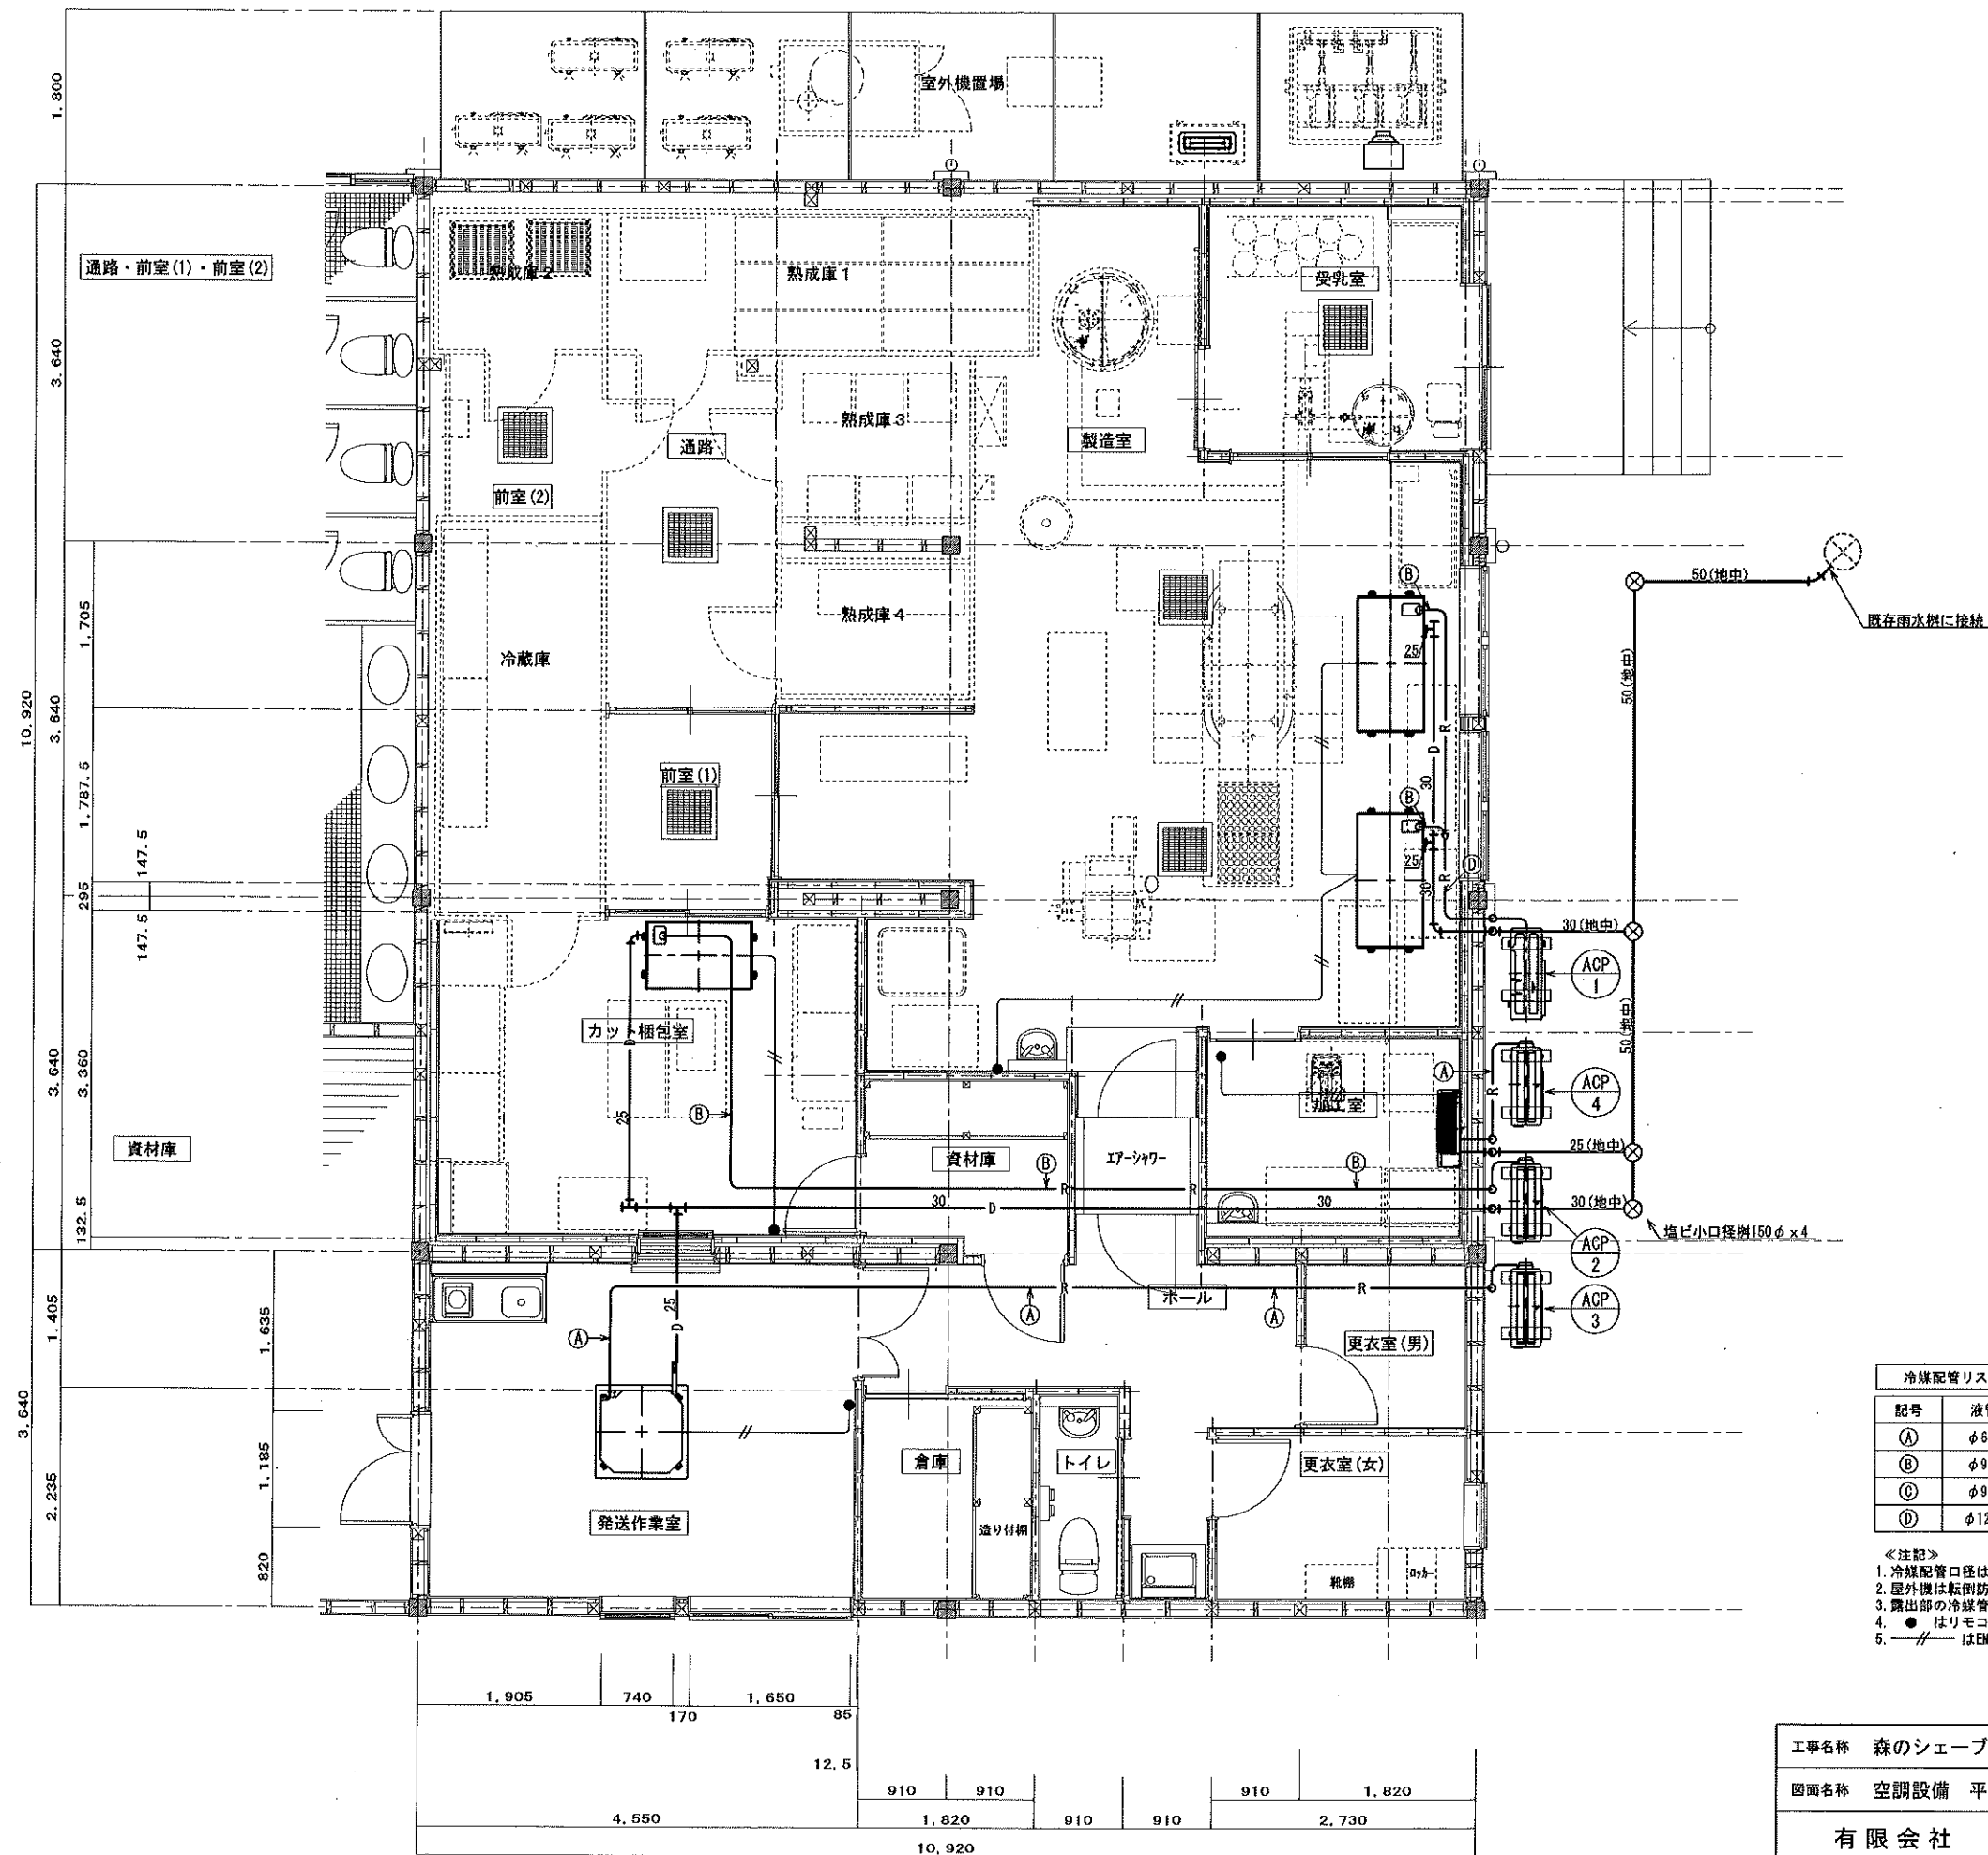

冷媒配管リスト			
記号	液管	ガス管	屋内外機制御配線
(A)	φ6.4	φ12.7	EM-CEE2.0□-30 (冷媒共巻)
(B)	φ9.5	φ15.9	
(C)	φ9.5	φ25.4	
(D)	φ12.7	φ25.4	

- 《注記》
1. 冷媒配管口径は参考値とする。
 2. 屋外機は転倒防止を考慮すること。(金具、ワイヤー等)
 3. 露出部の冷媒管は樹脂製化粧カバー仕上とする。
 4. ● はリモコンスイッチ (2個用ボックス共) を示す。
 5. —//— はEM-CEE1.25mm2-20 (壁内PF22) とする。

工事名称	森のシェーブル館乳製品製造施設整備工事	図面	M-12
図面名称	空調設備 平面詳細図 (改修)	縮尺	1:50
有限会社 汎 連 合 設 計		2020 年 2 月	
水戸市笠原町1214-3 (赤瀬ビル) TEL 029-244-6472 1級建築士 建設大臣 登録第165337号 小 室 晶		設計	小室 晶
		製図	根本

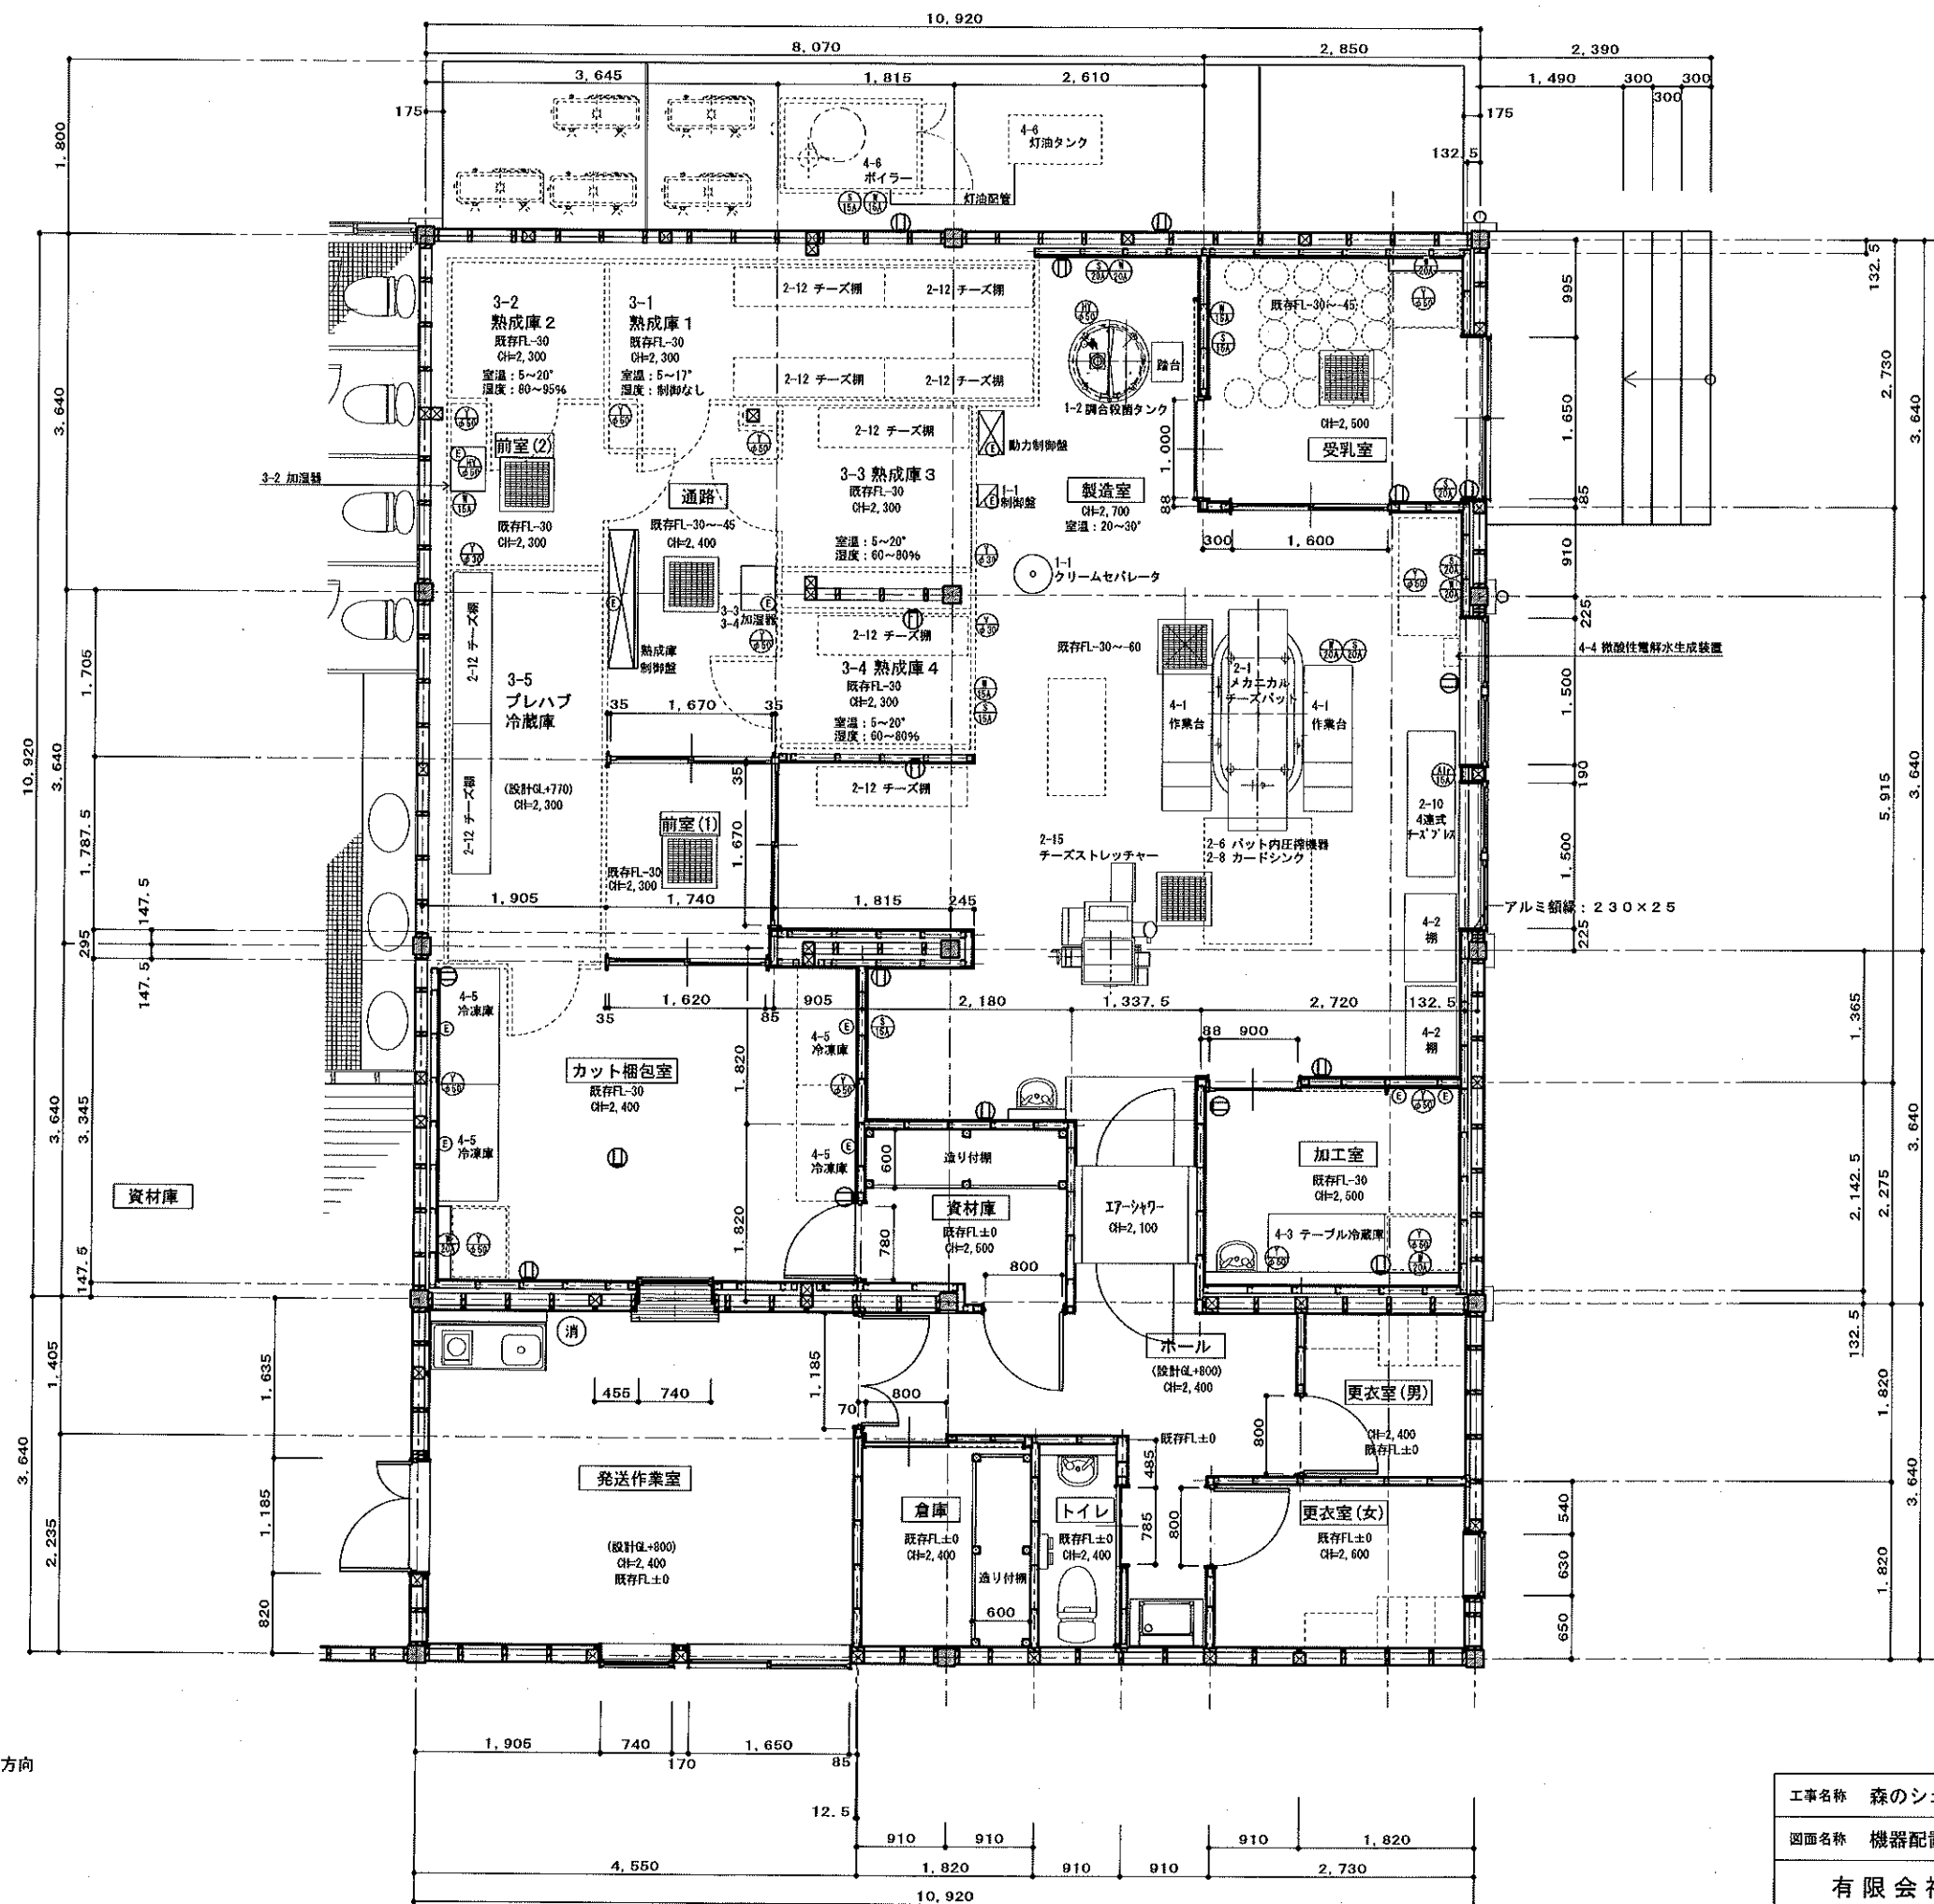

○乳製品製造設備

取扱乳量：500L/日max

製造品目：セミハードチーズ 50kg/日max (2~2.5kg×20個/日)

カマンベールチーズ 50kg/日 (80~90g×576個/日)

フレッシュチーズ 50kg/日max
(50g×1000個/日, 100g×500個/日)

＜凡例＞

- 給水 (SUS管+断熱)
- 蒸気 (SUS管又は4鋼管+断熱)
- 圧縮空気 (SUS管)
- 排水 (樹脂管)
- 熱排水 (建築工事 耐熱性硬質ポリ塩化ビニル管又はSUS管)
- 灯油配管 (鋼管又は被覆鋼管)
- 排水 (樹脂管)
- 3P200V動力
- 100Vコンセント

＜特記＞

※ 既存FLを基準とする

※ 給水管は天井内配管とする。

※ 以下の工事は別途工事とする。

一次側電気工事 (動力制御盤までの配線、室内照明、低圧コンセント)

一次側給水配管工事 (製造室天井裏給水メイン配管 (25A) まで、

製造室以外のシンクへの配管)


熟成庫、冷蔵庫設置に伴う床工事及び建物との仕舞工事

ボイラーブロー水・蒸気管端ブロー水を含む排水配管・排水処理設備工事

壁開口工事及び仕舞工事

基礎工事 (屋外 ボイラー・灯油タンク各基礎)

空調・換気設備及び通風・防災設備工事

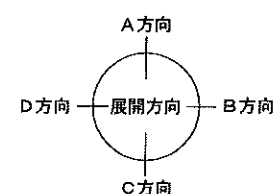

工事名称	森のシェパード乳製品製造施設整備工事	図面	M-17
図面名称	機器配置図	縮尺	1:50
有限会社 汎 連 合 設 計		2020年2月	
水戸市原町1214-3 (青森ビル) TEL 029-244-6472 1級建築士 建設大臣 登録第165337号 小 原 晶		設計	小 原 晶