



森の交流センター改修工事

令和 4 年度

有限会社 汎連合設計

図 面 リ ス ト										
建 築 意 匠 図					電 気 設 備 図			機 械 設 備 図		
A-00	配置図・案内図・工事概要	1:3200								
改 修 図			現 況 図							
A-01	外部仕上表		C-01	現況内部仕上表		E-01	受変電設備結線図（改修）		M-01	凡例・配管材料・ダクト材料
A-02	改修内部仕上表		C-02	現況全体平面図	1:100	E-02	動力盤結線図		M-02	給排水衛生設備 機器表・器具表（改修）
A-03	改修平面詳細図	1:50	C-03	現況屋根伏図	1:100	E-03	電灯盤結線図		M-03	給排水衛生設備 平面図（改修） 1:150
A-04	改修立面図	1:100	C-04	現況立面図 No. 1	1:100	E-04	幹線設備 平面図（改修） 1:150		M-04	給排水衛生設備 平面詳細図（改修） 1:50
A-05	改修天井伏図	1:50	C-05	現況立面図 No. 2	1:100	E-05	動力・コンセント平面詳細図（改修） 1:50		M-05	廃水処理槽 構造図 1:50
A-06	改修土間伏図・立上り伏図・設備基礎配筋図	1:30 1:50	C-06	現況天井伏図	1:50	E-06	空調換気電源平面詳細図（改修） 1:50		M-06	廃水処理槽 配筋図 1:50
A-07	改修土間伏図・配筋図	1:30 1:50	C-07	現況基礎伏図	1:50	E-07	照明器具姿図		M-07	廃水処理槽 プロワ庫図 1:20
A-08	改修床伏図	1:50	C-08	現況床伏図	1:50	E-08	照明平面詳細図（改修） 1:50		M-08	廃水処理槽 制御盤図 1:10
A-09	改修梁伏図・断面図 No. 1	1:10 1:30	C-09	現況梁伏図	1:50	E-09	コンセント平面詳細図（改修） 1:50		M-09	換気設備 機器表
A-10	改修梁伏図・断面図 No. 2	1:10 1:30	C-10	現況断面詳細図 No. 1	1:30	E-10	弱電平面詳細図（改修） 1:50		M-10	換気設備 平面詳細図（改修） 1:50
A-11	改修軸組図	1:100	C-11	現況断面詳細図 No. 2	1:30	E-11	火災報知平面詳細図（改修） 1:50		M-11	空調設備 機器表
A-12	改修断面詳細図 No. 1	1:30	C-12	現況断面詳細図 No. 3	1:30	E-12	非常灯・誘導灯平面詳細図（改修） 1:50		M-12	空調設備 平面詳細図（改修） 1:50
A-13	改修断面詳細図 No. 2	1:30	C-13	現況平面詳細図	1:50	E-13	受変電設備結線図（現況）		M-13	給排水衛生設備 平面図（現況・撤去） 1:150
A-14	改修断面詳細図 No. 3	1:30	C-14	現況展開図 No. 1（休憩室）	1:50	E-14	幹線設備平面図（現況・撤去） 1:150		M-14	給排水衛生設備 平面詳細図（現況・撤去） 1:50
A-15	改修展開図 No. 1（発送作業室・倉庫・トイレ）	1:50	C-15	現況展開図 No. 2（レストラン）	1:50	E-15	動力・コンセント設備平面詳細図（現況・撤去） 1:50		M-15	換気設備 平面詳細図（現況・撤去） 1:50
A-16	改修展開図 No. 2（ホール・更衣室（男女））	1:50	C-16	現況展開図 No. 3（厨房）	1:50	E-16	照明設備平面詳細図（現況・撤去） 1:50		M-16	空調設備 平面詳細図（現況・撤去） 1:50
A-17	改修展開図 No. 3（資材庫・加工室・受乳室）	1:50	C-17	現況展開図 No. 4（倉庫・トイレ）	1:50	E-17	弱電設備平面詳細図（現況） 1:50			
A-18	改修展開図 No. 4（製造室・前室（1））	1:50	C-18	現況建具表	1:50	E-18	自動火災報知設備平面詳細図（現況） 1:50			
A-19	改修展開図 No. 5（カット梱包室・通路）	1:50	C-19	部分配置図（解体撤去図）	1:150					
A-20	改修建具配置図・改修建具表 No. 1	1:50 1:100								
A-21	改修建具表 No. 2	1:50								
A-22	法令判定表									
A-23	部分配置図（仮設計画図）	1:150								


工事名称	森の交流センター改修工事	図面
図面名称	図面リスト	縮尺
有限会社 汎 連 合 設 計 水戸市笠原町1214-3(斉藤ビル) TEL 029-244-5472 1級建築士 建設大臣 登録第165337号 小 室 晶		2020 年 2 月
設計	小室	製図 前澤

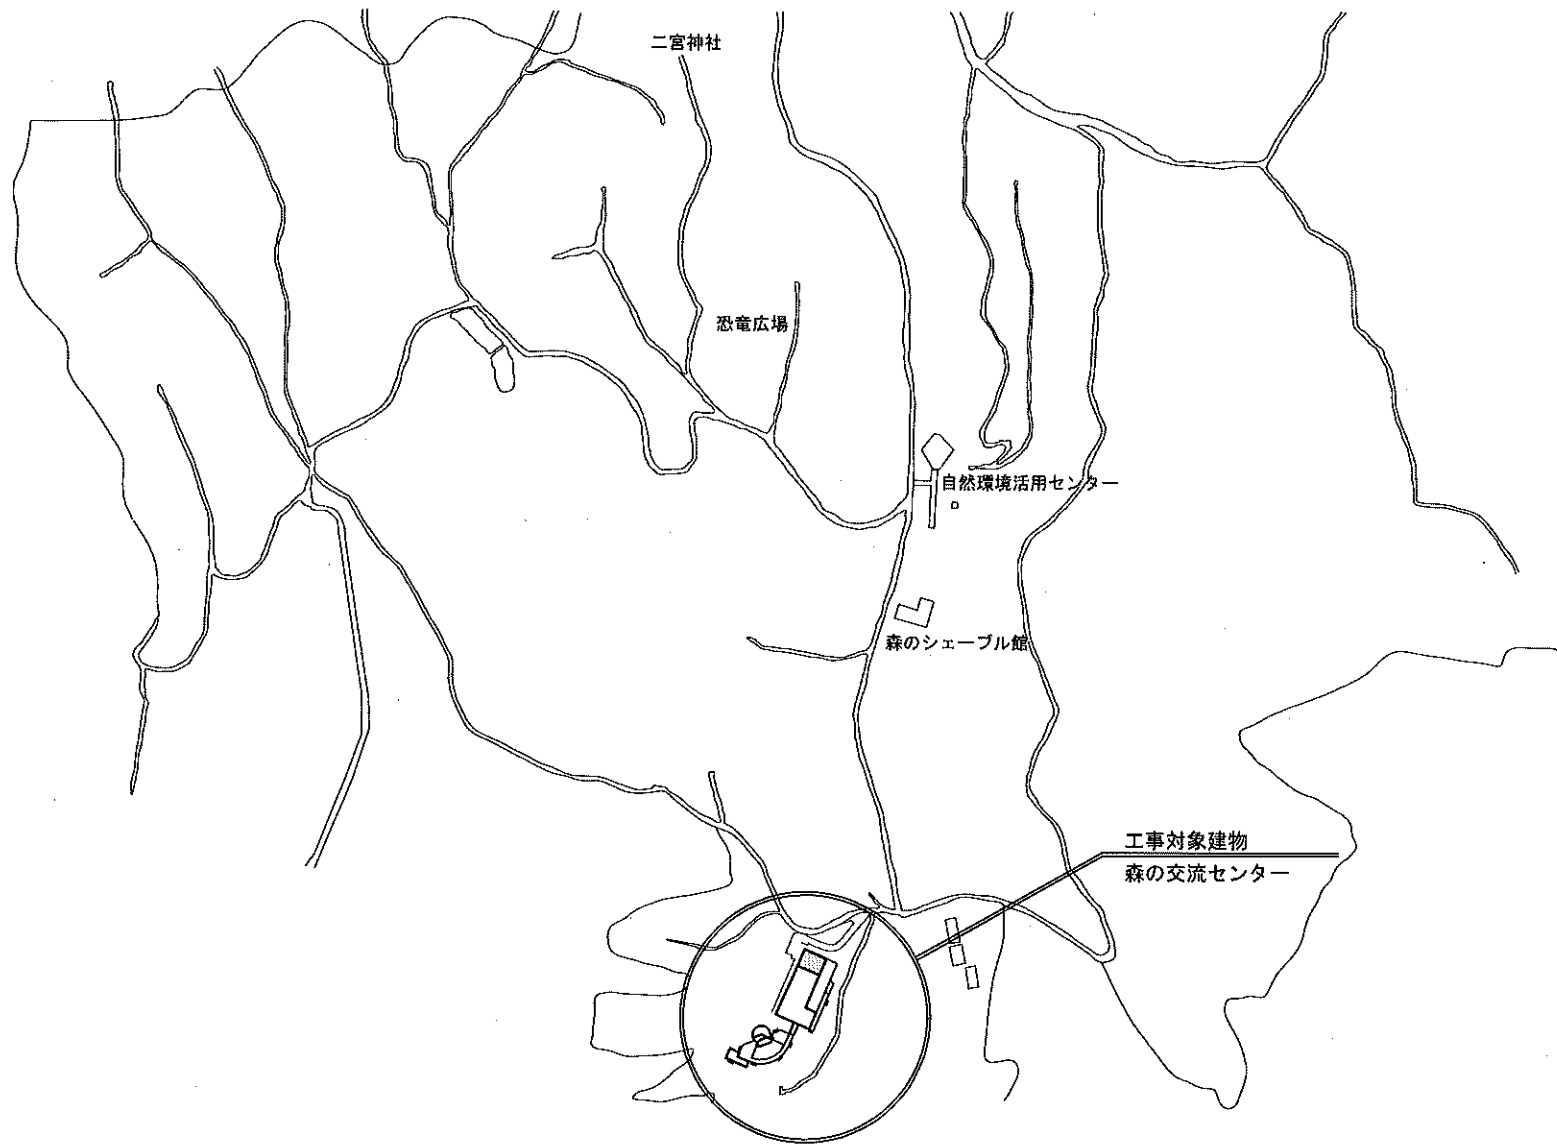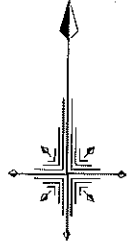

森林公園配置図

<凡例>

■■■■ 改修範囲を示す

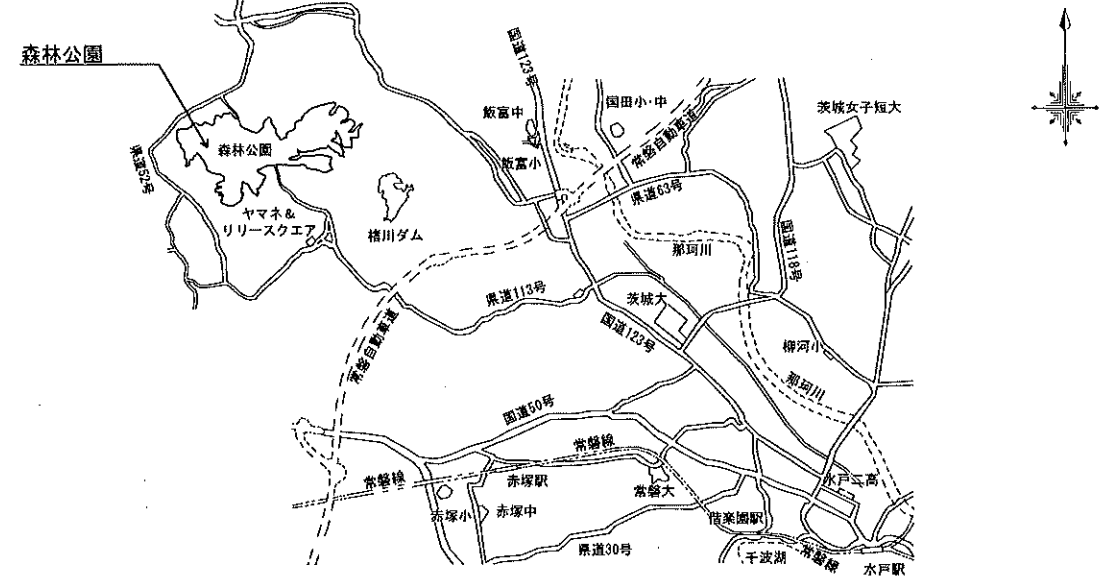

案内図

工 事 概 要	
工 事 名 称	森のシェーブル館乳製品製造施設整備工事
工 事 種 別	乳製品製造施設の設置
住 所	茨城県水戸市木葉下町地内
改 修 建 築 物	森の交流センター
改修工事内容	・ レストラン及び厨房の乳製品製造施設への改修
建物改修工事	・ 改修範囲内の構造体の基礎及び軸組及び小屋組みは既存のままとする。 ただし、範囲内の土間コンクリート、東立床組みは全て撤去する。
	・ 平面計画により撤去する柱部分の小屋組みは新設柱、新設梁にて補強する。
	・ 改修範囲内の軒天、屋根は全て既存のままとする。
	・ 改修範囲内の木製デッキテラス及び外部の階段は全て撤去する。
	・ 改修範囲内の外壁仕上材は全て撤去し、既存に合わせ新設する。
	・ 改修範囲内の内装は、全て撤去する。
	・ 改修範囲内の外部に面する木製建具は全て撤去し、平面計画に合わせ金属製建具を新設する。
改修付随工事	・ 改修範囲内の電気設備、機械設備の配線及び配管は全て撤去する。
	・ 改修工事に伴い新設される浄化槽設置の為、アスファルト舗装、地先ブロックを一部撤去する。
別 途 工 事	
	・ 冷蔵庫、熟成庫、製造機器工事

工事名称	森の交流センター改修工事	図面	A-00
図面名称	配置図・案内図・工事概要	縮尺	1:3200
有限会社 汎 連 合 設 計		2020 年 2 月	
水戸市常原町1214-3(芥原ビル) TEL.028-244-5472 1級建築士 建設大臣 登録第166337号 小 室 晶		設計	小室 晶
		製図	前澤

外部仕上表

屋 根	既存仕上	屋 根：ガルバリウム鋼板一文字葺 t=0.35mm [既存のまま]	天井・壁断熱材	既存仕上	天井・壁：グラスウール t=50mm敷込み [撤去]
	改修仕上			改修仕上	天井：グラスウール t=200mm敷込み 新設 壁：グラスウール t=150mm 新設
軒 天	既存仕上	石綿セメント板 t=5mm 目スカシ V P 塗 [既存のまま]	樋	既存仕上	軒 樋：塩ビ製角150 金物@600共 [既存のまま] タテ樋：塩ビ製100φ 金物@1200共 [一時撤去]
	改修仕上			改修仕上	タテ樋：塩ビ製100φ 金物@1200共 再取付
外 壁	既存仕上	米杉板横羽目張 t=12mm 木材保護着色塗料(2回塗) [工事範囲内全て撤去] 一部：ラスモルタル押エ t=25mm リシン吹付 [既存のまま]	水 切 り	既存仕上	カラー鉄板 t=0.35加工 [工事範囲内全て撤去]
	改修仕上	米杉板横羽目張 t=12mm (タテ胴縁45×18) 下地透湿防水シート 木材保護着色塗料(2回塗) 新設		改修仕上	カラー鉄板 t=0.35加工 新設
付桁・付柱・付土台	既存仕上	付柱：米松 (特1等) 120×45 木材保護着色塗料(2回塗) [既存のまま] 付土台・付桁：米松 (特1等) 165×30 木材保護着色塗料(2回塗) [既存のまま]	床下換気口	既存仕上	鋳鉄製：W480×H300 [既存残し]
	改修仕上	既存厨房のスチール建具撤去部分は 付土台 (特1等) 165×30 新設 木材保護着色塗料(B種) 既存休憩室の木製建具撤去部分は 付土台 (特1等) 165×30 新設 木材保護着色塗料(B種)		改修仕上	改修部分は既存残し 内側ステンレス板 W580×H350 t=0.8mmビス留による閉塞
基 礎	既存仕上	コンクリート打放し [既存のまま]	デッキテラス	既存仕上	デッキ材張 t=35mm 木材保護着色料(2回塗) [北西コーナー部分全て撤去(階段基礎・東基礎共)]
	改修仕上			改修仕上	
土間コンクリート	既存仕上	改修部分(現況厨房、倉庫、トイレ) t=120mm ワイヤーマッシュφ6@150×150 [撤去] 断熱材：合成樹脂発泡材 t=25mm 防湿材：ポリエチレンフィルム t=0.15mm 砕石：C40 t=150mm [全て撤去]	コンクリート階段	既存仕上	既存厨房部分階段：撤去
	改修仕上	t=150mm D13@200 (タテヨコ共) 新設 断熱材 (FL+800部分)：合成樹脂発泡材 t=25mm 新設 断熱材 (FL+770部分)：合成樹脂発泡材 t=100mm 防湿材：ポリエチレンフィルム t=0.15mm 砕石：RC40 t=150mm 全て新設		改修仕上	新設授乳室前面 床：コンクリート刷毛引き仕上げ
土間コンクリート (室外機置場)	既存仕上				
	改修仕上	t=150mm D13@200 (タテヨコ共) 砕石：RC40 t=150mm 床：コンクリート金コテ仕上 新設			


改修内部仕上表

室名	床	床高	巾木	壁	天井	廻り縁	天井高	備考
放送作業室	土間コンクリートt=150mm金コテ押えの上 長尺塩ビシートt=2.0mm張	±0	ソフト巾木 H=100	P. B t=12.5mm張の上 (LGS下地・一部木下地) ビニールクロス貼	化粧P. B t=9.5mm張 (LGS下地)	ビニル見切	2400	ミニキッチン[設備工事] ライニング:ポストフォームt=20mm 室名札:既存玄関ホール側(1)
ホール	土間コンクリートt=150mm金コテ押えの上 長尺塩ビシートt=2.0mm張	±0	ソフト巾木 H=100	【既存玄関ホール側】 壁:P. B t=12.5mm張の ビニールクロス貼 腰壁:OSB合板t=9.0mm貼 OS塗	化粧P. B t=9.5mm張 (LGS下地)	ビニル見切	2400	化粧洗面台: LDBA075BAGCS1A + LMBA075B1GD1G エアシャワー、室名札:各室(6)
倉庫	土間コンクリートt=150mm金コテ押えの上 長尺塩ビシートt=2.0mm張	±0	ソフト巾木 H=100	P. B t=12.5mm張の上 (LGS下地・一部木下地) ビニールクロス貼	化粧P. B t=9.5mm張 (LGS下地)	ビニル見切	2400	造り付棚
トイレ	土間コンクリートt=150mm金コテ押えの上 長尺塩ビシートt=2.0mm張	±0	ソフト巾木 H=100	耐水P. B t=12.5mm張の上 (LGS下地・一部木下地) ビニールクロス貼	化粧P. B t=9.5mm張 (LGS下地)	ビニル見切	2400	洋風便器、二連紙巻き器 手洗器[設備工事] ライニング:ポストフォームt=20mm
更衣室(女)	土間コンクリートt=150mm金コテ押えの上 長尺塩ビシートt=2.0mm張	±0	ソフト巾木 H=100	P. B t=12.5mm張の上 (LGS下地・一部木下地) ビニールクロス貼	化粧P. B t=9.5mm張 (LGS下地)	ビニル見切	2600	
更衣室(男)	土間コンクリートt=150mm金コテ押えの上 長尺塩ビシートt=2.0mm張	±0	ソフト巾木 H=100	P. B t=12.5mm張の上 (LGS下地・一部木下地) ビニールクロス貼	化粧P. B t=9.5mm張 (LGS下地)	ビニル見切	2400	
資材庫	土間コンクリートt=150mm金コテ押えの上 長尺塩ビシートt=2.0mm張	±0	ソフト巾木 H=100	耐水P. B t=12.5mm張の上 (LGS下地・一部木下地) 化粧ケイ酸カルシウム板t=6mm張(シーリング目地)	耐水P. B t=9.5mm張の上 (LGS下地) 化粧ケイ酸カルシウム板t=6mm張(シーリング目地)	ビニル見切	2500	造り付棚
製造室	土間コンクリートt=150mm モルタル塗金コテ押えの上 水性硬質ウレタン系塗床材(タフクリートMH同等品以上) t=6.0mm 防滑塗の上 トップコート仕上	-30 ~ -60	コンクリート打放し下地 水性硬質ウレタン系塗床仕上 H=300 t=3.0mm(タフクリートMW同等品以上)	耐水P. B t=12.5mm張の上 (LGS下地) 化粧ケイ酸カルシウム板t=6mm張(シーリング目地)	耐水P. B t=9.5mm張の上 (LGS下地) 化粧ケイ酸カルシウム板t=6mm張(シーリング目地)	ビニル見切	2700	厨房用排水桝:□450、バスケット付、 ステンレスグレーチングタイプ、手洗器 [設備工事]、室名札:加工・受乳室(2) ライニング:ポストフォームt=20mm
加工室	土間コンクリートt=150mm 金コテ押えの上 水性硬質ウレタン系塗床材(タフクリートMH同等品以上) t=6.0mm 防滑塗の上 トップコート仕上	-30	コンクリート打放し下地 水性硬質ウレタン系塗床仕上 H=300 t=3.0mm(タフクリートMW同等品以上)	耐水P. B t=12.5mm張の上 (LGS下地) 化粧ケイ酸カルシウム板t=6mm張(シーリング目地)	耐水P. B t=9.5mm張の上 (LGS下地) 化粧ケイ酸カルシウム板t=6mm張(シーリング目地)	ビニル見切	2500	手洗器 [設備工事] ライニング:ポストフォームt=20mm
受乳室	土間コンクリートt=150mm モルタル塗金コテ押えの上 水性硬質ウレタン系塗床材(タフクリートMH同等品以上) t=6.0mm 防滑塗の上 トップコート仕上	-30 ~ -45	コンクリート打放し下地 水性硬質ウレタン系塗床仕上 H=300 t=3.0mm(タフクリートMW同等品以上)	耐水P. B t=12.5mm張の上 (LGS下地) 化粧ケイ酸カルシウム板t=6mm張(シーリング目地)	耐水P. B t=9.5mm張の上 (LGS下地) 化粧ケイ酸カルシウム板t=6mm張(シーリング目地)	ビニル見切	2500	厨房用排水桝:□450、バスケット付、 ステンレスグレーチングタイプ [設備工事] ライニング:ポストフォームt=20mm
前室(1)	土間コンクリートt=150mm モルタル塗金コテ押えの上 水性硬質ウレタン系塗床材(タフクリートMH同等品以上) t=6.0mm 防滑塗の上 トップコート仕上	-30	コンクリート打放し下地 水性硬質ウレタン系塗床仕上 H=300 t=3.0mm(タフクリートMW同等品以上)	耐水P. B t=12.5mm張の上 (LGS下地) 化粧ケイ酸カルシウム板t=6mm張(シーリング目地)	耐水P. B t=9.5mm張の上 (LGS下地) 化粧ケイ酸カルシウム板t=6mm張(シーリング目地)	ビニル見切	2300	厨房用排水桝:□450、バスケット付、 ステンレスグレーチングタイプ 室名札:カット梱包室・熟成庫群(2)
カット梱包室	土間コンクリートt=150mm 金コテ押えの上 水性硬質ウレタン系塗床材(タフクリートMH同等品以上) t=6.0mm 防滑塗の上 トップコート仕上	-30	コンクリート打放し下地 水性硬質ウレタン系塗床仕上 H=300 t=3.0mm(タフクリートMW同等品以上)	耐水P. B t=12.5mm張の上 (LGS下地) 化粧ケイ酸カルシウム板t=6mm張(シーリング目地)	耐水P. B t=9.5mm張の上 (LGS下地) 化粧ケイ酸カルシウム板t=6mm張(シーリング目地)	ビニル見切	2400	ライニング:ポストフォームt=20mm
冷蔵庫	断熱材(7)50mm敷込の上 増打コンクリート金ゴテ押え 水性硬質ウレタン系塗床材(タフクリートMH同等品以上) t=6.0mm 防滑塗の上 トップコート仕上			冷蔵庫パネル(別途工事)	冷蔵庫パネル(別途工事)			[冷蔵庫工事]
通路	土間コンクリートt=150mm モルタル塗金コテ押えの上 水性硬質ウレタン系塗床材(タフクリートMH同等品以上) t=6.0mm 防滑塗の上 トップコート仕上	-30	コンクリート打放し下地 水性硬質ウレタン系塗床仕上 H=300 t=3.0mm(タフクリートMW同等品以上)	耐水P. B t=12.5mm張の上 (LGS下地) 化粧ケイ酸カルシウム板t=6mm張(シーリング目地)	耐水P. B t=9.5mm張の上 (LGS下地) 化粧ケイ酸カルシウム板t=6mm張(シーリング目地)	ビニル見切	2300	厨房用排水桝:□450、バスケット付、 ステンレスグレーチングタイプ [設備工事]
前室(2)	土間コンクリートt=150mm モルタル塗金コテ押えの上 水性硬質ウレタン系塗床材(タフクリートMH同等品以上) t=6.0mm 防滑塗の上 トップコート仕上	-30	コンクリート打放し下地 水性硬質ウレタン系塗床仕上 H=300 t=3.0mm(タフクリートMW同等品以上)	耐水P. B t=12.5mm張の上 (LGS下地) 化粧ケイ酸カルシウム板t=6mm張(シーリング目地)	耐水P. B t=9.5mm張の上 (LGS下地) 化粧ケイ酸カルシウム板t=6mm張(シーリング目地)	ビニル見切	2300	厨房用排水桝:□450、バスケット付、 ステンレスグレーチングタイプ [設備工事]
熟成庫1	断熱材(7)50mm敷込の上 増打コンクリート金ゴテ押え 水性硬質ウレタン系塗床材(タフクリートMH同等品以上) t=6.0mm 防滑塗の上 トップコート仕上			冷蔵庫パネル(別途工事)	冷蔵庫パネル(別途工事)			[冷蔵庫工事]
熟成庫2	断熱材(7)50mm敷込の上 増打コンクリート金ゴテ押え 水性硬質ウレタン系塗床材(タフクリートMH同等品以上) t=6.0mm 防滑塗の上 トップコート仕上			冷蔵庫パネル(別途工事)	冷蔵庫パネル(別途工事)			[冷蔵庫工事]
熟成庫3	断熱材(7)50mm敷込の上 増打コンクリート金ゴテ押え 水性硬質ウレタン系塗床材(タフクリートMH同等品以上) t=6.0mm 防滑塗の上 トップコート仕上			冷蔵庫パネル(別途工事)	冷蔵庫パネル(別途工事)			[冷蔵庫工事]
熟成庫4	断熱材(7)50mm敷込の上 増打コンクリート金ゴテ押え 水性硬質ウレタン系塗床材(タフクリートMH同等品以上) t=6.0mm 防滑塗の上 トップコート仕上			冷蔵庫パネル(別途工事)	冷蔵庫パネル(別途工事)			[冷蔵庫工事]

<特記>

- ※ 壁及び天井仕上げ材:化粧ケイ酸カルシウム板t=6mm張のシーリング目地は全て、SR-1(防カビ仕様)とすること
- ※ 床レベルは既存建物FLを基準とする。


工事名称	森の交流センター改修工事	図面	A-02
図面名称	改修内部仕上表	縮尺	
有限会社 汎 連 合 設 計		2020 年 2 月	
水戸市笠原町1214-3(赤蔵ビル) TEL 029-244-5472 1級建築士 建設大臣 登録第165337号 小室 昌		設計	小室 昌 製図 前澤

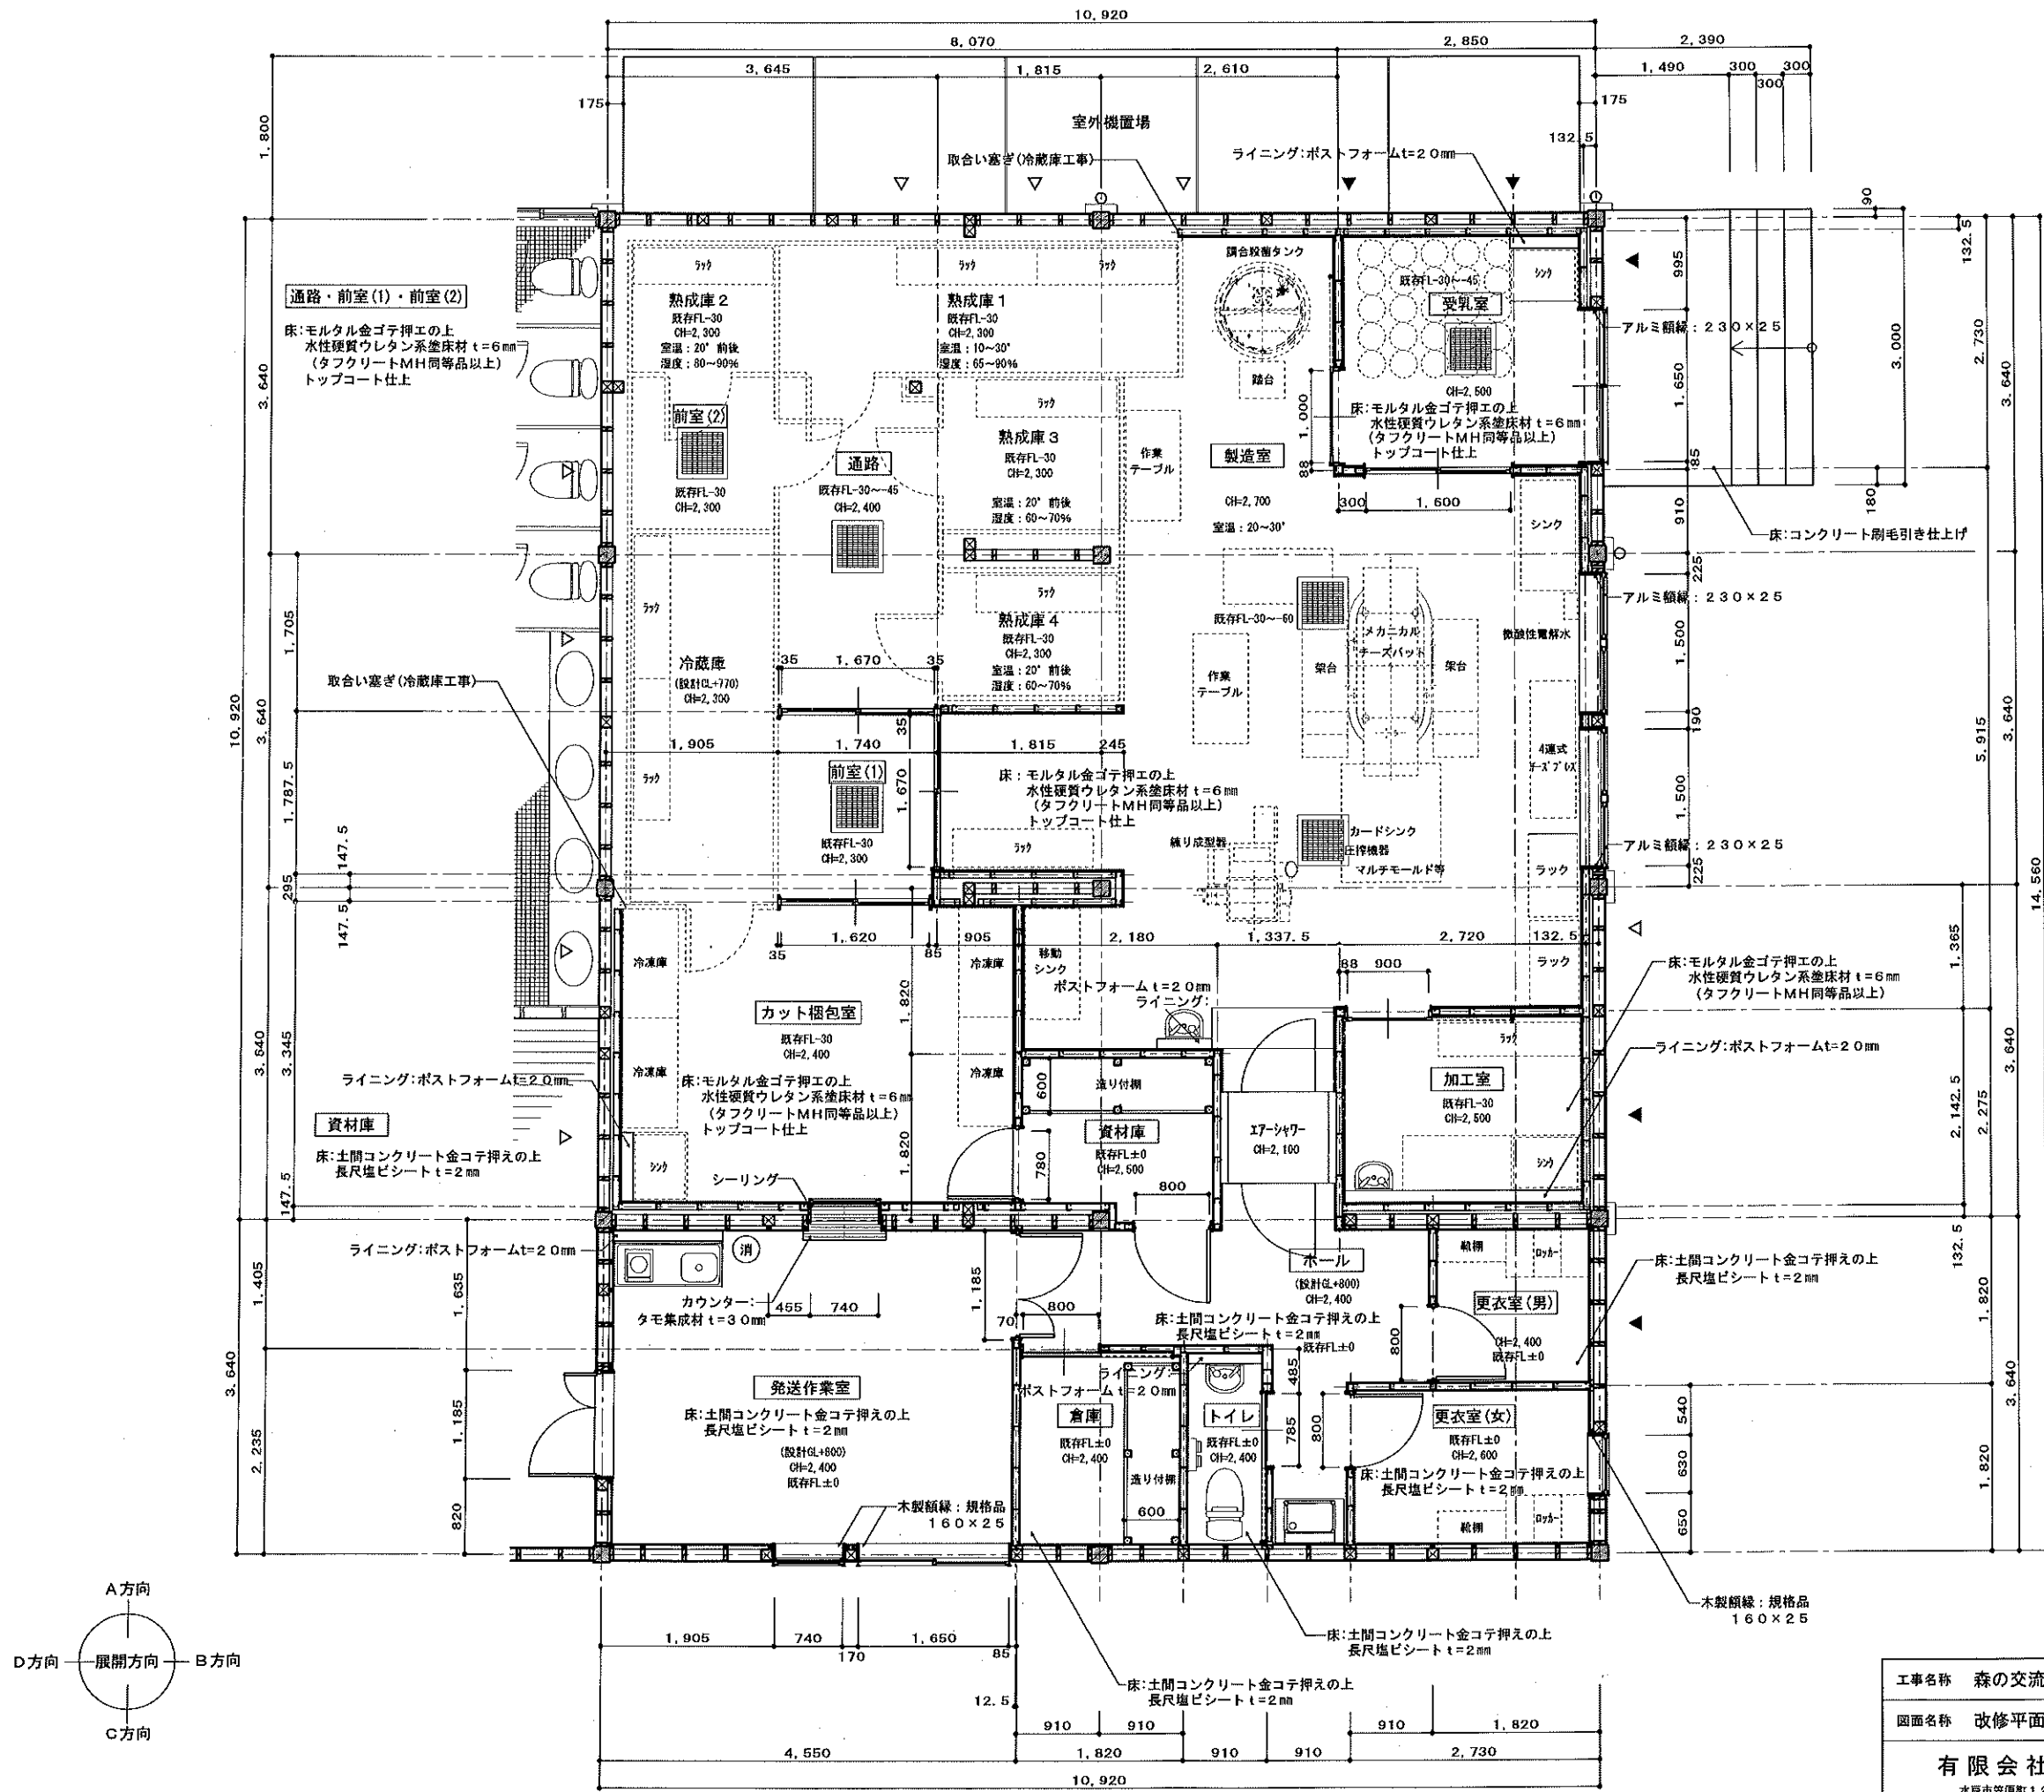



＜凡例＞
●・・・消火器(ABC粉末;10型)設置を示す
1か所

＜特記＞
※ 既存FLを基準とする
※ 新設 壁LGS下地は全て W=65@455
(倉庫及びトイレの片引き建具部分は W=100@455)
※ 新設 壁木下地は 杉特1等45×45@455(タテヨコ共)
(FL=800範囲の既存木造軸組への壁新設部分)

工事名称	森の交流センター改修工事	図面	A-03
図面名称	改修平面詳細図	縮尺	1:50
有限会社 汎 連 合 設 計		2020 年 2 月	
水戸市笠原町1214-3(済業ビル) TEL 029-244-6472 1級建築士 建設大臣 登録第165337号 小室 晶		設計	小室 晶
		製図	前澤

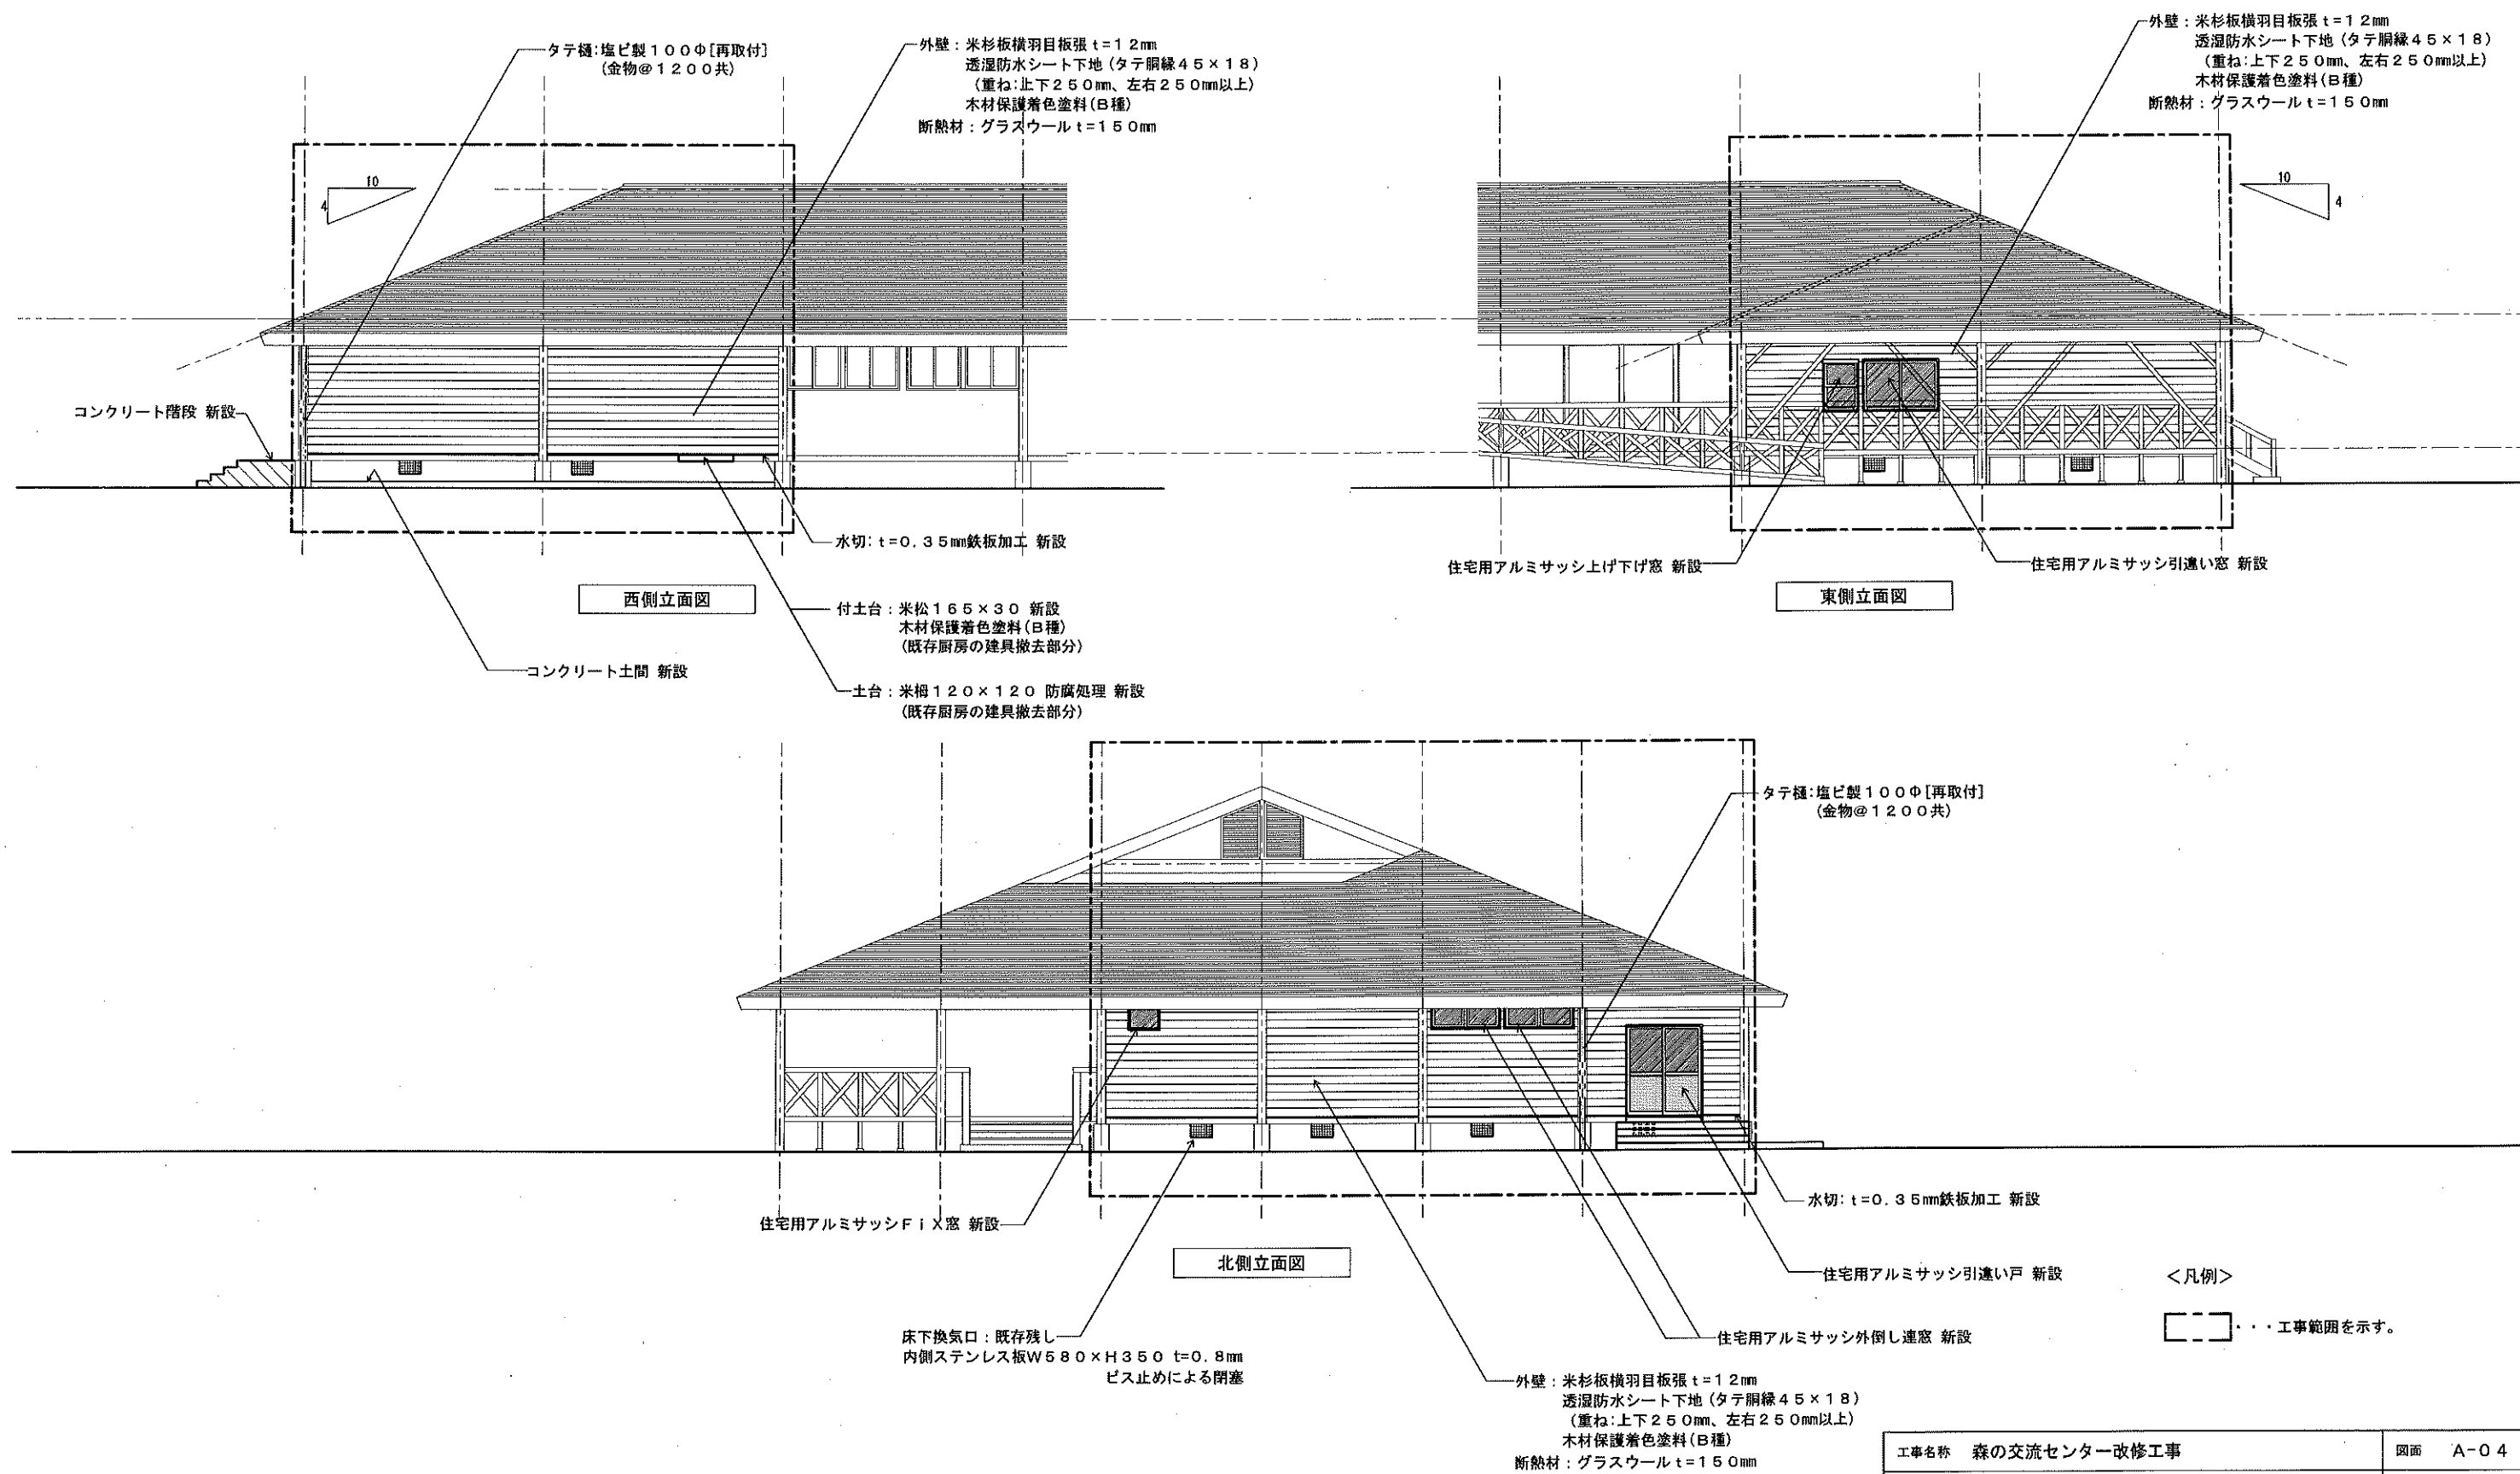

工事名称	森の交流センター改修工事	図面	A-04
図面名称	改修立面図	縮尺	1:100
有限会社 汎 連 合 設 計		2020 年 2 月	
水戸市笠原町1214-3(斉藤ビル) TEL 029-244-6472 1級建築士 建設大臣 登録第165337号 小室 晶		設計	小室 晶
		製図	前澤

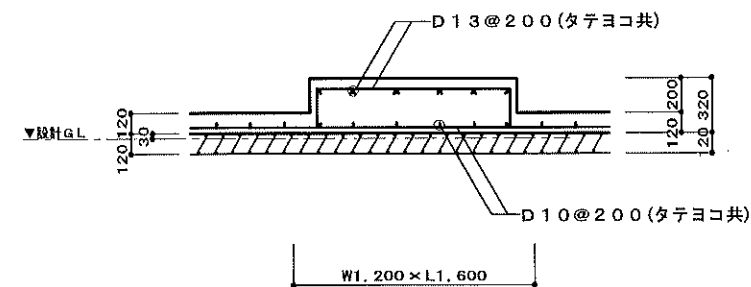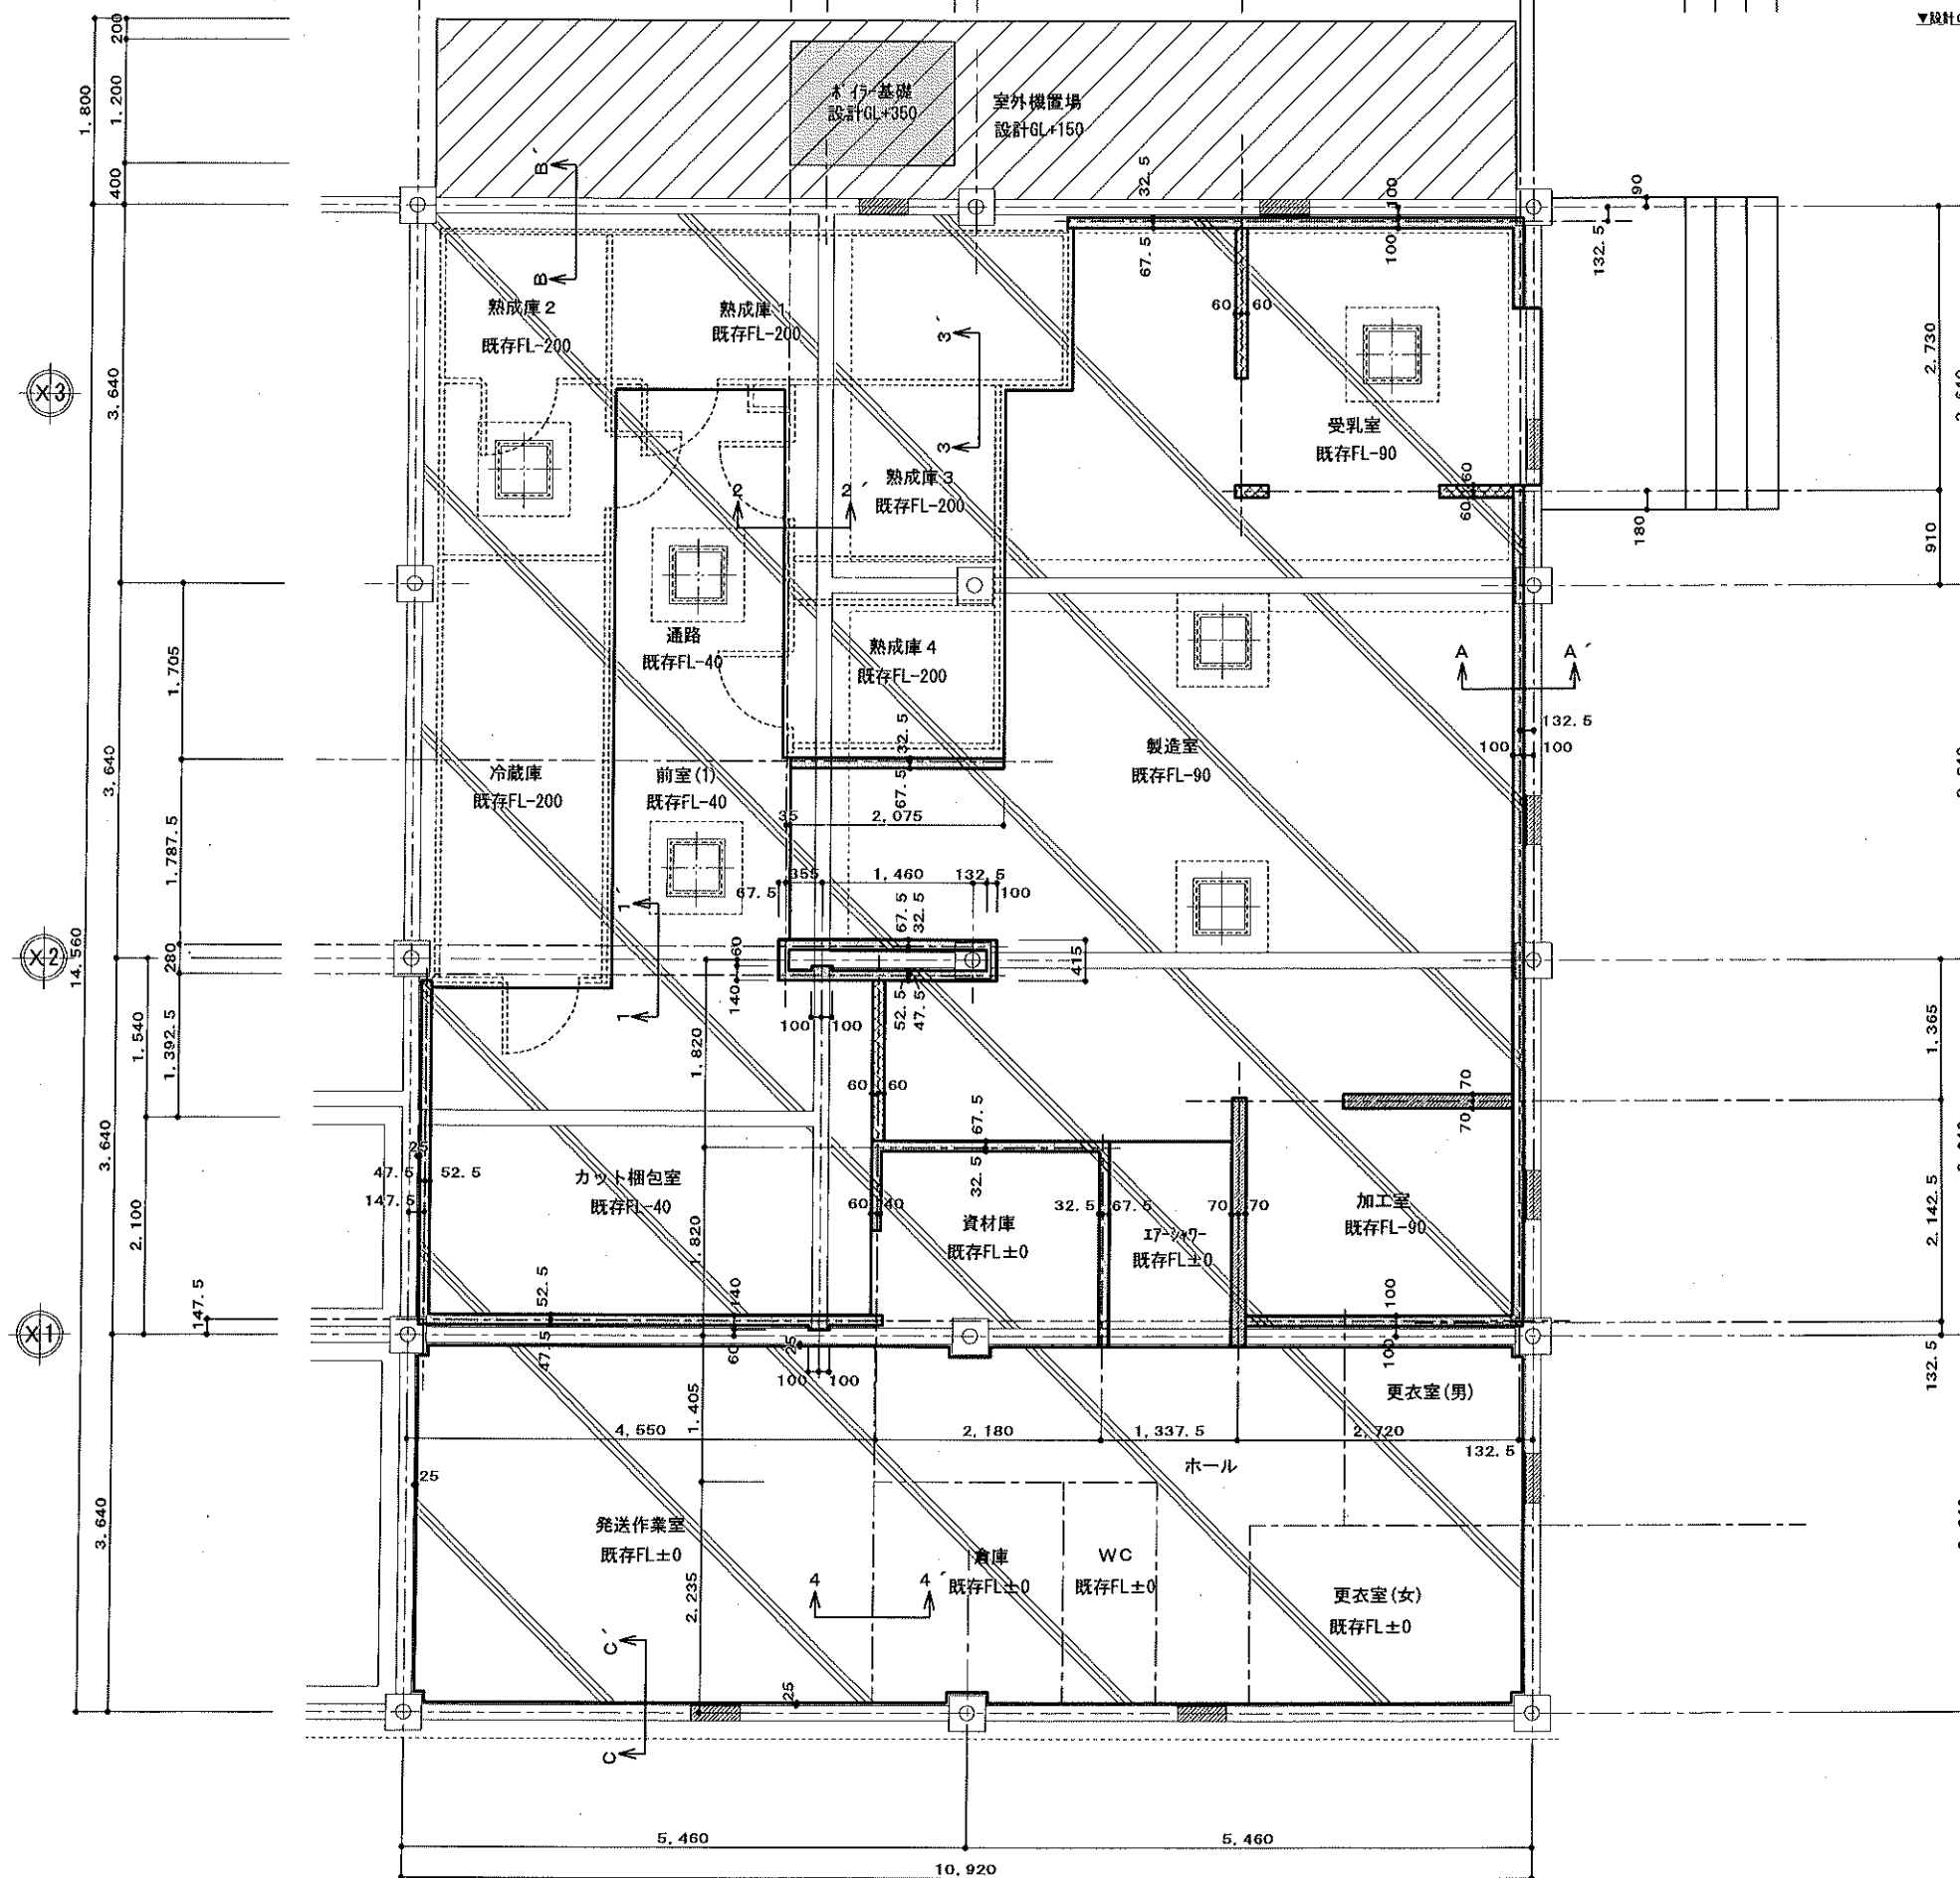

ボイラー基礎配筋図 1:30








<凡例>

- 基礎(化粧柱部) 既存のまま
 - 基礎(土台下) 既存のまま
 - 床下換気口 480×150×300H 既存残し
内側ステンレス板 t=0.8mm×580×350H 3方ビス留
 - 新設 土間コンクリート t=150mm Hは図面特記
D13@200タテヨコ、シングル配筋
 - 新設 土間コンクリート t=120mm (室外機置場)
D10@200タテヨコ、シングル配筋
 - 新設 厨房用排水溝 口450 基礎
内径500×500×500H t=150mm
 - 新設 土間コンクリート上立上り
W=140、H=既存FL+270
 - 新設 土間コンクリート上立上り
W=120、H=既存FL+270
 - 新設 土間コンクリート上立上り
W=100、H=既存FL+270
- ただしカット梱包室内、新設柱柱脚部分は
W=140、L=200にコンクリート付加しとする

<特記>

- ※ 既存FLを基準とする
- ※ 改修範囲内の基礎(化粧柱部)・(土台下)は全て
既存のままとする

工事名称	森の交流センター改修工事	図面	A-06
図面名称	改修土間伏図・上立り伏図・設備基礎配筋図	縮尺	1:30 1:50
有限会社 汎 連 合 設 計		2020 年 2 月	
水戸市並原町1214-3(斉藤ビル) TEL 029-244-5472 1級建築士 建設大臣 登録第165337号 小室 晶		設計	小室 晶
		製図	前澤

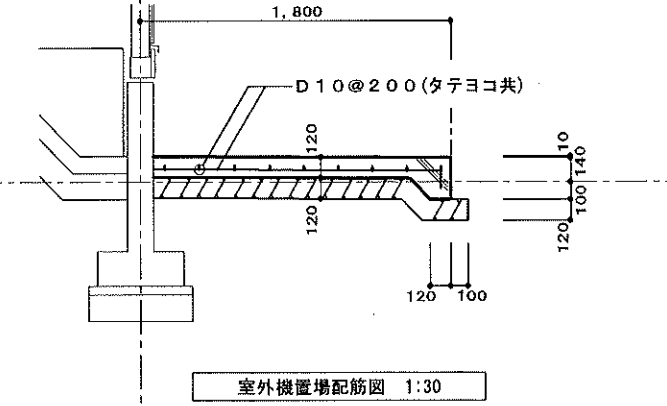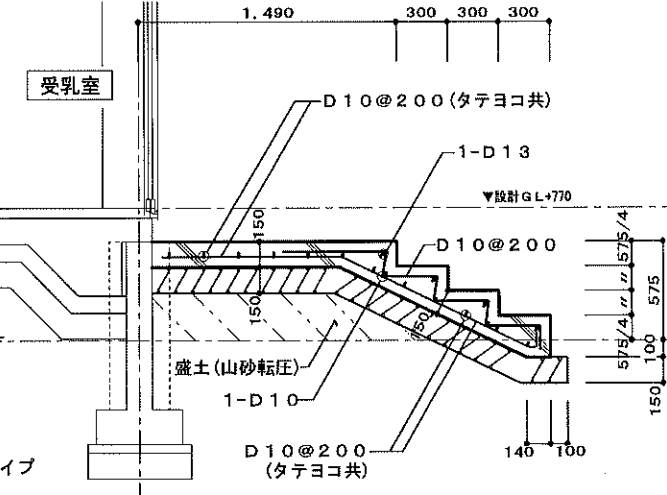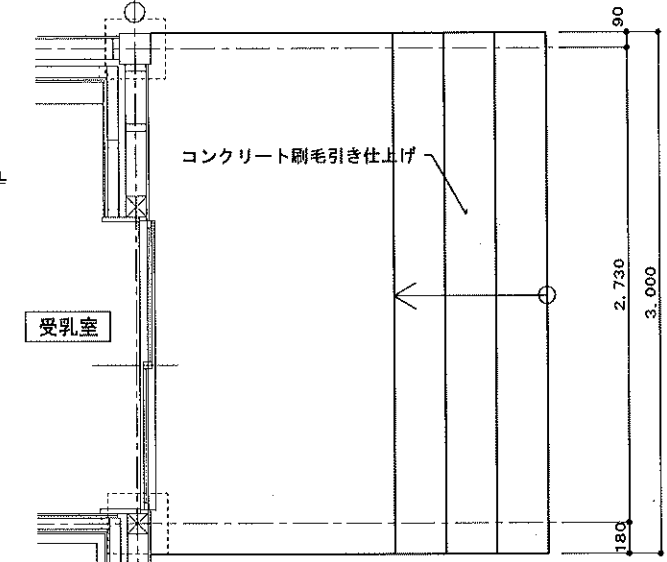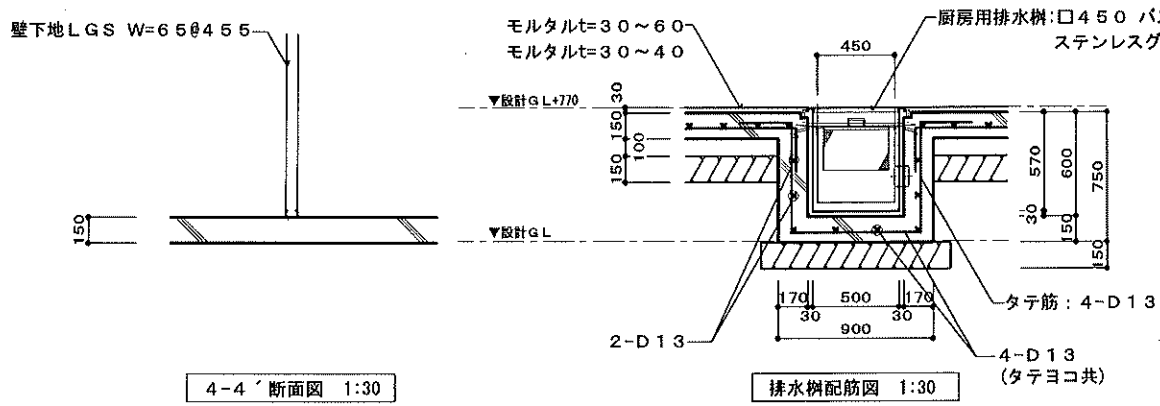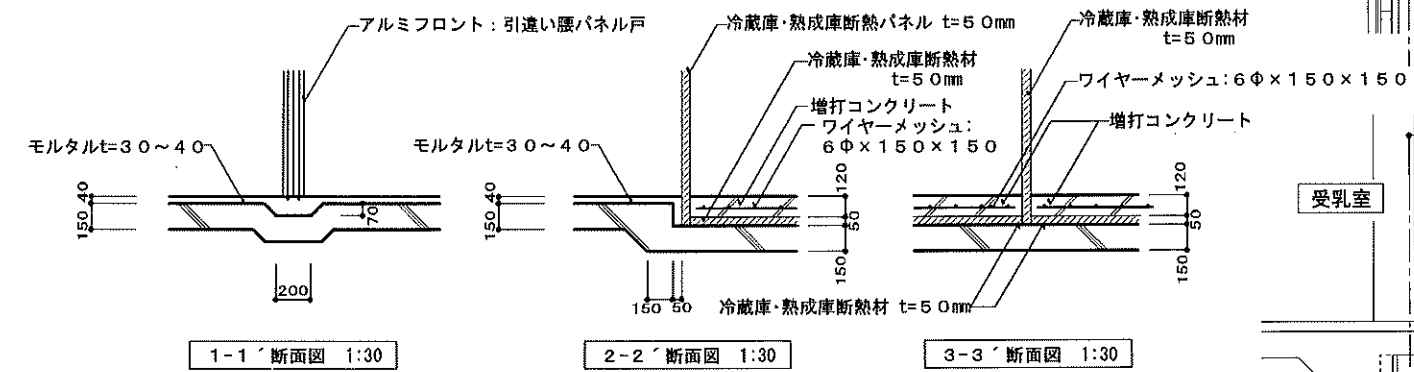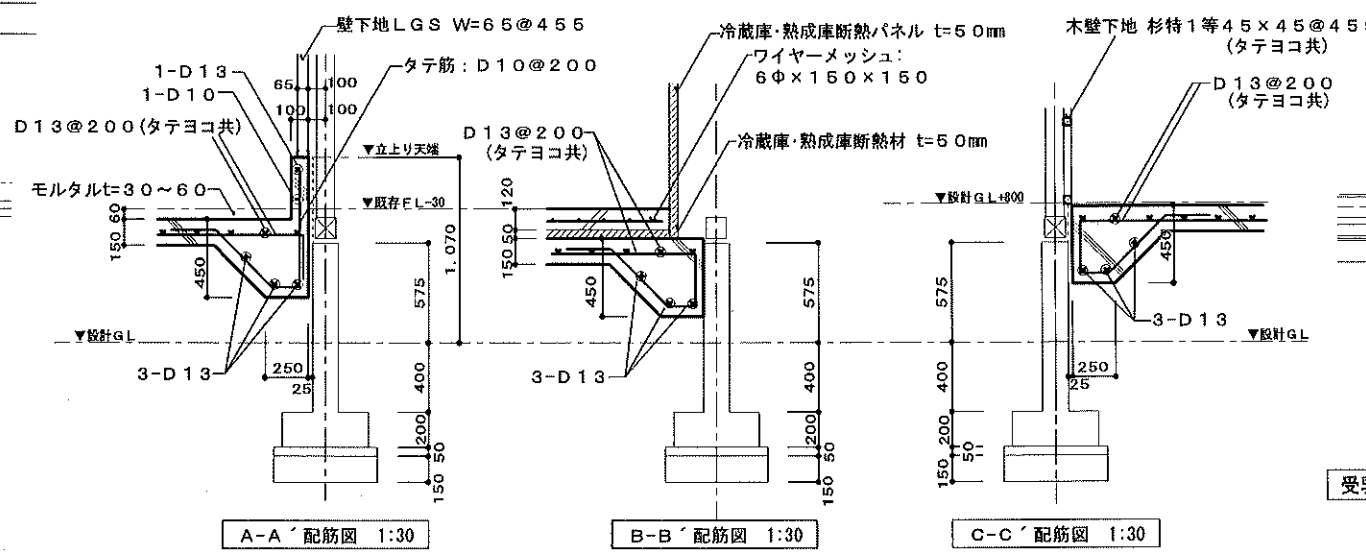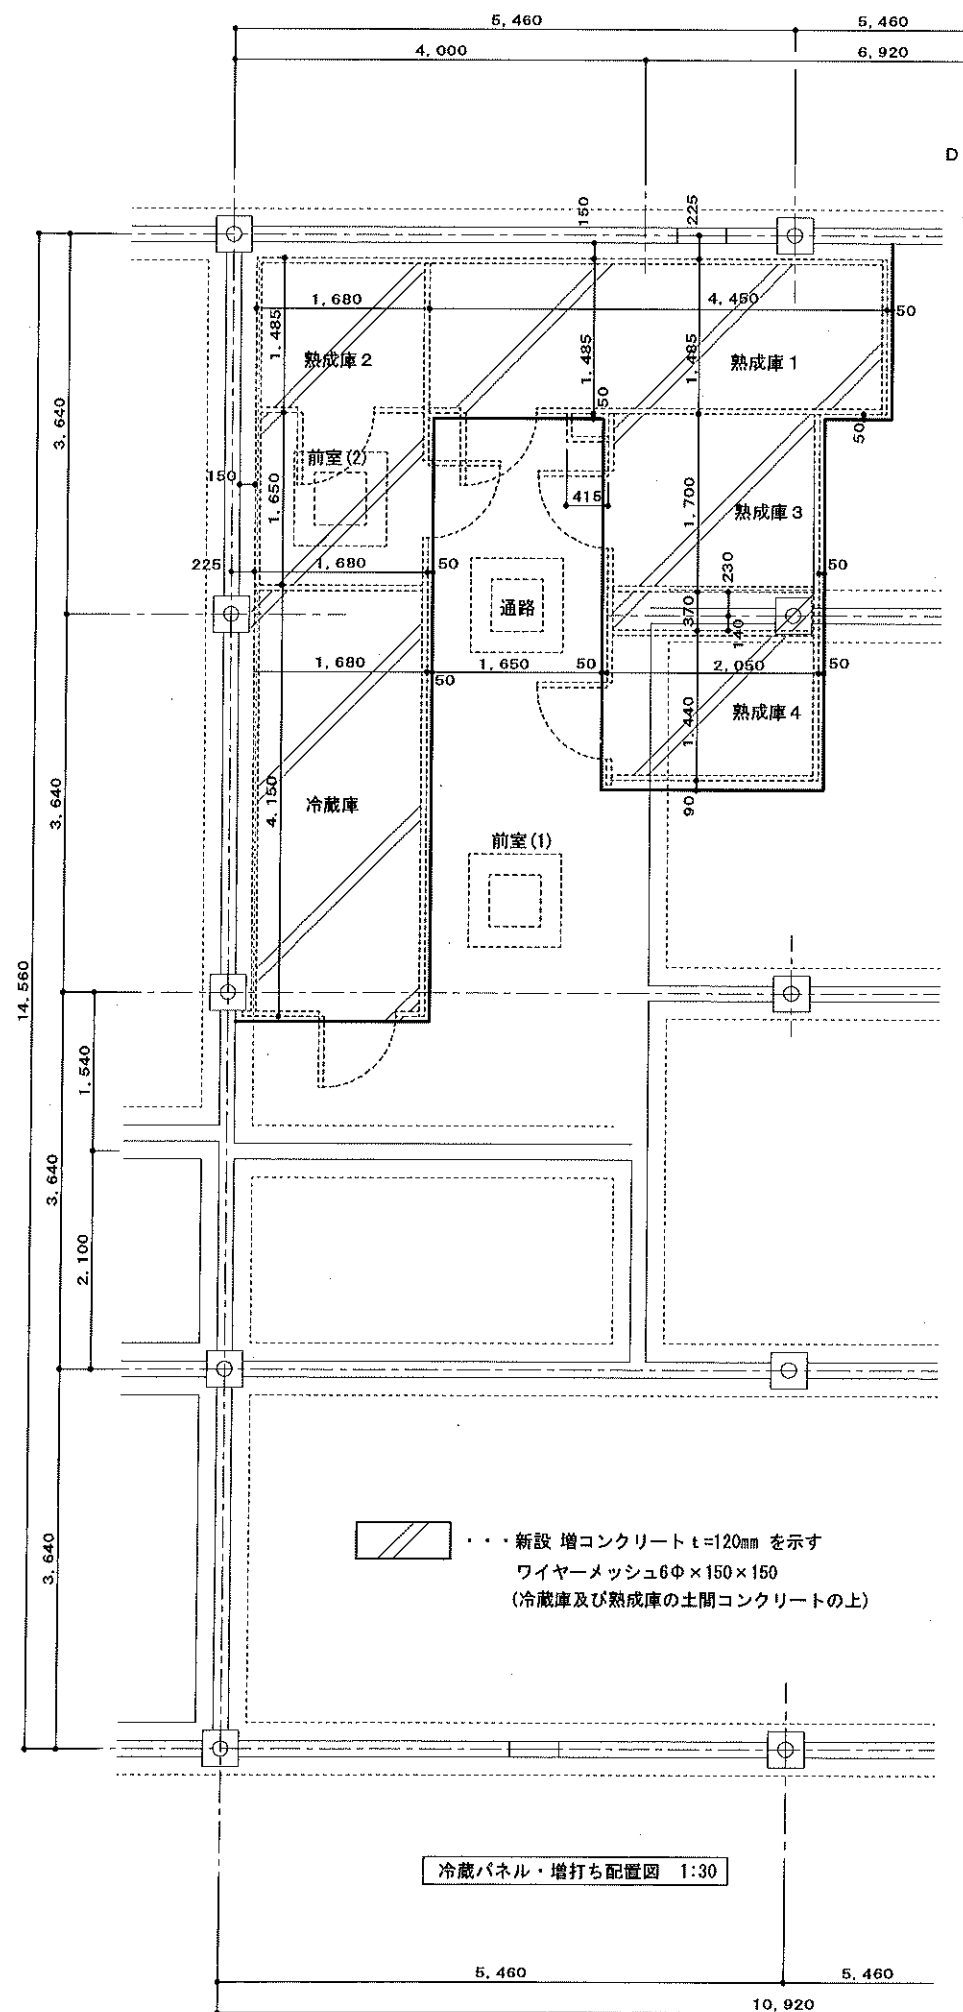


<特記>

- 盛土 (山砂転圧) を示す
- 転圧は既存設計GL面も含む

※ コンクリート階段の床高: 575mmは、既存基礎高さ確認の上 既存基礎天端に合わせ施工する





工事名称	森の交流センター改修工事	図面	A-07
図面名称	改修土間伏図・配筋図	縮尺	1:30 1:50
有限会社 汎 連 合 設 計		2020 年 2 月	
水戸市並原町1214-3 (清藤ビル) TEL 029-244-5472		設計 小室 製図 前澤	
1級建築士 建設大臣 登録第165337号		小室 品	

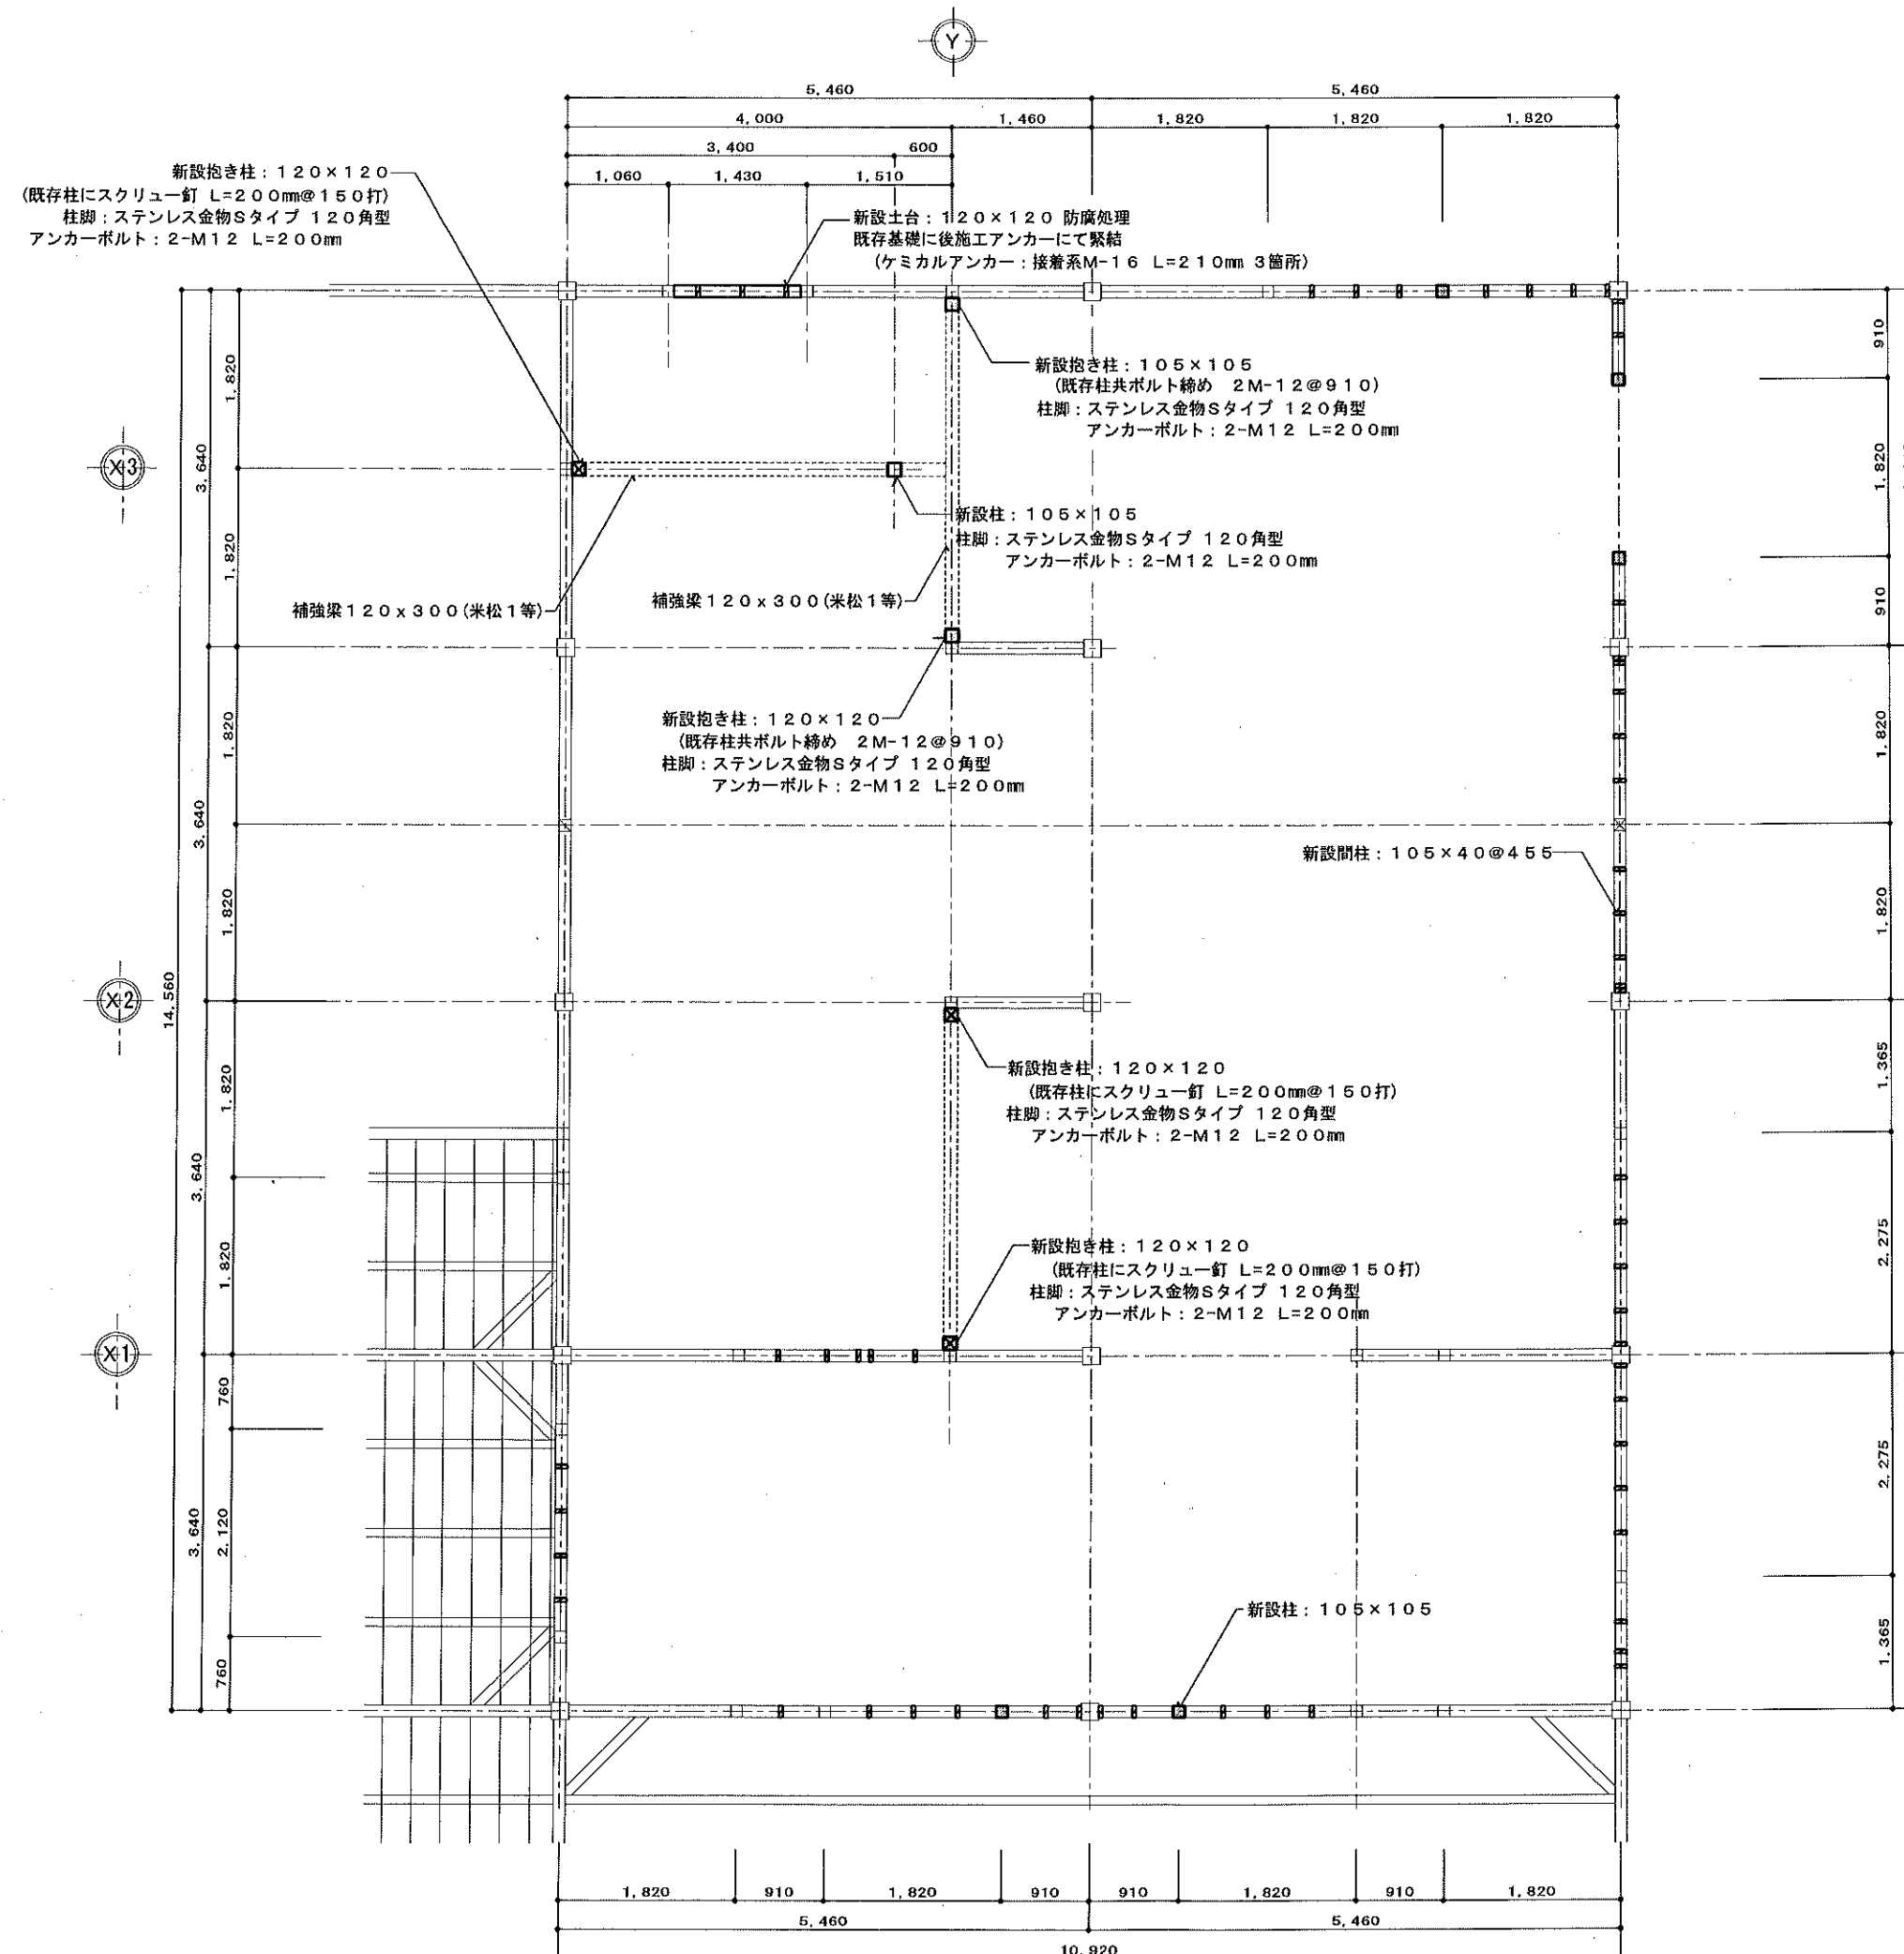





<凡例>

- 新設土台 米桐 120×120 防腐処理
既存基礎に後施工アンカーにて緊結
(ケミカルアンカー: 接着系M-16 L=210 3箇所)
- 新設柱(構造) 杉特1等 105×105
- 新設柱(構造) 杉特1等 120×120
柱脚金物: アンカーボルト2-M12 L=200mm 締付
- ⊠ 新設柱(構造) 杉特1等 120×120
既存柱にスクリーニングにて抱き合わせとする
(L=200@150)
柱脚金物: アンカーボルト2-M12 L=200mm 締付
- ⊡ 新設柱(構造) 杉特1等 120×120
既存柱にボルトにて抱き合わせとする
(2M-12@910)
柱脚金物: アンカーボルト2-M12 L=200mm 締付
- ▮ 新設間柱 杉特1等 105×40@455
- 新設マガサ・窓台 杉特1等 105×45
(新設建具部分)


工事名称	森の交流センター改修工事	図面	A-08
図面名称	改修床伏図	縮尺	1:50
有限会社 汎 連 合 設 計		2020 年 2 月	
水戸市笠原町1214-3 (新蔵ビル) TEL 029-244-5472 1級建築士 建設大臣 登録第165337号 小室 晶		設計	小室 晶
		製図	前澤

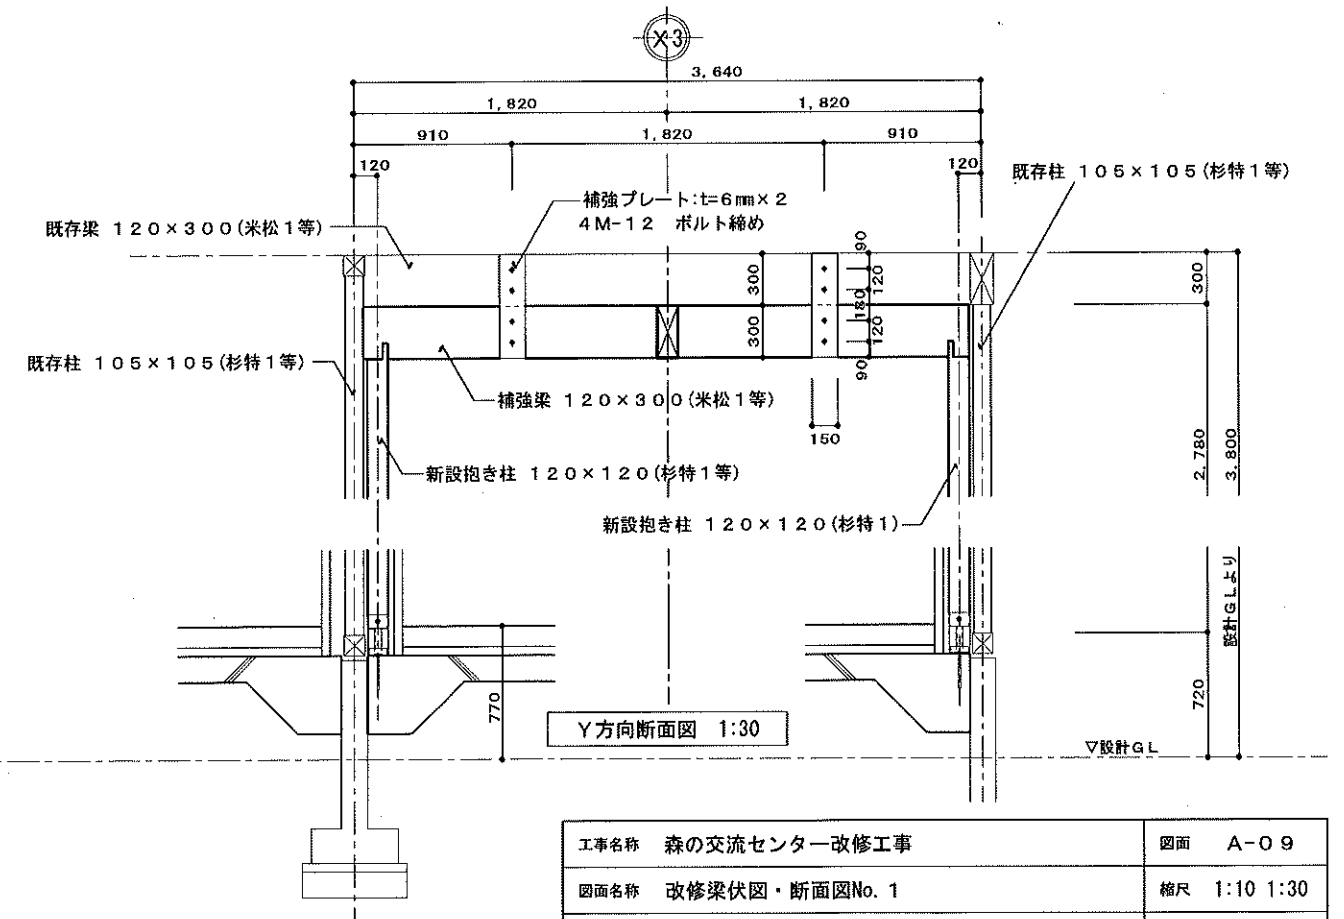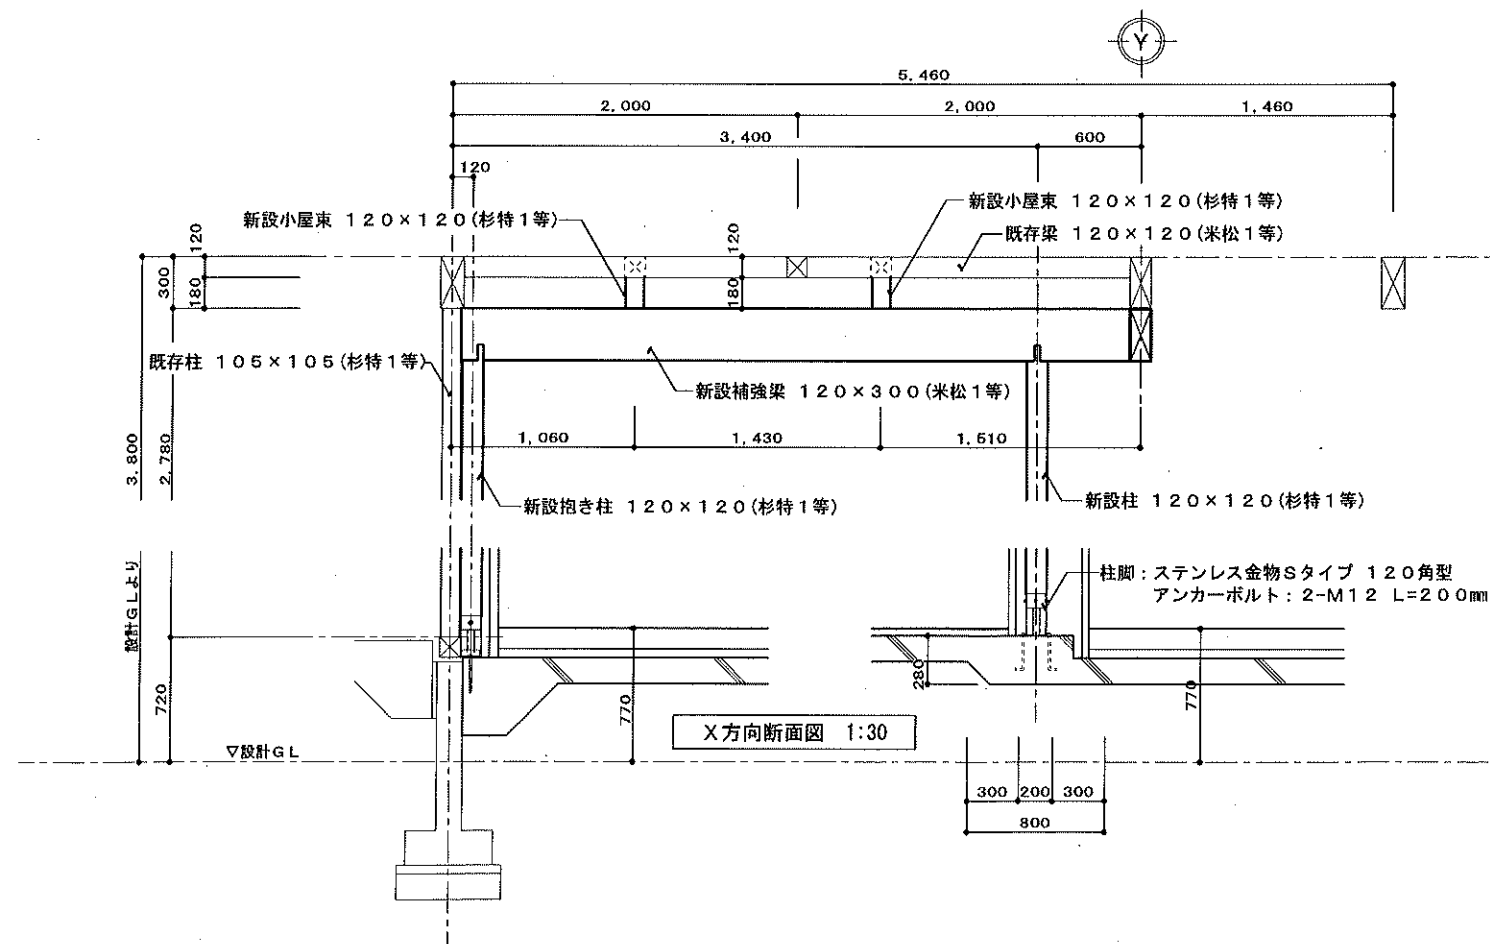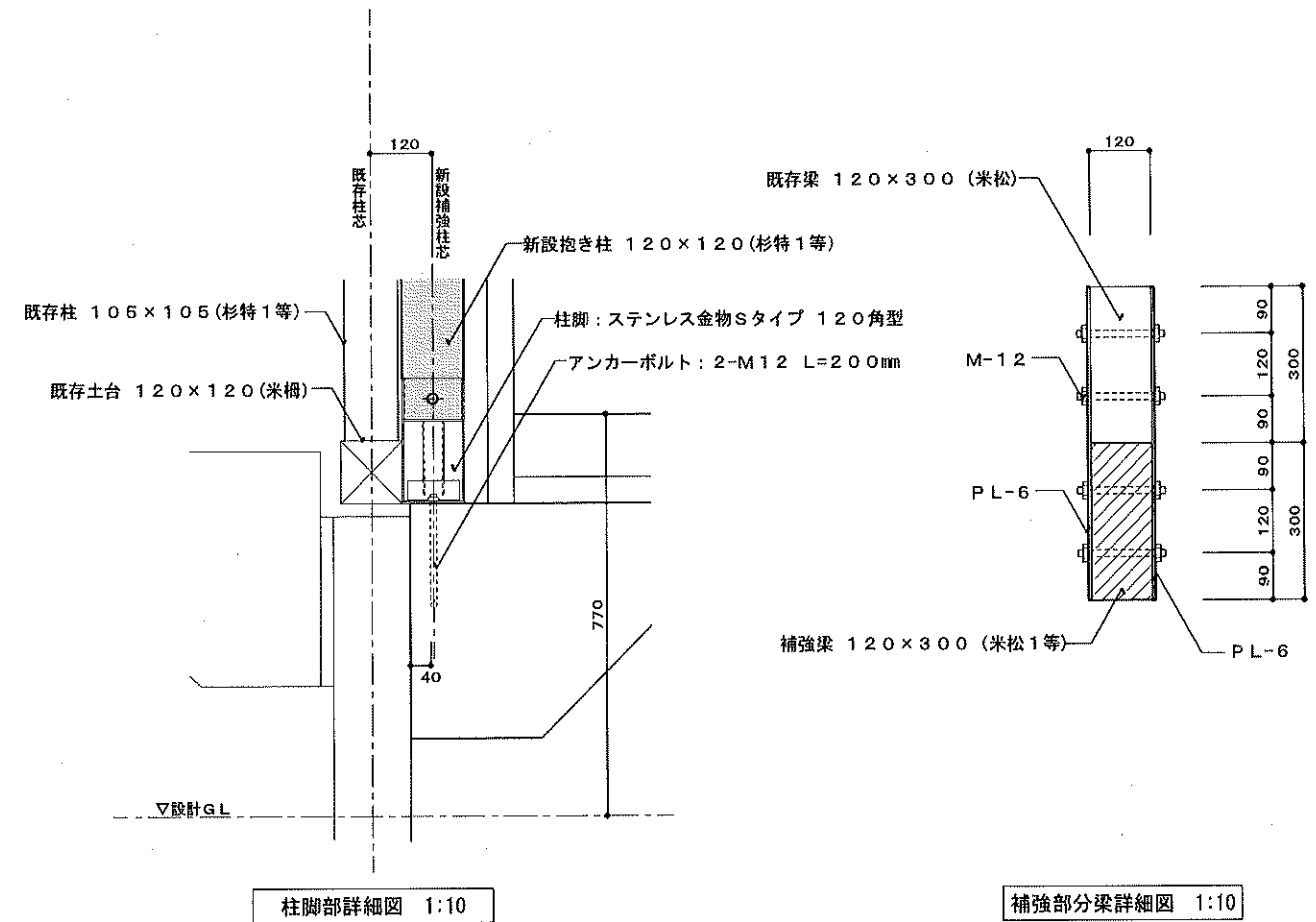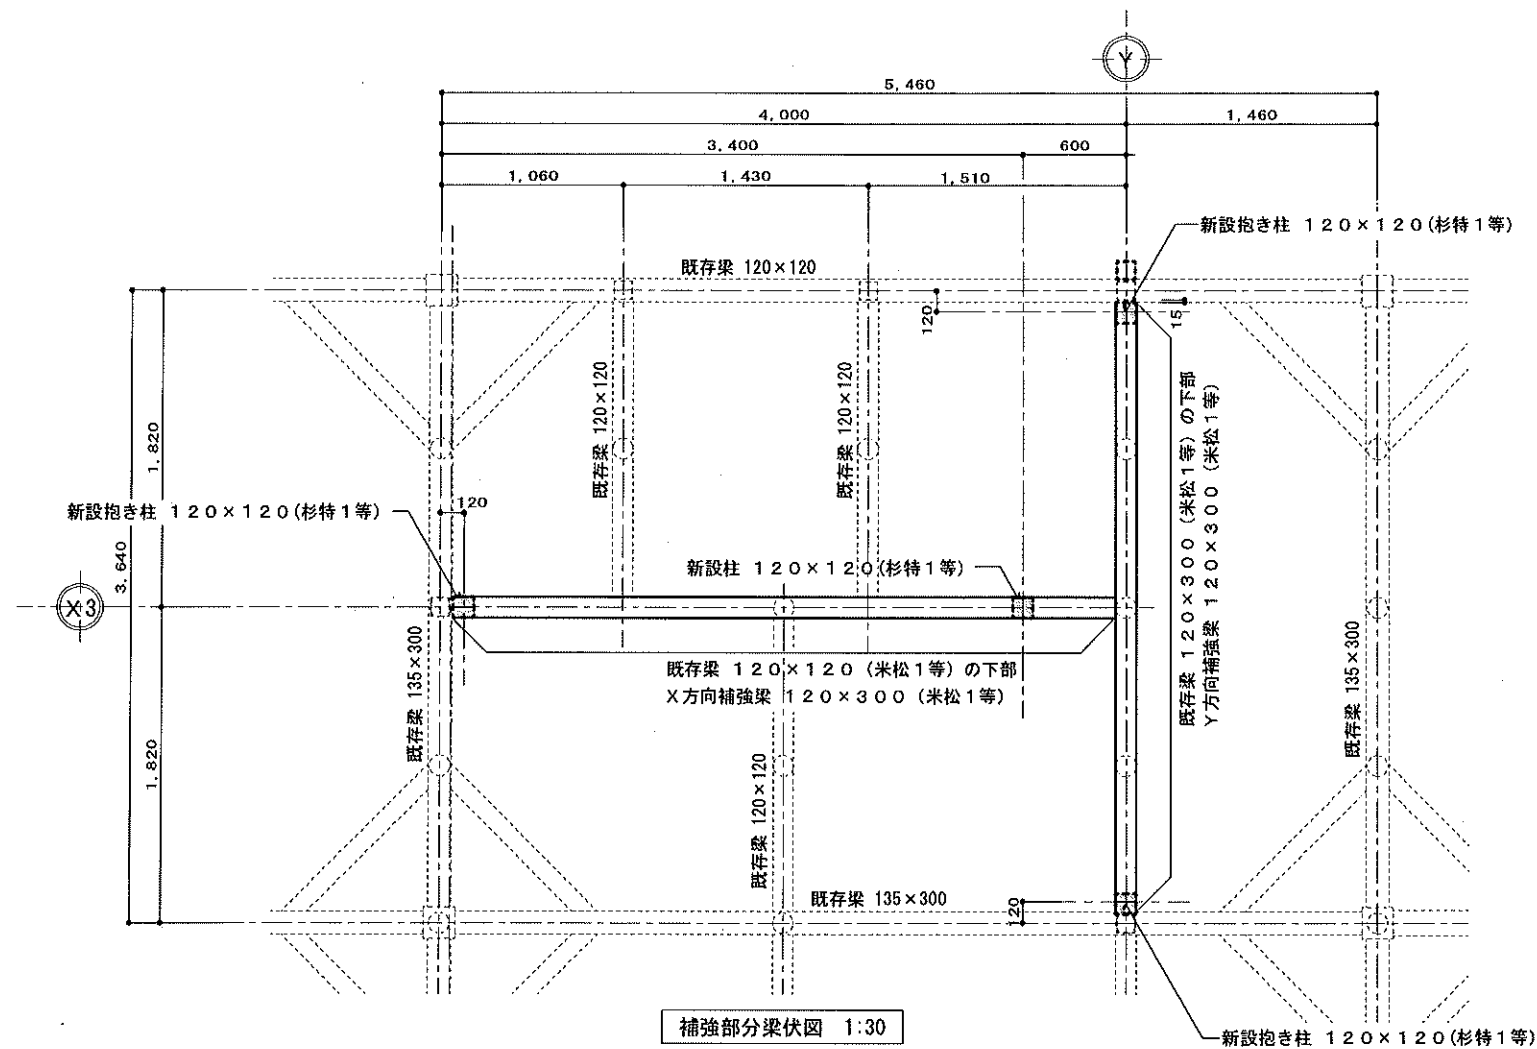


工事名称 森の交流センター改修工事	図面 A-09
図面名称 改修梁伏図・断面図No. 1	格尺 1:10 1:30
有限会社 汎 連 合 設 計	2020年2月
水戸市並原町1214-3 (斉藤ビル) TEL 029-244-5472 1級建築士 建設大臣 登録第166337号 小 室 晶	設計 小室 製図 前澤

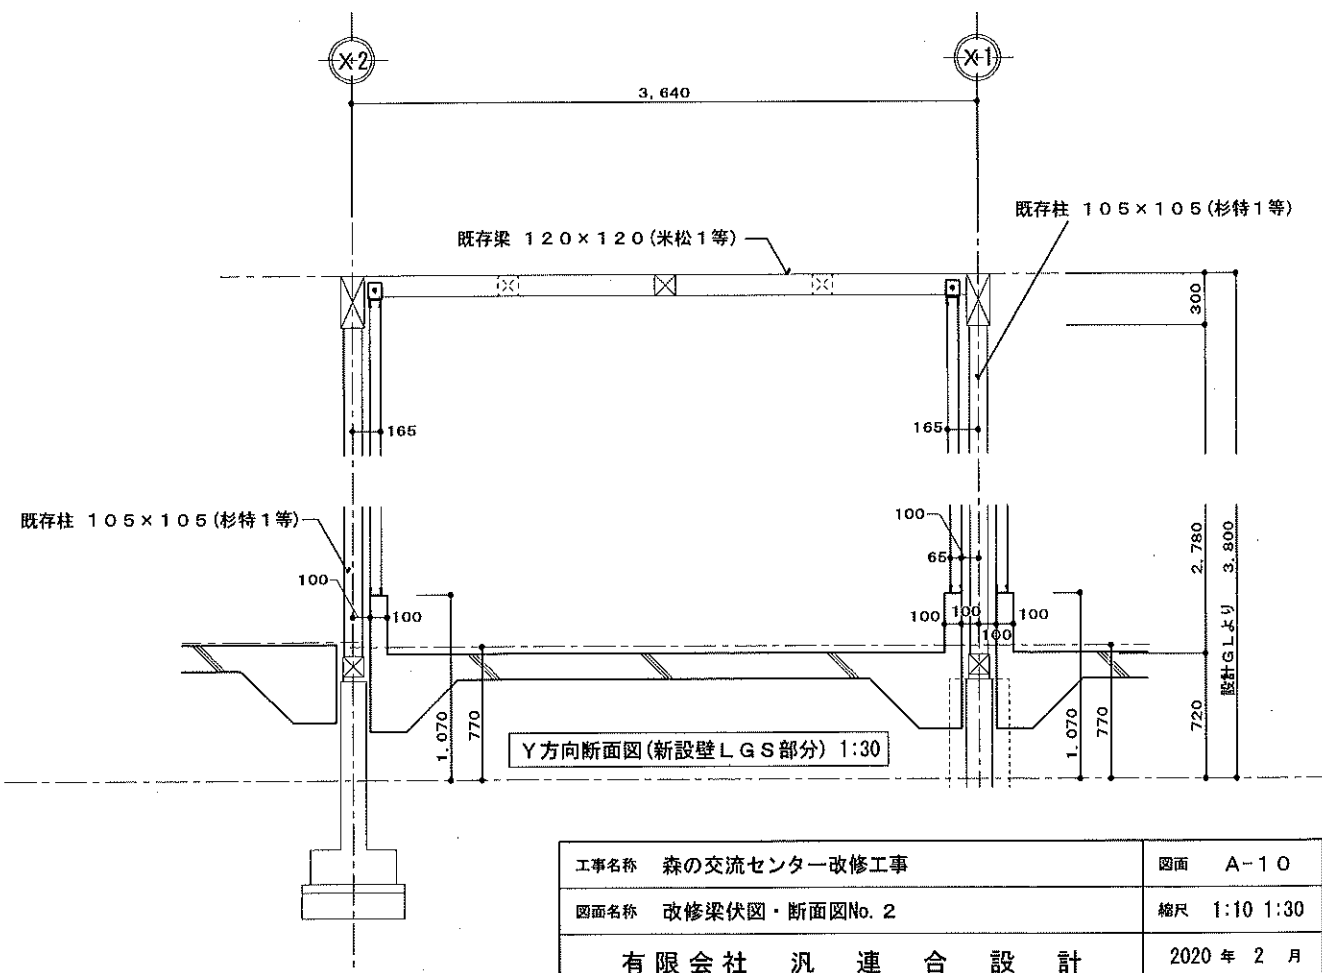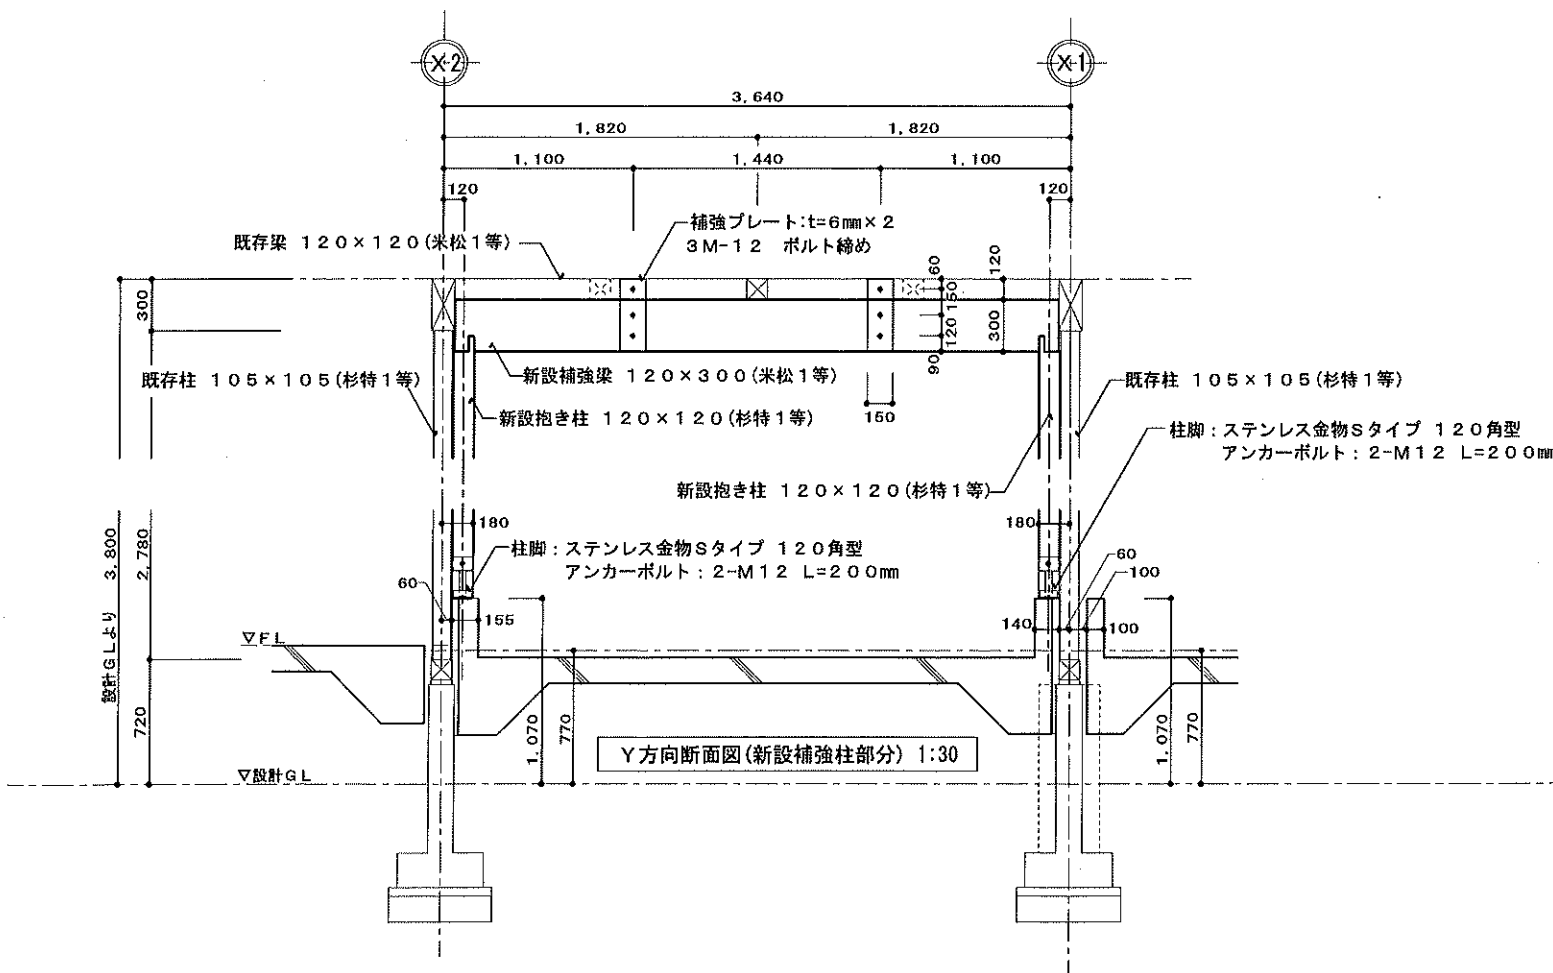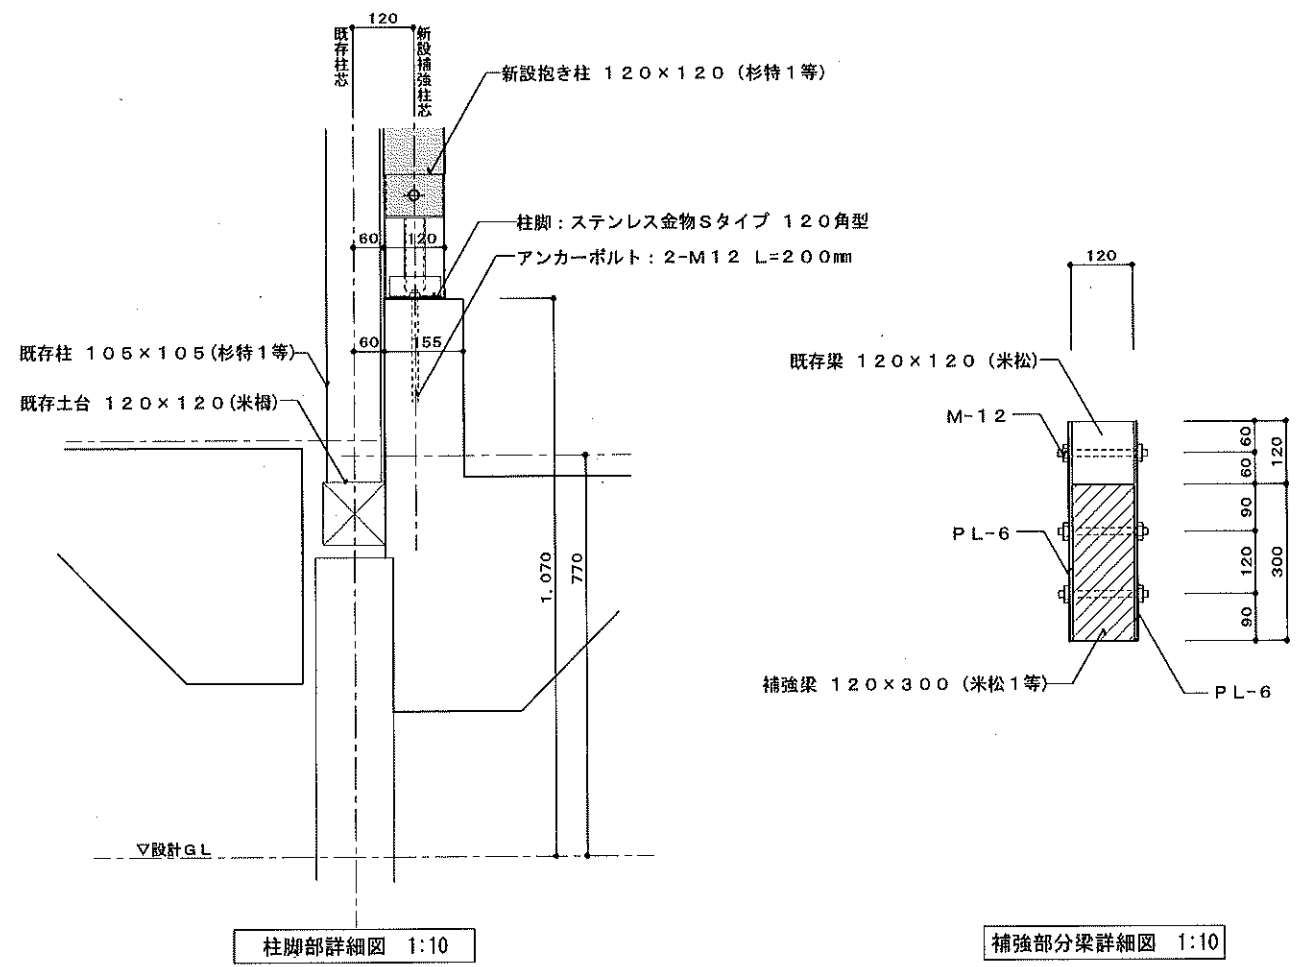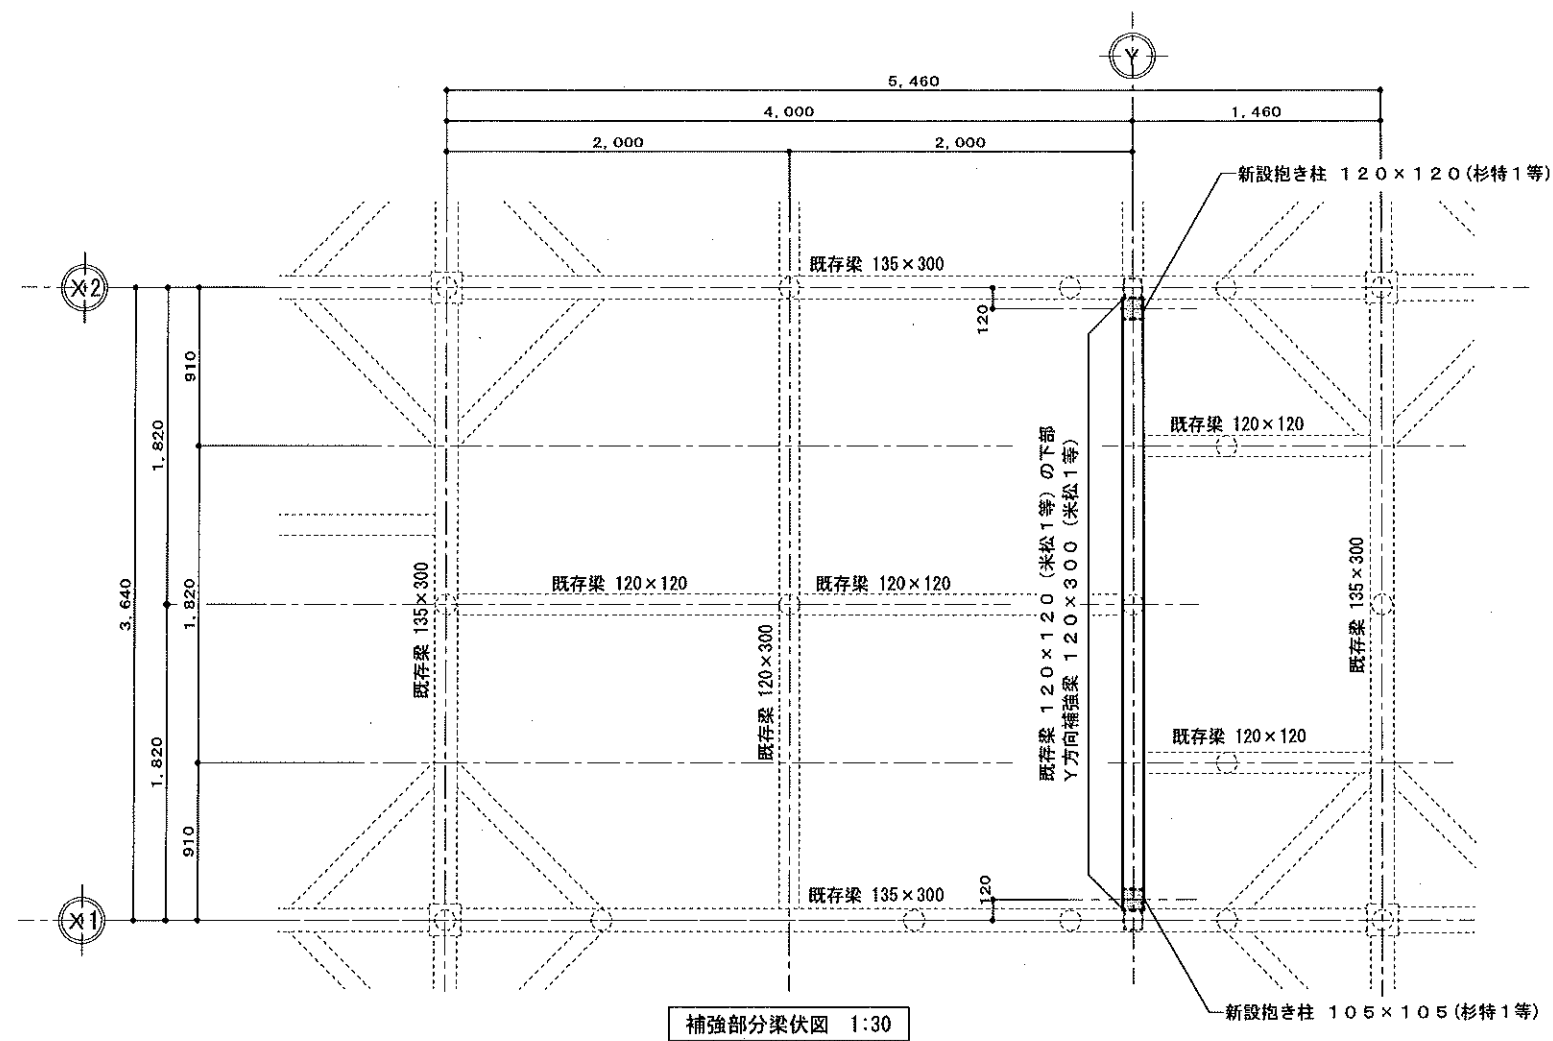


工事名称	森の交流センター改修工事	図面	A-10
図面名称	改修梁伏図・断面図No. 2	縮尺	1:10 1:30
有限会社 汎 連 合 設 計		2020 年 2 月	
水戸市笠原町1214-3(青森ビル) TEL. 029-244-5472		設計 小室 製図 前澤	
1級建築士 建設大臣 登録第165337号 小室 晶			

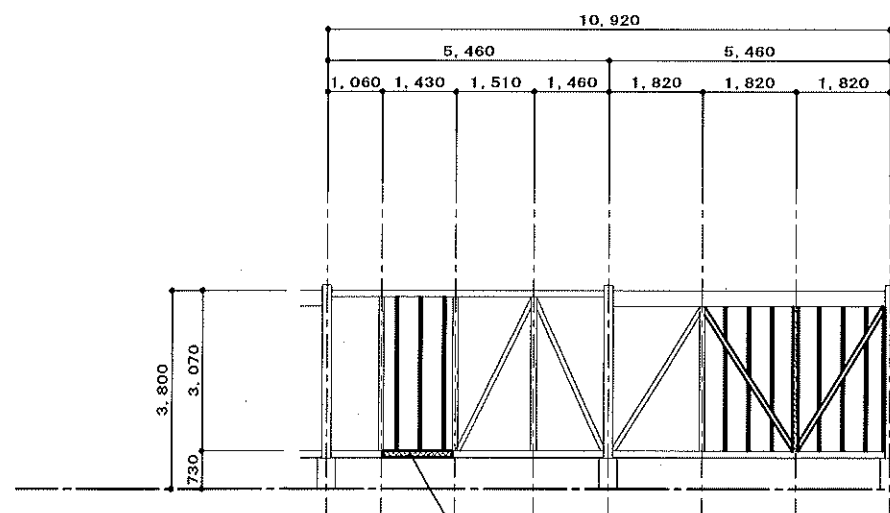


西側外壁面軸組図

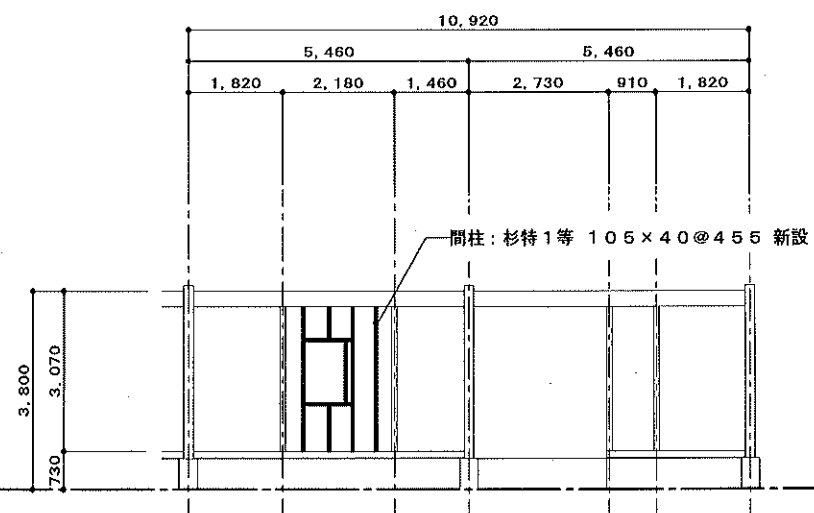


事務室-カット梱包室間軸組図

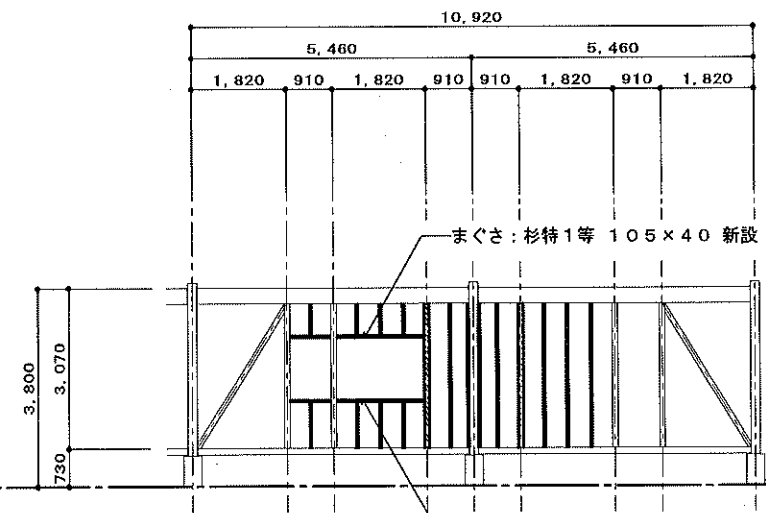

東側外壁面軸組図

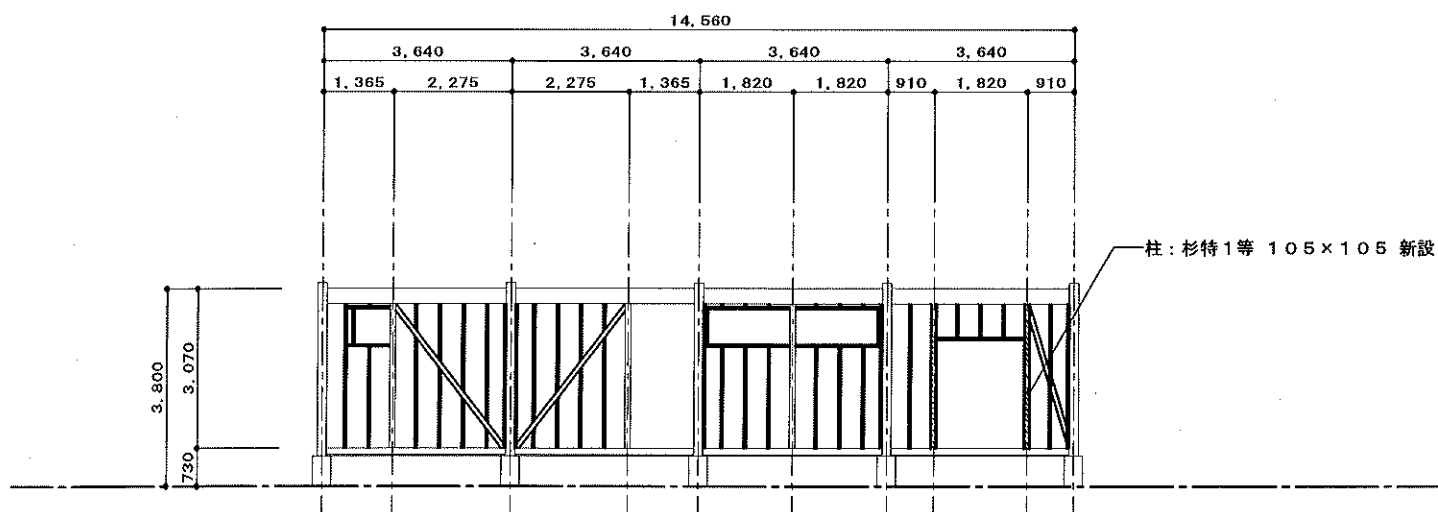

北側外壁面軸組図

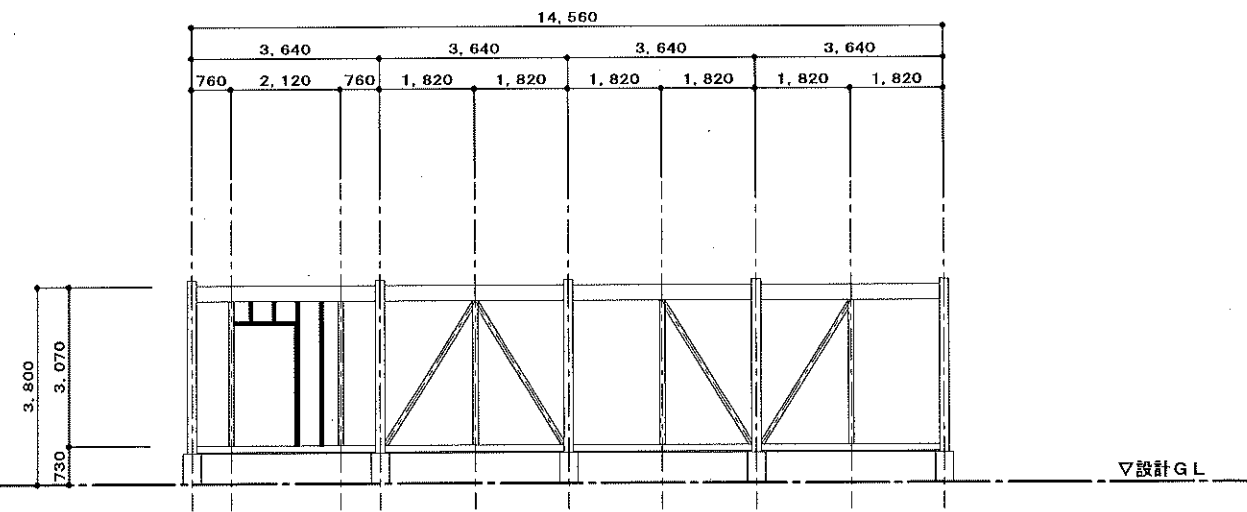

既存玄関ホール側軸組図

<凡例>


新設土台 米桐 120×120 防腐処理
既存基礎に後施工アンカーにて緊結
(ケミカルアンカー: 接着系M-16 L=210 3箇所)

新設柱(構造) 杉特1等 105×105


新設間柱 杉特1等 105×40@455

新設まぐさ・窓台 杉特1等 105×45
(新設建具部分)

工事名称	森の交流センター改修工事	図面	A-11
図面名称	改修軸組図	縮尺	1:100
有限会社 汎 連 合 設 計		2020 年 2 月	
水戸市笠原町1214-3(青森ビル) TEL 029-244-5472 1級建築士 建設大臣 登録第166337号 小室 晶		設計	小室 製図 前澤

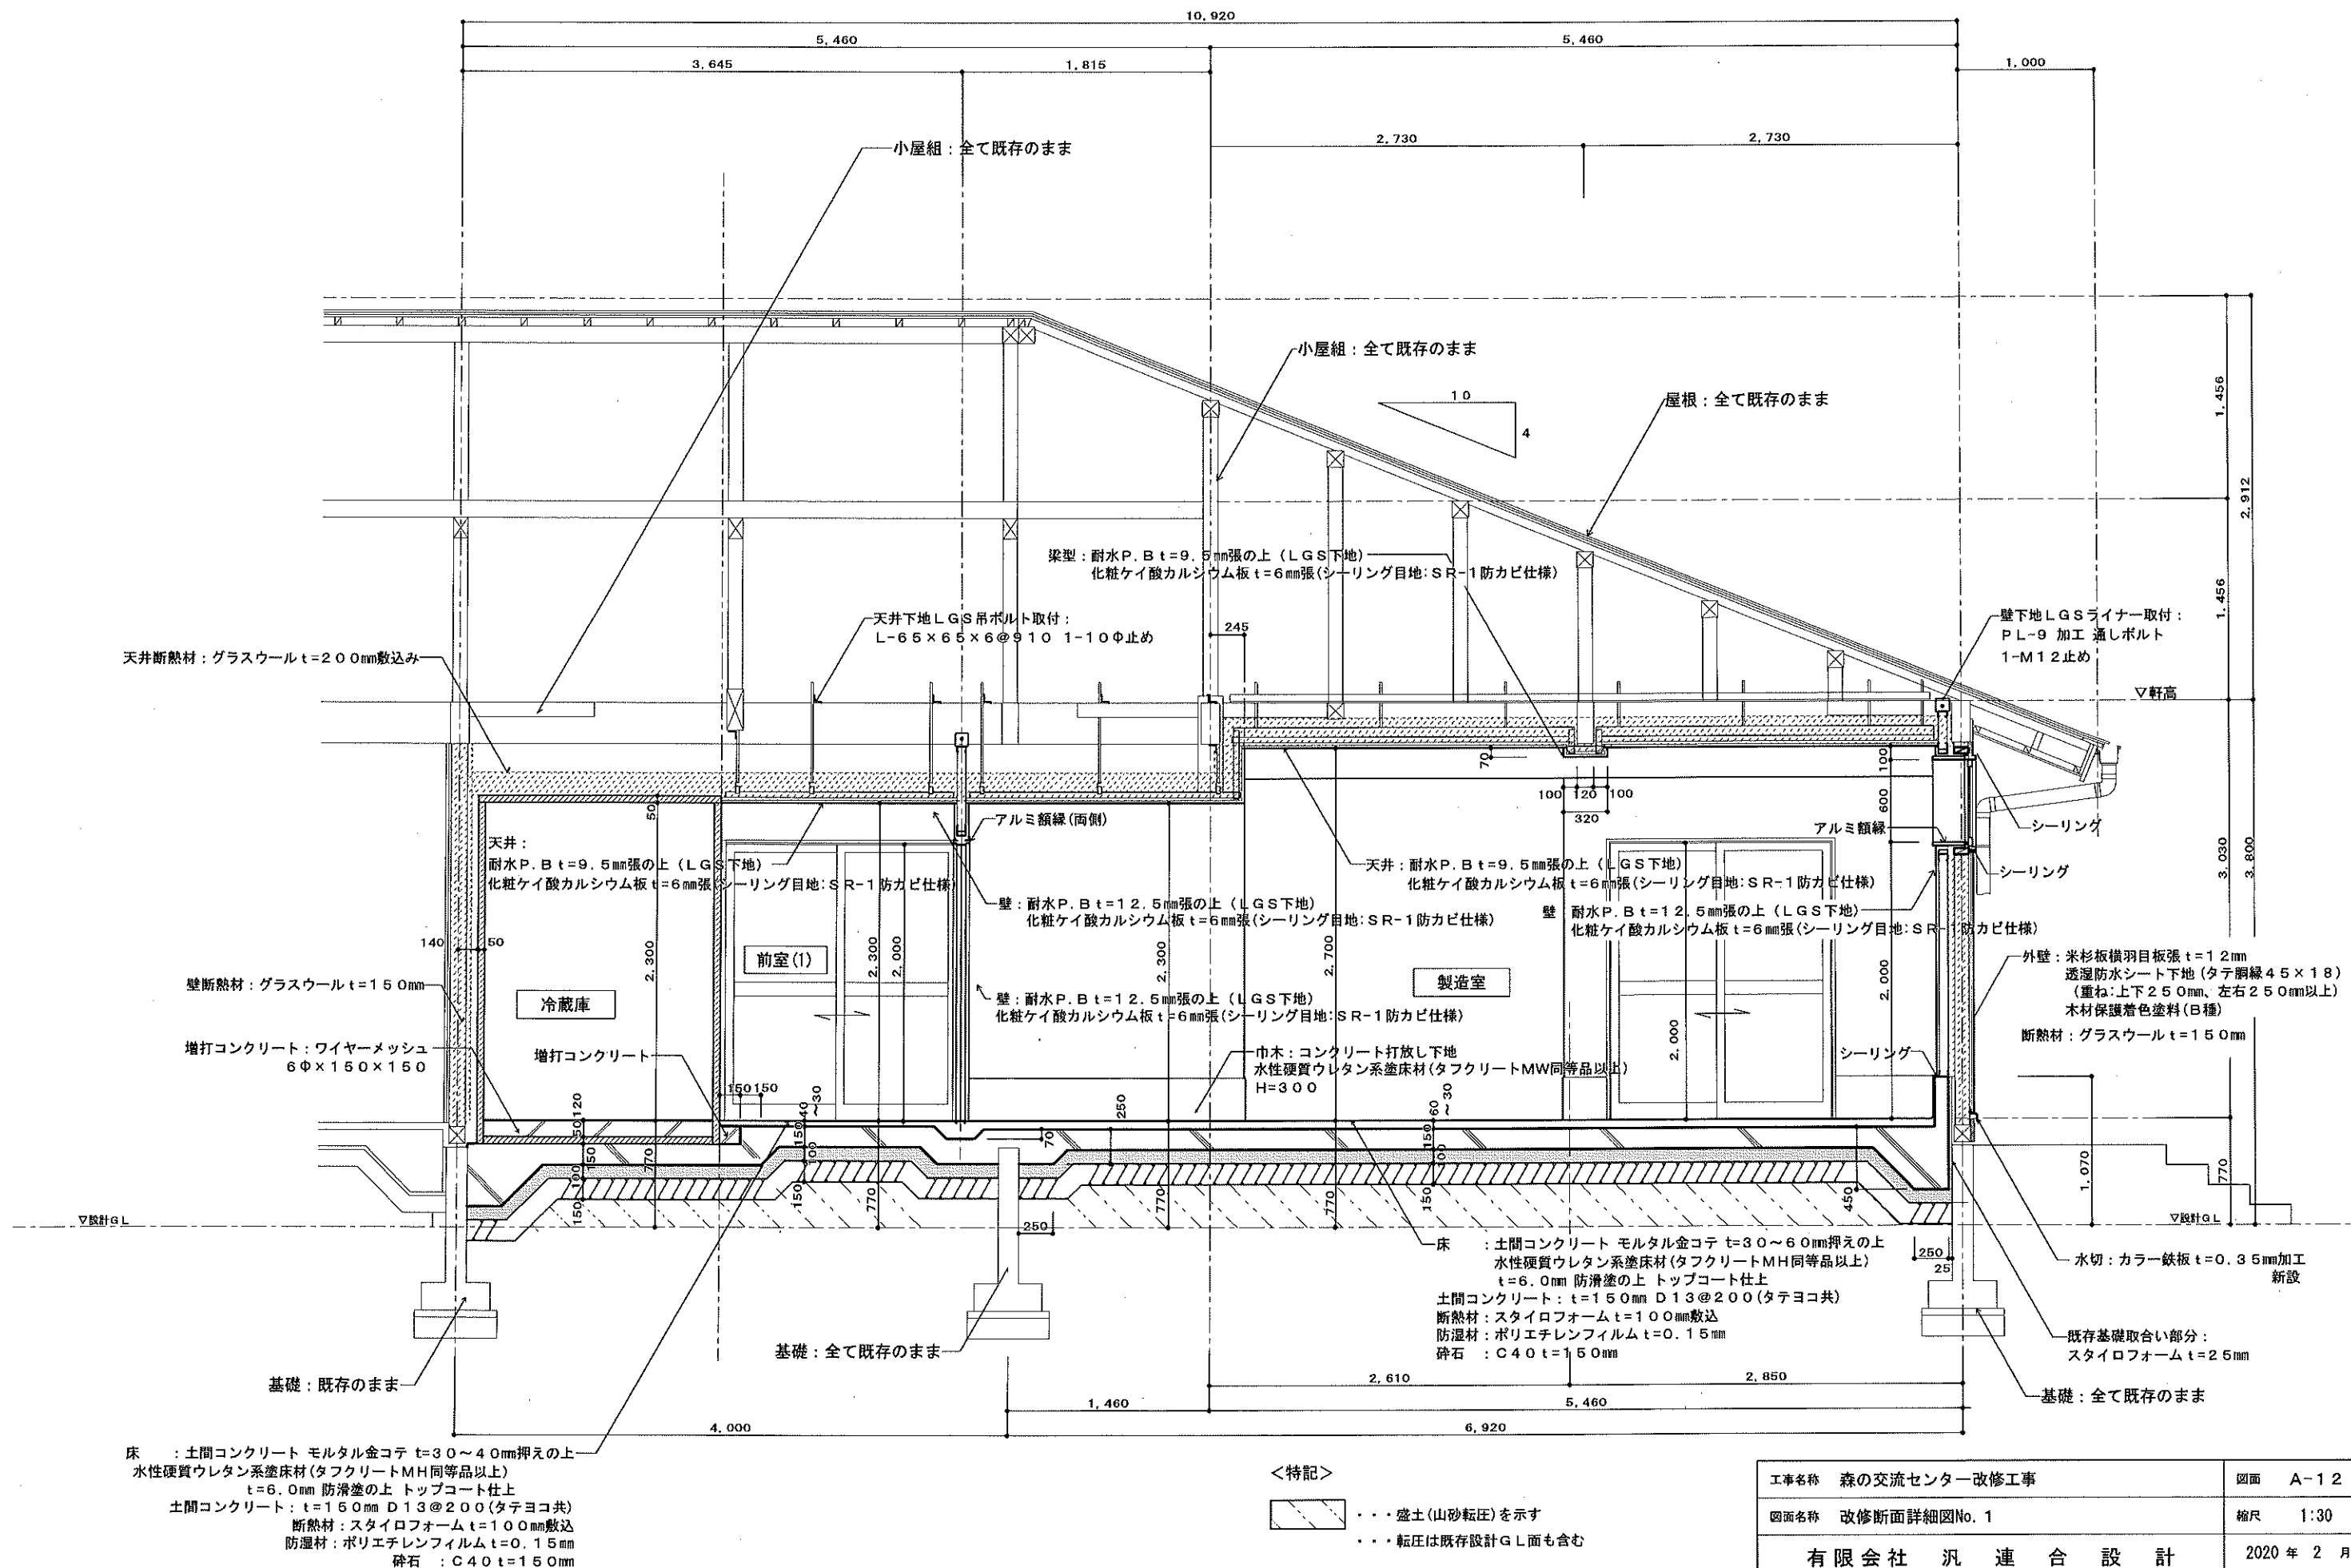


工事名称	森の交流センター改修工事	図面	A-12
図面名称	改修断面詳細図No. 1	縮尺	1:30
有限会社 汎 連 合 設 計		2020 年 2 月	
水戸市並原町1214-3(斉藤ビル) TEL 029-244-5472 1級建築士 建設大臣 登録第166337号 小室 晶		設計 小室 製図 前澤	

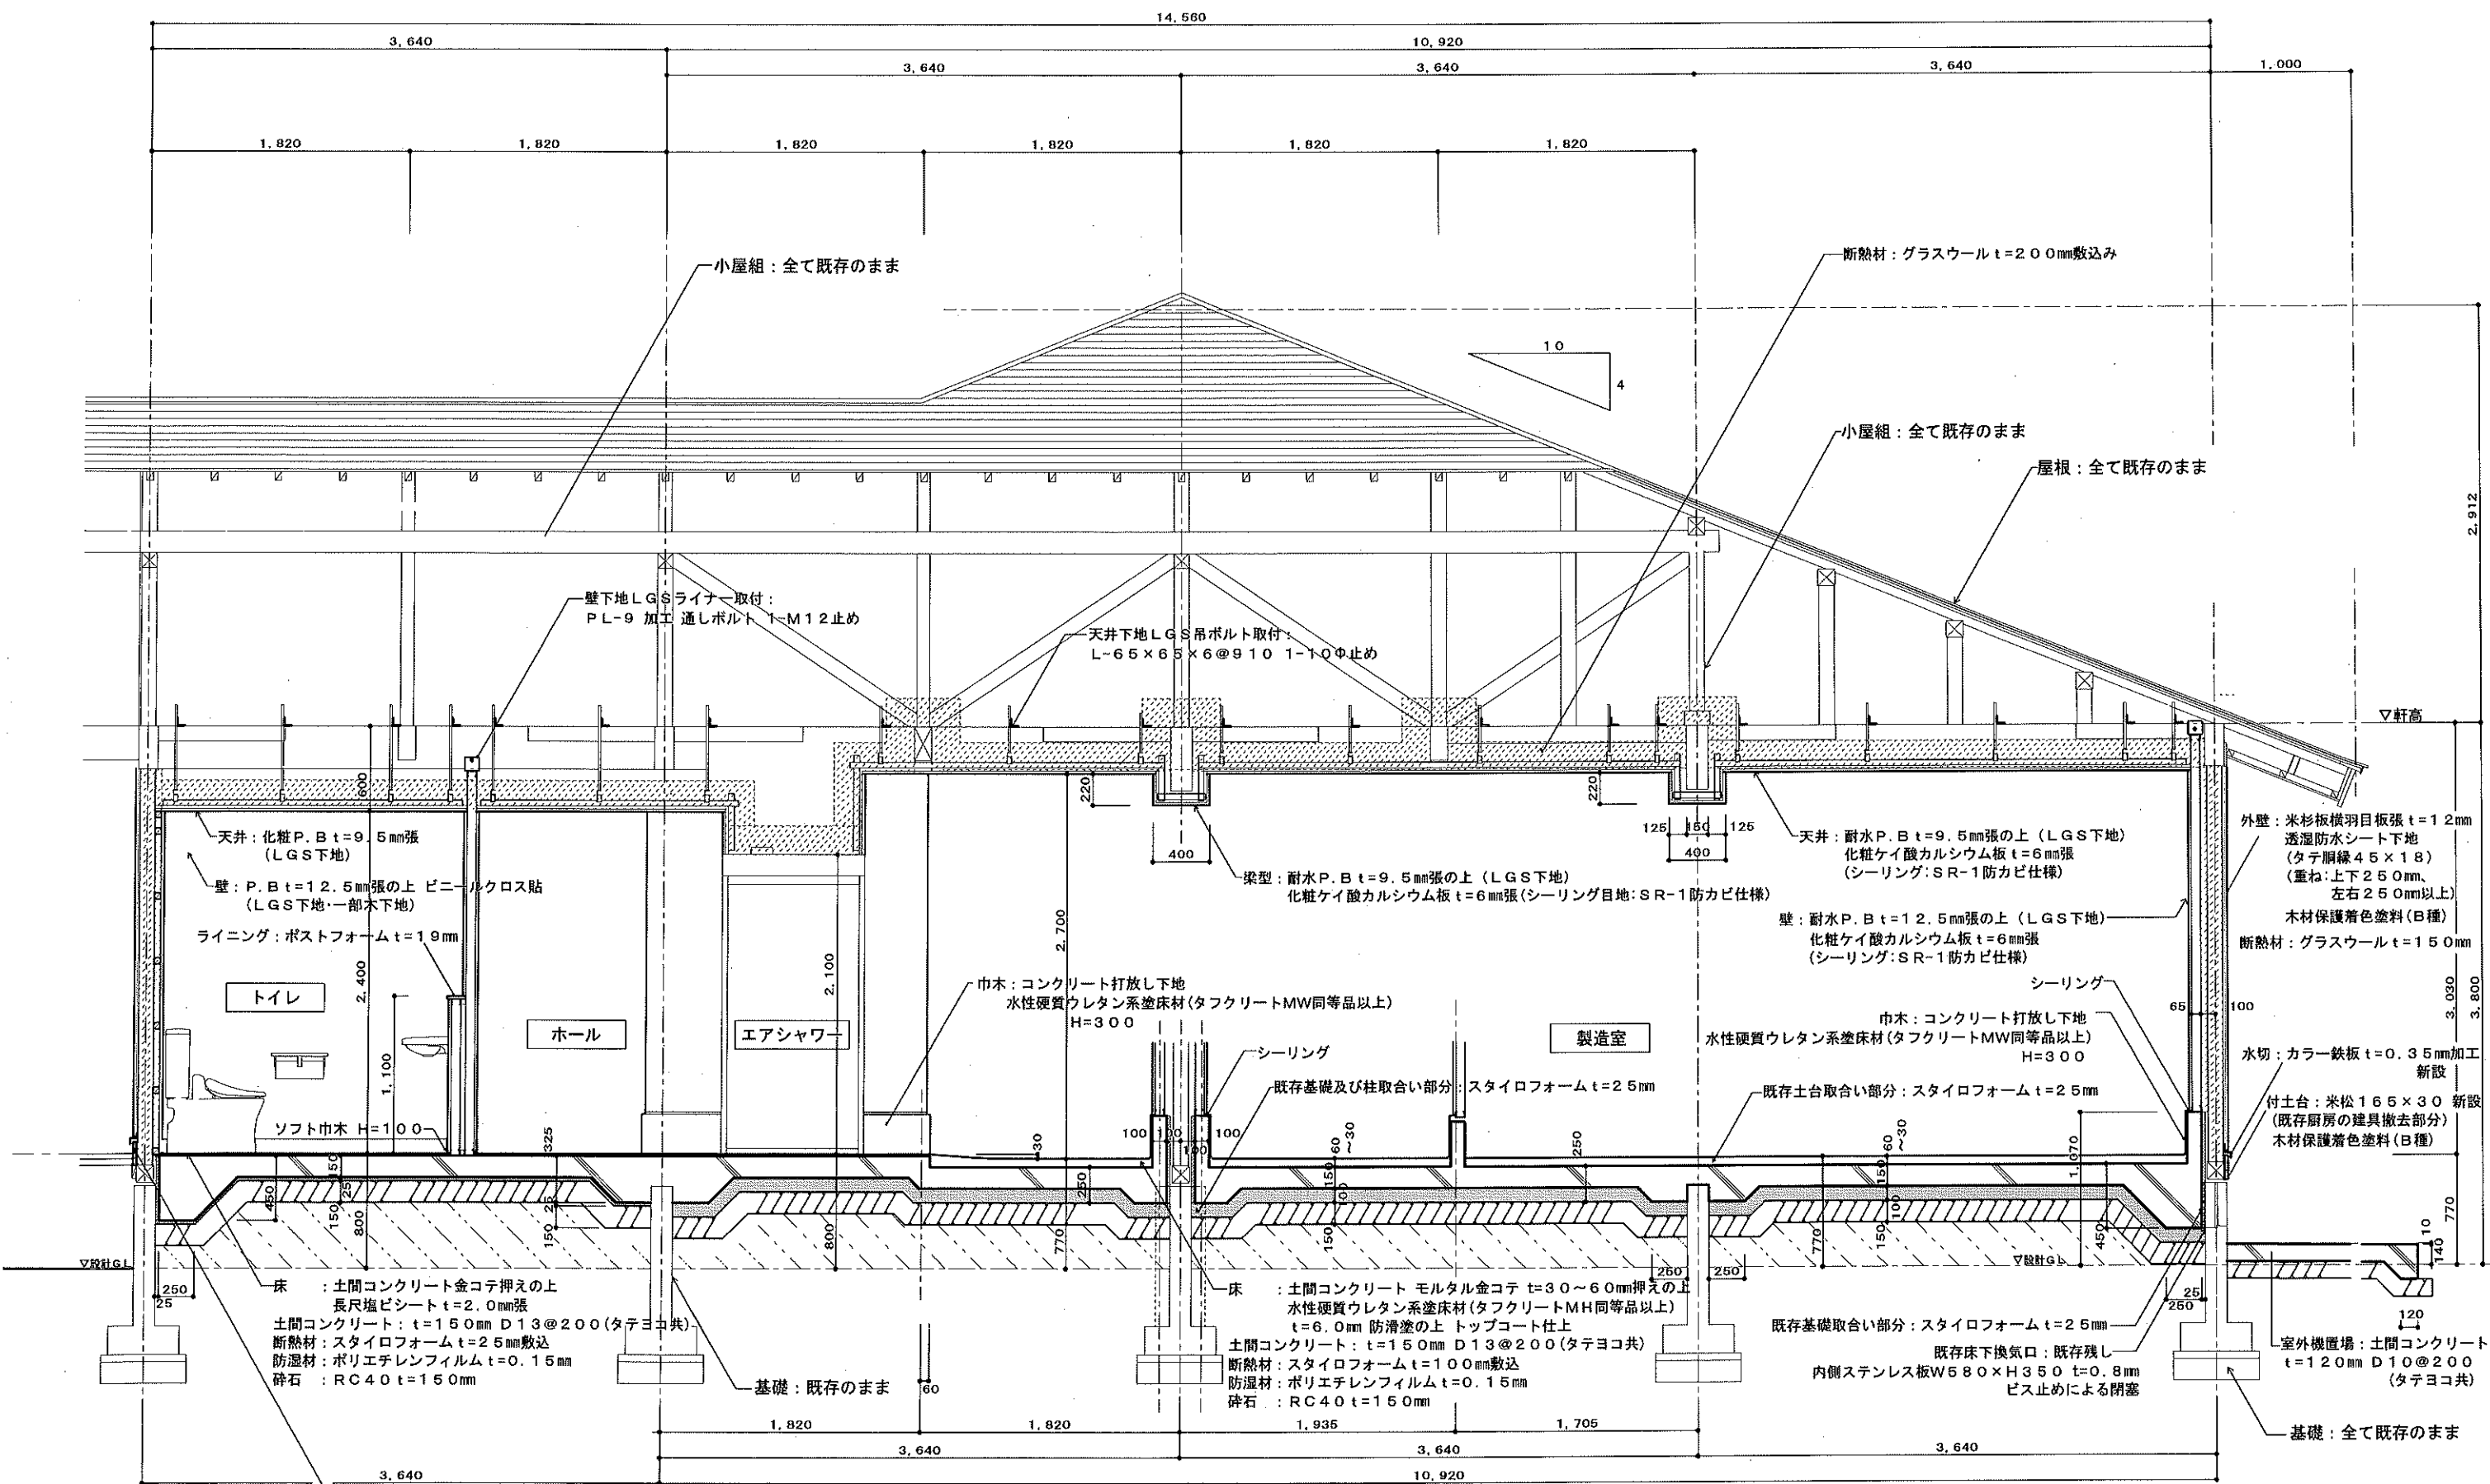

水切: カラー鉄板 t=0.35mm加工 新設
付土台: 米松 165×30 新設
(既存休憩室の建具撤去部分)
木材保護着色塗料 (2回塗)

<特記>
...盛土 (山砂転圧) を示す
...転圧は既存設計G.L.面も含む


工事名称	森のシェーブル館改修工事	図面	A-13
図面名称	改修断面詳細図No. 2	縮尺	1:30
有限会社 汎 連 合 設 計		2020年2月	
水戸市笠原町1214-3 (齊藤ビル) TEL 029-244-5472 1級建築士 建設大臣 登録第166337号 小室 晶		設計	小室 製図 前澤

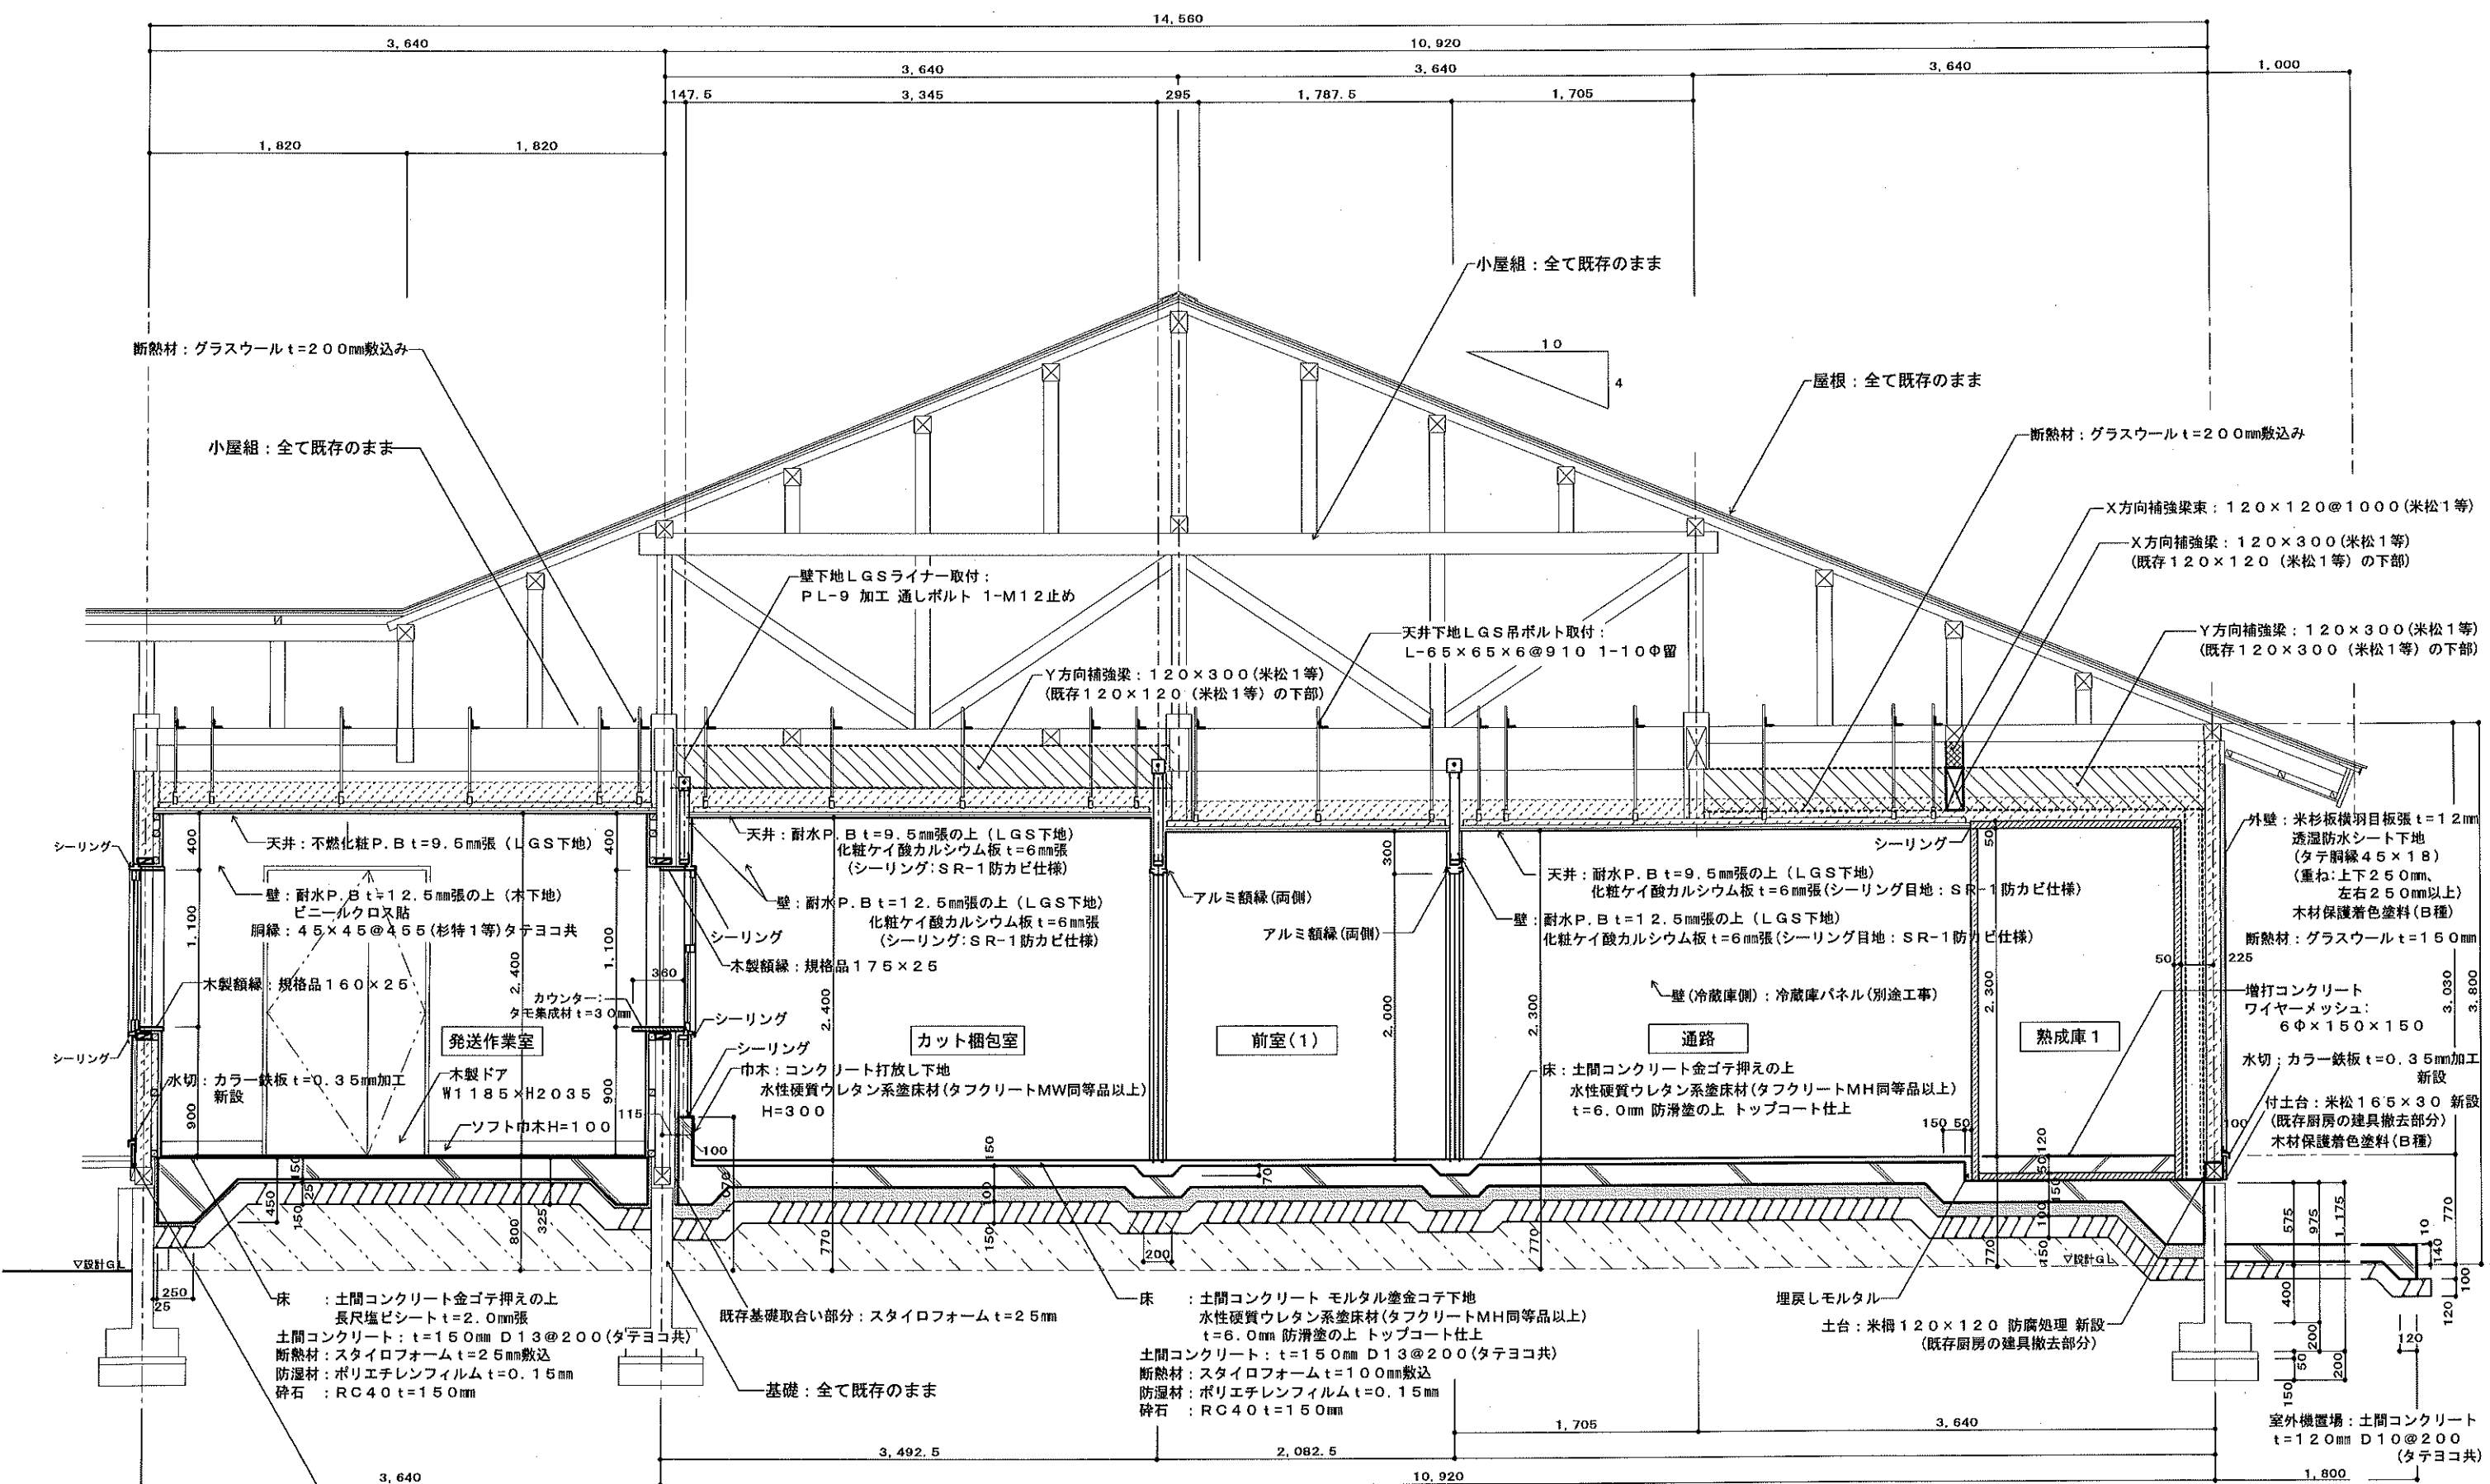


<特記>
.....盛土(山砂転圧)を示す
.....転圧は既存設計G.L面も含む

工事名称	森の交流センター改修工事	図面	A-14
図面名称	改修断面詳細図No. 3	縮尺	1:30
有限会社 汎 連 合 設 計		2020年2月	
水戸市並原町1214-3(斉藤ビル) TEL. 029-244-5472 1級建築士 建設大臣 登録第166337号 小 室 高		設計	小 室 高
		製図	前 澤


	ホール
床	金ゴテ押えの上 長尺塩ビシートt=2.0mm張
巾木	ソフト巾木H=100
壁	耐水P.B t=12.5mm張の上 ビニールクロス貼
天井	化粧P.B t=9.5mm張
廻縁	ビニル見切
備考	室名札・化粧洗面台・エアシャワー

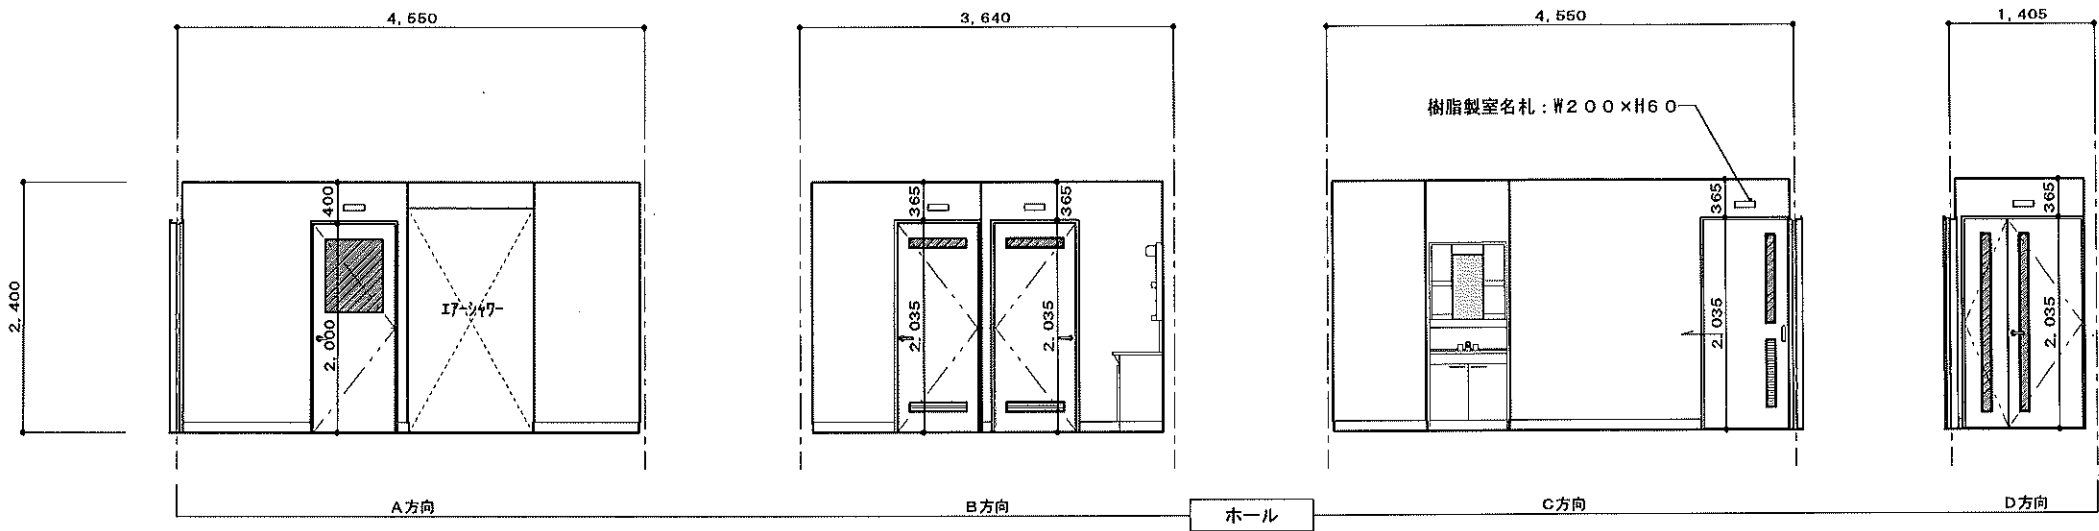

	更衣室(女)
床	金ゴテ押えの上 長尺塩ビシートt=2.0mm張
巾木	ソフト巾木H=100
壁	P.B t=12.5mm張の上 ビニールクロス貼
天井	化粧P.B t=9.5mm張
廻縁	ビニル見切
備考	

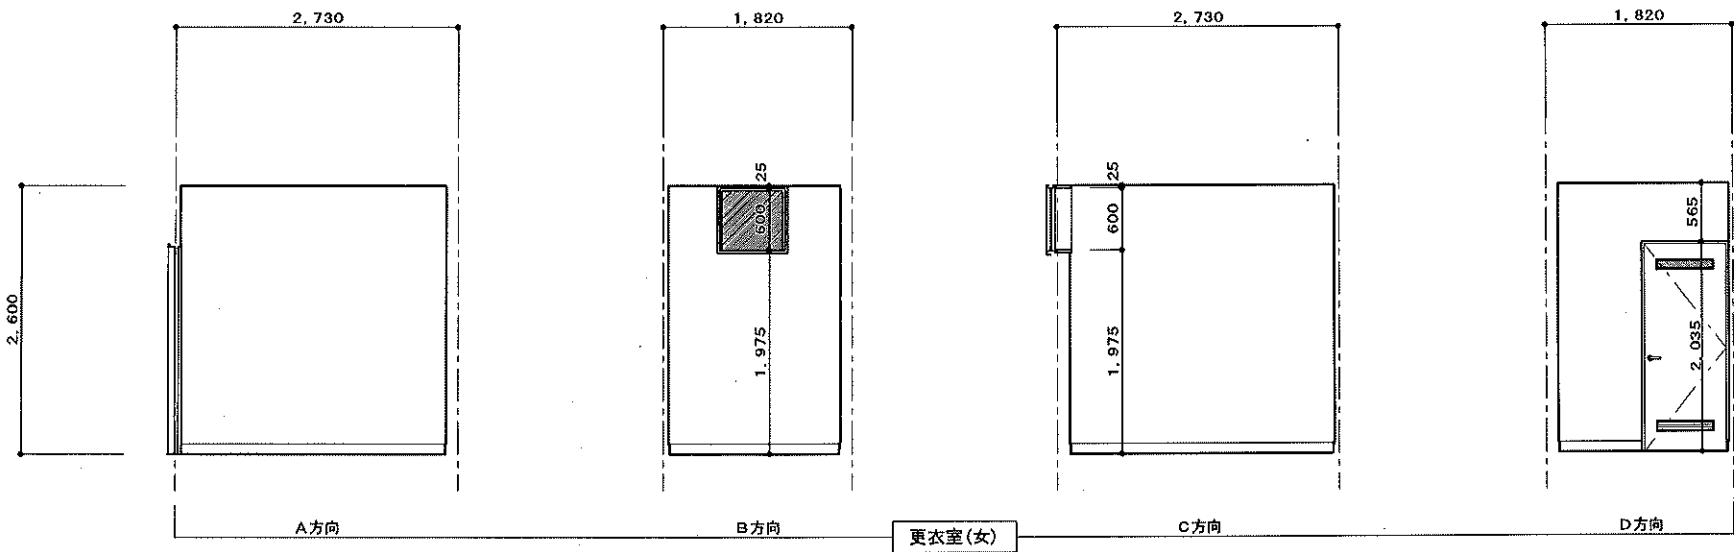


	更衣室(男)
床	金ゴテ押えの上 長尺塩ビシートt=2.0mm張
巾木	ソフト巾木H=100
壁	P.B t=12.5mm張の上 ビニールクロス貼
天井	化粧P.B t=9.5mm張
廻縁	ビニル見切
備考	

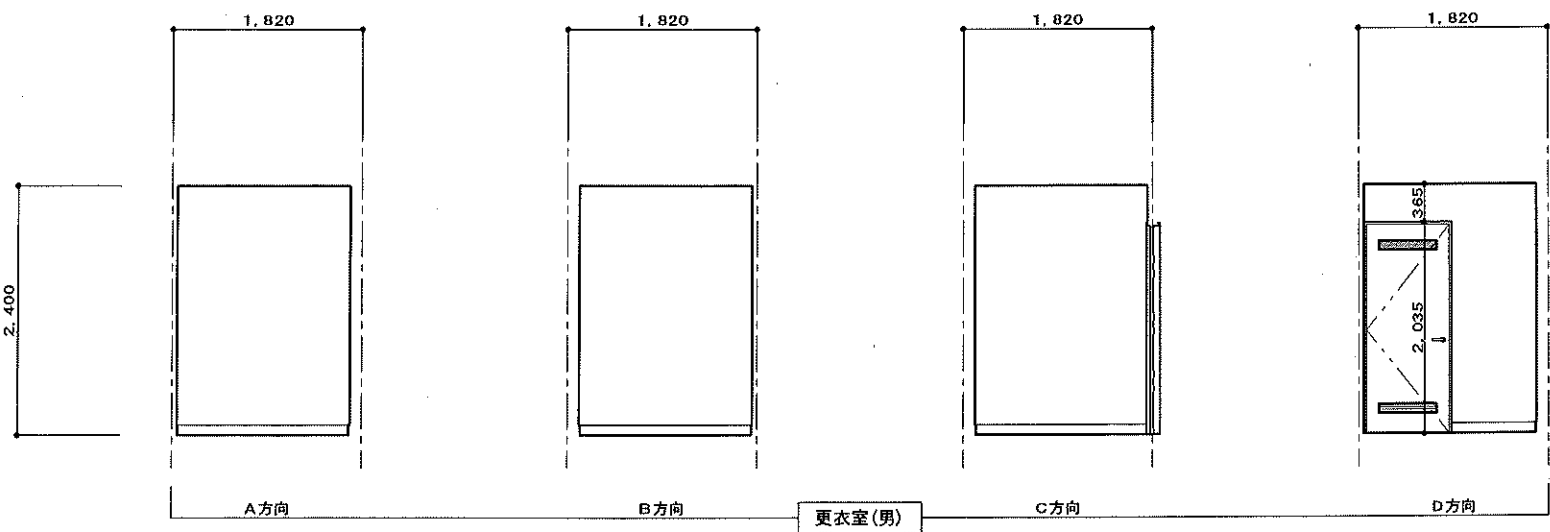


工事名称	森の交流センター改修工事	図面	A-16
図面名称	改修展開図No. 2 (ホール・更衣室(男女))	縮尺	1:50
有限会社 汎 連 合 設 計 水戸市笠原町1214-3 (斉藤ビル) TEL 029-244-5472 1級建築士 建設大臣 登録第165337号 小室 晶		2020年2月	
設計	小室	製図	前澤


	受乳室
床	モルタル金ゴテ押えの上 水性硬質ウレタン系塗床材 t=6.0mm 防滑塗の上 トップコート仕上
巾木	水性硬質ウレタン系塗床仕上 H=300
壁	耐水P.B t=12.5mm張の上 化粧ケイ酸カルシウム板 t=6mm張
天井	耐水P.B t=9.5mm張の上 化粧ケイ酸カルシウム板 t=6mm張
廻縁	ビニル見切
備考	厨房用排水桝：□450、バスケット付 ステンレスグレーチングタイプ ライニング：ポストフォーム t=20mm

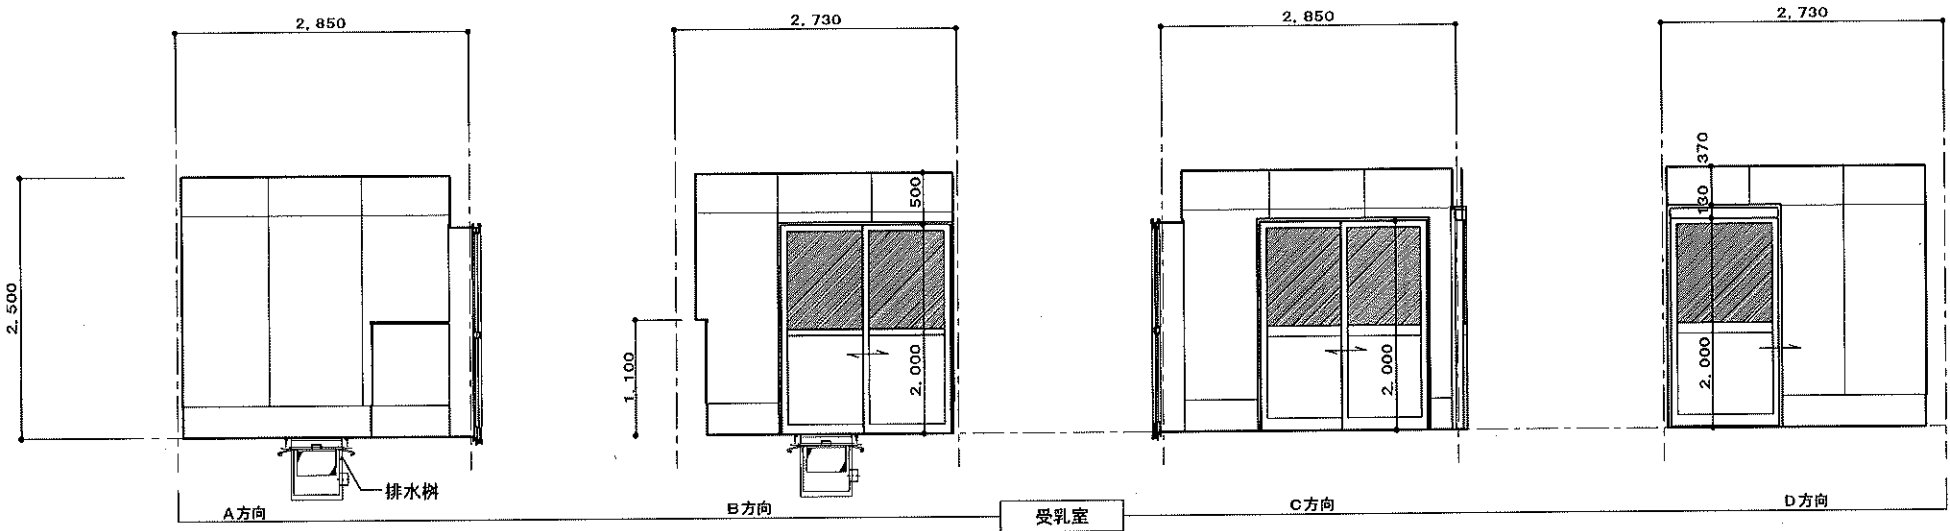

	加工室
床	金ゴテ押えの上 水性硬質ウレタン系塗床材 t=6.0mm 防滑塗の上 トップコート仕上
巾木	水性硬質ウレタン系塗床仕上 H=300
壁	耐水P.B t=12.5mm張の上 化粧ケイ酸カルシウム板 t=6mm張
天井	耐水P.B t=9.5mm張の上 化粧ケイ酸カルシウム板 t=6mm張
廻縁	ビニル見切
備考	手洗器【設備工事】 ライニング：ポストフォーム t=20mm

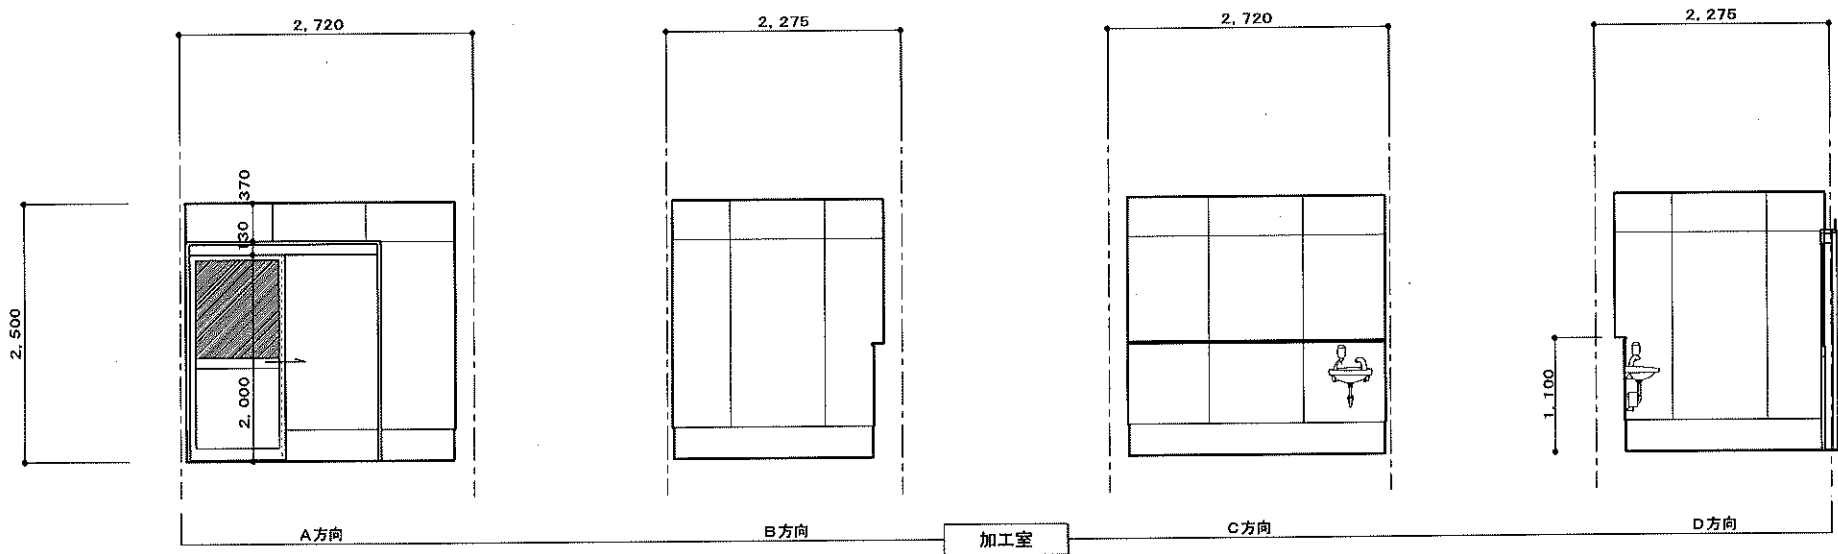


	資材庫
床	金ゴテ押えの上 長尺塩ビシート t=2.0mm張
巾木	ソフト巾木H=100
壁	耐水P.B t=12.5mm張の上 化粧ケイ酸カルシウム板 t=6mm張
天井	耐水P.B t=9.5mm張の上 化粧ケイ酸カルシウム板 t=6mm張
廻縁	ビニル見切
備考	造り付棚

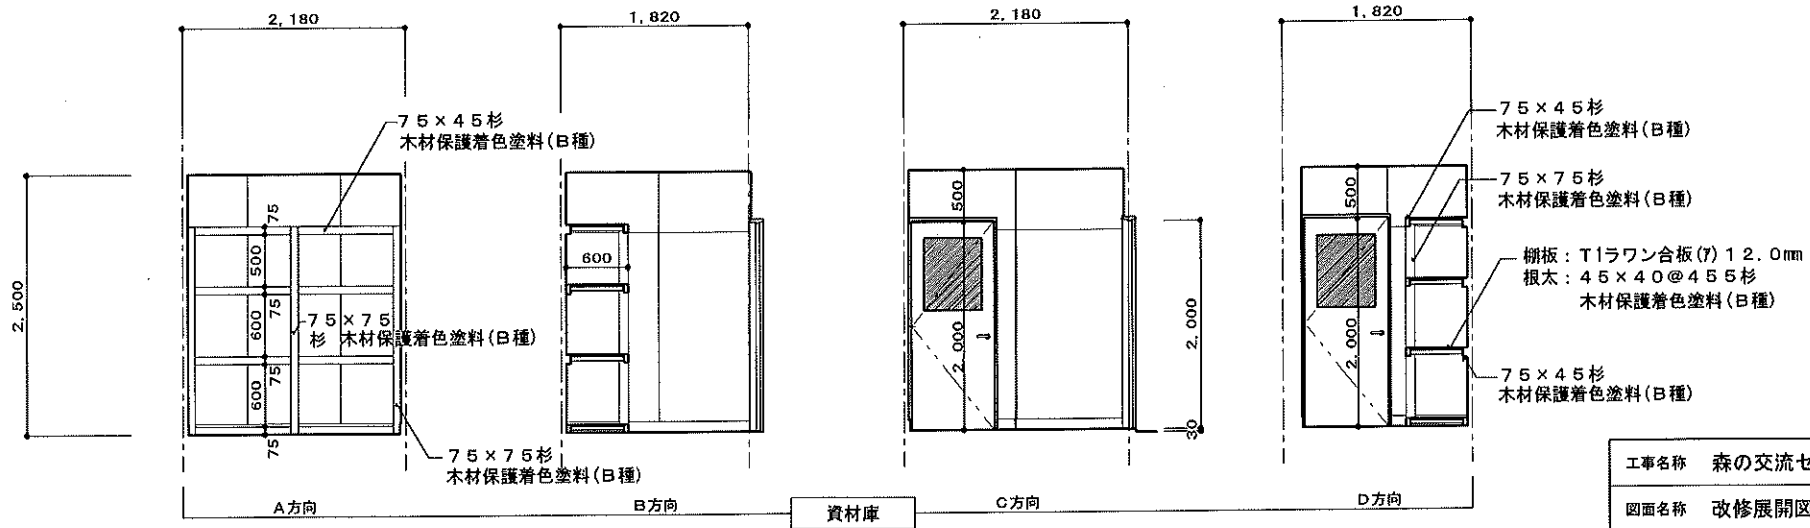


工事名称	森の交流センター改修工事	図面	A-17
図面名称	改修展開図No.3 (資材庫・加工室・受乳室)	縮尺	1:50
有限会社 汎 連 合 設 計		2020年2月	
水戸市笠原町1214-3 (斉藤ビル) TEL 029-244-5472 1級建築士 建設大臣 登録第166337号 小室 晶		設計	小室 製図 前澤

	製造室
床	モルタル金ゴテ押えの上 水性硬質ウレタン系塗床材 t=6.0mm 防滑塗の上 トップコート仕上
巾木	水性硬質ウレタン系塗床仕上 H=300
壁	耐水P.B t=12.5mm張の上 化粧ケイ酸カルシウム板 t=6mm張 一部：冷蔵庫パネル
天井	耐水P.B t=9.5mm張の上 化粧ケイ酸カルシウム板 t=6mm張
廻縁	ビニル見切
備考	厨房用排水樹：□450、バスケット付 ステンレスグレーチングタイプ 手洗器(設備工事) 室名札、ライニング：ポストフォーム t=20mm


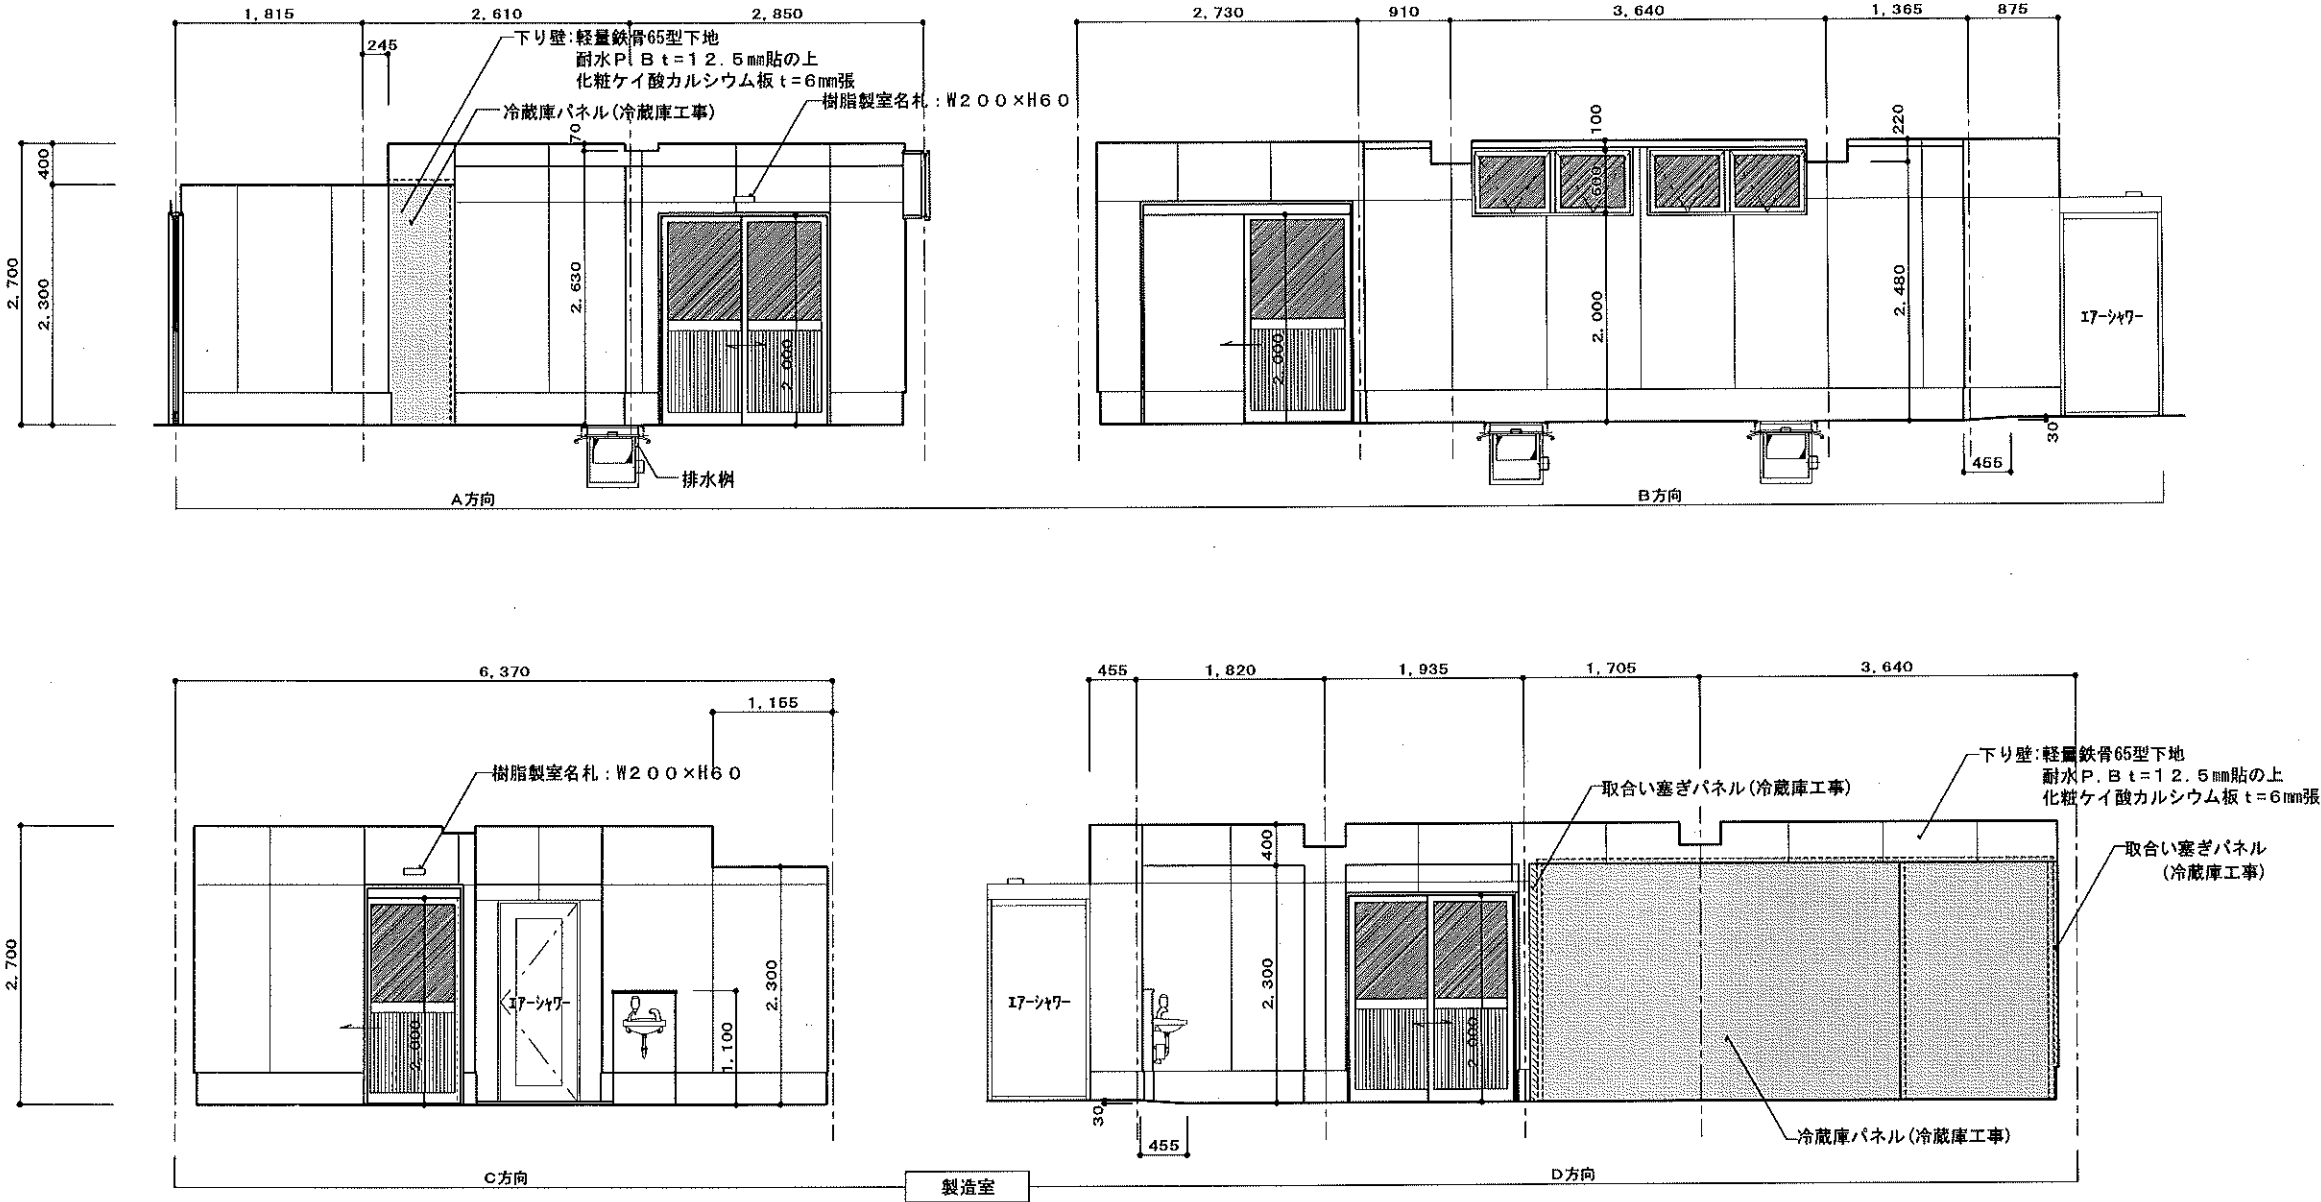


	前室(1)
床	モルタル金ゴテ押えの上 水性硬質ウレタン系塗床材 t=6.0mm 防滑塗の上 トップコート仕上
巾木	水性硬質ウレタン系塗床仕上 H=300
壁	耐水P.B t=12.5mm張の上 化粧ケイ酸カルシウム板 t=6mm張 一部：冷蔵庫パネル
天井	耐水P.B t=9.5mm張の上 化粧ケイ酸カルシウム板 t=6mm張
廻縁	ビニル見切
備考	厨房用排水樹：□450、バスケット付 ステンレスグレーチングタイプ(設備工事) 室名札

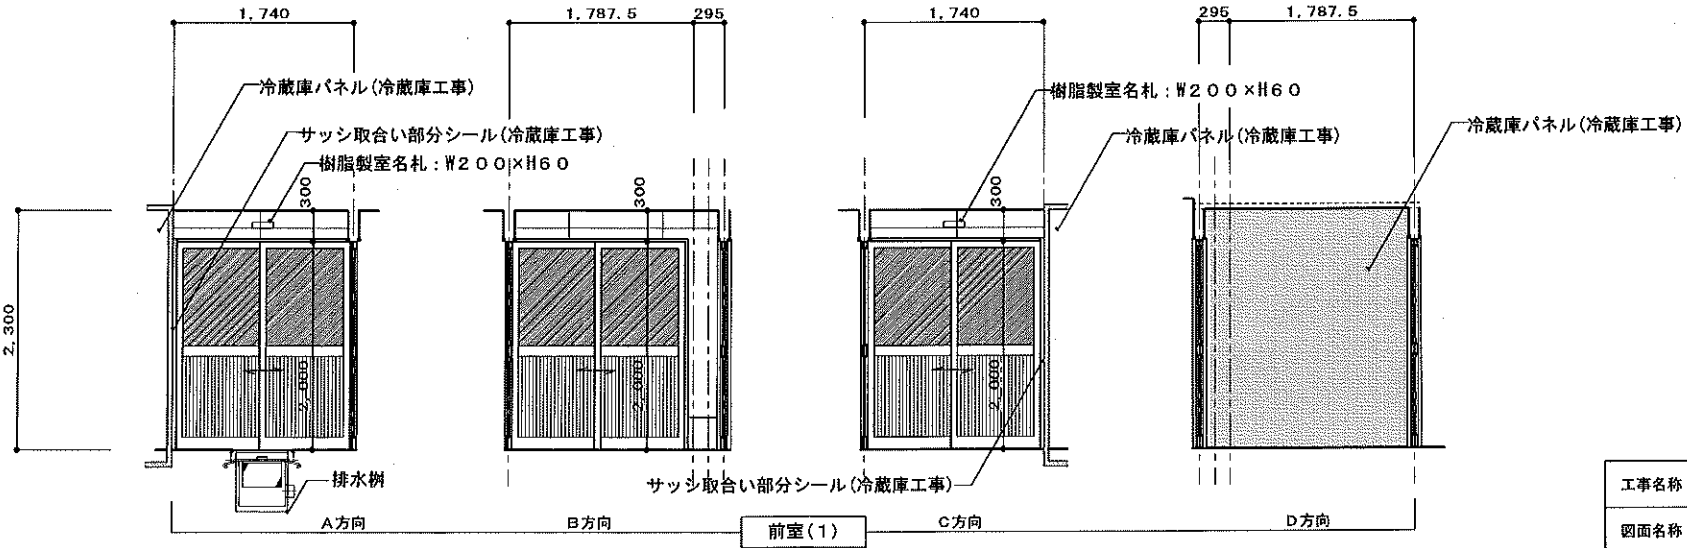


工事名称	森の交流センター改修工事	図面	A-18
図面名称	改修展開図No. 4 (製造室・前室(1))	縮尺	1:50
有限会社 汎 連 合 設 計		2020年2月	
水戸市並原町1214-3 (青森ビル) TEL 029-244-5472 1級建築士 建設大臣 登録第165337号 小 室 品		設計	小 室 製 図 前 澤

	カット梱包室
床	モルタル金ゴテ押えの上 水性硬質ウレタン系塗床材 t=6.0mm 防滑塗の上 トップコート仕上
巾木	水性硬質ウレタン系塗床仕上 H=300
壁	耐水P.B t=12.5mm張の上 化粧ケイ酸カルシウム板 t=6mm張 一部：冷蔵庫パネル
天井	耐水P.B t=9.5mm張の上 化粧ケイ酸カルシウム板 t=6mm張
廻縁	ビニル見切
備考	ライニング：ポストフォーム t=20mm

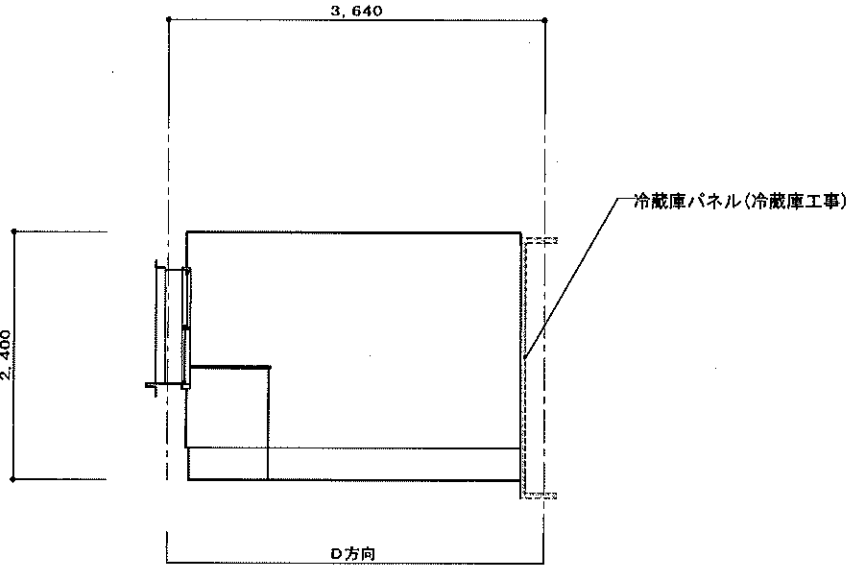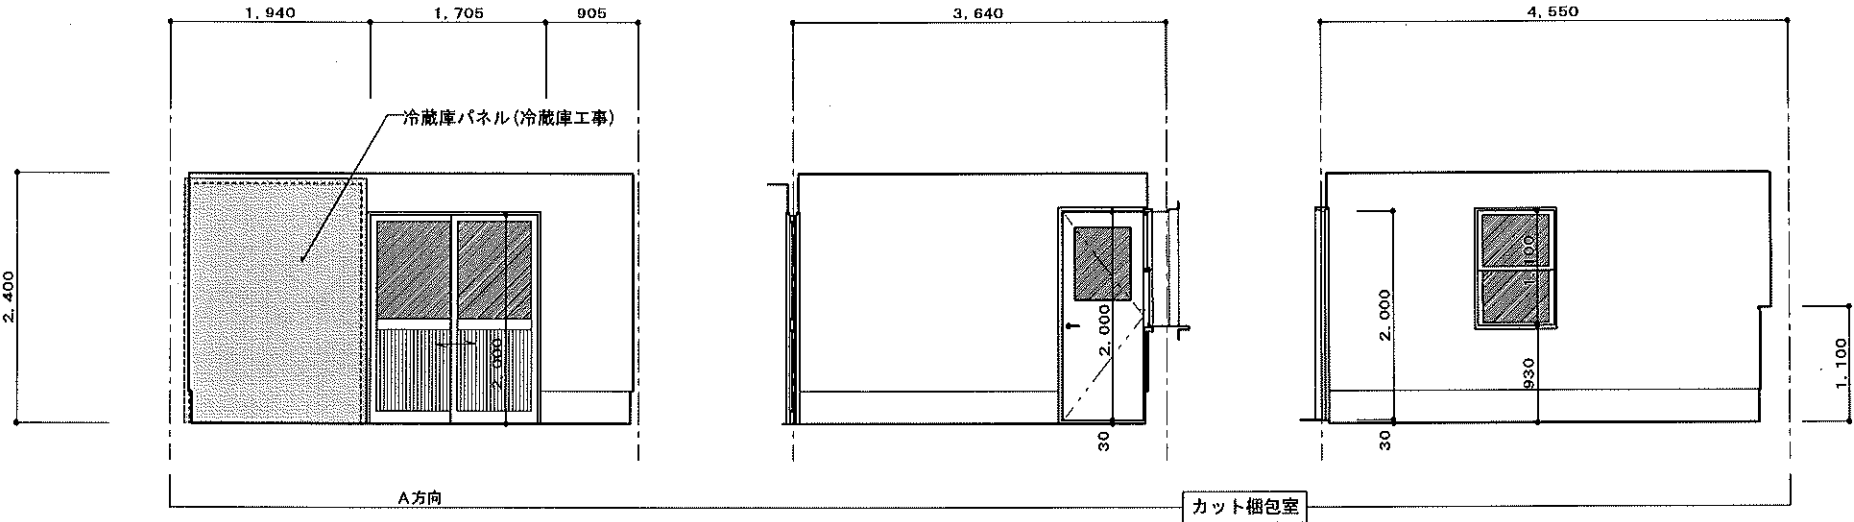

	通路
床	モルタル金ゴテ押えの上 水性硬質ウレタン系塗床材 t=6.0mm 防滑塗の上 トップコート仕上
巾木	水性硬質ウレタン系塗床仕上 H=300
壁	耐水P.B t=12.5mm張の上 化粧ケイ酸カルシウム板 t=6mm張 一部：冷蔵庫パネル
天井	耐水P.B t=9.5mm張の上 化粧ケイ酸カルシウム板 t=6mm張
廻縁	ビニル見切
備考	厨房用排水樹：□450、バスケット付 ステンレスグレーティングタイプ







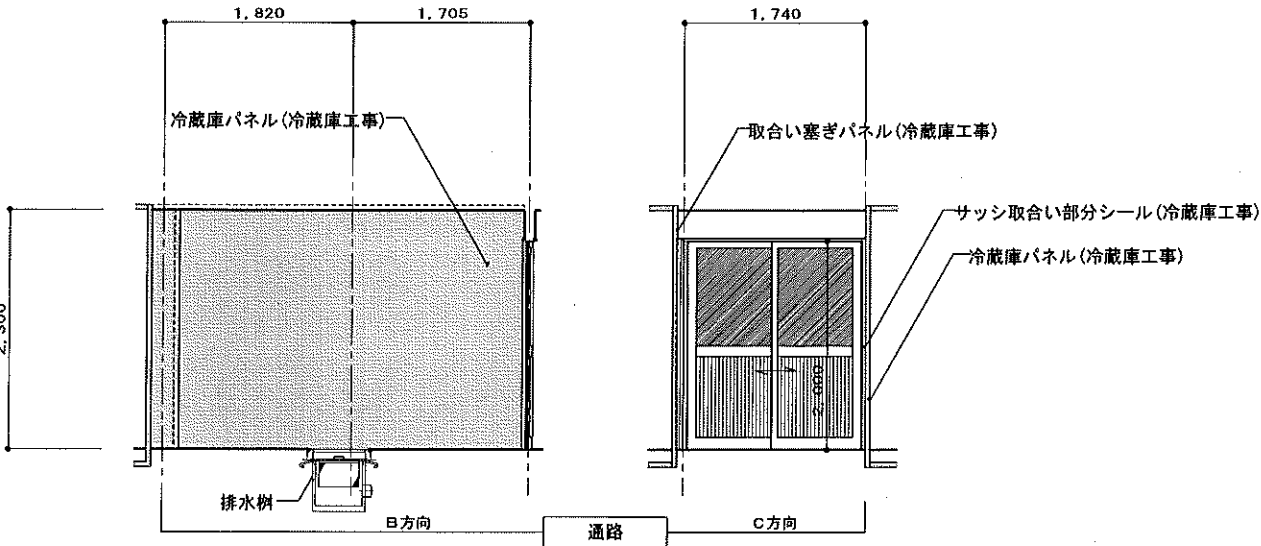


工事名称	森の交流センター改修工事	図面	A-19
図面名称	改修展開図No. 5 (カット梱包室・通路)	縮尺	1:50
有限会社 汎 連 合 設 計		2020 年 2 月	
水戸市並根町1214-3(斉藤ビル) TEL 029-244-6472 1級建築士 建設大臣 登録第165337号 小 室 晶		設計	小室 製図 前澤

記 号	AF-1	AF-2	AF-3	AF-4	AF-5
姿 図					
型 式	アルミフロント引違い腰パネル框戸 見込70mm	アルミフロント引違い腰パネル框戸 見込70mm	アルミフロント引違い腰パネル框戸 見込70mm	アルミフロント腰パネルハンガー片引き戸(框タイプ) 見込70mm	アルミフロント腰パネルハンガー片引き戸(框タイプ) 見込70mm
金 物	付属金物一式、アルミ額縁(両面)、中残、コーナー方立 エンド方立(冷蔵庫側)	付属金物一式、アルミ額縁(両面)、中残、エンド方立(冷蔵庫側)	付属金物一式、中残、アルミ額縁(両面)	付属金物一式、中残、アルミ額縁(両面)	付属金物一式、中残、アルミ額縁(両面)
ガ ラ ス	上部:透明ガラス t=5mm 下部:アルミパネル t=3mm	上部:透明ガラス t=5mm 下部:アルミパネル t=3mm	上部:透明ガラス t=5mm 下部:アルミパネル t=3mm	上部:透明ガラス t=5mm 下部:アルミパネル t=3mm	上部:透明ガラス t=5mm 下部:アルミパネル t=3mm
数 量	1個所 (前室(1)~通路・前室(1)~製造室)	1個所 (前室(1)~製造室)	1個所 (受乳室)	1個所 (受乳室)	1個所 (加工室)
備 考	ステンカラー	ステンカラー	ステンカラー	ステンカラー	ステンカラー
記 号	AW-1	AW-2	AW-3		
姿 図					
型 式	住宅用アルミサッシ引違い戸 見込70mm (半外付)	住宅用アルミサッシ外倒し連窓 見込80mm (半外付)	住宅用アルミサッシ引違い窓 見込80mm (半外付)		
金 物	付属金物一式、中残、内側アルミ額縁	付属金物一式、内側アルミ額縁、フック棒、復掃セット	付属金物一式		
ガ ラ ス	上部:複層ガラス t=3mm透明 + A6 + t=4mm型板 下部:アルミパネル t=3mm	複層ガラス t=3mm透明 + A6 + t=4mm型板	複層ガラス t=3mm透明 + A6 + t=4mm型板		
数 量	1個所 (受乳室)	2個所 (製造室)	1個所 (発送作業室)		
備 考	ブロンズ、網戸付	ブロンズ、網戸付	ブロンズ、網戸付、内側木製額縁:規格品		
記 号	AW-4	AW-5	AW-6		
姿 図					
型 式	住宅用アルミサッシ上げ下げ窓 見込80mm (半外付)	住宅用アルミサッシ上げ下げ窓 見込80mm (半外付)	住宅用アルミサッシFIX窓 見込80mm (半外付)		
金 物	付属金物一式、	付属金物一式、アルミ額縁(カット梱包室側)	付属金物一式		
ガ ラ ス	複層ガラス t=3mm透明 + A6 + t=4mm型板	複層ガラス t=3mm透明 + A6 + t=4mm型板	複層ガラス t=3mm透明 + A6 + t=4mm型板		
数 量	1個所 (発送作業室)	1個所 (発送作業室~カット梱包室)	1個所 (更衣室(女))		
備 考	ブロンズ、網戸付、内側木製額縁:規格品	ステンカラー、事務室側木製額縁:規格品	ブロンズ、内側木製額縁:規格品		

改修建具配置図 1:100

工事名称	森の交流センター改修工事	図面	A-20
図面名称	改修建具配置図・改修建具表No. 1	縮尺	1:50 1:100
有限会社 汎 連 合 設 計		2020 年 2 月	
水戸市並原町1214-3(赤瀬ビル) TEL 029-244-5472 1級建築士 建設大臣 登録第165337号 小 室 晶		設計	小室 晶
		製図	前澤 誠

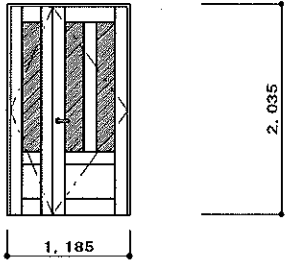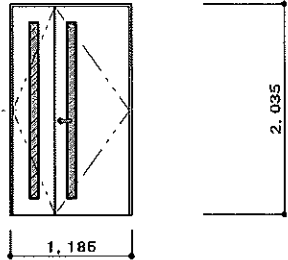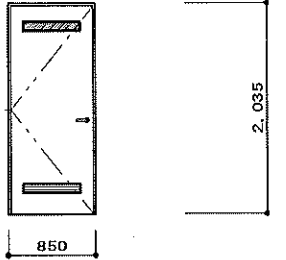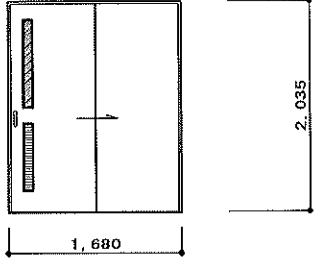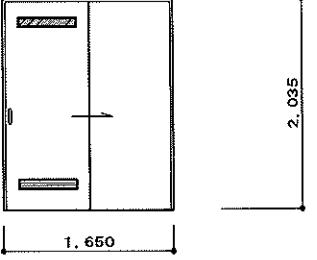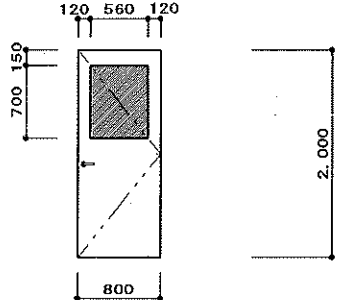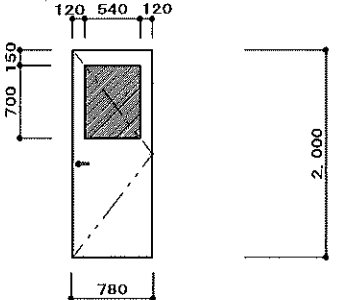記 号	WD-1	WD-2	WD-3	WD-4	WD-5
姿 図					
型 式	親子開戸 (規格品: 阿部興業功ストリッパ-X' 同等品) 見込 33mm	親子開戸 (規格品: 阿部興業功ストリッパ-X' 同等品) 見込 33mm	片開戸 (規格品: 阿部興業功ストリッパ-X' 同等品) 見込 33mm	引違Yレール (取付品: 阿部興業功ストリッパ-X' 同等品) 見込 33mm	引違Yレール (取付品: 阿部興業功ストリッパ-X' 同等品) 見込 33mm
金 物	付属金物一式、標準レバーハンドル、シリンダー錠、フランス落し無垢窓枠	付属金物一式、標準レバーハンドル、シリンダー錠、フランス落し樹脂窓枠、戸当り	付属金物一式、標準レバーハンドル、シリンダー錠、樹脂窓枠、戸当り	付属金物一式、引手、標準仕様樹脂下枠、シリンダー錠、ガラリ	付属金物一式、標準仕様樹脂下枠、引き戸用表示錠
ガ ラ ス	t=4mmミストラル調ガラス	t=4mmミストラル調ガラス	t=4mmミストラル調ガラス	t=4mmミストラル調ガラス	t=4mmミストラル調ガラス
数 量	1カ所 (発送作業室~既存玄関ホール)	1カ所 (発送作業室~ホール)	2カ所 (更衣室 男女)	1カ所 (倉庫)	1カ所 (トイレ)
備 考	固定枠 表面材: ECOシート	固定枠 表面材: ECOシート	固定枠 表面材: ECOシート	固定枠 表面材: ECOシート	固定枠 表面材: ECOシート
記 号	LSD-1	LSD-2			
姿 図					
型 式	片開き軽量スチールドア 見込 40mm	片開き軽量スチールドア 見込 40mm			
金 物	付属金物一式、ステンレス下番、レバーハンドル錠、スチール額縁 (内外) 戸当り、ドアクローザー	付属金物一式、ステンレス下番、レバーハンドル錠、スチール額縁 (内外) 戸当り、ドアクローザー			
ガ ラ ス	t=3mm透明ガラス	t=3mm透明ガラス			
数 量	1カ所 (資材庫~ホール)	1カ所 (資材庫~ホール)			
備 考					
記 号					
姿 図					
型 式					
金 物					
ガ ラ ス					
数 量					
備 考					


工事名称 森の交流センター改修工事	図面 A-2 1
図面名称 改修建具配置図・改修建具表No. 2	縮尺 1:50
有限会社 汎 連 合 設 計 水戸市笠原町1214-3 (斉藤ビル) TEL 029-244-6472 1級建築士 建設大臣 登録第165337号 小 室 品	2020 年 2 月
設計 	製図 

用 途	寄 宿 舎
-----	-------

1 階	各 室 面 積		採光計算：市街化調整区域						居室の開口計算				換 気 計 算			
	室 名	床面積 (S)	必要採光面積 S/20	建具 記号	採 光 補 正 係 数		有 効 採 光 面 積 (A)		必要開口面積 S/50	建具 記号	有 効 排 煙 面 積 (A)		必要換気面積 S/20	建具 記号	有 効 換 気 面 積 (A)	
					D/H×10-1	K	計 算 式	A			計 算 式	A			計 算 式	A
発送作業室	4.55 × 3.64 = 16.56 16.56 m ²	0.83	AW-3	50 / 1.275×10-1 = 391.15	3.00	1.65 × 1.10×1ヶ所×3.00=5.445	5.44 O.K	0.34	AW-3 AW-4	0.80 × 0.400×1ヶ所=0.32 0.74 × 0.400×1ヶ所=0.29	0.61 O.K	0.83	AW-3	0.80×1.10×1ヶ所=0.88	0.88 O.K	
カット梱包室	4.65 × 3.64 = 16.56 16.56 m ²	0.83				非常用照明		0.54		平成12年建設告示 第1436号 四-二- (四)		0.83		機械換気		
製造室	2.85 × 5.915 = 16.858 1.74 × 9.10 = 15.834 1.3375×0.42 = 0.562 0.6825×7.415 = 5.061 2.0025×1.9675 = 3.940 1.0975×1.82 = 1.997 44.25 m ²	2.22	AW-2	50 / 0.455×10-1=1098	3.00	0.725×0.60×4ヶ所×3.00=5.22	5.22 O.K	0.89	AW-2	0.725×0.60×4ヶ所=1.74	1.74 O.K	2.22		機械換気		
加工室	2.72 × 2.275 = 6.188 6.19 m ²	0.31				非常用照明		0.13		平成12年建設告示 第1436号 四-二- (四)		0.31		機械換気		

消防法上の無窓階の判定					
面 積	割 合	必要開口面積	建具記号	計算式	有効面積
752.63 m ²	1/30	25.09 m ²	既WD-2 既WD-5 既WD-7	2.80 × 2.50 × 2ヶ所 = 7.00 m ² 2.00 × 2.50 × 1ヶ所 = 5.00 m ² 1.20 × 2.50 × 5ヶ所 = 15.00 m ² = 27.00 m ²	27.00 m ² O.K

工事名称 森の交流センター改修工事	図面 A-22
図面名称 法令判定表	縮尺
有限会社 汎 連 合 設 計 水戸市並原町1214-3 (斉藤ビル) TEL 029-244-6472 1級建築士 建設大臣 登録第166337号 小 室 晶	2020 年 2 月
	設計 小室 製図 前澤

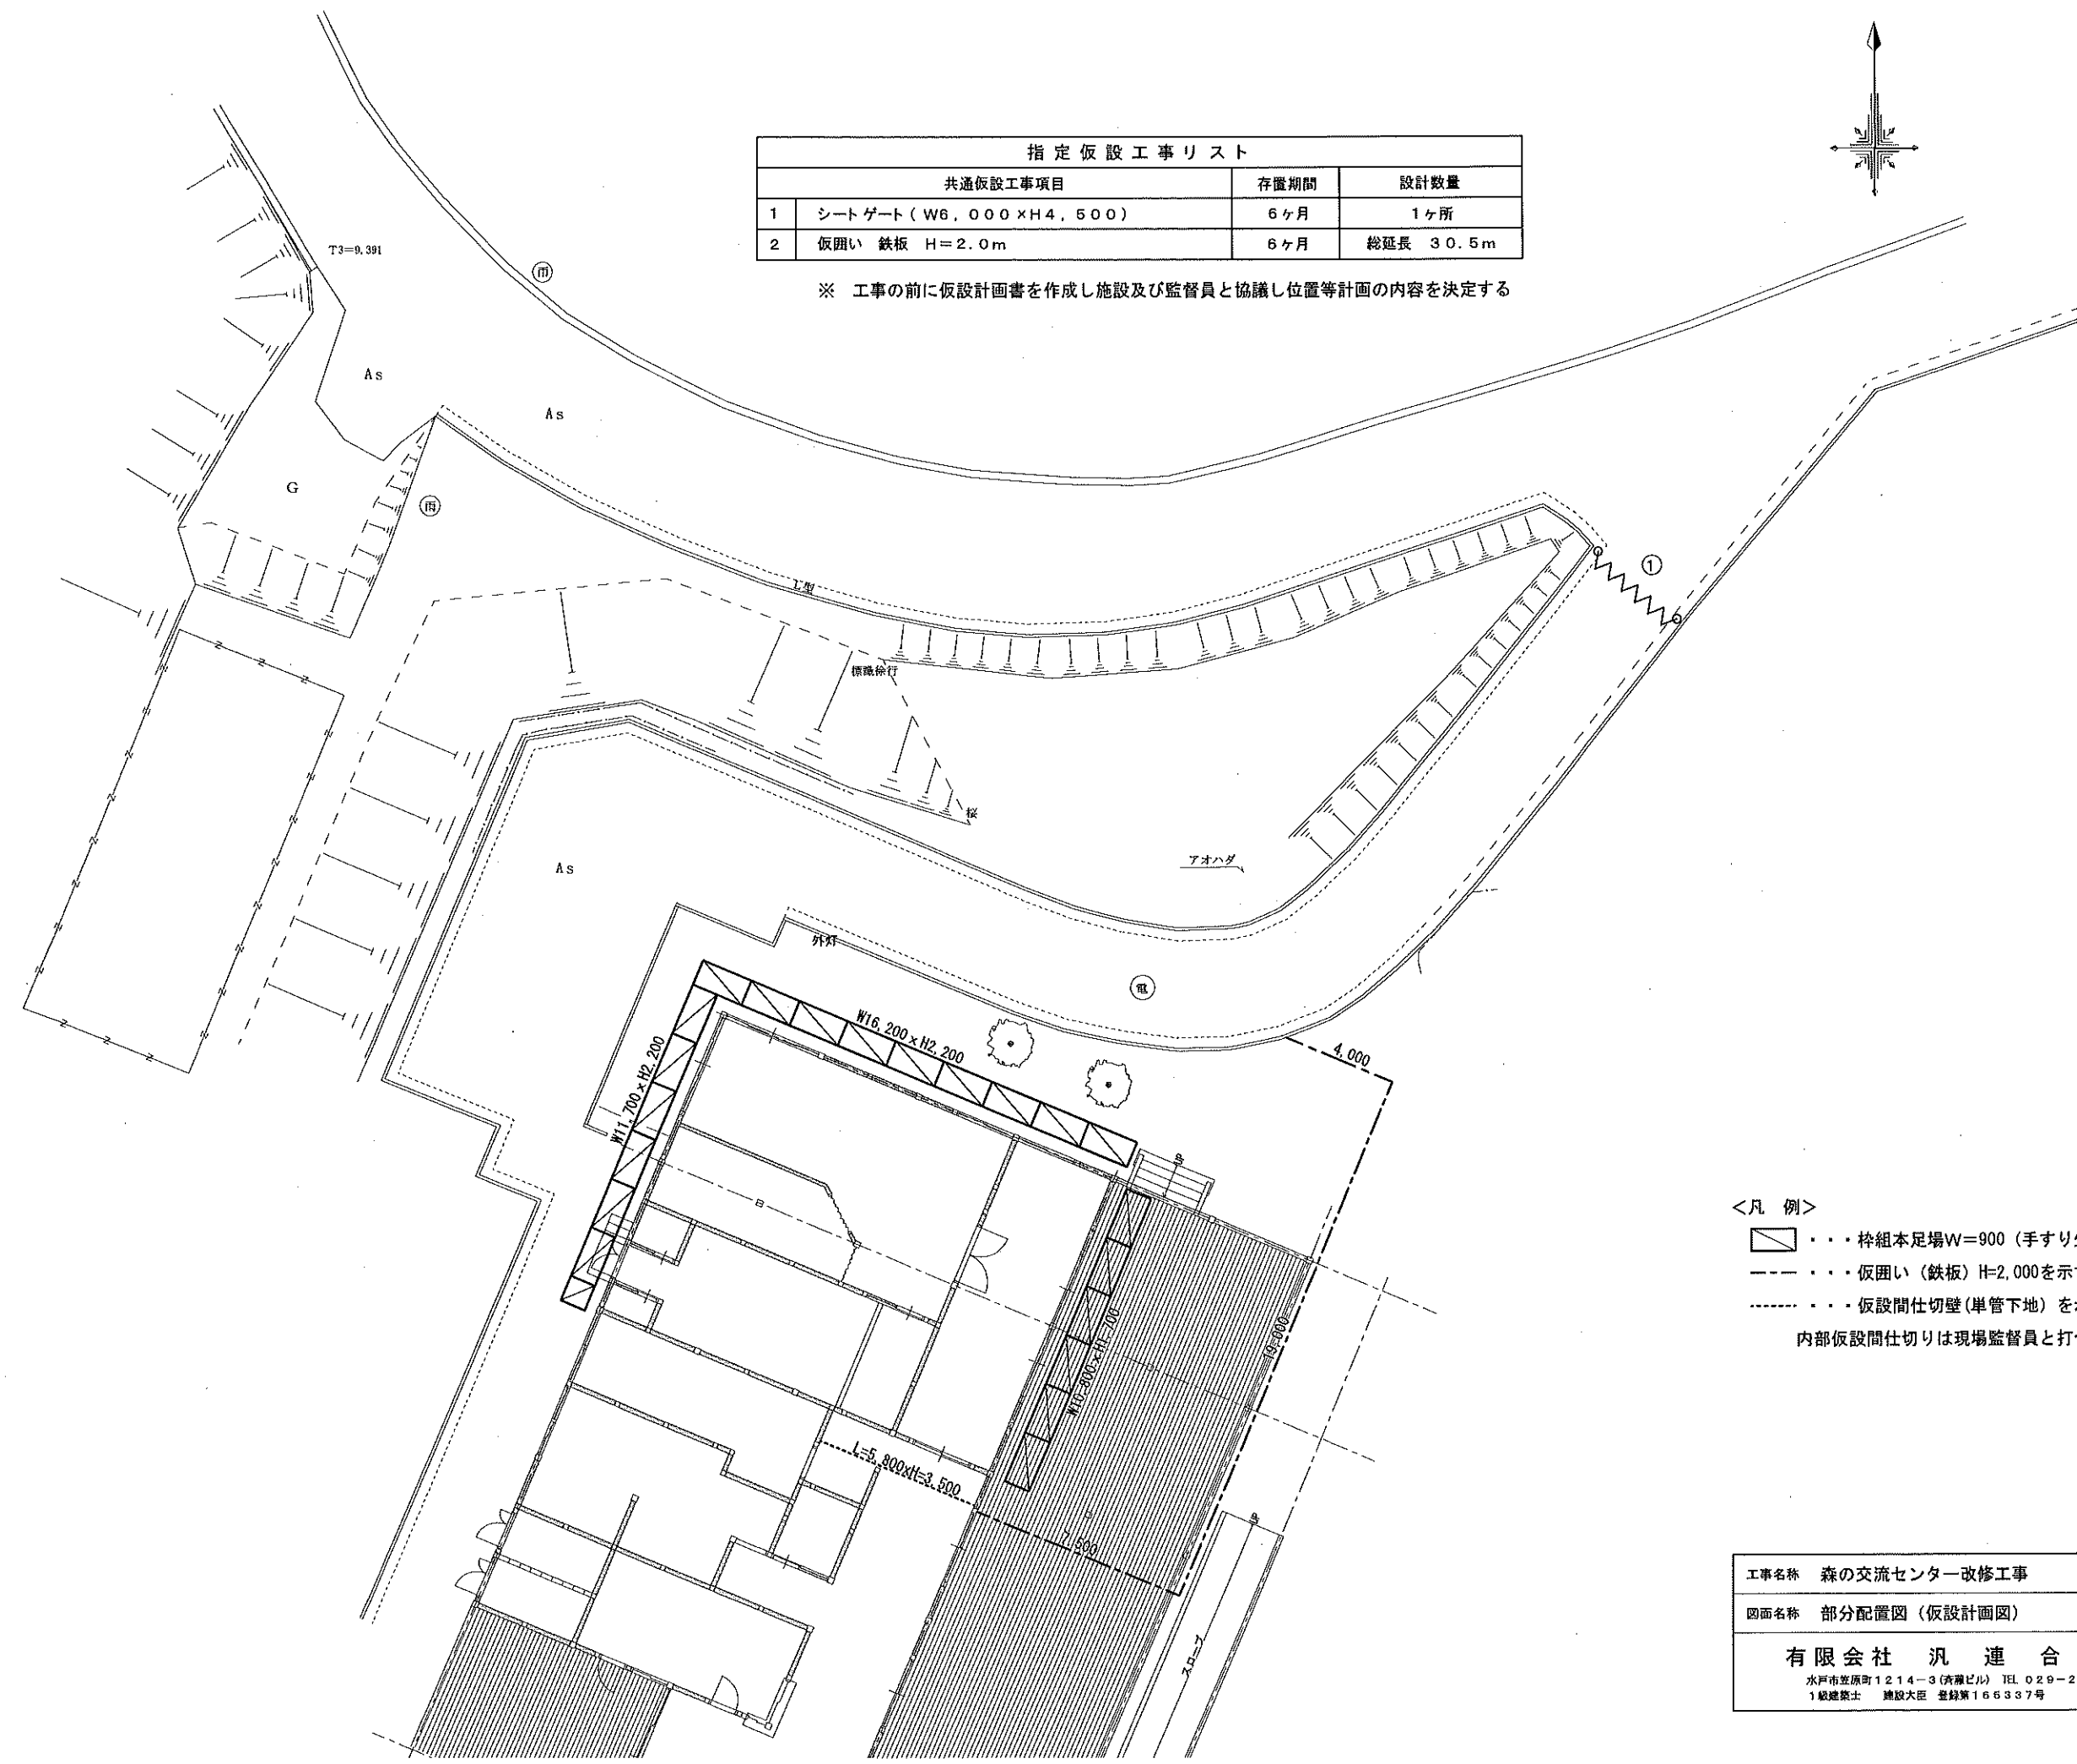

指定仮設工事リスト			
共通仮設工事項目		存置期間	設計数量
1	シートゲート (W6,000 x H4,500)	6ヶ月	1ヶ所
2	仮囲い 鉄板 H=2.0m	6ヶ月	総延長 30.5m

※ 工事の前に仮設計画書を作成し施設及び監督員と協議し位置等計画の内容を決定する

<凡 例>


- 枠組本足場W=900 (手すり先行型) を示す
- 仮囲い (鉄板) H=2,000を示す
- 仮設間仕切壁 (単管下地) を示す

内部仮設間仕切りは現場監督員と打合せの上決定すること


工事名称	森の交流センター改修工事	図面	A-23
図面名称	部分配置図 (仮設計画図)	縮尺	1:150
有限会社 汎 連 合 設 計		2020 年 2 月	
水戸市並原町1214-3 (斉藤ビル) TEL 029-244-5472 1級建築士 建設大臣 登録第166337号 小 室 品		設計	小室 製図 前澤

現況内部仕上表


室名		床	巾木	壁	天井	廻り縁	天井高	備考
レストラン	既存仕上	デッキ材 t=35mm張 床用ポリウレタン樹脂塗料塗【撤去】	杉（特1等）H=100【撤去】	P.B t=12.5mm張の上 ビニールクロス貼【撤去】	P.B t=9.5mm張の上 ビニールクロス貼【撤去】		2820 ～ 5530	間仕切り壁:H=2100【撤去】
休憩室	既存仕上	デッキ材 t=35mm張 床用ポリウレタン樹脂塗料塗【撤去】	杉（特1等）H=100【撤去】	（壁）P.B t=12.5mm張の上 ビニールクロス貼【撤去】 （腰）OSB合板 t=9mm張の上 OS塗	P.B t=9.5mm張の上 EP塗【撤去】		2820 ～ 1950	
厨房	既存仕上	モルタル金ゴテ押えの上 カラクリート仕上【撤去】	100角タイル張【撤去】	ラスモルタル下地 100角タイル張【撤去】	フレキシブルボード t=5mm張の上 VP塗【撤去】	杉（特1等） 25×30【撤去】	2565	
パントリー	既存仕上	ラワン合板 t=15mm張の上 長尺シート貼【撤去】	杉（特1等）H=100【撤去】	フレキシブルボード t=6mm張の上 VP塗【撤去】	フレキシブルボード t=5mm張の上 VP塗【撤去】	杉（特1等） 25×30【撤去】	2400	
便所	既存仕上	モルタル金ゴテ押えの上 カラクリート仕上【撤去】	杉（特1等）H=100【撤去】	防水P.B t=12.5mm張の上 EP塗【撤去】	フレキシブルボード t=5mm張の上 VP塗【撤去】		2300	
倉庫	既存仕上	モルタル金ゴテ押えの上 カラクリート仕上【撤去】	杉（特1等）H=100【撤去】	P.B t=12.5mm張の上 EP塗【撤去】	P.B t=9.5mm張の上 EP塗【撤去】		2300	棚【撤去】

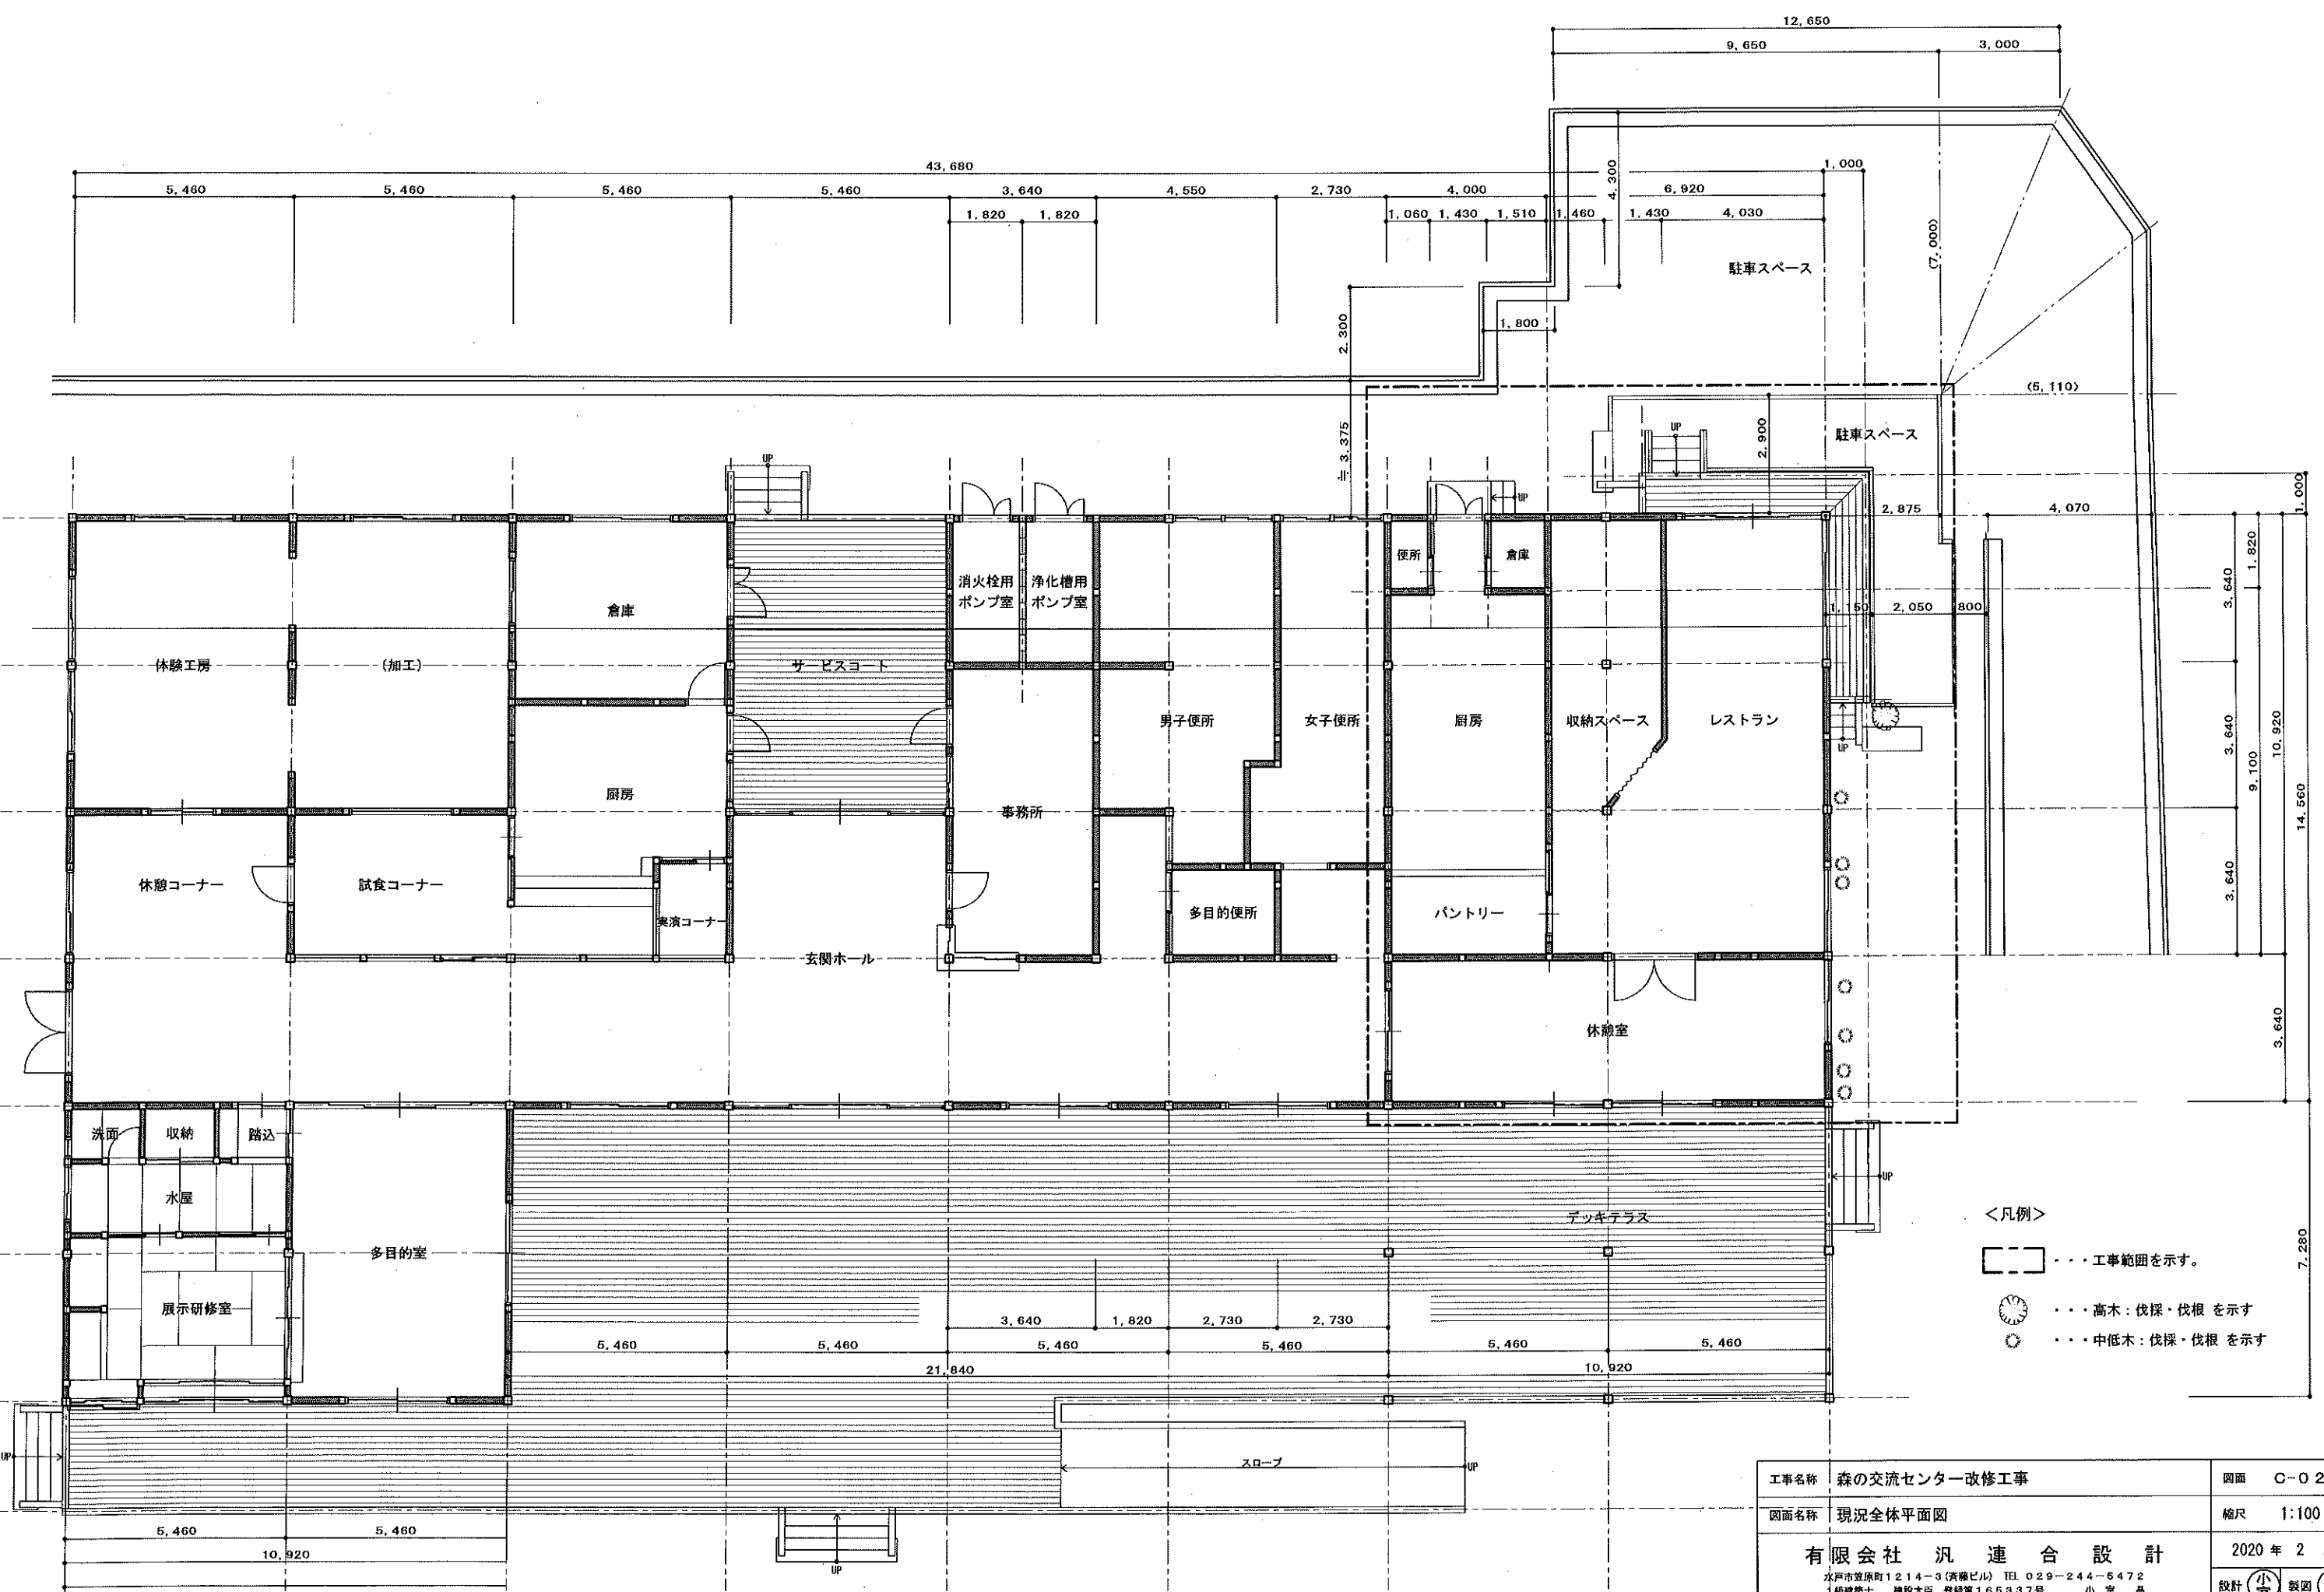

工事名称	森の交流センター改修工事	図面	C-02
図面名称	現況全体平面図	縮尺	1:100
有限会社 汎 連 合 設 計		2020 年 2 月	
水戸市並原町1214-3 (斉藤ビル) TEL 029-244-5472 1級建築士 建設大臣 登録第166337号 小 室 晶		設計	小室 製図 前澤

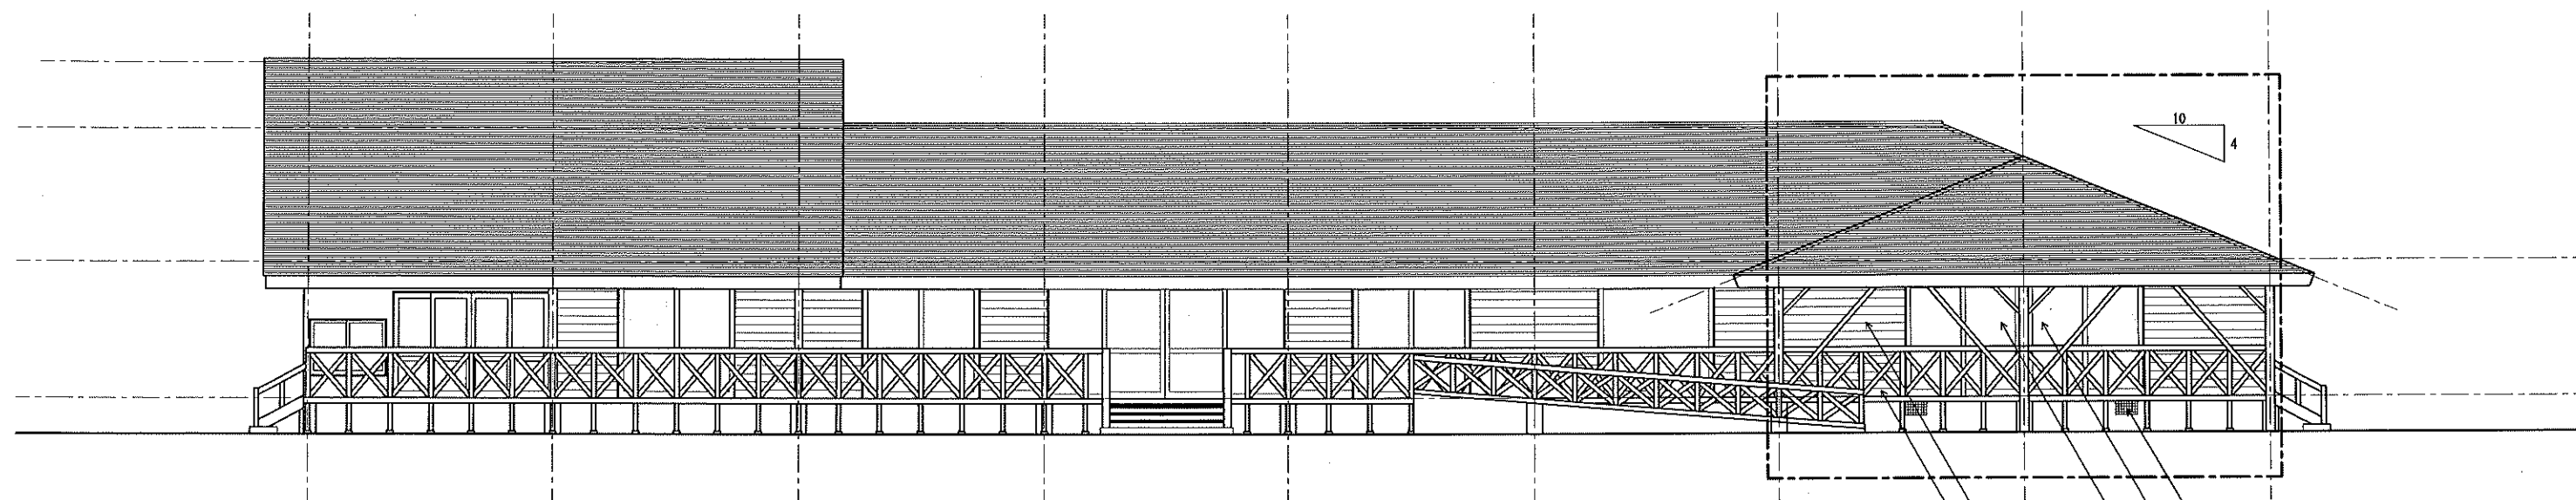

東側立面図

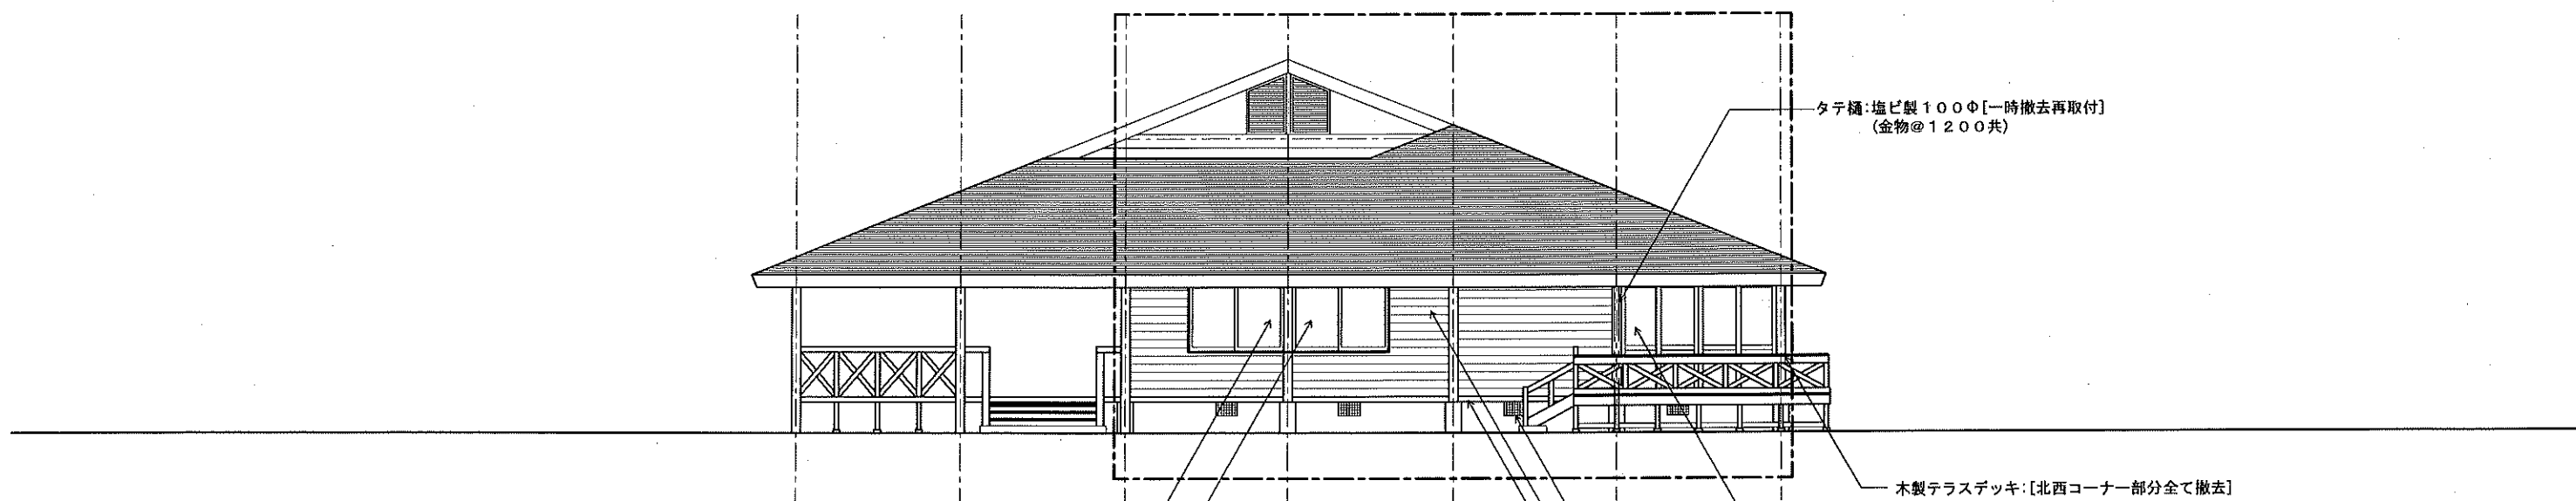


北側立面図

<凡例>

--- 工事範囲を示す。

工事名称	森の交流センター改修工事	図面	C-04
図面名称	現況立面図No. 1	縮尺	1:100
有限会社 汎 連 合 設 計		2020 年 2 月	
水戸市並原町1214-3 (青瀬ビル) TEL 029-244-6472 1級建築士 建設大臣 登録第165337号 小 室 晶		設計	小室 製図 前澤

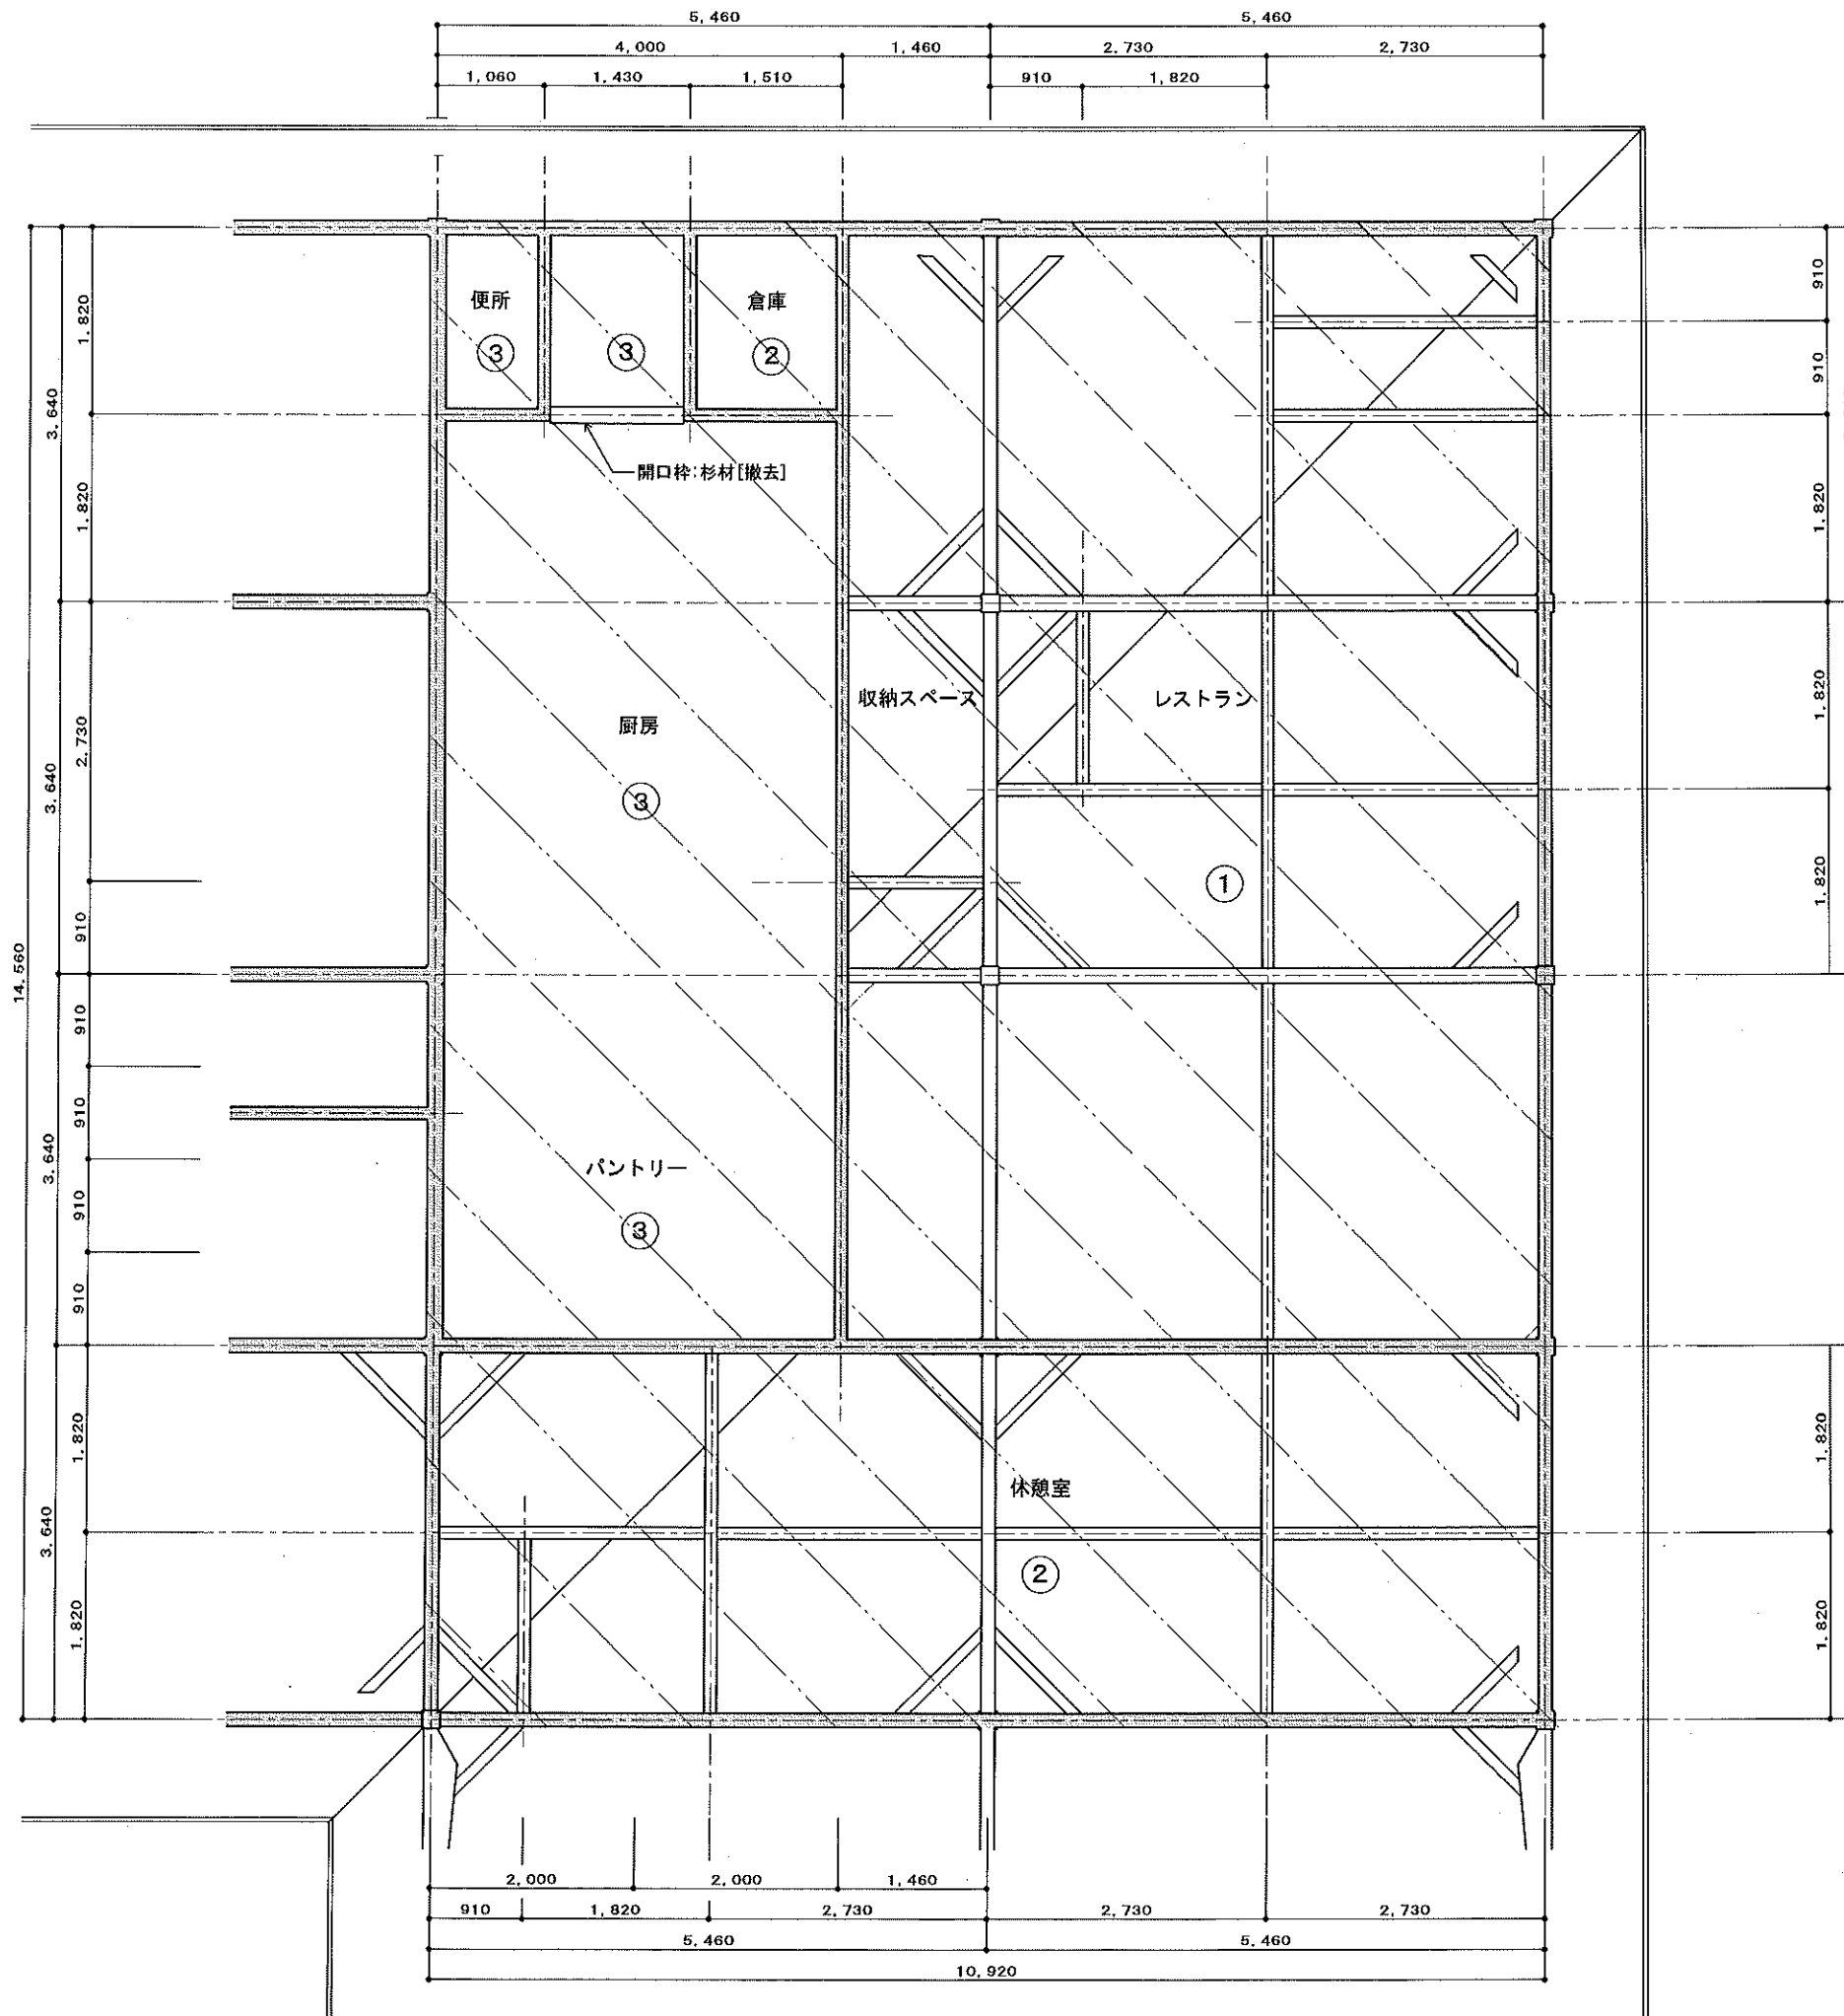

<凡例>


- ① P. B t=9.5mmの上 ビニールクロス貼 [撤去]
- ② P. B t=9.5mmの上 EP塗 [撤去]
- ③ フレキシブルボード t=5mm張の上 VP塗 [撤去]

<特記>









・・・天井仕上材 (野縁、吊木共) 撤去部分を示す

※ 梁、桁及び火打梁等、小屋組みは全て既存のままとする

工事名称	森の交流センター改修工事	図面	C-06
図面名称	現況天井伏図	縮尺	1:50
有限会社 汎 連 合 設 計		2020 年 2 月	
水戸市笠原町1214-3 (清瀬ビル) TEL 029-244-5472 1級建築士 建設大臣 登録第165337号 小 室 晶		設計	小 室 晶

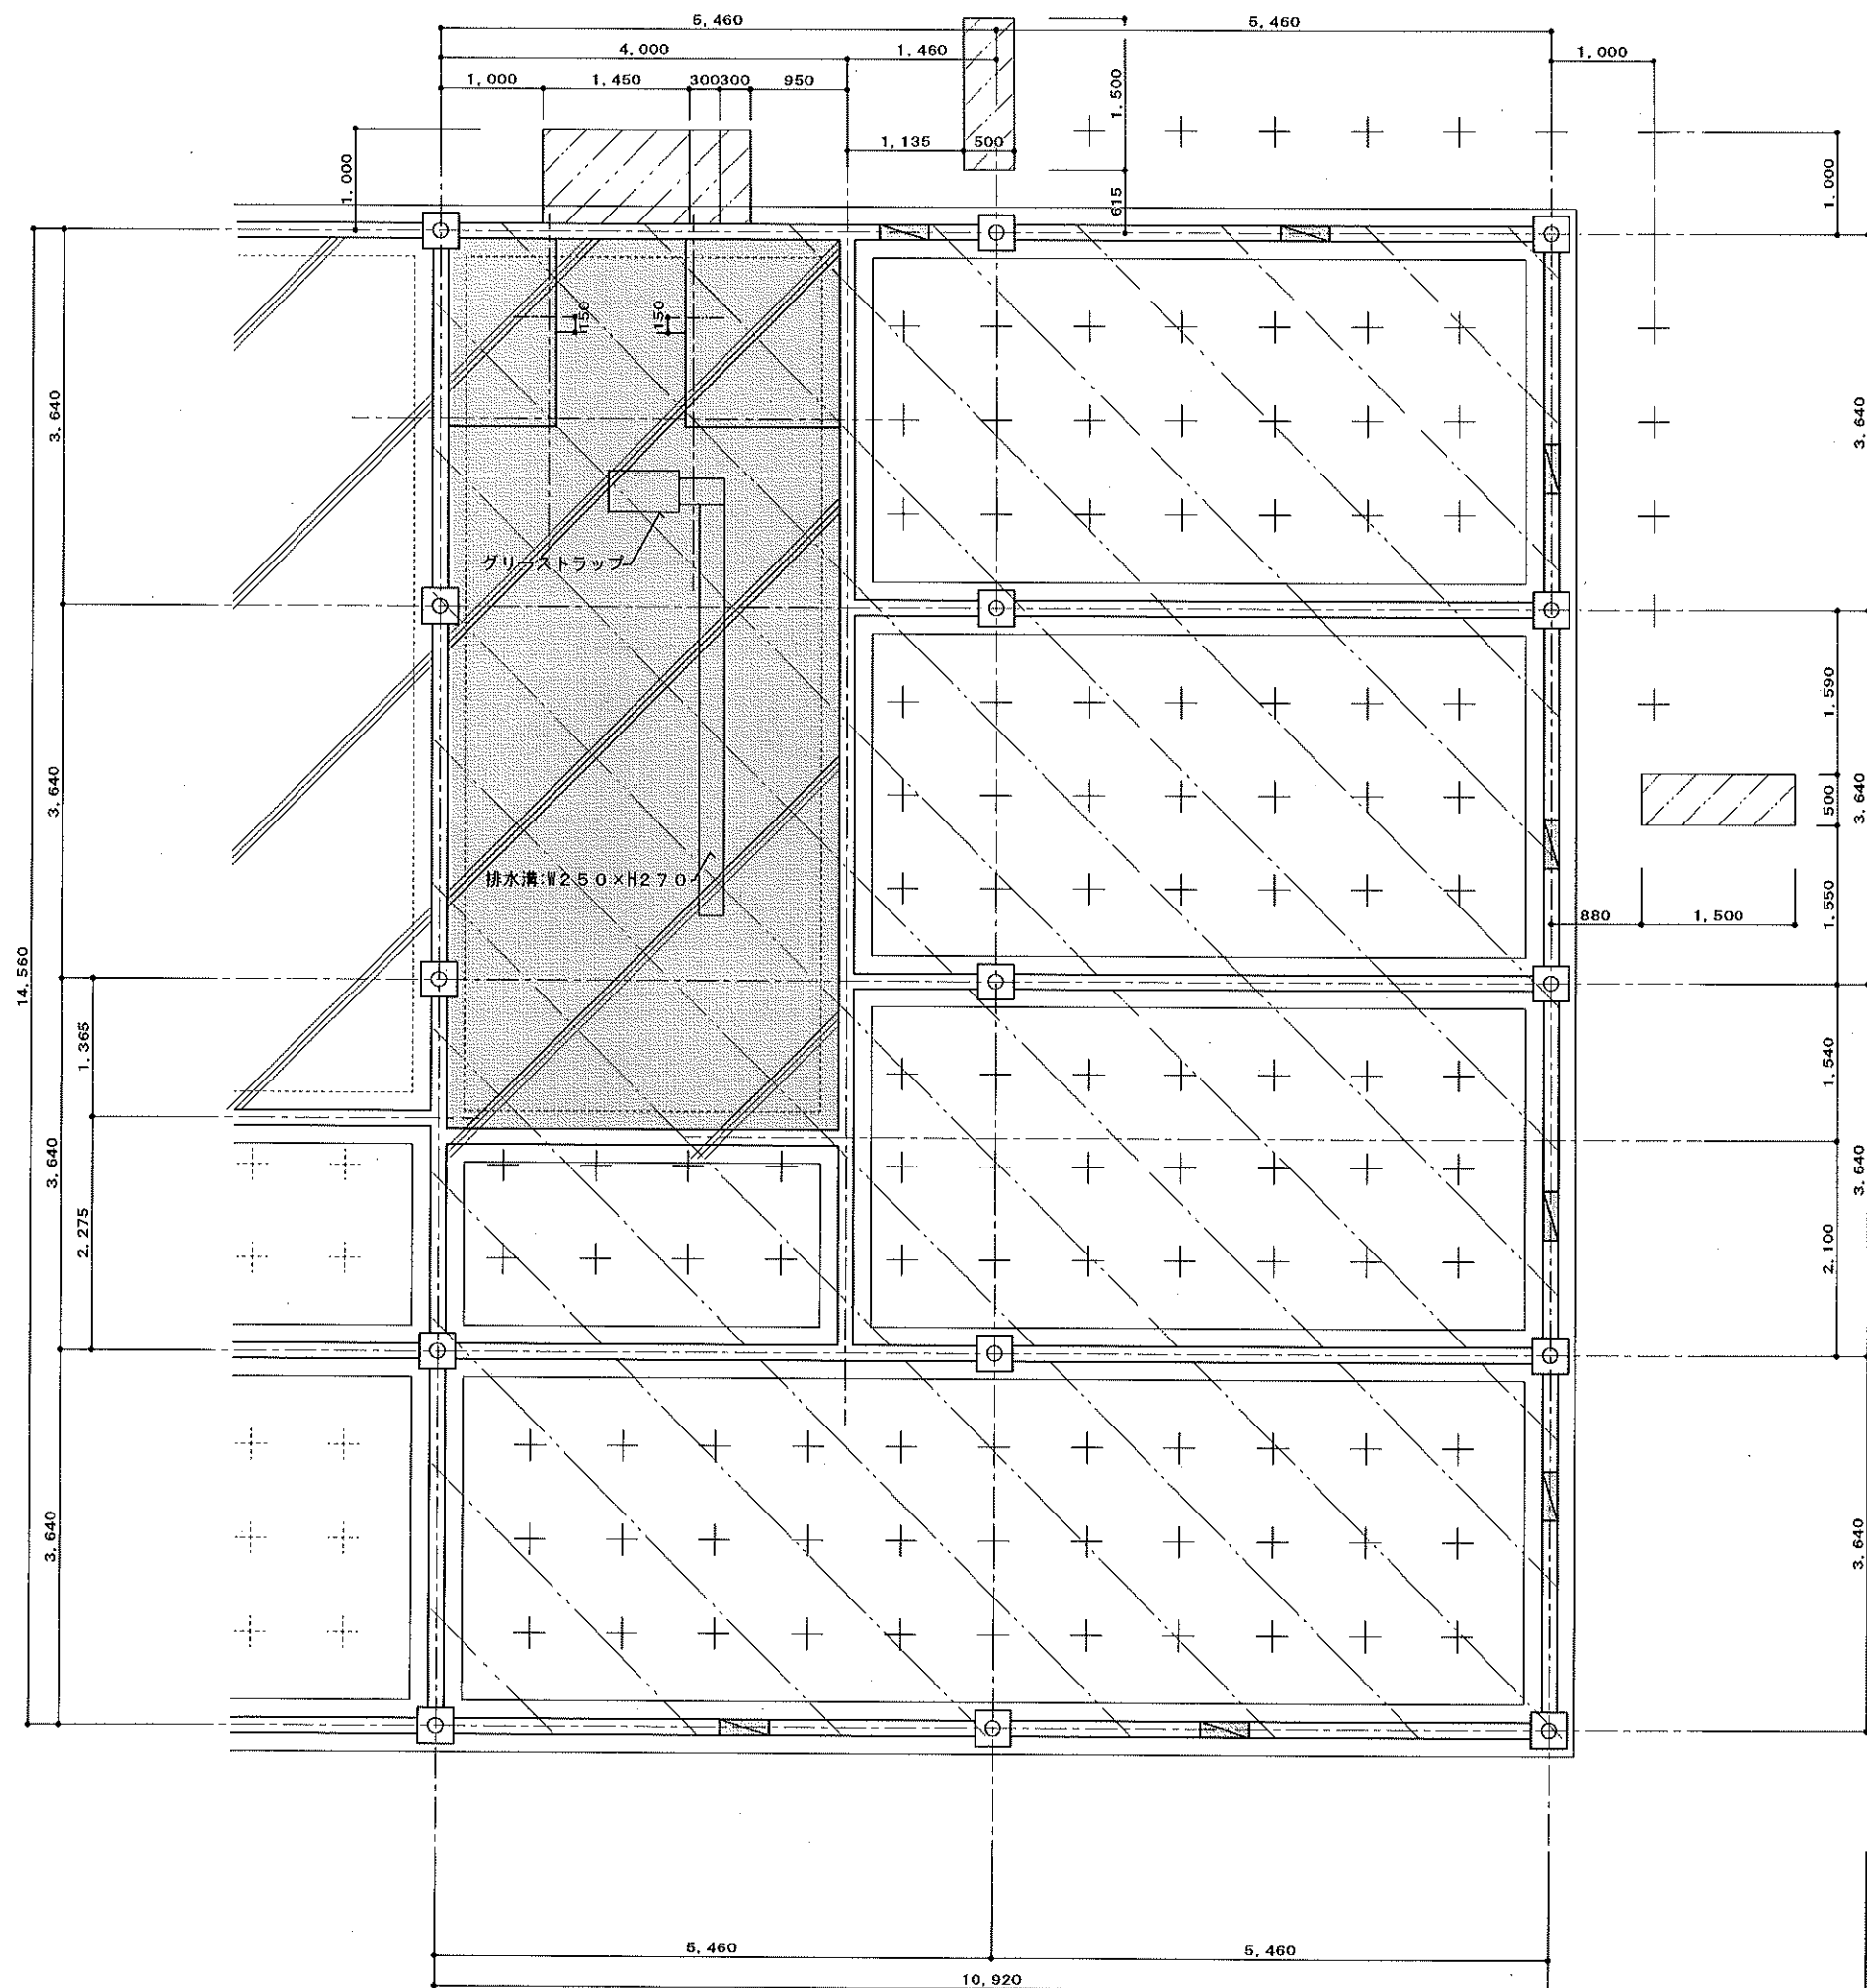

<凡例>

        


・・・排水溝及びグリーストラップ共

· · · 撤去 断熱材 $t=25\text{mm}$ 共

• • • 撤去 防湿材 $t=0.15\text{mm}$ 共

 • • • 撤去 碎石C40 $t=150\text{mm}$ 共



・・・撤去 既存厨房出入口コンクリートキ階段 を示す

(D10@200タテヨコ、シングル配筋)
(D13@200補強筋共)

＜特記＞



※ 改修範囲内の基礎(化粧柱部)・(土台下)は全て
既存のままとする

工事名称	森の交流センター改修工事	図面	C-07
西面名称	現況基礎伏図	縮尺	1:50
有限会社 汎 連 合 設 計 水戸市笠原町 1214-3 (青森ビル) TEL. 029-244-6472 1級建築士 建設大臣 登録第166337号 小室 品		2020 年 2 月	
		設計	小室 製図 前瀬

図面 C-07

圖面名稱	現況基礎伏図
------	--------

縮尺	1:50
----	------


有限会社 汎 連 合 設 計

2020 年 2 月

水戸市笠原町1214-3(青森ビル) TEL 029-244-6472
1級建築士 建設大臣 登録第165337号 小室 晶

1級建築士 建設大臣 登録第165337号

設計	小室	製図	前田
----	----	----	----

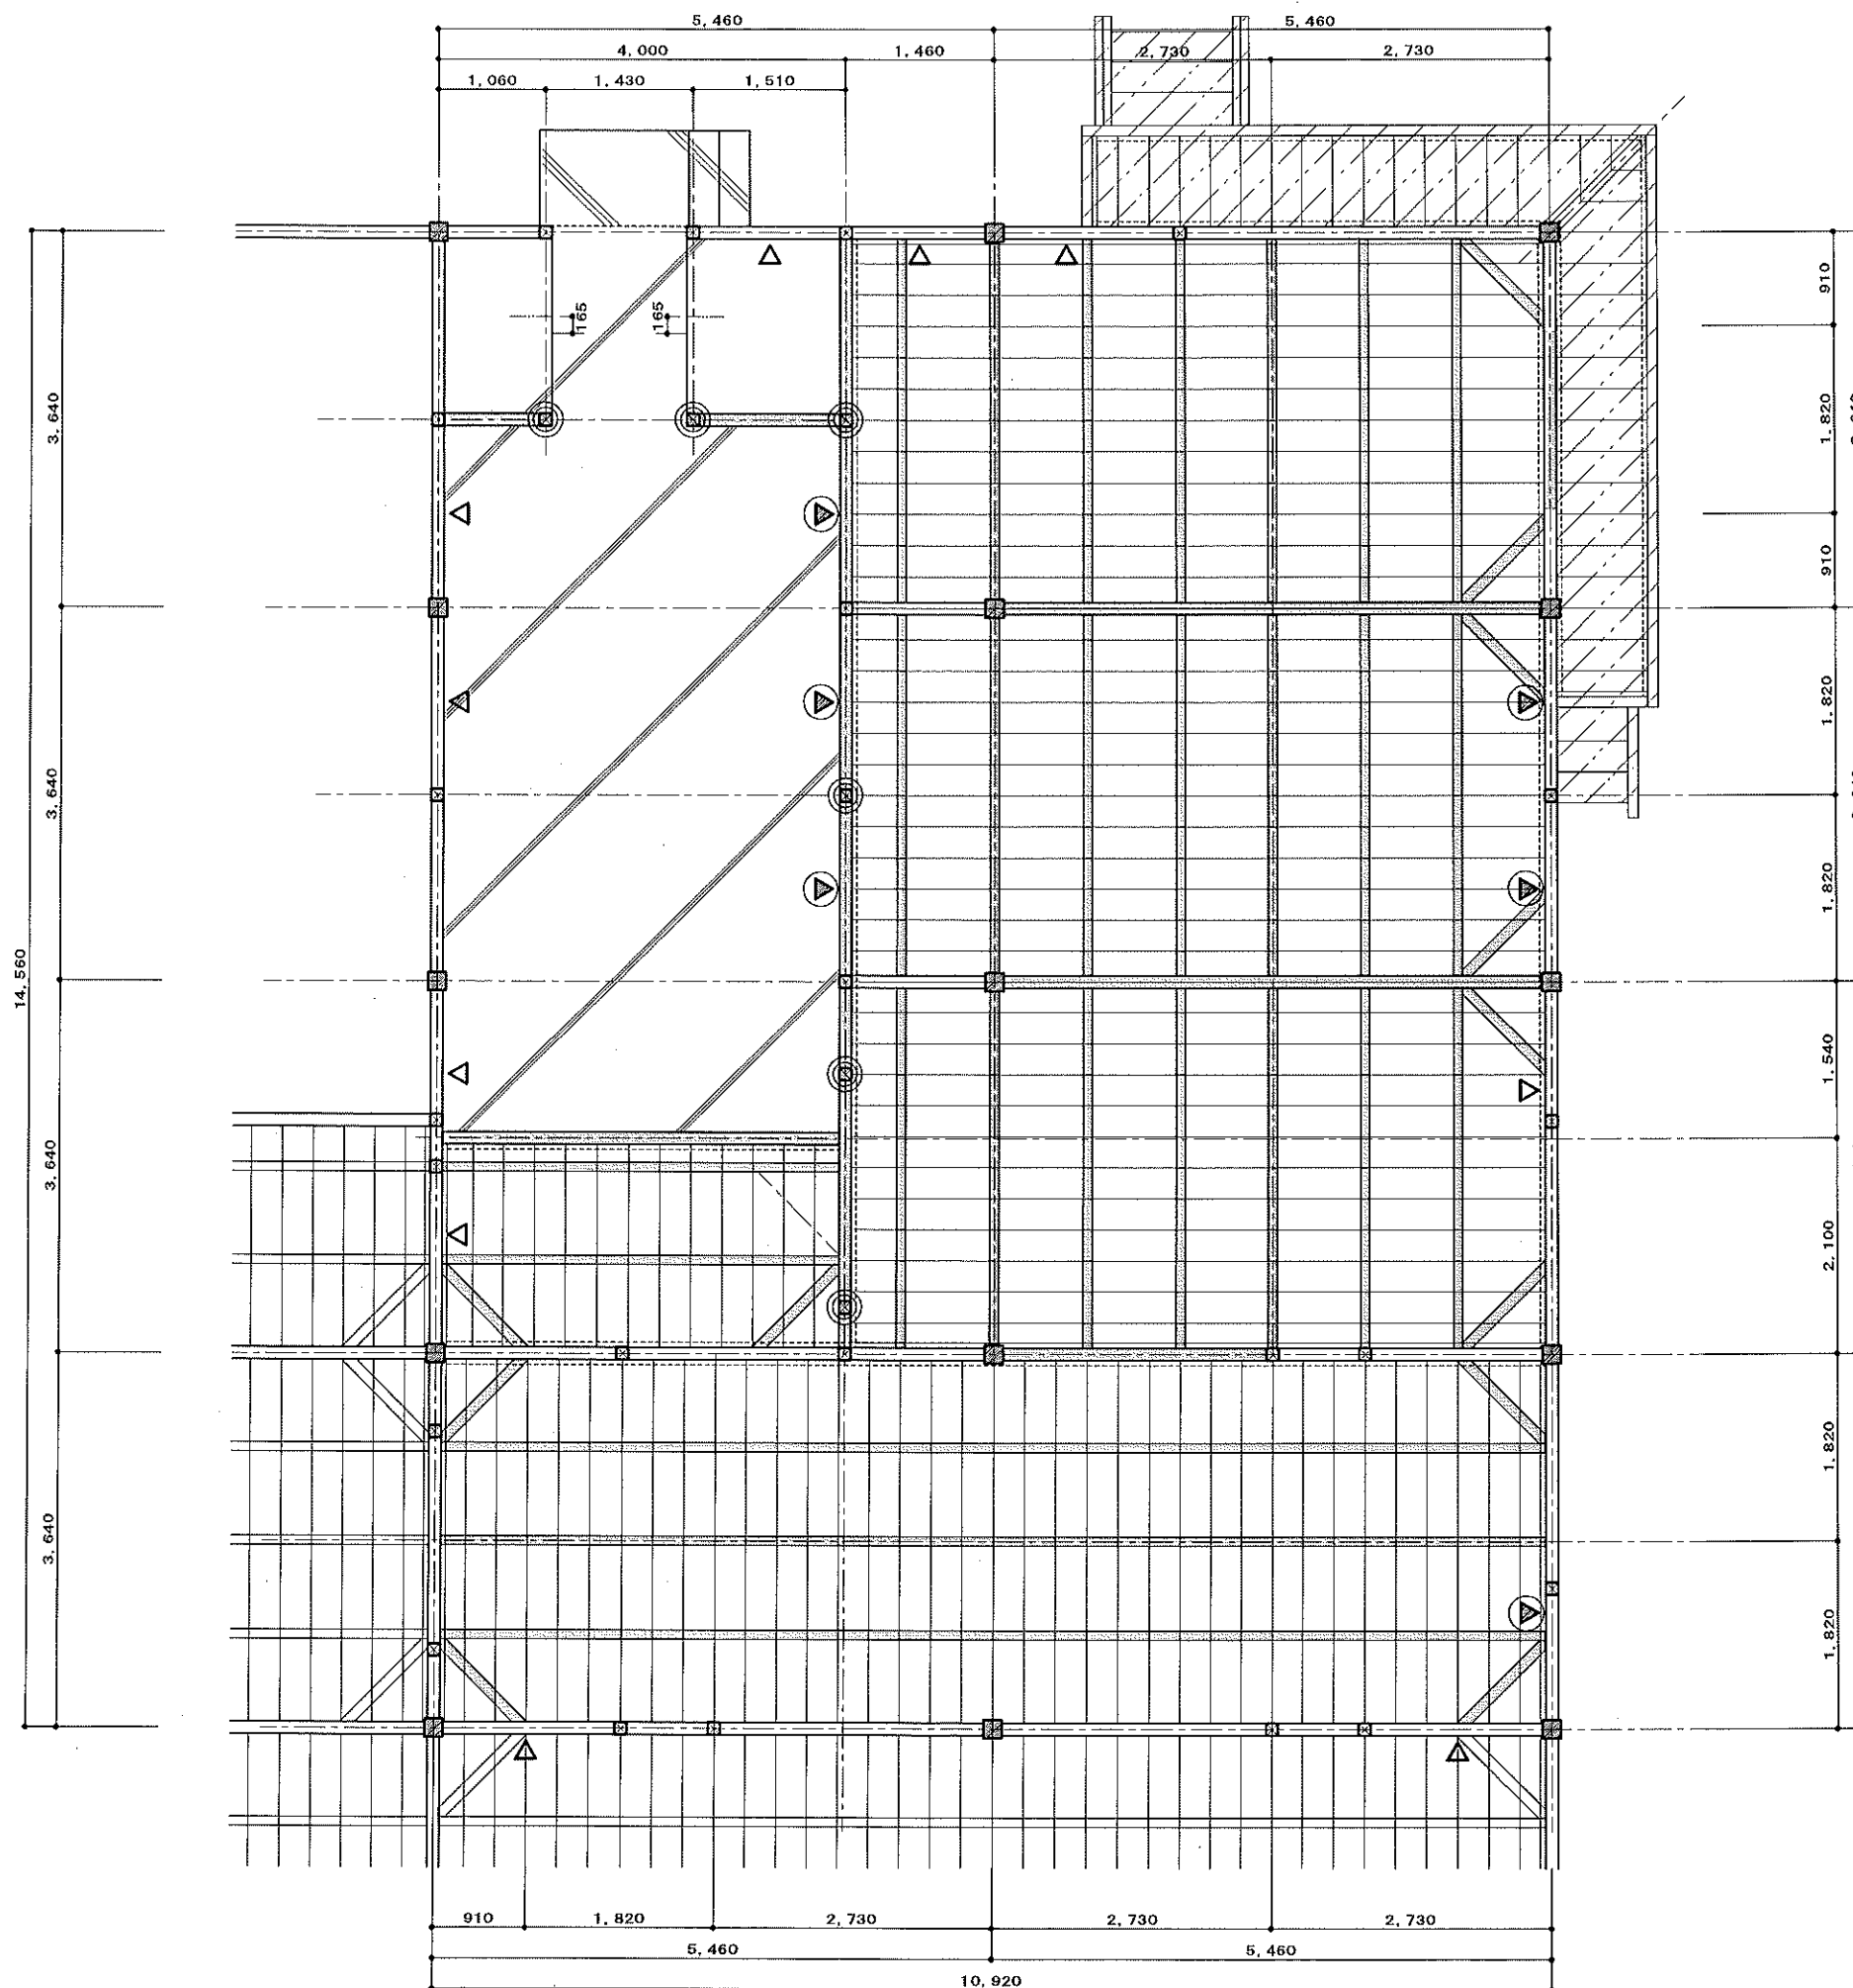

<凡例>

- 土台 米桐 120×120 防腐処理
- 大引 杉特1等 90×90 @910
- 火打梁 杉特1等 90×90
- 根太 杉特1等 45×45 @303
- 根太掛 杉特1等 90×30
- 床束 杉特1等 90×90 @910
- 根がらみ 杉特1等 105×15
- 柱(化粧) 杉特1等 180×180
- 柱(構造) 杉特1等 105×105
- 筋違 杉特1等 105×105

土間コンクリート t=120mm


- 撤去 土台 米桐 120×120 防腐処理 示す
- 撤去 大引 杉特1等 90×90 を示す
- 撤去 火打梁 杉特1等 90×90 を示す
- 撤去 柱(構造) 杉特1等 105×105 を示す
- 撤去 筋違 杉特1等 105×105

撤去 テラスデッキ を示す

<特記>

- ※ 撤去部材にかかる間柱、根太、根太掛、床束等 全て撤去とする
- ※ 東立て床組み部分の断熱材 t=30mm 全て撤去とする
- ※ テラスデッキは階段部分を含み全て撤去とする

工事名称	森の交流センター改修工事	図面	C-08
図面名称	現況床伏図	縮尺	1:50
有限会社 汎 連 合 設 計		2020 年 2 月	
水戸市笠原町1214-3 (芳原ビル) TEL 029-244-5472 1級建築士 建設大臣 登録第166337号 小室 晶		設計	小室 製図 前澤

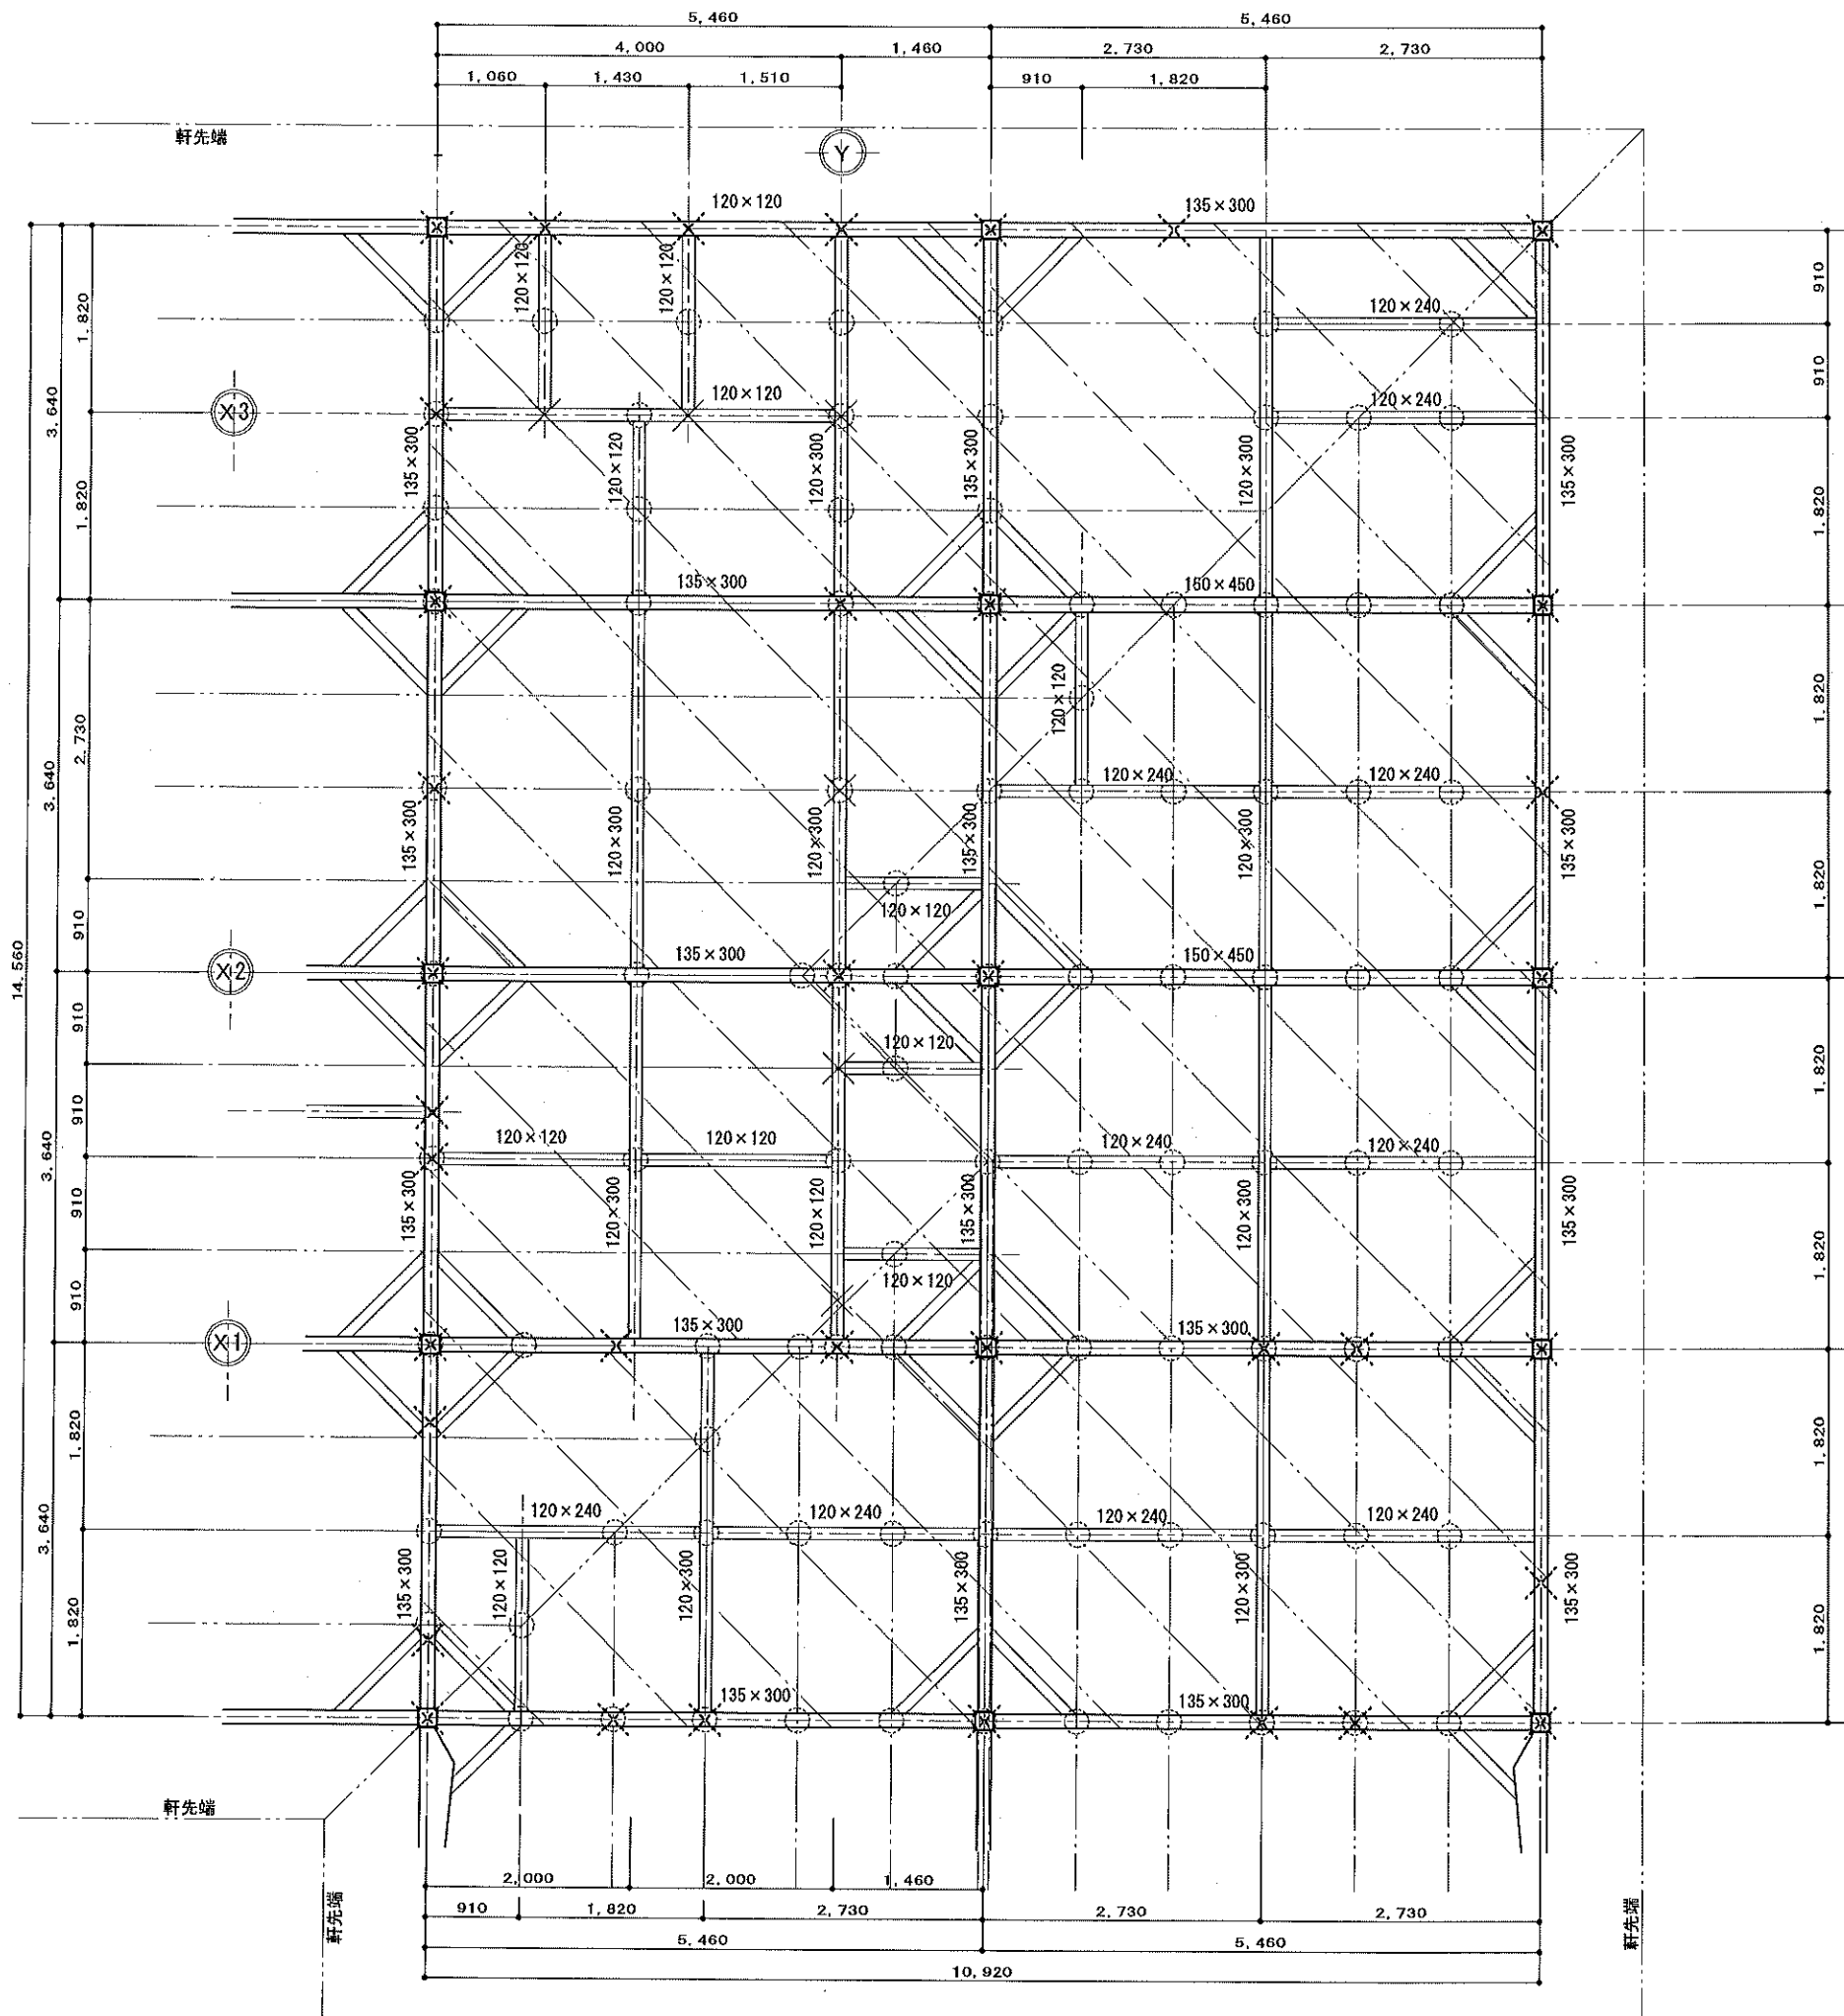

<凡例>


- 梁・桁 断面は特記による
- 火打梁 杉特1等 105×105
- 棟木 米松特1等 120×150
- 隅木・谷木 杉特1等 120×120
- ⊗ 柱(化粧) 杉特1等 180×180
- ⊗ 柱(構造) 杉特1等 105×105
- 小屋束 杉特1等 105×105
- × 撤去 柱(構造) 杉特1等 105×105を示す

<特記>

- 改修範囲を示す

※ 改修範囲内の梁及び桁等、小屋束は全て既存のままとする


工事名称	森の交流センター改修工事	図面	C-09
図面名称	現況梁伏図	縮尺	1:50
有限会社 汎 連 合 設 計		2020 年 2 月	
水戸市笠原町1214-3(斉藤ビル) TEL 029-244-6472 1級建築士 建設大臣 登録第165337号 小室 晶		設計	小室 晶
		製図	前澤

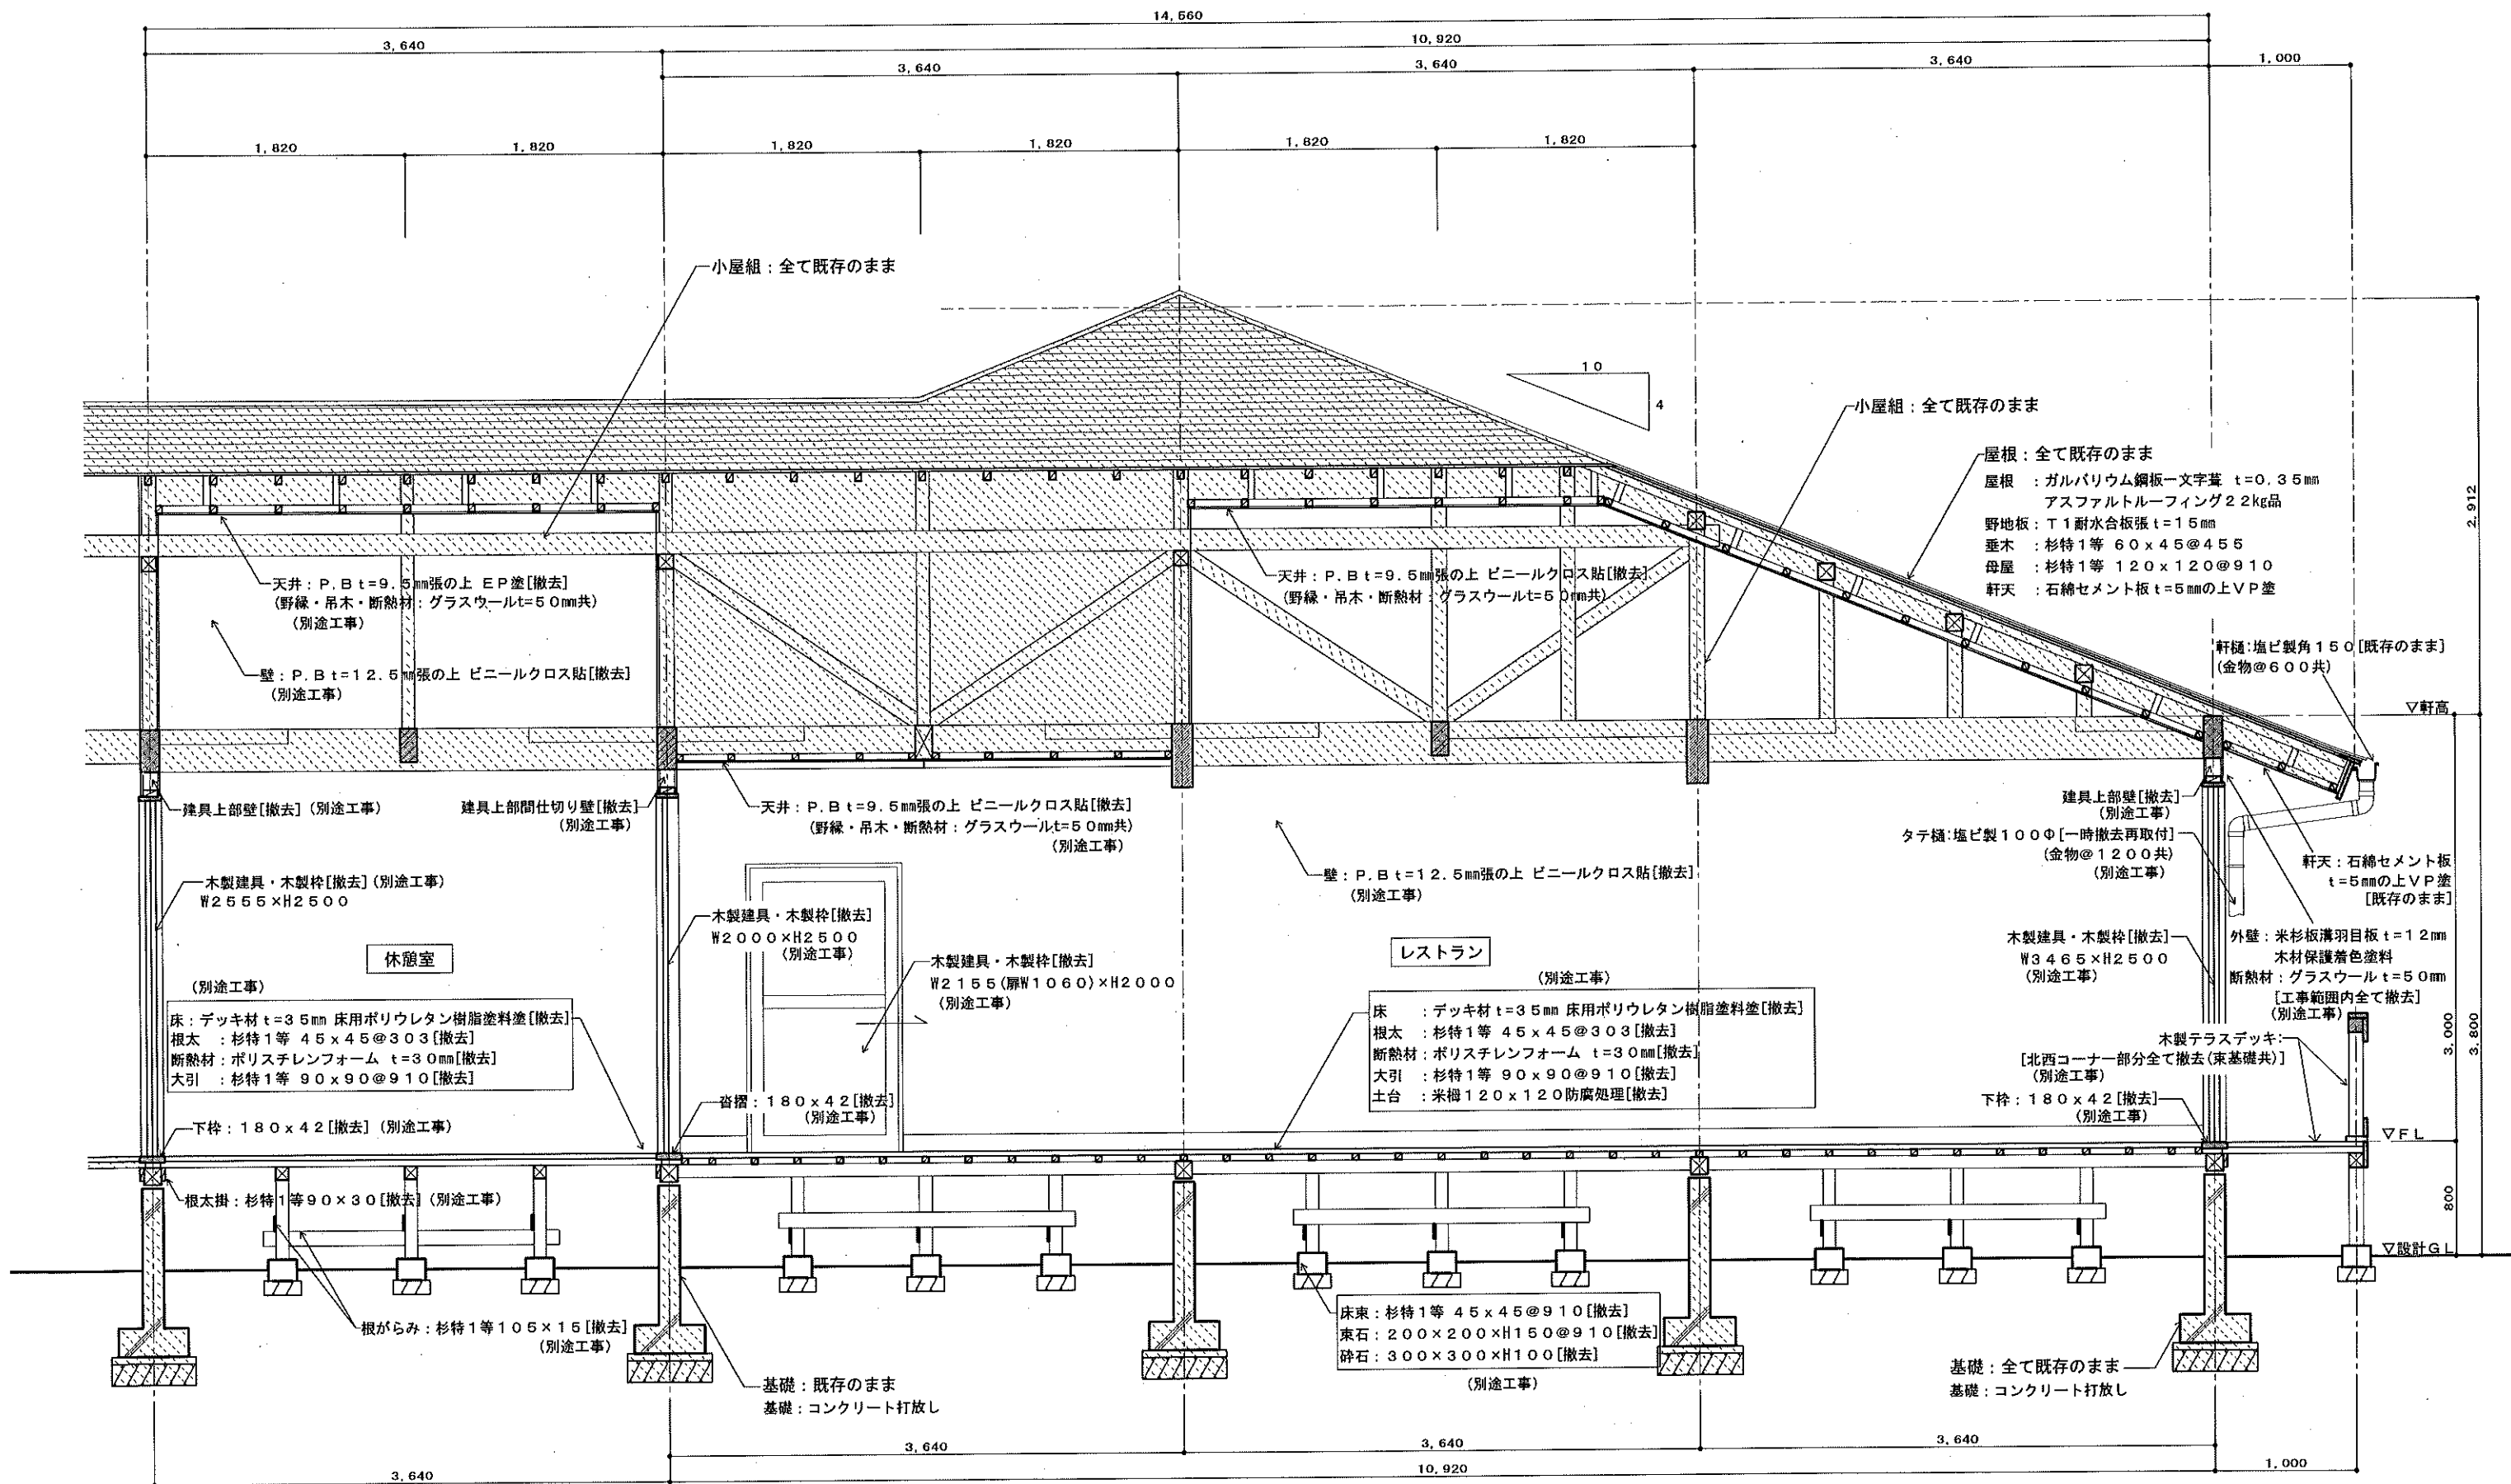

<特記>

..... 既存のままの範囲を示す

工事名称	森の交流センター改修工事	図面	C-11
図面名称	現況断面詳細図No. 2	縮尺	1:30
有限会社 汎 連 合 設 計		2020年2月	
水戸市並原町1214-3(茨城ビル) TEL 029-244-8472 1級建築士 建設大臣 登録第165337号 小 室 晶		設計	小室 製図 前澤

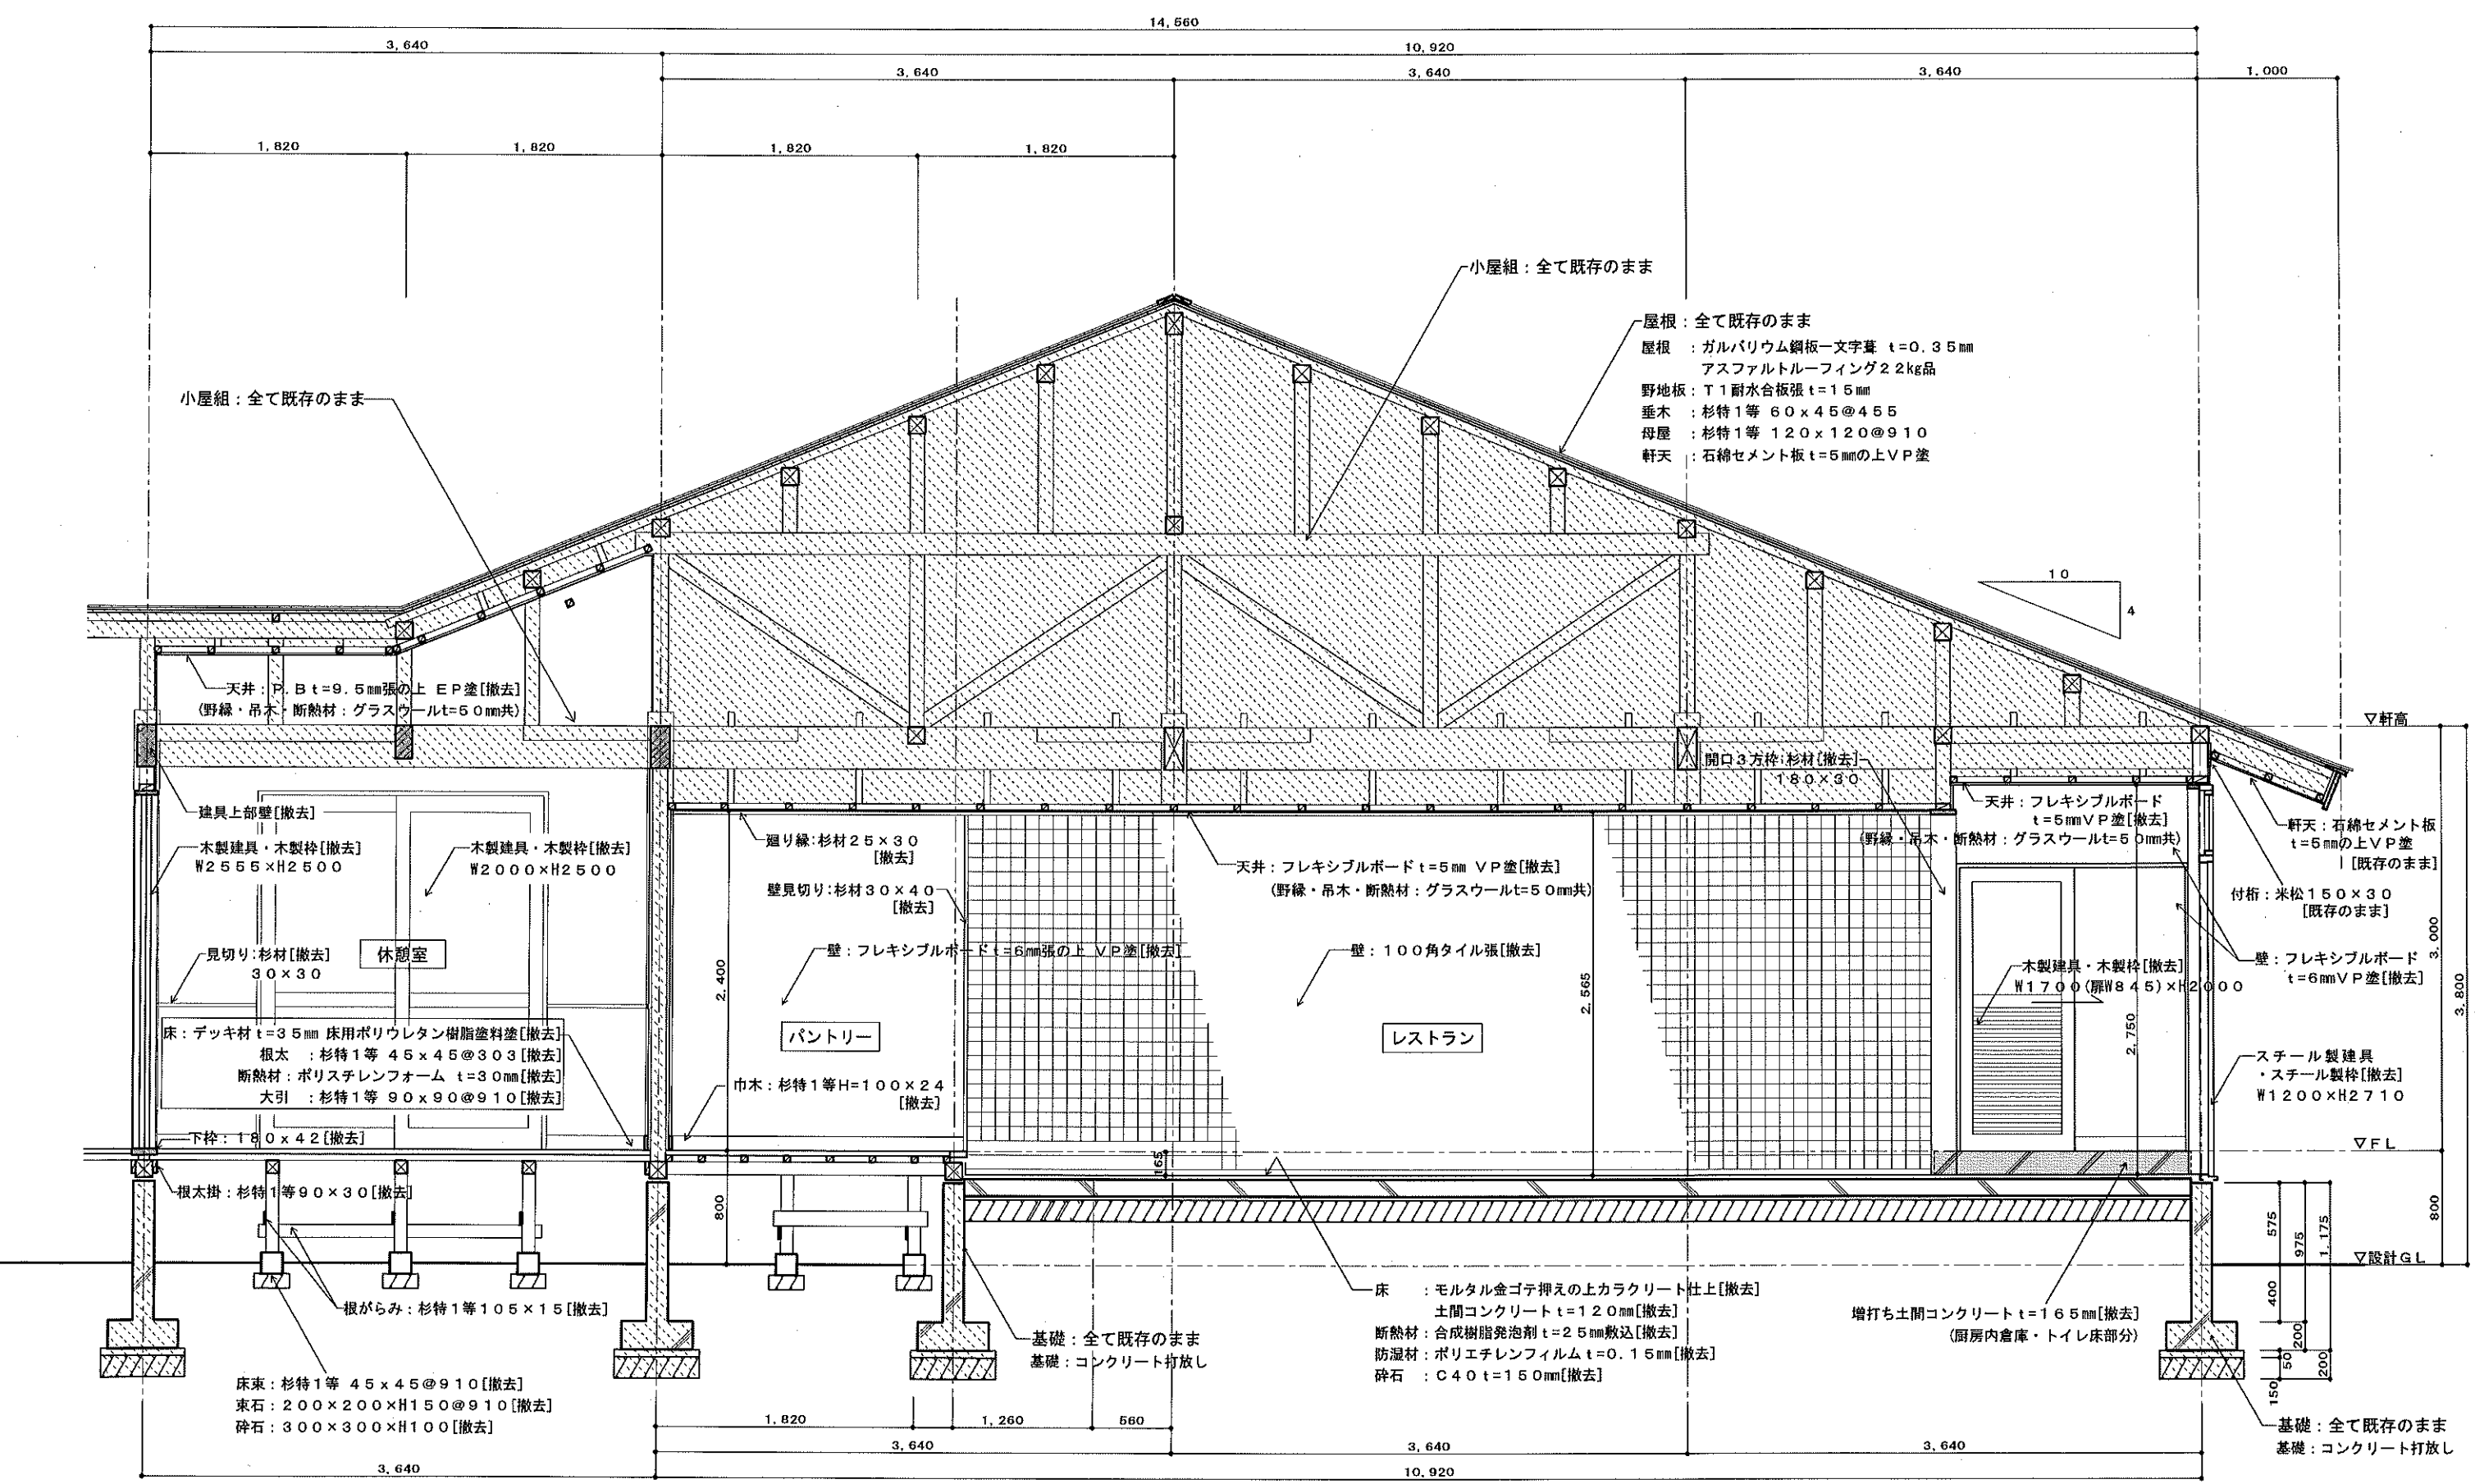


<特記>

.....既存のままの範囲を示す


工事名称	森の交流センター改修工事	図面	C-12
図面名称	現況断面詳細図No. 3	縮尺	1:30
有限会社 汎 連 合 設 計		2020 年 2 月	
水戸市笠原町1214-3 (青森ビル) TEL 029-244-6472 1級建築士 建設大臣 登録第165337号 小室 晶		設計	小室 製図 前澤

	休憩室
床	デッキ材 t=35mm 床用ポリウレタン樹脂塗 [撤去]
巾木	杉特1等 OS塗 H=100 [撤去]
壁	P. B t=12.5mm張の上 ビニールクロス貼 [撤去] 腰壁: OSB合板 t=9.0mm張の上 OS塗 [撤去] 見切り: 杉特1等 OS塗 [撤去]
天井	P. B t=9.5mm張の上 EP塗 [撤去]
廻縁	
備考	

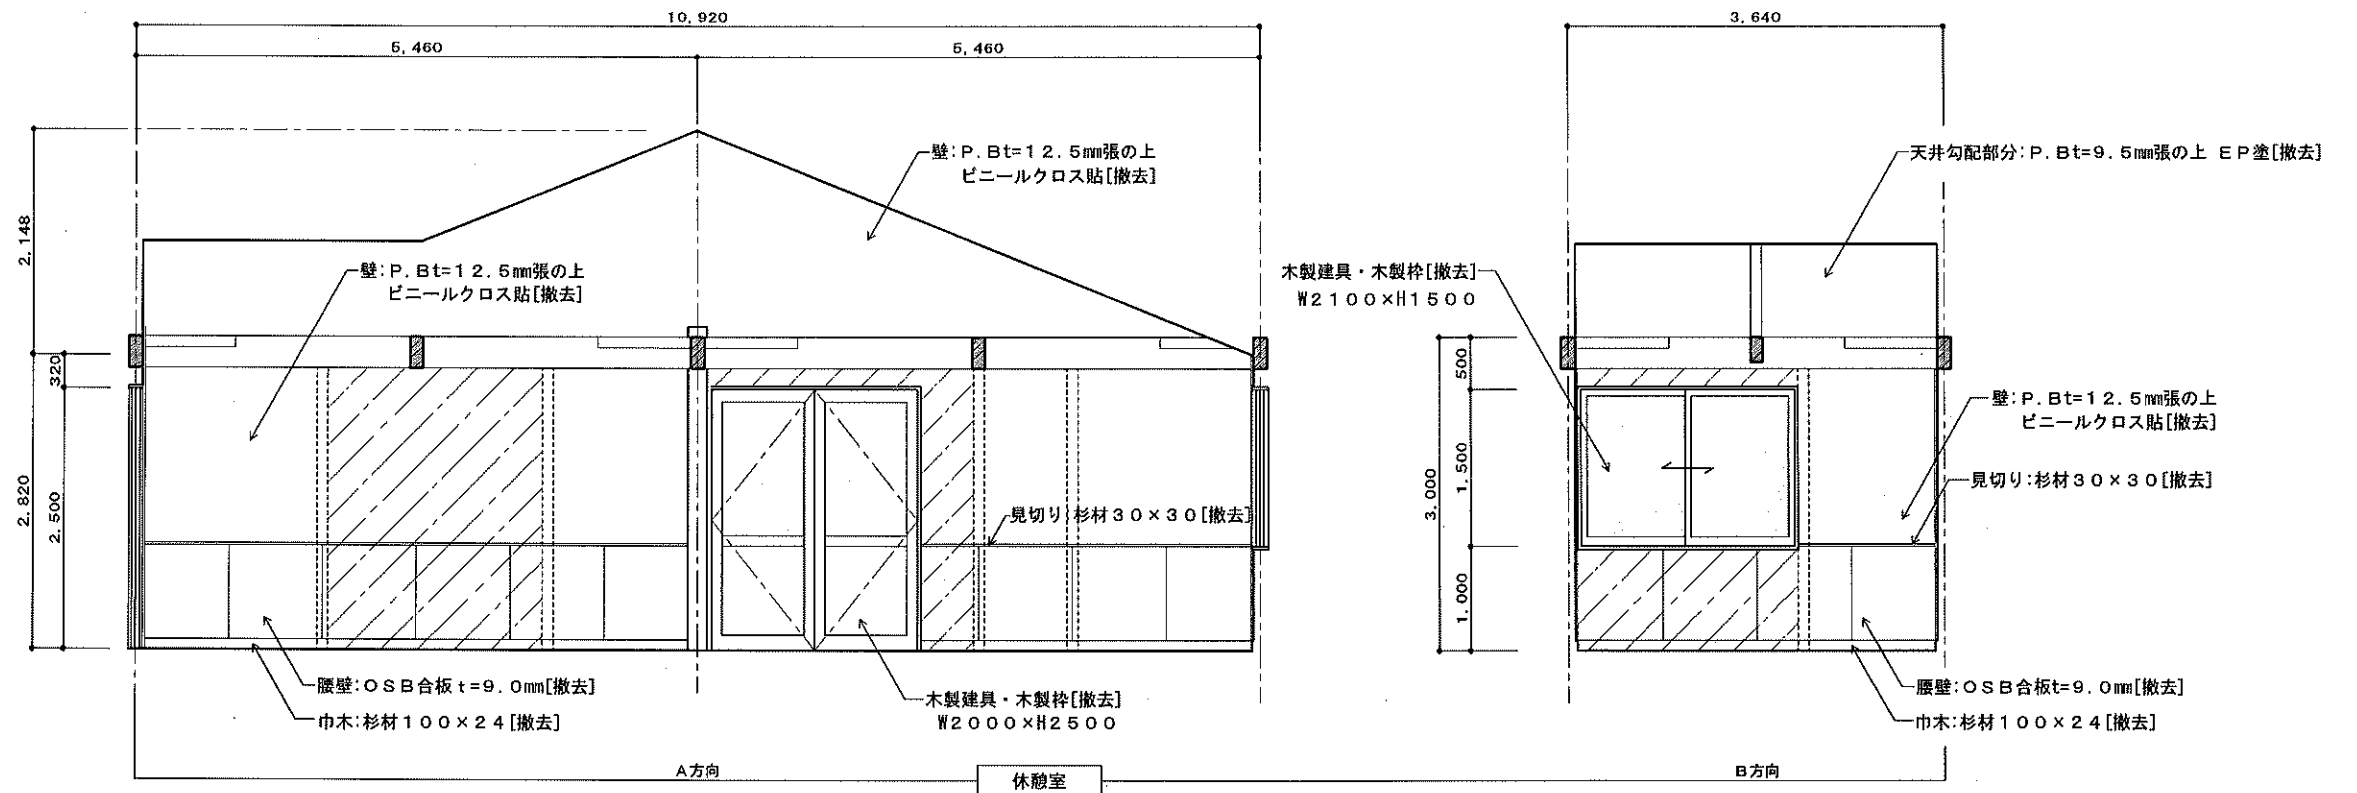


<凡例>

・・・軸組(間柱、半柱、窓台、マグサ等)撤去部分を示す

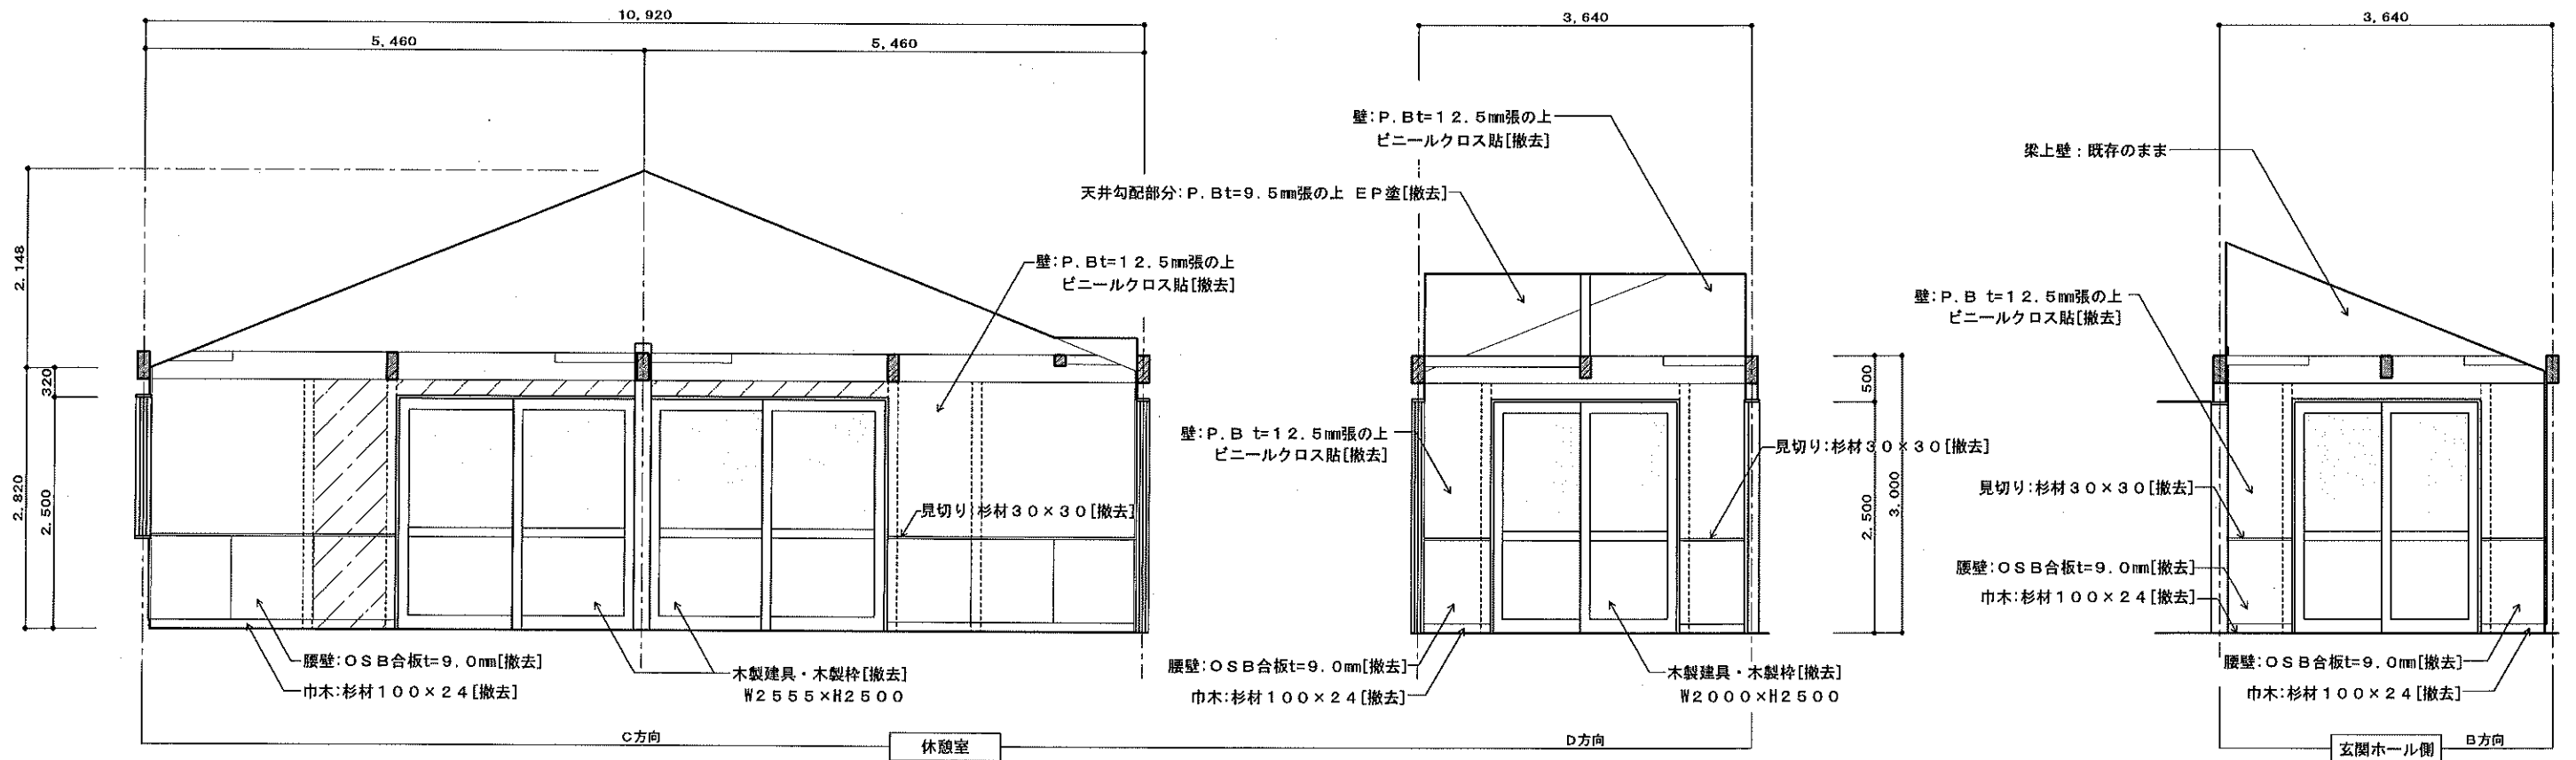


工事名称	森の交流センター改修工事	図面	C-14
図面名称	現況展開図No. 1 (休憩室)	縮尺	1:50
有限会社 汎 連 合 設 計		2020 年 2 月	
水戸市笠原町1214-3 (芥原ビル) TEL. 029-244-6472 1級建築士 建設大臣 登録第165337号 小 室 晶		設計	製図

	レストラン
床	デッキ材 t=3.5mm 床用ポリウレタン樹脂塗 [撤去]
巾木	杉持1等 OS塗 H=100 [撤去]
壁	P.B t=12.5mm張の上 ビニールクロス貼 [撤去]
天井	P.B t=9.5mm張の上 EP塗 [撤去]
廻縁	
備考	間仕切り壁：H=2100 [開口枠共撤去] 間柱：75×45@455・上下ツナギ：75×45 レストラン側壁： P.B t=12.5mm張の上 ビニールクロス貼 収納スペース側壁： 軸組現し 開口部： カーテン、カーテンレール(2カ所)

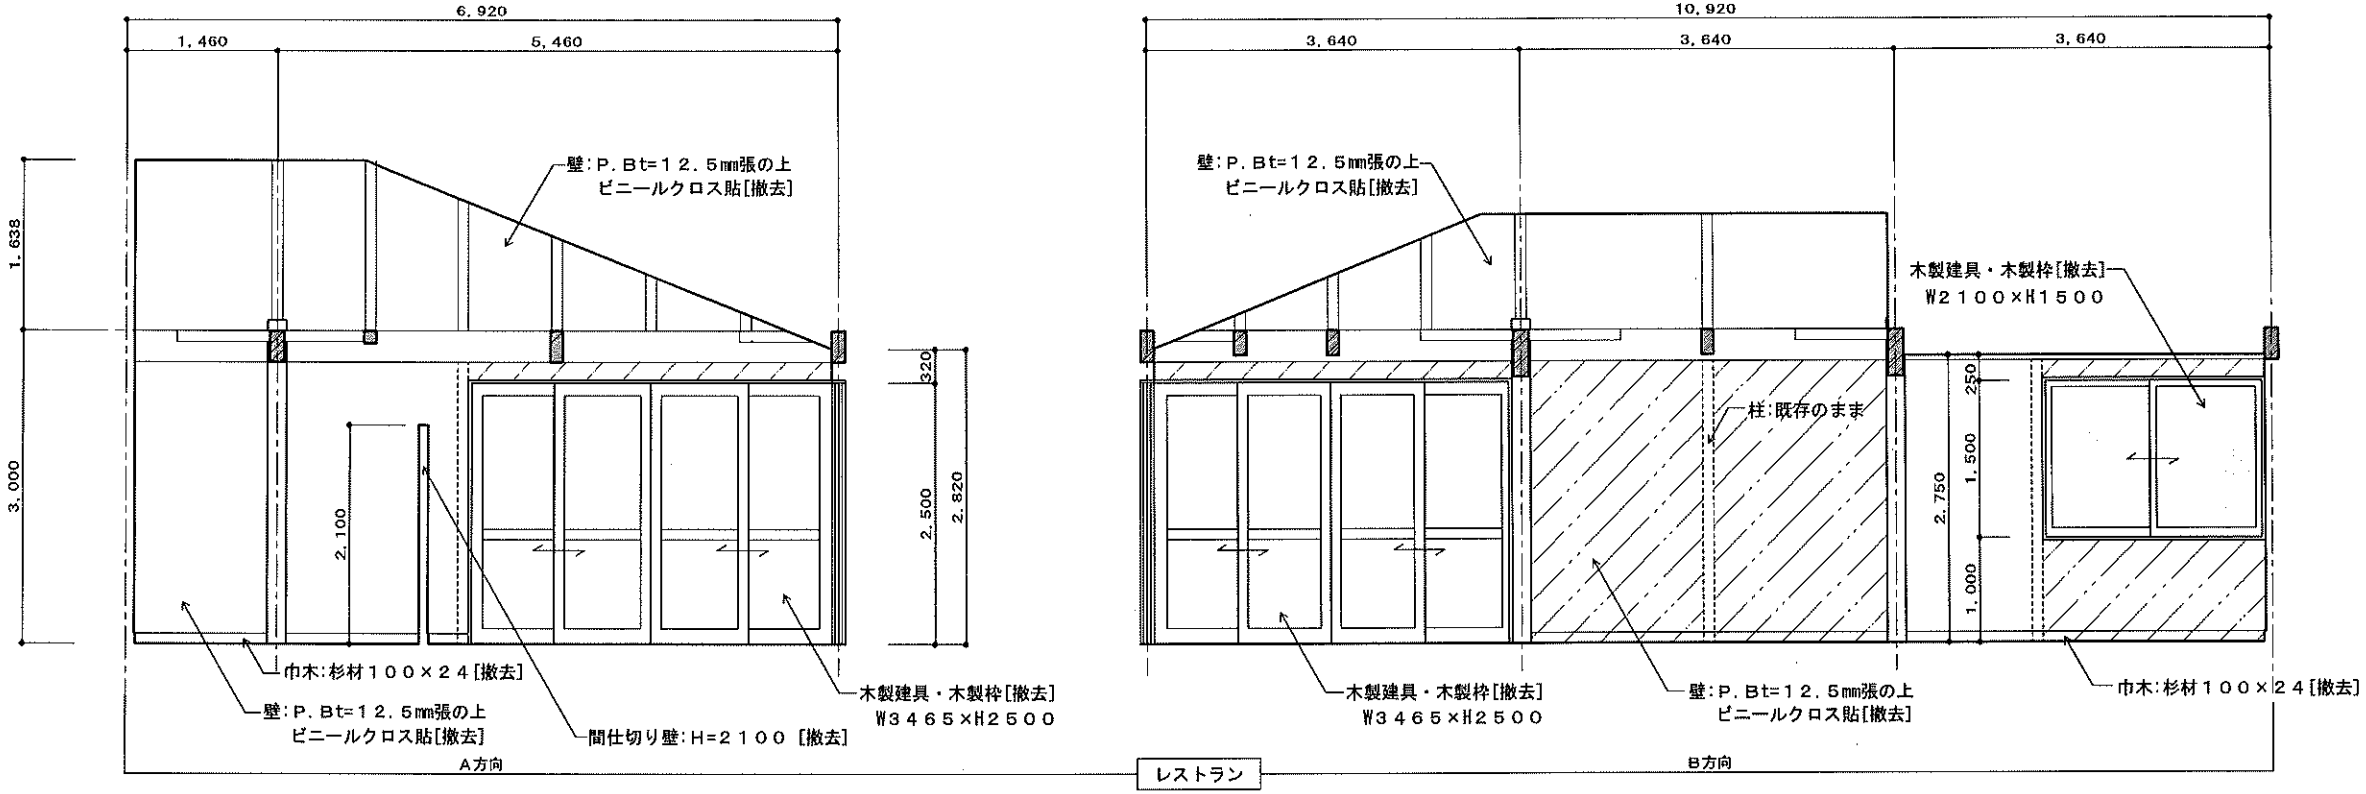


<凡例>

... 軸組 (間柱、半柱、窓台、マグサ等) 撤去部分を示す

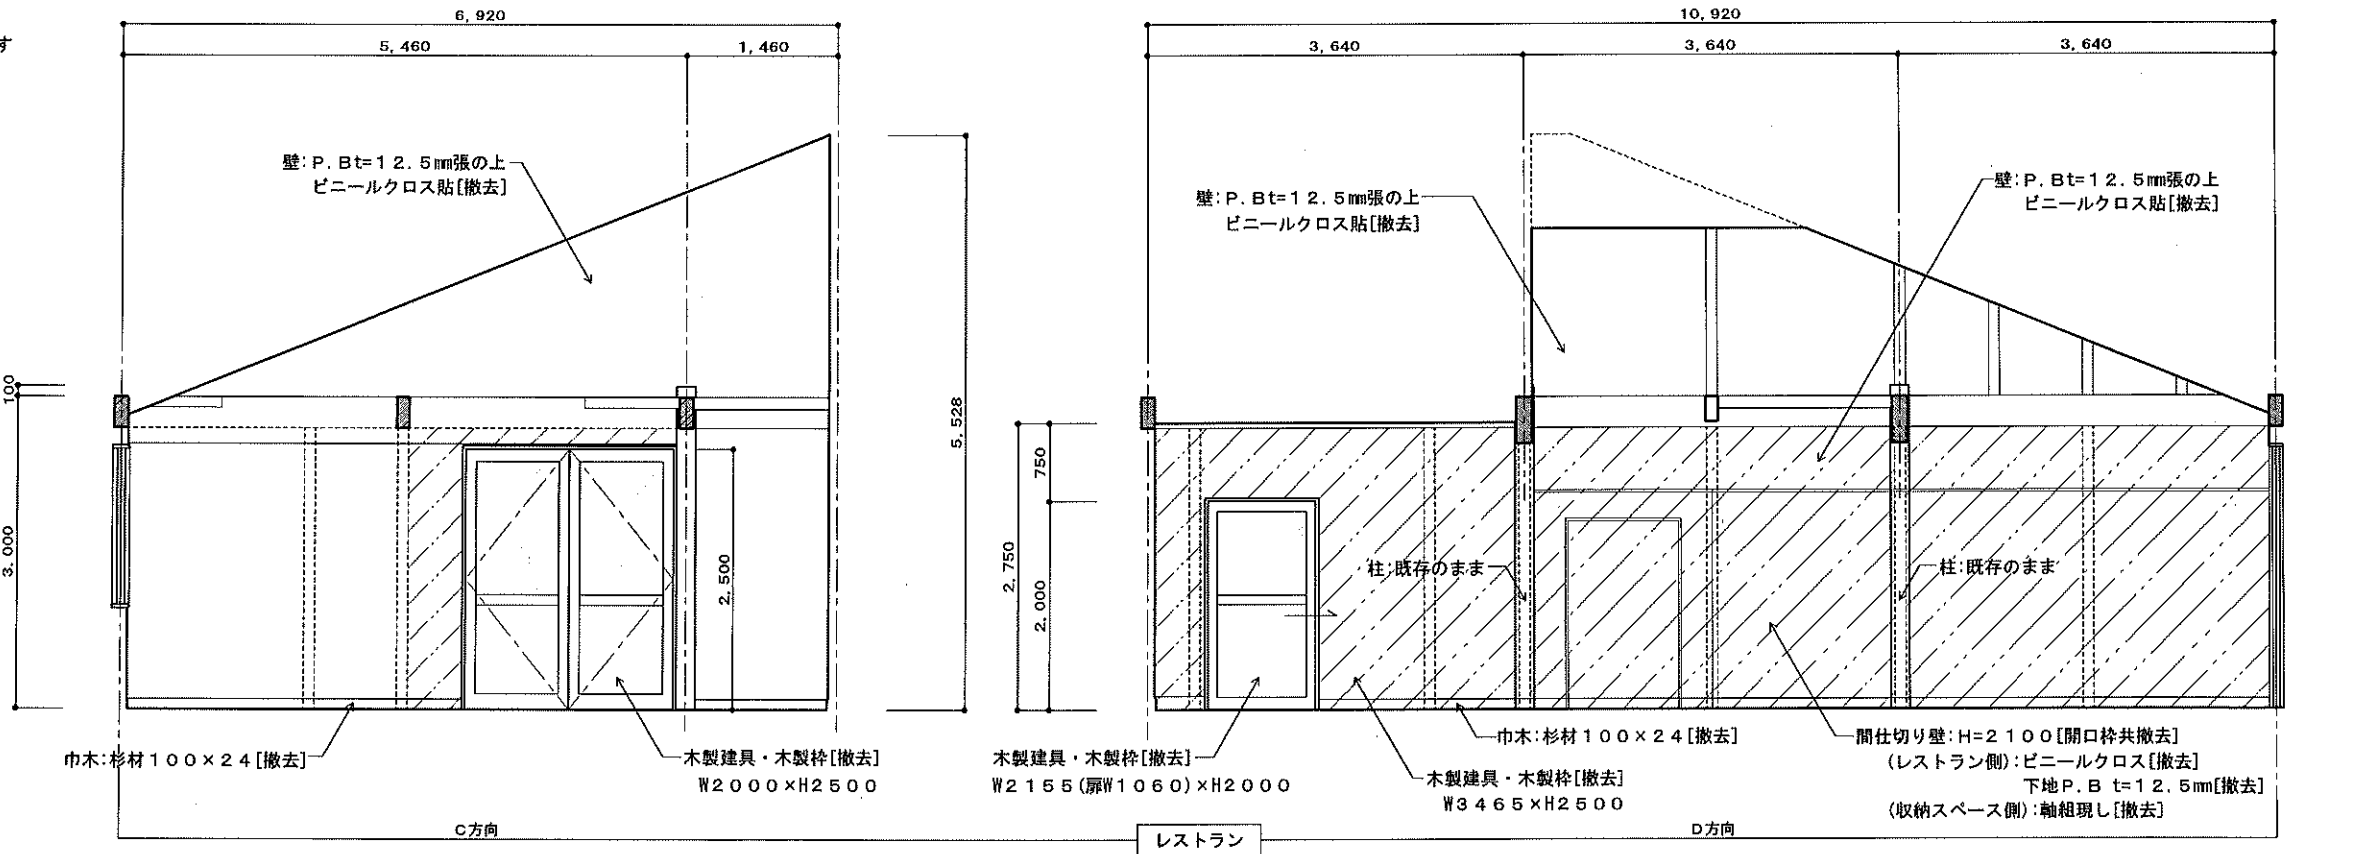


工事名称	森の交流センター改修工事	図面	C-15
図面名称	現況展開図No. 2 (レストラン)	縮尺	1:50
有限会社 汎 連 合 設 計		2020 年 2 月	
水戸市笠原町1214-3 (青柳ビル) TEL 029-244-5472 1級建築士 建設大臣 登録第165337号 小室 昌		設計	小室 昌
		製図	前澤

	厨房
床	モルタル金ゴテ押えの上 カラクリート仕上〔撤去〕 ラワン合板 t=15mm張の上 長尺シート貼 〔撤去〕
巾木	杉特1等 OS塗 H=100〔撤去〕
壁	ラスモルタル下地 100角タイル張 〔撤去〕 フレキシブルボード t=6mm張の上 VP塗 〔撤去〕
天井	フレキシブルボード t=5mm張の上 VP塗 〔撤去〕
廻縁	杉特1等 OS塗 〔撤去〕
備考	壁見切り 〔撤去〕 開口3方枠 〔撤去〕

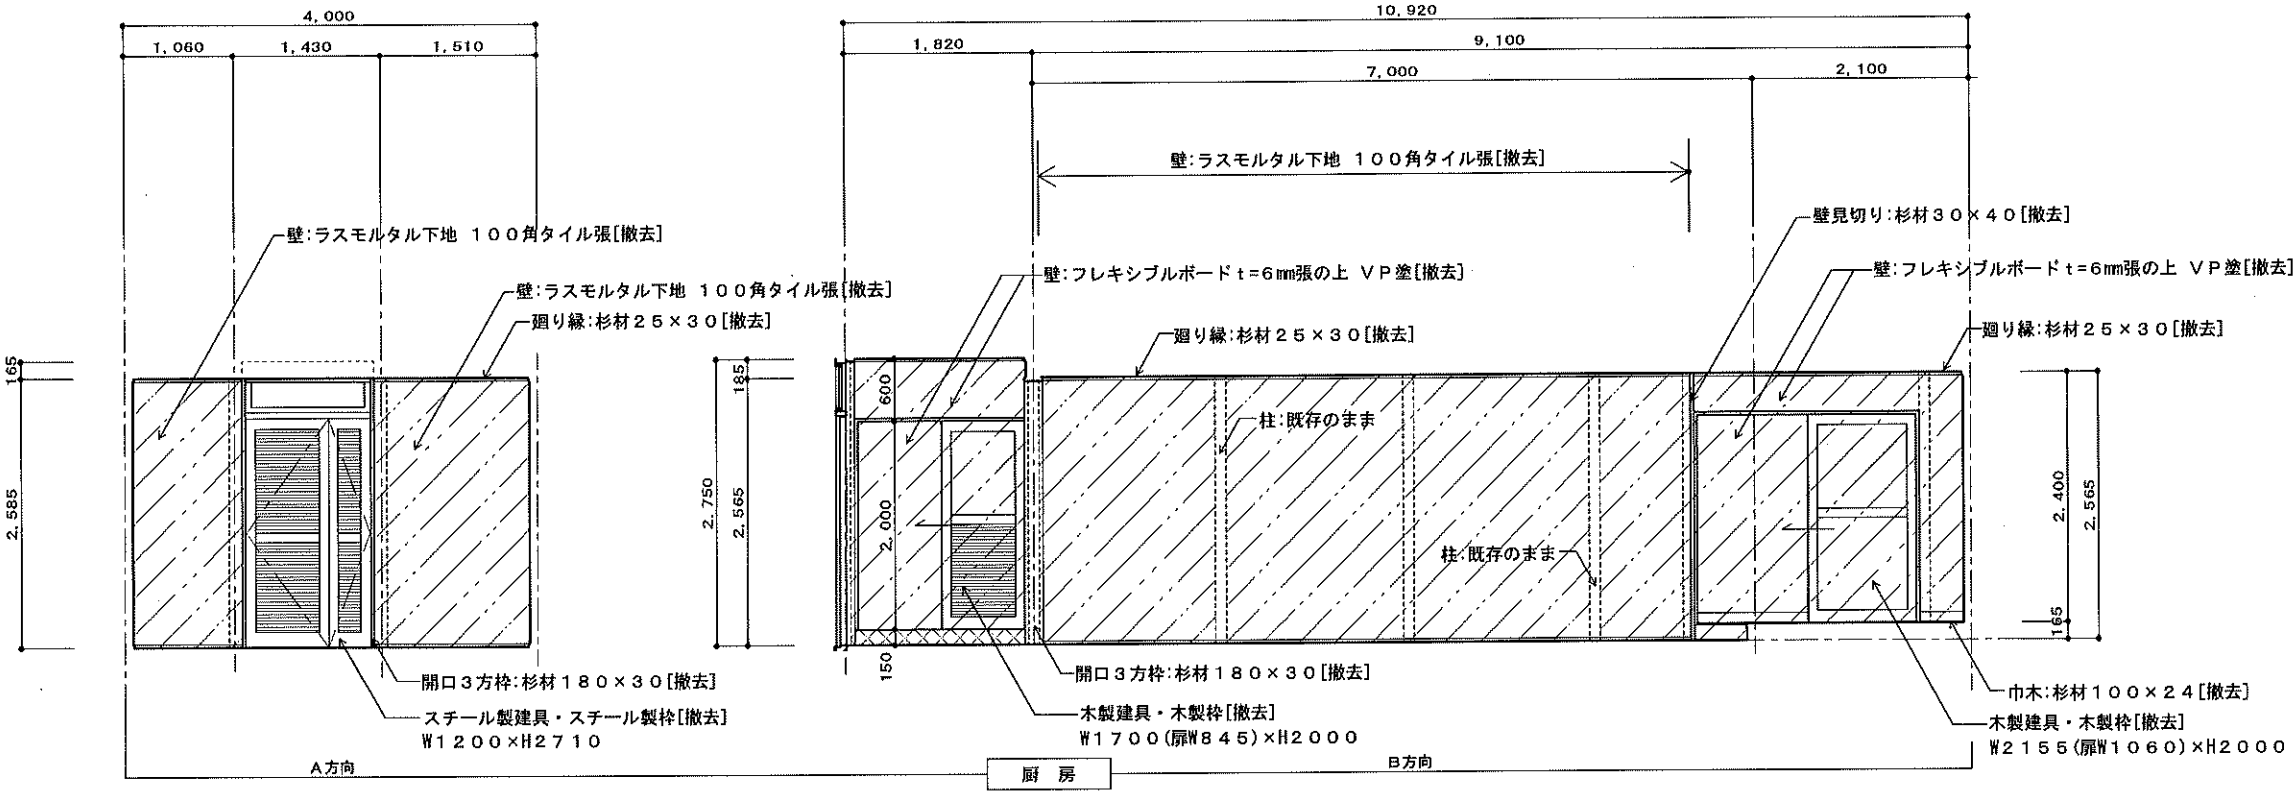


<凡例>

- ・・・軸組(間柱、半柱、窓台、マグサ等) 撤去部分を示す
- ・・・厨房内倉庫・トイレ床の増打ち土間コンクリート t=165mm 撤去部分を示す

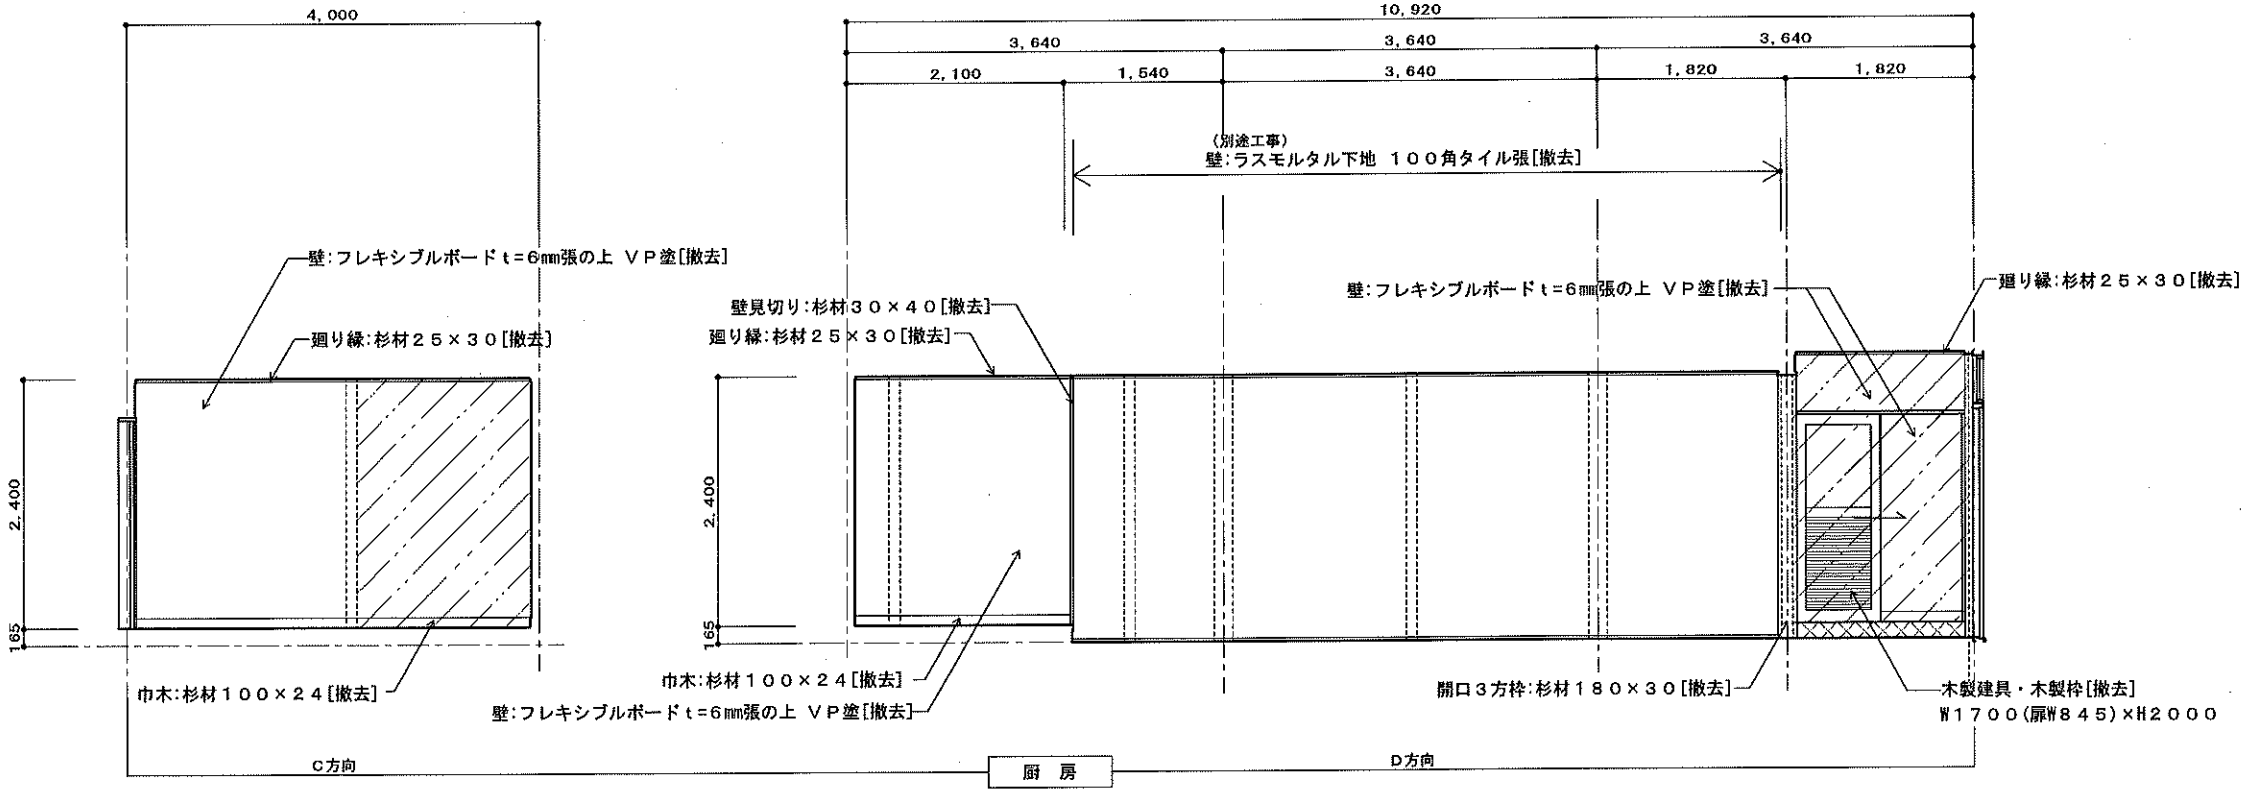


工事名称	森の交流センター改修工事	図面	C-16
図面名称	現況展開図No. 3 (厨房)	縮尺	1:50
有限会社 汎 連 合 設 計		2020 年 2 月	
水戸市並原町1214-3 (斉藤ビル) TEL. 029-244-5472 1級建築士 建設大臣 登録第165337号 小室 晶		設計	小室 晶

	倉庫
床	モルタル塗下地 カラクリート仕上【撤去】
巾木	杉特1等 OS塗 H=100【撤去】
壁	P.Bt=12.5mm張の上 EP塗【撤去】
天井	P.Bt=9.5mm張の上 EP塗【撤去】
廻縁	杉特1等 OS塗【撤去】
備考	棚【撤去】








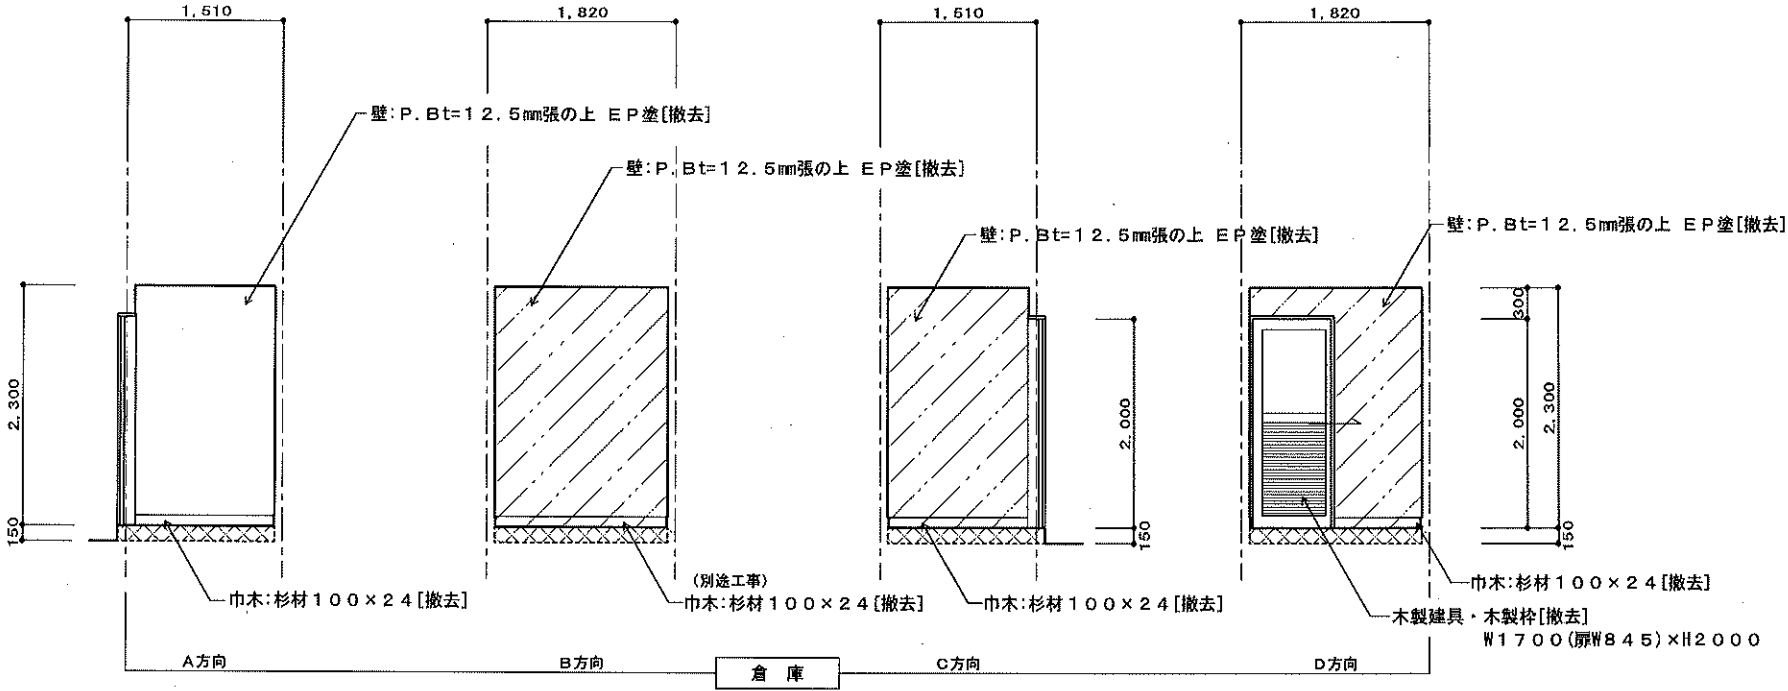


	便所
床	モルタル塗下地 カラクリート仕上
巾木	杉特1等 OS塗 H=100【撤去】
壁	防水P.Bt=12.5mm張の上 EP塗
天井	フレキシブルボードt=5mm張の上 VP塗
廻縁	杉特1等 OS塗
備考	

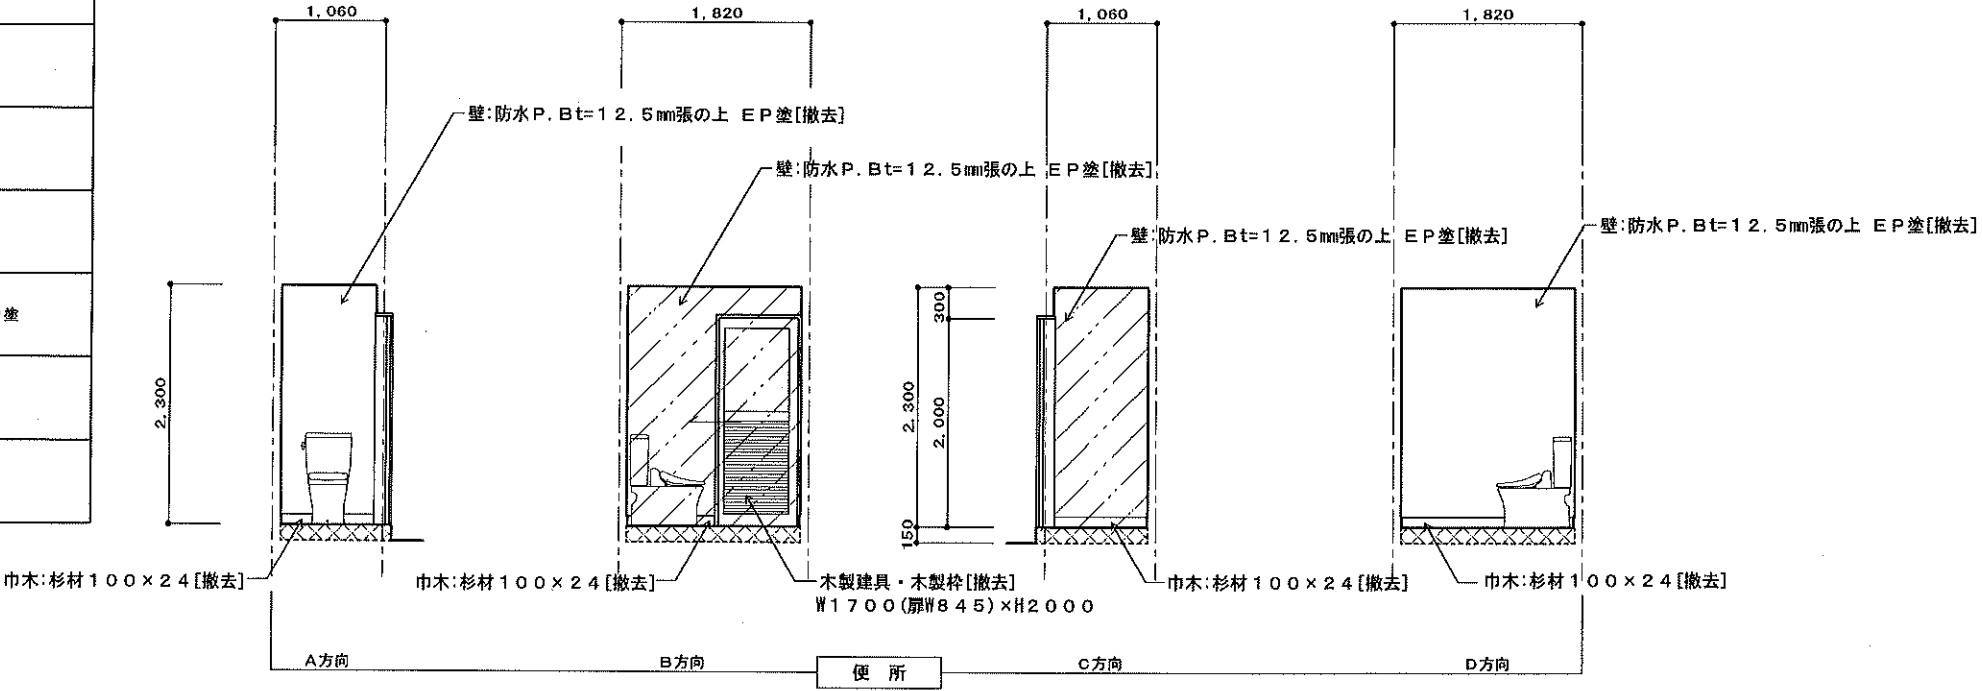


- <凡例>
- ・・・軸組(間柱、半柱、窓台、マグサ等)撤去部分を示す
 - ・・・厨房内倉庫・トイレ床の増打ち土間コンクリートt=165mm 撤去部分を示す

工事名称	森の交流センター改修工事	図面	C-17
図面名称	現況展開図No. 4 (倉庫・トイレ)	縮尺	1:50
有限会社 汎 連 合 設 計		2020 年 2 月	
水戸市笠原町1214-3(芥原ビル) TEL 029-244-5472 1級建築士 建設大臣 登録第165337号 小室 晶		設計	小室 製図 前澤

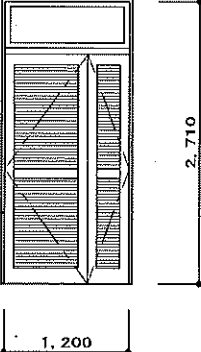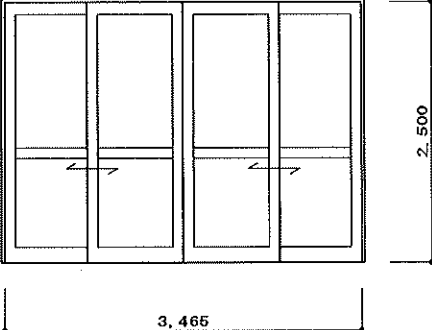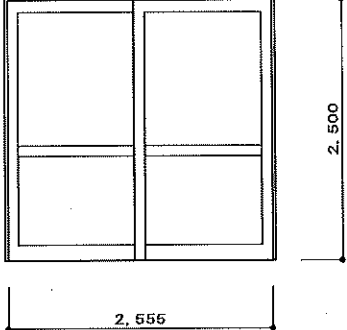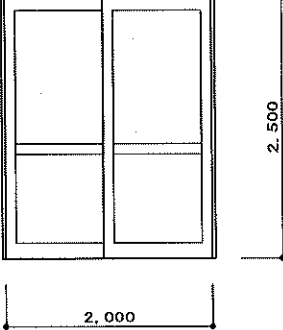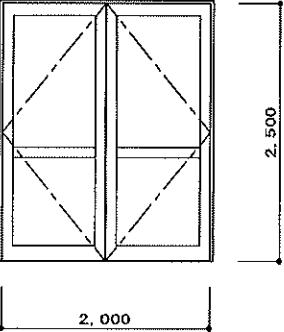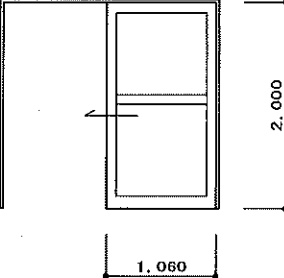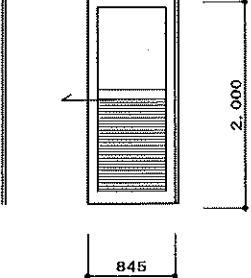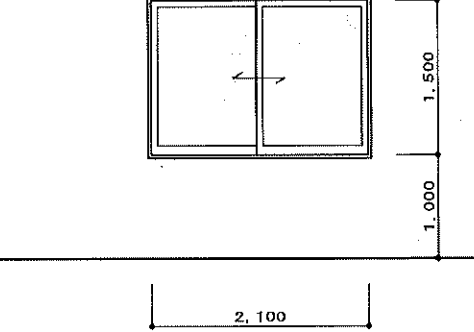記 号	SD-1		WD-1	WD-2	WD-3
姿 図					
型 式	スチール製親子開きガラス戸 ランマ：外側し窓 見込100mm		4枚建て引違い框戸 見込40mm	引違い框戸 見込40mm	引違い框戸 見込40mm
金 物	ビームピンジ、ドアロック(ストッパー付)、フラス落し、本締り錠 空錠、戸当り(床付)、トップラッチ、オーバーレー、下枠スリス		Vレール(ｶﾗｰﾌﾙｽ)、戸車(枠ｽﾘﾝｸﾞ)、開金、引違い戸用錠、船底引手	Vレール(ｶﾗｰﾌﾙｽ)、戸車(枠ｽﾘﾝｸﾞ)、引違い戸用錠、船底引手	Vレール(ｶﾗｰﾌﾙｽ)、戸車(枠ｽﾘﾝｸﾞ)、引違い戸用錠、船底引手、網戸(ｶﾗｰﾌﾙｽ)
ガ ラ ス	型板ガラス t=4mm		70-ﾄﾞﾞﾞﾞﾞﾞﾞ t=5mm	70-ﾄﾞﾞﾞﾞﾞﾞﾞ t=5mm	70-ﾄﾞﾞﾞﾞﾞﾞﾞ t=5mm
数 量	1か所(厨房)		2か所(ﾄﾞﾗｯｼﾝｸﾞ)	2か所(休憩室)	1か所(休憩室)
備 考	※撤去処分(枠共)		※撤去処分(枠共)	※撤去処分(枠共)	※撤去処分(枠共)
記 号	WD-4	WD-5	WD-6		WW-1
姿 図					
型 式	両開き框戸 見込40mm	片引き框戸	片引き框戸(ｶﾞﾗｽ別付)		引違い框窓
金 物	木製厚用ビームピンジ、ﾄﾞｱﾛｯｸ、本締錠、空錠、フラス落し	Vレール(ｶﾗｰﾌﾙｽ)、戸車(枠ｽﾘﾝｸﾞ)、船底引手	Vレール(ｶﾗｰﾌﾙｽ)、戸車(枠ｽﾘﾝｸﾞ)、船底引手		字丸レール(真鍮)、戸車(枠ｽﾘﾝｸﾞ)、船底引手、内締錠、網戸(ｶﾗｰﾌﾙｽ)
ガ ラ ス	70-ﾄﾞﾞﾞﾞﾞﾞﾞ t=5mm	型板ガラス t=4mm	型板ガラス t=4mm		70-ﾄﾞﾞﾞﾞﾞﾞﾞ t=3mm
数 量	1か所(休憩室)	1か所(ﾄﾞﾗｯｼﾝｸﾞ)	2か所(厨房便所、倉庫)		2か所(休憩室、ﾄﾞﾗｯｼﾝｸﾞ)
備 考	※撤去処分(枠共)	※撤去処分(枠共)	※撤去処分(枠共)		※撤去処分(枠共)

工事名称 森の交流センター改修工事	図面 C-18
図面名称 現況建具表	縮尺 1:50
有限会社 汎 連 合 設 計	
水戸市笠原町1214-3 (済藤ビル) TEL 029-244-5472	
1級建築士 建設大臣 登録第165337号 小室 品	
設計 小室	製図 前澤

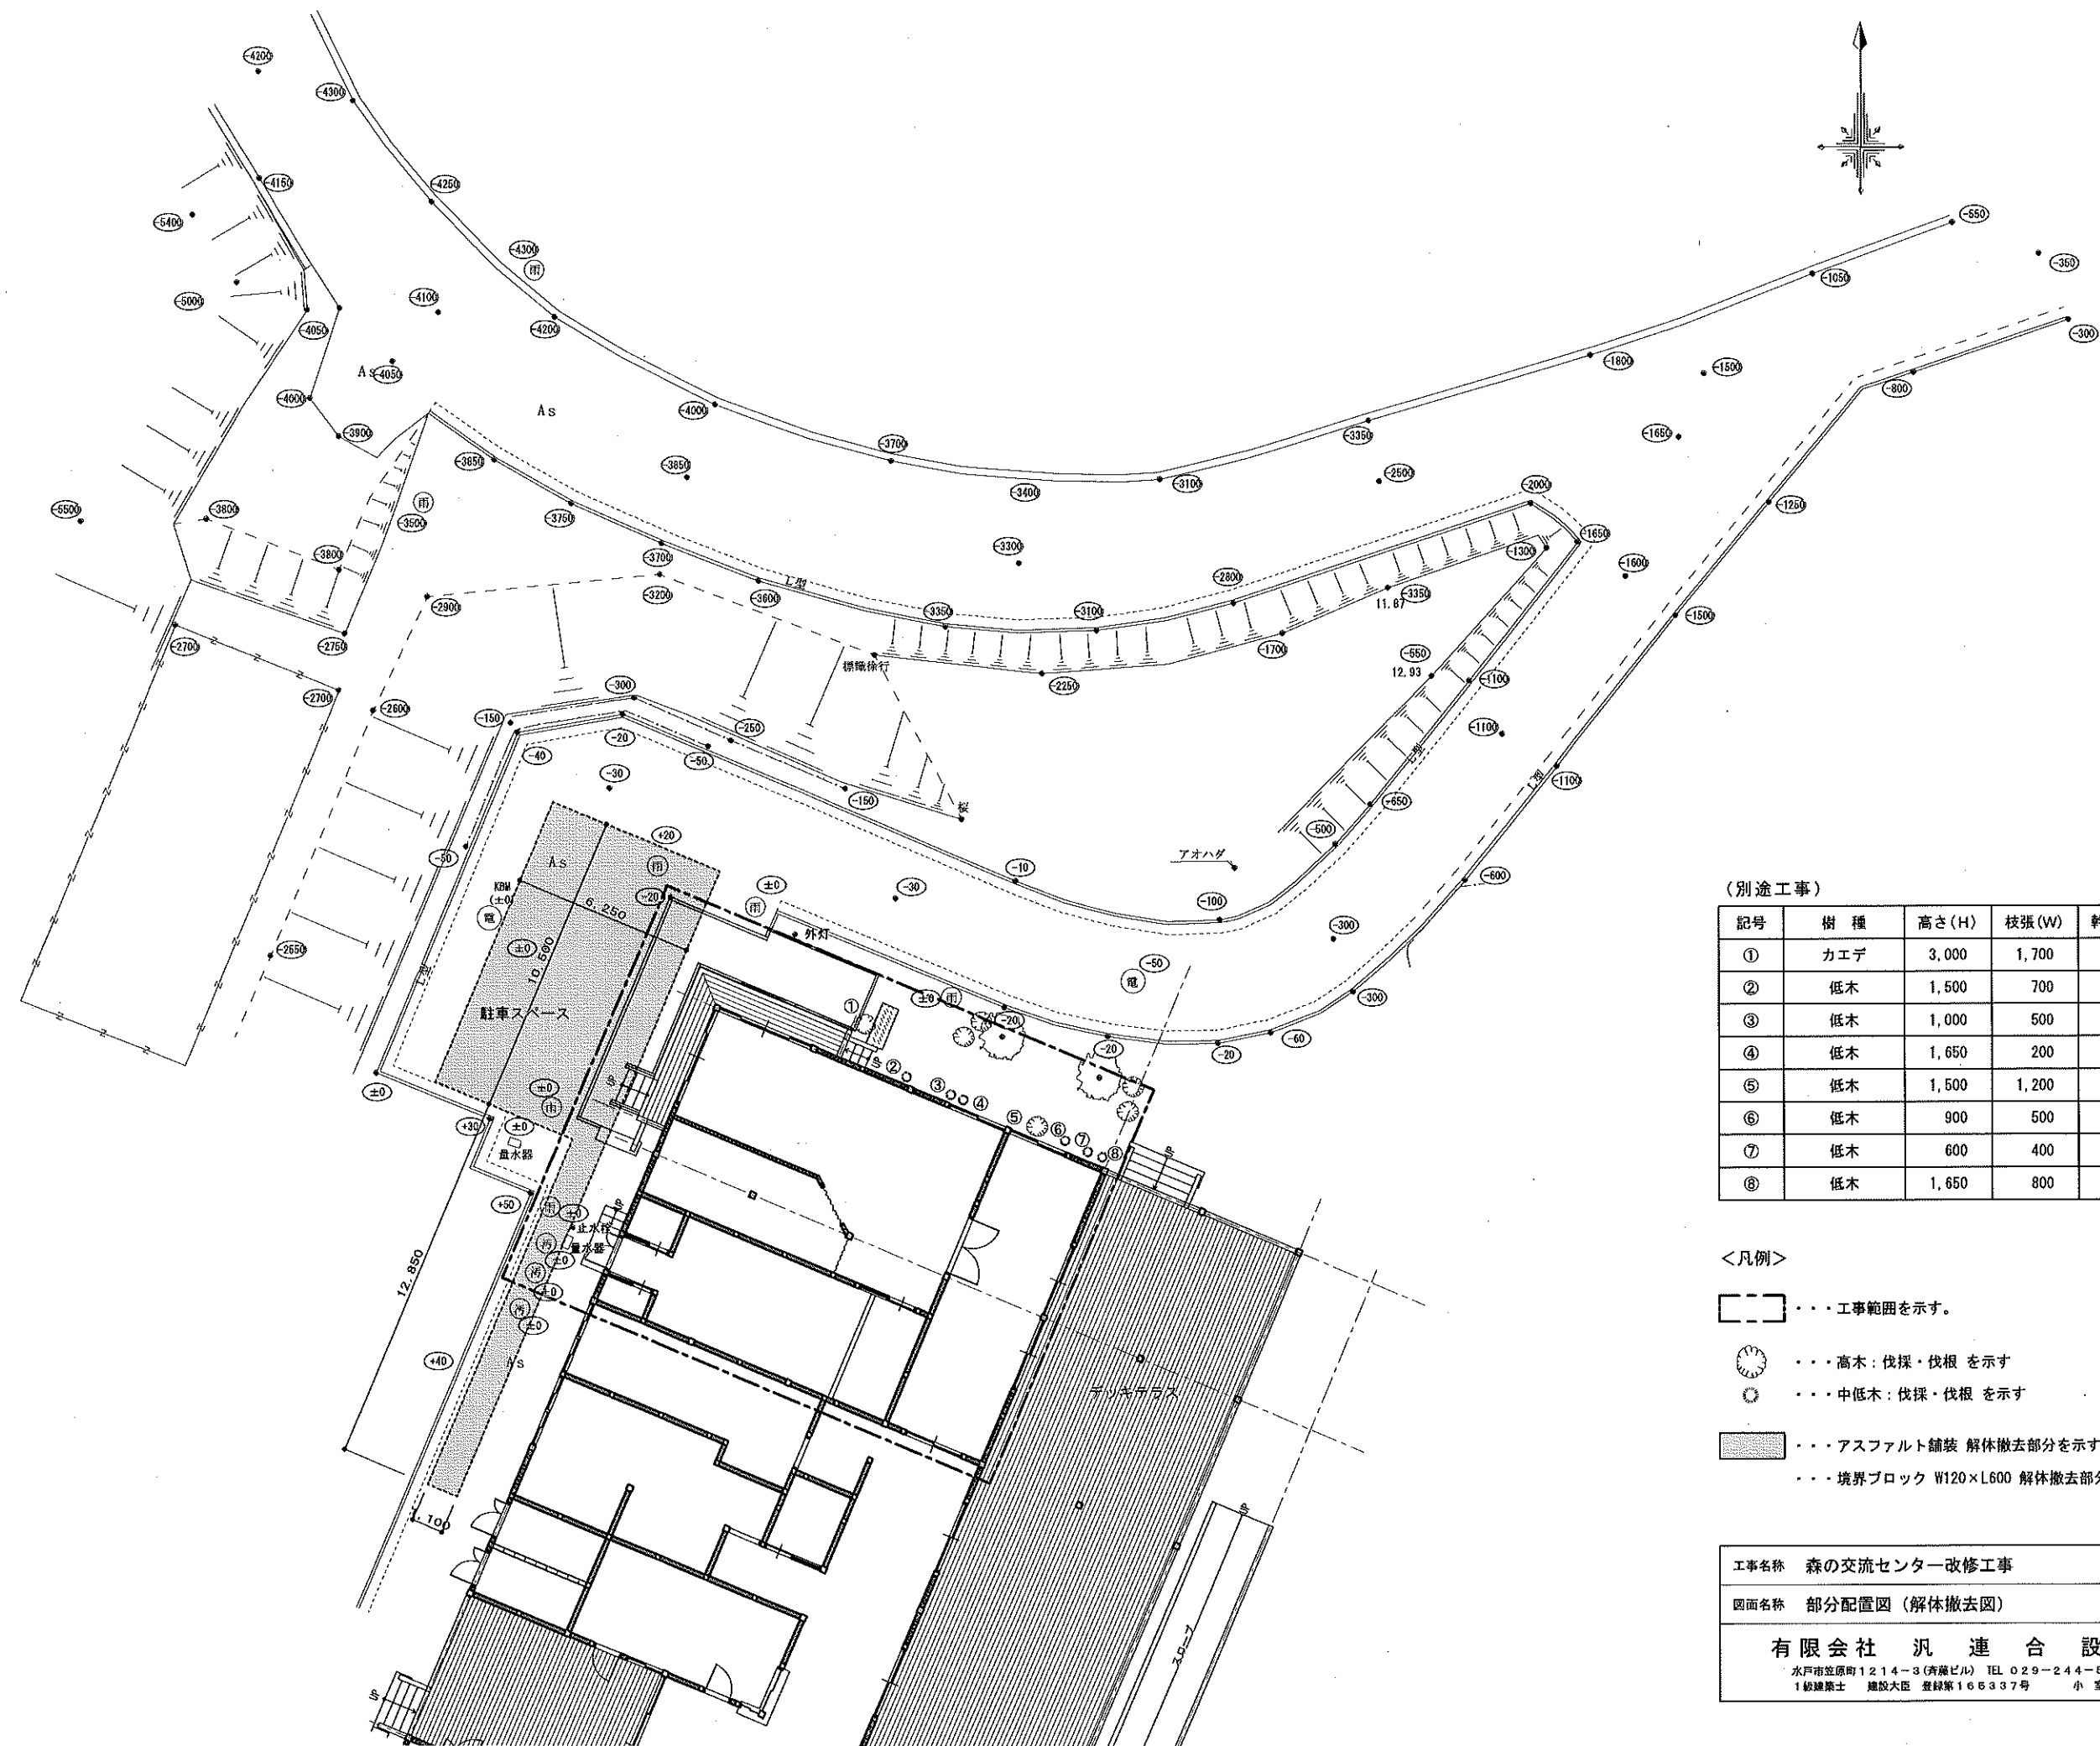

(別途工事)

記号	樹種	高さ(H)	枝張(W)	幹周(C)	処置方法	本数
①	カエデ	3,000	1,700	80φ	伐採・抜根	1
②	低木	1,500	700	20φ	"	4本株立
③	低木	1,000	500	10φ	"	3本株立
④	低木	1,650	200	10φ	"	3本株立
⑤	低木	1,500	1,200	30φ	"	1
⑥	低木	900	500	10φ	"	3本株立
⑦	低木	600	400	10φ	"	2本株立
⑧	低木	1,650	800	10φ	"	3本株立

<凡例>

- 工事範囲を示す。
- ⌚ ... 高木: 伐採・伐根を示す
- ... 中低木: 伐採・伐根を示す
- ... アスファルト舗装 解体撤去部分を示す
- ... 境界ブロック W120×L600 解体撤去部分を示す

工事名称	森の交流センター改修工事	図面	C-19
図面名称	部分配置図(解体撤去図)	縮尺	1:150
有限会社 汎 連 合 設 計		2020 年 2 月	
水戸市笠原町1214-3(青森ビル) TEL 029-244-5472 1級建築士 建設大臣 登録第165337号 小室 晶		設計	小室 製図 前澤

給排水衛生設備凡例一覧表										空調設備凡例一覧表									
記 号	名 称	備 考	記 号	名 称	備 考	記 号	名 称	備 考	記 号	名 称	備 考	記 号	名 称	備 考					
—	給水管 (上水)			防風継手		—C—	冷水管 (往)			吹出口			吹出口						
—	排水用給水管 (中水・井水)			可とう継手		—CR—	冷水管 (還)			吸込口			吸込口						
—I—	給湯管 (往)			可とう継手		—H—	温水管 (往)			排出口	手動開放装置付		排出口						
—II—	給湯管 (還)			Y形ストレーナー		—HR—	温水管 (還)			ベントキャップ	SUS製防虫網付・指定色焼付塗装		ベントキャップ						
—C—	汚水管			ベローズ型伸縮継手 (複式)		—OH—	冷温水管 (往)			フレキシブル継手			フレキシブル継手						
—	雑排水管			ベローズ型伸縮継手 (単式)		—OH—	冷温水管 (還)			消音エルボ	GN26, 50mm 内貼		消音エルボ						
—	通気管			自動エア抜弁		—E—	膨張管			消音ボックス	GN26, 50mm 内貼		消音ボックス						
—PB—	ポンプ圧送管			安全弁		—O—	油管 (往)			可変流量装置			可変流量装置						
	屋外排水管			三方弁装置		—OR—	油管 (還)			定流量装置			定流量装置						
	屋外排水管 (30リットル)			三方弁装置		—OV—	油通気管												
—X—	消火管			電動弁装置		—S—	蒸気管 (往)			仕切弁			仕切弁						
—XS—	連絡送水管			定水位弁		—SR—	蒸気管 (還)			ボール弁			ボール弁						
—XD—	連絡排水管			ボールタップ		—R—	冷却管			玉座弁			玉座弁						
—SP—	スプリンクラー管			仕切弁 (電動)・ボックス付		—RR—	冷却管 (還)			逆止弁			逆止弁						
—CO2—	炭酸ガス管			水栓 (水・湯)		—G—	給水管			防風継手			防風継手						
—F—	消防火管			フラッシュ弁		—G—	雑用給水管			可とう継手			可とう継手						
—B—	ガス管 (低圧)	ガス供給会社指定品		湯水混合水栓		—D—	ドレン管			可とう継手			可とう継手						
—BS—	ガス管 (中圧)	ガス供給会社指定品		シャワー金具		—HD—	高温ドレン管			Y形ストレーナー			Y形ストレーナー						
—PD—	液化石油ガス管			床排水金具		—SA—	空調給気ダクト			ベローズ型伸縮継手 (複式)			ベローズ型伸縮継手 (複式)						
—BD—	ルーフドレン管	建築工事		床上換気口		—RA—	空調還気ダクト			ベローズ型伸縮継手 (単式)			ベローズ型伸縮継手 (単式)						
—K—	厨房排水管			排水用トラップ		—OA—	外気取入ダクト			自動エア抜弁			自動エア抜弁						
—A—	圧縮空気管			排水栓		—EA—	排気ダクト			安全弁			安全弁						
—AV—	排気管			屋内消火栓	火報箱迄	—EA—	浴室排気ダクト			三方弁装置			三方弁装置						
—V—	吸引管			屋内消火栓 (排水口付)	火報箱迄	—EA—	厨房排気ダクト			電磁弁装置			電磁弁装置						
—OK—	酸素ガス管			連絡排水送水口		—A X B	矩形ダクト			電磁流量計装置			電磁流量計装置						
—N—	窒素ガス管			屋外消火栓箱		—A	丸ダクト			減圧弁装置			減圧弁装置						
—N2—	窒素ガス管			送水口		—SH—	排煙ダクト			蒸気トラップ装置			蒸気トラップ装置						
—E—	膨張管			テスト弁			防火ダンパー			油量表			油量表						
—O—	油管 (往)			ガスコック			風量調整ダンパー												
—OR—	油管 (還)			水量計			風量調整兼防火ダンパー												
—OV—	油通気管			ガスメーター			煙感知経路通気ダンパー												
	仕切弁			雨水側	ため側		逆流防止ダンパー												
	バタフライ弁			汚水側	ため側		モーターダンパー												
	玉座弁			トラップ側			ピストンダンパー												
	逆止弁			格子側															
	コック			公共側															

配管材料 (給排水衛生設備)										ダクト・配管材料 (空調設備)									
用途別	配管材料	記号・規格	一般部	特殊部	備 考	保温・保冷材	用途別	配管材料	記号・規格	一般部	特殊部	備 考	保温・保冷材						
給水管	水道用硬質塩化ビニルライニング管	SGP-YA	●	●	通気管	グラスウール保温剤	給気管	亜鉛鉄板 (溶融亜鉛めっき鋼板)	SSS	●	●	グラスウール保温剤							
	水道用硬質塩化ビニルライニング管	SGP-YB	●	●				ステンレス鋼板	SSS	●	●								
	水道用硬質塩化ビニル内外面ライニング鋼管	SGP-YD	●	○				溶融アルミニウム亜鉛板	ZnI	●	●								
	水道用ポリエチレン耐体ライニング鋼管	SGP-PA	●	●				保護付フレキシブルダクト	—	●	●								
	水道用ポリエチレン耐体ライニング鋼管	SGP-PB	●	●				亜鉛鉄板 (溶融亜鉛めっき鋼板)	—	●	●								
	水道用ポリエチレン耐体内外面ライニング鋼管	SGP-PD	●	●				ステンレス鋼板	SSS	●	●								
	耐衝撃性硬質ポリ塩化ビニル管	HIVP	●	○				溶融アルミニウム亜鉛板	ZnI	●	●								
	水道用ステンレス鋼管	SUS	○	●				保護付フレキシブルダクト	—	●	●								
	水道用ポリエチレン管二重管	PP	●	●				40A以下	グラスウール保温剤	給水管	亜鉛鉄板 (溶融亜鉛めっき鋼板)		—	○	●	グラスウール保温剤			
	水道用ポリエチレン管	PP	●	●	50A以上	ステンレス鋼板		SSS			●	○							
水道用ポリブテン管	PBP	●	●	屋外埋設	高圧排水	給気管	溶融アルミニウム亜鉛板	ZnI	●		●	グラスウール保温剤 (質量から1a迄、全数交換推奨すべし)							
耐衝撃性硬質ポリ塩化ビニル管	XPE	●	●				保護付フレキシブルダクト	—	●		●								
水道用硬質塩化ビニルライニング管	SGP-YA	●	●	排水用給水管	排水用硬質塩化ビニルライニング鋼管		D-YA	●	●		グラスウール保温剤								
水道用硬質塩化ビニルライニング管	SGP-YB	●	●		排水用ノンターナルスボキン鋼管		SGP-NIA	●	●										
水道用硬質塩化ビニル内外面ライニング鋼管	SGP-YD	●	●		排水用ステンレス鋼管		SGP-SIA	●	●										
水道用ポリエチレン耐体ライニング鋼管	SGP-PA	●	●		配管用炭素鋼鋼管 (白管)		SGP	●	●										
水道用ポリエチレン耐体ライニング鋼管	SGP-PB	●	●		硬質ポリ塩化ビニル管		VP	○	○										
水道用ポリエチレン耐体内外面ライニング鋼管	SGP-PD	●	●		硬質ポリ塩化ビニル管		VI	●	●										
耐衝撃性硬質ポリ塩化ビニル管	HIVP	●	○		耐火二重管		FPF	●	●										
水道用ステンレス鋼管	SUS	●	●		耐熱性硬質ポリ塩化ビニル管		HIVP	○	○										
水道用ポリエチレン管二重管	PP	●	●		耐衝撃性硬質ポリ塩化ビニル管	HIVP	●	○											
水道用ポリエチレン管	PP	●	●	コンクリート管	CP	●	●	排水用給水管	配管用炭素鋼鋼管 (黒管)	SGP	●	●							
水道用ポリブテン管	PBP	●	●	硬質ポリ塩化ビニル管	VP	●	○		高圧排水	配管用炭素鋼鋼管 (黒管)	SGP	●	●						
耐衝撃性硬質ポリ塩化ビニル管	XPE	●	●	耐熱性硬質ポリ塩化ビニル管	HIVP	●	○			冷給水管	一般配管用ステンレス鋼管	SSS	●	●					
水道用硬質塩化ビニルライニング管	SGP-YA	●	●	水道用硬質塩化ビニルライニング鋼管	SGP-YA	●	●				高気管 (12)	硬質塩化ビニルライニング鋼管	SGP-YA	●	●				
水道用硬質塩化ビニルライニング管	SGP-YB	●	●	配管用炭素鋼鋼管 (白管)	SGP	●	●					高気管 (30)	配管用炭素鋼鋼管 (黒管)	SGP	●	●			
水道用硬質塩化																			


衛生機器表

記号	機 器 名 称	設置場所		台 数	仕 様 ・ 付 属 品	電 源 (50H z)			備 考 (参考型番)
		階	室名			相 (φ)	電圧 (V)	消費電力 (kW)	
WE-1	電気温水器 (別途工事)	1	事務室	1	据置形・貯湯量：約12L 付 属 品：開放式フローキック、逃しホースセット、熱湯用単水栓 他付属品一式共	1	200	1.5	ESD12B (R/L) X215C0

注1) 機器の定格出力及び消費電力は参考値とする。
注2) 温水器(満水時の質量が15kg以上)は耐震施工を施すこと。(国土交通省告示第1447号に対応のこと)

衛生器具表

器具名称	備考 (参考型番)		仕 様 ・ 付 属 品	電 源 (50H z)			数 量	1階							屋 外
	TOTO	LIXIL		(φ)	(V)	消費電力 (W)		製 造 室	加 工 室	カ ット 梱 包 室	受 乳 室	事 務 室	ホ ー ル	W C	
洋風大便器	CS597BS、SH596BAYR、 TCF5533AMS、YH702	BC-P20S、DT-PA250GH、 CW-PA11FLQD-NE、GF-63HS	タンク式 密結タンク、洗浄暖房便座 棚付二連紙巻器 他付属品一式共	1	100	316.0	1							1	
壁掛手洗器	L30DM、TENA40A、 TS126AR	L-15G、AM-200CV1、 KF-24F	平付 自動単水栓、水石鉢入れ、止水栓、壁排水金具 他付属品一式共	1	100	0.6	3	1	1					1	
洗面化粧台	LDA756AE (U) R、LMA752EC	FTV1H-754、MFTV1-753TYJU	開口750 シンク・ミラー・水栓、三面鏡 他付属品一式共	1	100	1200.0	1						1		
万能ホーム水栓	T200SNR13	LF-7R-13	13φ 吐水口回転式	-	-	-	1								1
混合水栓	TKGG33EC	SF-WM430SY (JW)	台付シングルレバー	-	-	-	1					1			
自在水栓	TK 133AUN13	LF-12F-13	13φ泡沫キャップ付	-	-	-	3		1	1	1				
耐食鏡	YM4560FE	KF-4560A	450 x 600	-	-	-	3	1	1					1	
不凍水栓柱			1200H	-	-	-	1								1

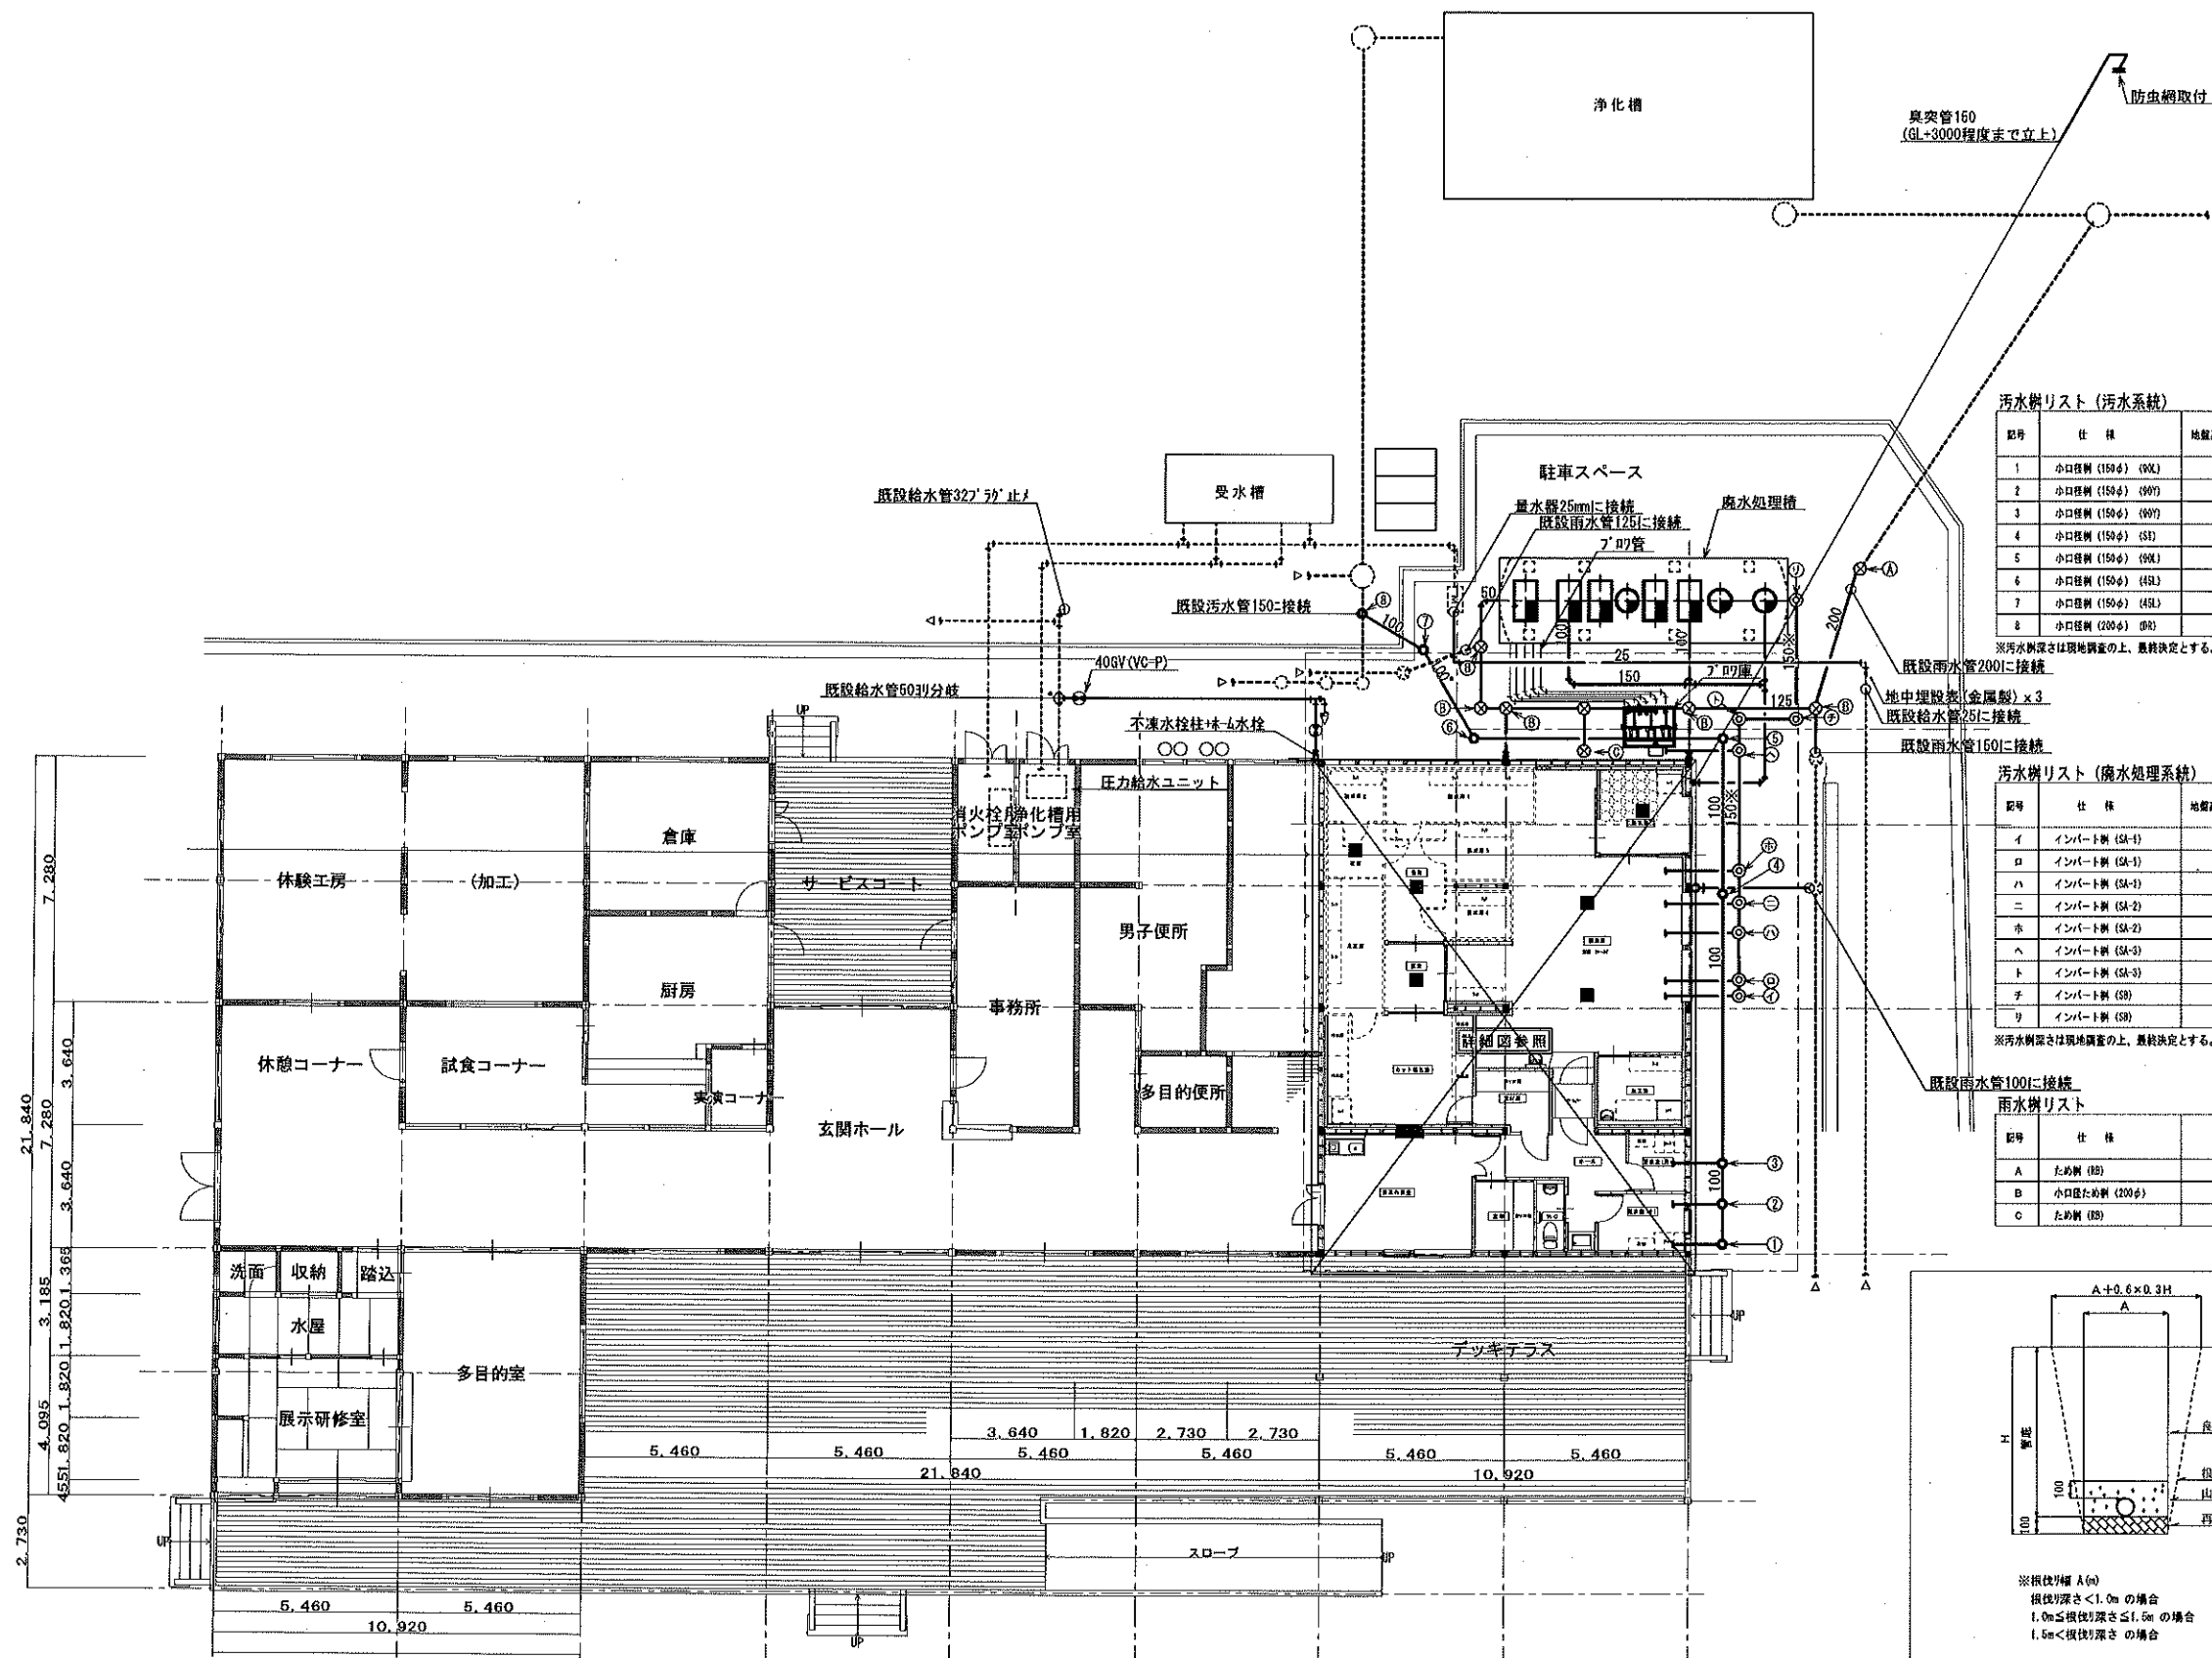

汚水機リスト (汚水系統)


記号	仕様	地盤高 (例元/1)	管底高 (地盤高 -) mm	量仕様	備考
1	小口径機 (150φ) (90L)	13.50	- 530	普通型 (T-2)	
2	小口径機 (150φ) (90L)	13.50	- 530	普通型 (T-2)	
3	小口径機 (150φ) (90L)	13.50	- 550	普通型 (T-2)	
4	小口径機 (150φ) (90L)	13.50	- 720	普通型 (T-2)	
5	小口径機 (150φ) (90L)	13.50	- 810	防臭型 (T-25)	
6	小口径機 (150φ) (90L)	13.50	- 950	防臭型 (T-25)	
7	小口径機 (150φ) (90L)	13.50	- 1010	防臭型 (T-25)	
8	小口径機 (200φ) (90L)	10.90	- 700	普通型 (T-2)	

汚水機リスト (腐水処理系統)

記号	仕様	地盤高 (例元/1)	管底高 (地盤高 -) mm	量仕様	備考
イ	インバート機 (SA-1)	13.50	- 320	防臭型 (SB-400)	
ロ	インバート機 (SA-1)	13.50	- 350	防臭型 (SB-400)	
ハ	インバート機 (SA-1)	13.50	- 400	防臭型 (SB-400)	
ニ	インバート機 (SA-2)	13.50	- 450	防臭型 (SB-400)	
ホ	インバート機 (SA-2)	13.50	- 480	防臭型 (SB-400)	
ヘ	インバート機 (SA-3)	13.50	- 540	防臭型 (SB-400)	
ト	インバート機 (SA-3)	13.50	- 670	防臭型 (SB-400)	
チ	インバート機 (SB)	13.50	- 610	防臭型 (SB-500)	
リ	インバート機 (SB)	13.50	- 670	防臭型 (SB-500)	

雨水機リスト

記号	仕様	側溝寸	量仕様	備考
A	ため機 (BS)	1200	防臭型 (SB-500)	
B	小口径ため機 (200φ)	800-1200	防臭型 (T-25)	
C	ため機 (BS)	1000	防臭型 (SB-500)	

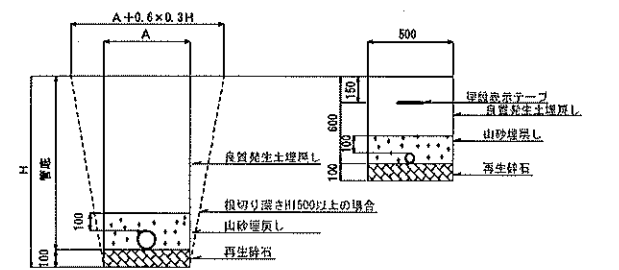

《注記》
1. 高温排水は耐熱性硬質ポリ塩化ビニル管とする。(※表示箇所)
但し、排水及びシンクトラップ用はステンレス管とする。
2. 給水管は天井内配管とする。

工事名称 森の交流センター改修工事

図面 M-03

図面名称 給排水衛生設備 平面図 (改修)

縮尺 1:150


有限会社 汎 連 合 設 計

2020 年 2 月

水戸市北条町1214-3 (青森ビル) TEL 029-244-6472


設計 小室 数園 根本

1級建築士 建設大臣 登録第165337号 小室 晶

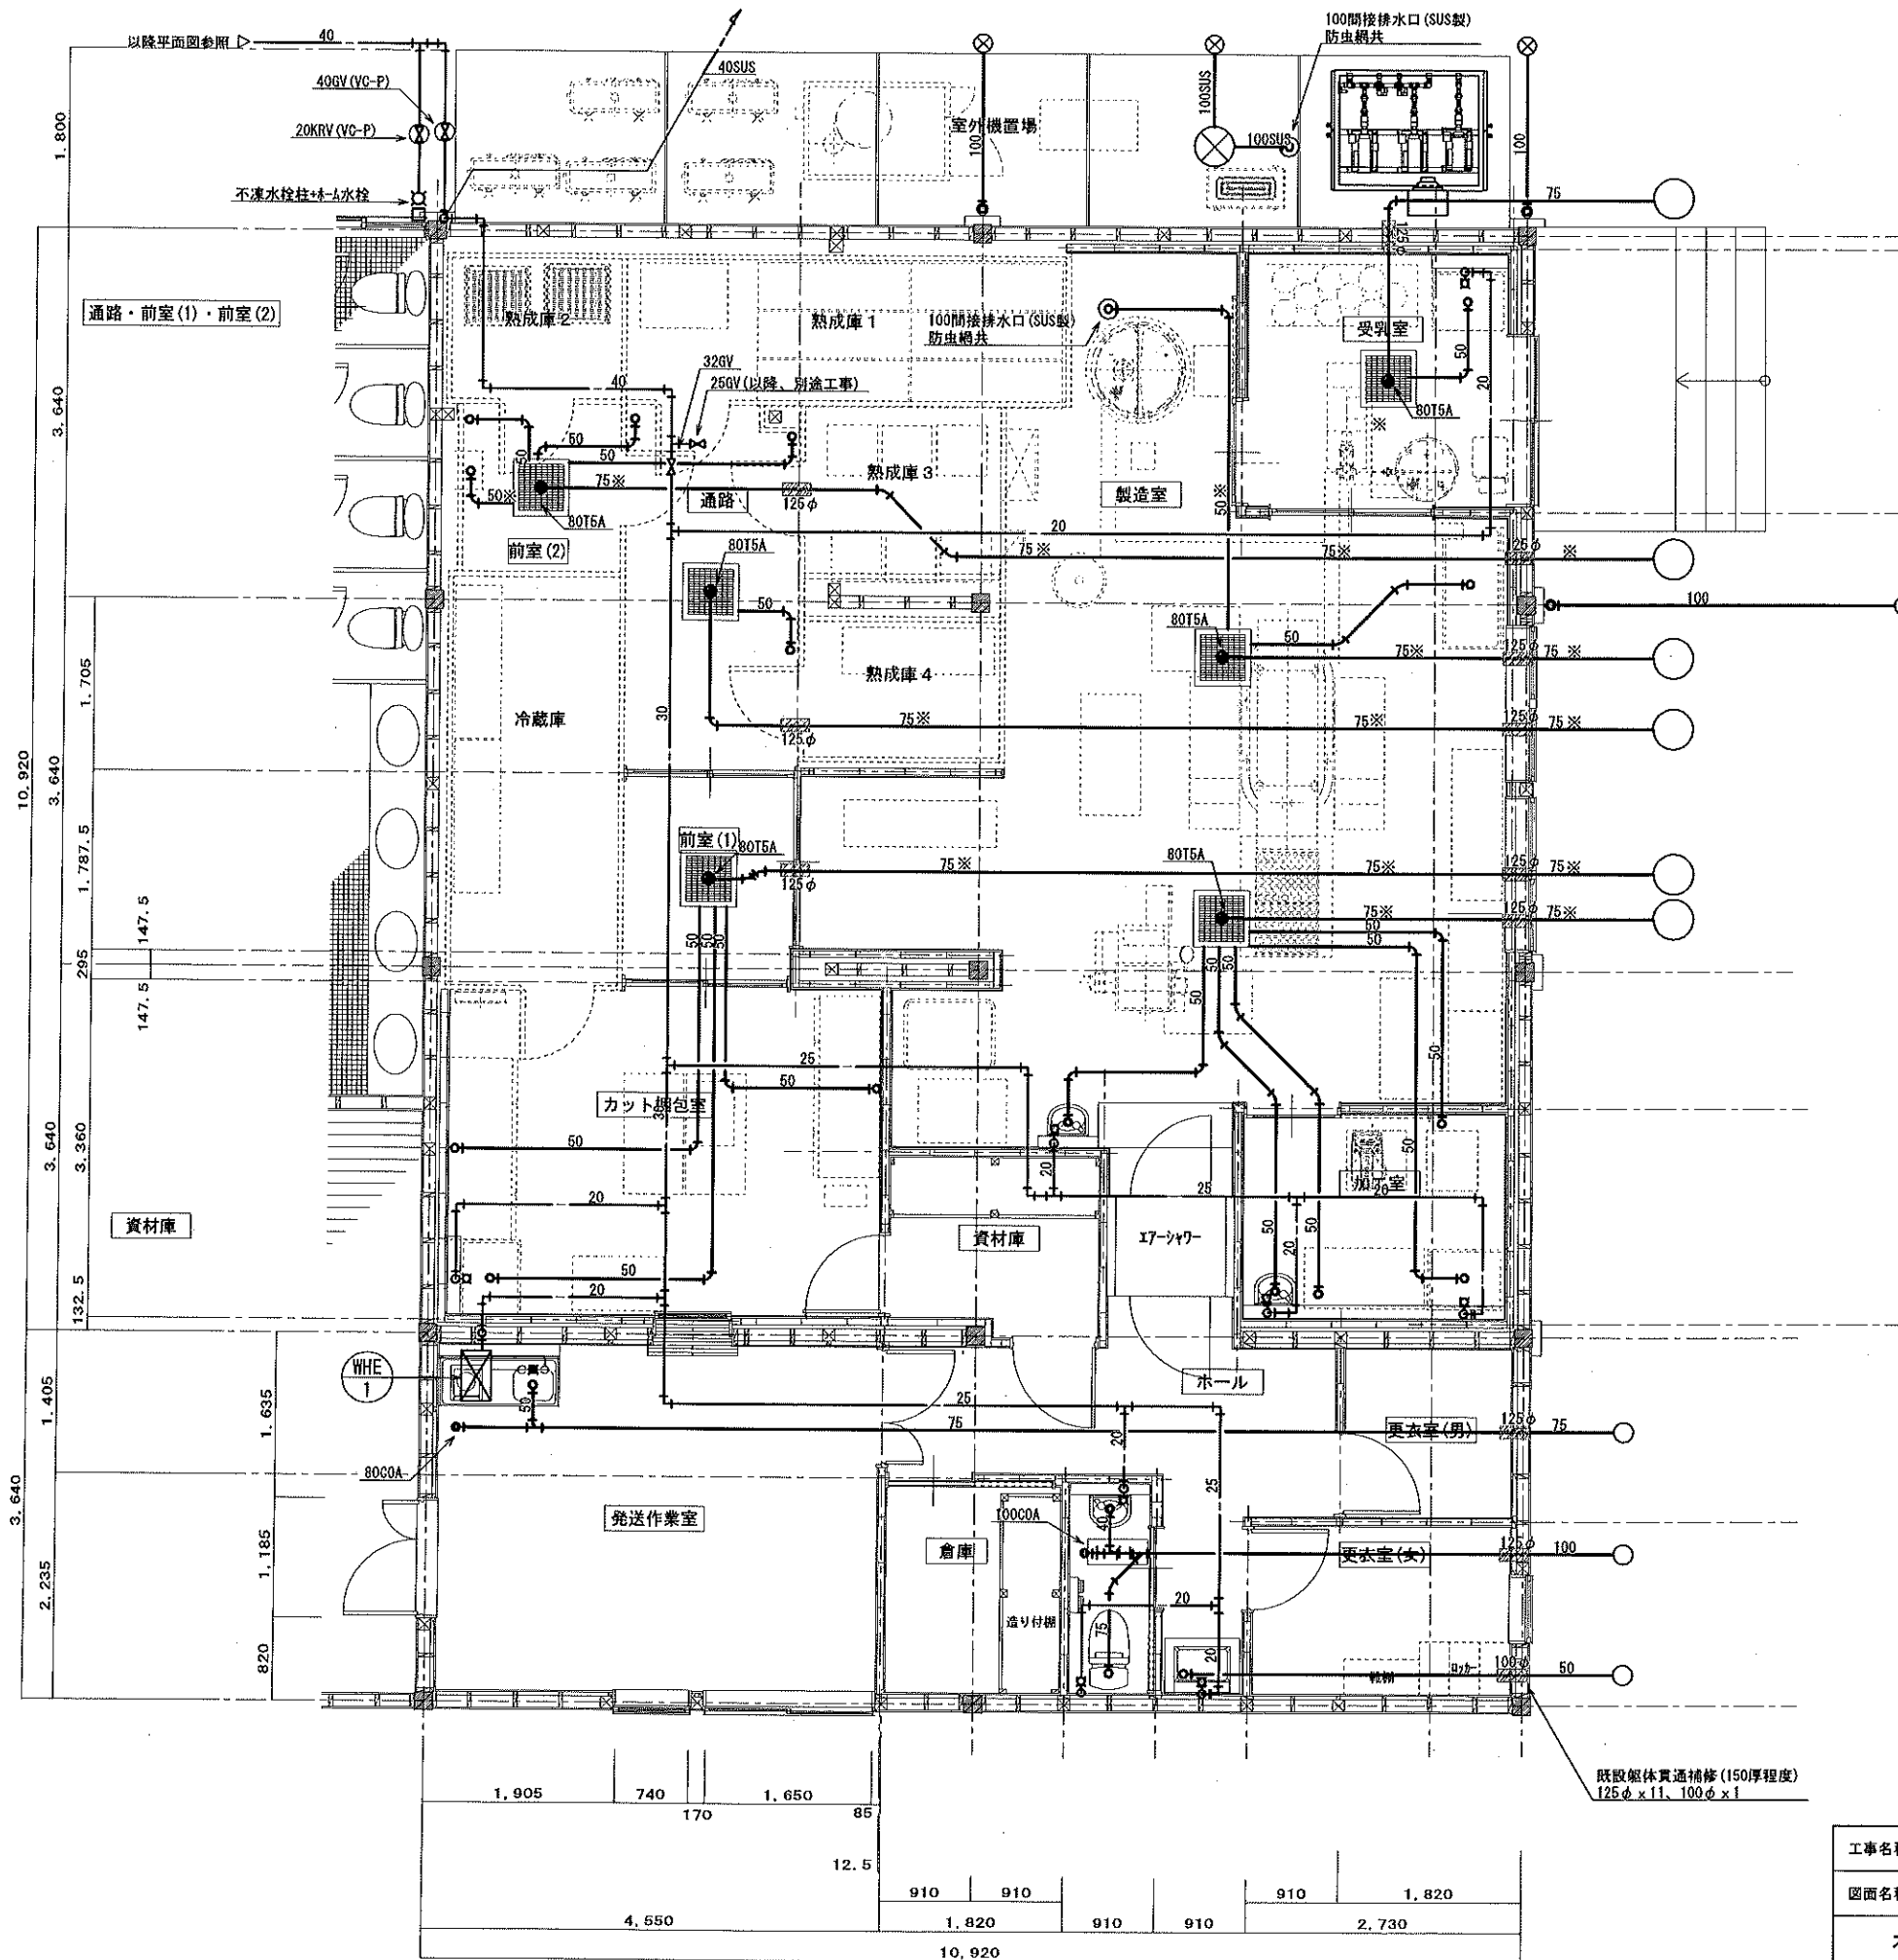


- 《注記》
1. 高温排水は耐熱性硬質ポリ塩化ビニル管とする。(※表示箇所)
但し、ボイラー及びスチームトラップ用はステンレス管とする。
 2. 給水管は天井内配管とする。


工事名称	森の交流センター改修工事	図面	M-04
図面名称	給排水衛生設備 平面詳細図 (改修)	縮尺	1:50
有限会社 汎連合設計		2020年2月	
水戸市笠原町1214-3 (赤蔵ビル) TEL 029-244-5472 1級建築士 建設大臣登録第166337号 小室 晶		設計	小室 晶
		製図	根本

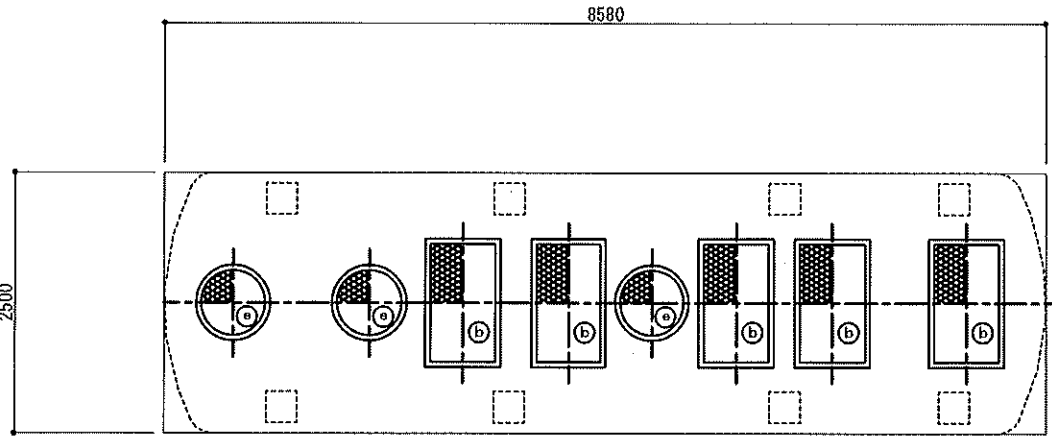


スラブ平面図 1/50

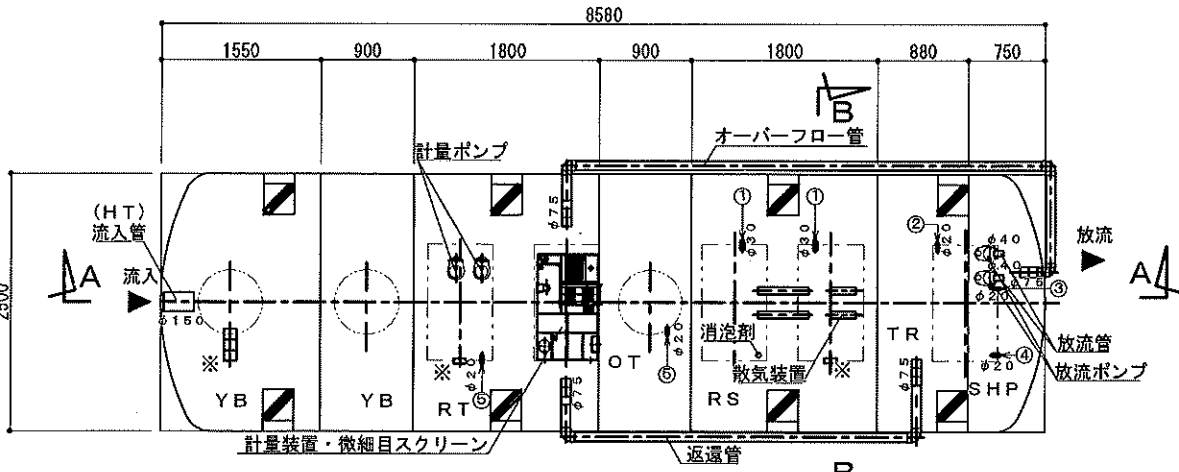



内部平面図 1/50 ※印 排気管φ100 3箇所

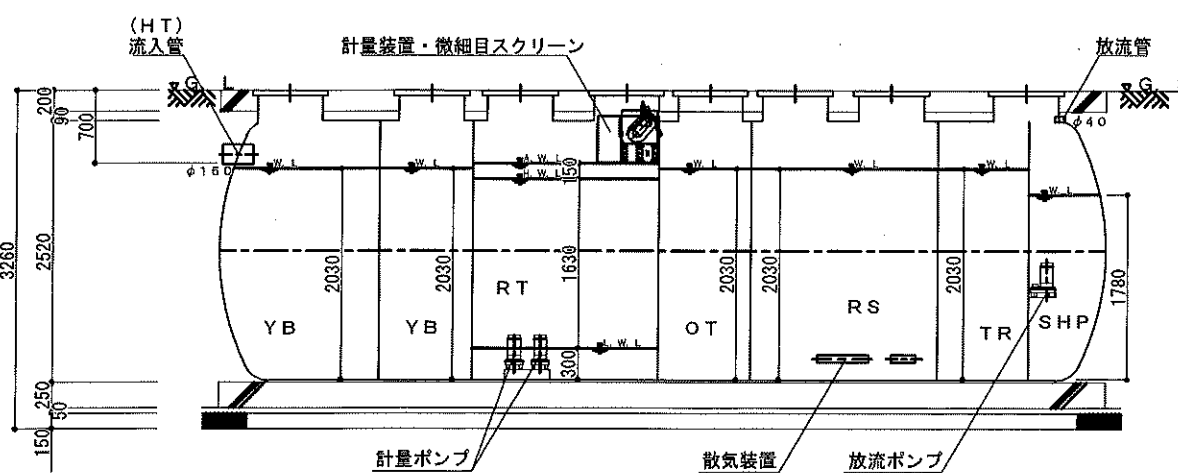

A-A断面図 1/50

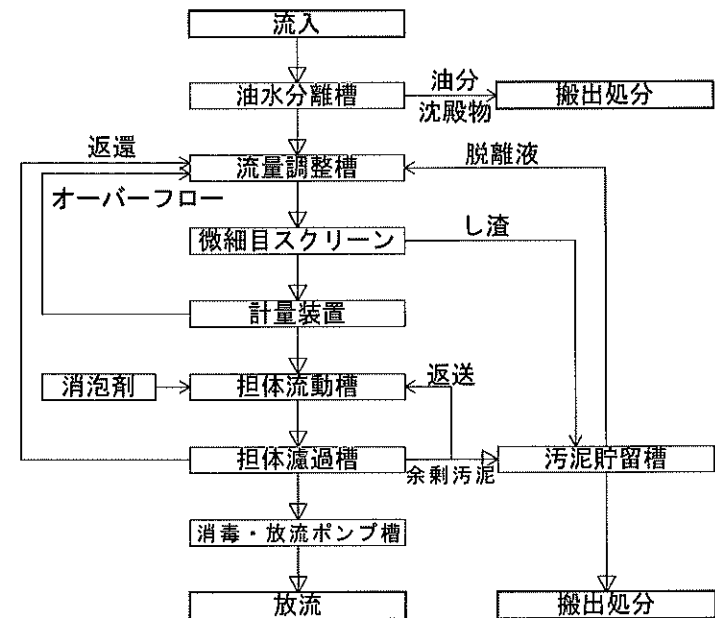

フローシート

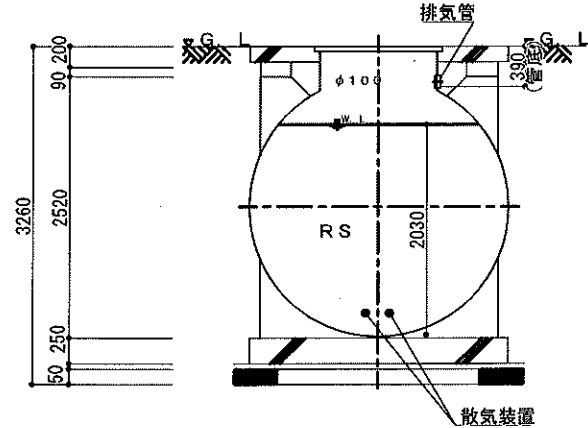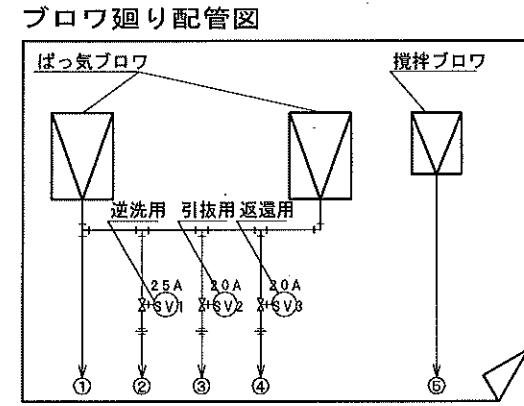

C-C断面図 1/50

TKW3795C

廃水処理装置			
日最大汚水量		9.3 m ³ /日	
流入水質		放流水質	
BOD	350mg/L	BOD	20mg/L
COD	50mg/L	COD	—
SS	180mg/L	SS	—
ノルマルヘキサン抽出物質	350mg/L	ノルマルヘキサン抽出物質	—
T-N	9mg/L	T-N	—
T-P	4mg/L	T-P	—
pH	5.8~8.6	pH	5.8~8.6
水温	60℃以下	水温	—

※油水分離槽流出時に水温40℃以下になっていること。
※ホエーは別途処分して下さい。

記号	槽名称	実有効容積
YB	油水分離槽	9.31 m ³
RT	流量調整槽	6.37 m ³
RS	担体流動槽	7.31 m ³
TR	担体ろ過槽	3.42 m ³
SHP	放流ポンプ槽	2.13 m ³
OT	汚泥貯留槽	3.80 m ³

機器名称	仕様
ばっ気ブロウ	25A x 0.45 m ³ /min x 0.75 kW x 2台
攪はんブロウ	25A x 0.32 m ³ /min x 0.40 kW x 1台
計量ポンプ	50A x 0.14 m ³ /min x 0.25 kW x 2台
放流ポンプ	40A x 0.14 m ³ /min x 0.25 kW x 2台
微細目スクリーン	1.0 mm x 14 m ² /h x 0.025 kW x 1台


記号	寸法	数量	仕様	材質	塗色はグレーとする
b	700 x 1,200	5	1500K	蓋: FRP, 枠: SS (亜鉛メッキ)	
e	φ600	3	1500K	蓋: FRP, 枠: FRP	

配管仕様表	
露出配管 (ブロウ廻り)	SGP
土中配管	φ65以下~VP・φ75以上~VU
槽内配管	メーカー仕様


- 注1) 上部はT-6荷重とする。
 注2) 機器電源は三相200V、総電力は3.3kWとする。
 注3) 図中の「G.L.」は処理槽位置での仕上りレベルを示す。
 注4) 処理槽からブロウまでの距離は10m以内とする。
 注5) 流入管・放流管工事は別途とする。又接続工事は処理槽工事範囲外とする。
 注6) 排気管工事は別途とする。又接続工事は処理槽工事範囲外とする。
 排気管工事は必ず行うこと。
 排気管は処理槽に向かって下り勾配とし、管内部に水がたまらないよう施工すること。
 排出口は、近隣に影響を与えないよう屋上など風通しの良い場所に設けること。
 注7) 電気工事は二次側 (処理槽制御盤以降) を処理槽工事とする。
 一次側 (電源引き込み、アース引き込み) は処理槽工事範囲外とする。
 注8) 外部警報接続工事は処理槽工事範囲外とする。
 注9) 地耐力は60kN/m²以上必要とする。(実際の工事業者が確認後施工の事)
 注10) 岩掘削工事、杭工事、地盤改良工事、ウェルポイント工事、地盤調査は別途とする。
 注11) 工事用水道使用料金 (水張用水費)、工事用仮設電源は別途とする。
 注12) 埋め戻しは良質土にて行うこと。
 注13) 散水栓13mm以上を5m以内に設置のこと。設置工事は処理槽工事範囲外とする。
 注14) 外構工事は処理槽工事範囲外とする。
 注15) 現状嵩上げ高さ: 0mm、最高嵩上げ高さ: 300mmまで
 注16) 下記条件の場合は、処理槽本体を補強仕様に変更する必要があります。
 (実際の工事業者が確認後施工の事)
 ・嵩上げ高さが300mmを超える場合
 ・地下水位がG.L.-1000mmより高い場合
 注17) 荷重影響線内に注1を超える荷重がある場合、擁壁の設置等が必要になります。
 注18) 実際の流入条件が設計値と異なる場合、目標処理水質が出ないことがあります。

※土木工事は、山留を行うこと。

工事名称	森の交流センター改修工事	図面	M-05
図面名称	廃水処理槽 構造図	縮尺	1:50
有限会社 汎連合設計		2020年2月	
水戸市立原町1214-3(常盤ビル) TEL 029-244-6472		設計 小室 製図 根本	
1級建築士 建設大臣 登録第166337号		小室 晶	

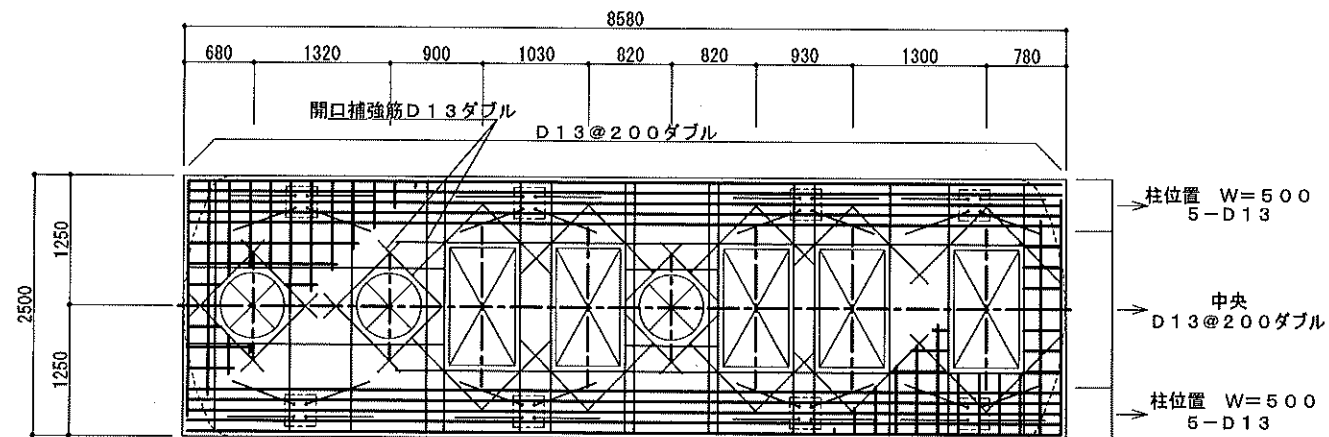


スラブ配筋図 1/50

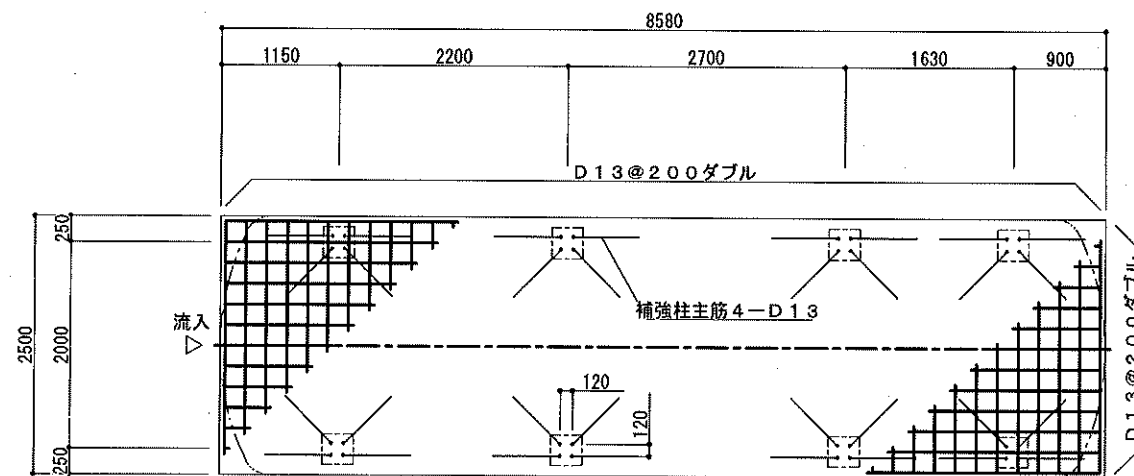


ベース配筋図 1/50

TKW3795C	
一般事項	
コンクリート	$F_c = 21 \text{ N/mm}^2$
鉄筋	SD295A
鉄筋かぶり	スラブ 40
	ベース 60
定着及継手	40d
地業	碎石又はRC40


注1) 上部はT-6荷重とする。
 注2) 図中の「G. L.」は処理槽位置での仕上げレベルを示す。
 注3) 地耐力は60kN/m²以上必要とする。(実際の工事業者が確認後施工の事)

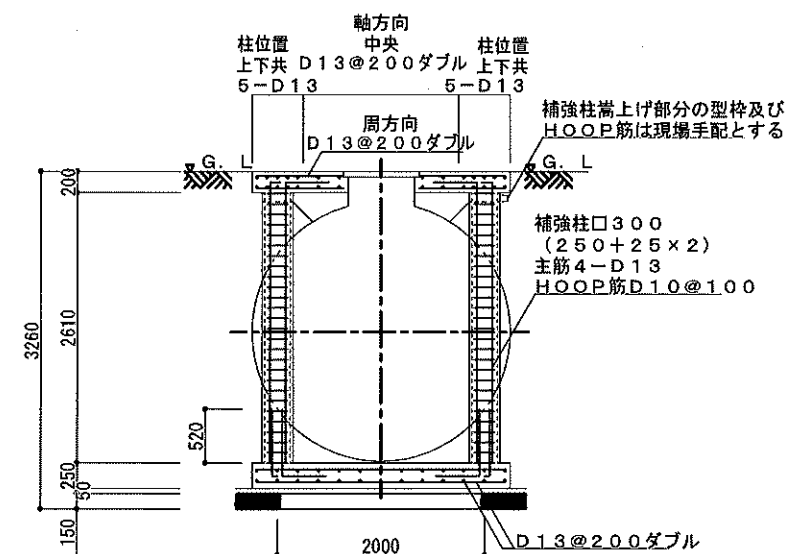


横型槽断面配筋図 1/50

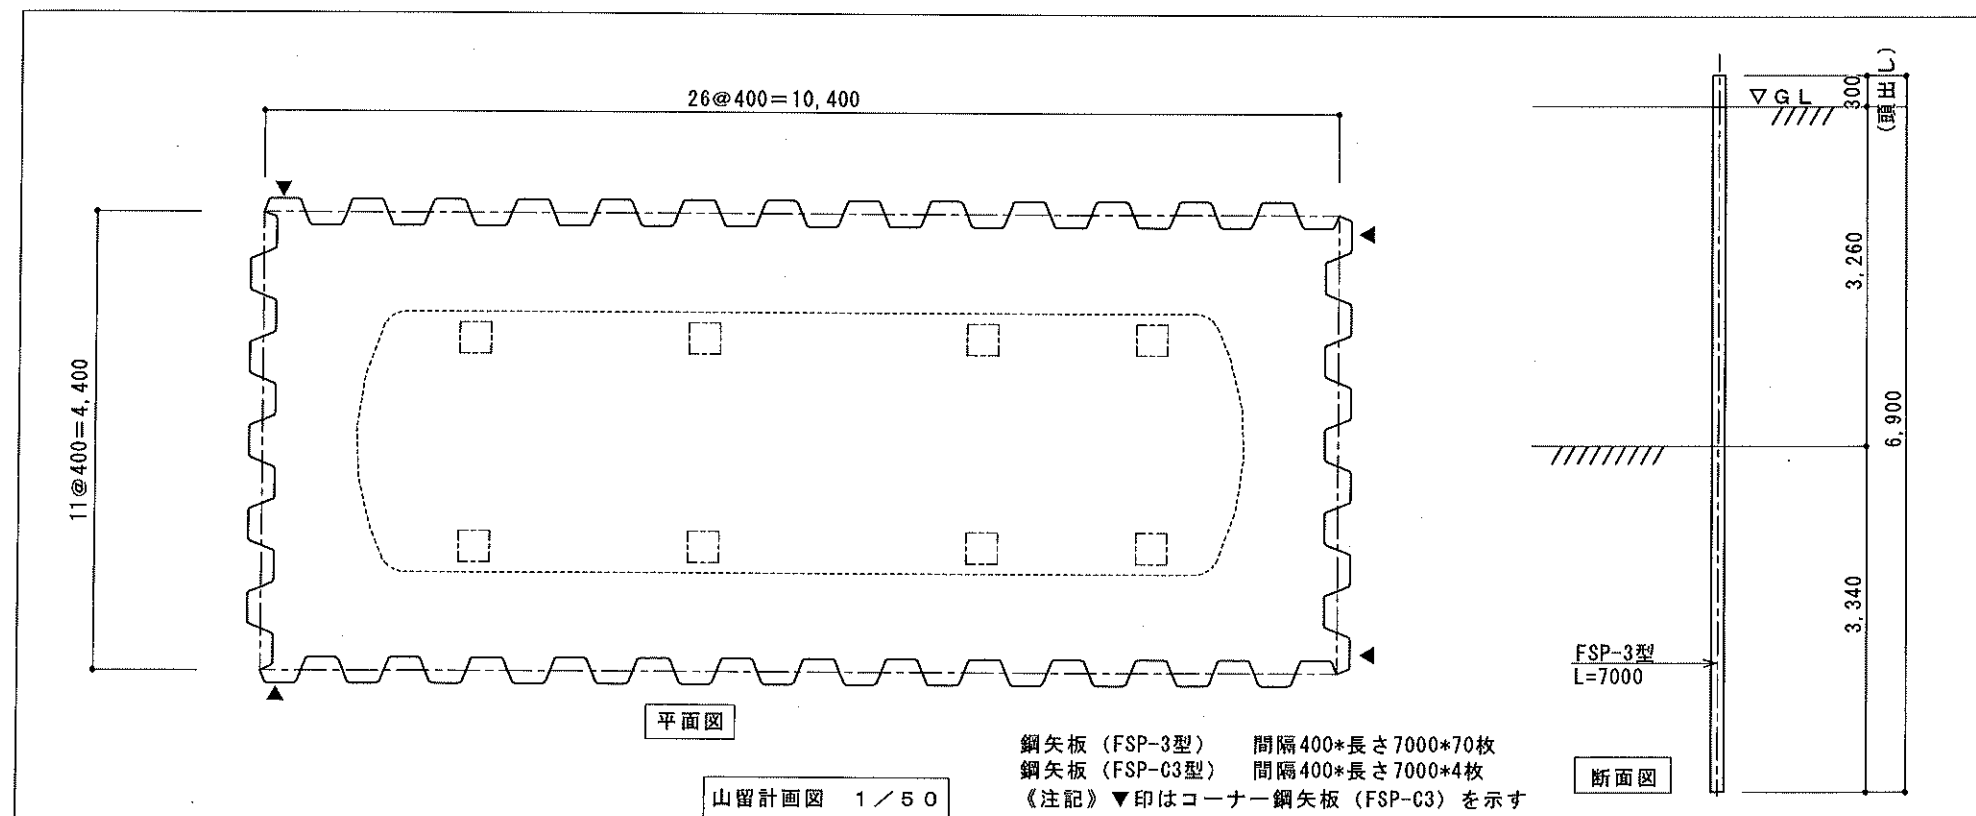

工事名称	森の交流センター改修工事	図面	M-06
図面名称	廃水処理槽 配筋図	縮尺	1:50
有限会社 汎 連 合 設 計		2020 年 2 月	
水戸市塩原町1214-3(斉藤ビル) TEL 029-244-6472 1級建築士 建設大臣 登録第165337号 小室 晶		設計	小室 晶

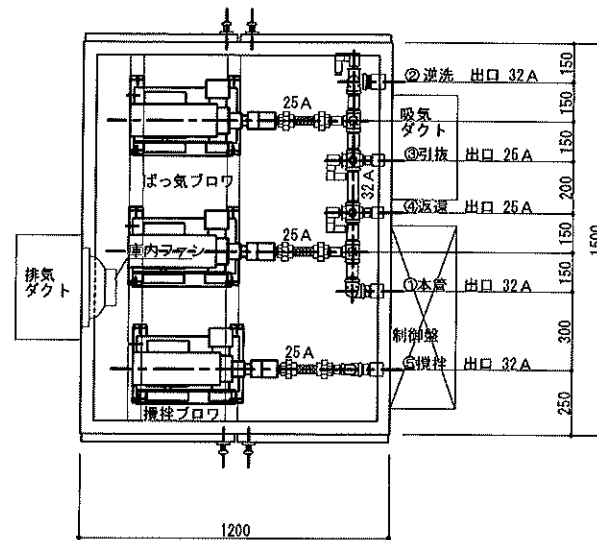


内部平面図 1/20

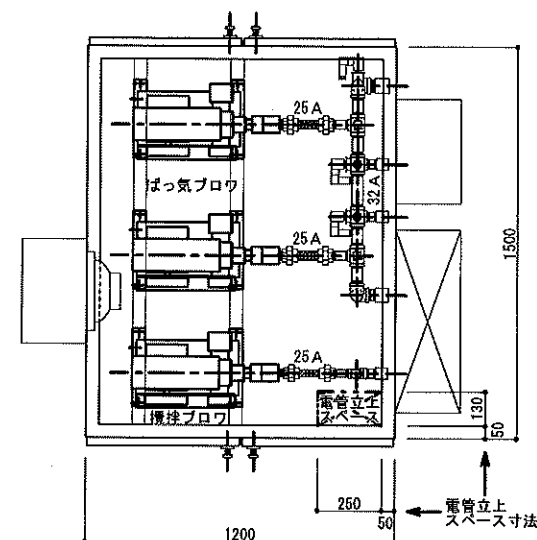


電管立上スペース詳細図 1/20


- 注1) ブロウ配管取り出し口はSGPソケット止めとする。
 注2) 土中部分の配管径は施工図又は口径表に従ってください。
 注3) 支持金物アングル等の位置は参考とする。
 注4) 電線管は電管立上スペースの内側に立ち上げてください。

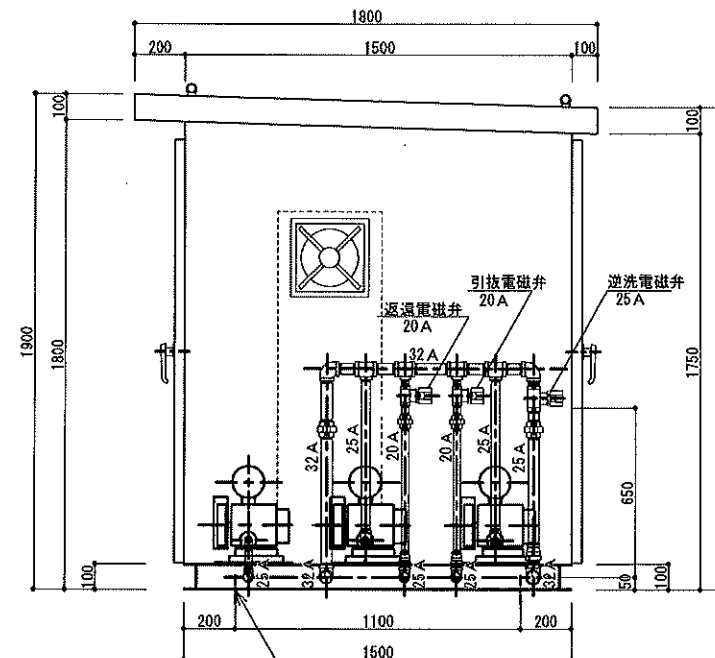


側断面図 1/20

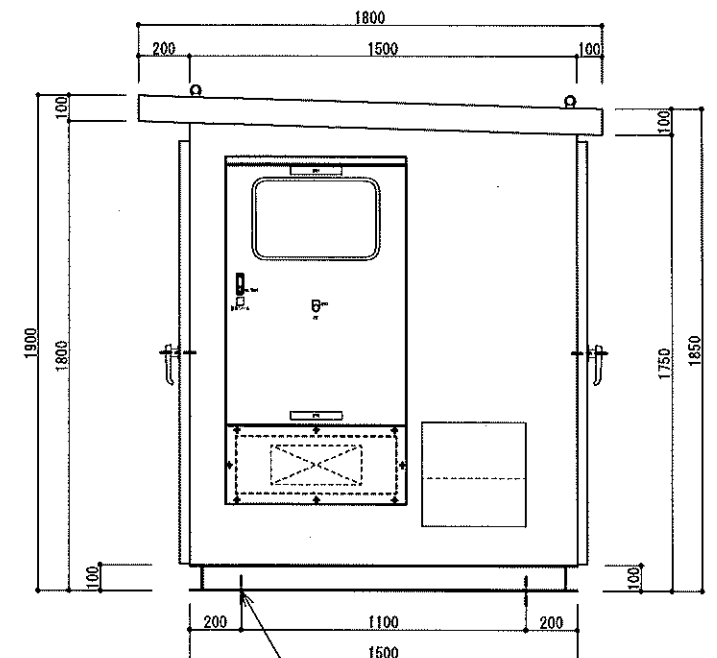


側面図 1/20

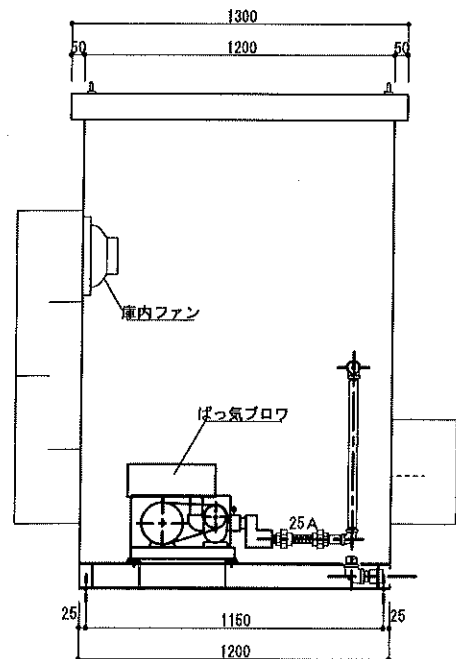

正断面図A 1/20

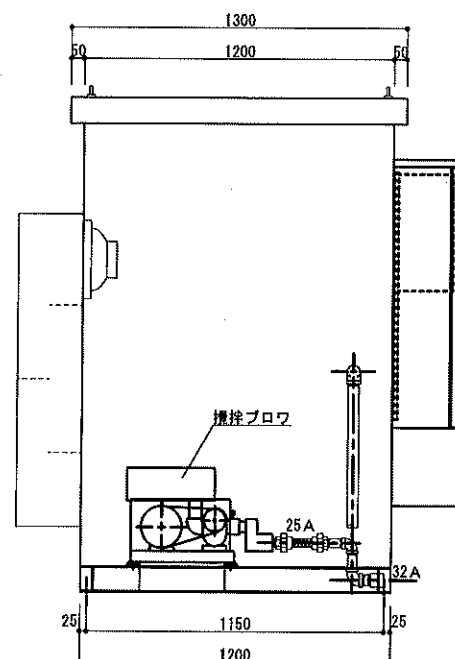

正断面図B 1/20

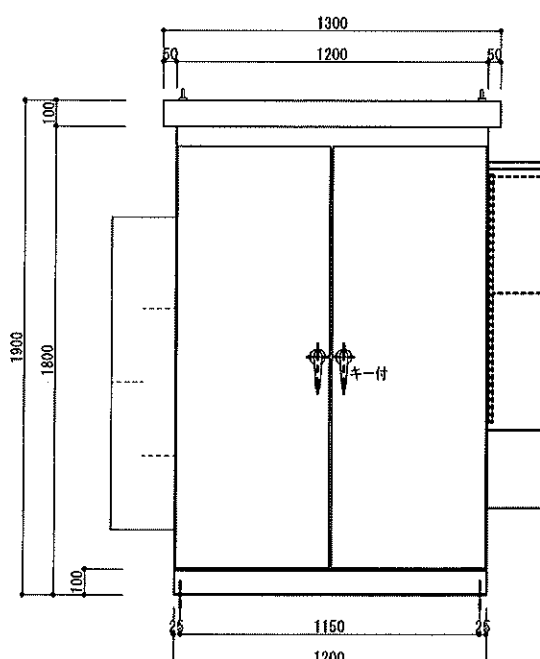


正面図 1/20

TKW3795C




仕様表		
本体	SPC 2.3t	塗装色 マンセル6Y7/1
ベース	S S	C100×50
取手		キー付
制御盤		別図参照
内部		照明1灯、ガラスウールガラスクロス押え32K 2.5mm厚
配管材料	SGP	ネジ部錆止塗装+指定色SOP塗装
支持材料	S S	図面位置は参考とする

注) アンカー穴位置に注意下さい(端部から200mm)

工事名称	森の交流センター改修工事	図面	M-07
図面名称	廃水処理槽 ブロウ庫図	縮尺	1:20
有限会社 汎 連 合 設 計 水戸市笠原町1214-3(斉藤ビル) TEL 029-244-5472 1級建築士 建設大臣 登録第165337号 小 室 晶		2020年2月	
		設計	小室 晶
		製図	根本

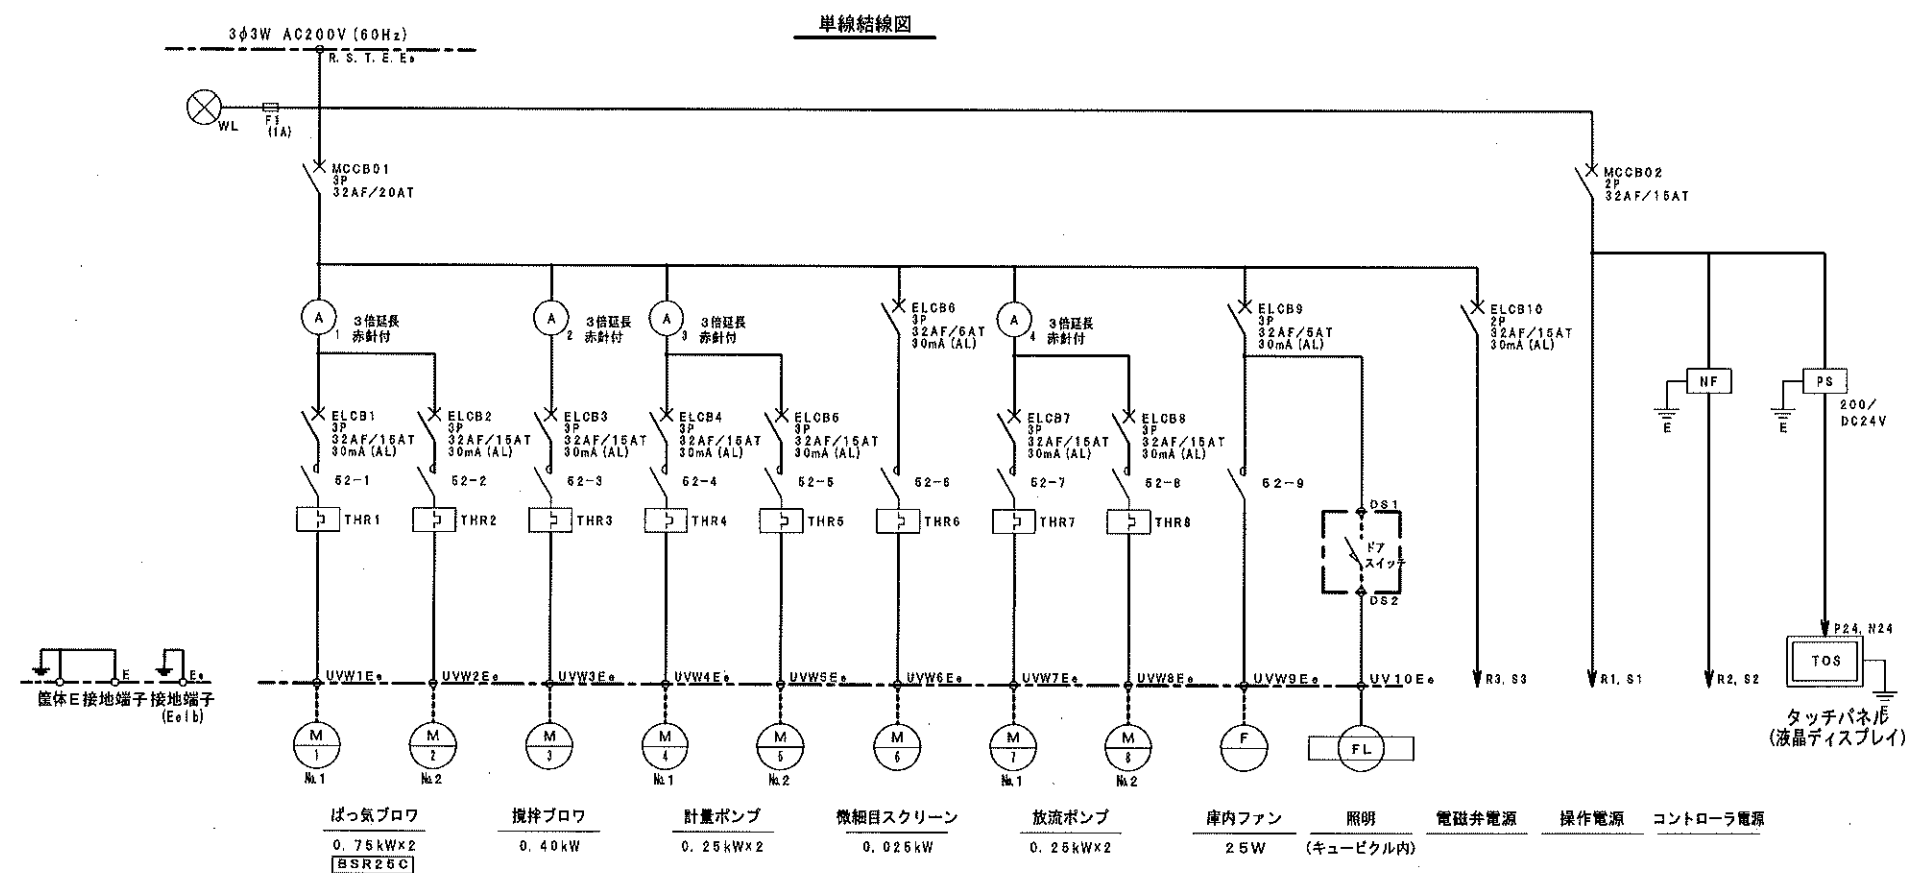

盤姿図 1/10

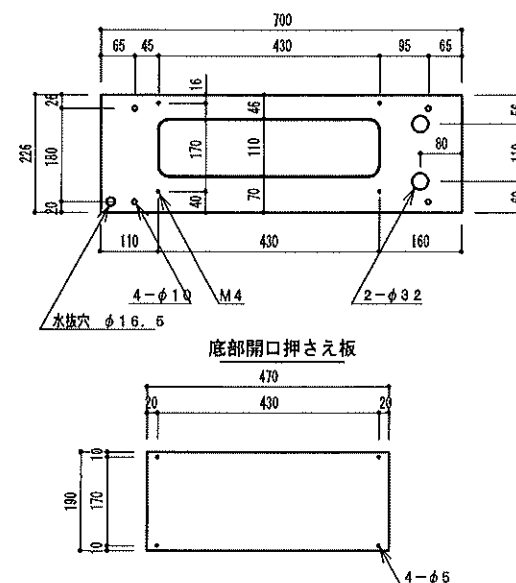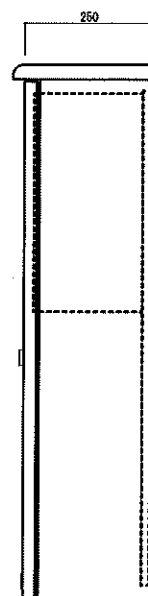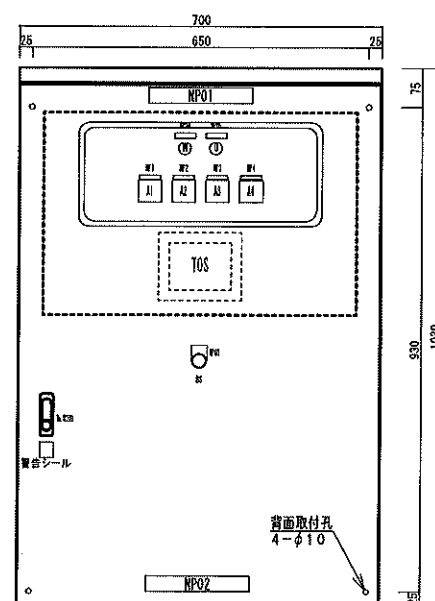



制御盤仕様

設計番号	TKW3795C
構造	水切、防水・防塵構造
板厚	本体 1.6t (中板 2.3t) 扉 1.6t
塗装	外面 マンセル5Y7/1 内面 マンセル5Y7/1

工事名称	森の交流センター改修工事	図面	M-08
図面名称	廃水処理槽 制御盤図	縮尺	1:10
有限会社 汎 連 合 設 計		2020 年 2 月	
水戸市笠原町1214-3 (済縁ビル) TEL 029-244-6472 1級建築士 建設大臣 登録第165337号 小室 晶		設計	小室 製図 根本

換 気 機 器 表

記号	機 器 名 称	設置場所			機 器 仕 様							電源 (50Hz)				防振装置	付属品	備考 (参考型番)
		階	室名	台数	型式	据付	番手	通常換気		24H換気		相	電圧	定格出力	消費電力	H : 防振ハンガー G : ゴム S : スプリング P : ゴムパッド		
								風量	静圧	風量	静圧							
								m3/h	Pa	m3/h	Pa							
SF-1	軸流ダクトファン	1	製造室	1	消音形	天	#4	1000	400	-	-	3	200	1100.0	870.0	H	コントロールスイッチ (FS-07SWA) 、3相用コントロールボックス (FS-09SW) 防振吊金具 他一式	JFU-350T3
EF-1	天井換気扇	1	カット梱包室	1	金属グリル	天	150φ	340 (強)	70	180 (弱)	45	1	100	-	38.0	H	コントロールスイッチ (P-20SHV2) 、天吊金具 他一式	VD-20ZV3
EF-2	天井換気扇	1	加工室	1	金属グリル	天	100φ	160 (強)	140	85 (弱)	80	1	100	-	20.5	H	コントロールスイッチ (P-20SHV2) 、天吊金具 他一式	VD-15ZVY3
EF-3	天井換気扇	1	発送作業室	1	インテリア格子	天	100φ	160 (強)	135	85 (弱)	110	1	100	-	20.0	H	コントロールスイッチ (P-20SHV2) 、天吊金具 他一式	VD-15ZVX3-C
EF-4	天井換気扇	1 1	更衣室 WC	2 1 計 3	サニタリー用	天	100φ	80	60	-	-	1	100	-	13.0	H	コントロールスイッチ (P-10SW2) 、天吊金具 他一式	VD-13ZC10
EF-5	有圧換気扇	1	受乳室	1	厨房電動シャッター付	壁	250φ	350 (強)	20	-	-	1	100	-	41.0	-	コントロールスイッチ (FS-04SWA) 、取付枠 他一式	EFC-25MSB
AFU-1	フィルターユニット	1	製造室	1	ダクト中間型 (プレフィルター+中性能フィルター)	天	-	1000	119	-	-	-	-	-	-	H	差圧計、予備フィルター (100%) 他一式	プレフィルター寸法 : 305 × 610 × 20 中性能フィルター寸法 : 305 × 610 × 150 フィルターケーシング寸法 : 500 × 700 × 400
《特記事項》 1. 24H換気は、シックハウス対応の機器を示す。 2. コントロールスイッチは電気設備工事に支給し、本体取付・配管配線は電気設備工事とする。 3. モーターは高効率とし、電動機出力はJIS C4213の試験方法による値を示す。																		

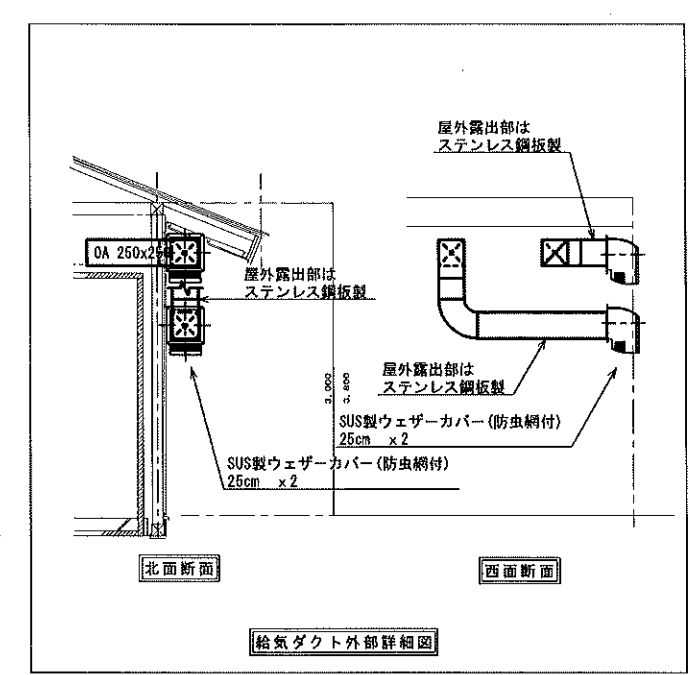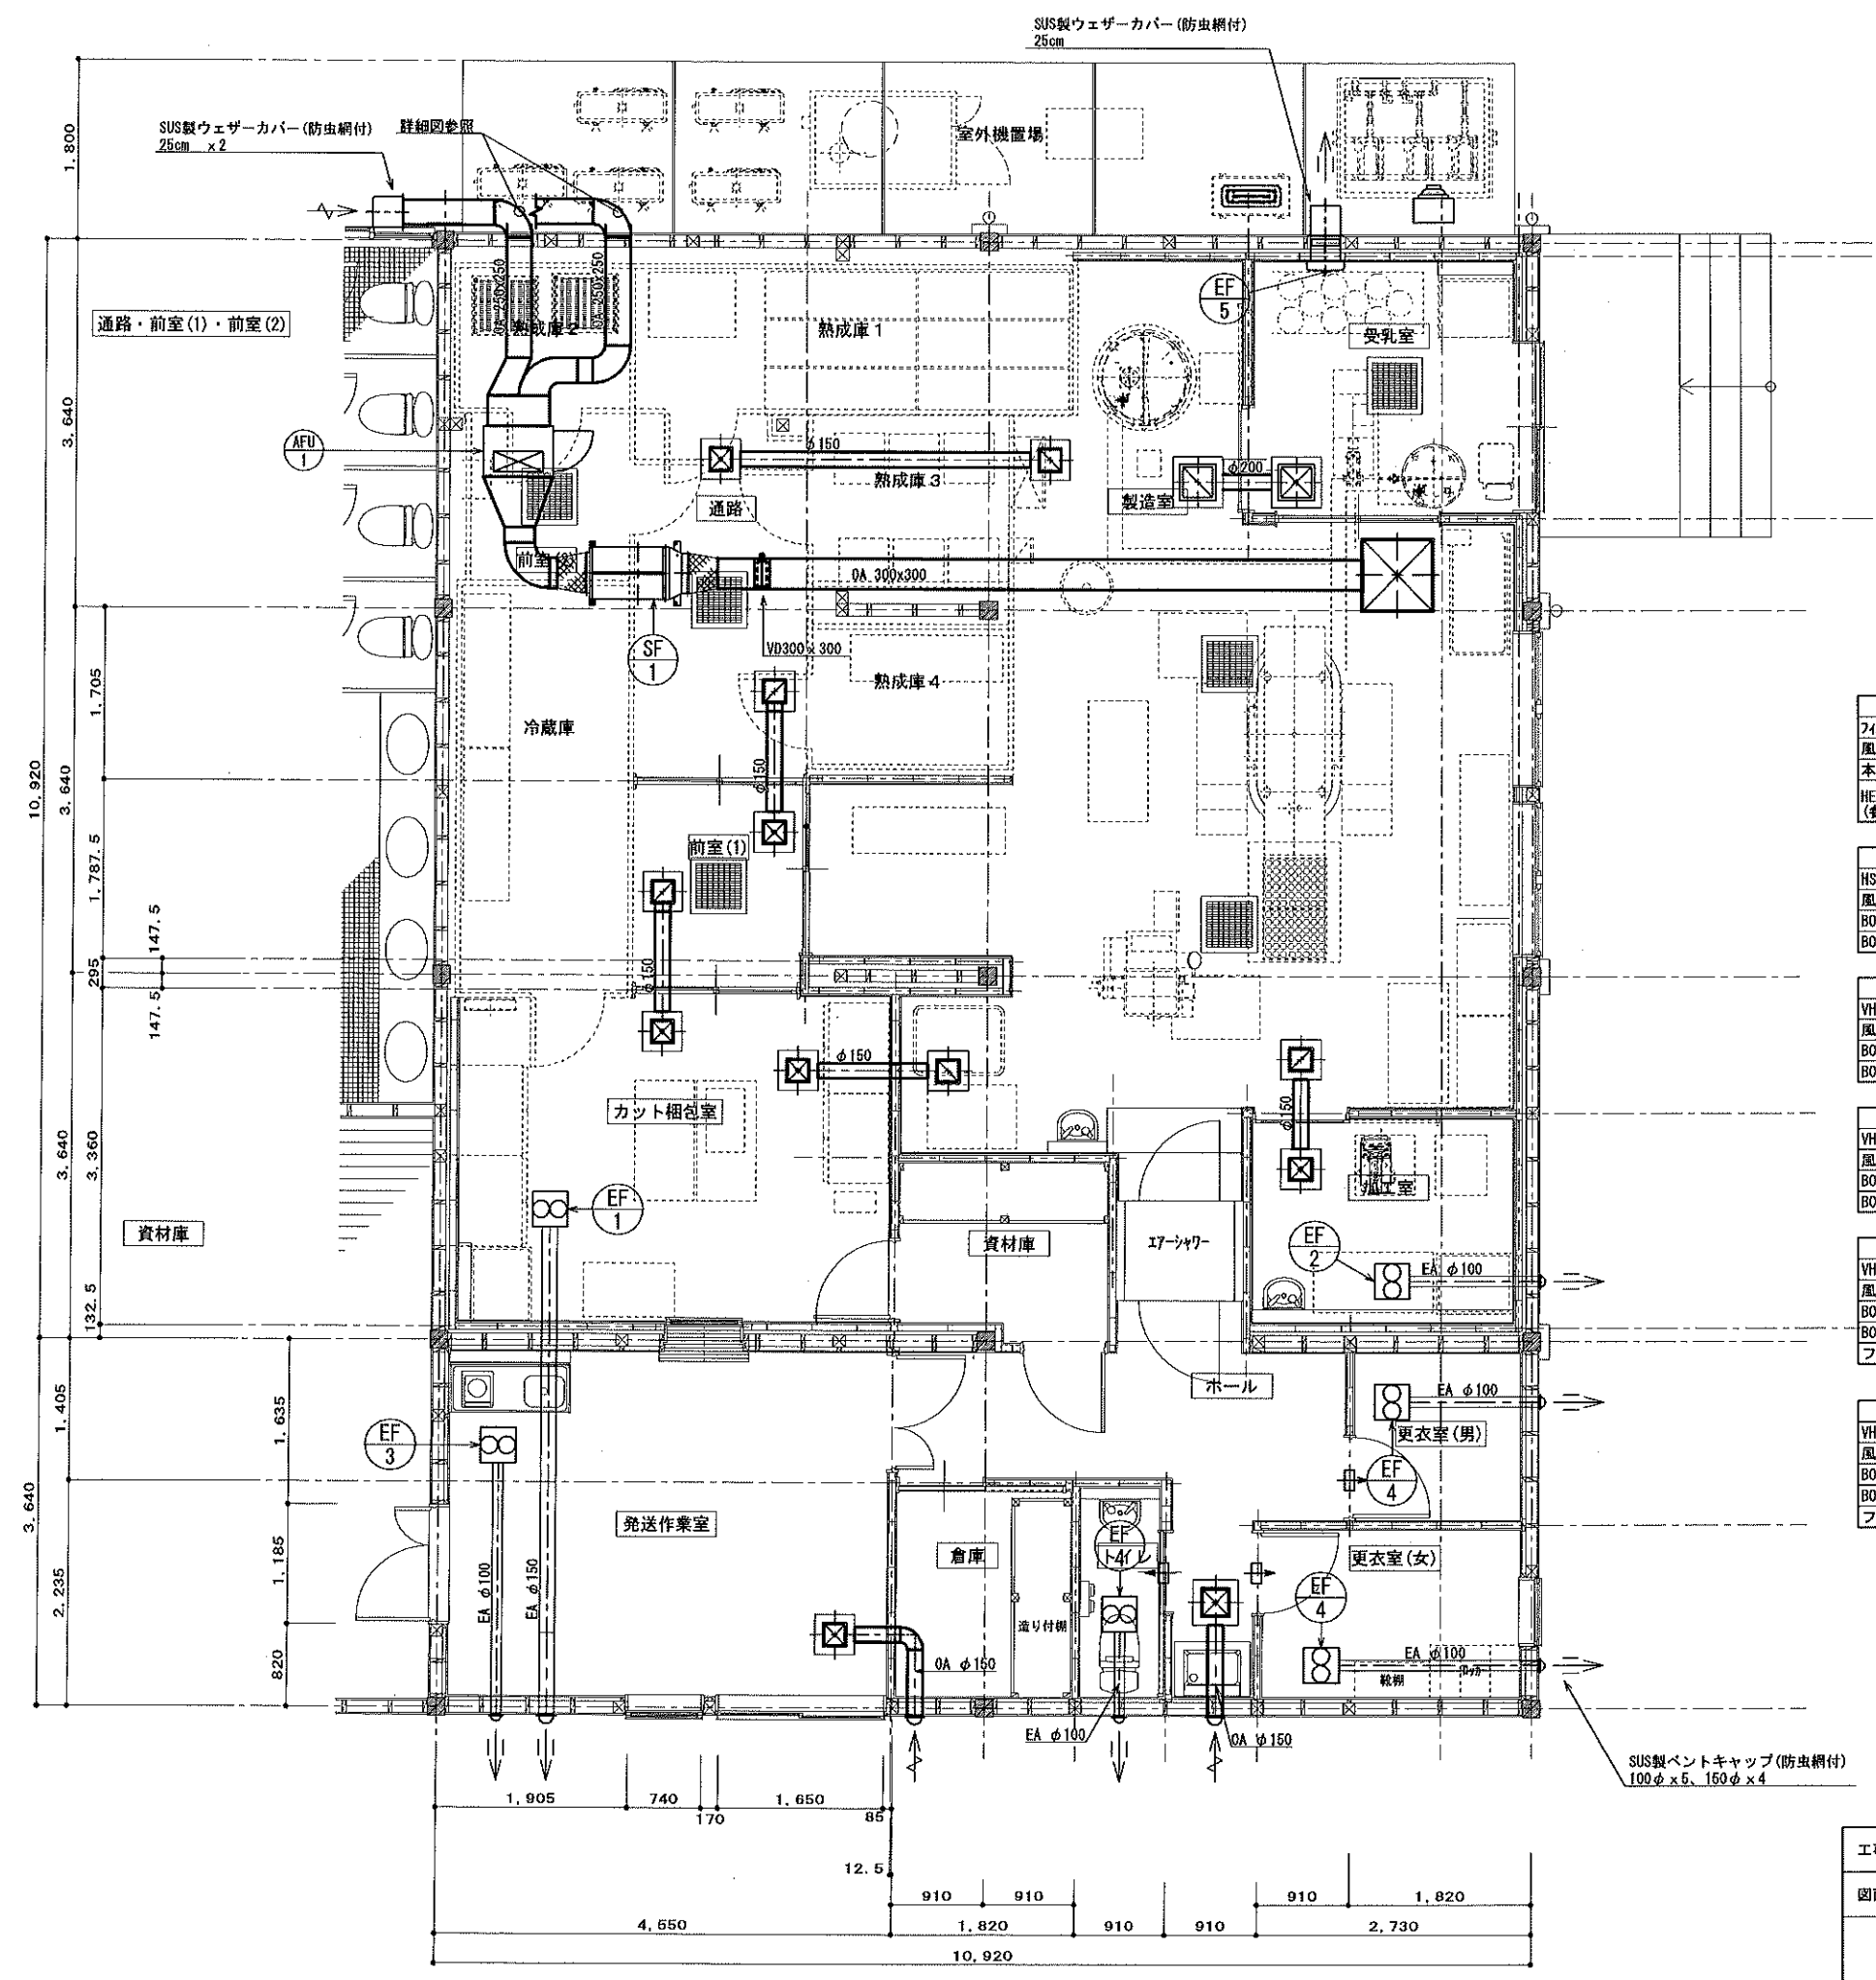

製造室		製造室	
フィルターユニット	760 x 760	HS	200 x 200
風量	1000 m³/h	風量	160 m³/h
本体寸法	690x690x440 H	BOX	400x400x400 H
HEPA7以上共 (参考型番: クリーンAPCL型)		BOX内貼	GW25 t

製造室		加工室	
HS	200 x 200	VHS	200 x 200
風量	170 m³/h	風量	160 m³/h
BOX	400x400x400 H	BOX	400x400x400 H
BOX内貼	GW25 t	BOX内貼	GW25 t

前室(1)・通路		製造室	
VHS	200 x 200	HS	300 x 300
風量	170 m³/h	風量	350 m³/h
BOX	400x400x400 H	BOX	500x500x400 H
BOX内貼	GW25 t	BOX内貼	GW25 t

カット梱包室		受乳室	
VHS	200 x 200	VHS	300 x 300
風量	170 m³/h	風量	350 m³/h
BOX	400x400x400 H	BOX	500x500x400 H
BOX内貼	GW25 t	BOX内貼	GW25 t


発送作業室		ホール	
VHS	200 x 200	VHS	250 x 250
風量	160 m³/h	風量	240 m³/h
BOX	400x400x400 H	BOX	450x450x400 H
BOX内貼	GW25 t	BOX内貼	GW25 t
フィルドフィルター付		フィルドフィルター付	

【注記】
1. 図は、引戸換気経路及びアンダーカット換気経路を示す。

工事名称	森の交流センター改修工事	図面	M-10
図面名称	換気設備 平面詳細図 (改修)	縮尺	1:50
有限会社 汎 連 合 設 計		2020 年 2 月	
水戸市笠原町1214-3 (青森ビル) TEL 029-244-5472 1級建築士 建設大臣 登録第166337号 小 室 晶		設計	小室 晶
		製図	根本

空調機器表


記号	機 器 名 称	設置場所		台数	型 式	相当 馬力 HP	室 外 機								室 内 機						防振装置 G : ゴム S : スプリング P : ゴムパッド	付属品	備考 (参考型番)		
		階	室名				冷房 能力 kW	暖房 能力 kW	電源 (50Hz)						冷房 能力 kW	暖房 能力 kW	電源 (50Hz)								
									相 φ	電圧 V	圧縮機 出力 kW	送風機 出力 kW	定格消費電力				相 φ	電圧 V	送風機 出力 kW	定格消費電力					
													冷房 kW	暖房 kW						冷房 kW				暖房 kW	
ACP-1	空冷ヒートポンプエアコン	1	製造室 (室外機：屋外地上)	1	厨房用 (同時ツイン)	10.0	25.0	28.0	3	200	5.70	0.292+0.292	12.10	9.10	12.5 12.5	14.0 14.0	- -	- -	0.130 0.130	- -	G (室外機)	コントロールスイッチ、 アクティブフィルター、 スライドブロック×2 他一式	SZT280CJD		
ACP-2	空冷ヒートポンプエアコン	1	カット梱包室 (室外機：屋外地上)	1	厨房用	3.0	7.1	8.0	3	200	1.70	0.070	3.10	2.90	7.1	8.0	-	-	0.060	-	-	G (室外機)	コントロールスイッチ、 ドレンアップメカ、フィルター、 スライドブロック×2 他一式	SZRT80BCT	
ACP-3	空冷ヒートポンプエアコン	1	発送作業室 (室外機：屋外地上)	1	天井カセット形4方向	2.5	5.6	6.3	3	200	1.18	0.070	1.44	1.45	5.6	6.3	-	-	0.053	-	-	G (室外機)	コントロールスイッチ、 ドレンアップメカ、フィルター、 スライドブロック×2 他一式	SZRC63BCT	
ACP-4	空冷ヒートポンプエアコン	1	加工室 (室外機：屋外地上)	1	壁掛形	1.5	3.6	4.0	3	200	0.59	0.070	0.895	0.940	3.6	4.0	-	-	0.027	-	-	G (室外機)	コントロールスイッチ、フィルター、 スライドブロック×2 他一式	SZRA40BCT	
《特記事項》 1. 定格能力、消費電力は燃料消費量は JIS 又は JRA の試験方法による値とする。 2. 空調機の屋内外渡り配線は、冷媒管共巻とする。 3. 高調波対策アクティブフィルター付とする。(8HP以上)																									

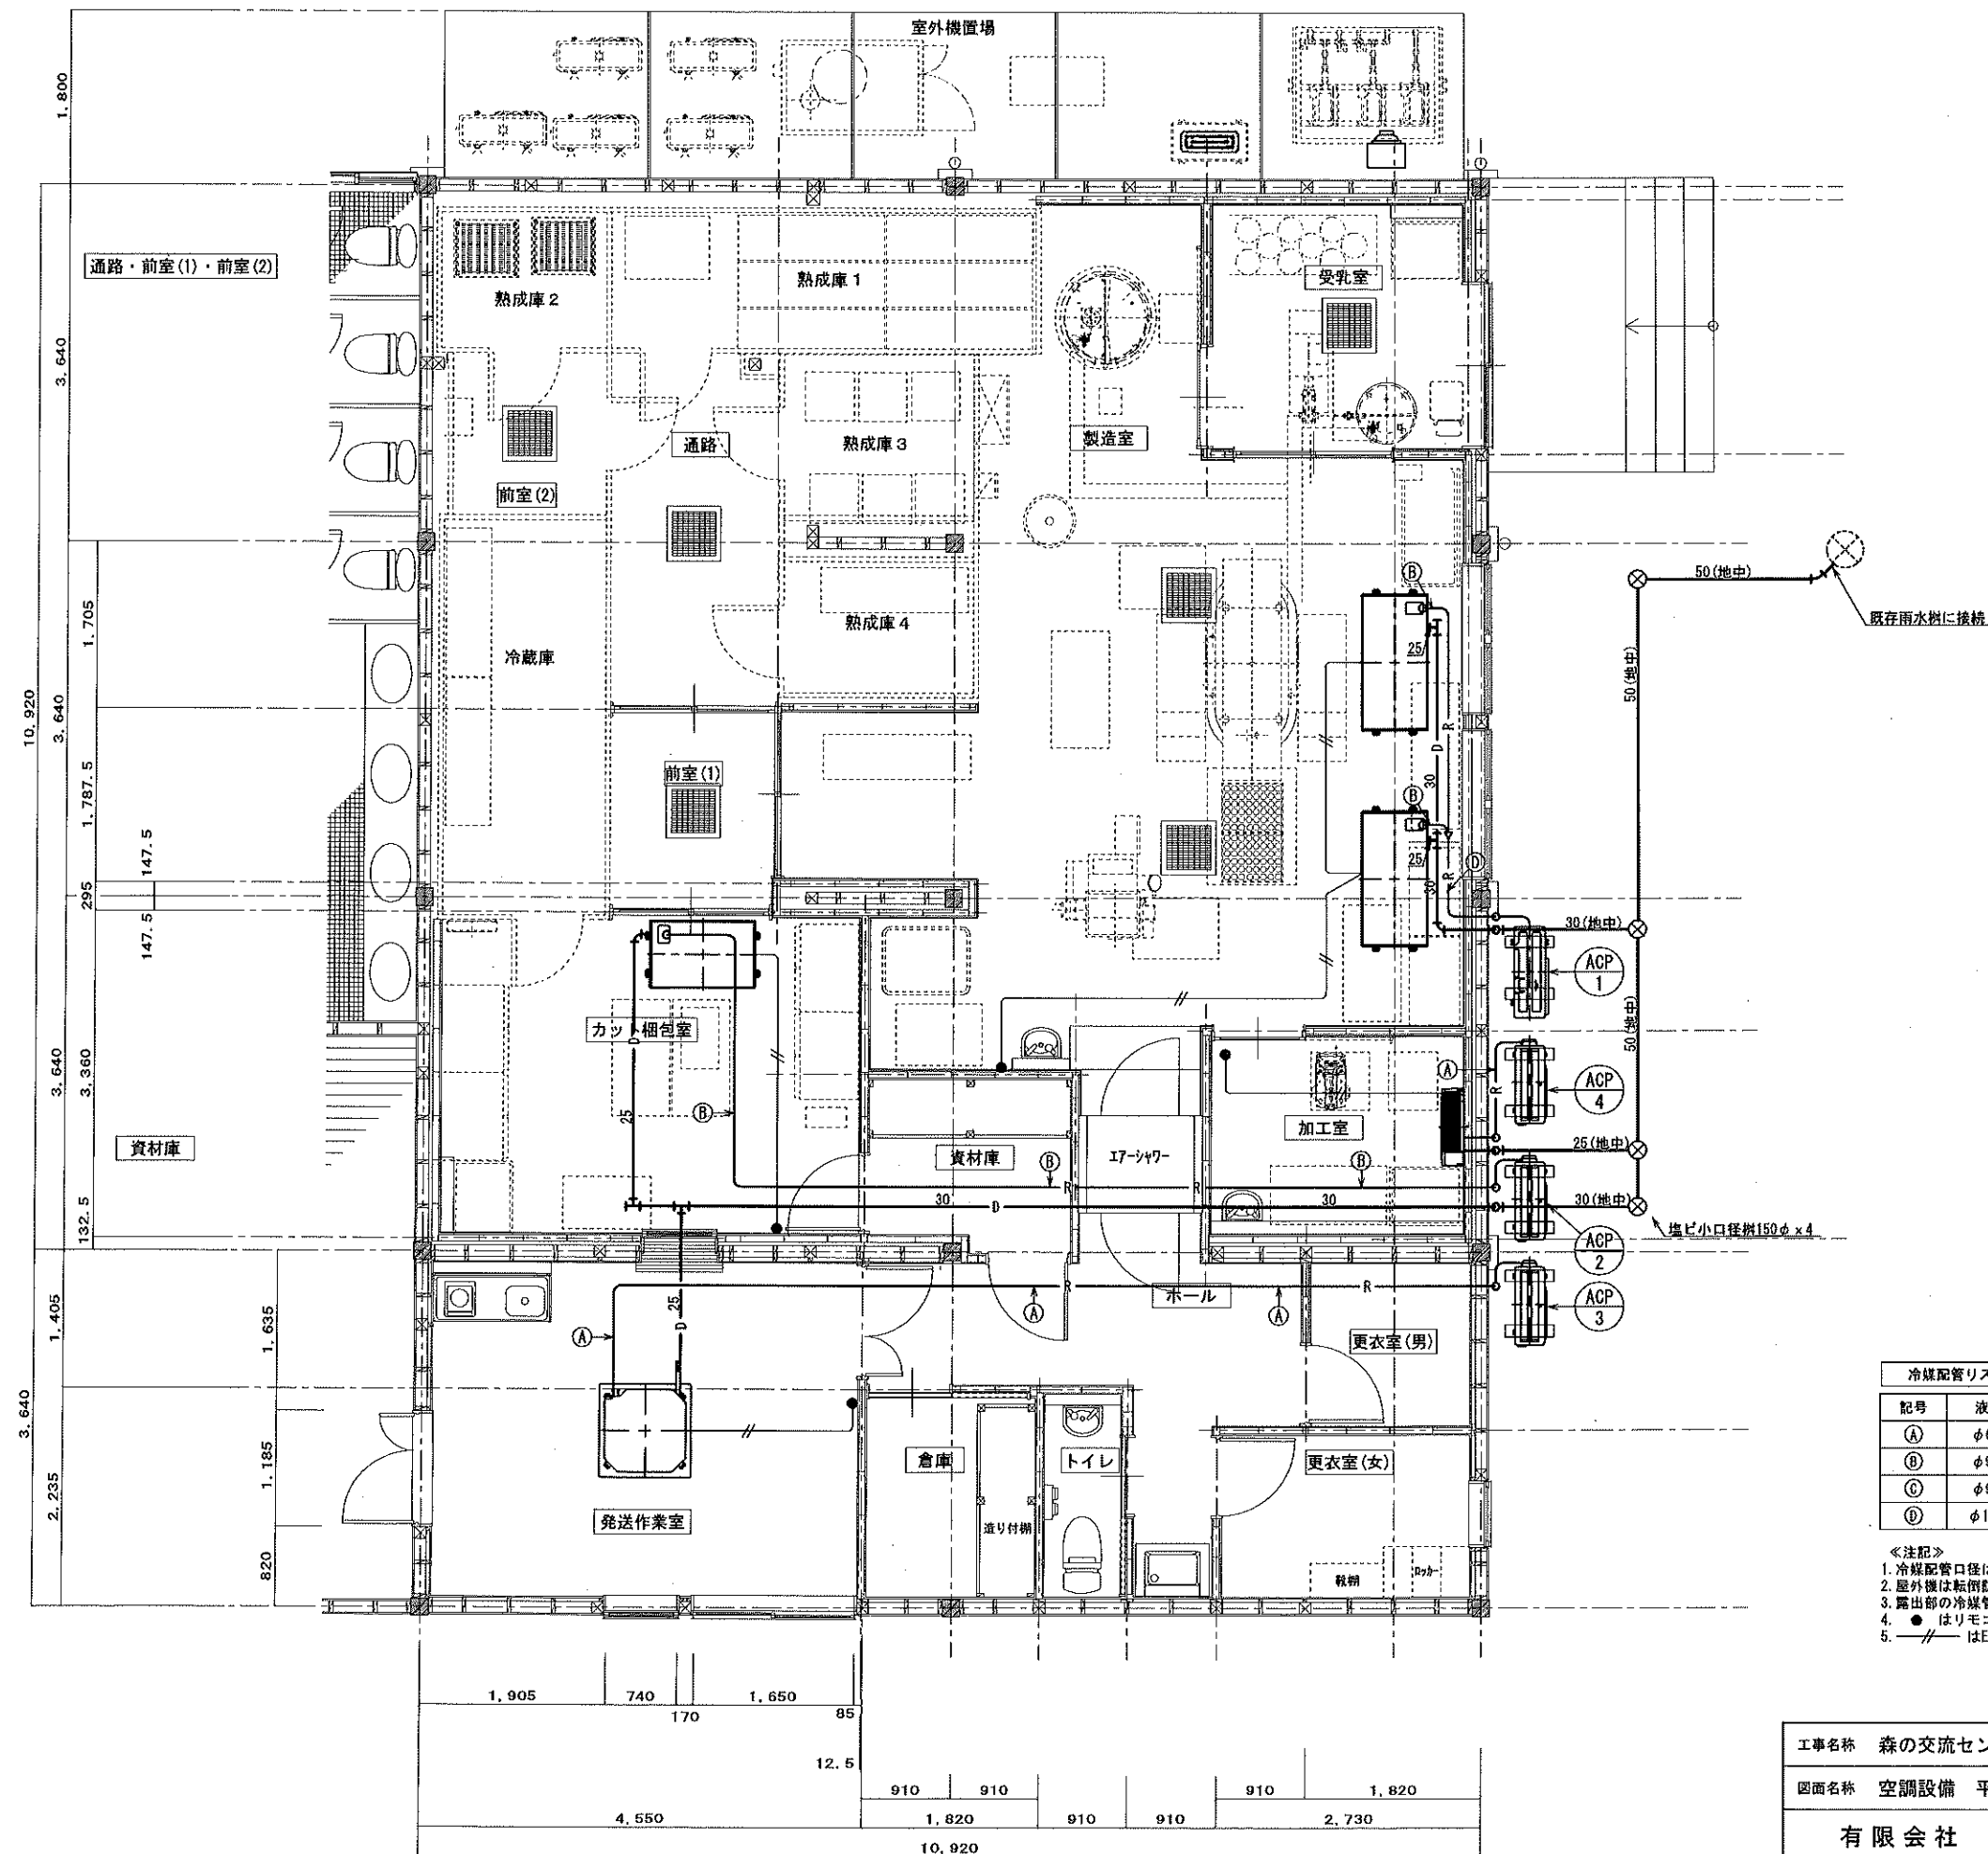

冷媒配管リスト			
記号	液管	ガス管	屋内外機制御配線
(A)	φ6.4	φ12.7	EM-GEE2.0□-30 (冷媒共巻)
(B)	φ9.5	φ15.9	
(C)	φ9.5	φ25.4	
(D)	φ12.7	φ25.4	


- 《注記》
1. 冷媒配管口径は参考値とする。
 2. 屋外機は転倒防止を考慮すること。(金具、ワイヤー等)
 3. 露出部の冷媒管は樹脂製化粧カバー仕上とする。
 4. ● はリモコンスイッチ (2箇所用ボックス共) を示す。
 5. —//— はEM-GEE1.25mm2-20 (壁内PF22) とする。

工事名称	森の交流センター改修工事	図面	M-12
図面名称	空調設備 平面詳細図 (改修)	縮尺	1:50
有限会社 汎 連 合 設 計		2020 年 2 月	
水戸市笠原町1214-3 (青柳ビル) TEL 029-244-6472 1級建築士 建設大臣 登録第165337号 小 産 品		設計	小 室 製 図 根 本

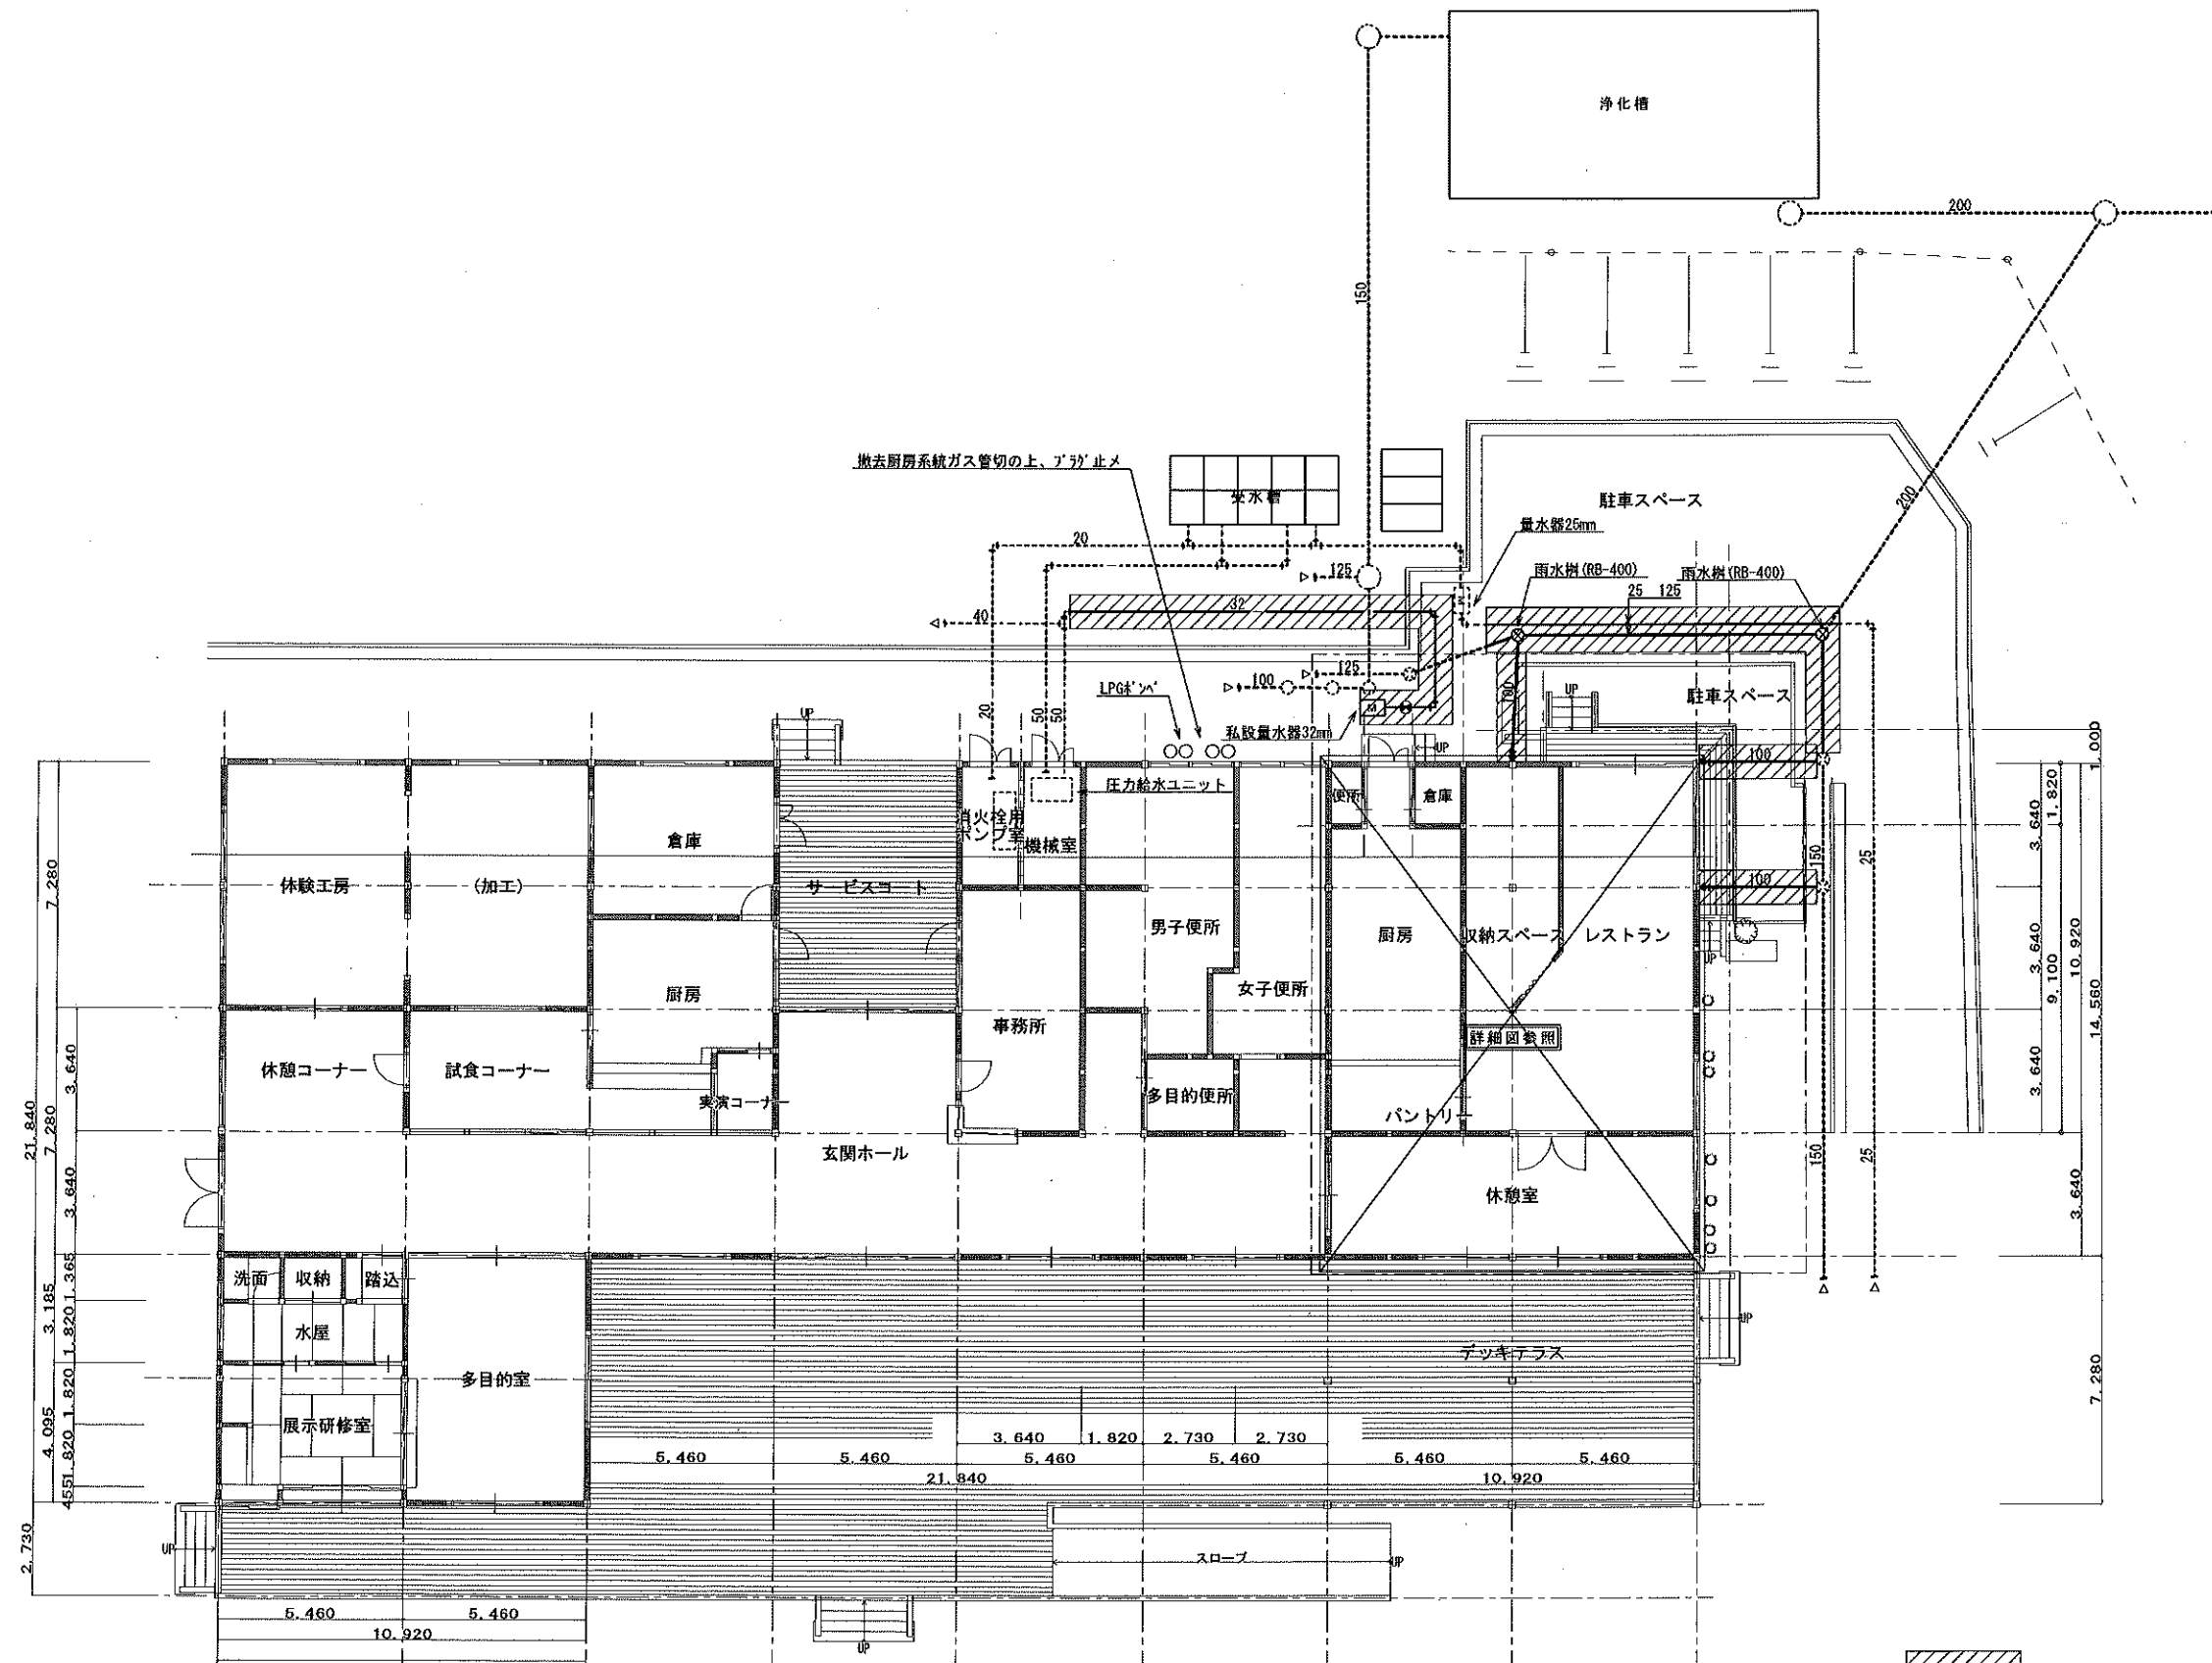

：斜線は撤去範囲を示す。

工事名称	森の交流センター改修工事	図面	M-13
図面名称	給排水衛生設備 平面図(現況・撤去)	縮尺	1:150
有限会社 汎 連 合 設 計		2020 年 2 月	
水戸市笠原町1214-3 (茨城ビル) TEL 029-244-5472 1級建築士 建設大臣 登録第165337号 小 塚 晶		設計	小 塚 晶

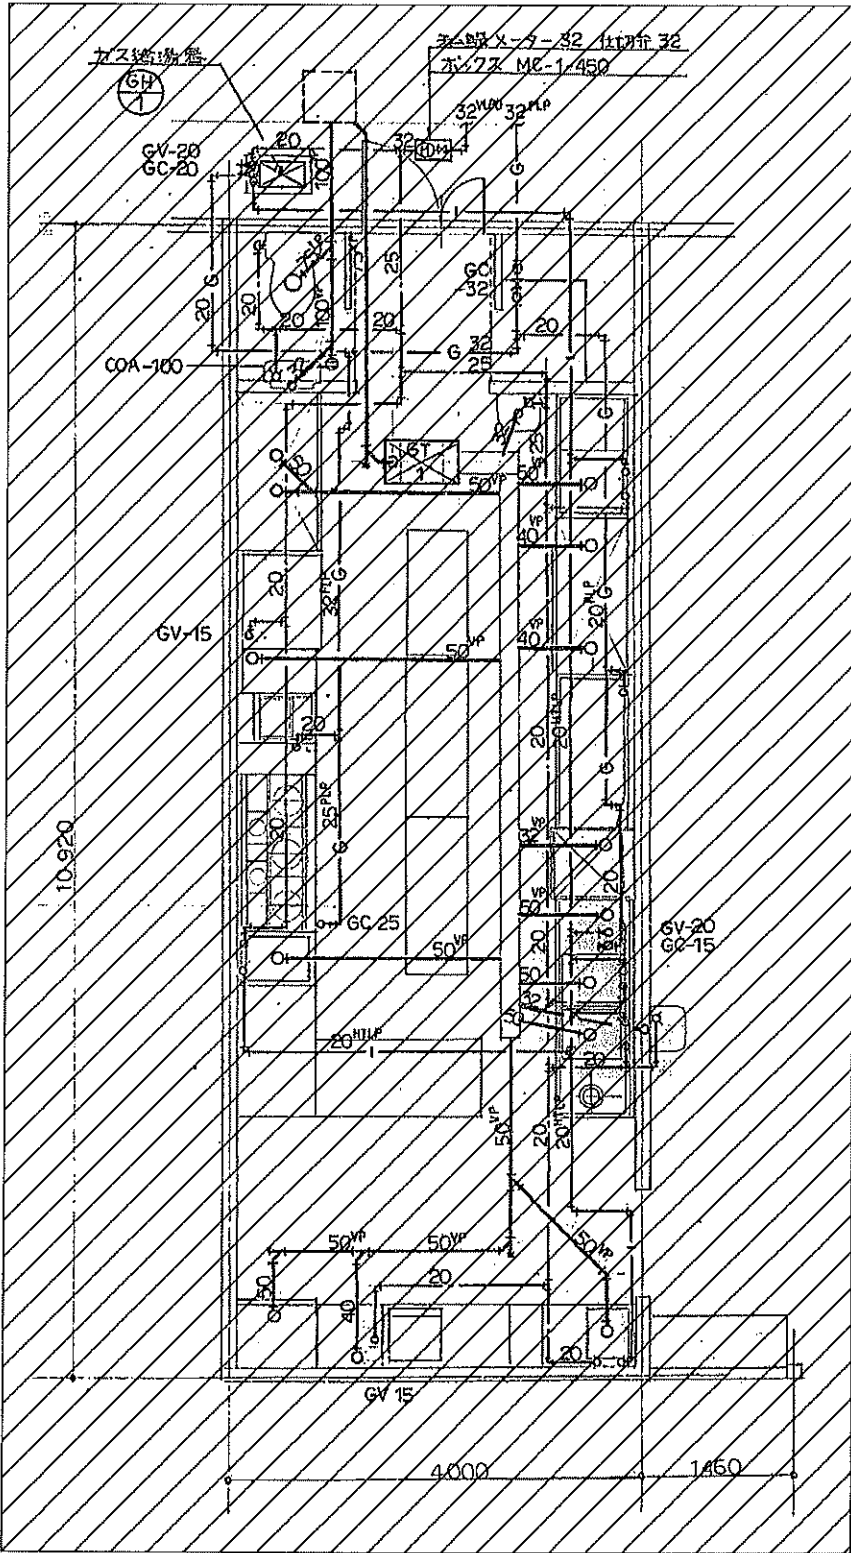


厨房詳細図

機器表


記号	名称	数量	仕様	製造番号	参考型番
GT-1	ガス給湯器	1	ステンレス製 側置型 110食用 75 ²		SK 60S (F040E)
GH-1	ガス栓	24号	屋外床置型 LPG用	1 100 227	GQ-242R BL
			メインリモコン付 フレキシブル管 2本付		

器具表

器具名	記号	付属品	1/2インチ用	1/4インチ用	合計
手洗器	L 590	TL 590-1P	1		1
排水用器	C 730	TS 116W TS 730B TS 730ZSN TC 262N TS 119FEAY 3	1		1
手洗器	L 50 (1/2インチ)	T 205 T 4A T 22P TA 25x2 TS 125D	1	1	5

  : 斜線は撤去範囲を示す。

工事名称	森の交流センター改修工事	図面	M-14
図面名称	給排水衛生設備 平面詳細図(現況・撤去)	縮尺	1:50
有限会社 汎 連 合 設 計		2020 年 2 月	
水戸市笠原町1214-3(青森ビル) TEL 029-244-5472 1級建築士 建設大臣 登録第165337号 小室 晶		設計	製図

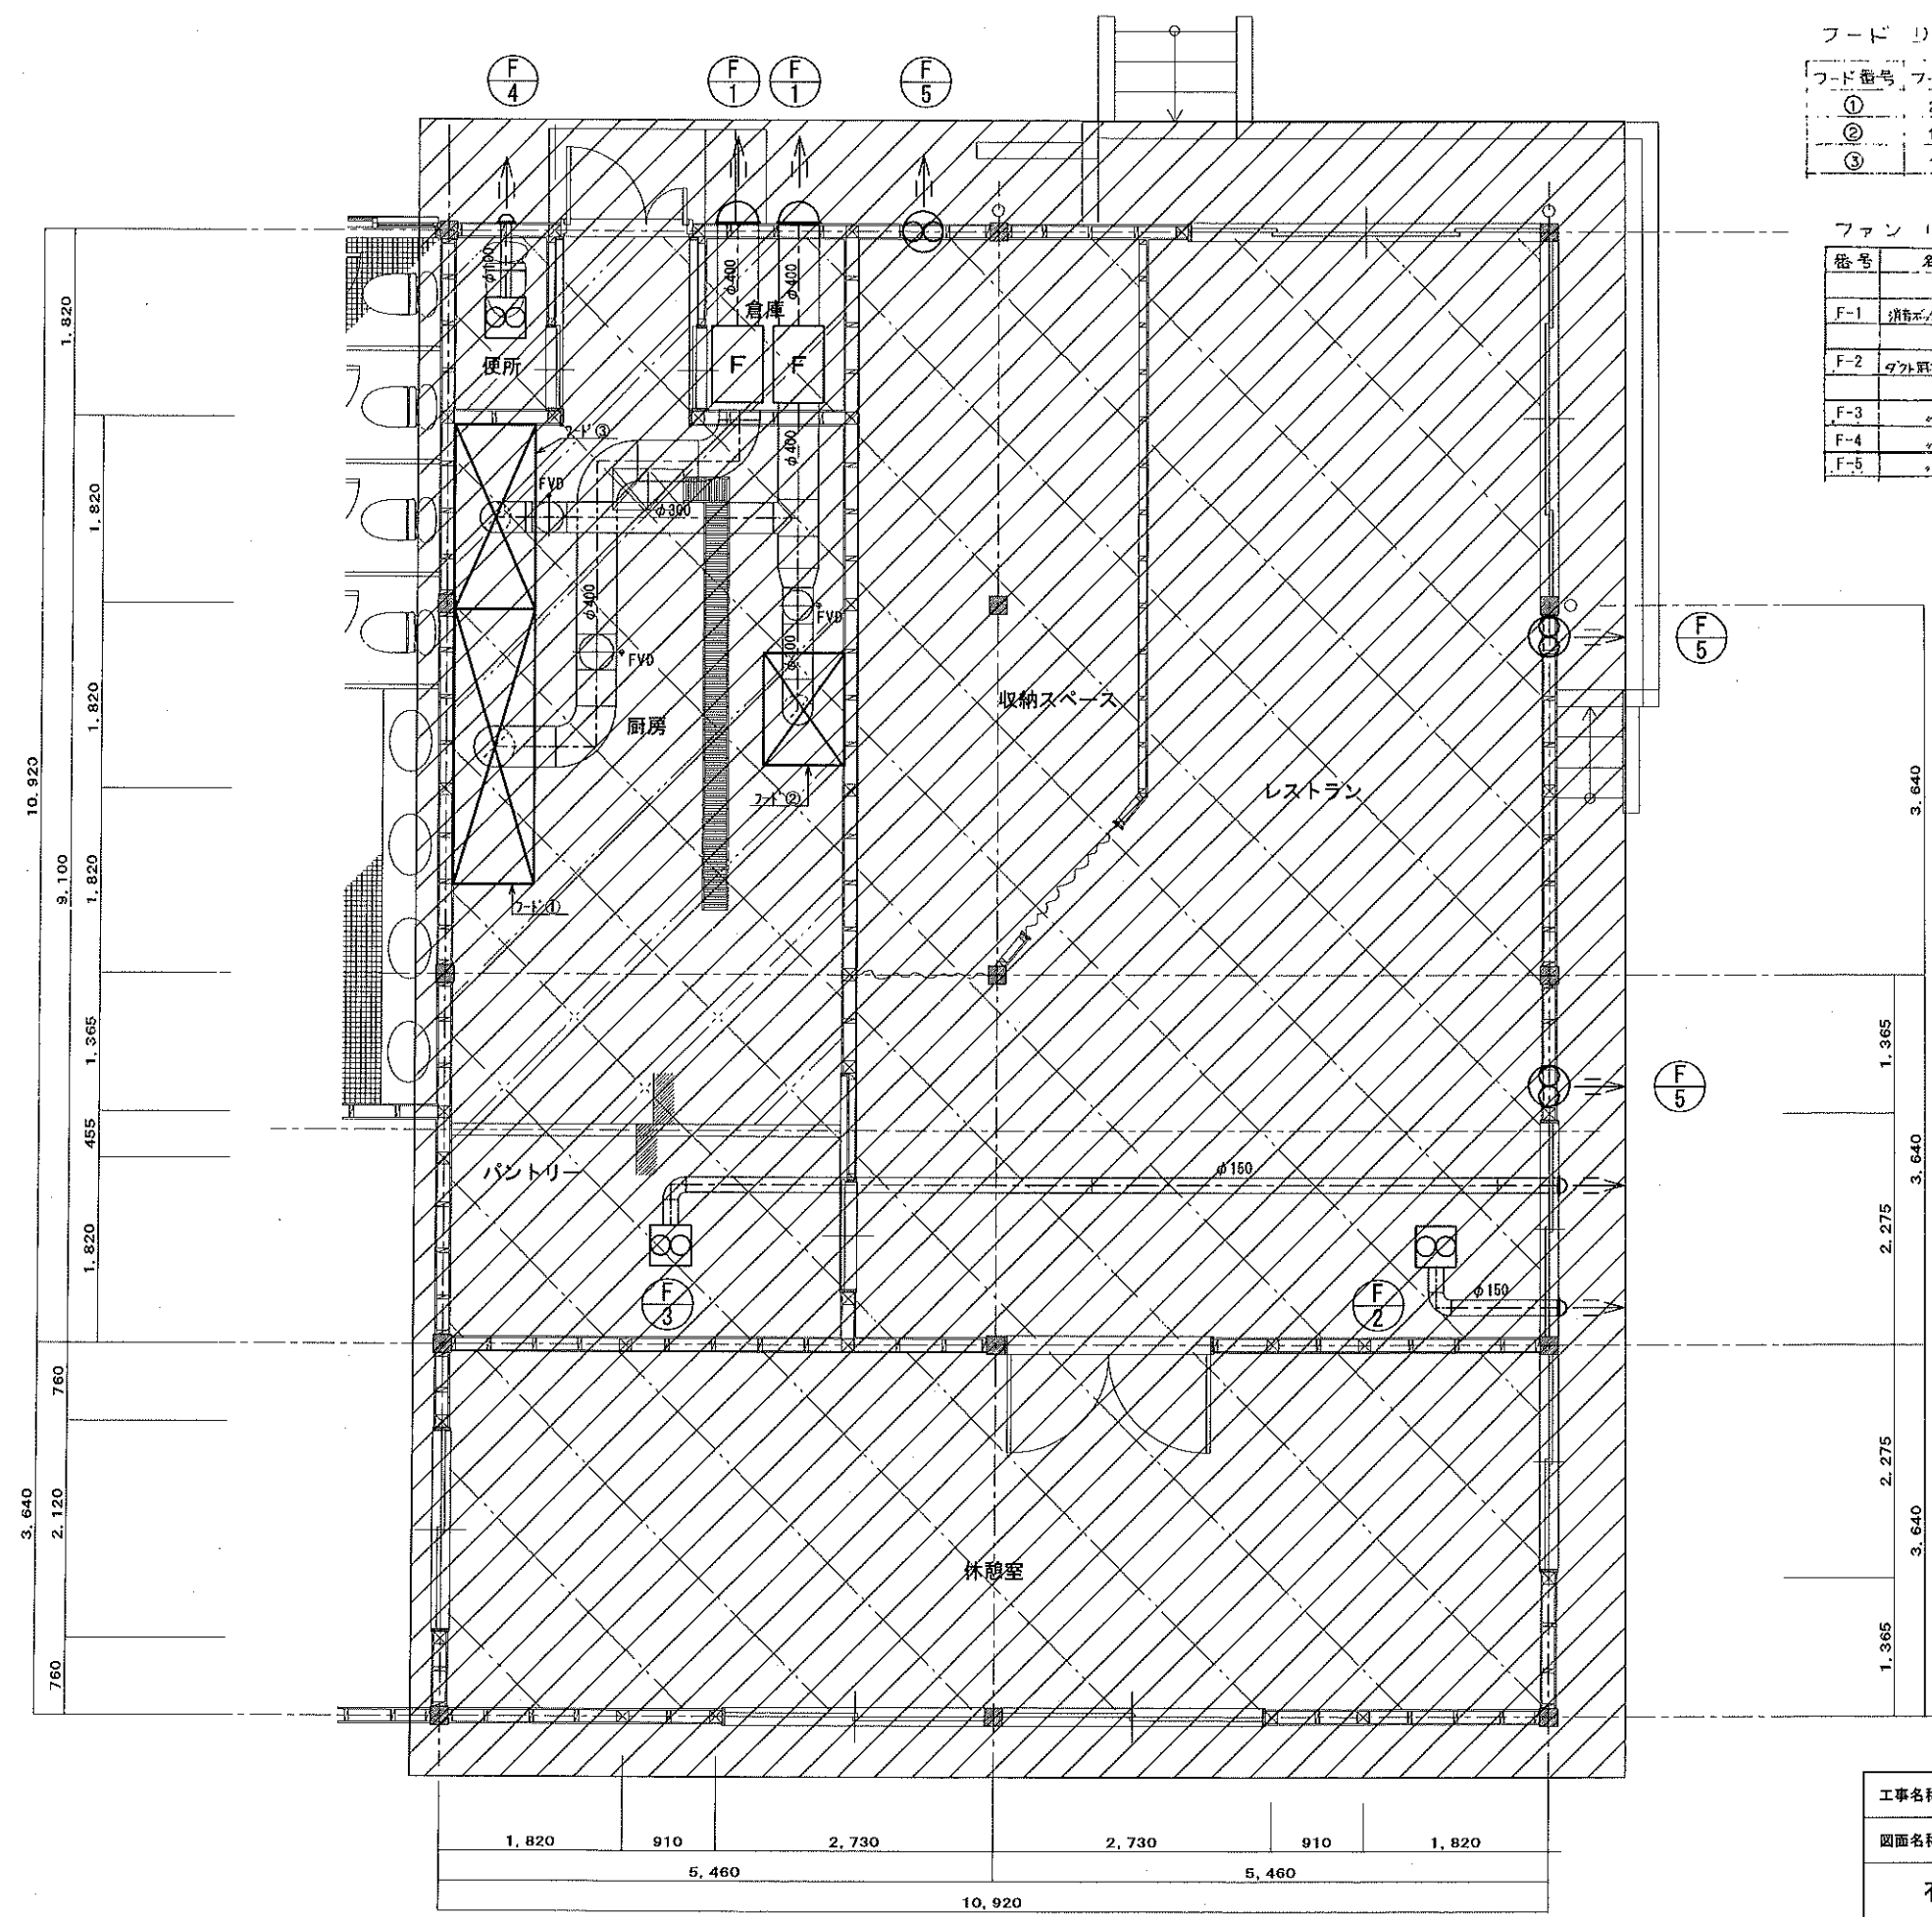

フード リスト


フード番号	フードサイズ	フードタイプ	風量 CMH	備考
①	2700 x 800	○	2000	
②	1100 x 800	○	1000	
③	1800 x 800	○	1000	

ファン リスト

番号	名称	仕様	電圧	容量	参考型番
F-1	消音ボックス付ファン	2 400 2000 300	3 200	400	NO.4 LFUS.4 (2000)
F-2	ダクト用ファン	1 150 250 100	45		VD-20XZ-Z
F-3	ダクト用ファン	2 150 250 100	44		VD-20ZH4
F-4	ダクト用ファン	1 100 80 50	13		EX-13ZSC2
F-5	ダクト用ファン	3 250 570			EX-25EX2-C

：斜線は撤去範囲を示す。

工事名称	森の交流センター改修工事	図面	M-15
図面名称	換気設備 平面詳細図(現況・撤去)	縮尺	1:50
有限会社 汎 連 合 設 計		2020 年 2 月	
水戸市笠原町1214-3(資材ビル) TEL 029-244-5472 1級建築士 建設大臣 登録第165337号 小室 晶		設計	製図

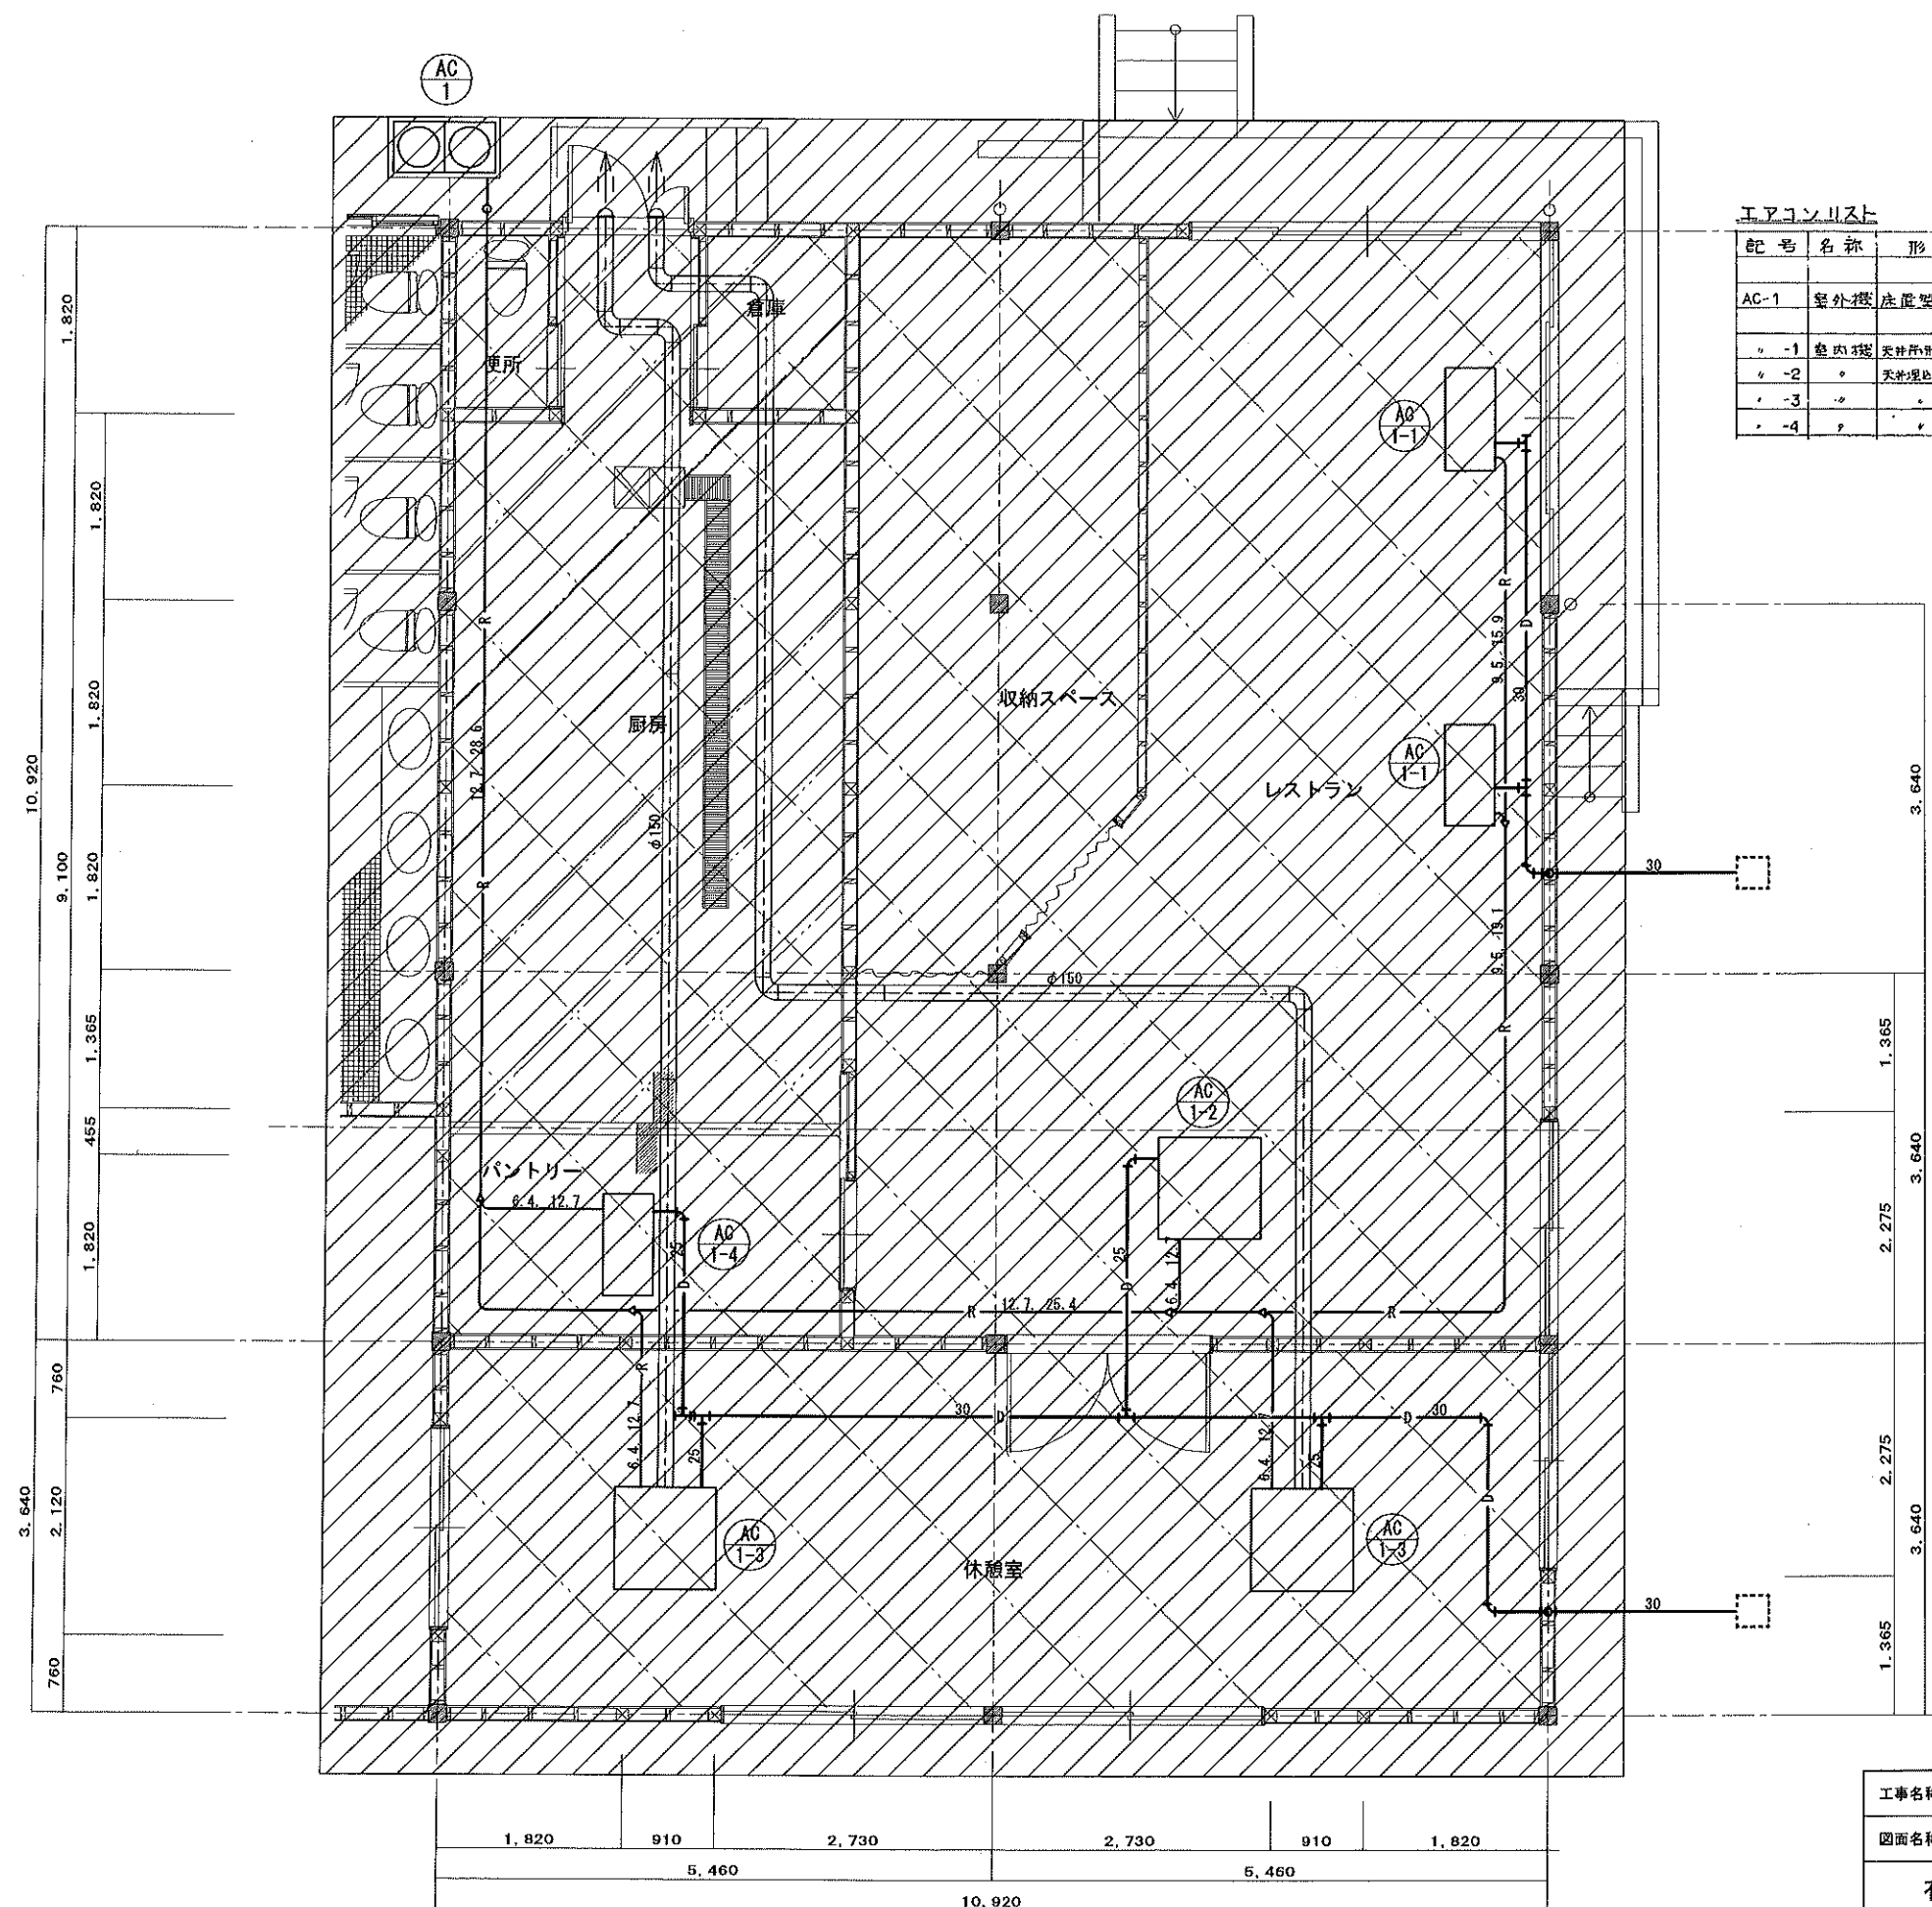

エアコンリスト

記号	名称	形式	数量	能力		電圧		電機	備考
				冷房能力kW	暖房能力kW	名称	φ V		
AC-1	室外機	床置型	1	28.0	31.5	COMP	3 200	3.5+3.75	☆
" -1	室内機	天井吊形	2	5.6	6.3	FAN	" "	0.2+0.14	☆
" -2	"	天井埋込壁外形	1	5.6	6.3	"	" "	0.045	☆
" -3	"	"	2	4.5	5.0	"	" "	0.045	☆
" -4	"	"	1	2.2	2.5	"	" "	0.01	☆



: 斜線は撤去範囲を示す。

工事名称	森の交流センター改修工事	図面	M-16
図面名称	空調設備 平面詳細図(現況・撤去)	縮尺	1:50
有限会社 汎 連 合 設 計		2020 年 2 月	
水戸市笠原町1214-3(青森ビル) TEL. 029-244-6472 1級建築士 建設大臣 登録第165337号 小室 晶		設計	製図



工事名称	森の交流センター改修工事	図面	E-01	
図面名称	受変電設備結線図（改修）	縮尺		
有限会社 汎 連 合 設 計 水戸市笠原町1214-3（青森ビル） TEL 029-244-5472 1級建築士 建設大臣 登録第166337号 小 笠 晶		2020 年 2 月		
		設計	小室	製図

特記事項

1. 原則として、動力回路の起動方式は下表とする。

(△-△ 起動)

	ファン類	ポンプ類
200V	11KW以上	15KW以上
400V	22KW以上	30KW以上

2. 主MCCBの定格遮断電流は短絡電流を遮断できるものとする。

3. 水中ポンプ主回路及び配線等は、直近上位の機種相当とする。

4. 湧水を除く排水動作回路は、フロートSWを使用する。

5. 漏電遮断器の感度電流は30mA、0.1秒とする。

6. 電流計は3倍公称値指針付とする。又メーターの目盛は

負荷時に中央にくるように選択する。

0.2KW以下は3A、5.5KW以上はCT付とする。

7. ベル、ブザーはタイマーにて停止する回路とする。

8. 表示灯はLEDとし、ランプチェック回路付とする。

9. 制御用電圧は原則として1φ200Vとして

各動力盤の3相回路より単独供給する。

10. 防災負荷の自動/遮断切替SW(CD)は自動/試験


のみとする。

11. 低圧受電の場合はコンデンサ取付とする。

12. 盤の形状・構造等は表2による。

表2.

盤 仕 様	材 質		形 状		構 造 1		構 造 2		塗 装	
	記 号	仕 様	記 号	仕 様	記 号	仕 様	記 号	仕 様	記 号	仕 様
	A1	スチール	B1	露 出	D1	標 準	E1	折 曲	G1	焼 付 (標準)
	A2	ステンレス	B2	埋 込	D2	防 雨	E2	ビス止	G2	焼 付 (指定)
	A3	合成樹脂	C1	自 立	D3	防 湿	F1	外露付、中露付	G3	耐 塩
			C2	壁 掛	D4	耐 火	F2	外露付、中露無	G4	耐 粉
			C3	電柱取付	D5	耐熱 (一種)	F3	外露無、中露付		
					D6	耐熱 (二種)	F4	外露無、中露無		

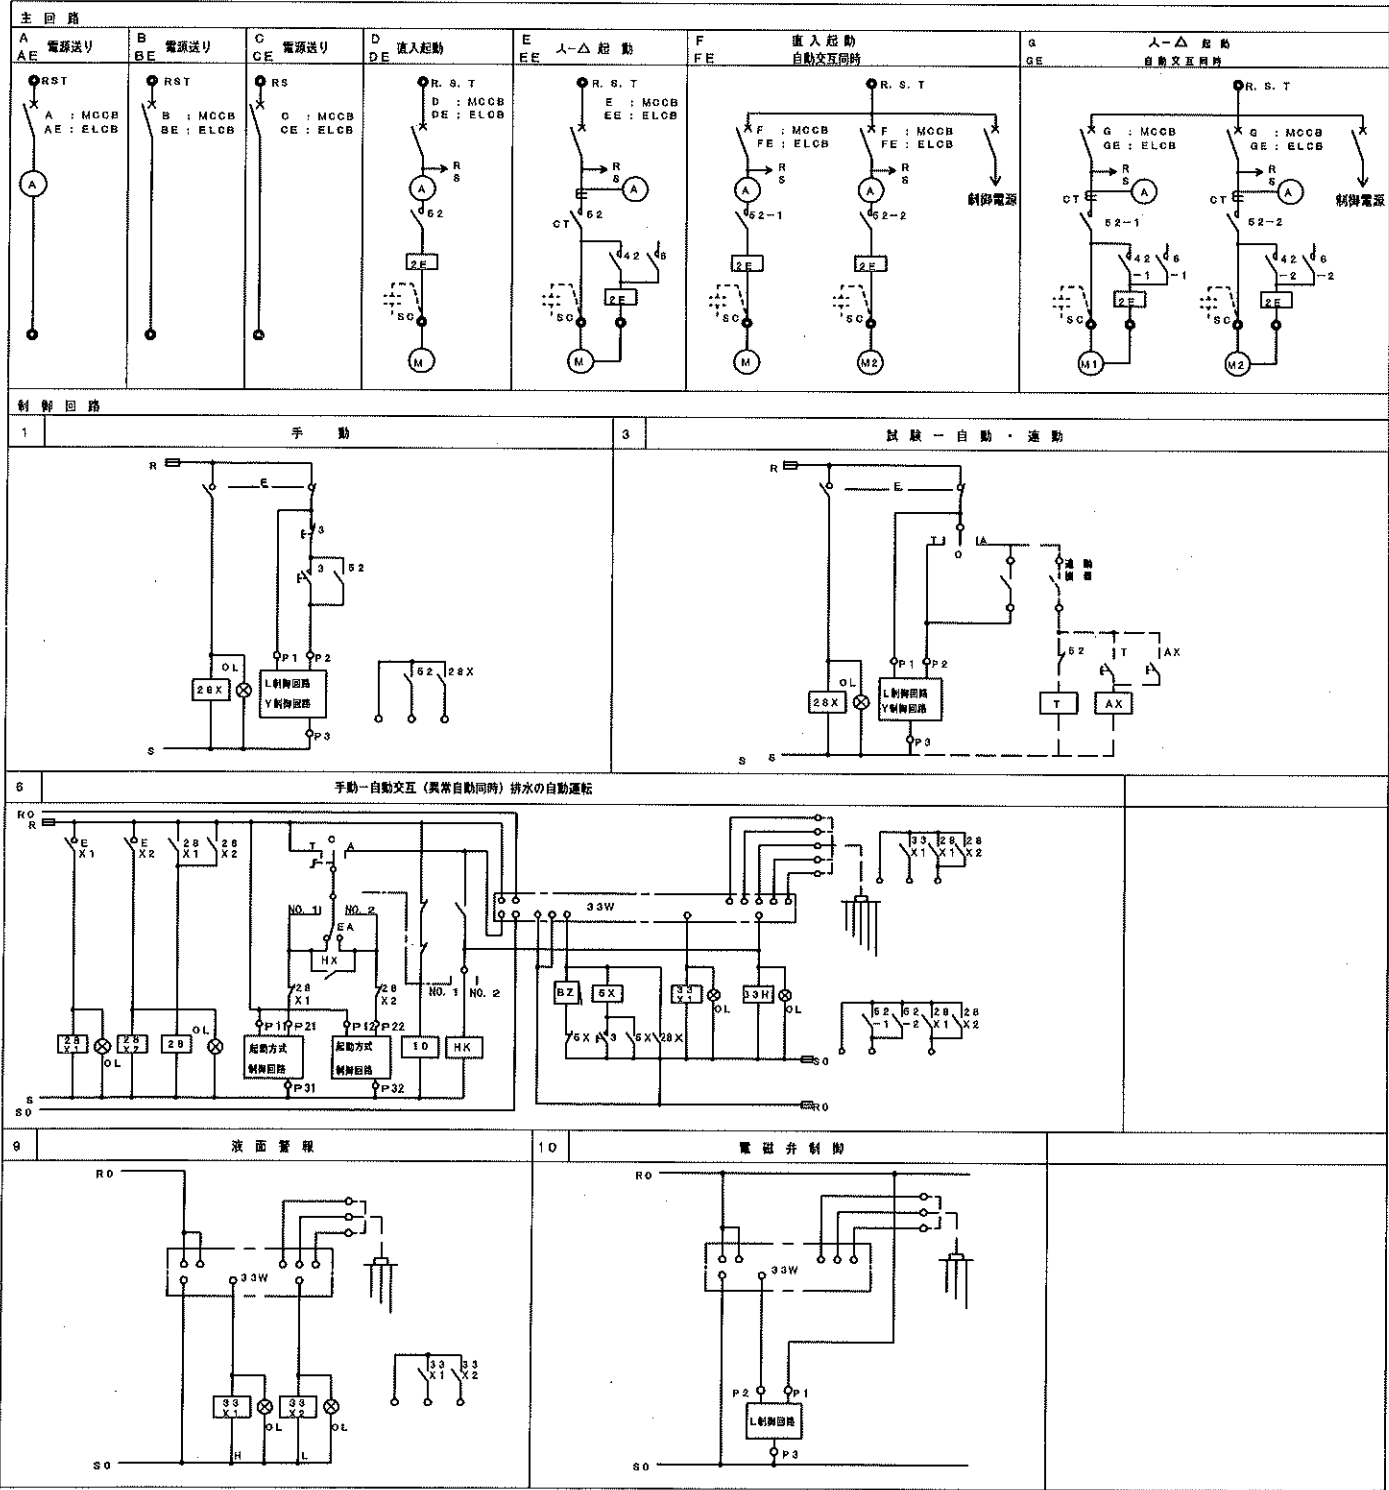

盤 名 称 仕 様	主回路構成	負 荷 特 性		配線用 遮断器	回路記号		運 動 心拍数	SC	現 地 盤				二 次 側 配線サイズ	備 考
		機 器 名 称	出 力 (kw)		主 回 路	制 御 回 路			開 閉	表示	計測	記録		
P-3 CET100 A1 B1 C1 D1 E1 F1 G1	3φ200V MCCB 225/225 X CET100 X (47.384KW)	1 空調機(ACP-1)	6.544	225/125	BE									
		2 空調機(ACP-2)	0.687	50/15	BE									
		3 空調機(ACP-3)	1.2	50/30	BE									
		4 空調機(ACP-4)	1.193	50/30	BE									
		5 換気扇電源(SF-1)	1.11	50/30	DE	1			○	○				
		6 浄化槽用ブロー電源	3.3	100/60	BE									
		7 動力制御盤(別添)	4.95	100/60	BE									
		8 熱成庫制御盤(別添)	13.4	225/100	BE									
		9 セパレーター制御盤(別添)	0.2	50/15	BE									
		10 スチームコンベクションオープン電源	5.7	225/125	BE									
		11 カッターミキサー電源	3.7	100/60	BE									
		12 練り成型器電源	2.0	50/40	BE									
		13 メカニカルチズバット電源	0.8	50/30	BE									
		14 冷凍庫電源	0.65	50/15	BE									
		15 冷凍庫電源	0.65	50/15	BE									
		16 冷凍庫電源	0.65	50/15	BE									
		予 備		50/50	BE									
		予 備		50/50	BE									
		予 備		50/50	BE									

分電盤負荷一覽表

特 記 事 項											
仕 様	材 質		形 状		構造 1		構造 2		塗 装		
	記 号	仕 様	記 号	仕 様	記 号	仕 様	記 号	仕 様	記 号	仕 様	
A1 A2 A3	スチール ステンレス 合成樹脂	B1 B2 C1 C2	露埋 埋込 自立 出立 出立 出立	D1 D2 D3 D4 D5 D6	模 防 雨 湿 耐 火 耐 熱 (二種)	E1 E2 F1 F2 F3 F4	折 曲 止 ビス 止 外周付中蓋付 外周付中蓋無 外周無中蓋付 外周無中蓋無	G1 G2 G3 G4	焼付 (標準) 焼付 (指定) 耐 粉 塵		
回路記号	①	AC 100V			配 線 用 選 断 器 記 号	M1 M2 M3 M5 E2 E3 E5 R1 R2	MCCB 1P50/20 (2P1E) MCCB 2P50/20 (2P2E) MCCB 2P50/30 MCCB 2P50/50 ELCB 2P50/20 ELCB 2P50/30 ELCB 2P50/50 R-MCCB 1P R-MCCB 2P				
	①	AC 100V				M31 M32	MCCB 3P50/30 MCCB 3P100/50				
付 属 回 路 記 号	回路方式	記 号	回路図					備 考			
	標準回路	A									
	PBS操作回路	B						MC: 電磁接触器 操作スイッチは蓋面に組み込む			
	遠方操作回路	C						COS: 手元/遠方切替			
	タイマー回路 (接点利用型)	D						ソーラー式遮断タイマー			
	タイマー回路 (MC利用型)	E						(時間型、分切替、停電検出: 有 無)			
	自動点滅回路	F						COS: 手元/自動切替			
	リモコンリレー 回 路	G						RR: リモコンリレー 1P20A RT: リモコントランス 2P20A			
	リモコントランス 回 路	H						(24V, VA)			
	自動点滅 タイマー併用	I						T: ウィックリータイマー			
リモコン B 回 路	J						R-MCB RT				
フル2線リモコン 回 路	K						R-MCB 抑制抑制用T/U 低送ユニット				

注

1. 特記なきELBの定格感度電流及び動作時間は、30mA 0.1、0.3秒切替型とする。

2. 耐熱形分電盤の仕様は、「防災設備の電源と配線に関する」J ECA1032による。


3. 非常照明回路、誘導灯回路、自動火災報知設備回路及び非常放送設備用回路等の電源として、配線用遮断型にはその旨を亦で明記し、開放防止装置を設ける。

4. マグネット回路のON、OFFスイッチは、分電盤面に組み込むこと。


記

[illegible]

工事名称	森の交流センター改修工事	図面	E-03
図面名称	電灯盤結線図	縮尺	
有限会社 汎 連 合 設 計 水戸市笠原町1214-3 (齊藤ビル) TEL 029-244-5472 1級建築士 建設大臣 登録第165337号 小 室 晶		2020 年 2 月	
		設計	小室 (印) 製図 (印)

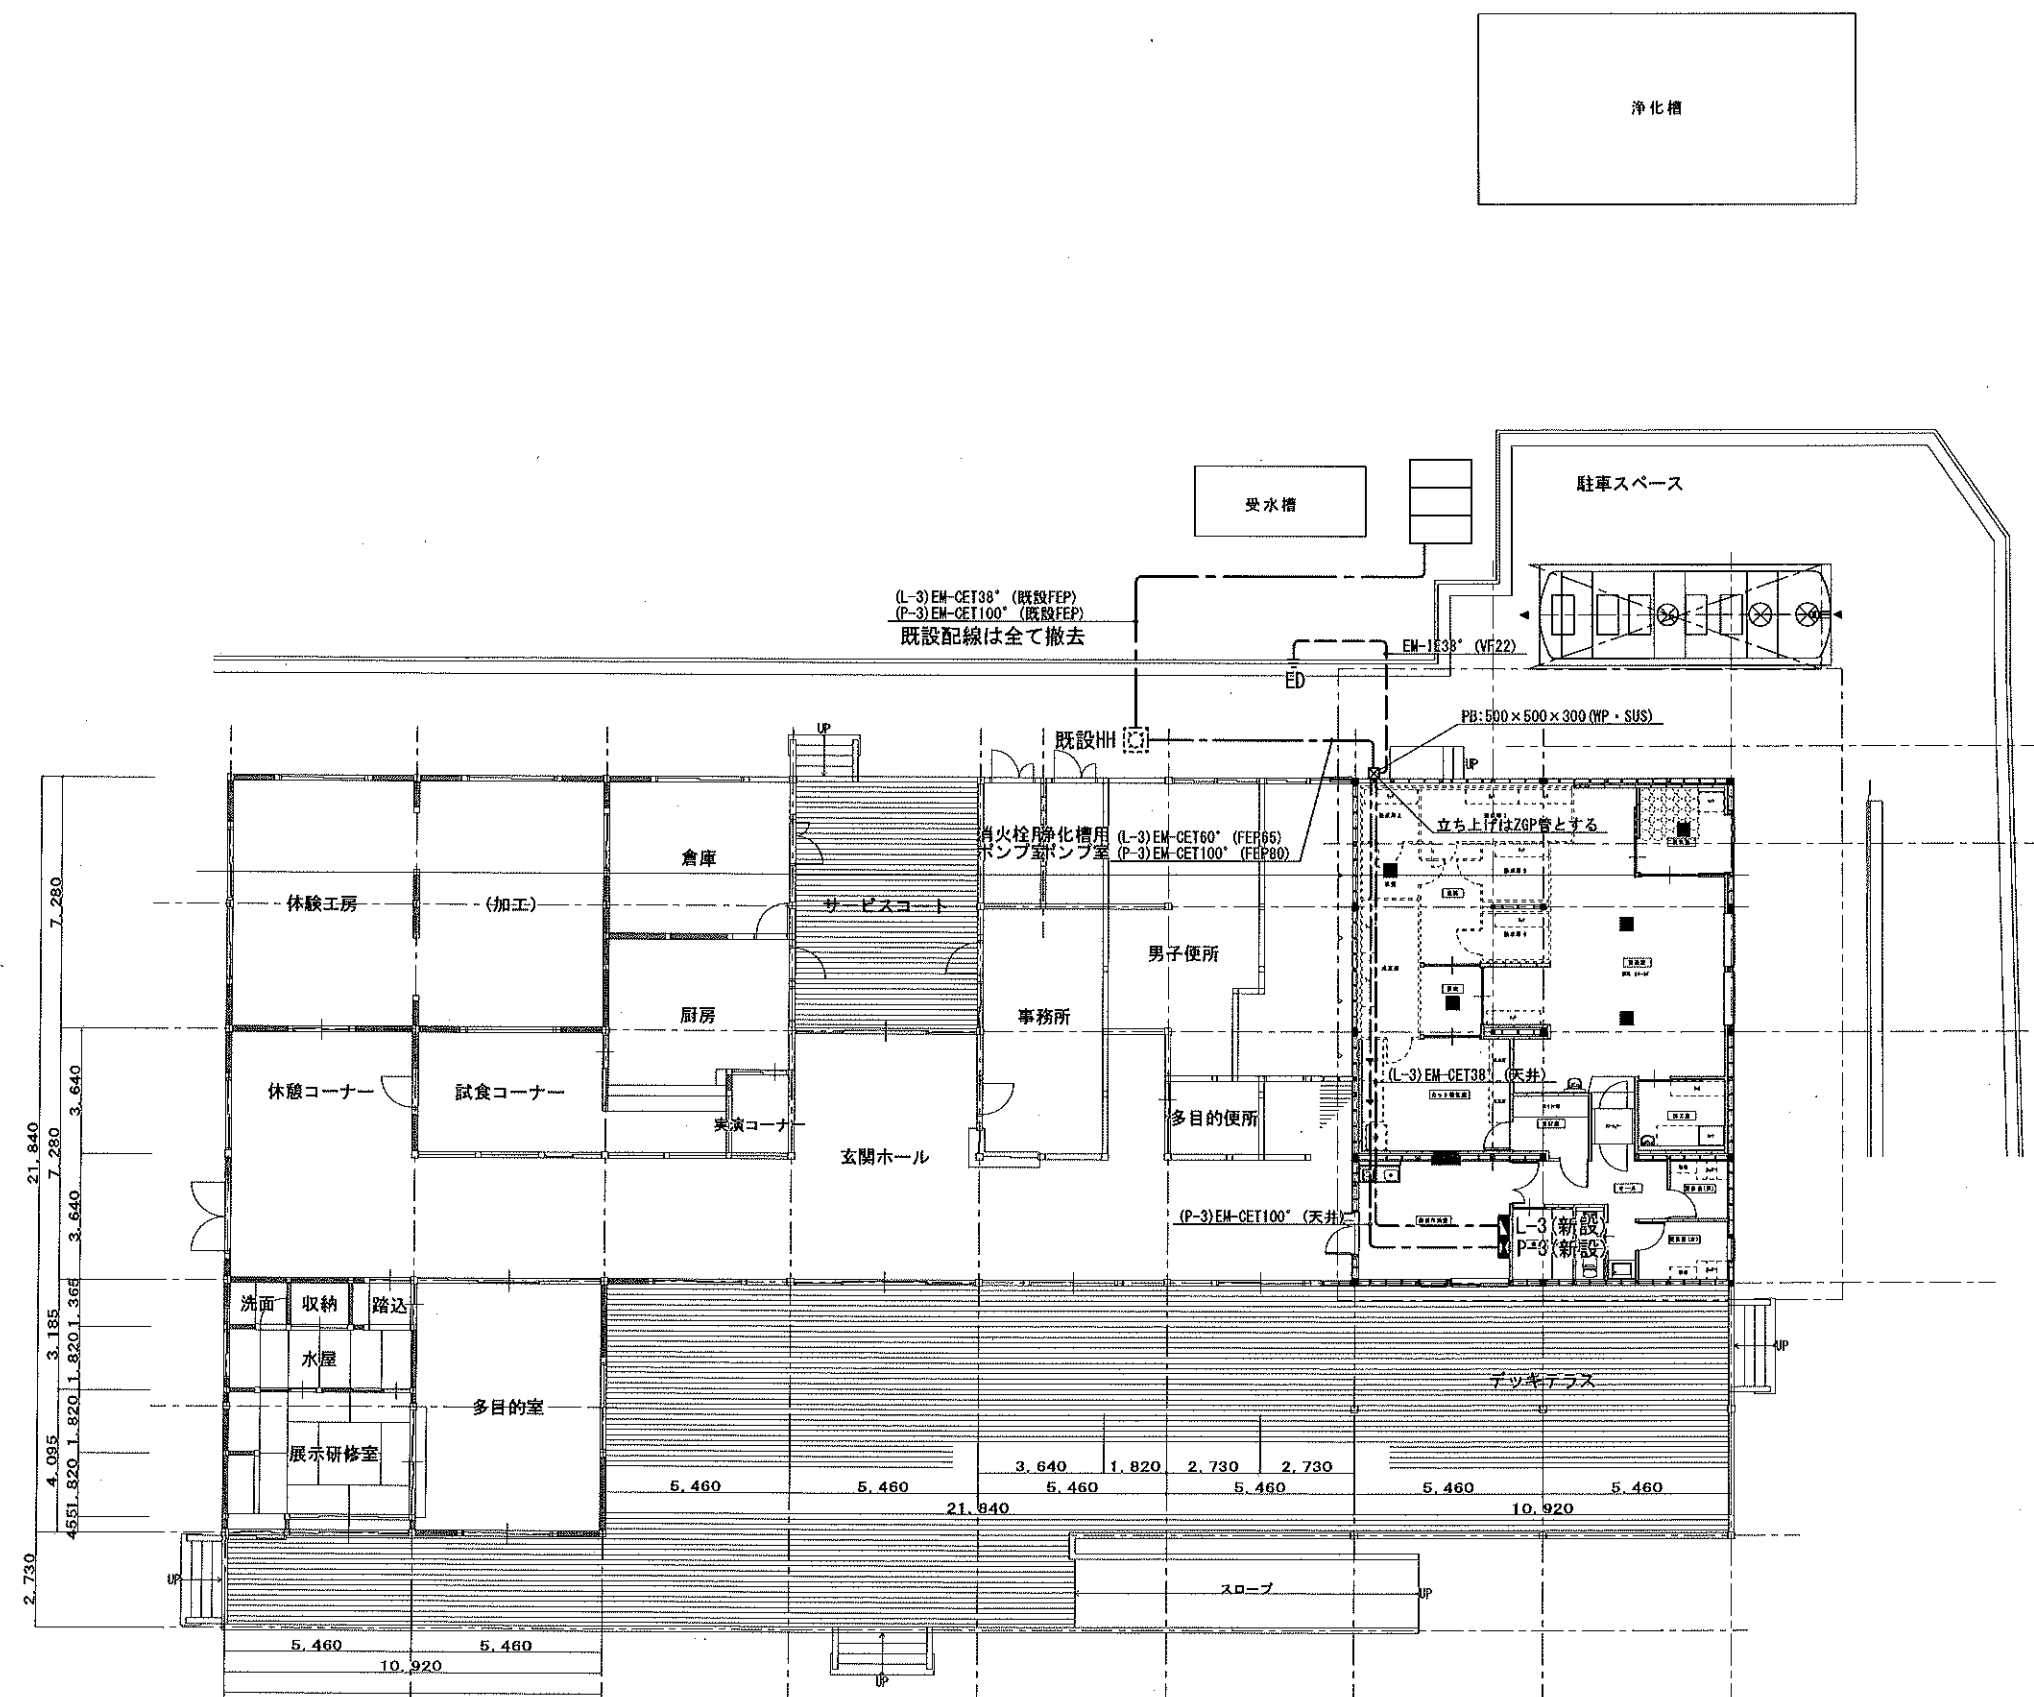

工事名称	森の交流センター改修工事	図面	E-04
図面名称	幹線設備 平面図 (改修)	縮尺	1:150
有限会社 汎 連 合 設 計		2020 年 2 月	
水戸市笠原町1214-3 (青森ビル) TEL 029-244-5472 1級建築士 建設大臣 登録第165337号 小室 晶		設計	小室 晶

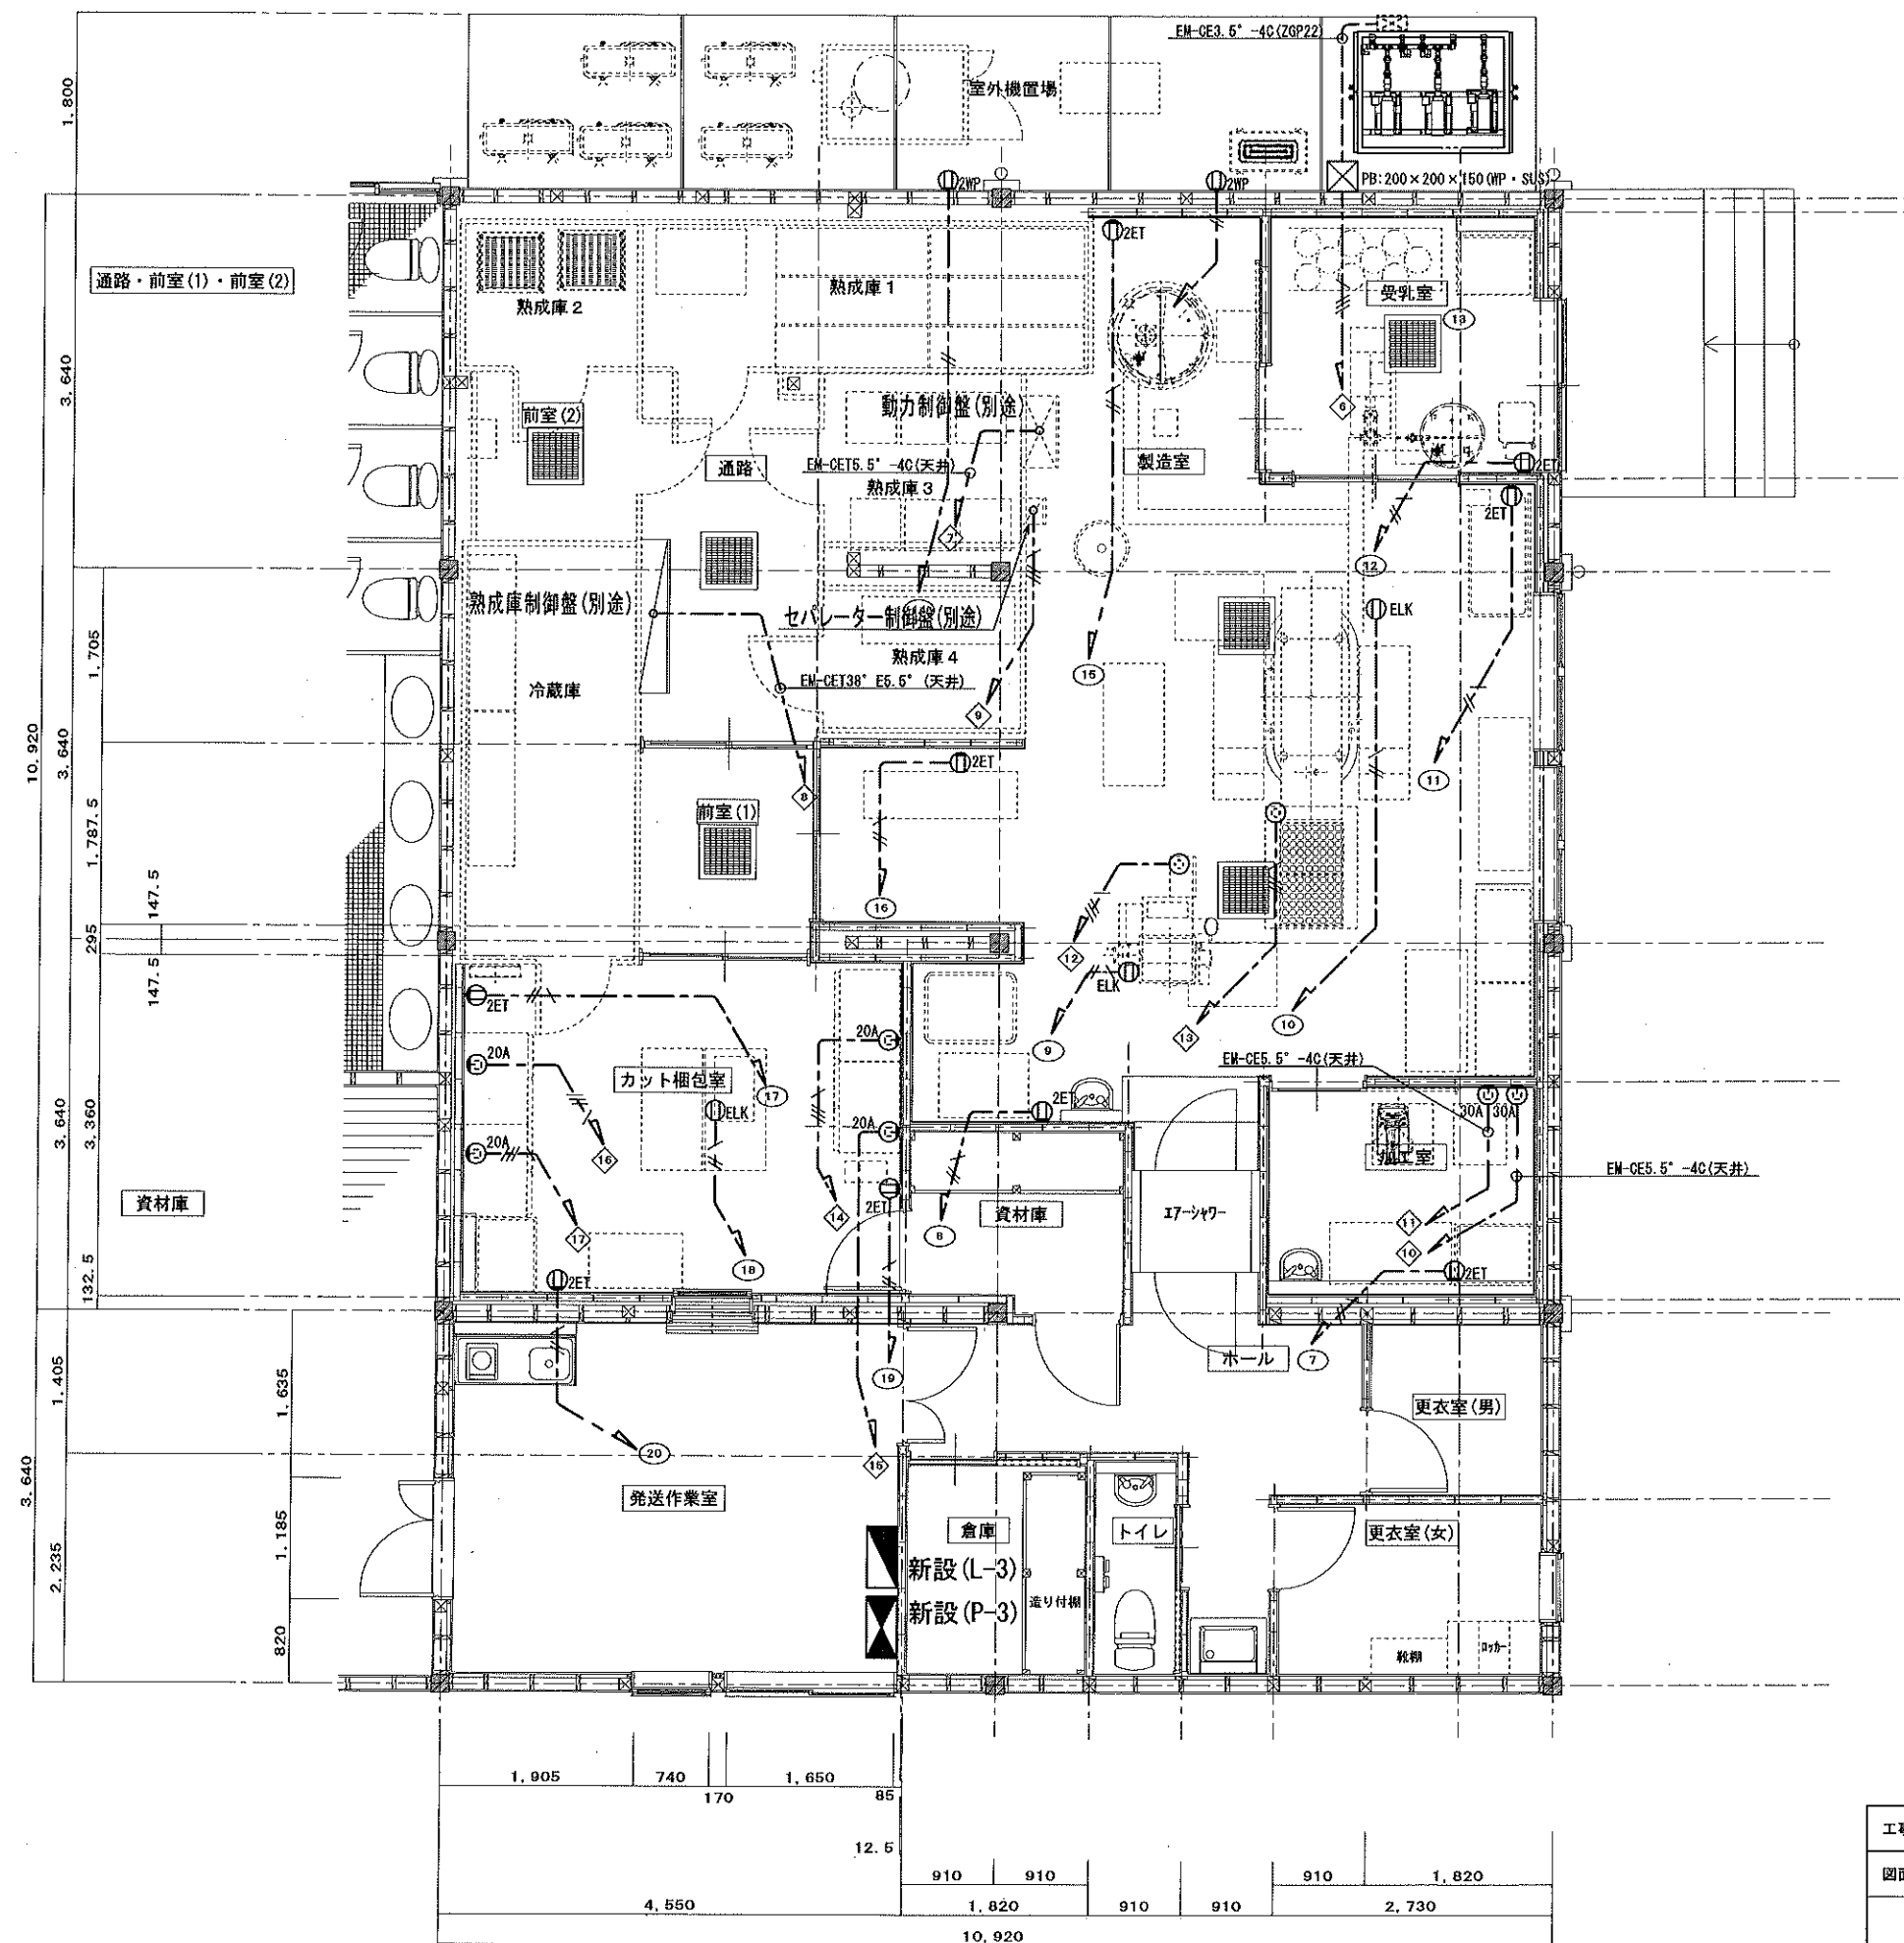

1. 特記なき配線は下記とする


電線	電線種類	備考
— # —	EM-EEF2.0-2C	天井内
— / \ —	EM-EEF2.0-3C	天井内
— // \ —	EM-CE3.5"-4C	天井内

2. 制御盤(別途)への立ち下げ配線は金属管にて保護すること



凡例

シンボル	シンボル名	備考
⊕ELK	接地2P15A抜け止め	天井付
⊙	接地3P20A250V	天井付
⊕20A	接地3P20A250V	
⊕30A	接地3P30A250V	


工事名称	森の交流センター改修工事	図面	E-05
図面名称	動力・コンセント平面詳細図(改修)	縮尺	1:50
有限会社 汎 連 合 設 計		2020 年 2 月	
水戸市笠原町1214-3(青葉ビル) TEL 029-244-5472 1級建築士 建設大臣 登録第165337号 小 室 晶		設計	小 室 晶

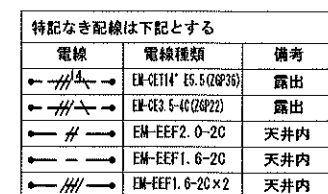

工事名称	森の交流センター改修工事	図面	E-06
図面名称	空調換気電源平面詳細図(改修)	縮尺	1:50
有限会社 汎 連 合 設 計 水戸市立馬場1214-3(斉藤ビル) TEL.029-244-5472 1級建築士 熊谷大匠 登録第166337号 小室 晶		2020年2月	設計 (小室) 製図 (根本)

  
A402	直付形ベースライト 防湿型・防雨型	B402	直付型ベースライト	C100	LEDダウンライト		
 一般タイプ、5200lmタイプ、消費電力：32.5W 定格出力型、電圧100～242V 本体：亜鉛鋼板（クロムフリー・高反射白色粉体塗装） 防湿型・防雨型ライトバー：ポリカーボネート（乳白） 光源寿命：40000時間 昼白色（5000K） Ra83、IP23防湿型 直付XLW452AENZLE9 相当品		 一般タイプ、5200lmタイプ 消費電力31.9W、定格出力型、電圧100～242V 本体：鋼板（白色粉体塗装） ライトバー（カバー）：ポリカーボネート（乳白） 光源寿命40000時間（光束維持率85%） 昼白色（5000K）、Ra83 電源装置はライトバー側に内蔵 直付XLX450AENTLE9 相当品		 LED<ワンコア（ひと粒）タイプ>、電源ユニット内蔵、一般タイプ 5000K、Ra85、広角タイプ 光源光束角15度、電圧100～242V 光源寿命40000時間（光束維持率85%） 反射板（上部）：プラスチック（ホワイ） 反射板（下部）：鋼板（ホワイつや消し仕上） 枠：鋼板（ホワイつや消し仕上）、埋込穴φ100 ダウンライトXND1030WNLE9 相当品			

工事名称 森の交流センター改修工事	図面 E-07
図面名称 照明器具姿図	縮尺
有限会社 汎 連 合 設 計 水戸市笠原町1214-3(芳藤ビル) TEL 029-244-6472 1級建築士 建設大臣 登録第166337号 小室 晶	
2020年2月	設計 小室 製図 根本

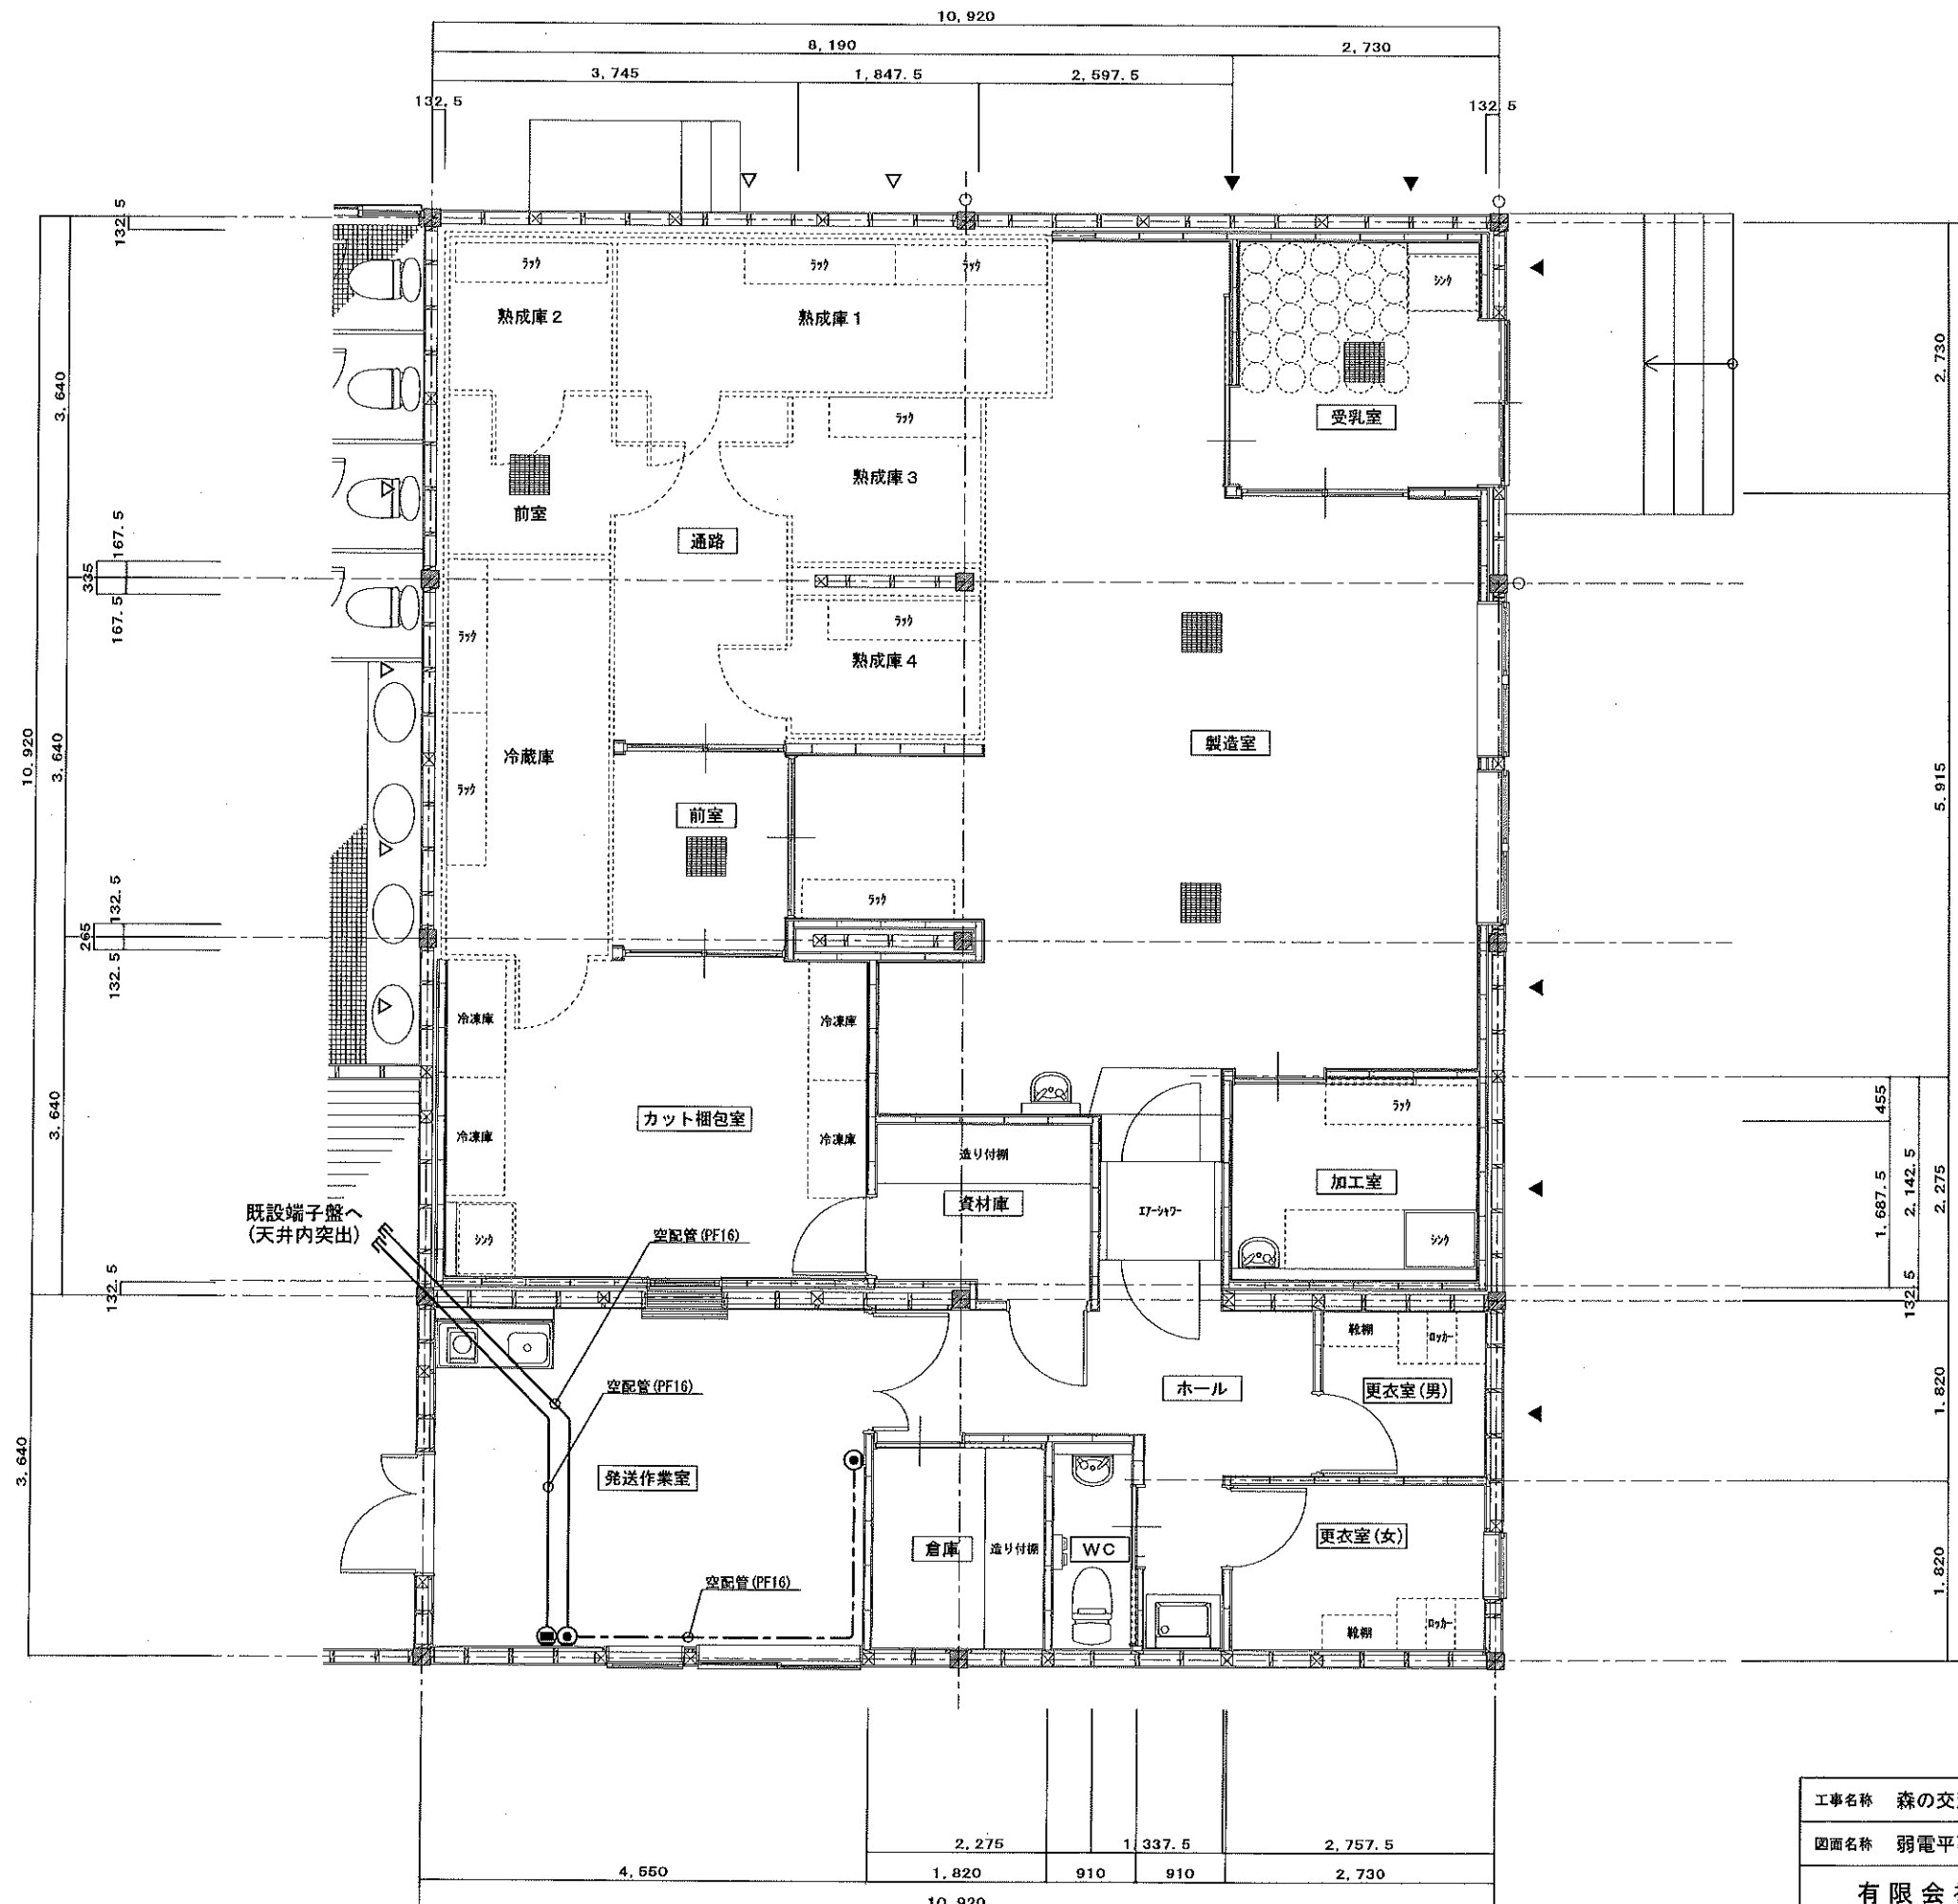


特記なき配線は下記とする		
電線	電線種類	備考
---	空配管 (PF16)	天井内

工事名称	森の交流センター改修工事	図面	E-10
図面名称	弱電平面詳細図(改修)	縮尺	1:50
有限会社 汎 連 合 設 計		2020 年 2 月	
水戸市笠原町1214-3 (青森ビル) TEL 029-244-6472 1級建築士 建設大臣 登録第165337号 小 塚 晶		設計	小 塚 晶

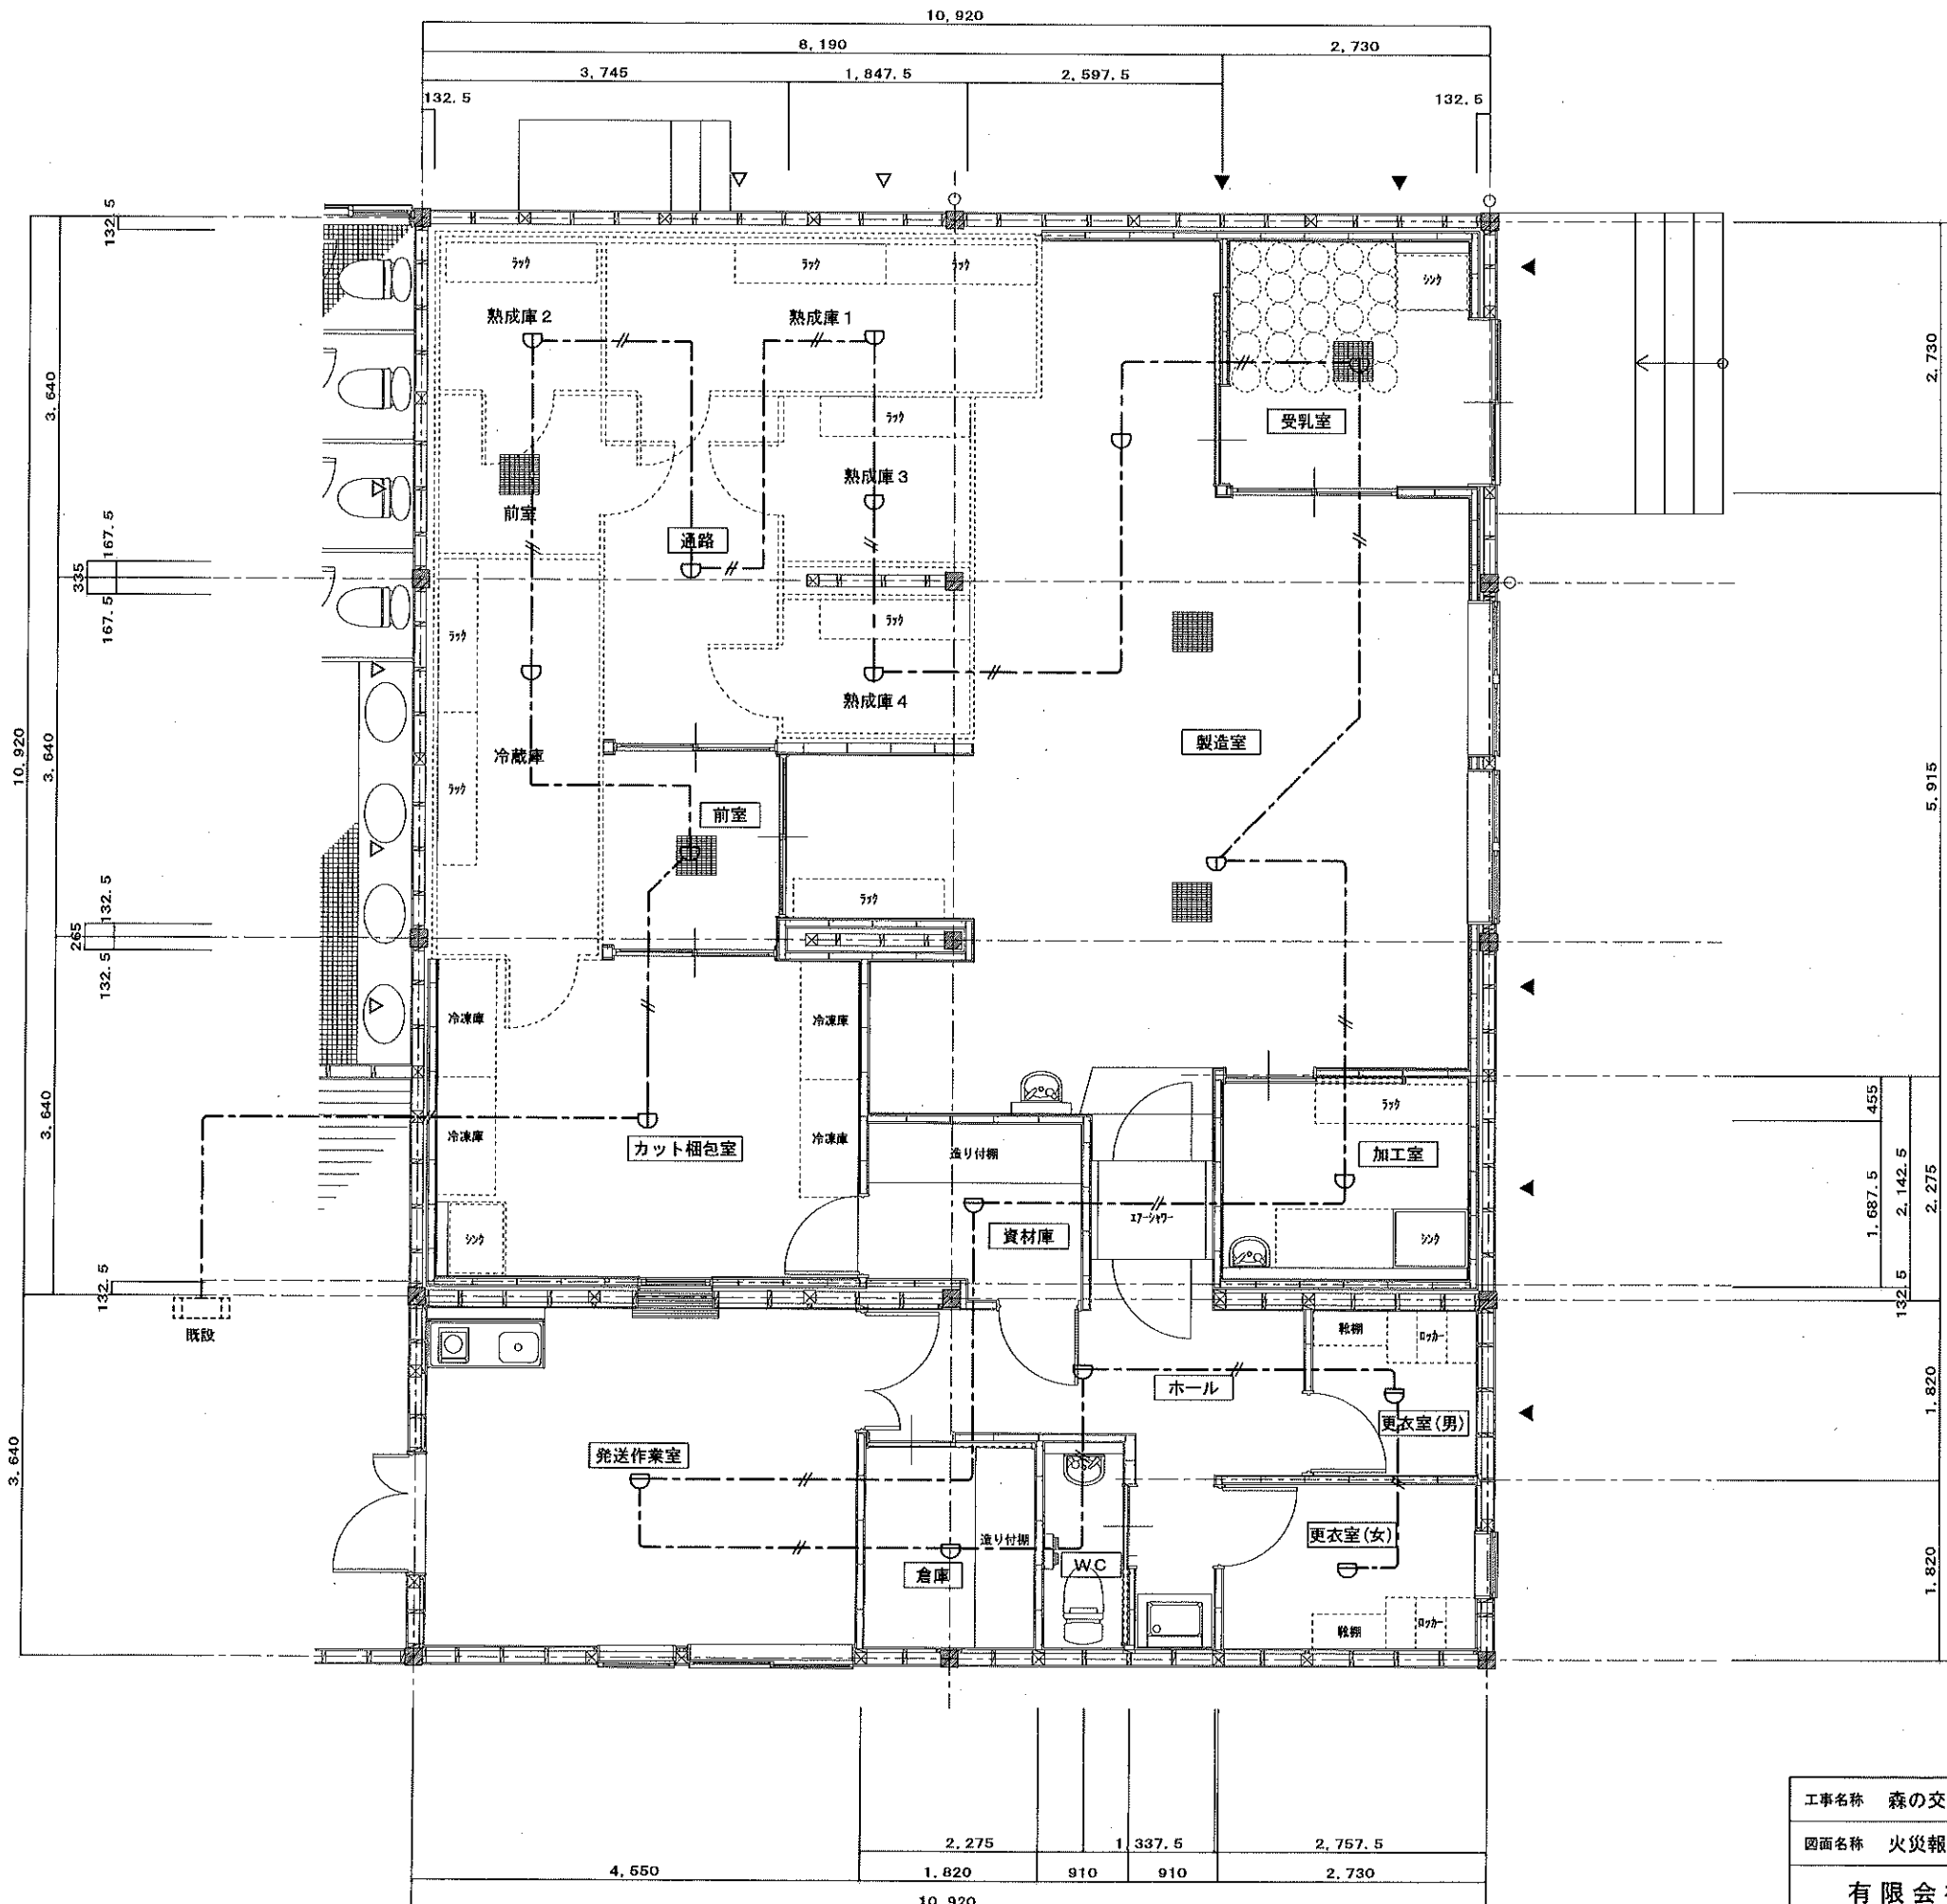


工事名称	森の交流センター改修工事	図面	E-11
図面名称	火災報知平面詳細図(改修)	縮尺	1:50
有限会社 汎 連 合 設 計		2020 年 2 月	
水戸市笠原町1214-3(青森ビル) TEL 029-244-6472 1級建築士 建設大臣 登録第165337号 小室 晶		設計	小室 晶

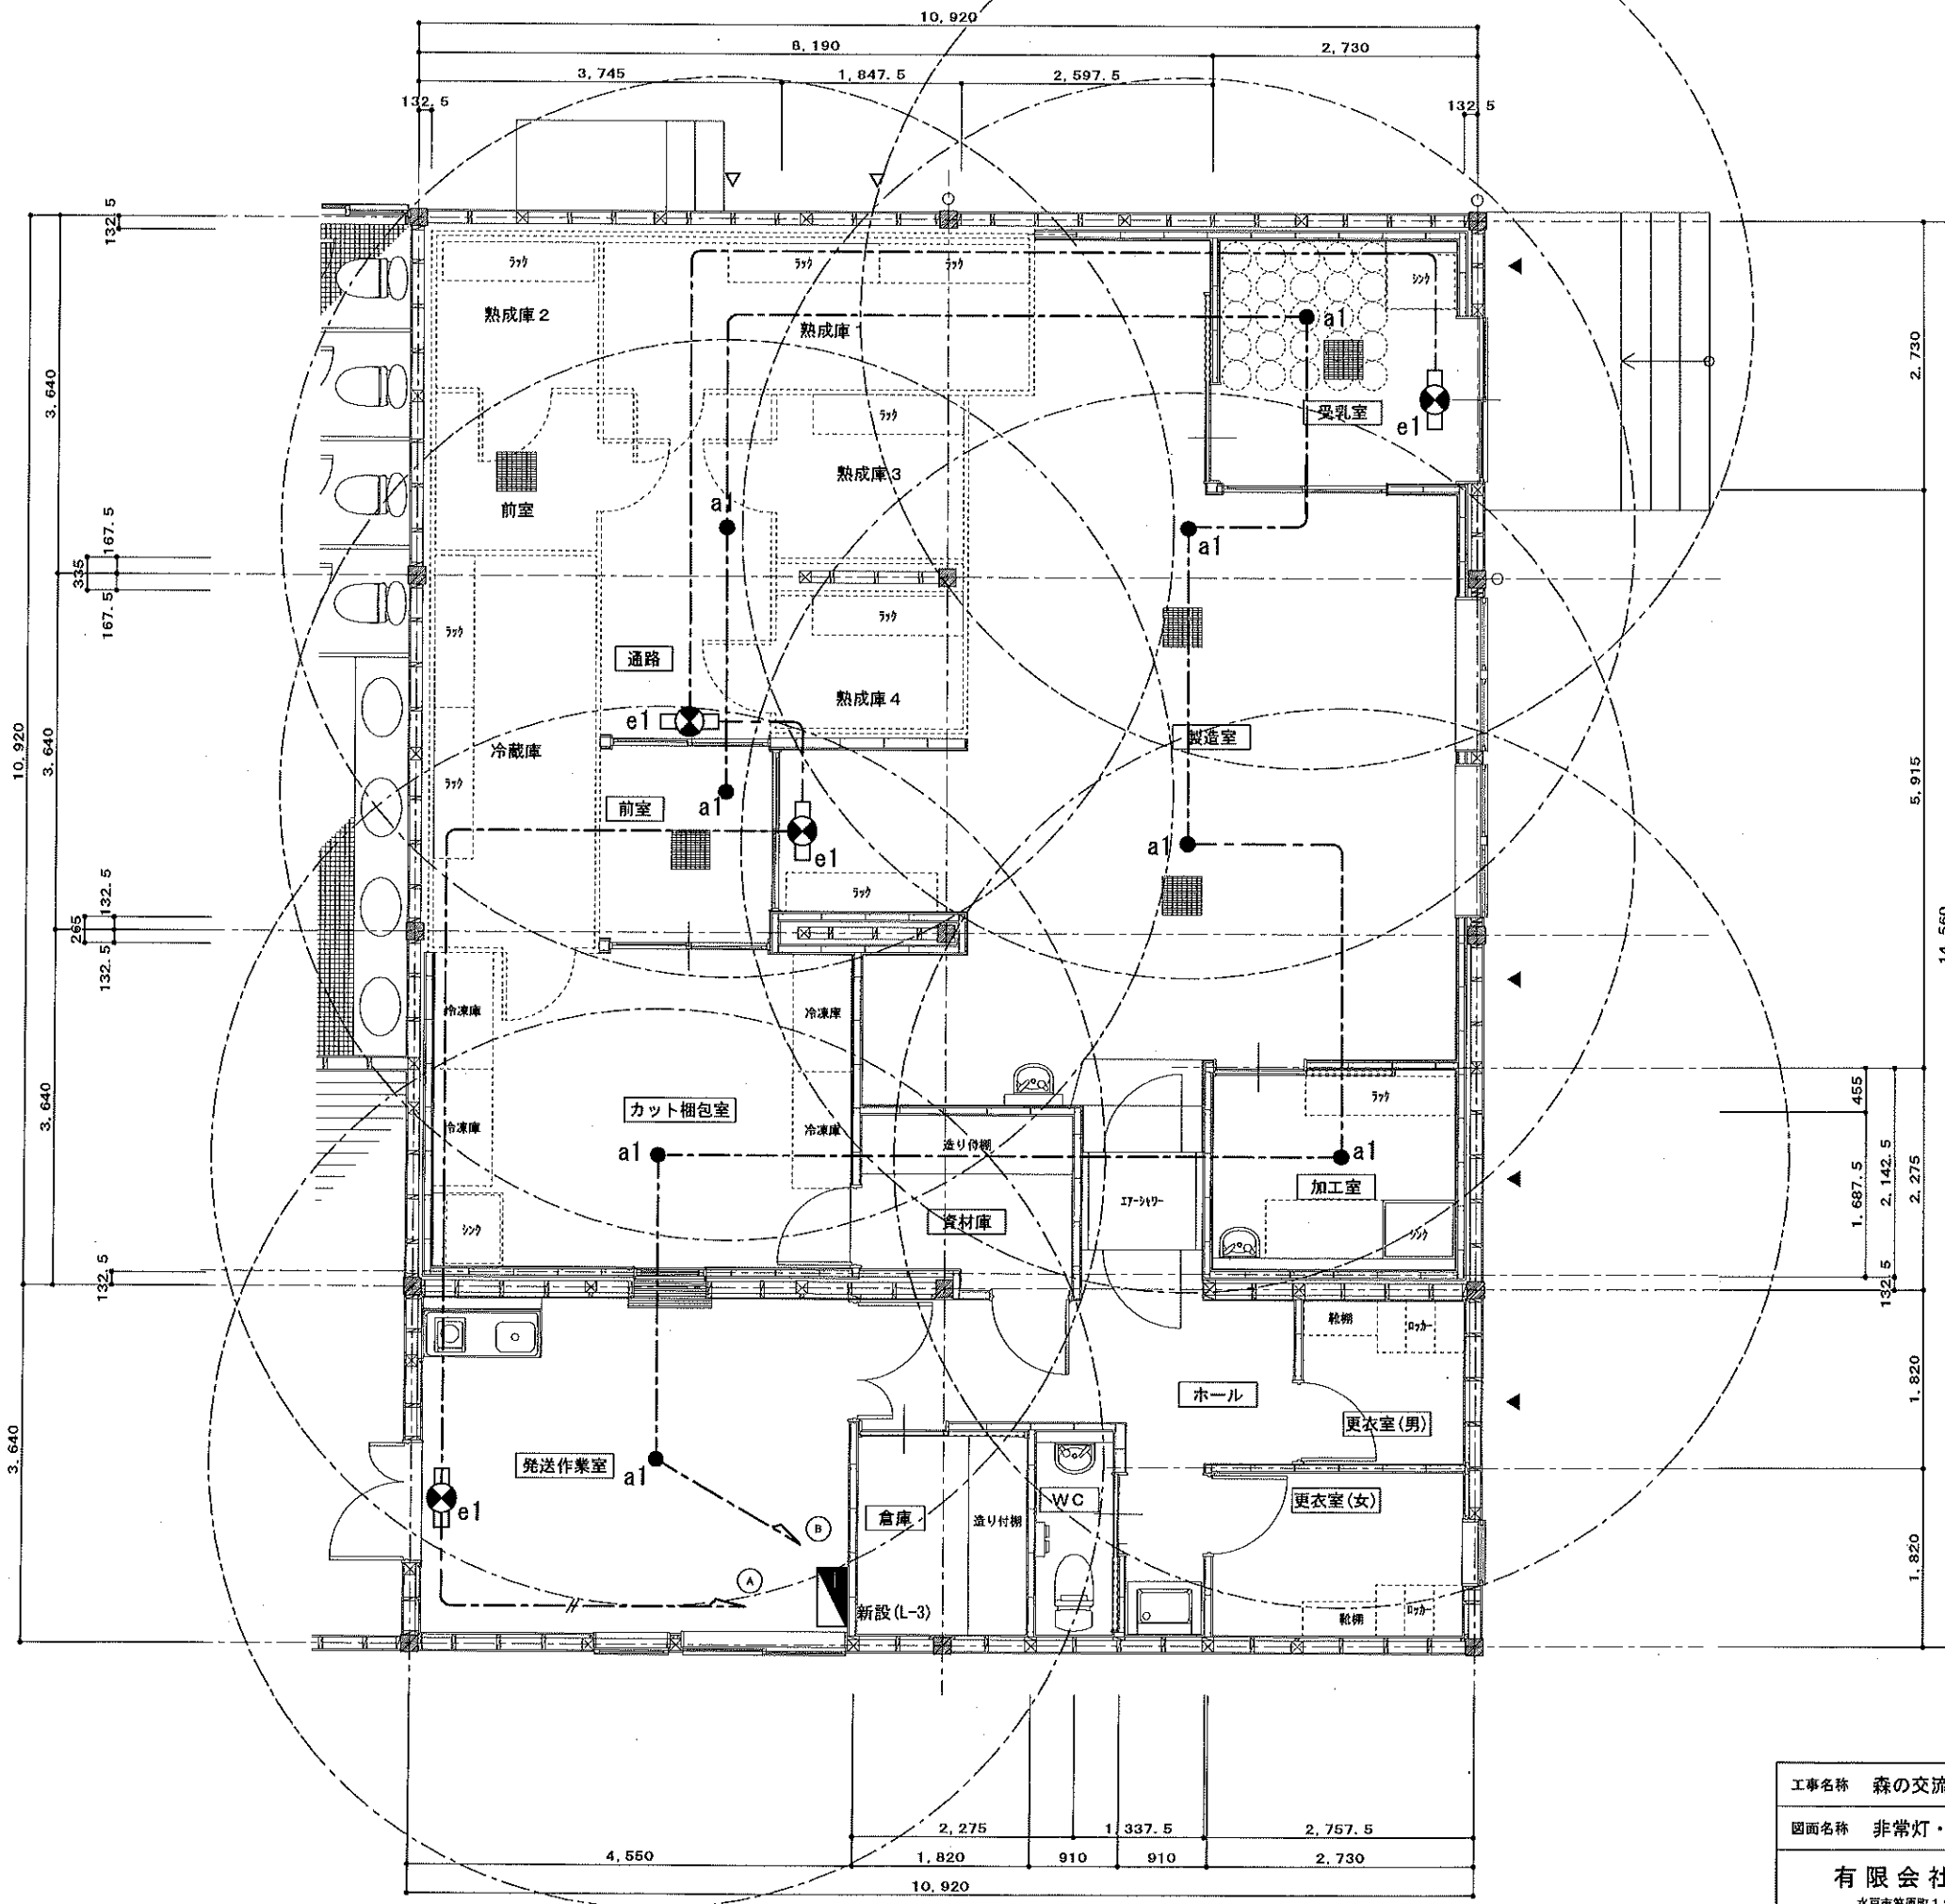

a1 LED非常灯専用型リモコン自己点検機能付

 大田認定番号: LAE-0044



φ100 駆動電源小径用 (〜3m)、30分間タイプ
LED点検機能、点検時・点検終了後点検ランプ点検
電圧: 100〜242V、消費電力: ニックル水素電池
非常灯専用型: D-LA-LH-4.1
レンズ: ガラス、カバー: 樹脂; クールホワイトつや消し仕上
点検スイッチ付、点検後スイッチ付
充電モーター (緑) 付、リモコン: FSK90910K (販売)

NNFB91605 相当品

保守率: 0.02

器具取付高さ		2. 1m	2. 4m	2. 6m	3. 0m	4. 0m
単体配置	A1	4. 2	4. 6	4. 7	4. 9	3. 3
直線配置	A2	9. 3	10. 2	10. 8	11. 9	12. 9
四角配置	A4	7. 4	8. 2	8. 7	9. 6	11. 7

e1 LED C級 避難口誘導灯片面型





LED露出灯コンパクトタイプ
C級、片面型
単・天吊兼用型
一級型 (20分間)
ニッケル水素電池
リモコン自己点検機能付

FA10312LE1+FK10000 相当品

特記なき配線は下記とする

電線	電線種類	備考
— # —	EM-EEF2.0-20	天井内
— — —	EM-EEF1.6-20	天井内
— // —	EM-EEF1.6-30	天井内
— /// —	EM-EEF1.6-20x2	天井内

工事名称	森の交流センター改修工事	図面	E-12
図面名称	非常灯・誘導灯平面詳細図(改修)	縮尺	1:50
有限会社 汎 連 合 設 計		2020 年 2 月	
水戸市笠原町1214-3(青藤ビル) TEL 029-244-6472 1級建築士 建設大臣 登録第165337号 小 室 晶		設計	小 室 製 図

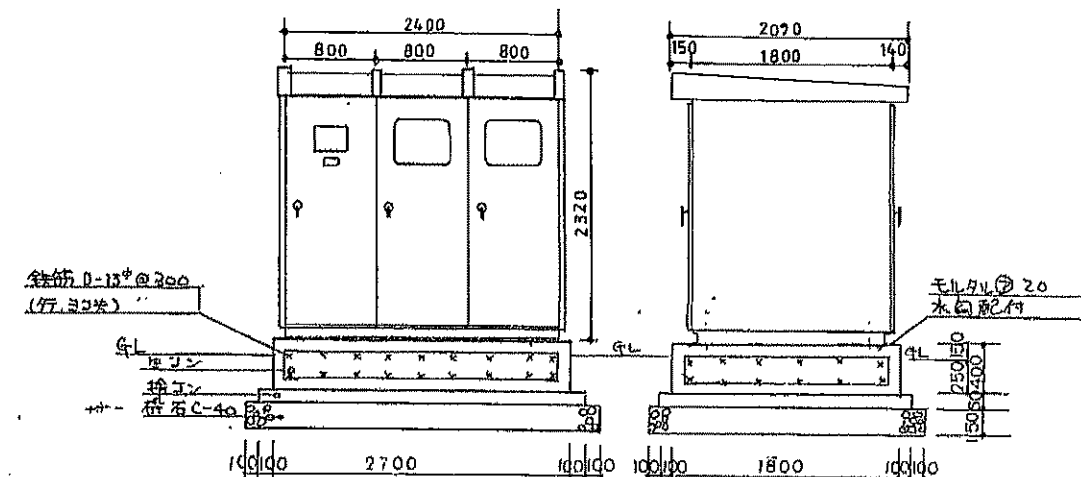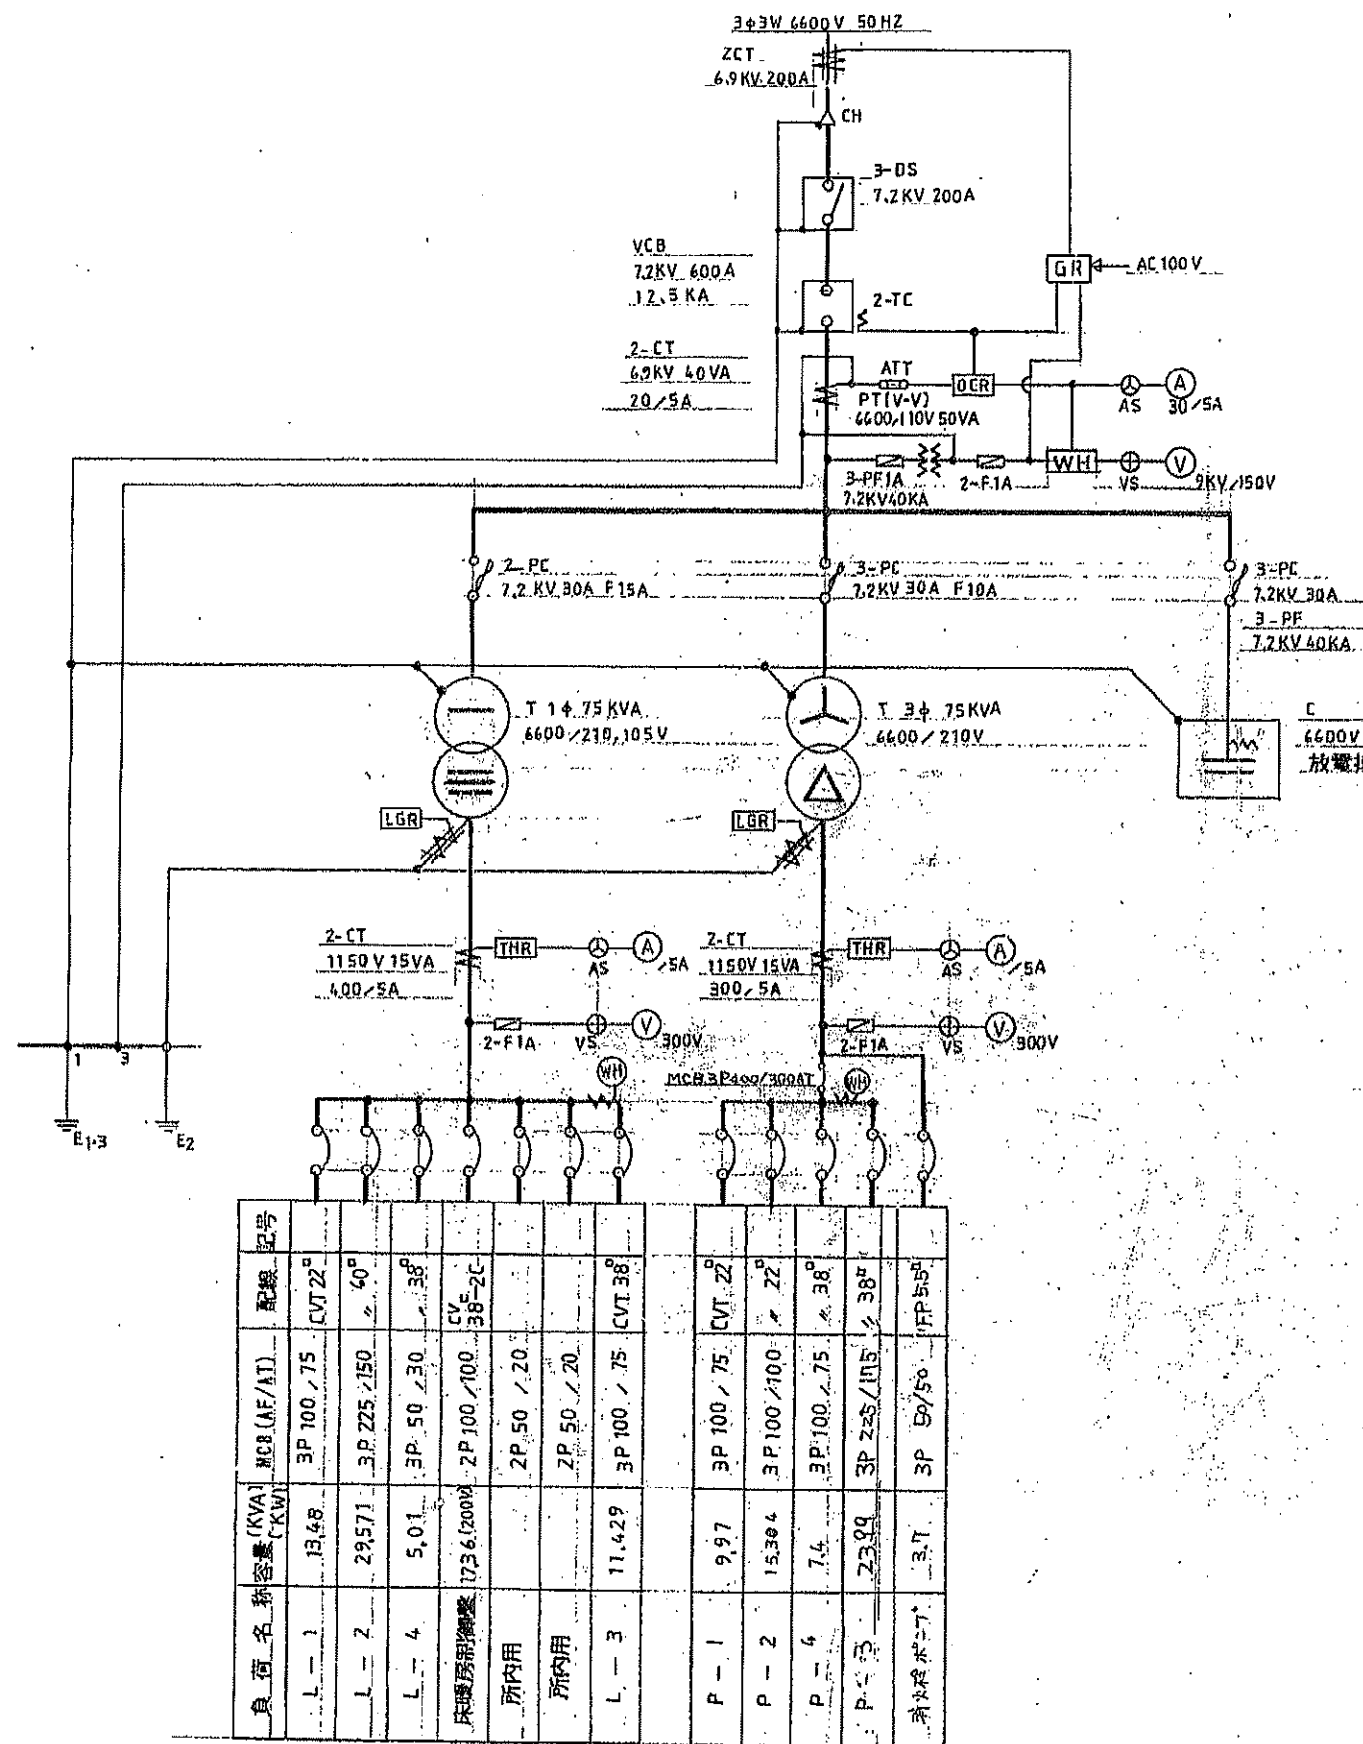



高圧キュービクル外形参考図

記号	名称	記号	名称
Z.C.T.	零相変流器	A	電流計
DS	断路器	V	電圧計
VCB	高圧遮断器	AS	電流計切換スイッチ
CT	変流器	VS	電圧計切換スイッチ
PT	計器用変圧器		
PC	高圧カットアウト		
PF	電力ヒューズ		
I	変圧器		
C	高圧進相コンデンサ		
GR	高圧地絡継電器		
OCR	過電流継電器		
THR	サーマル形過電流継電器		
LGR	漏電警報器		
WH	積算電力量計		

LGR・LGR一括警報外部端子

仕様はメーカー仕様とする

工事名称	森の交流センター改修工事	図面	E-13
図面名称	受変電設備結線図(現況)	縮尺	
有限会社 汎 連 合 設 計 水戸市並原町1214-3(斉藤ビル) TEL 029-244-5472 1級建築士 建設大臣 登録第165337号 小室 晶		2020年2月	
設計	小室 晶	校閲	根本 隆

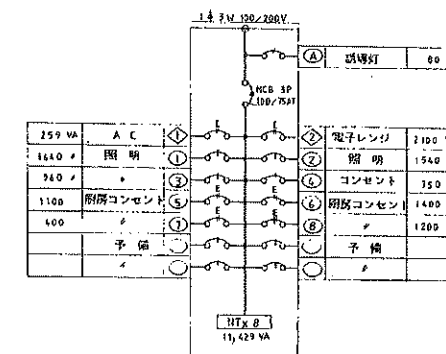
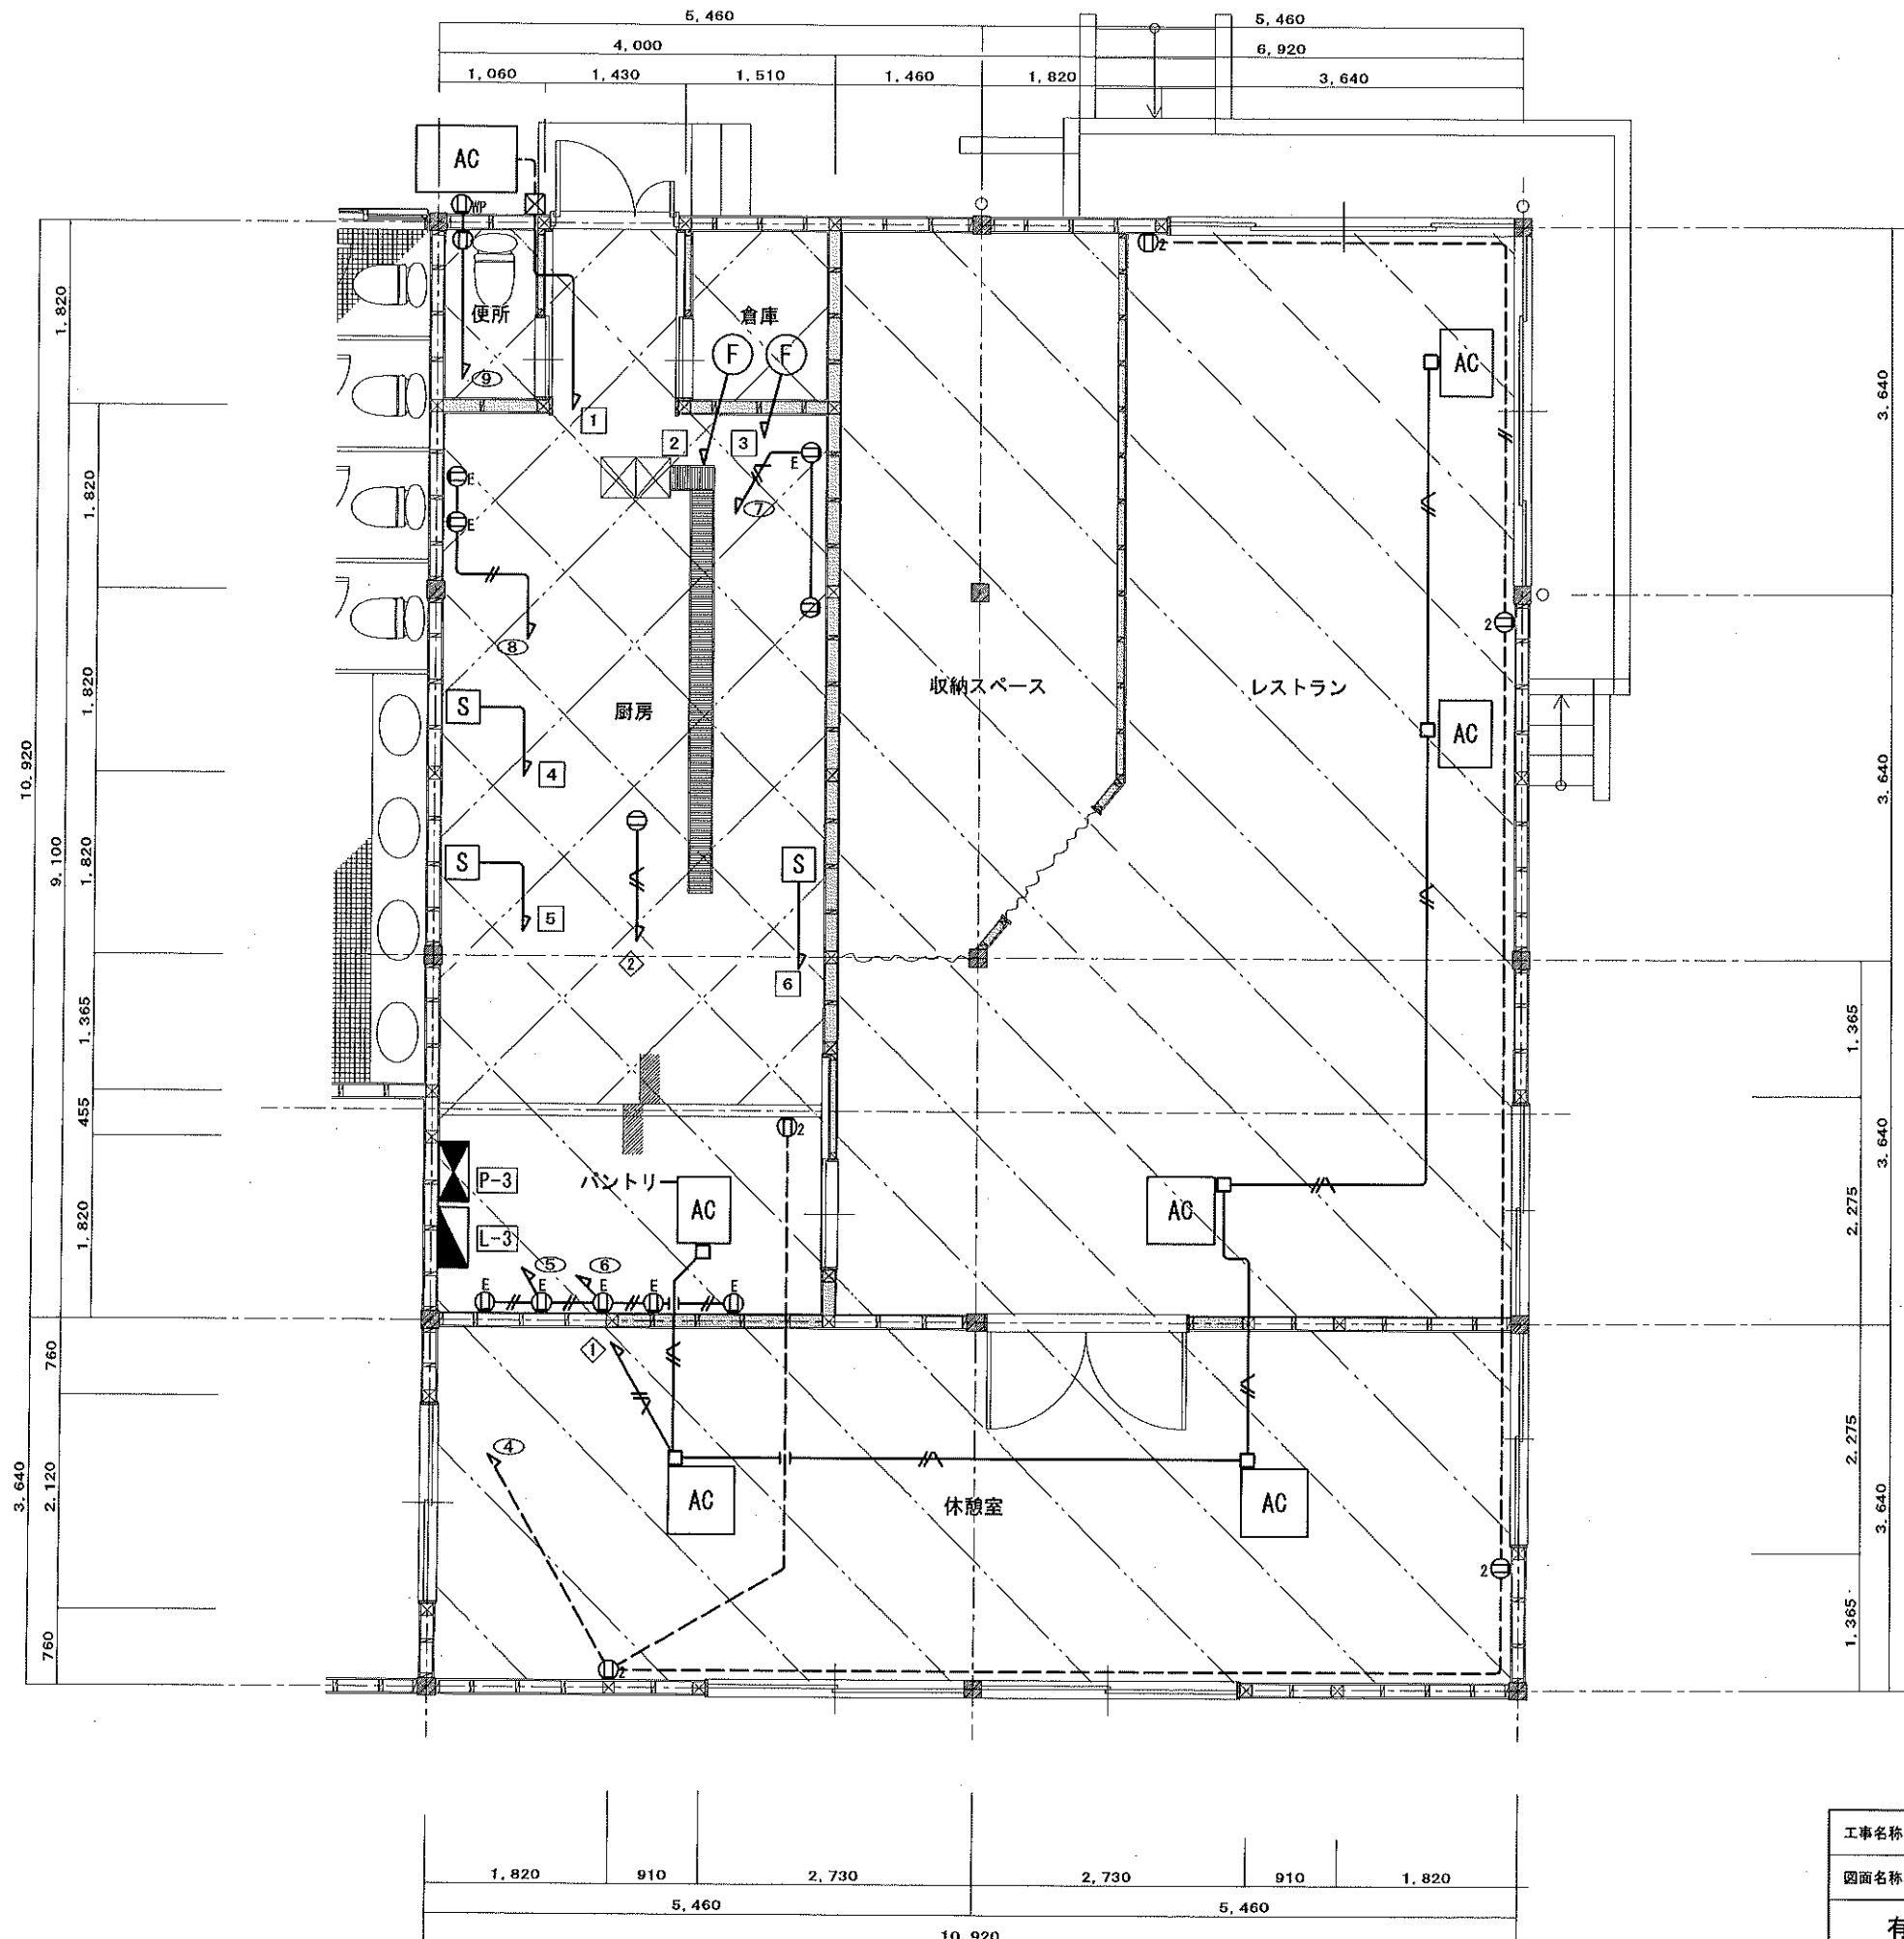


L-3 (銅板型目形)


ELB 2P 50/20 AT
HCB 2P 50/20 AT
HEB 1P 50/20 AT
100V 200V

P-3 (24.25KW)		
1	AC - 1	7.85 kW
2	F - 1	0.35
3	F - 1	0.35
4	オープン	2.6
5	サラマングー	2.8
6	食器洗浄機	3.3


工事名称	森の交流センター改修工事	図面	E-15
図面名称	動力・コンセント設備平面詳細図(現況・撤去)	縮尺	1:50
有限会社 汎 連 合 設 計 水戸市並原町1214-3 (赤穂ビル) TEL 029-244-5472 1級建築士 建設大臣 登録第165337号 小室 品		2020年2月	
設計	小室	製図	根本

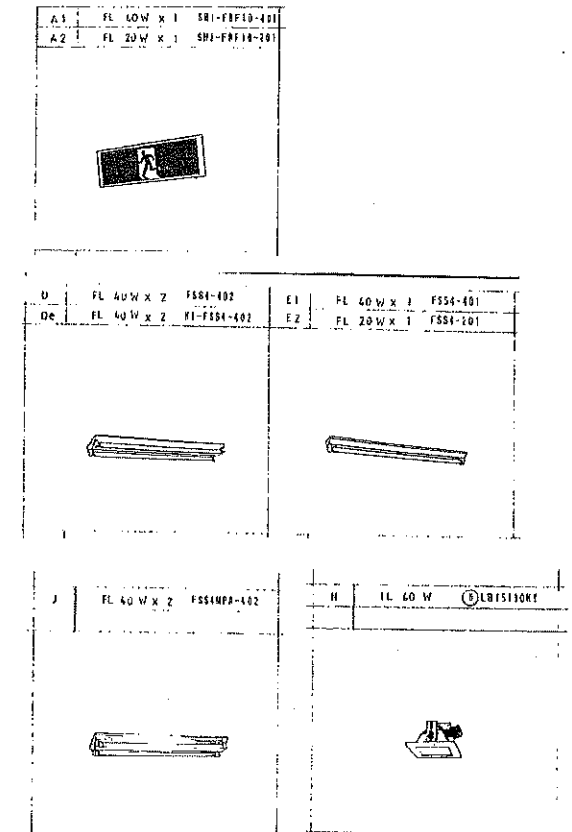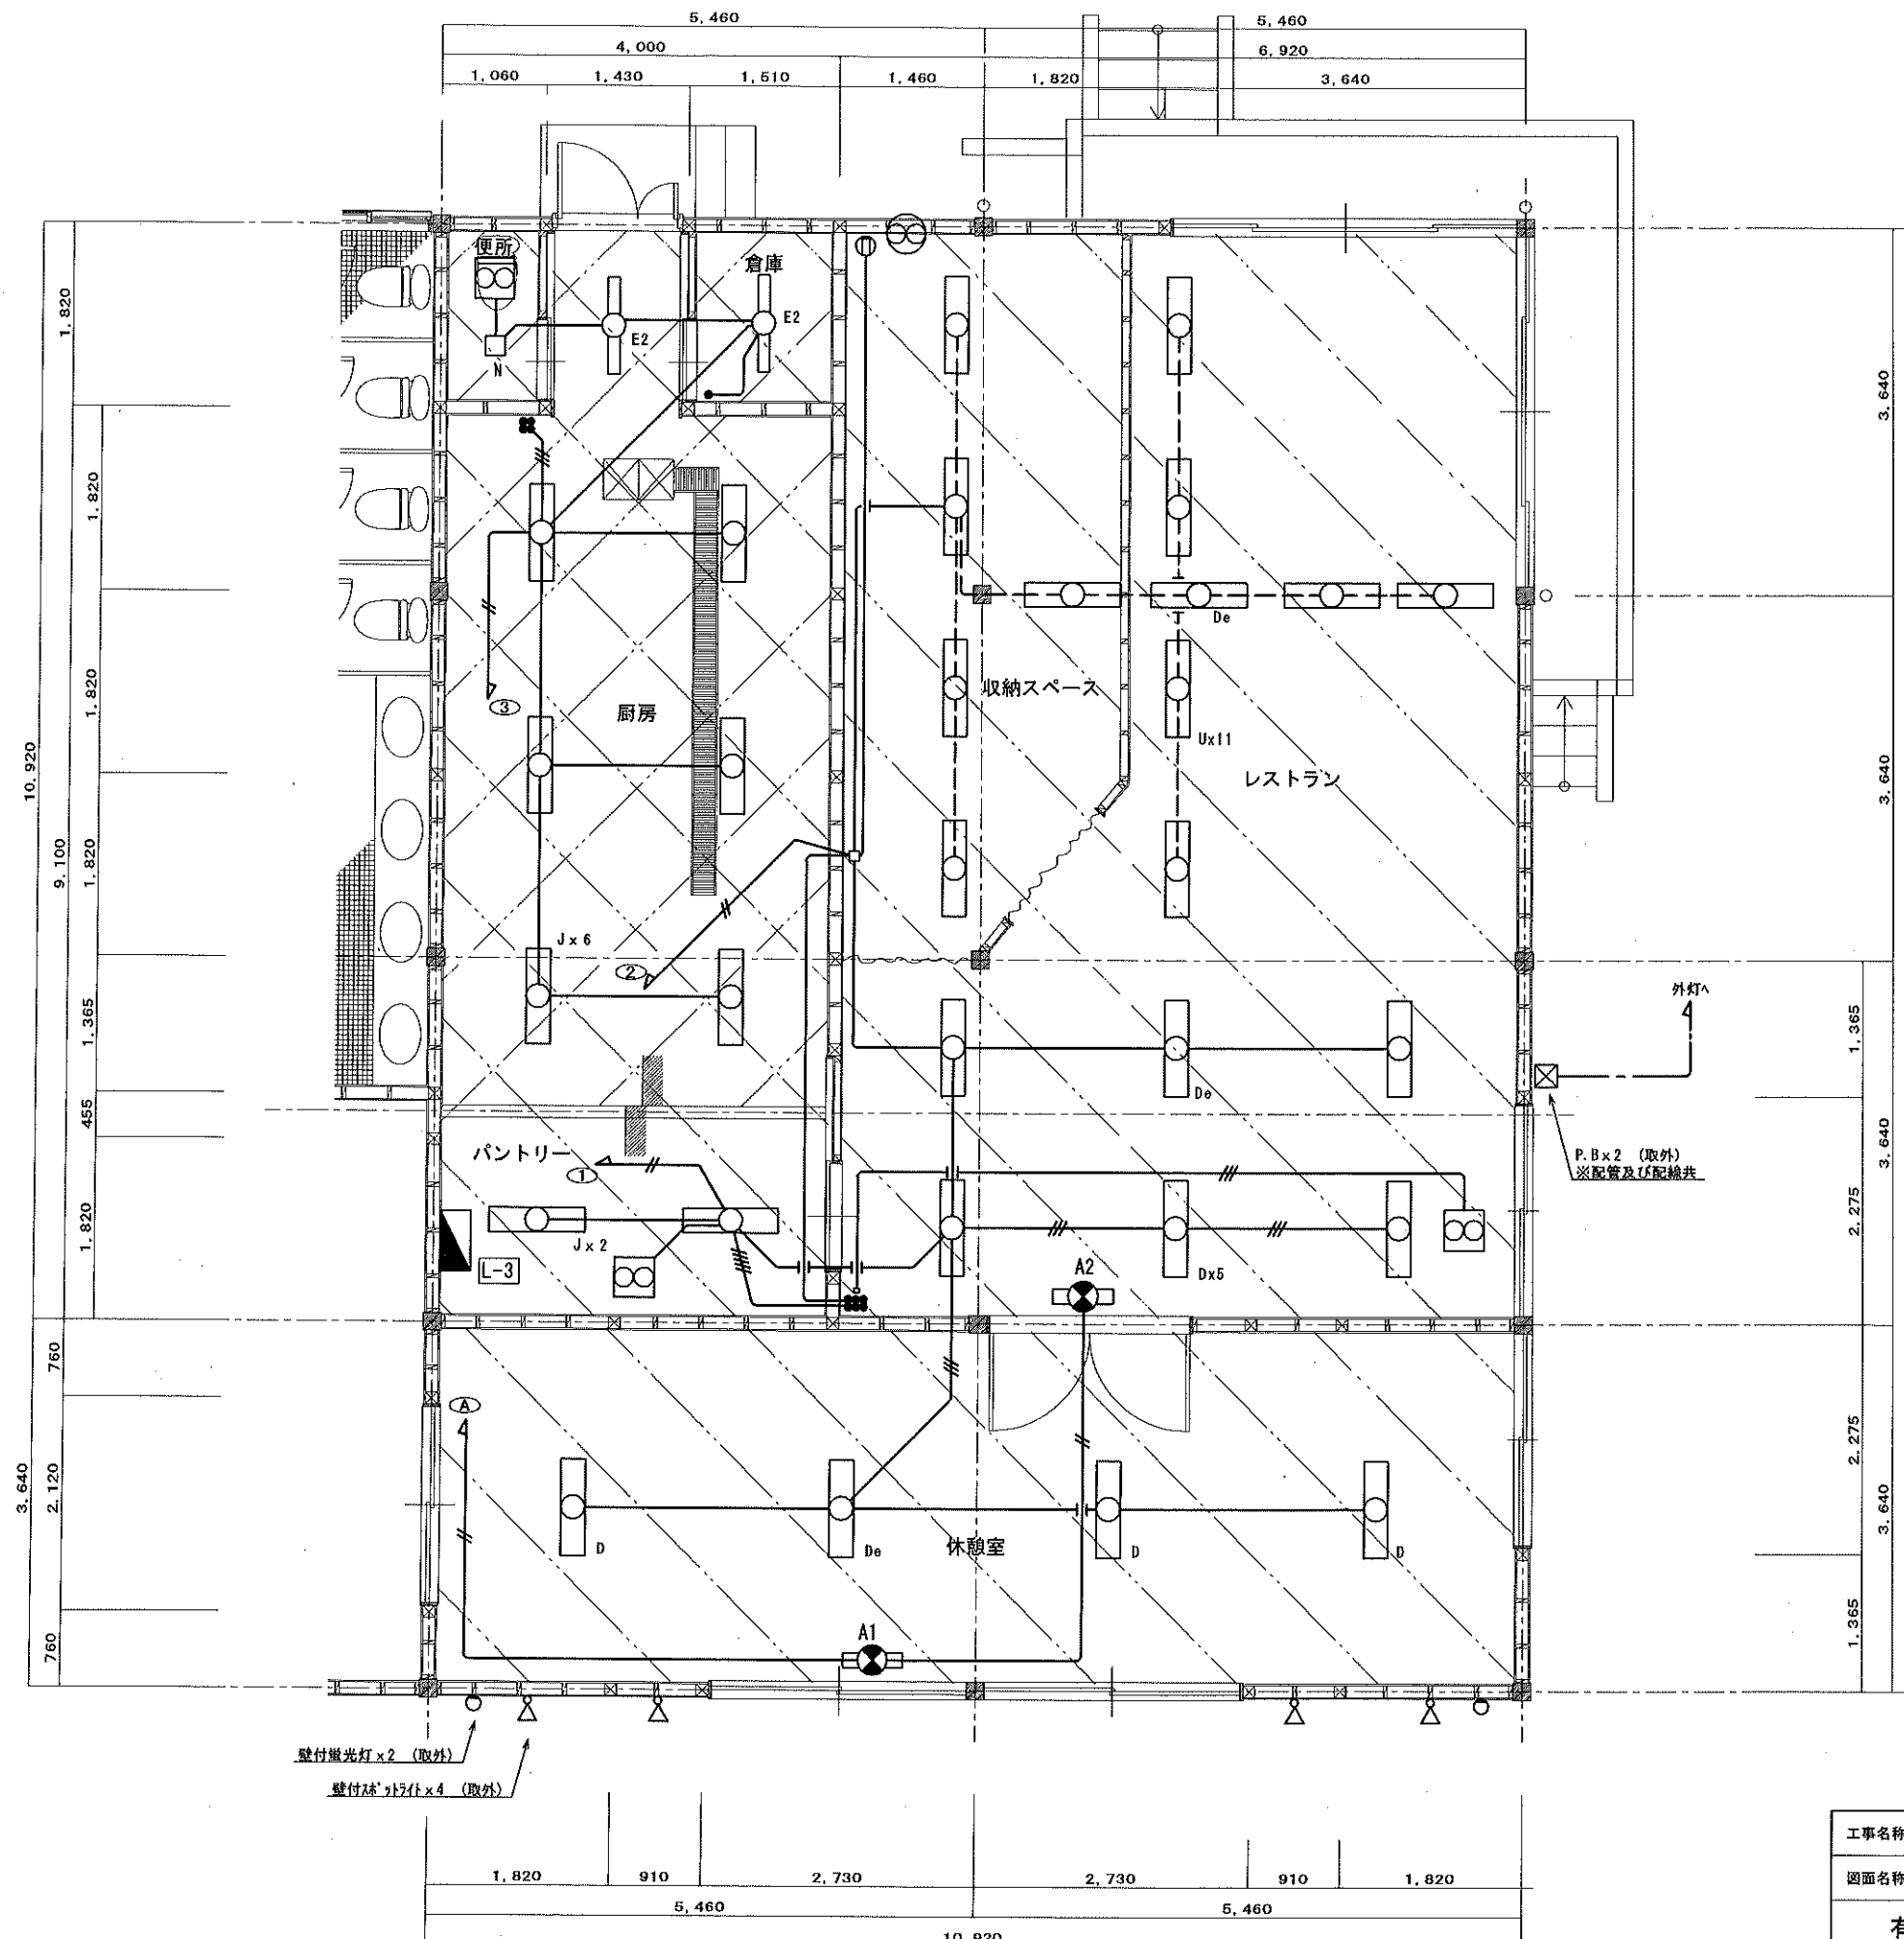

工事名称	森の交流センター改修工事	図面	E-16
図面名称	照明設備平面詳細図(現況・撤去)	縮尺	1:50
株式会社 汎 連 合 設 計 水戸市並河町1214-3(青蔵ビル) TEL 029-244-5472 1級建築士 建設大臣 登録第165337号 小室 晶		2020年2月 設計 小室 製図 根本	

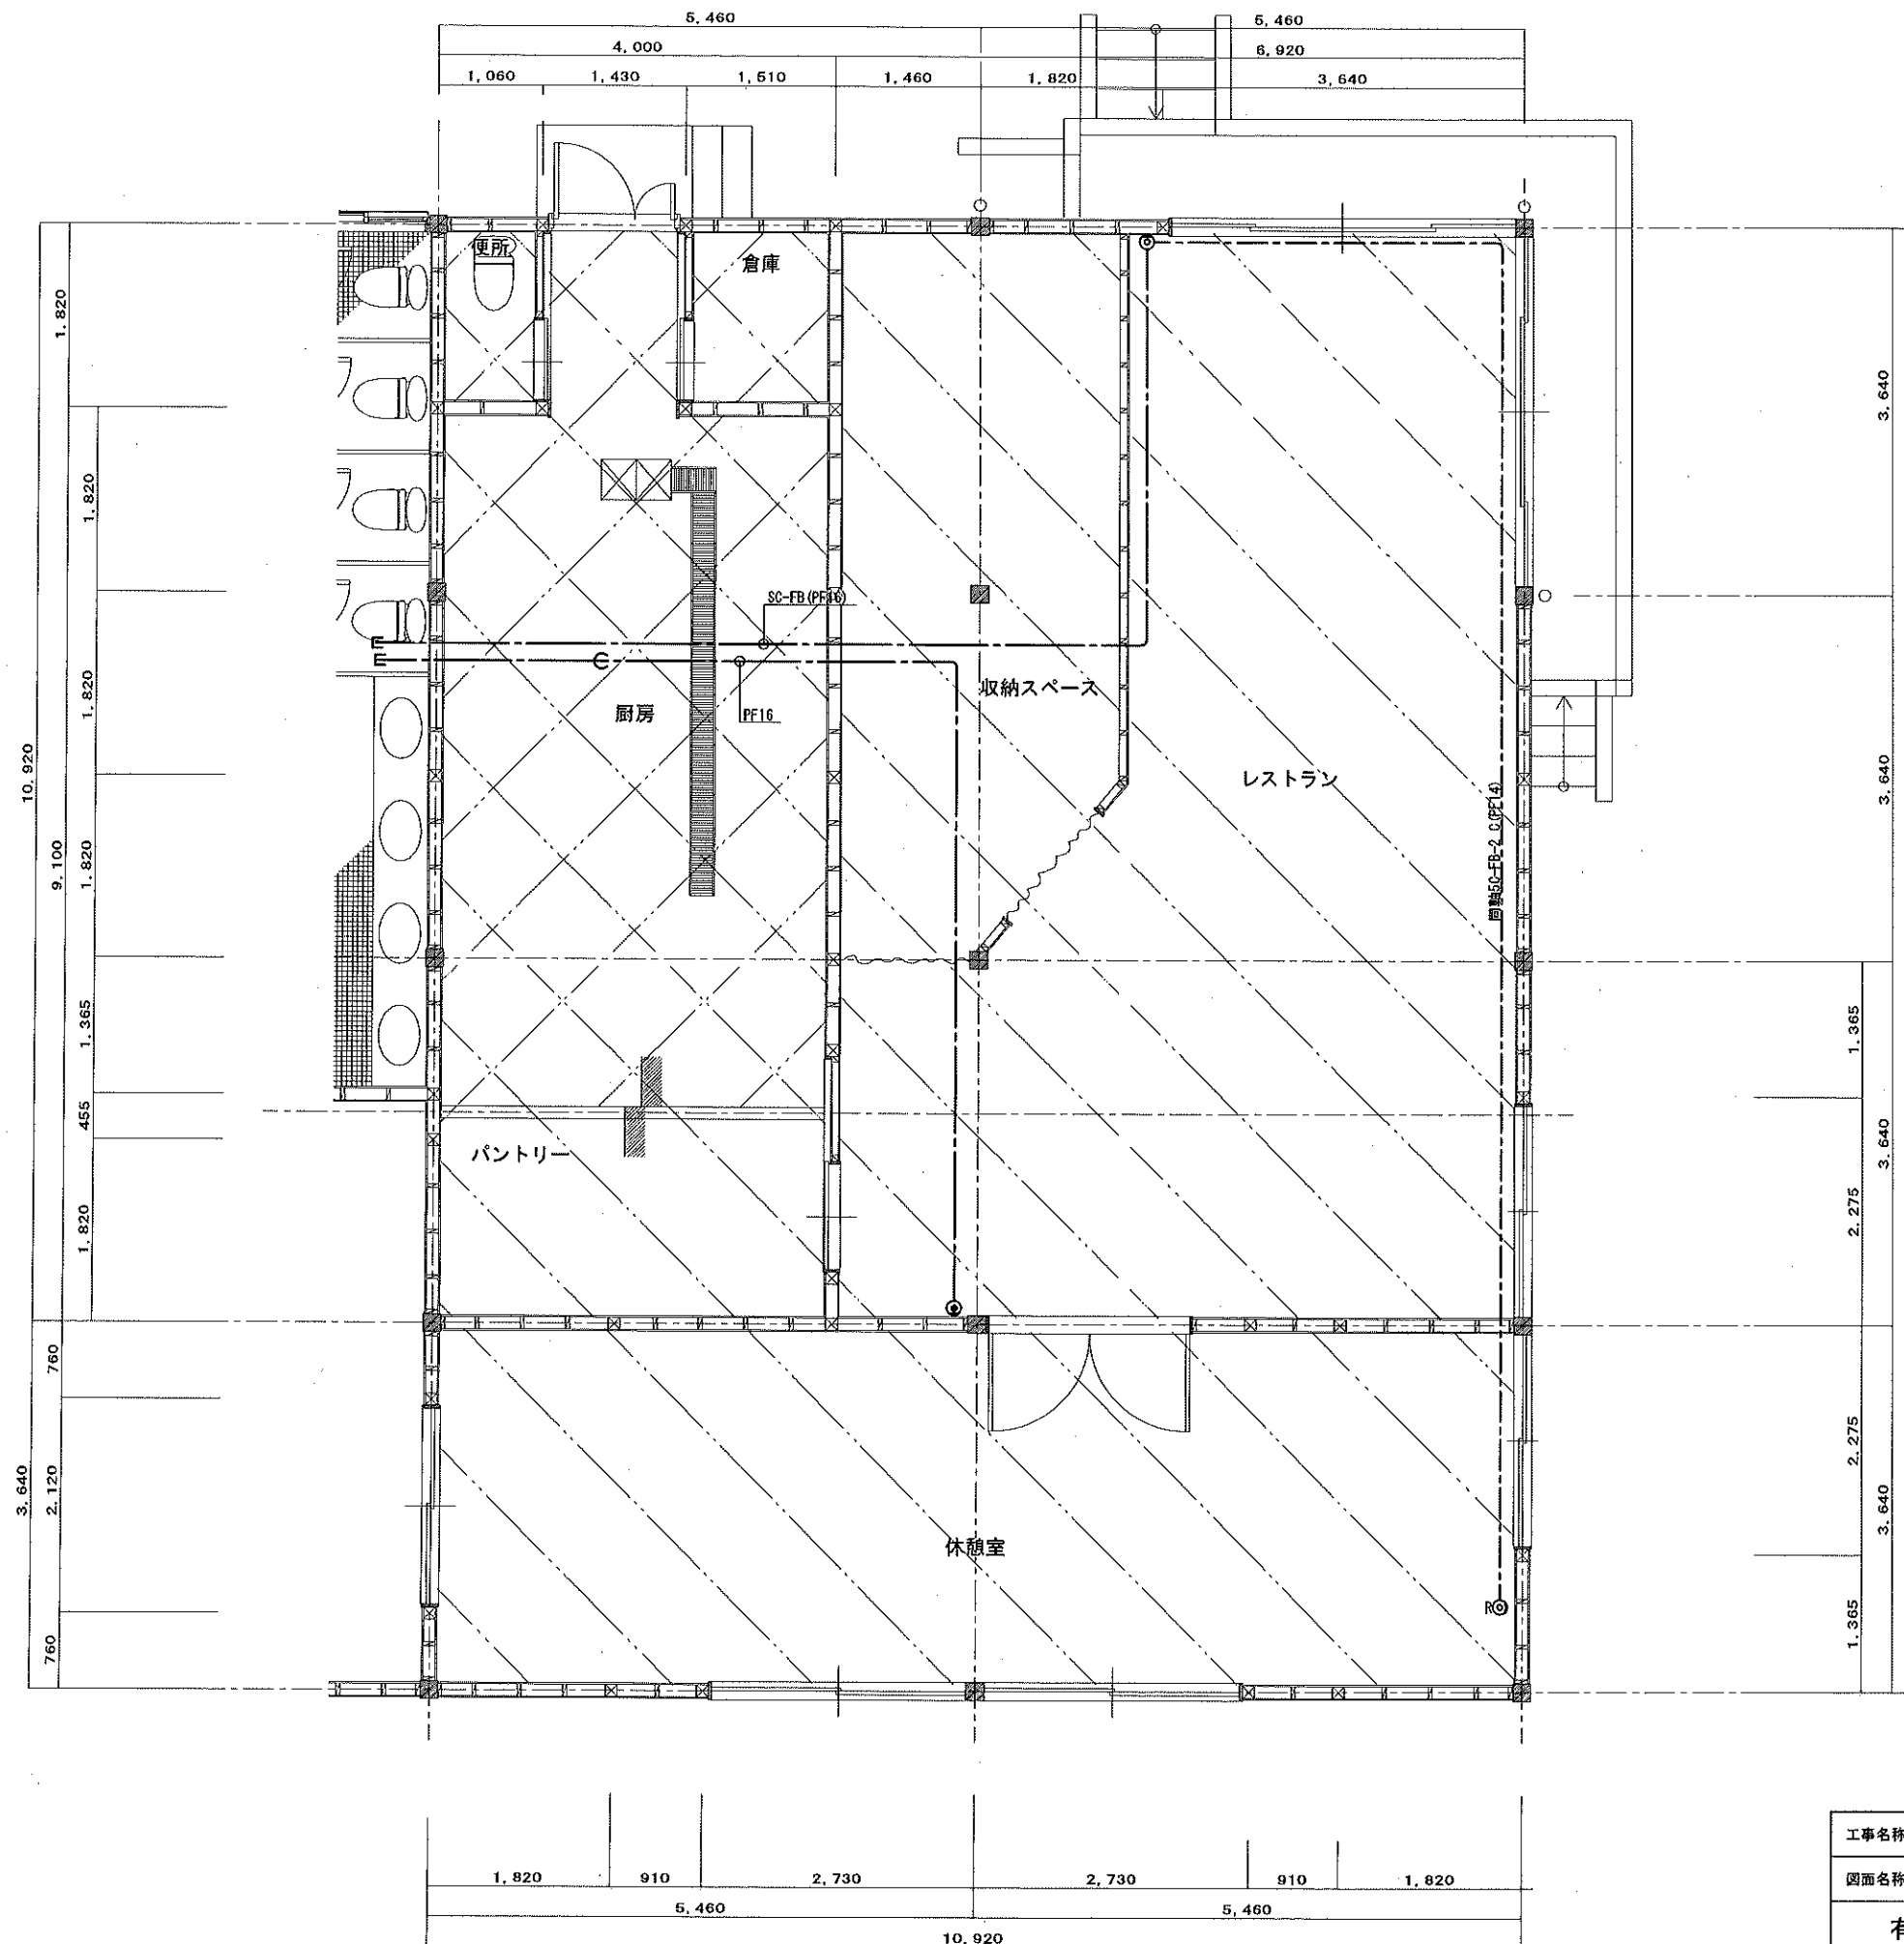

工事名称	森の交流センター改修工事	図面	E-17
図面名称	弱電設備平面詳細図(現況)	縮尺	1:50
有限会社 汎 連 合 設 計		2020 年 2 月	
水戸市笠原町1214-3 (芥原ビル) TEL 029-244-5472 1級建築士 建設大臣 登録第165337号 小 室 昌		設計	小 室 昌

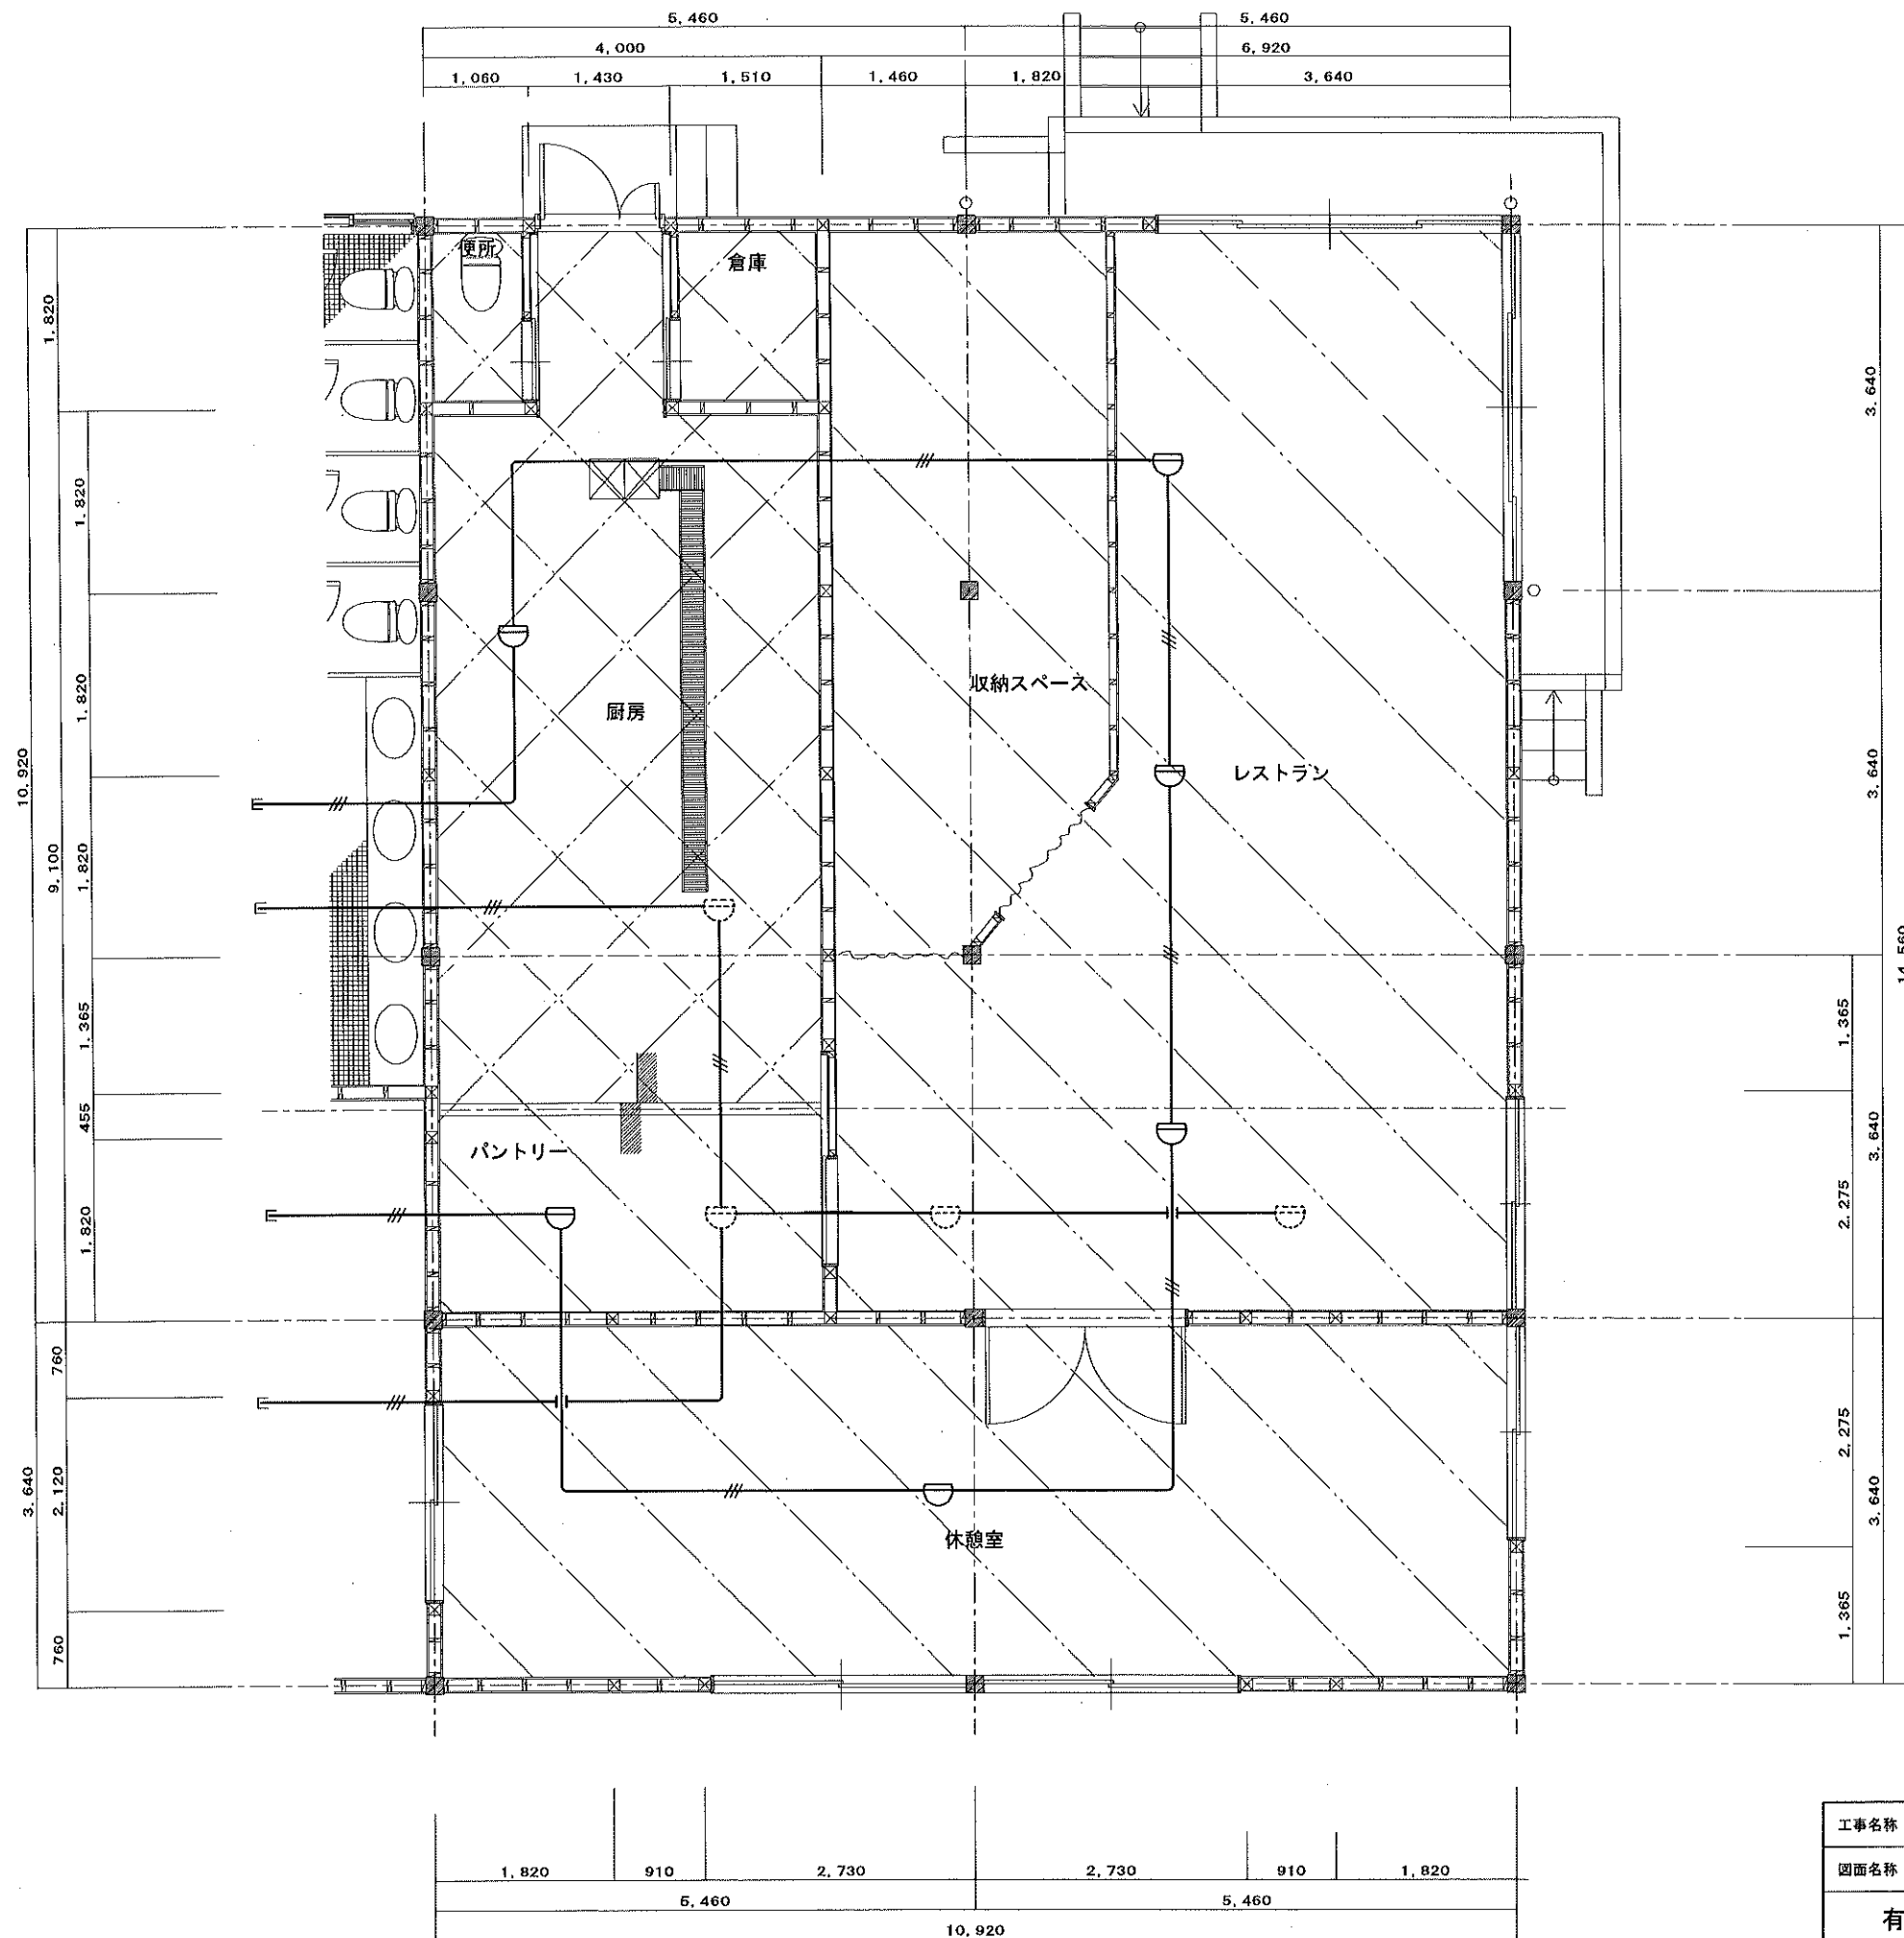

工事名称	森の交流センター改修工事	図面	E-18
図面名称	自動火災報知設備平面詳細図(現況)	縮尺	1:50
有限会社 汎 連 合 設 計		2020 年 2 月	
水戸市笠原町1214-3(清瀬ビル) TEL 029-244-5472 1級建築士 建設大臣 登録第165337号 小室 晶		設計	小室 晶
		製図	根本